


0123456789A B *
F
G
H

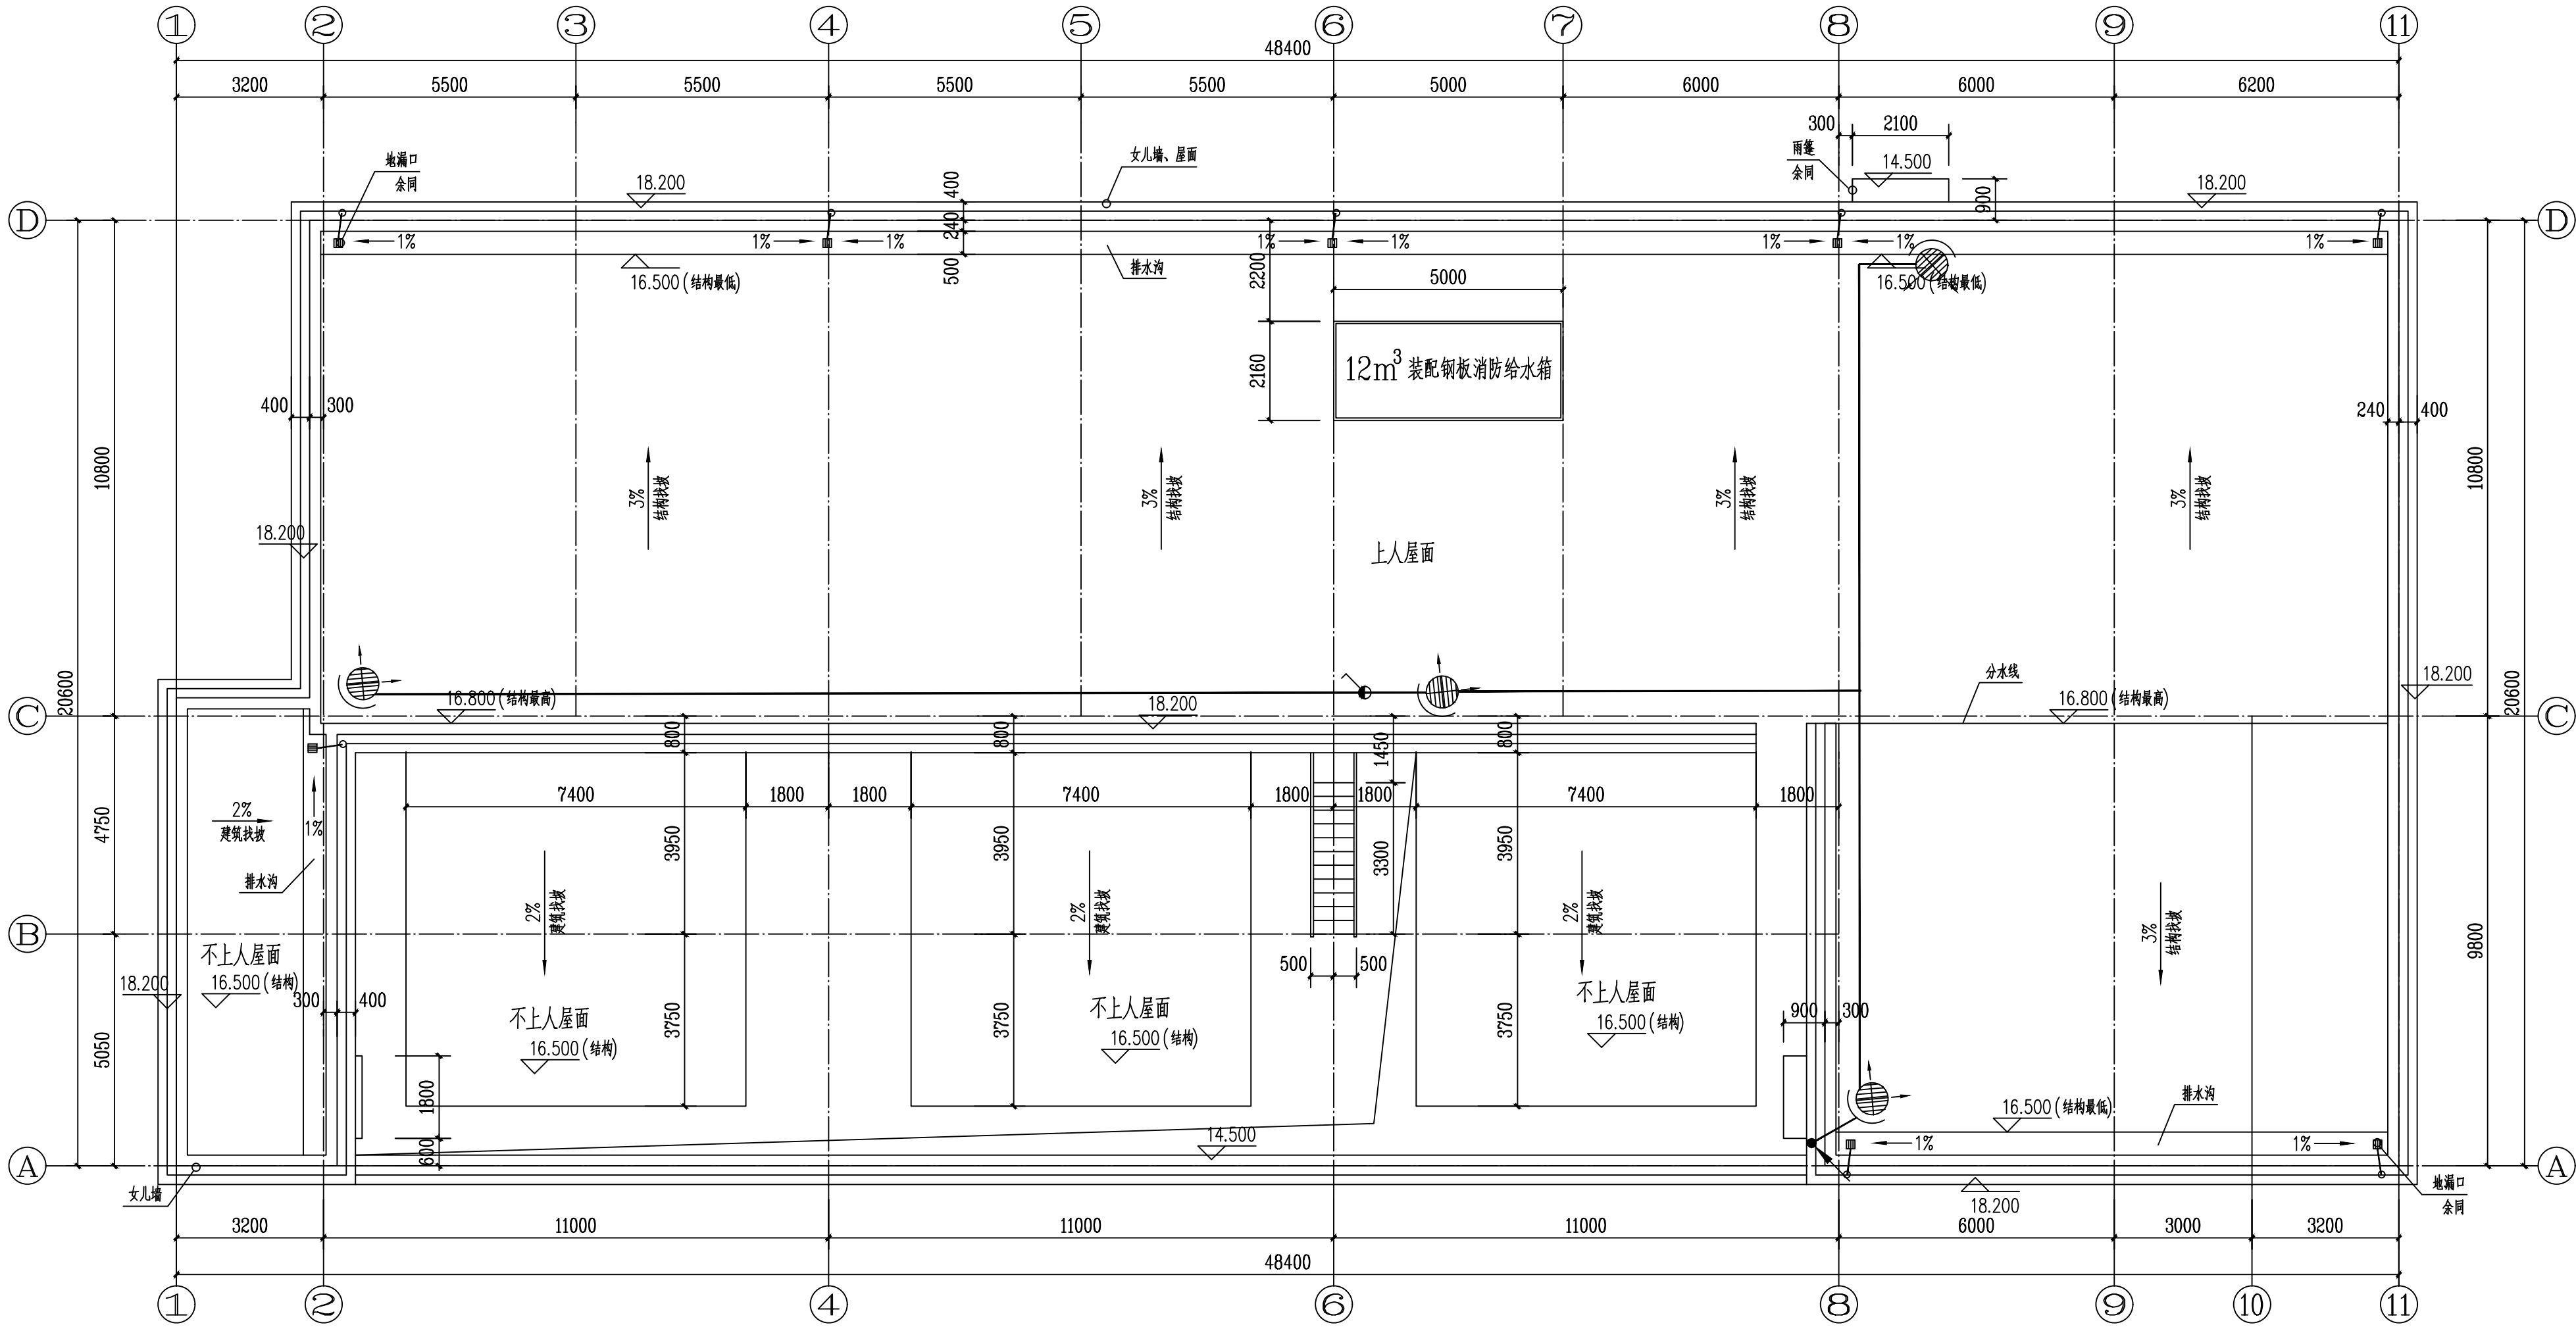

屋面层平面图

序号	图例	名称	规格	单位	数量	备注
1		单联单控开关(IP65)	250V, 带熔断器 10A	只	1	
2		防水防尘型防眩泛光灯(IP65)	LED 1x100W节能型	盏	4	户外, 立杆安装, 安装高度1m
3		BV导线	ZRA-BV, 2.5	米	500	
4		焊接钢管	SC32	米	200	
5						
6						
7						

广州汇隽电力工程设计有限公司				110kV中船II (扬帆) 输变电 工程		施工图	设计阶段
批准	林炜涛		校核	梁雪儿		屋面层照明平面布置图	
审核	黄兴			王伟杰			
	于黎明		设计	王文其			
日期	2021年03月		比例	1:100		图号	B180059S-D0107-23