
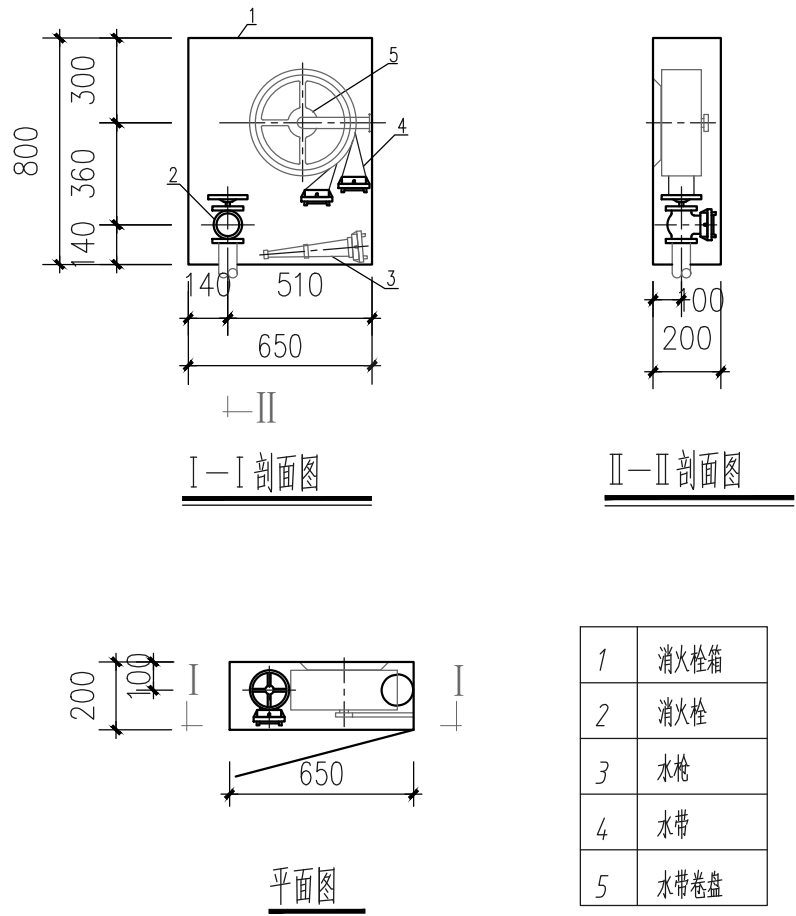


专业	姓名	日期	专业	姓名	日期
建筑			暖通		
结构			电气		
水道			弱电		

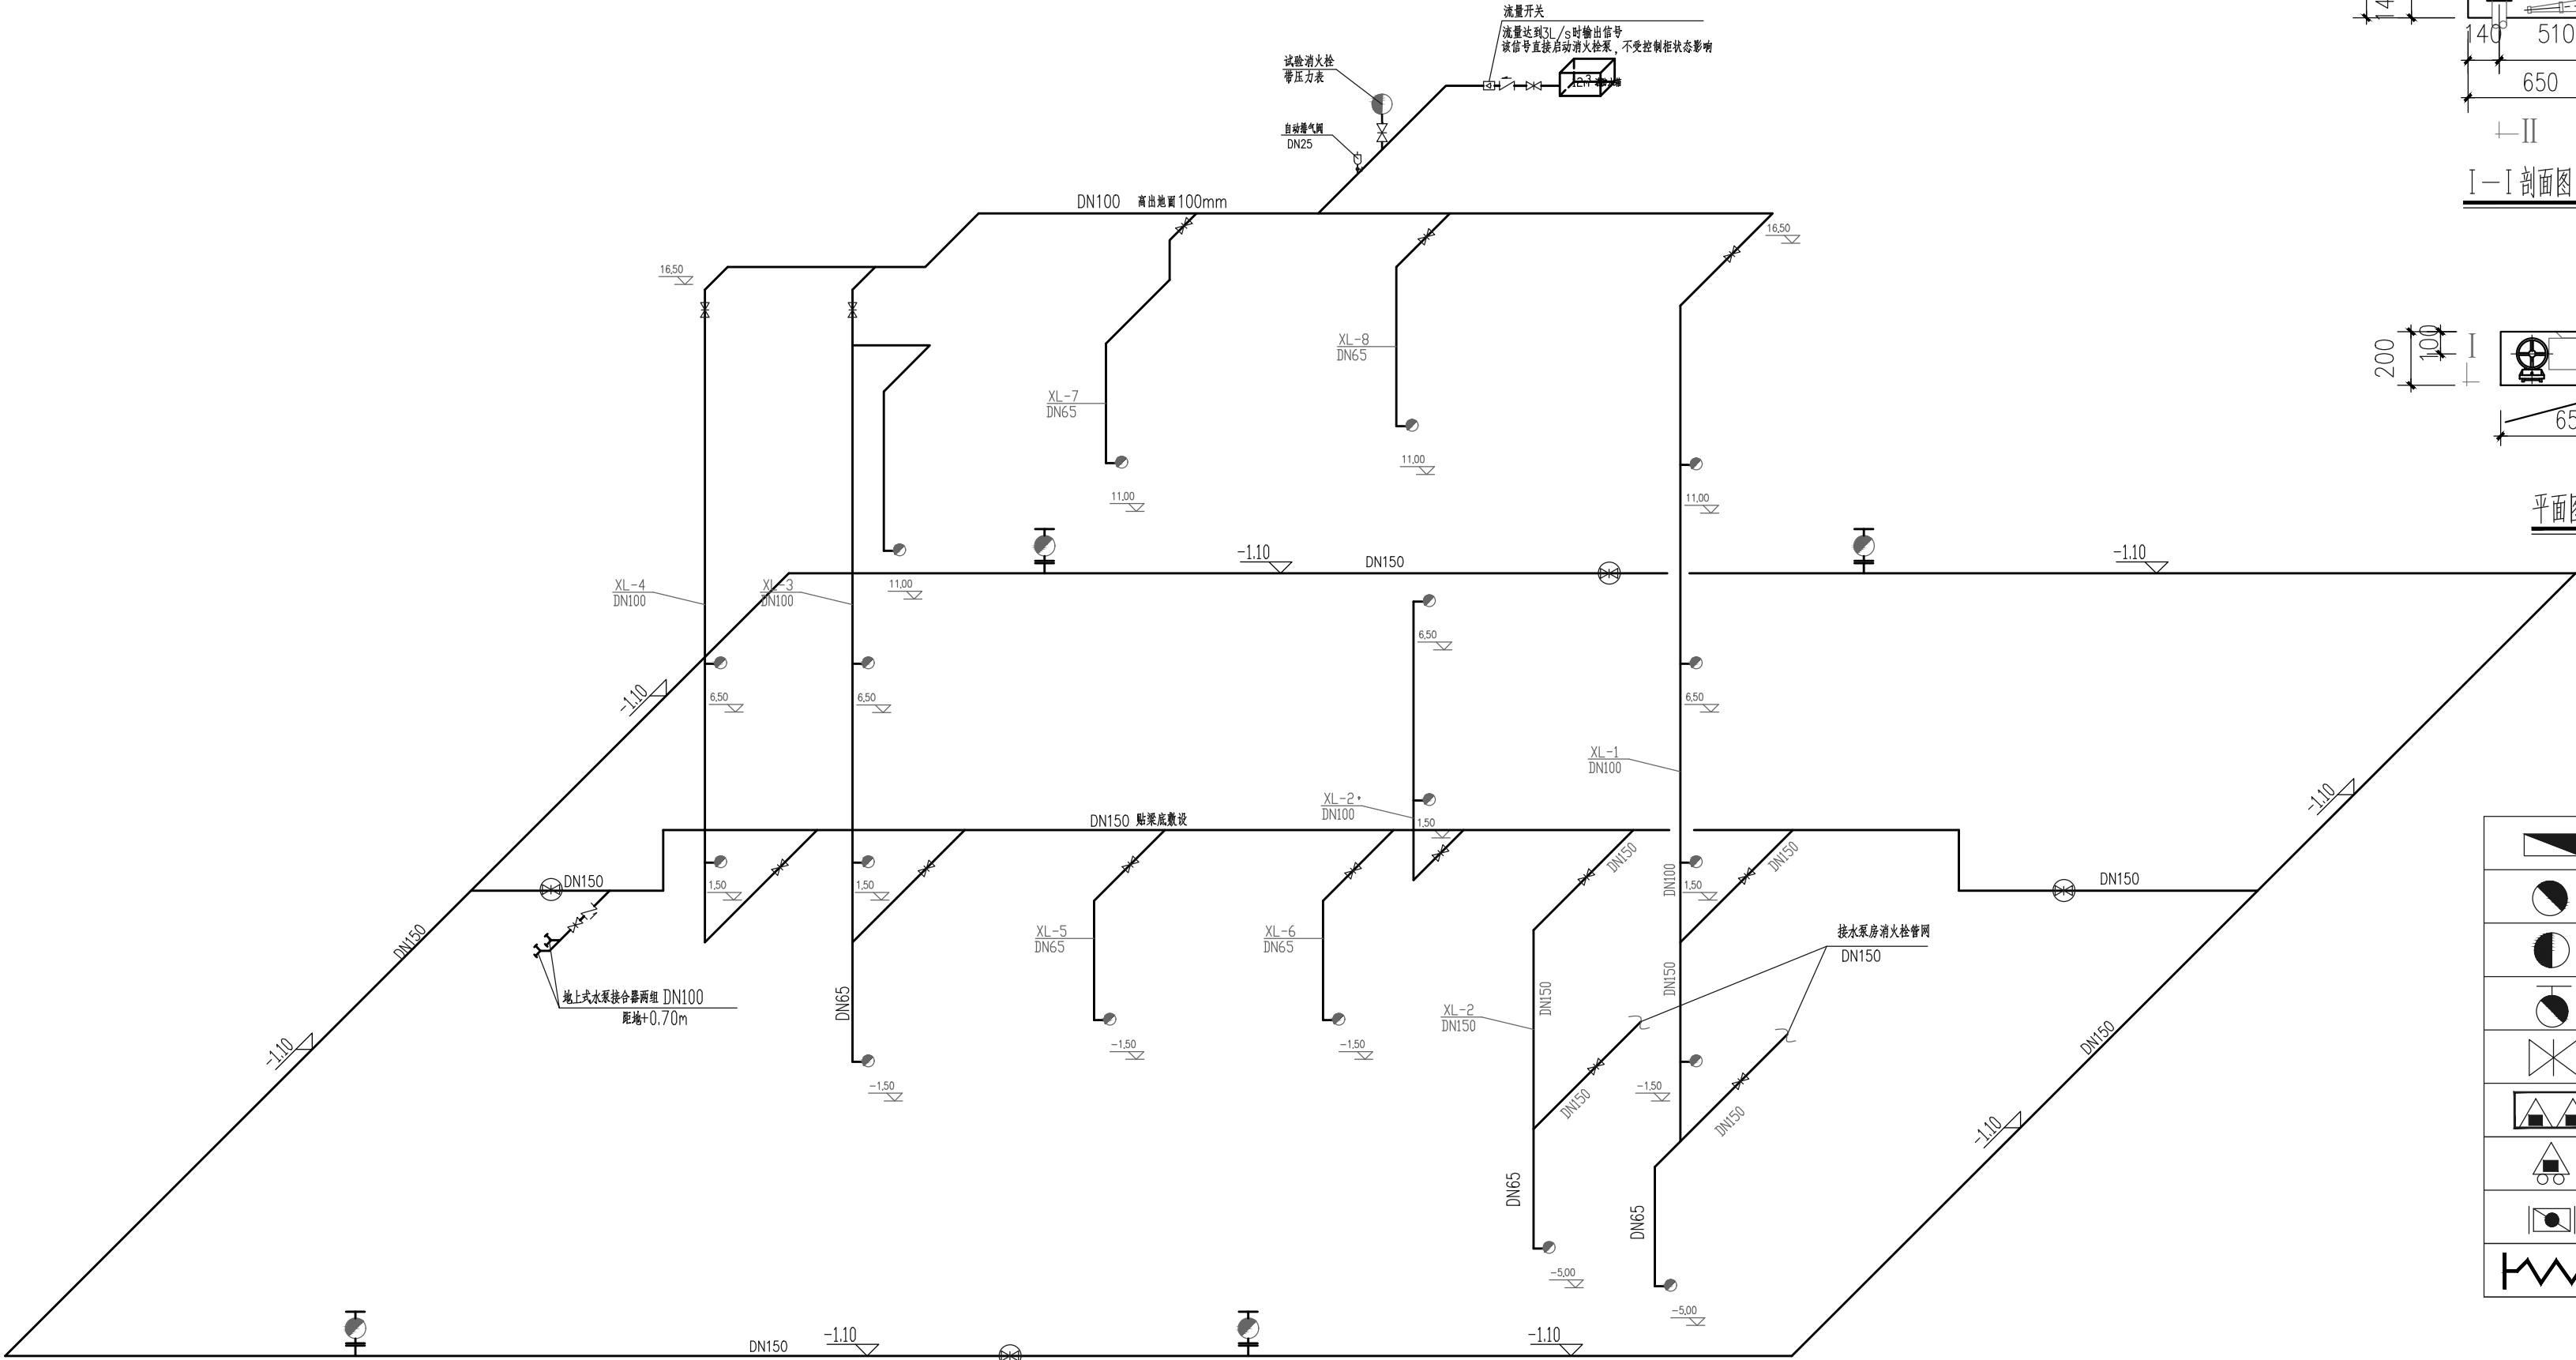

室内消火栓安装大样图

图例

	室内消火栓(平面图)
	室内消火栓(系统图)
	试验消火栓(系统图)
	室外消火栓
	明杆闸阀
	灭火器组合箱(内设有干粉灭火器2具及防毒面具2套)
	推车式干粉灭火器
	蝶阀
	金属波纹管

说明:

- 室内消火栓设计用水量为 20L/s ,在两侧走廊或者防烟楼梯间设置室内消火栓,室内消火栓配有直流水枪及水带,当发生火情,水枪出水灭火时,水泵房内主泵压力开关动作,自动启动水泵,提供其所需的水量、水压。
- 消火栓管道穿墙及楼板必须按设计说明要求穿套管。
- 室内消火栓管道标高与建筑标高采用相同高程。室外消防管道标高采用绝对高程。

室外消火栓给水系统图

广东省建设工程勘察设计出图专用章
单位名称:广东百安建设科技集团有限公司
业务范围:消防设施工程设计专项
资质证书编号:A144015225(甲级)
有效期至:2023年12月31日

广东百安建设科技集团有限公司		工程名称	110千伏中船II 输变电工程		
建设部颁发证号	A144015225	证书等级	甲	兴建单位	设计阶段
审定	刘兆军	设计	杨小龙	图纸内容	比例
审核	刘兆军	制图	杨小龙		图别
总负责人	李 建	校对	李伟超		图号
工种负责	谢 峰	文档编码	BAXF-B180059S-202012		日期
				消火栓给水系统图	施工图
					B180059S-S0501-09
					2023.03