
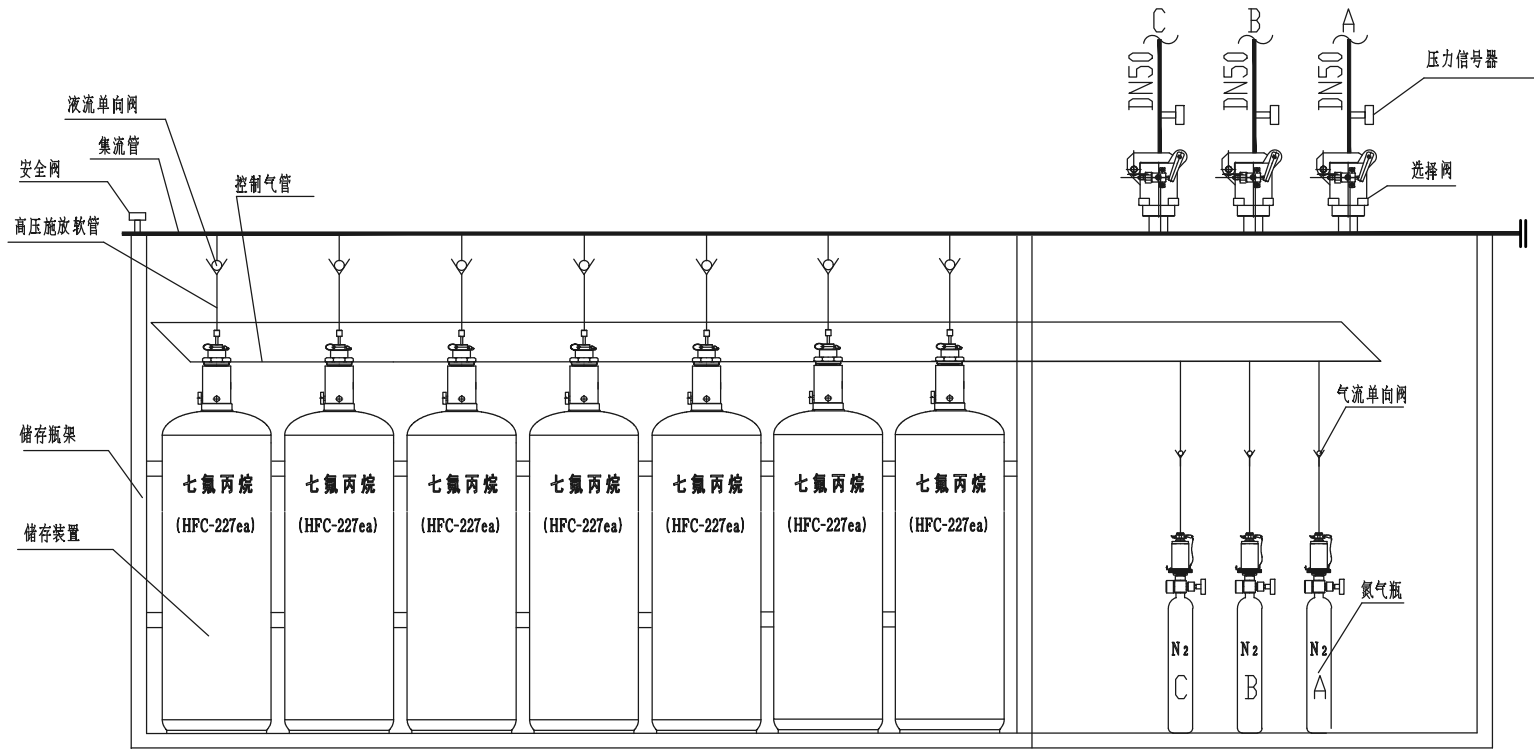


日期					
姓名					
专业	暖通	电气	弱电		
日期					
姓名					
专业	建筑	结构	水道		

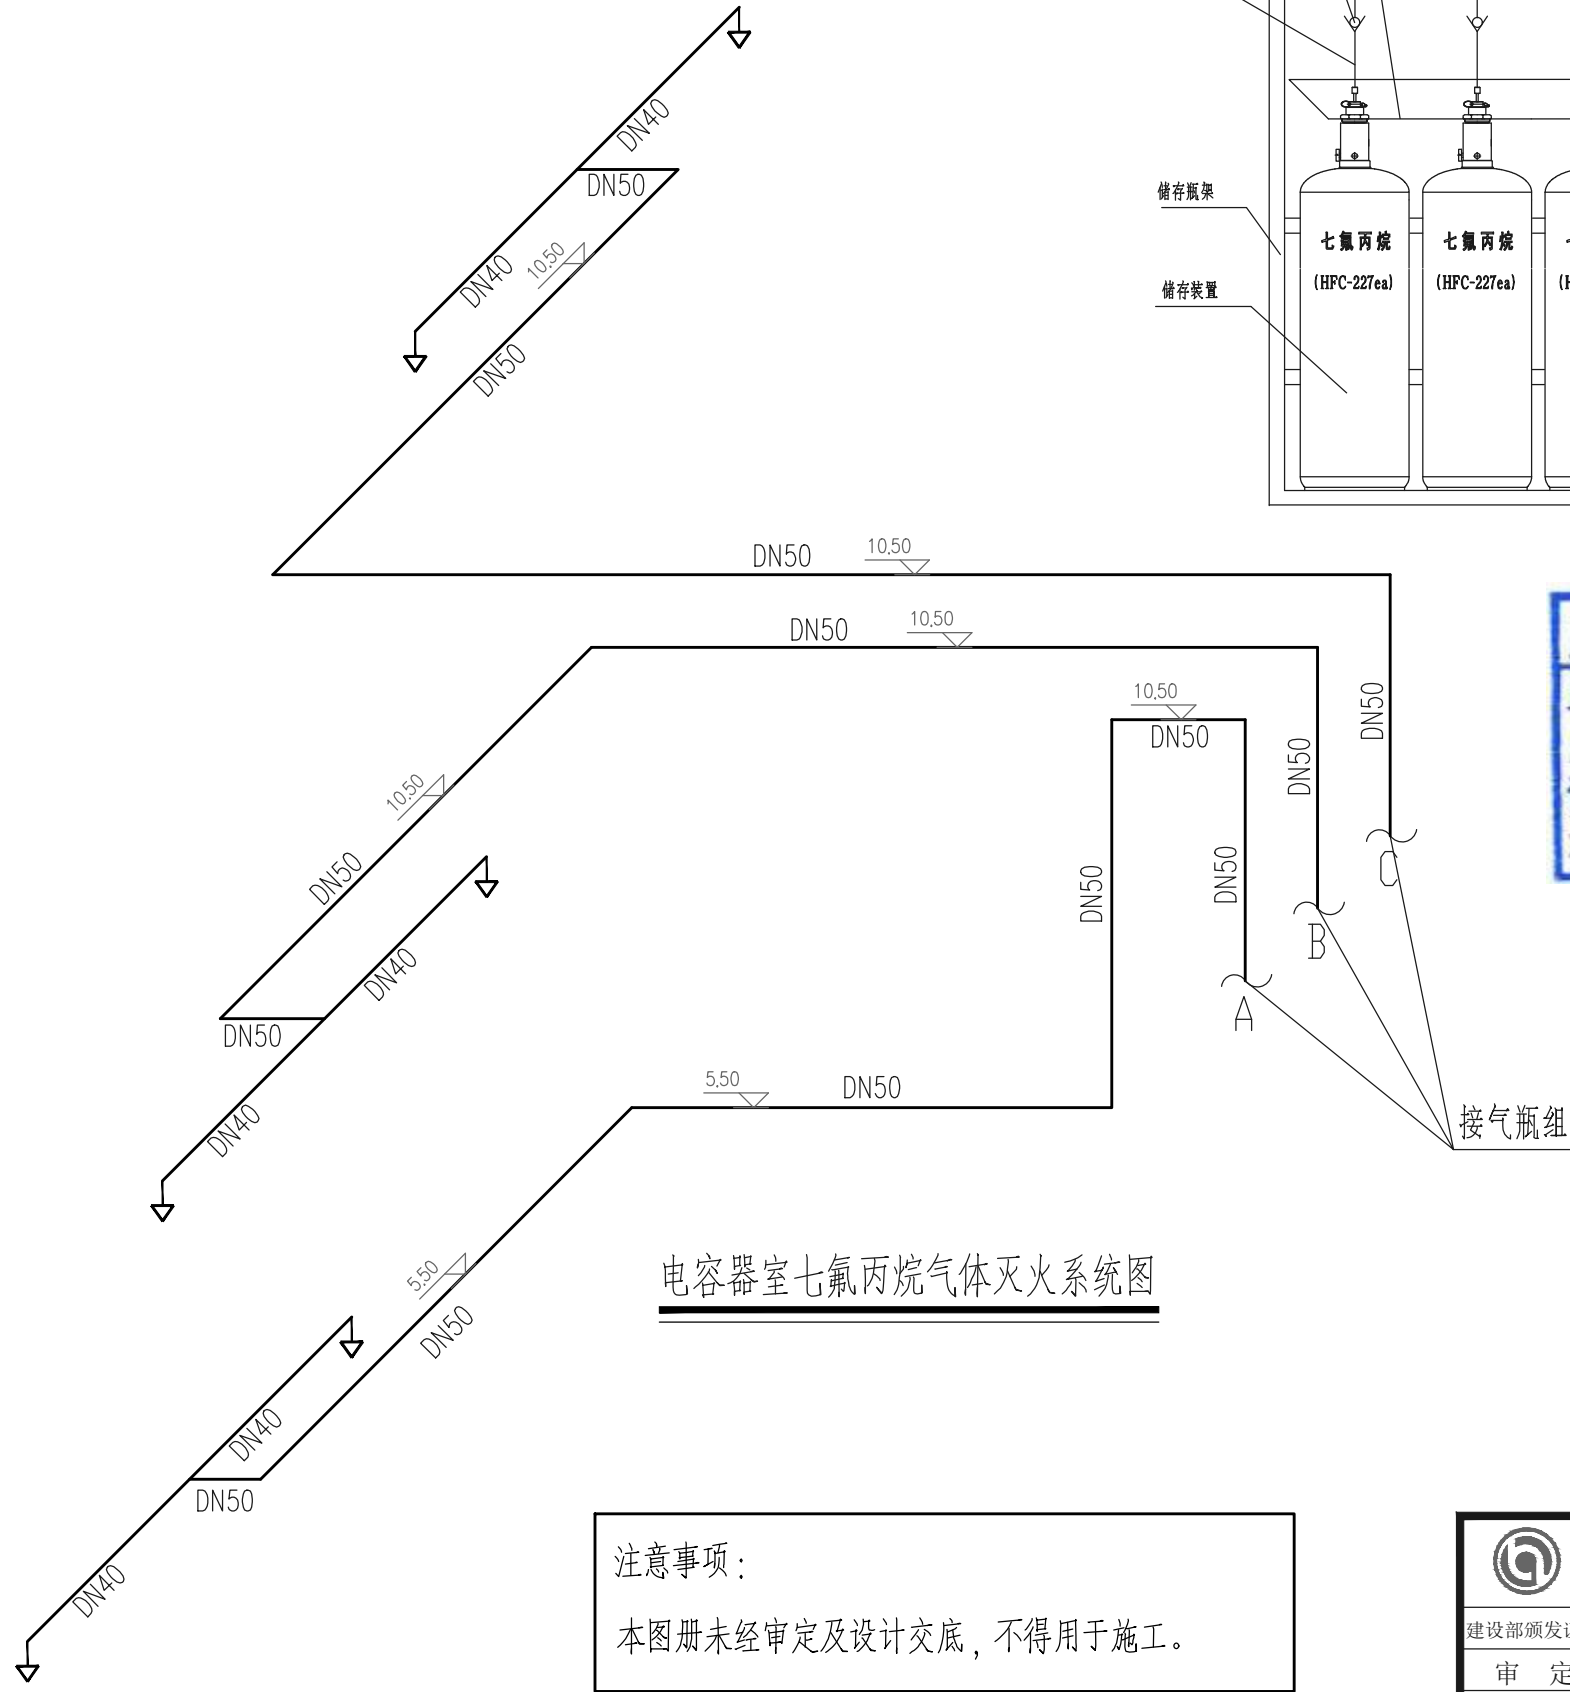

广东省建设工程勘察设计出图专用章
单位名称: 广东百安建设科技集团有限公司
业务范围: 消防设施工程设计专项
资质证书编号: A144015225(甲级)
有效期至: 2023年12月31日

广东百安建设科技集团有限公司				工程名称	110千伏中船II 轮变电工程		
建设部颁发证号	A144015225	证书等级	甲	兴建单位		设计阶段	施工图
审定	刘兆军	设计	杨小龙	图纸内容	电容器室七氟丙烷气体灭火系统图	比例	
审核	刘兆军	制图	杨小龙			图别	消防气施
总负责人	李 建	校对	李伟超			图号	B180059S-S0504-04
工种负责	谢 峰	文档编码	BAXF-B180059S-202012			日期	2023.03