


暖通				
建筑	结构	电气	给排水	

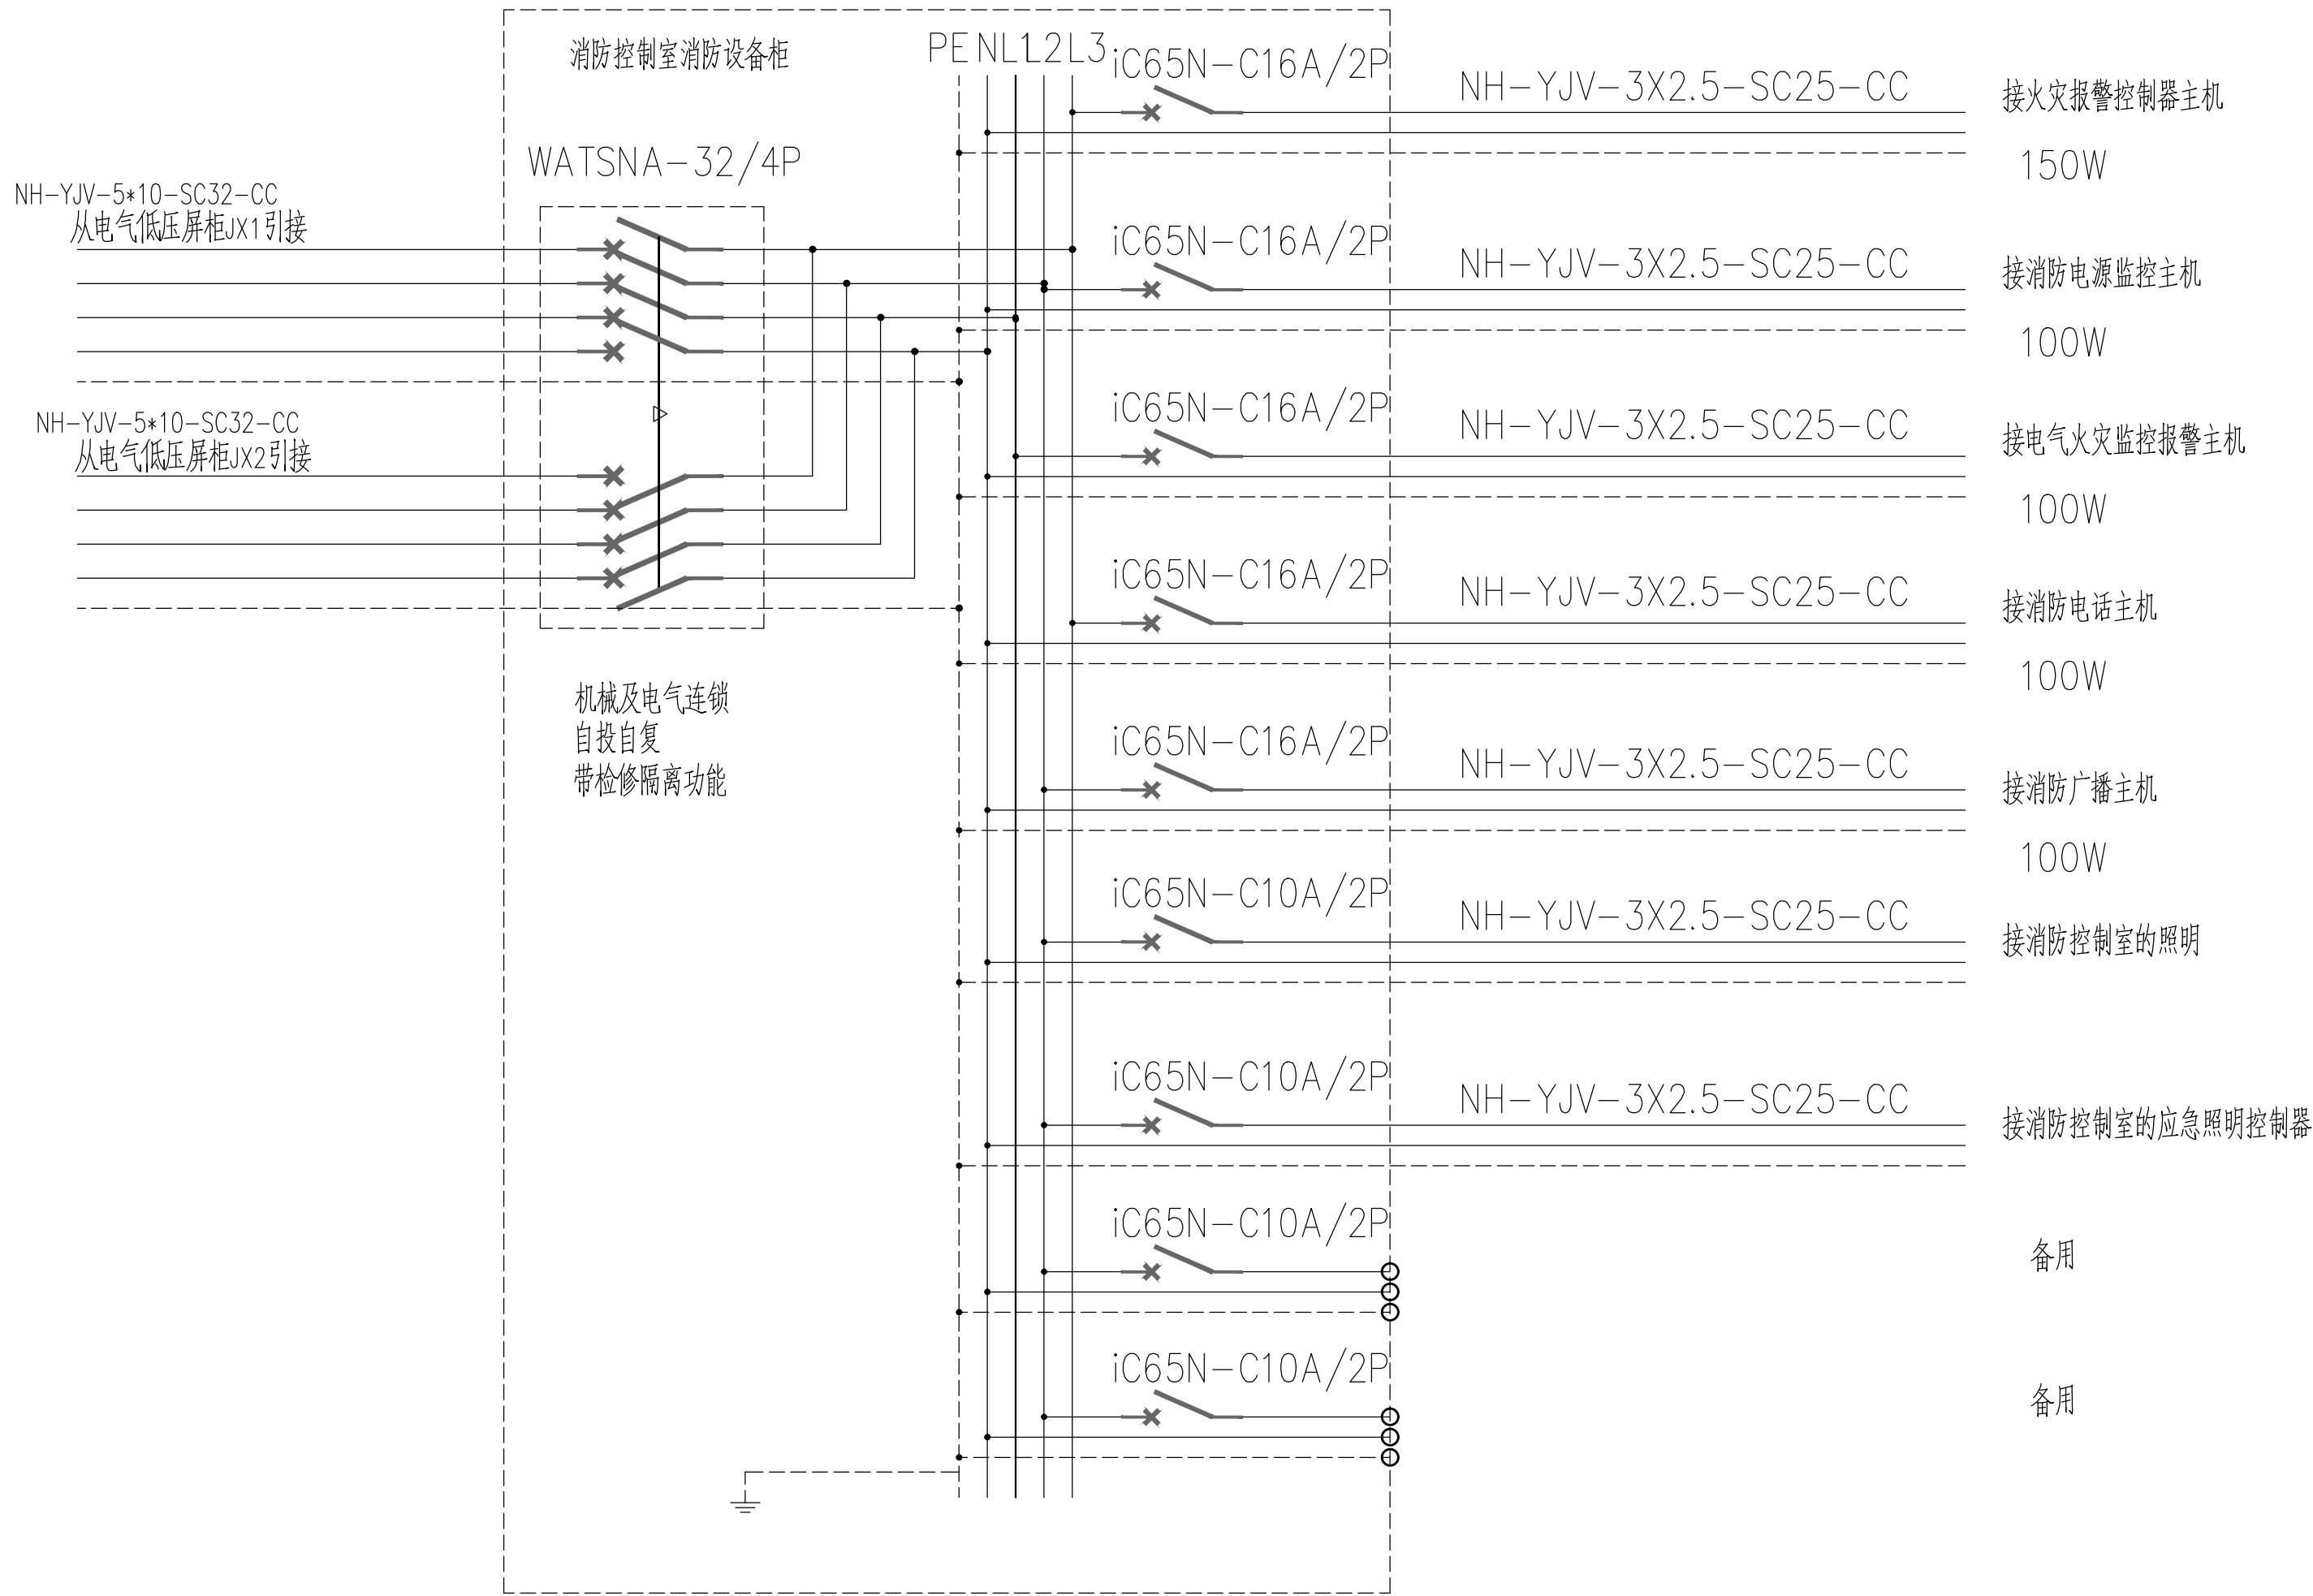

消防控制室消防设备配电系统图

注:1、消防设备过负荷保护不应动作于跳闸,仅作用于信号。2、ATS采用PC级产品。

广东省建设工程勘察设计出图专用章  
单位名称:广东百安建设科技集团有限公司  
业务范围:消防设施工程设计专项  
资质证书编号:A144015225(甲级)  
有效期至:2023年12月31日

 广东百安建设科技集团有限公司		工程名称	110千伏中船II输变电工程	
建设部颁证证书 A144015225	证书等级	甲	兴建单位	设计阶段 施工图
审定 刘兆军	设计 杨小龙	杨小龙	警传室消防设备配电系统图	比例
审核 刘兆军	制图 杨小龙	杨小龙		图别 消防电施
总负责人 李建设	校对 李伟超	李伟超		图号 B1800595-S0505-10
工种负责 谢峰	文档编码 BAXF-B180059S-202012			日期 2023.03