


GIS预埋件、开孔定位详图 1:50

- 说明：
1. GIS配电室的接地端子应与槽钢同时预埋，做法详见电气施工图。
  2. 各种预埋件及楼板所开洞口的定位尺寸、大小如与电气施工图不符时，以电气施工图为准。
  3. 槽钢（钢板）高出楼面5mm。

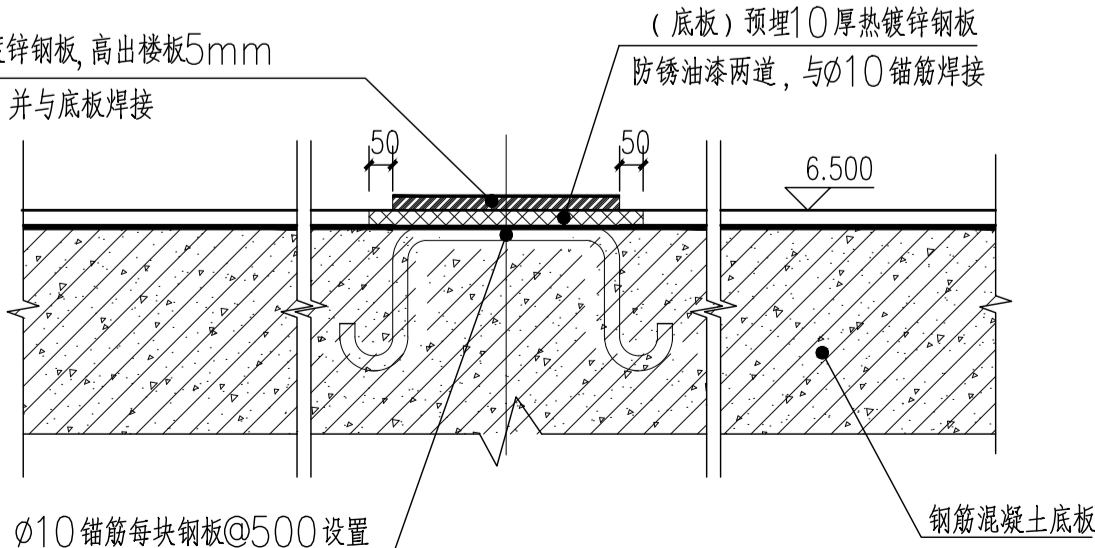

1 预埋钢板植入底板大样图 1:50

说明：锚筋，入梁深300

广州汇隼电力工程设计有限公司			
110KV中船II（扬帆）输变电		工程	施工图
批准	蔡健威	GIS预埋件、开孔定位详图	设计阶段
审核	蔡永辉		
校核	张松青		
设计	劳剑锋		
	张俊明		
2021年03月		比例	1:100
		图号	B180059S-T0303-19