


配电装置楼11.000米层给排水平面图 1:100

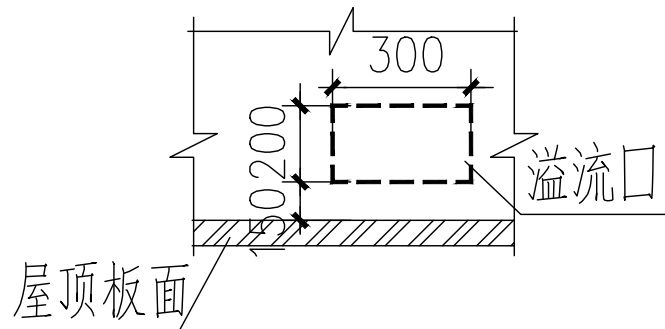

屋面雨水溢流口大样图 1:100

说明:

1.管道穿越楼板、屋面、墙体及地下室均需预埋防水套管,具体做法及预埋防水套管的规格详见设计图纸B180059S-T0309-14。

广州汇隽电力工程设计有限公司

110kV中船II(扬帆)输变电

工程 施工图 设计阶段

批准 蔡健威
审核 李建芳
校核 孟秀荣
设计 卢景津

配电装置楼11.000米层给排水平面图

专业	会签	日期	2021年03月	比例	1:100	图号	B180059S-T0309-09
----	----	----	----------	----	-------	----	-------------------