

食堂区域

阴影区域  
非本次报建范围

注:


- 自然排烟窗(口)应设置手动开启装置,设置在高位不便于直接开启的自然排烟窗(口),应设置距地面高度1.3m~1.5m的手动开启装置。
- 所有防火阀均为70℃关闭,注明者除外。
- 未标注标高风管梁下尽高安装(与水管交叉时,水管位于上方),并应满足天花高度及管线综合要求。
- 未标注标高风管梁下尽高安装,并应满足天花高度及管线综合要求。
- 图中的风口尺寸均指风口喉部尺寸,不含风口翻边尺寸。
- 所有安装于天花板上的空调设备及阀门应预留500x500的检修口。
- 所有室外露天风机出/入口及通风管出口应有45度下弯管,并安装防鼠防虫网。
- 空调机房内设备冷凝水排入地漏,其余就近排入冷凝水立管或机房/管井地漏。
- 各冷凝水立管顶部设通气管带防鼠不锈钢网。

候工楼区域  
阴影区域非本次报建范围

屋面层消防通风空调平面图 1:100

屋面层平时系统					
4	壁挂式分体空调	1.0HP	Q4/台=2.5/3.5kW,N=1000W/220V/50Hz 室内机:挂机,室外机:27WDB/19WMB(35℃DB)冷量:20WDB/70W/6WMB 系统环保制冷剂R410a,APF≥4	台	2 壁挂式 宿舍
3	壁挂式排气扇	BQ80	L=800m <sup>3</sup> /h,自带百叶 N=45W/220V/50HZ 风速调速≤1500rpm 噪声≤40dB(A)	台	1 梯式安装 机房房
2	天花型排气扇	PQ20	L=2000m <sup>3</sup> /h, H静=100Pa N=32W/220V/50Hz,自带止回装置 噪声≤33dB(A)	台	1 梯式安装 供电机房
1	壁挂式排气扇	BQ200	L=2000m <sup>3</sup> /h,自带百叶 N=250W/220V/50HZ 风速调速≤1500rpm 噪声≤65dB(A)	台	3 梯式安装 供电机房、电梯机房
序号	名称	设备编号	设备参数	单位	数量
安装方式及 备注					

业务号	23-939	专业	暖通
设计阶段	施工图		
图纸名称	屋面层消防通风空调平面图		
图号	ZX(N)-1-PM04		
出图日期	2025.03	序号	
版权所有,不得复制或套用或公开。 ALL RIGHTS RESERVED.			

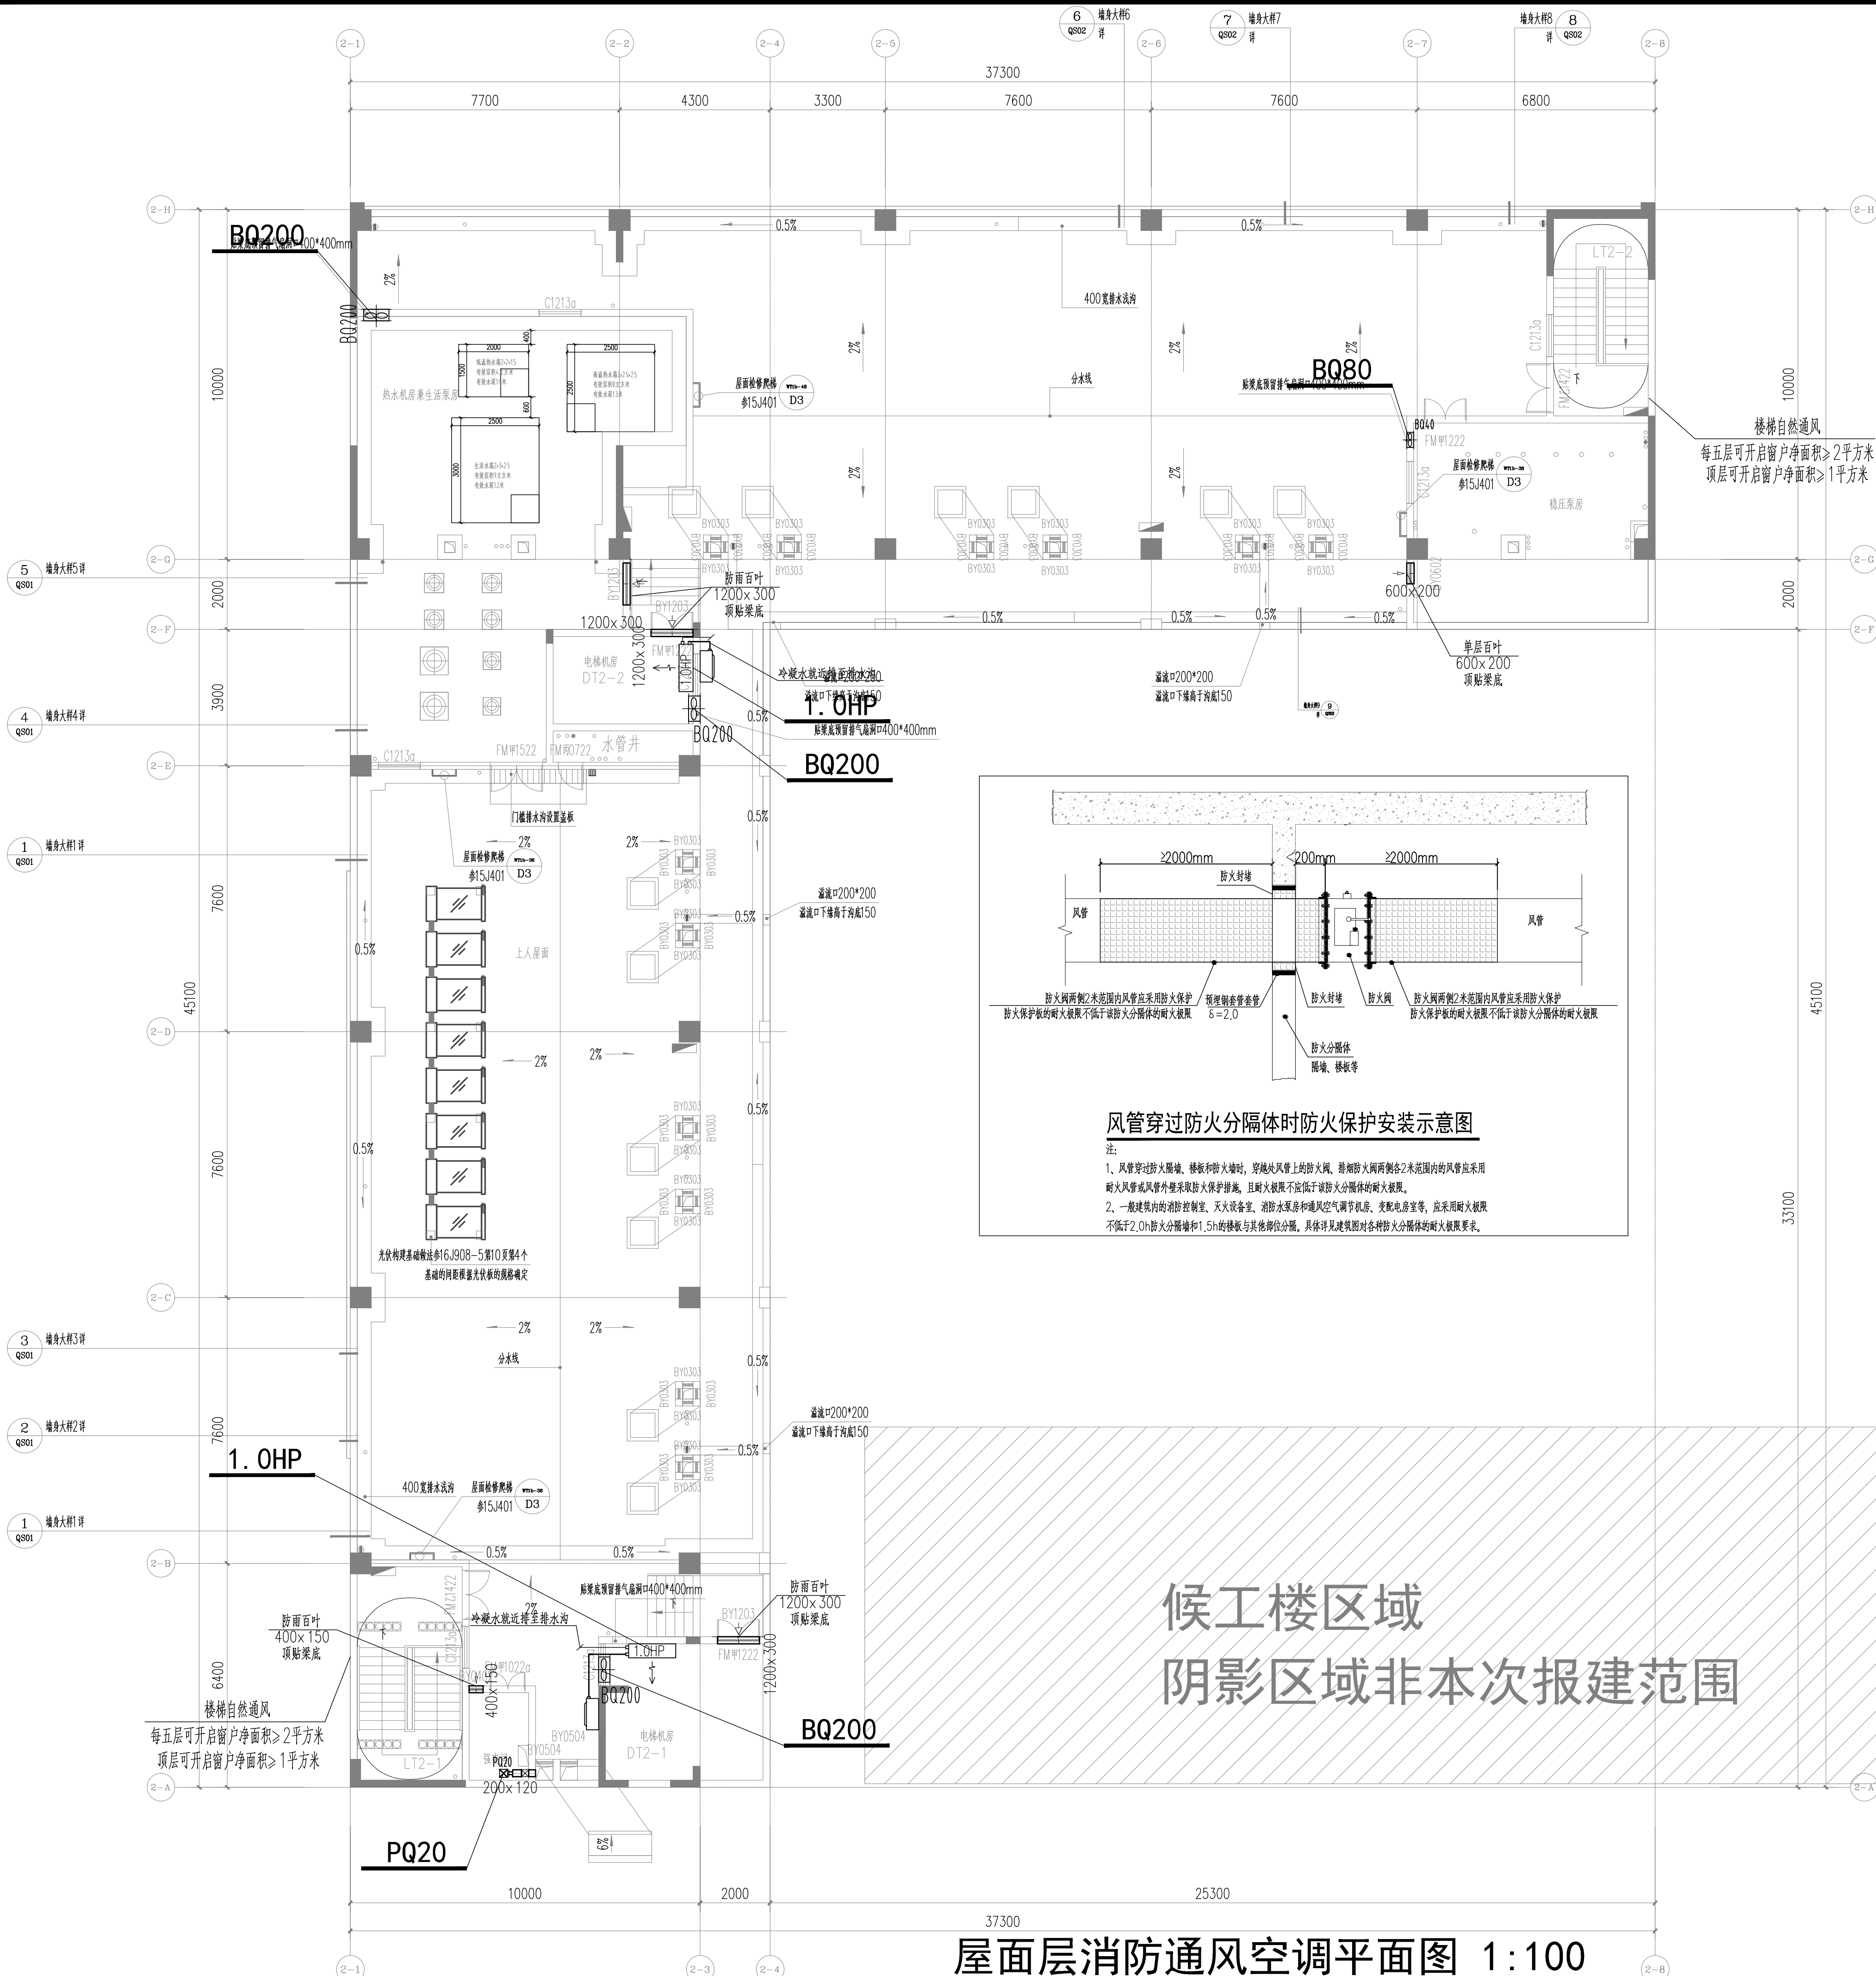

版本 日期 修改内容 修订者



总工程师	
审定	胡小兵
审核	黄莺
设计	
总负责人	
专业负责人	黄子咏
校核	谭海阳
设计	黄子咏

建设单位	茂名广港码头有限公司
工程名称	茂名广港码头2#宿舍楼工程
业务号	23-939
专业	暖通
设计阶段	施工图
图纸名称	屋面层消防通风空调平面图
图号	ZX(N)-1-PM04
出图日期	2025.03
序号	
版权所有,不得复制或套用或公开。 ALL RIGHTS RESERVED.	