

会 签 栏	建 筑	结 构	给 排 水	电 气
-------	-----	-----	-------	-----

图纸条码


\* 4 3 3 R 7 C K R \*

建设单位	茂名广港码头有限公司
工程名称	茂名广港码头2#宿舍楼工程

图 纸 名 称	综合布线系统图 设备网
------------------	----------------


图号	D-1-TX2	版本号	00
出图日期	2025. 03	序号	000
版权所有，不得复制、套用或公开。 ALL RIGHTS RESERVED.			

序号	图例	设备名称	数量	单位	备注
1		彩色半球摄像机		台	
2		固定式摄像机		台	
3		手持式摄像机		台	
4		室外固定式摄像机		台	
5		全景摄像机		台	
6		电梯楼前摄像机		台	
7		硬盘录像机		台	
8		门禁		台	
9		P广播		台	
10		挂墙式广播		台	
11		42" 显示屏		台	
12		报警音柱		台	
13		室外广播		台	
14		42寸机柜		台	
15		消防保护器		个	

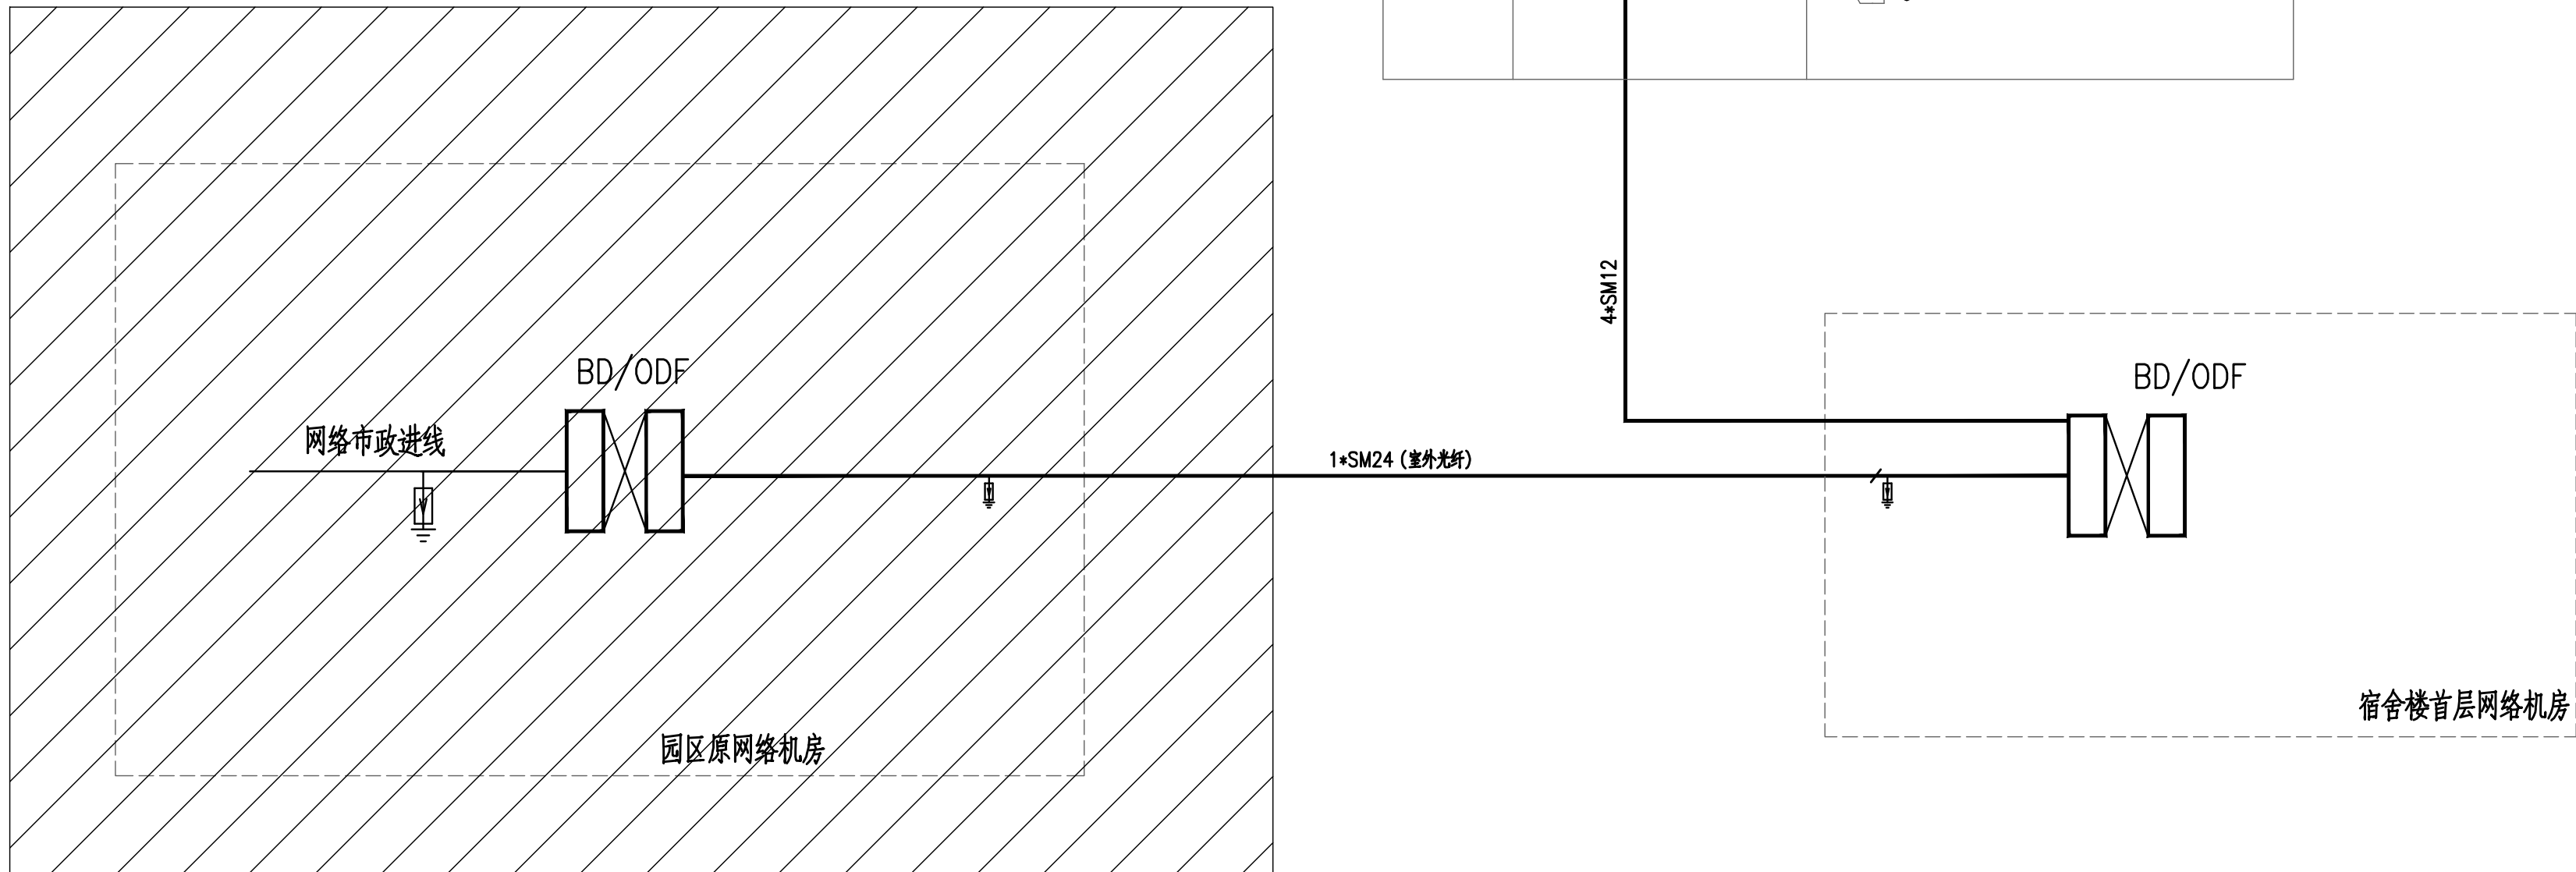


## 综合布线系统图

线缆说明:

—   $\frac{n}{\cdot}$  — nxSMm:其中n表示光缆根数; SM表示室内/室外单模光缆; m表示光缆芯数

————  $\frac{n}{\cdot}$  ———— 语音通信主干电缆

—   $\frac{n}{\cdot}$  — 表示nxCat.6 UTP, 其中n:表示铜缆根数。