
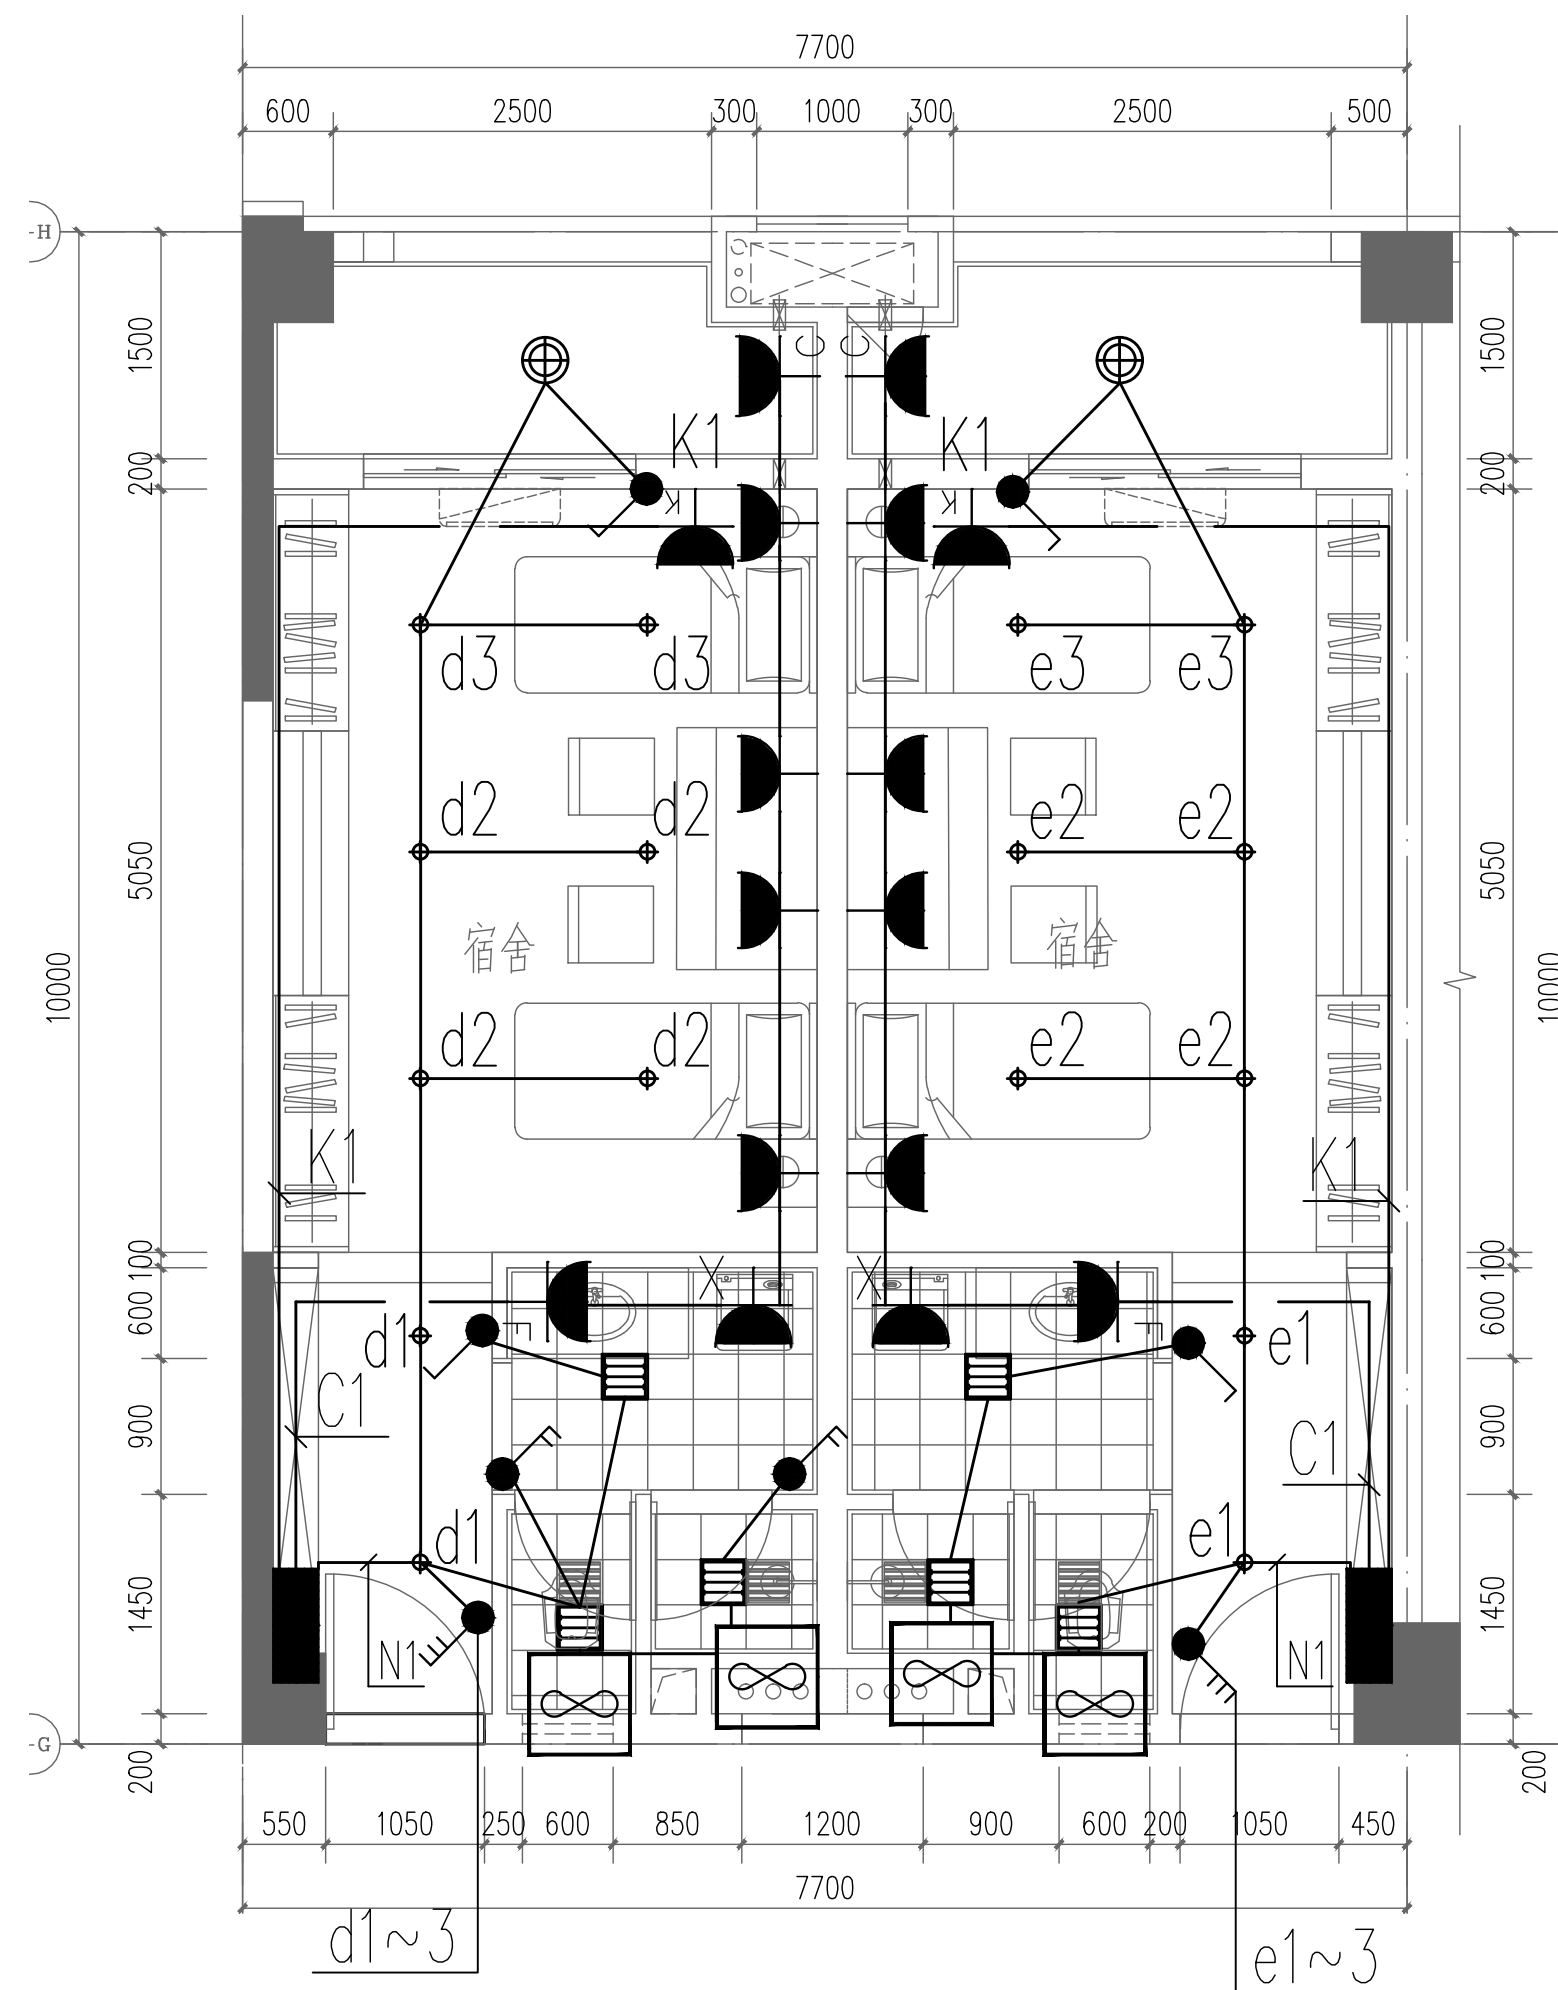


[illegible]

C宿舍配电布置

二至八层宿舍配电大样图 1:50

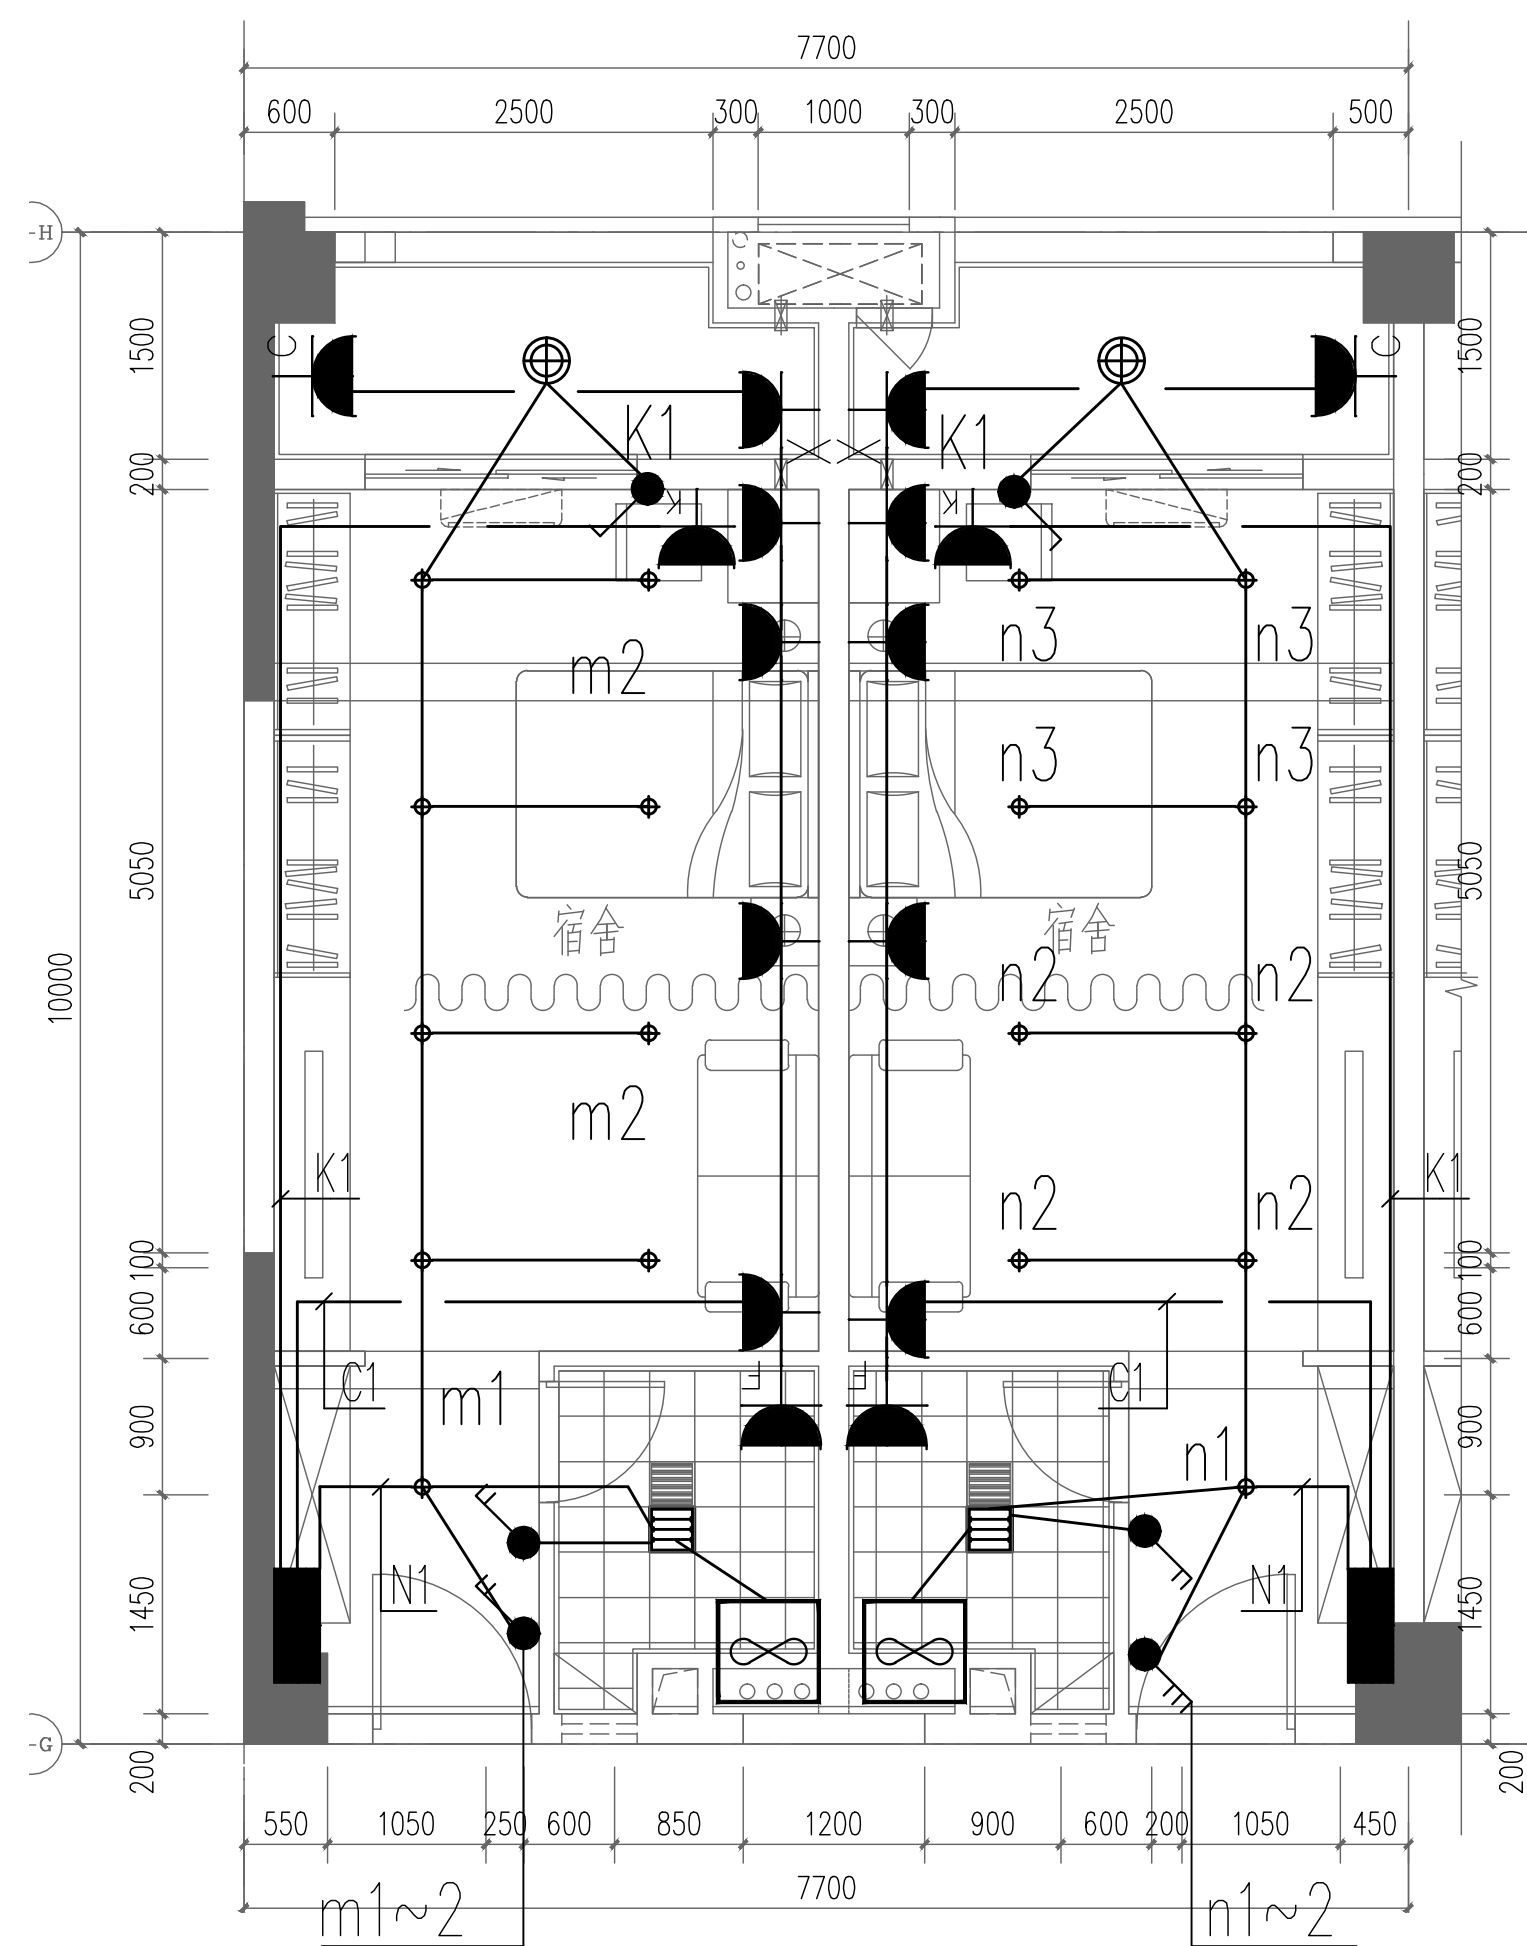

E宿舍配电布置

九层宿舍配电大样图 1:50

注：1、居室的配电箱不应安装于公共走道、电梯厅内。当居室内的配电箱安装在橱柜内时，应做好安全防护。

2、宿舍的电源插座应采用安全型电源插座。

3、宿舍内明敷设的电气线缆燃烧性能不应低于B1级。

[illegible]

版本号	日期	修 改 内 容	修订者
		修 订 栏	

图 纸 条 码

* 4 3 3 R 7 C F 9 *

总工程师		
审 定		
审 核	叶 充	
设 计 总负责人	黄 莺	
专业负责人	黄振超	
	陈世林	
校 核	黄振超	
设 计	陈世林	

建设单位	茂名广港码头有限公司
工程名称	茂名广港码头2#宿舍楼工程

业务号	23-939	专业	电气
设计阶段	施工图		

图 纸 名 称	宿舍配电大样图
------------------	---------

图号	ZX(D)-1-ZP4	版本号	00
出图日期	2025. 03	序号	000