


工程名称	茂名广港码头2#宿舍楼工程
工程地址	茂名市广港码头
建设单位	茂名广港码头有限公司
设计单位	广州市设计院集团有限公司
设计人员	甘起东
审核人员	黄莺
专业负责人	敖郁东
校核人员	敖郁东
设计人员	谢锦鹏

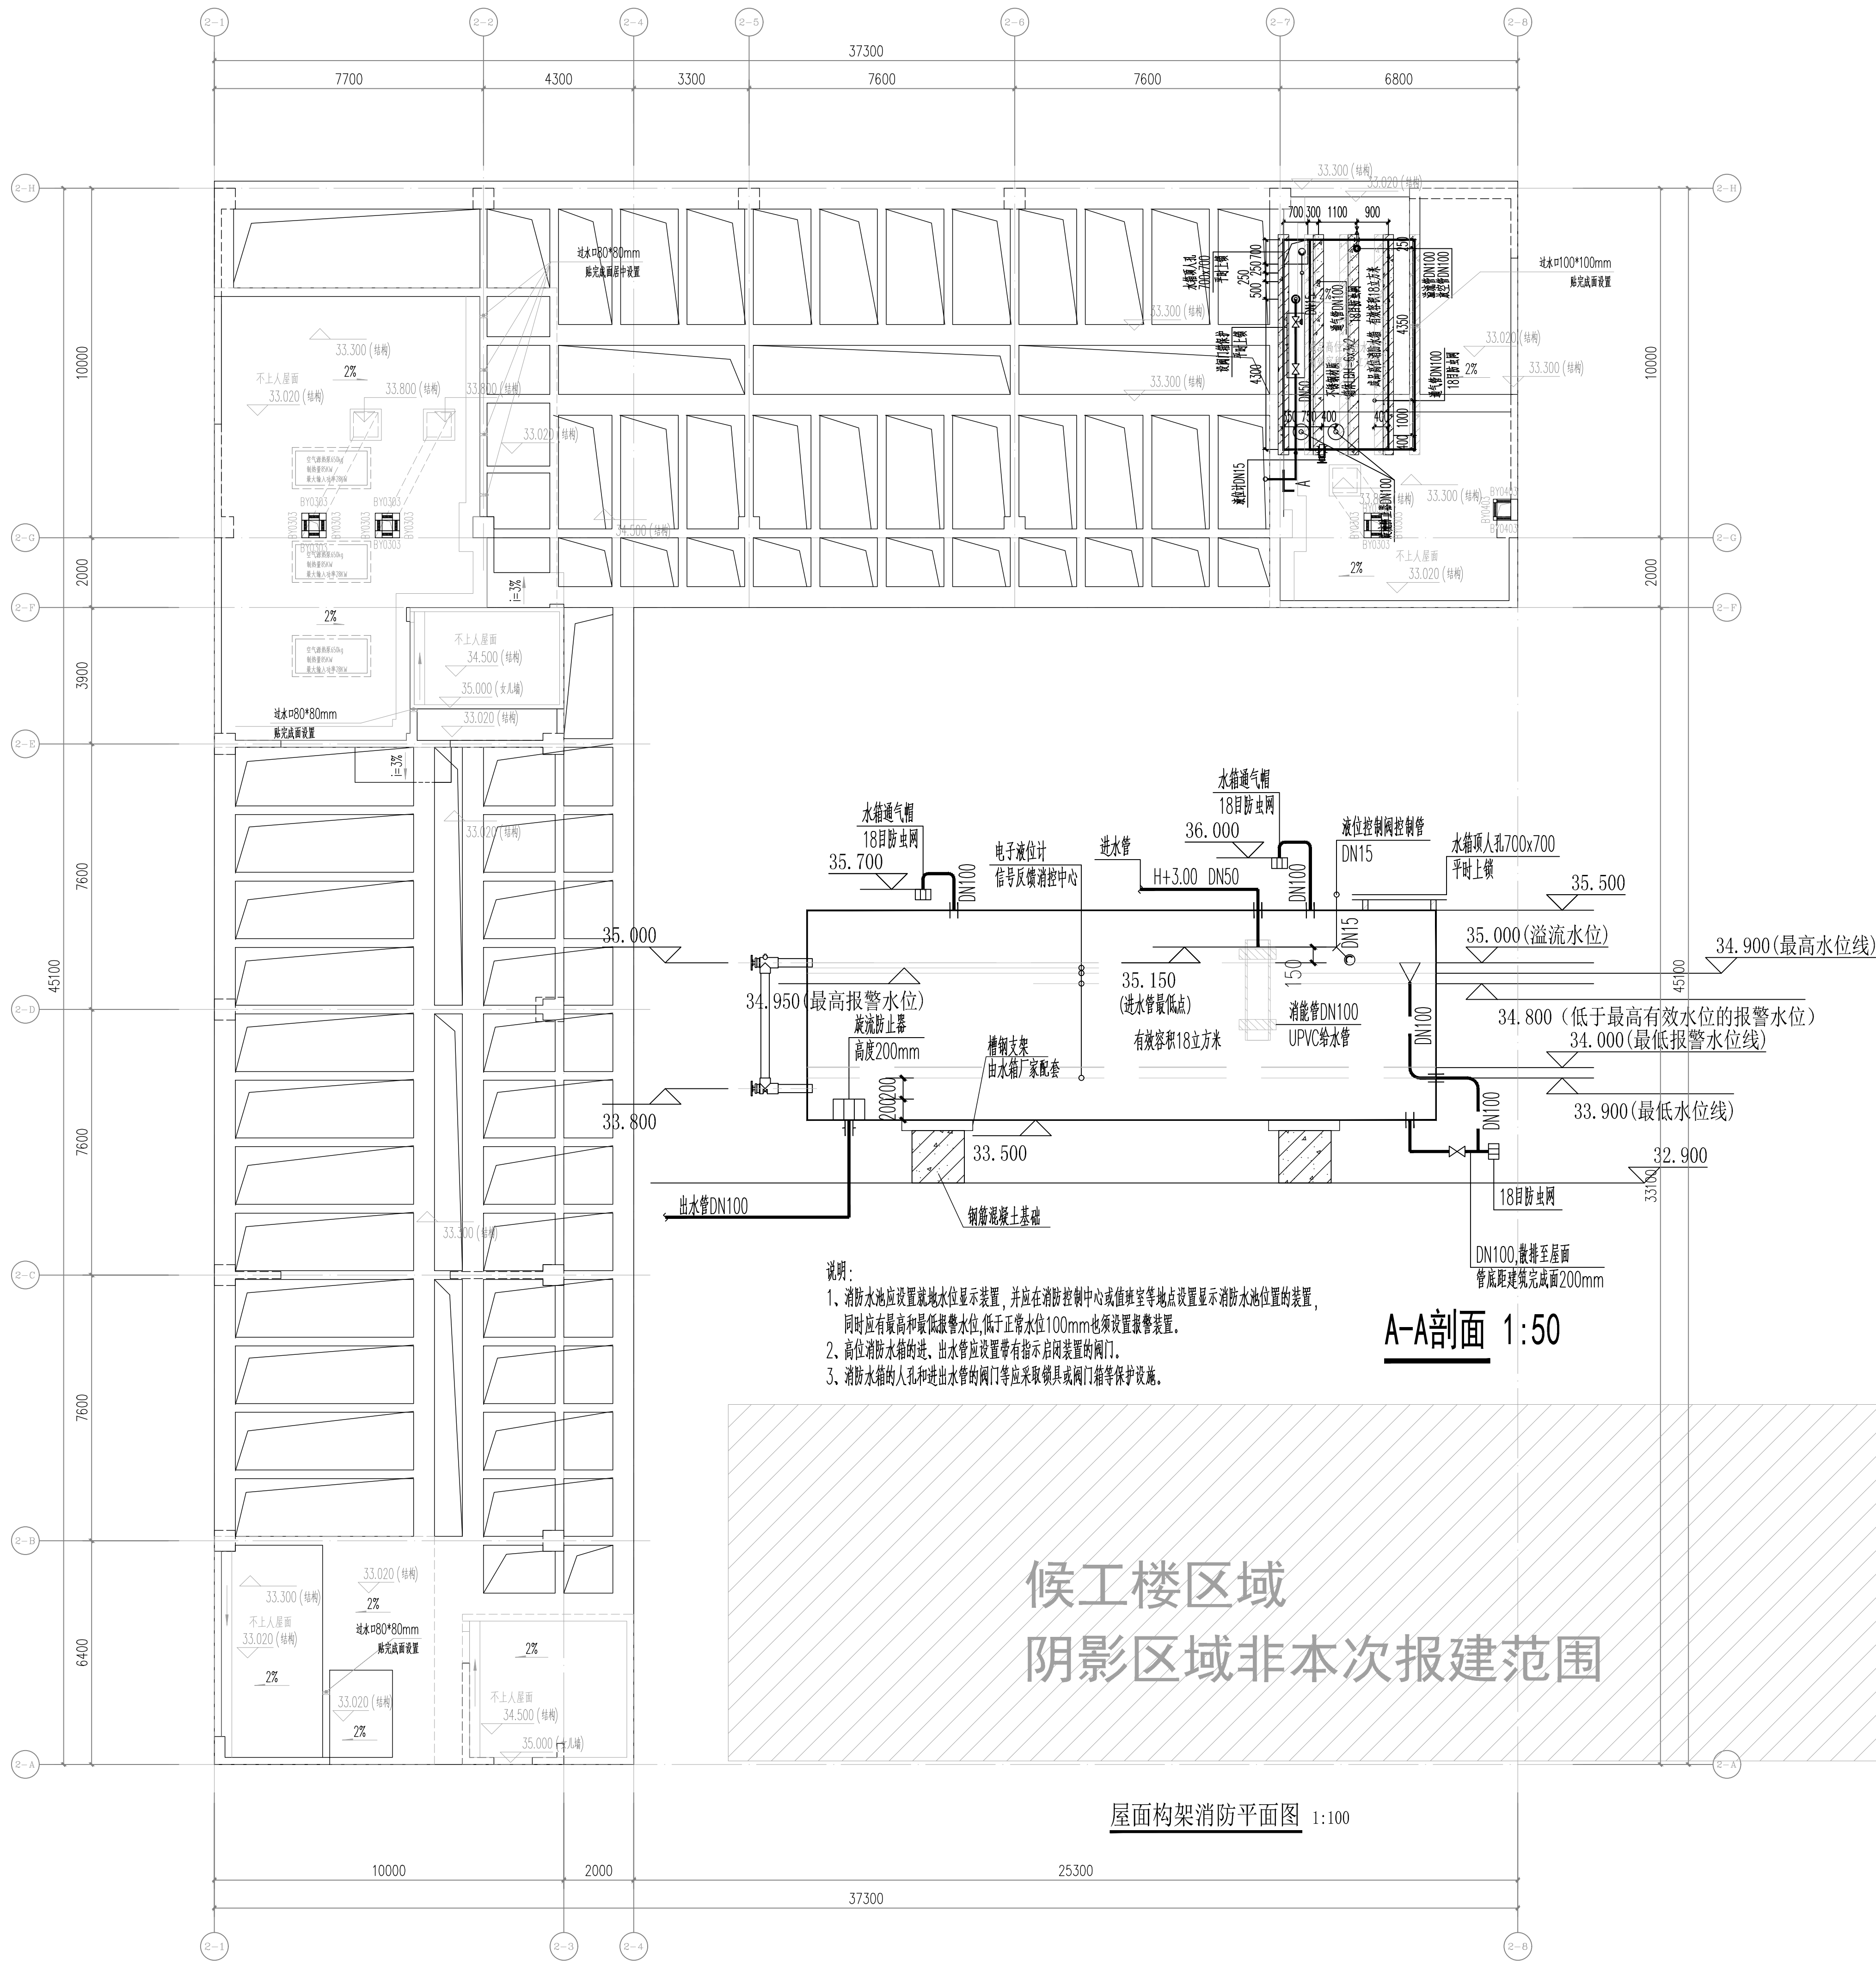

食堂区域

阴影区域  
非本次报建范围

候工楼区域  
阴影区域非本次报建范围

屋面构架消防平面图 1:100

A-A剖面 1:50

- 说明:
1. 消防水池应设置就地水位显示装置, 并应在消防控制中心或值班室等地点设置显示消防水池位置的装置, 同时应有最高和最低报警水位, 低于正常水位100mm也须设置报警装置。
  2. 高位消防水箱的进、出水管应设置带有指示启闭装置的阀门。
  3. 消防水箱的入孔和进出水管的阀门等应采取锁具或阀门箱等保护设施。

版本号	日期	修改内容	修订者
-----	----	------	-----



总工程师	
审定	
审核	甘起东
设计	黄莺
总负责人	
敖郁东	
专业负责人	
敖郁东	
校核	敖郁东
设计	谢锦鹏

建设单位	茂名广港码头有限公司		
工程名称	茂名广港码头2#宿舍楼工程		
业务号	23-939	专业	给排水
设计阶段	施工图		
图纸名称	屋面构架消防平面图		
图号	S-2-X6	版本号	1
出图日期	2025.03	序号	
版权所有，不得复制、套用或公开。 ALL RIGHTS RESERVED.			