

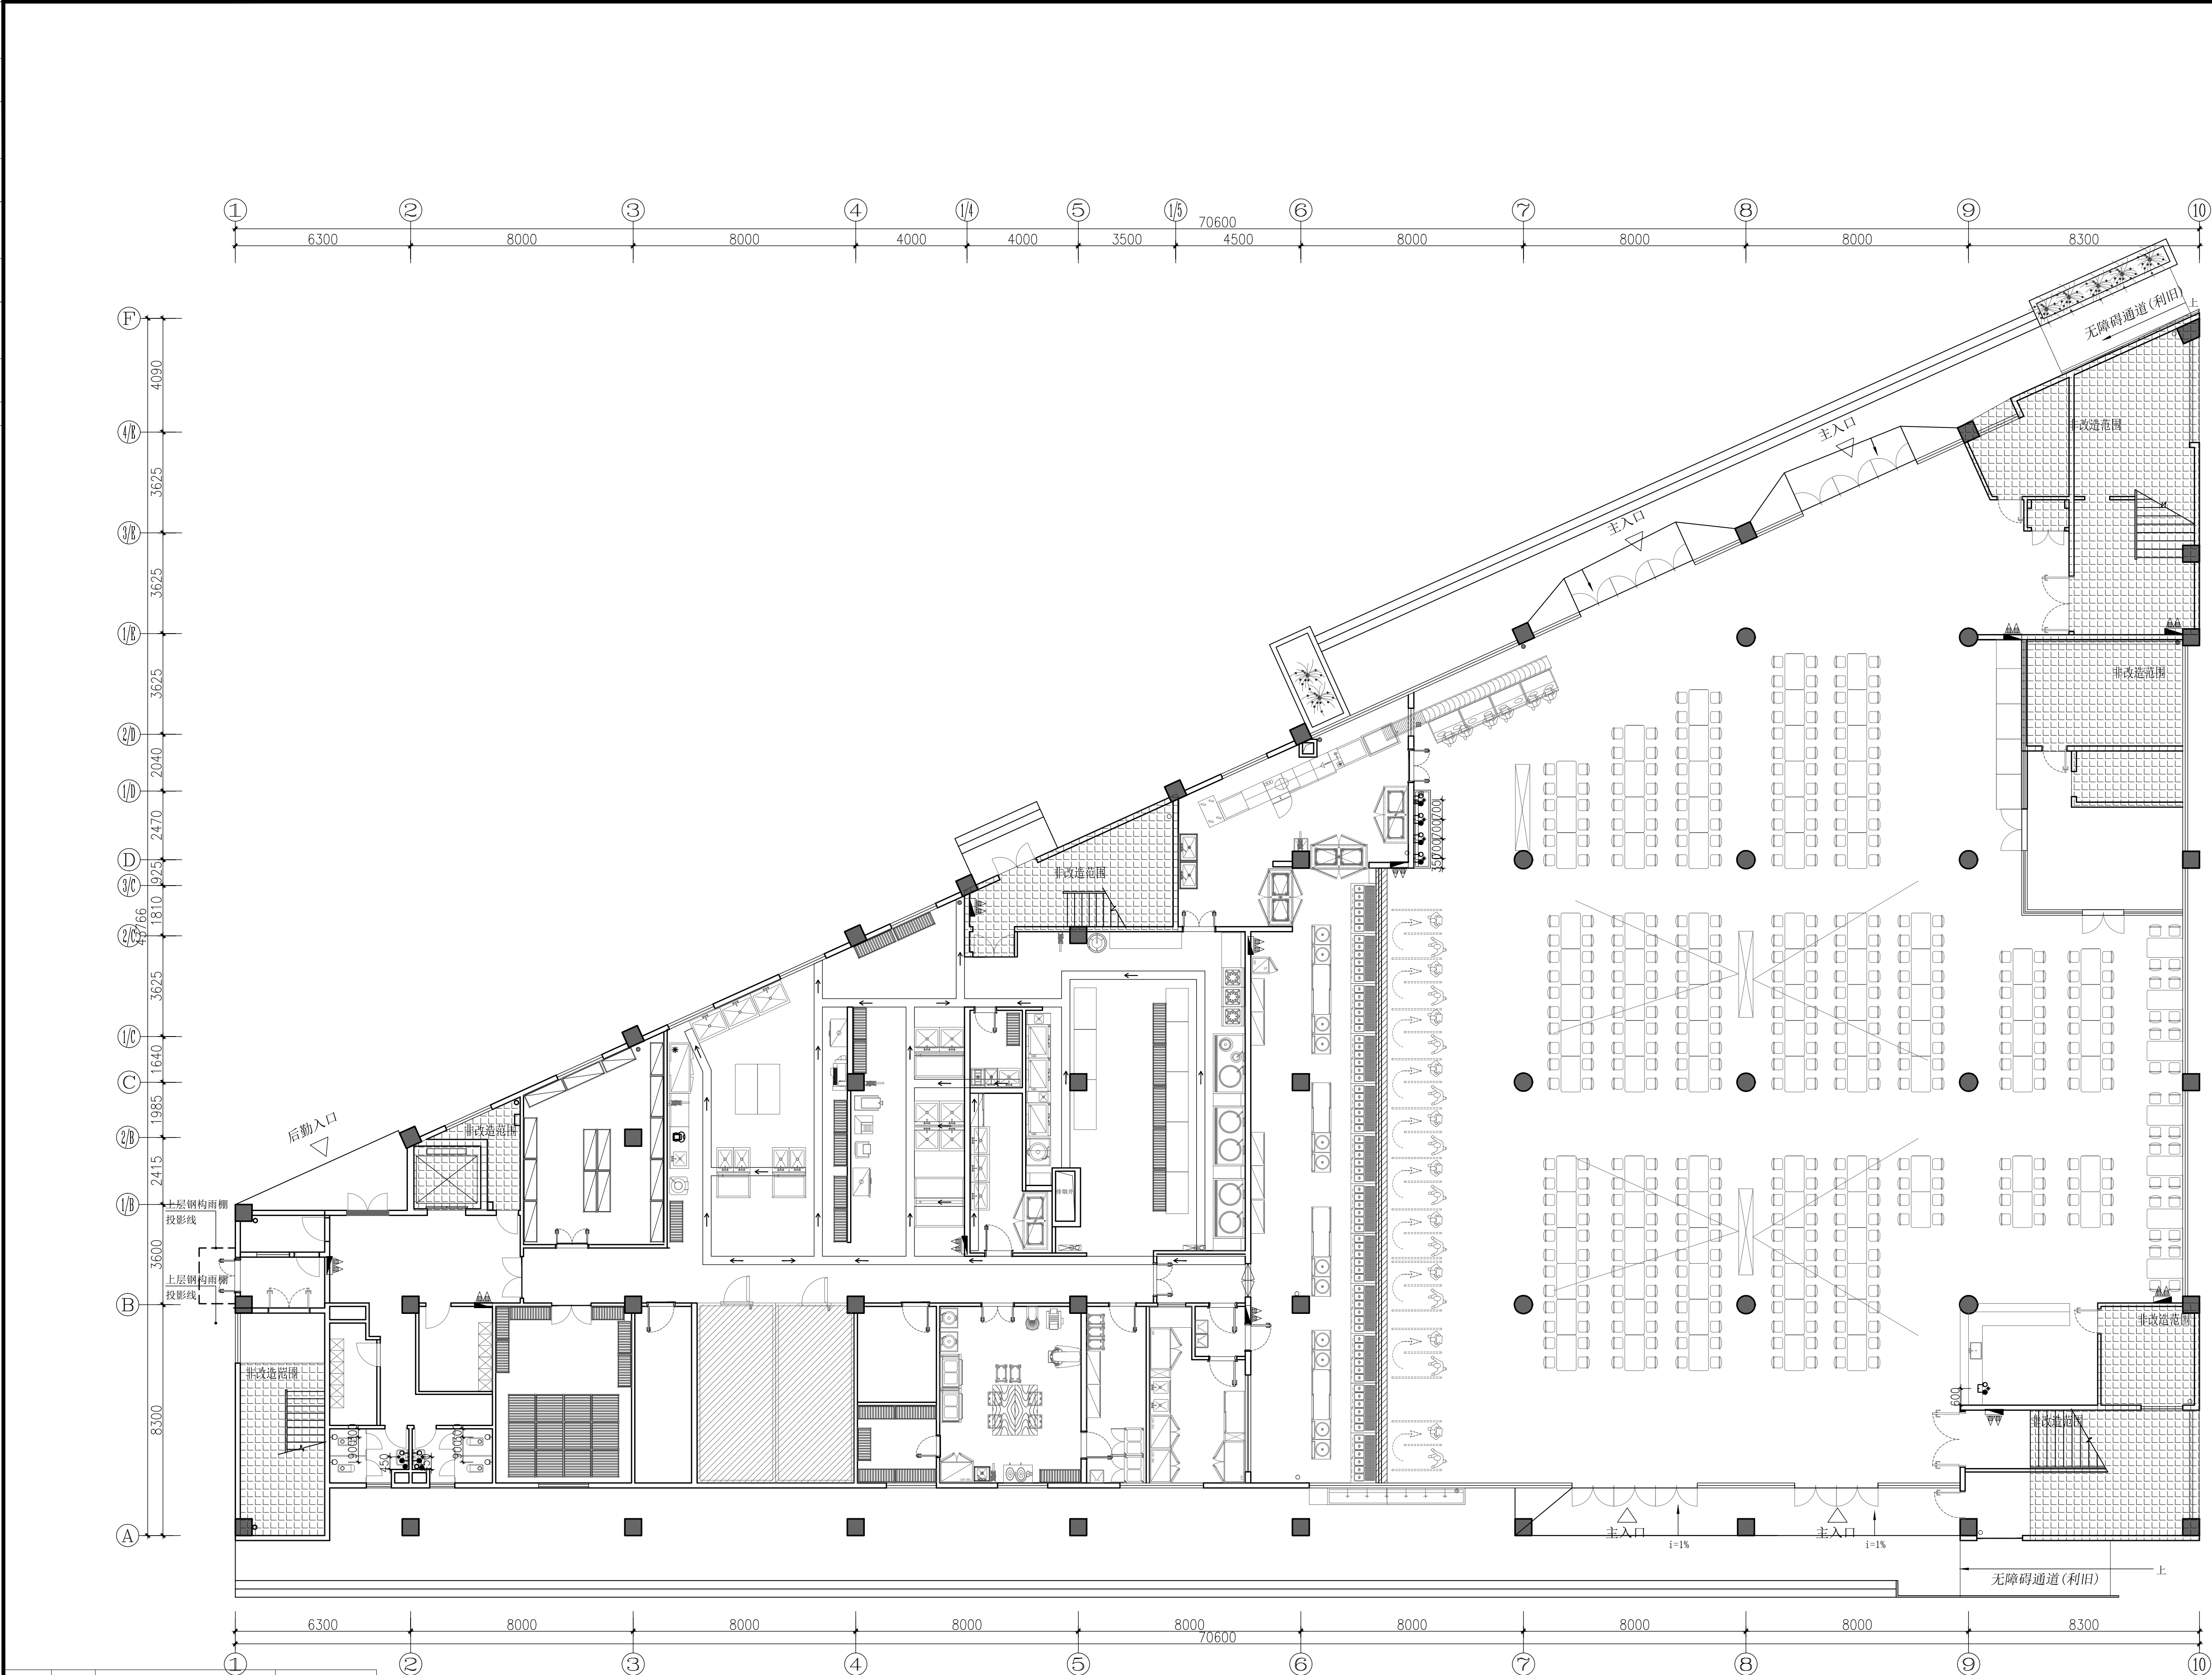


暖通	给排水	电气
空调	采暖	照明
通风	卫生	弱电
动力	消防	通信
热力	燃气	网络
制冷	雨水	电视
除湿	污水	电话
加湿	中水	广播
除湿	雨水	报警
加湿	污水	报警
除湿	中水	报警
加湿	雨水	报警

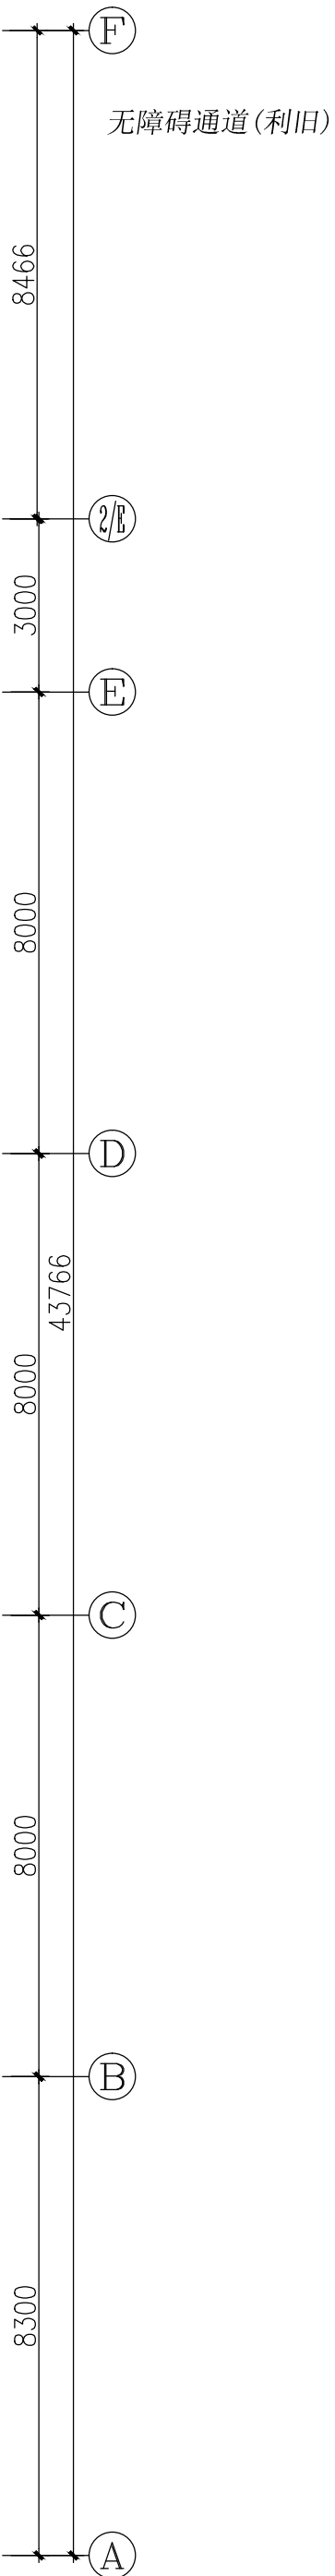

区域	图例	名称	说明
卫生间	●○	台盆墙面出水点(热/冷水)	距地高度500mm
	◆	台盆地面排水位置	
	○	蹲便给水口	距地高度150mm
	○	蹲便下水位置	中心距墙350mm
	⊗	地漏	
大厅	●○	台盆墙面出水点(热/冷水)	距地高度700mm
	◆	台盆地面排水位置	距地高度500mm

PLUMBING PLAN  
一层给排水点位布置图  
SCALE 1:120

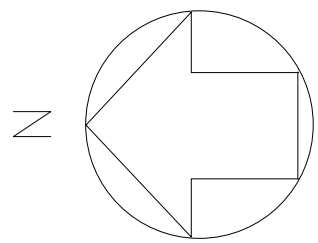

版本号	日期	修改内容
Mark	Date	Description
广州大学建筑设计研究院有限公司 Guangzhou University Architectural Design and Research Institute Co., Ltd 地址: 广州市解放北路花岗东1号数理楼7-9楼		
<input type="checkbox"/> 建筑工程设计证书号: 甲级 A244018068		
<input type="checkbox"/> 城乡规划编制证书号: 自资规甲字 23440708		
<input type="checkbox"/> 文物保护工程勘察资质证书号: 文物设甲字0201SJ0041		
<input type="checkbox"/> 风景园林工程设计证书号: 乙级 A244018068		
<input type="checkbox"/> 岩土工程设计证书号: 乙级 B244065352		
审定	郑日辉	郑日辉
审核	郑日辉	郑日辉
初审/校对	可莹	可莹
项目负责人	郑日辉	郑日辉
专业负责人	莫如意	莫如意
设计	徐洪伟	徐洪伟
	黄升伟	黄升伟
	陈善杰	陈善杰
建设单位	广州大学	
工程名称	广州大学梅苑食堂维修项目	
图纸名称	一层给排水点位布置图	
设计阶段	施工图	
设计部门	第四综合设计部	工程编号: GDSX2024
Department		Project No. 0429-07
专业	建筑	图号: 1F-PL-13
Discipline		Drawing No.
版本	A	日期: 2025.03
Rev.		Date
电子文件名		
File Name		
版权所有, 未经授权, 不得复制。 ALL RIGHTS RESERVED.		