


[illegible]

说明: 1 拆除下来的废旧物品须按甲方意见运送至附近仓库放置(运距约3KM),或经甲方确认后当建筑垃圾处理。
2 弱电线槽需保留,利旧使用

WALLING REMOVAL DIMENSION PLAN



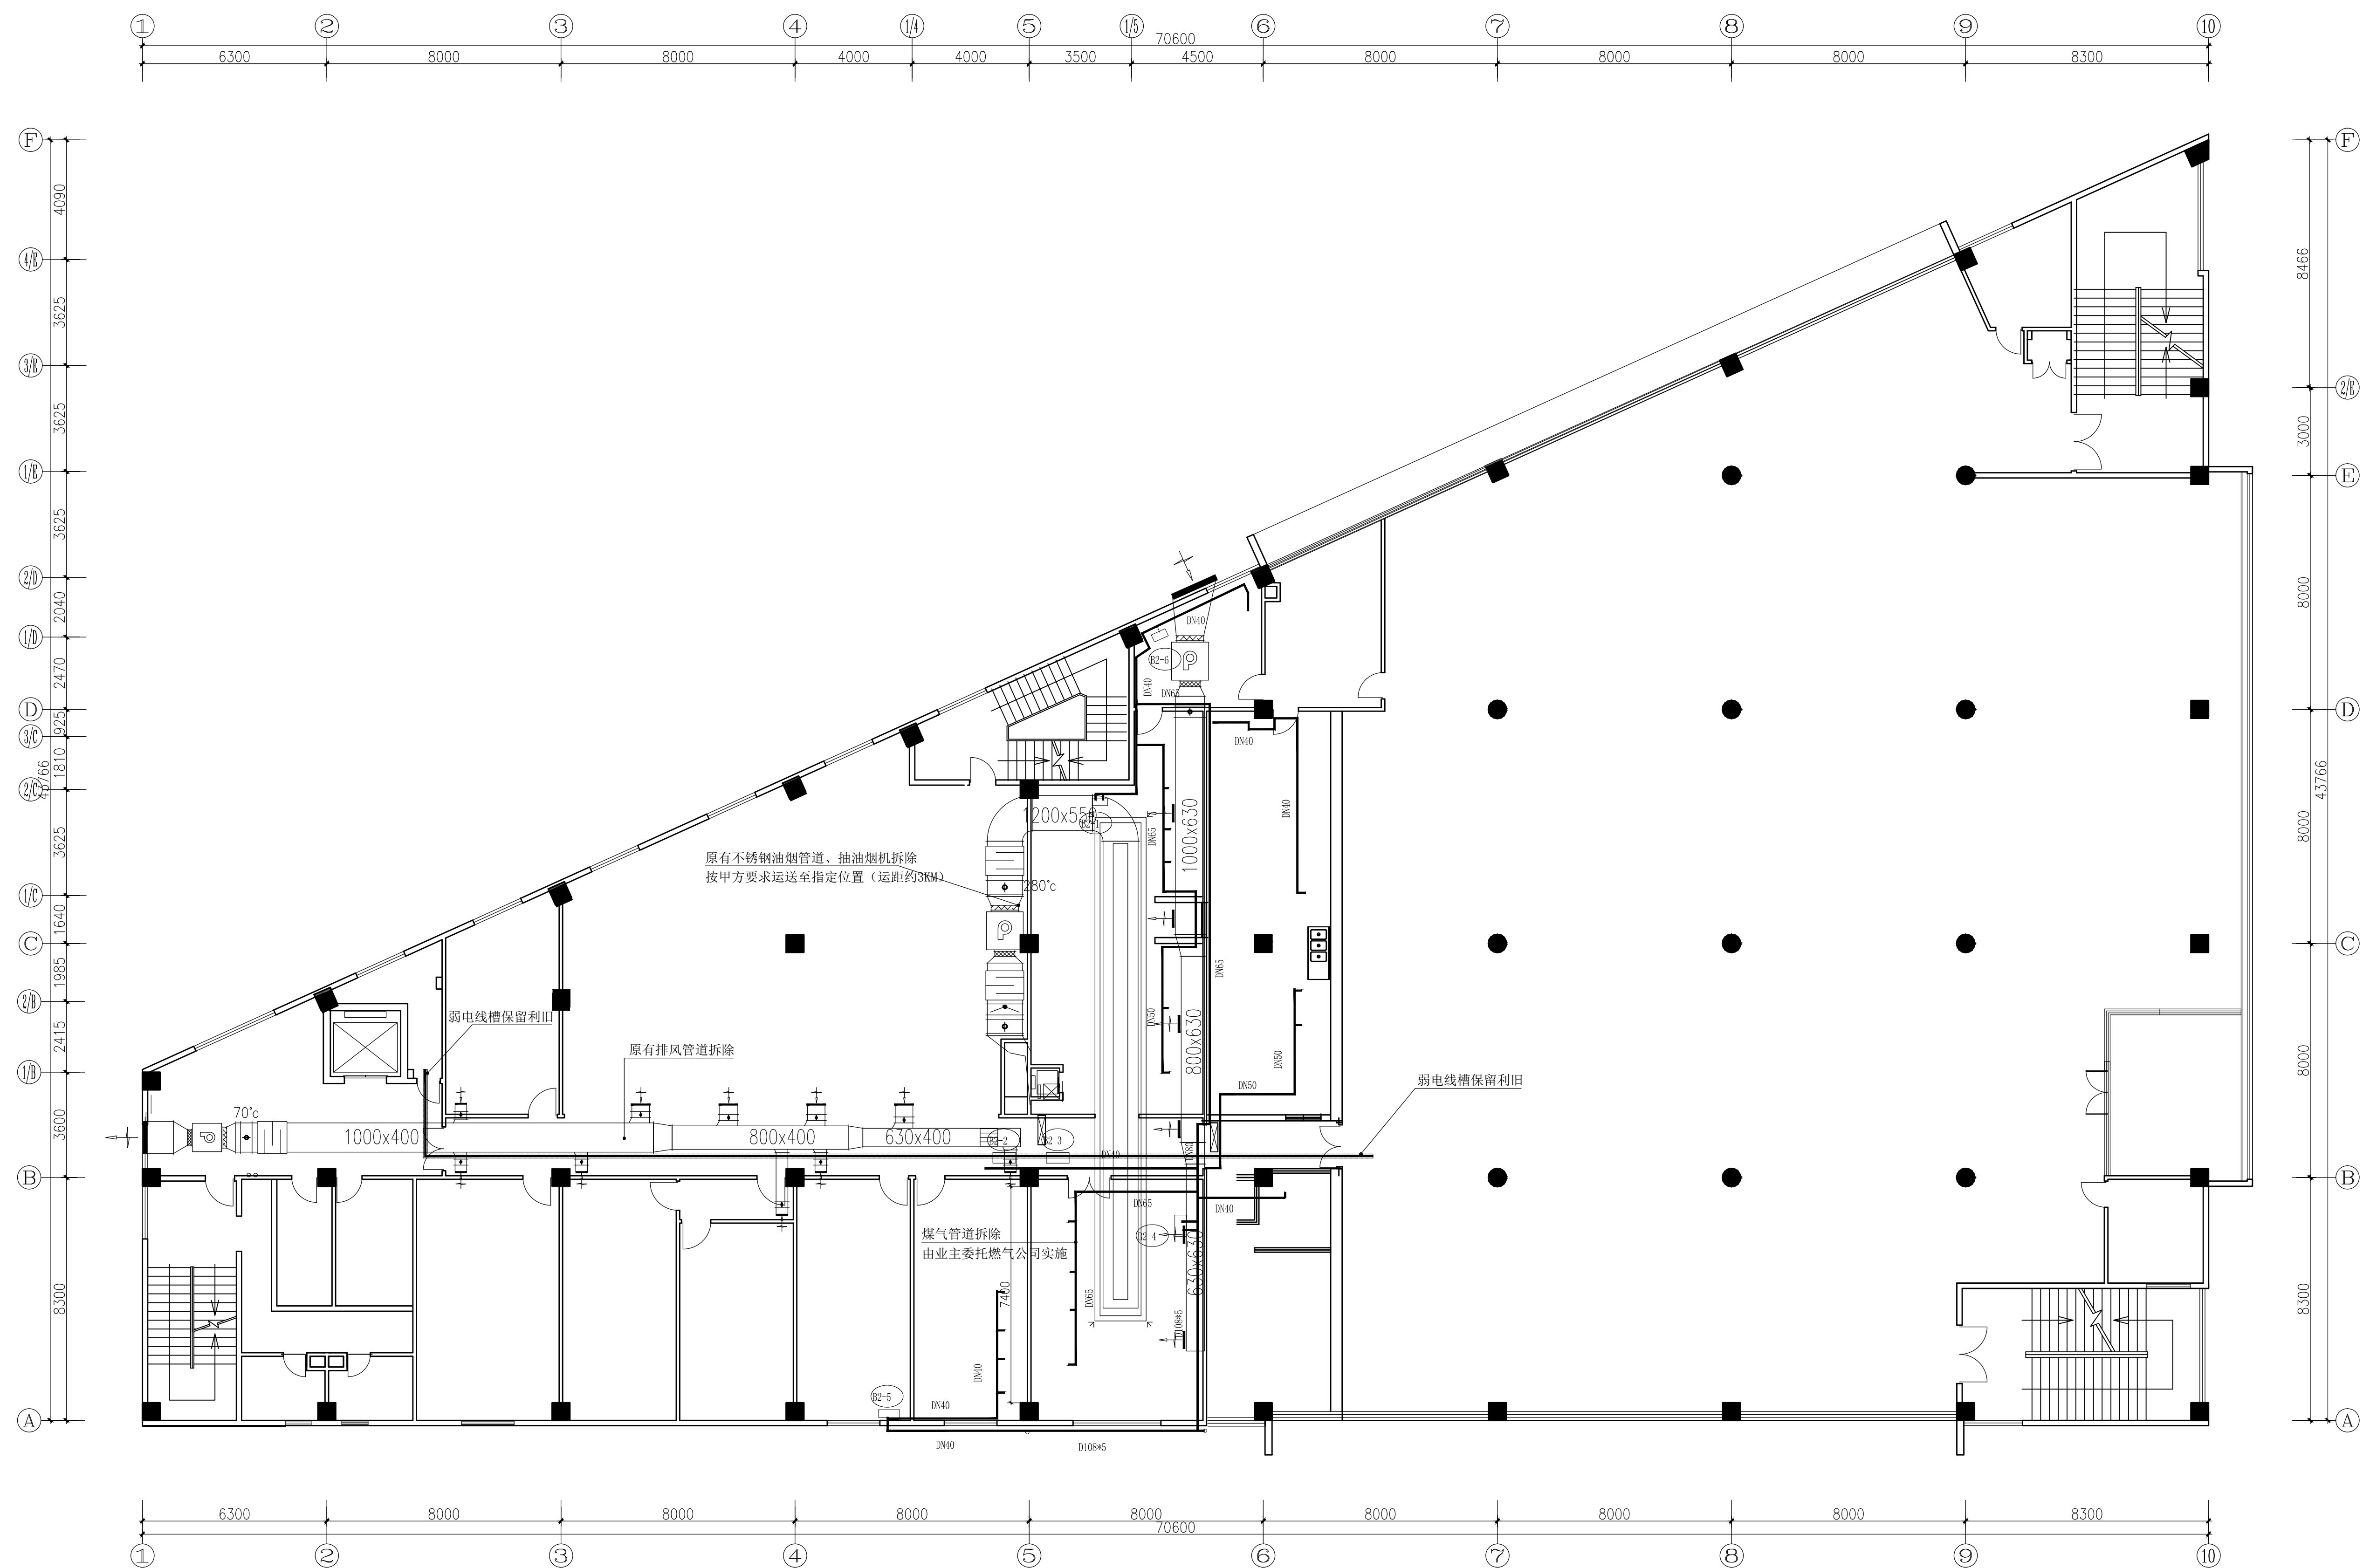

二层拆除管线图


SCALE 1:120

版本号 Mark	日期 Date	修 改 内 容 Description
-------------	------------	------------------------

 广州大学建筑设计研究院有限公司
Guangzhou University Architectural
Design and Research Institute Co., Ltd
地址：广州市解放北桂花岗东1号数理楼7-9楼

<input type="checkbox"/> 建筑工程设计证书号: 甲级 A244018068
<input type="checkbox"/> 城乡规划编制证书号: 自资规甲字 23440708
<input type="checkbox"/> 文物保护工程勘察设计证书号: 文物设甲字0201SJ004
<input type="checkbox"/> 风景园林工程设计证书号: 乙级 A244018068
<input type="checkbox"/> 岩土工程设计证书号: 乙级 E244065352

审 定 Authorized by	郑日辉	
审 核 Processed by	郑日辉	
初 审/校 对 Checked by	可 莹	
项目负责人 Project Director	郑日辉	

专业负责人 Discipline Responsible by	莫如惠	
---------------------------------------	-----	---

设 计	徐洪伟	
	黄升伟	
	陈善杰	

Designed by		

建设单位 Client	广州大学
----------------	------

工 程 名 称 Project	广州大学梅苑食堂维护维修项目
-----------------------	----------------

图 纸 名 称 Title	二层拆除管线图
---------------------	---------

设计阶段 Drawing Status	施工图		
------------------------	-----	--	--

设计部门 Department	第四综合设计所	工程编号 Project No.	GDSX2024 0429-肆07
专业 Discipline	建筑	图号 Drawing No.	2F-PL-03

版 本 Rev.	A	日 期 Date	2025.03
-------------	---	-------------	---------

电子文件名 File Name	
--------------------	--

--	--

版权所有，未经授权，不得复制。
ALL RIGHTS RESERVED.