



会	图	通	建			调	
登	划	电	结			空	
栏	林	给	强			量	
	信	气	电			桥	
		藏	弱			乘	

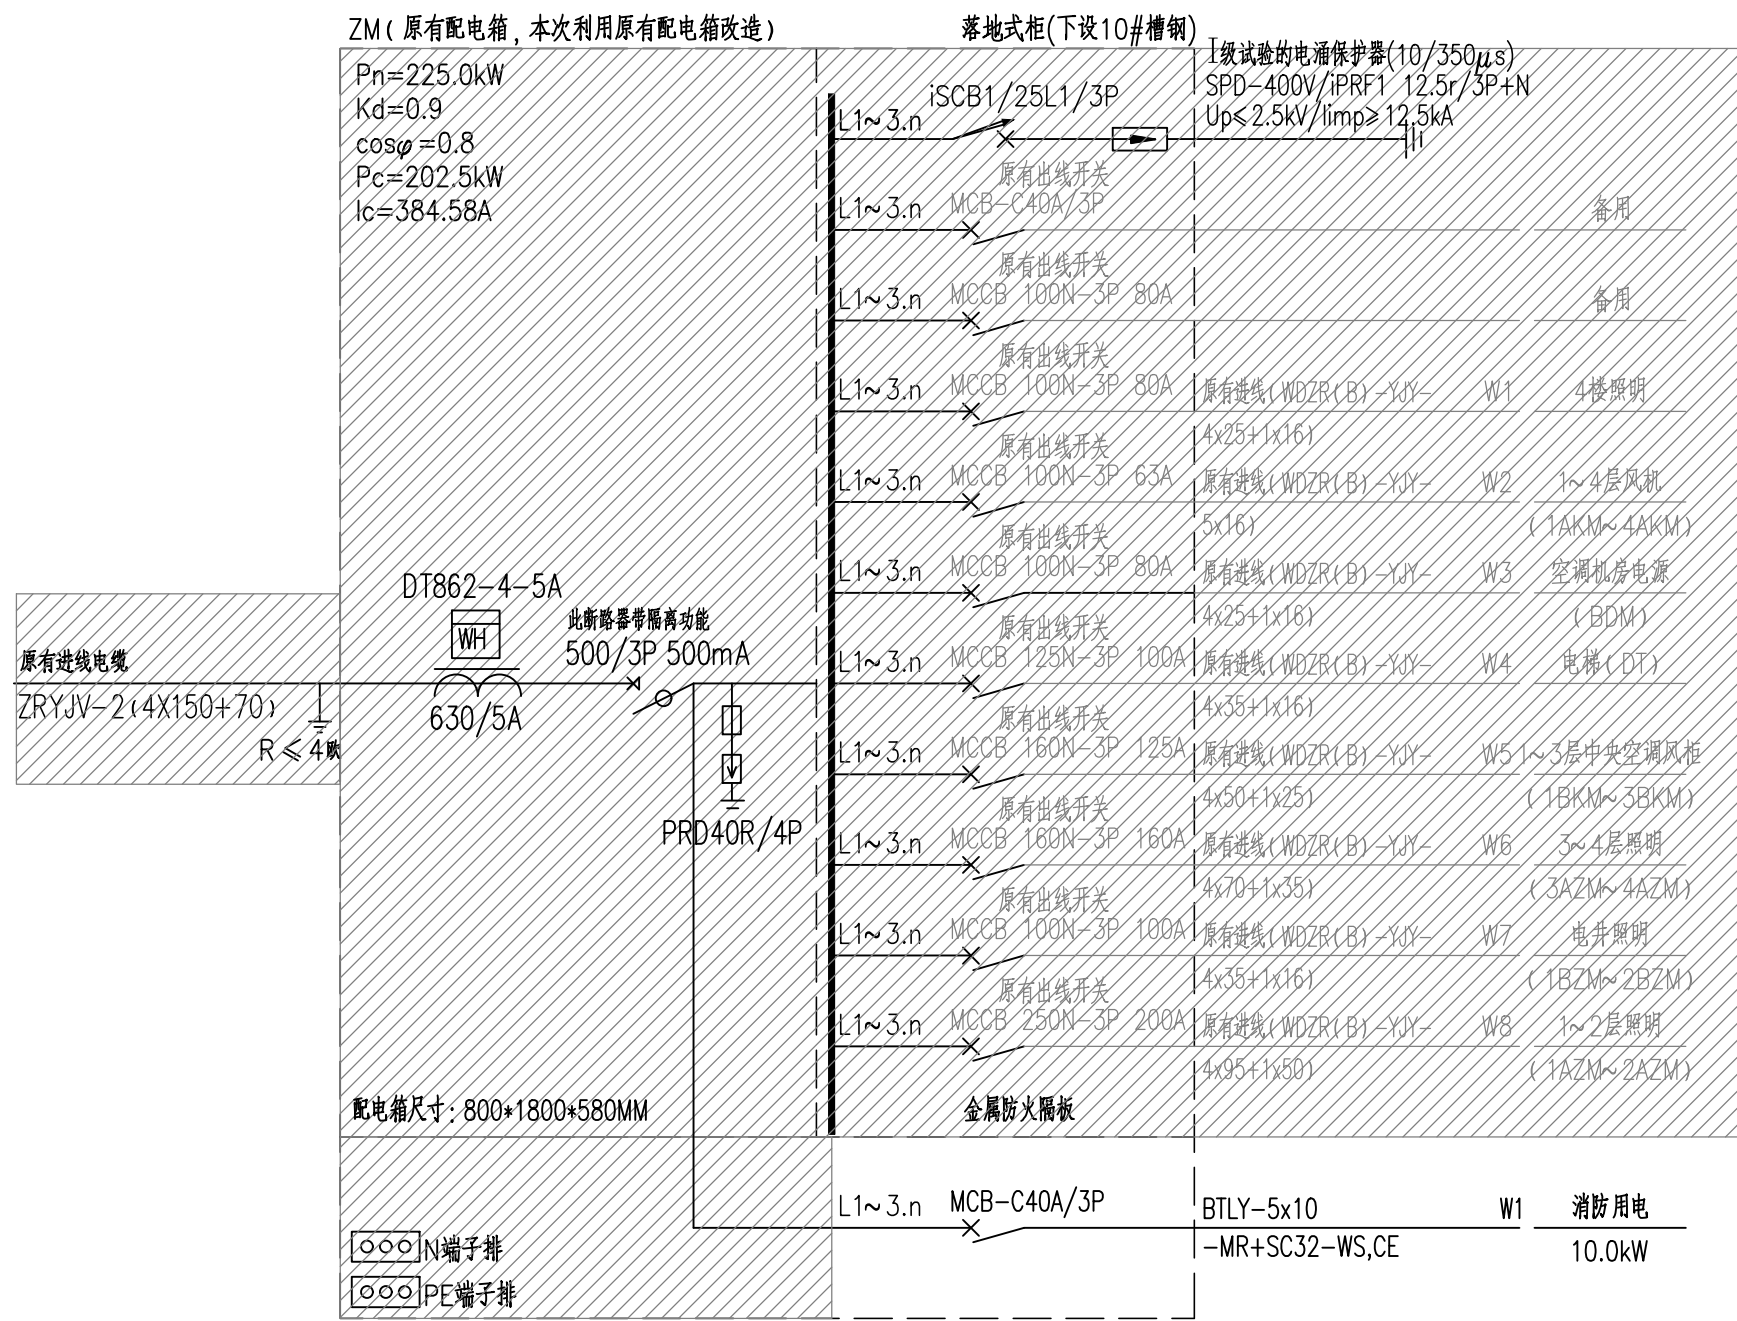


### 一层厨房区域照明总配电箱配电系统图

注：需对本配电箱内部无需更换的电气开关元器件进行全面维护保养，  
以确保其正常运行和安全使用。由厂家负责执行，安全监督由安全部门负责。

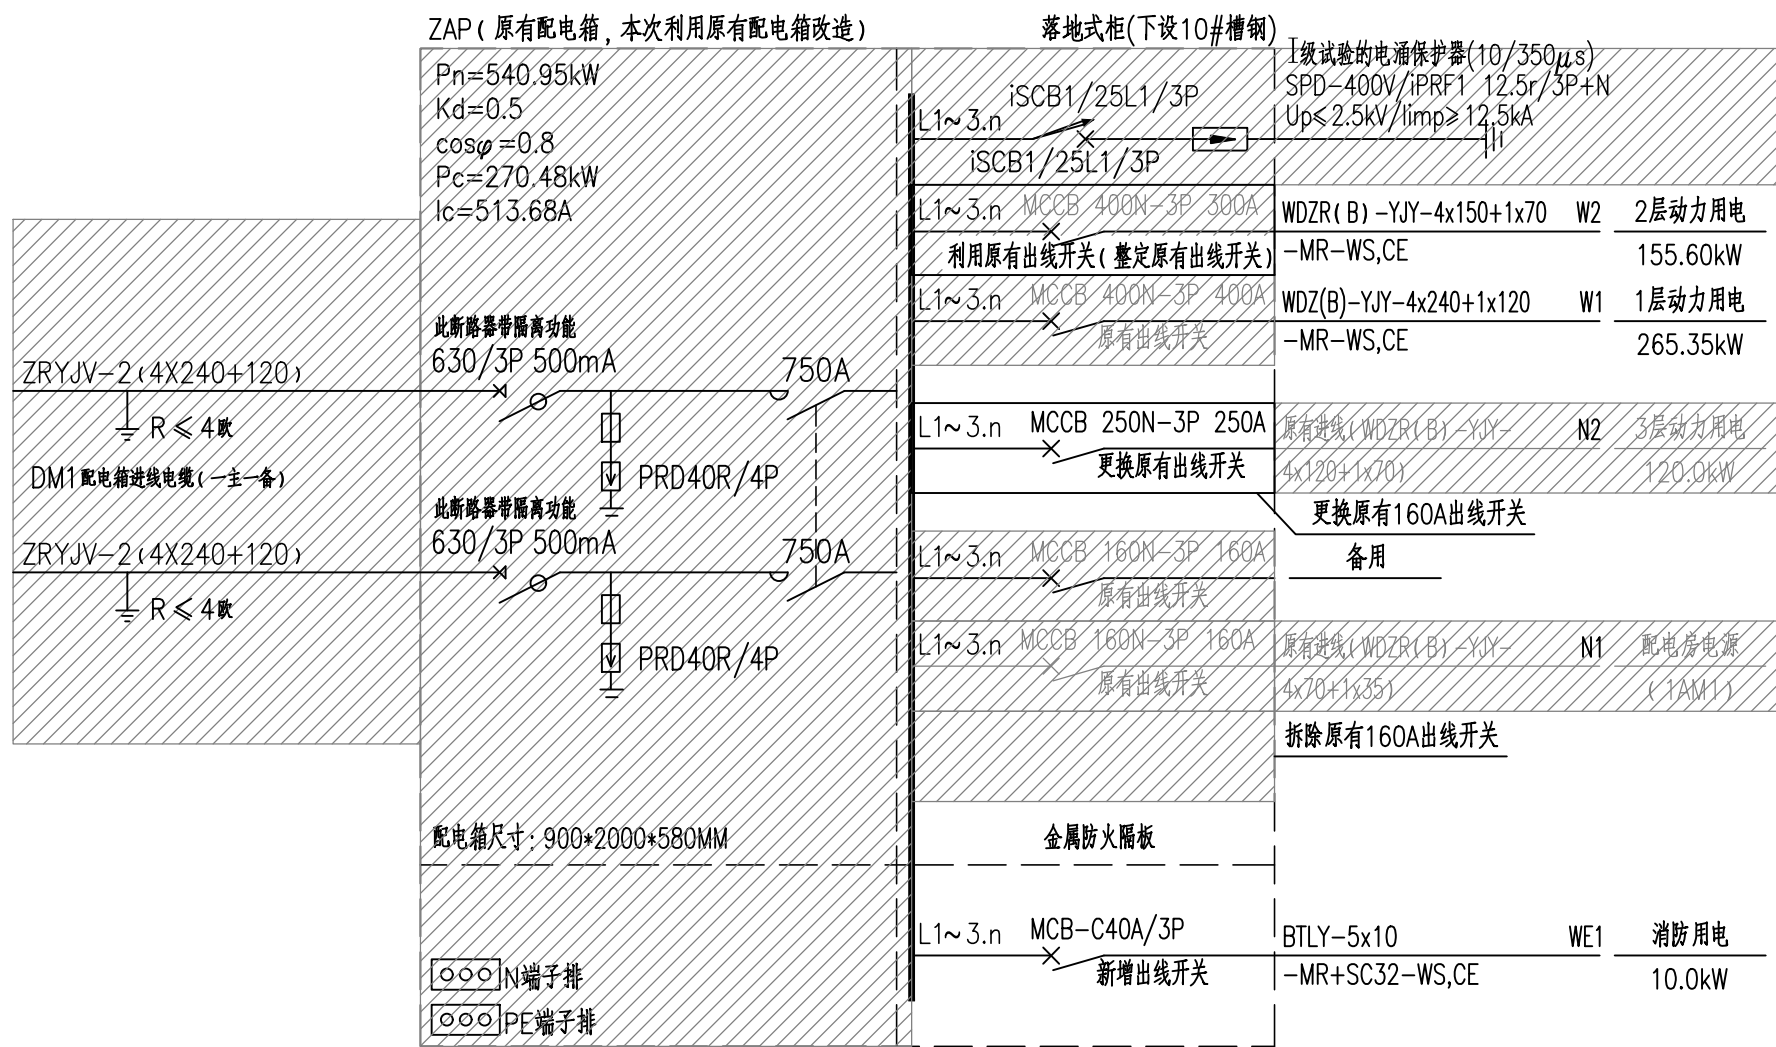


一层厨房区域总配电箱(双电源切换)配电系统图


注:需对本配电箱内部无需更换的电气开关元器件进行全面维护保养,以确保其正常运行和安全使用。由厂家负责执行,安全监督由安全部门负责。

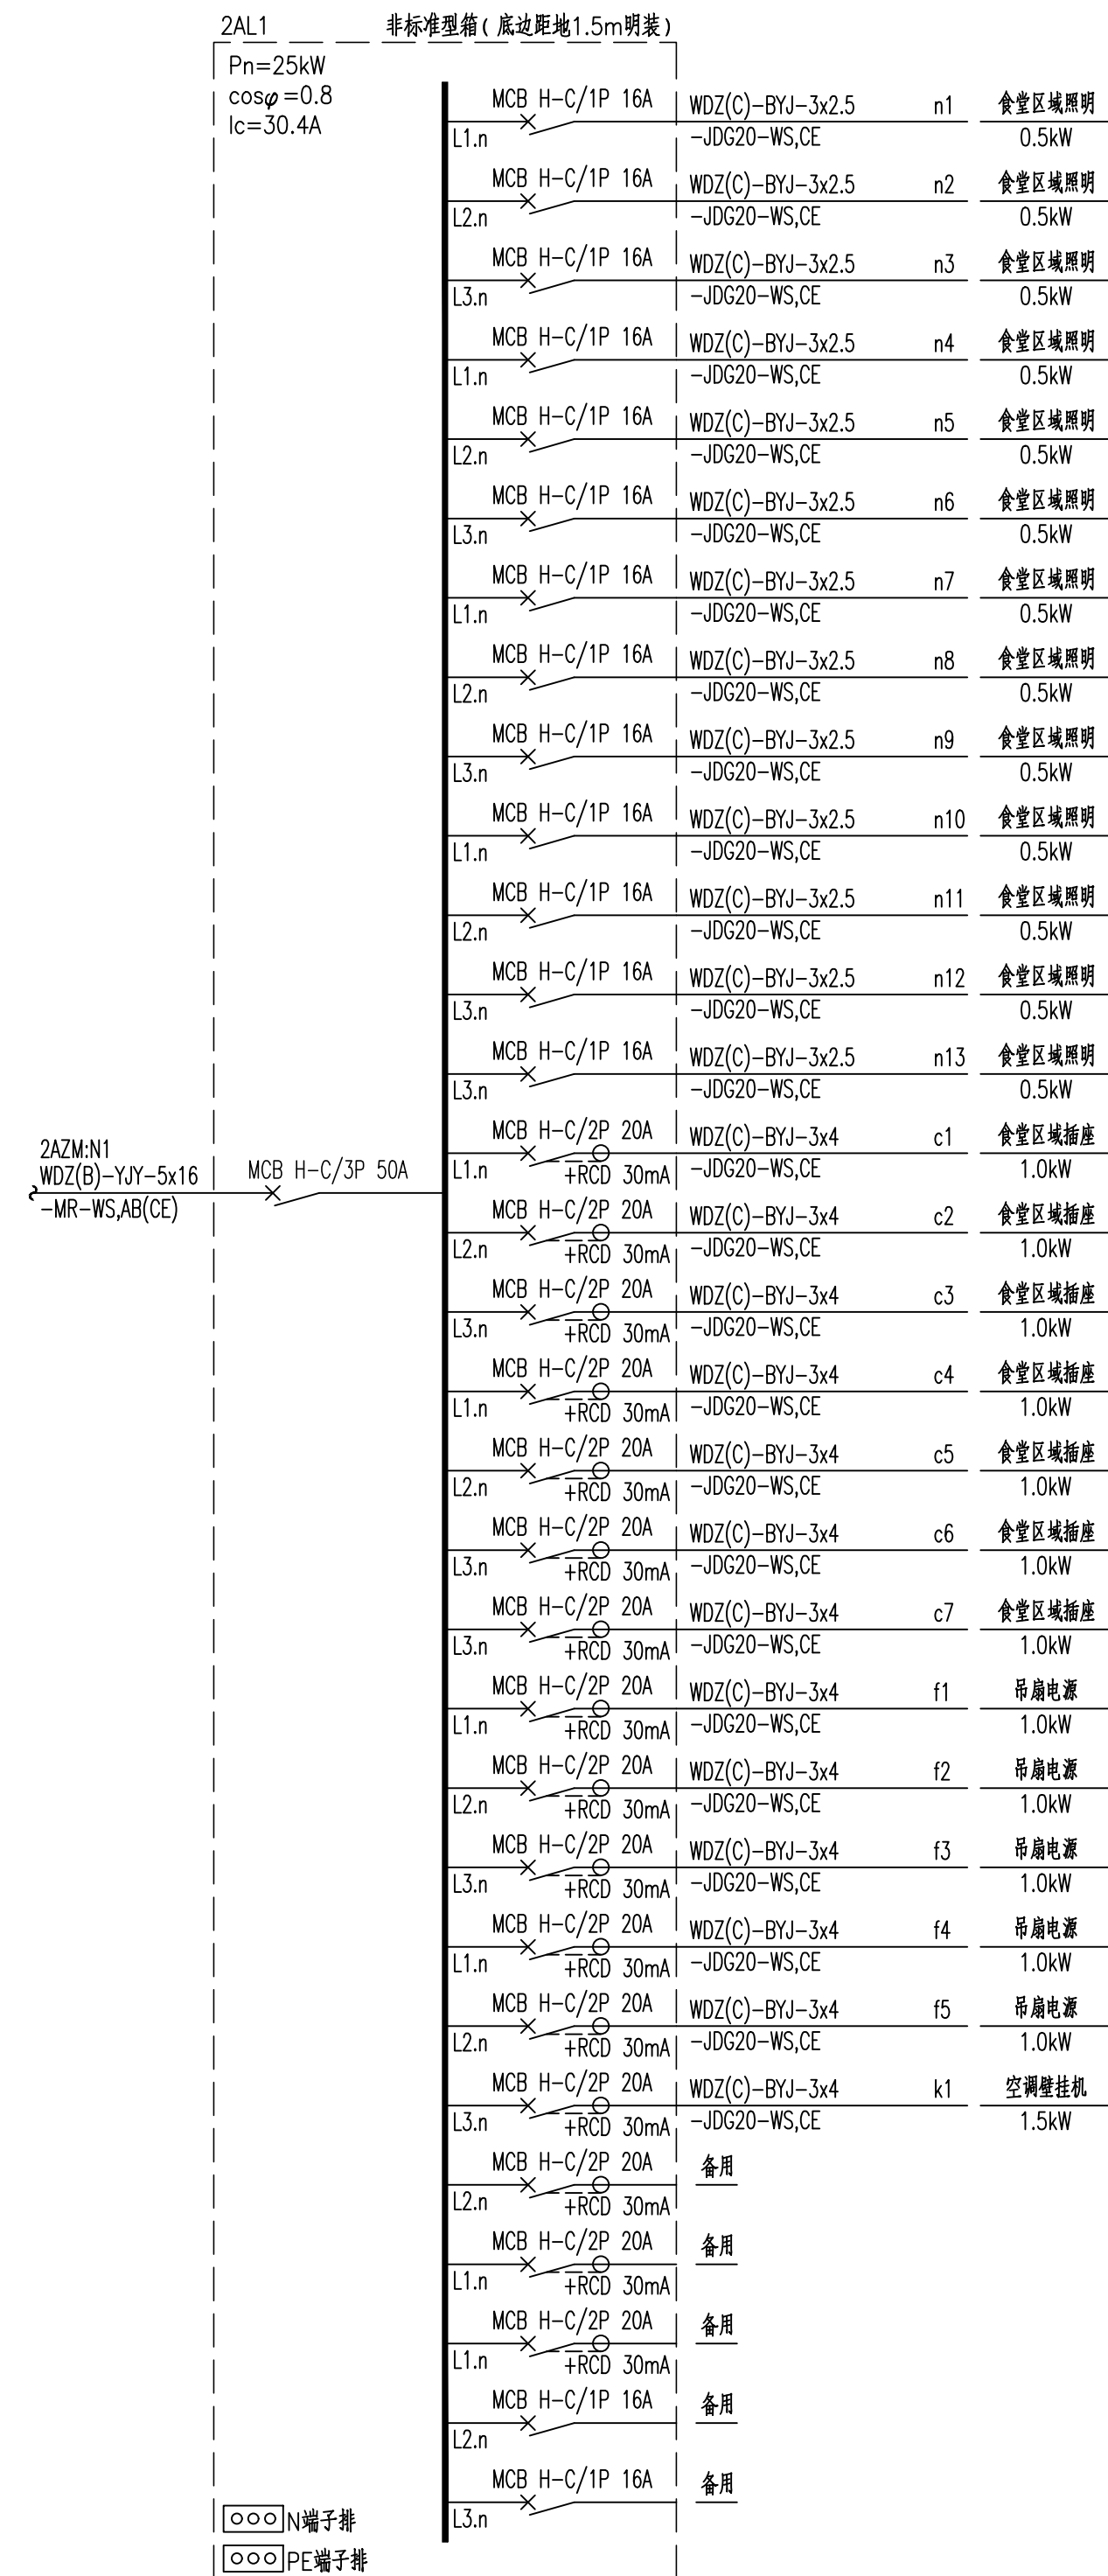



### 二层食堂区域配电箱系统结线图

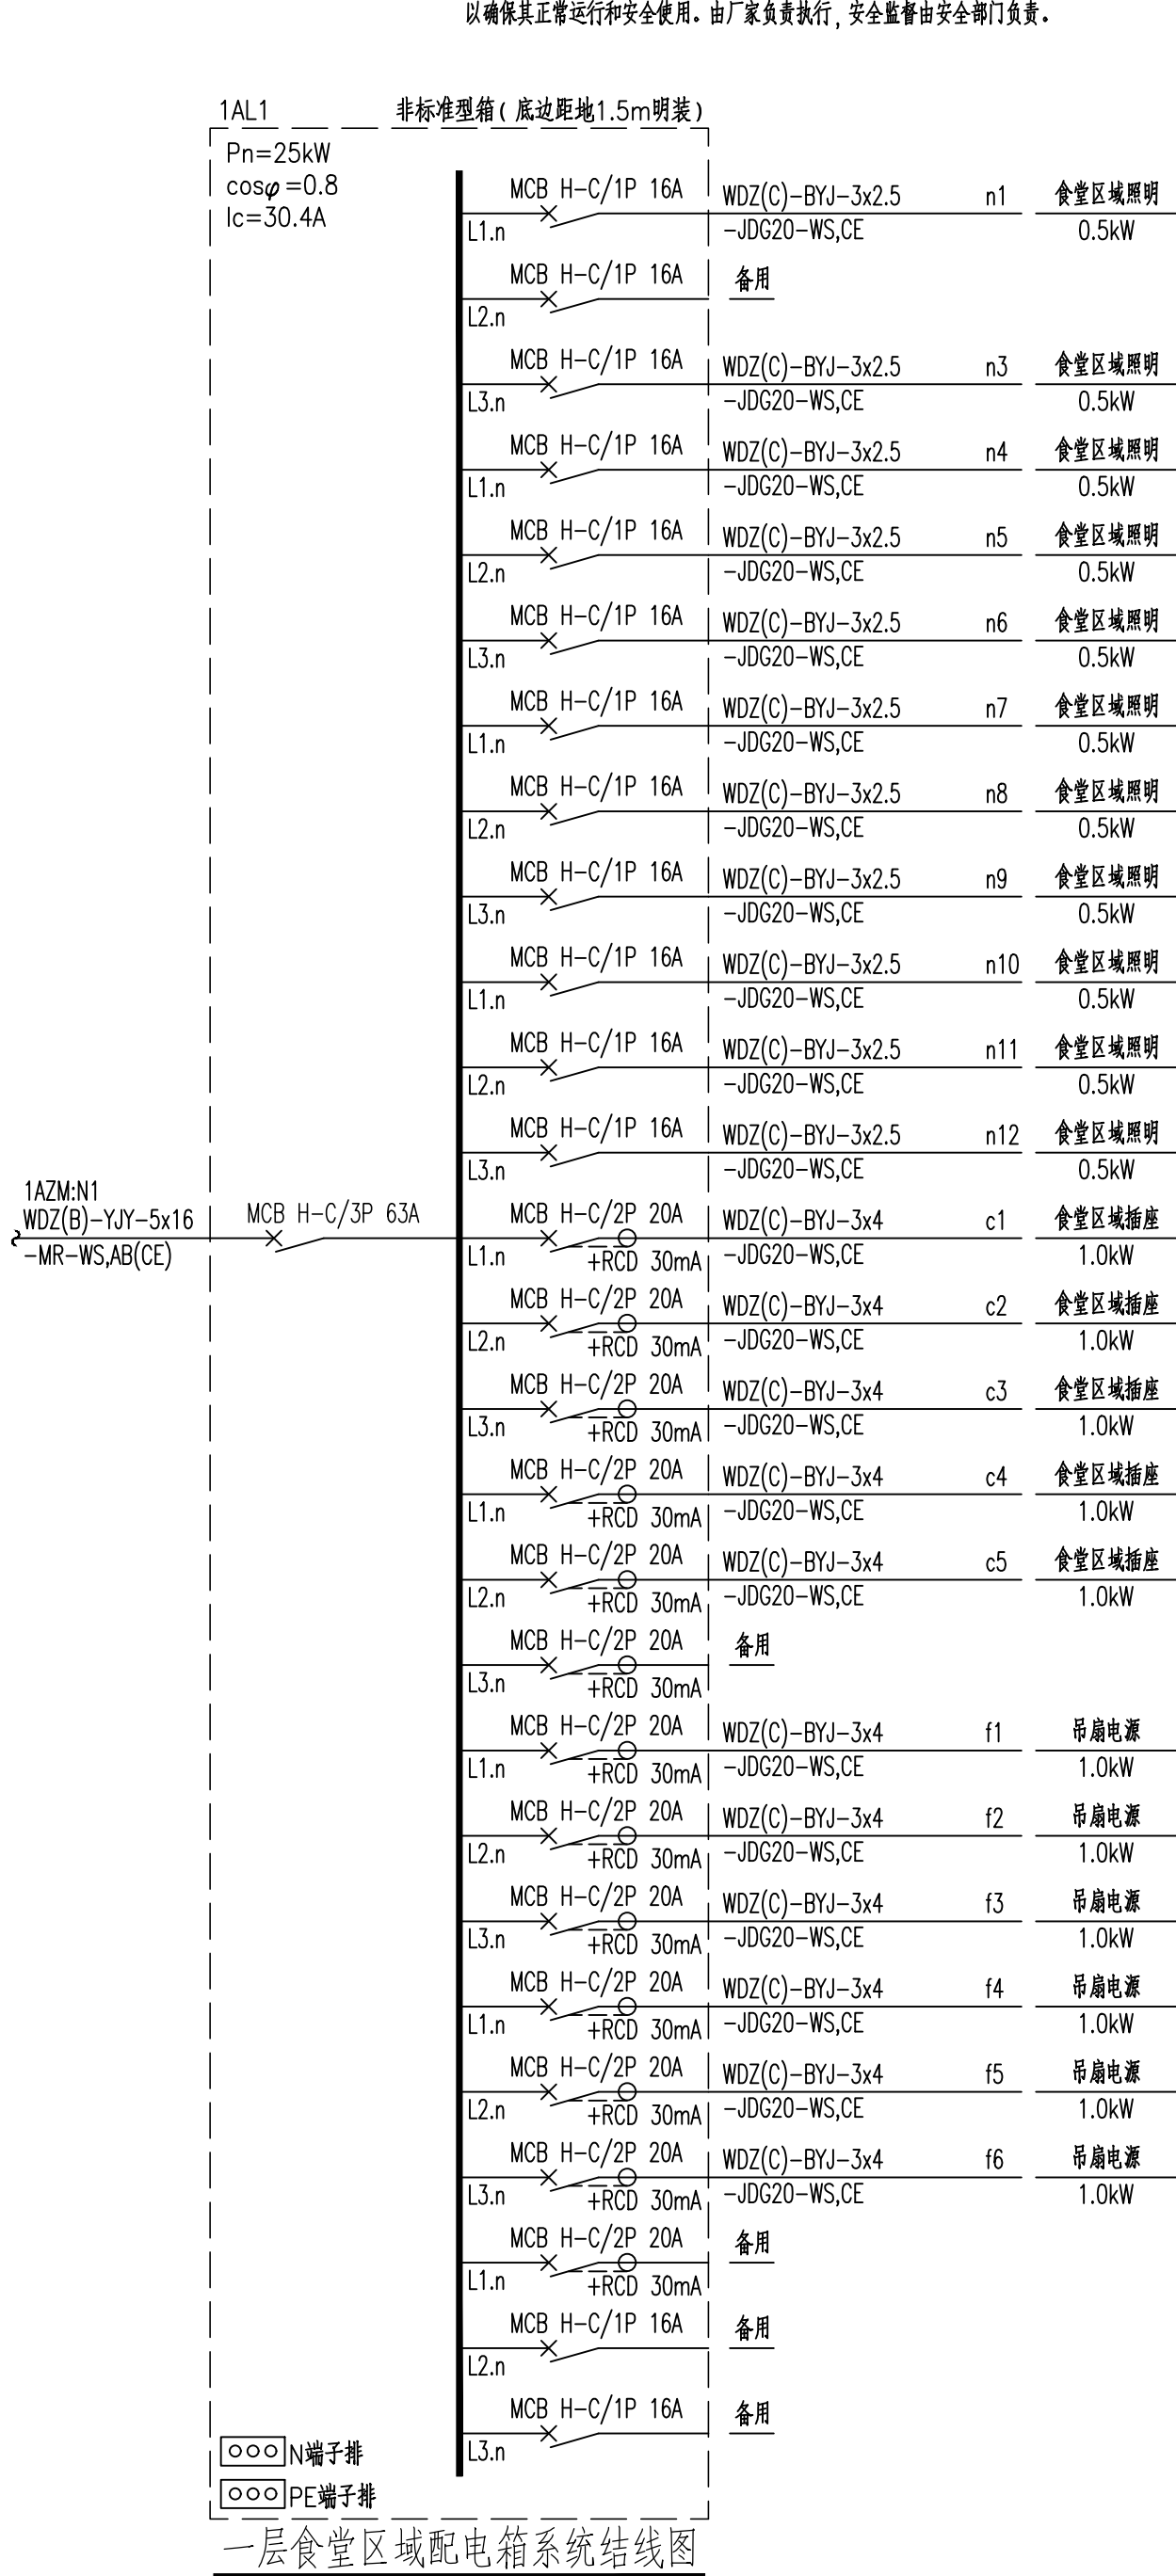



### 一层食堂区域配电箱系统结线图

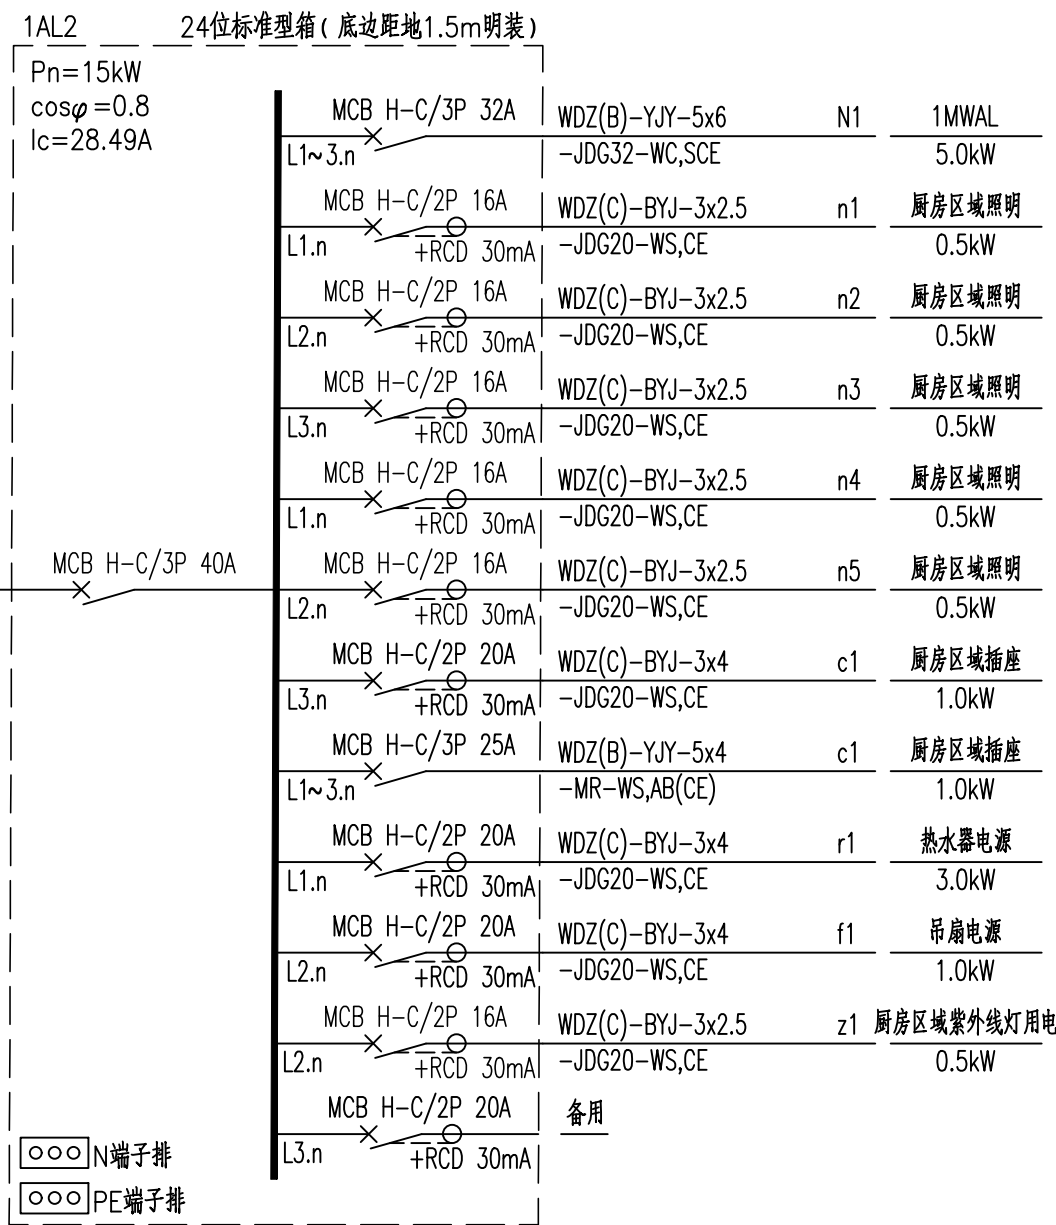


一层厨房区域配电箱系统结线图

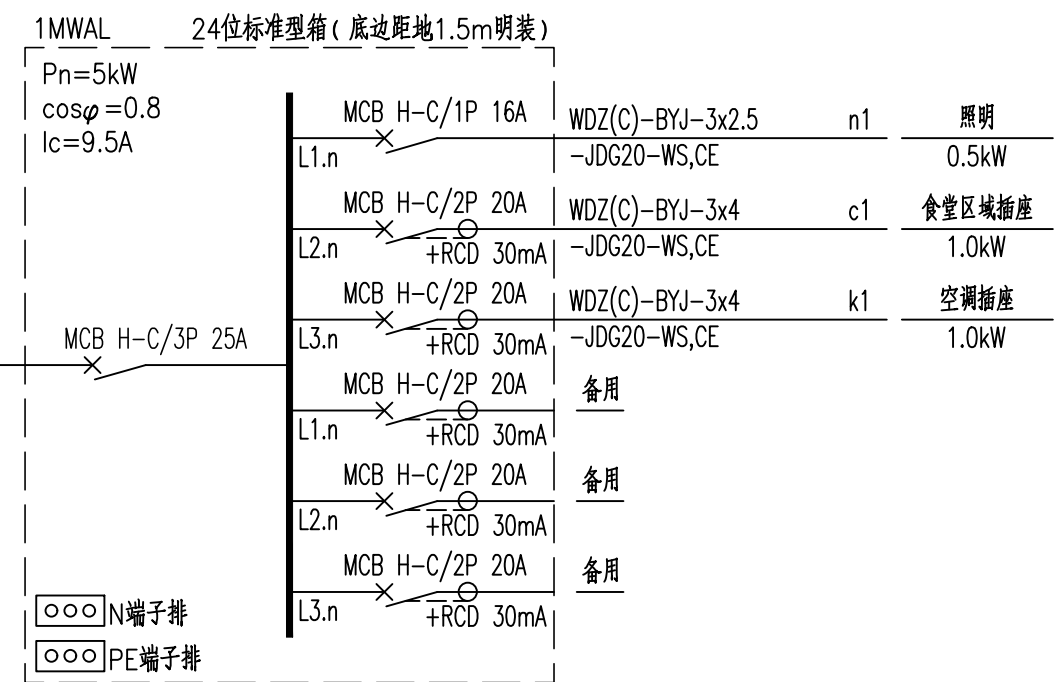 



### 一层门卫室配电箱系统结线图

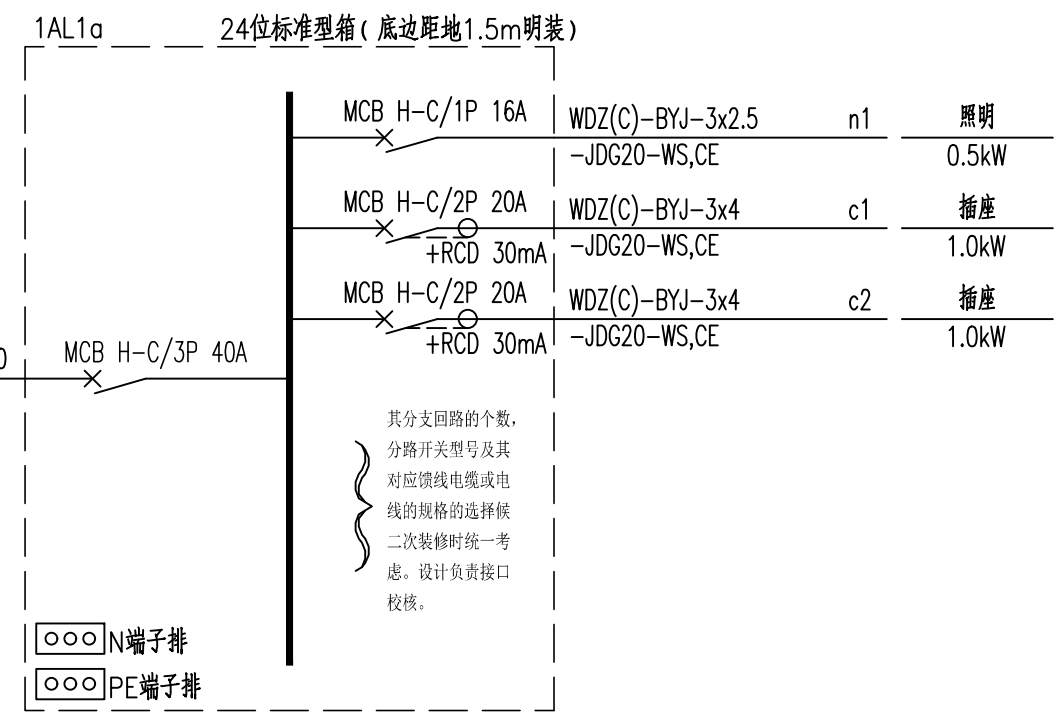 

 
 

 
 
 
 
### 一层豆浆铺配电箱系统结线图

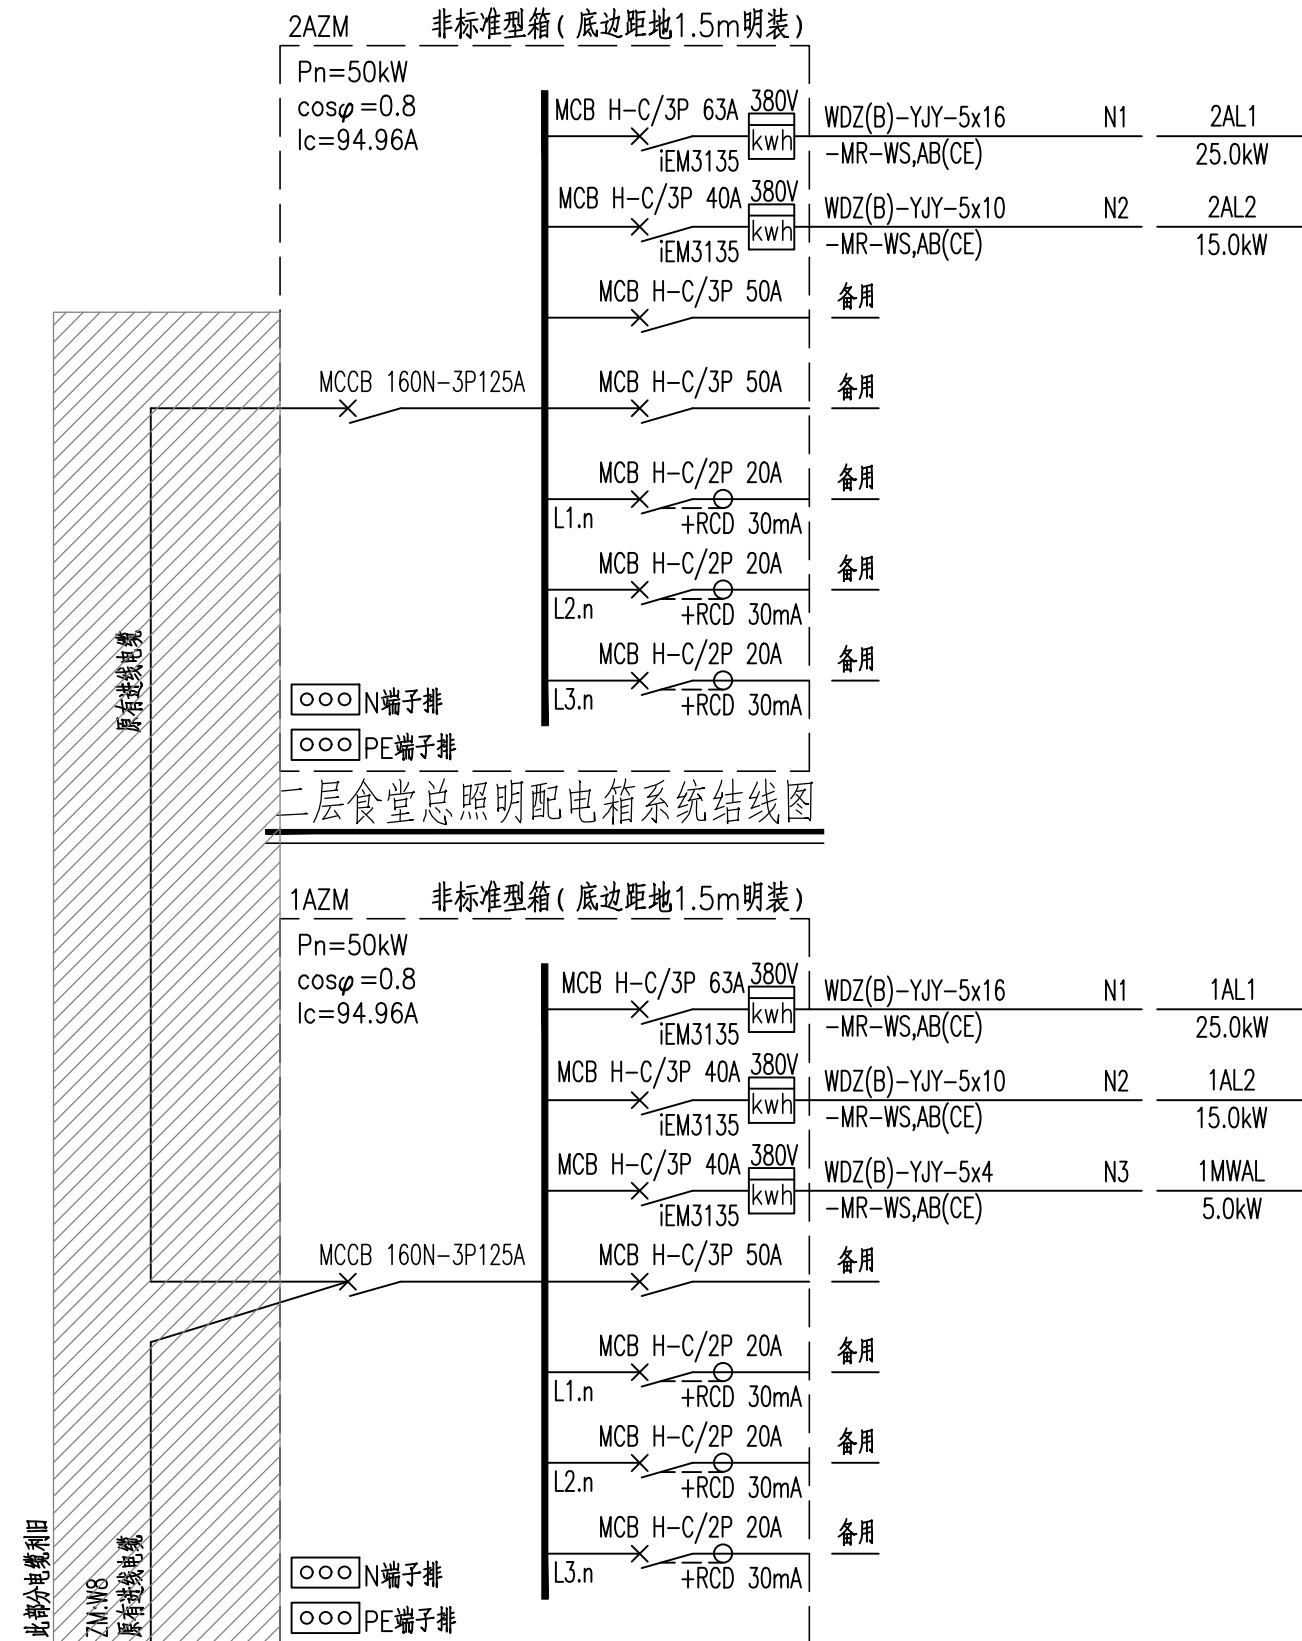

### 一层食堂总照明配电箱系统结线图

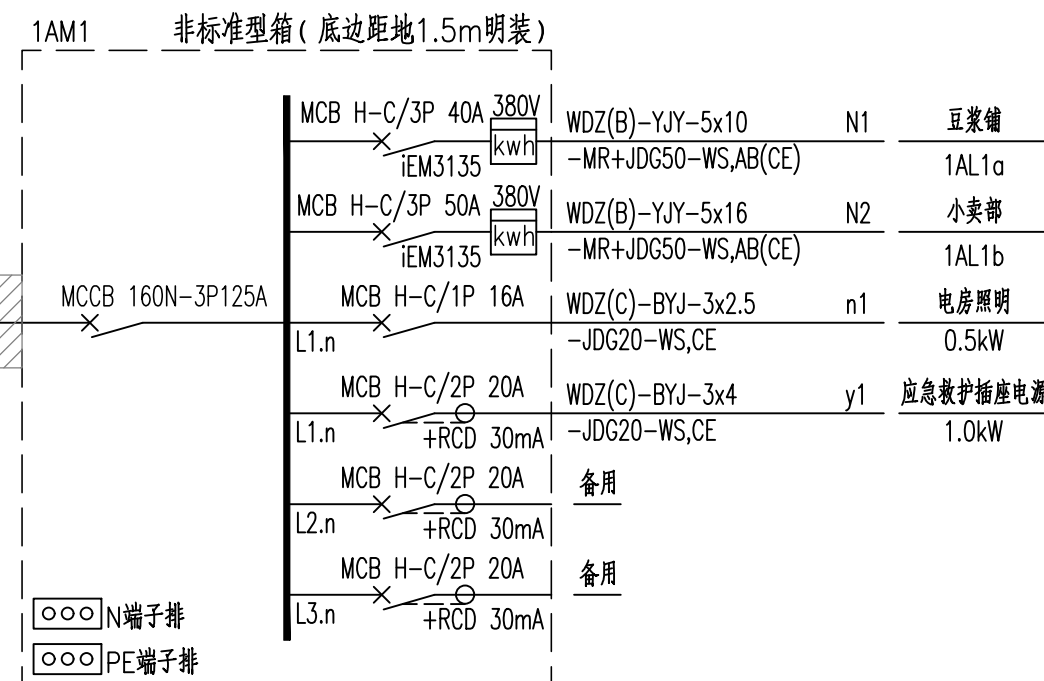

一层电房杂电照明配电箱系统结线图

版本号	日期	修 改 内 容		
Version	Date	Description		
<div></div>	广州大学建筑设计研究院有限公司 Guangzhou University Architectural Design and Research Institute Co., Ltd			
	地址：广州市解放北桂花岗东1号数理楼7-9楼			
	<input checked="" type="checkbox"/> 建筑工程设计证书号：甲级 A244018068			
	<input checked="" type="checkbox"/> 城乡规划编制证书号：自资质甲字第23440708			
	<input checked="" type="checkbox"/> 文物保护工程勘察资质证书号：文物资质甲第0201S0041			
	<input checked="" type="checkbox"/> 风景园林工程设计证书号：乙级 A244018068			
	<input checked="" type="checkbox"/> 岩土工程设计证书号：乙级 B344066352			
	审 定 Authorized by	黄 鹏		
	审查 Processed by	黄 鹏		
	初审/校对 Checked by	黄永平		
项目负责人 Project Director	郑日辉			
专业负责人 Discipline Responsible by	黄永平			
	周伟杰			
设 计 Designed by				
建 设 单 位 Client	广州大学			
工 程 名 称 Project	广州大学梅苑食堂维护维修项目			
图 纸 名 称 Title	配电系统图—1			
设计阶段 Drawing Status	施工图			
设计部门 Department	第四组设计所	工程编号 Project No.	GDSX2024 0429-#07	
专 业 Discipline	电 气	图 号 Drawing No.	DZ—03	
版 本 Version	A	日 期 Date	2025.03	
电子文件名 File Name				

版权所有，未经授权，不得复制。  
ALL RIGHTS RESERVED.