




会	图	通	建			调	
登	划	电	结			空	
栏	林	给	强			量	
	信	提	电			价	
		气	电			乘	
		藏	弱				

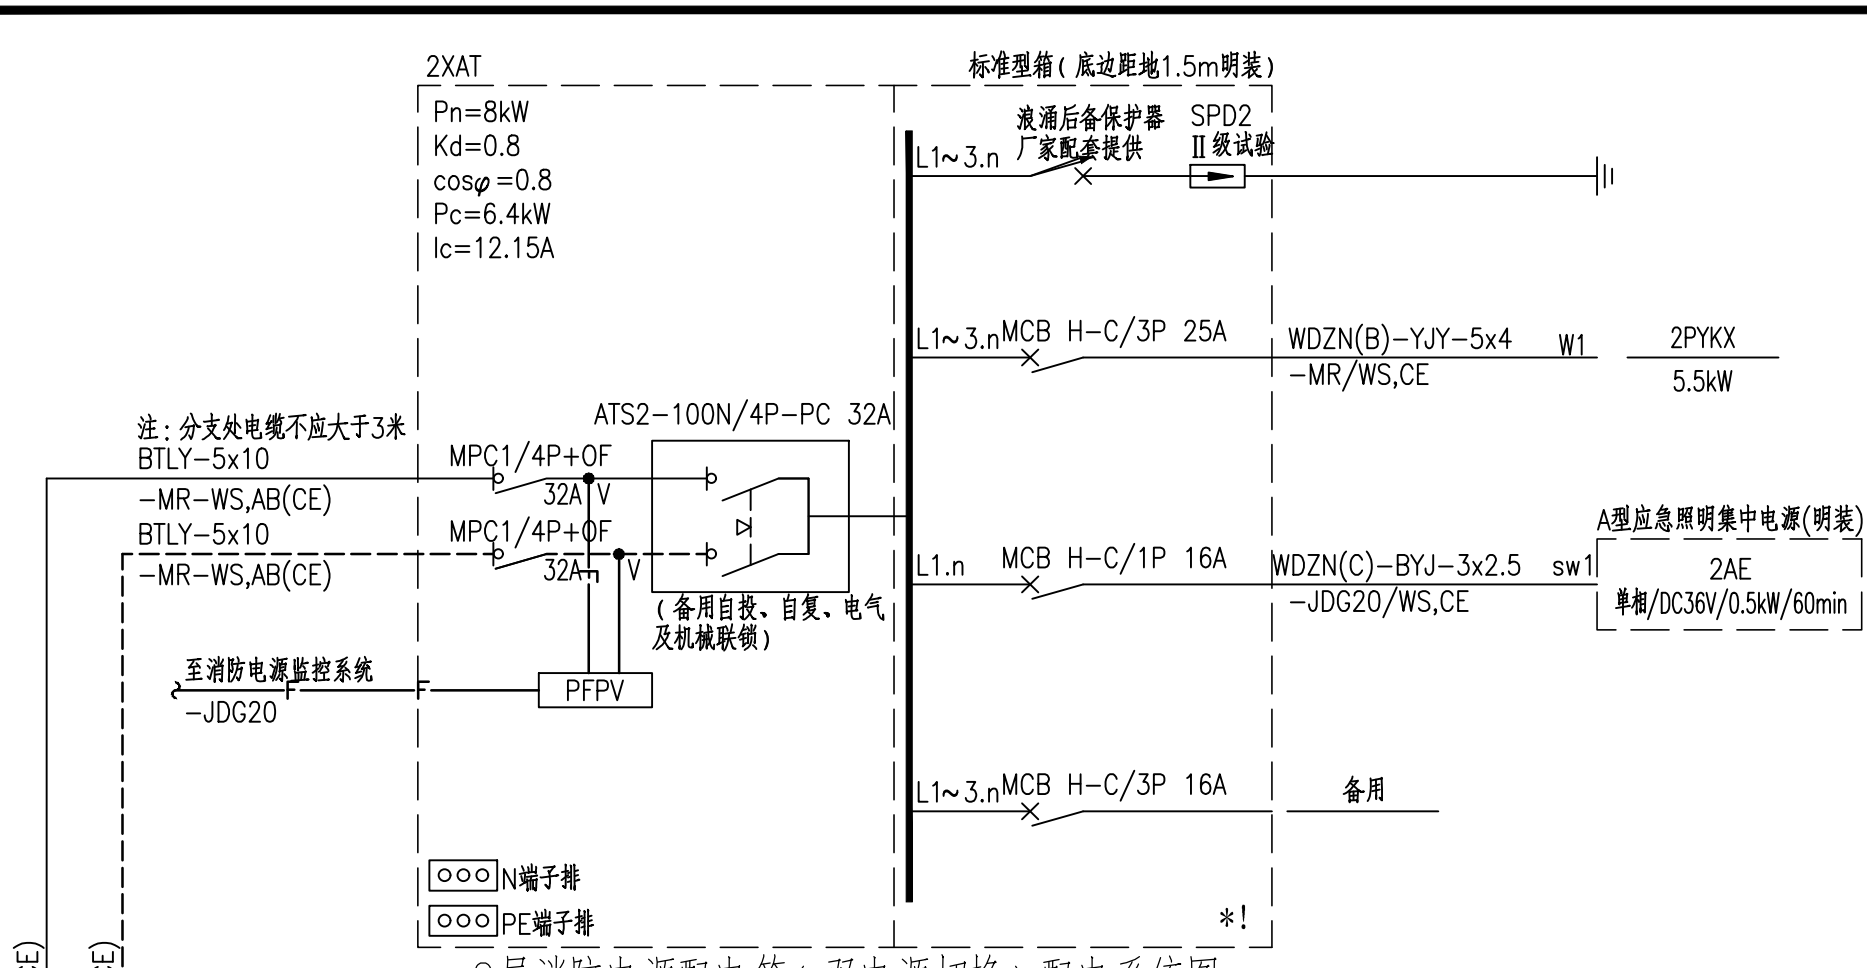

2层消防电源配电箱(双电源切换)配电系统图

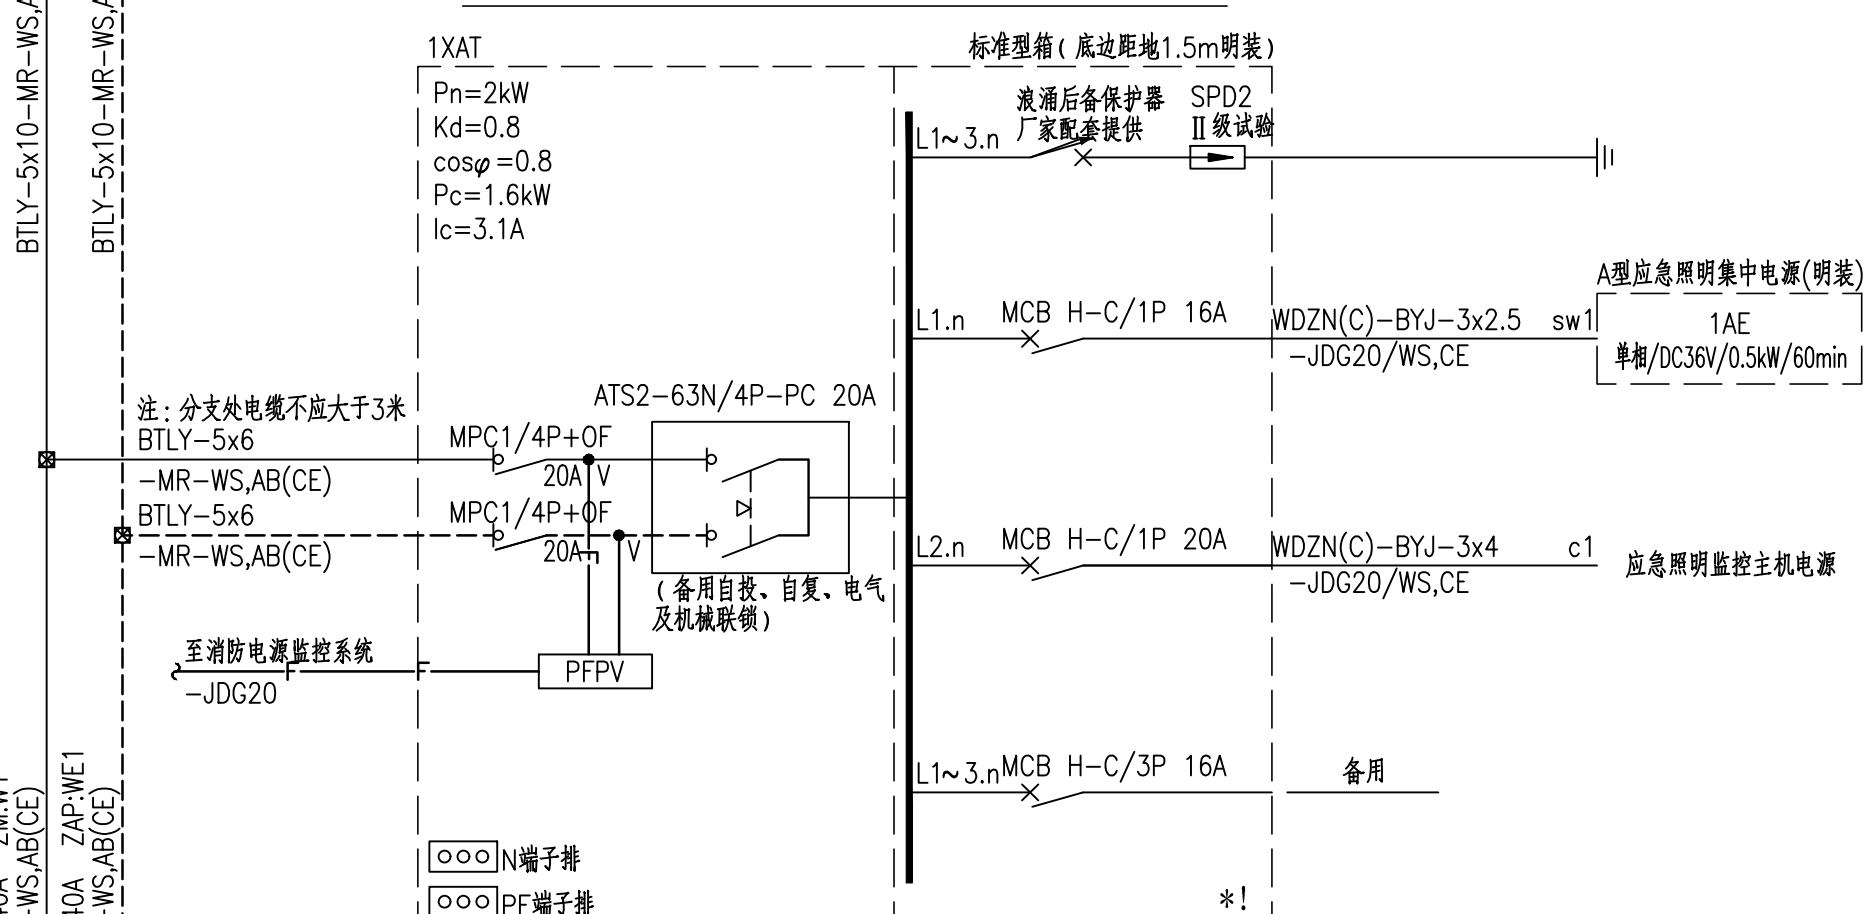


1层消防电源配电箱(双电源切换)配电系统图

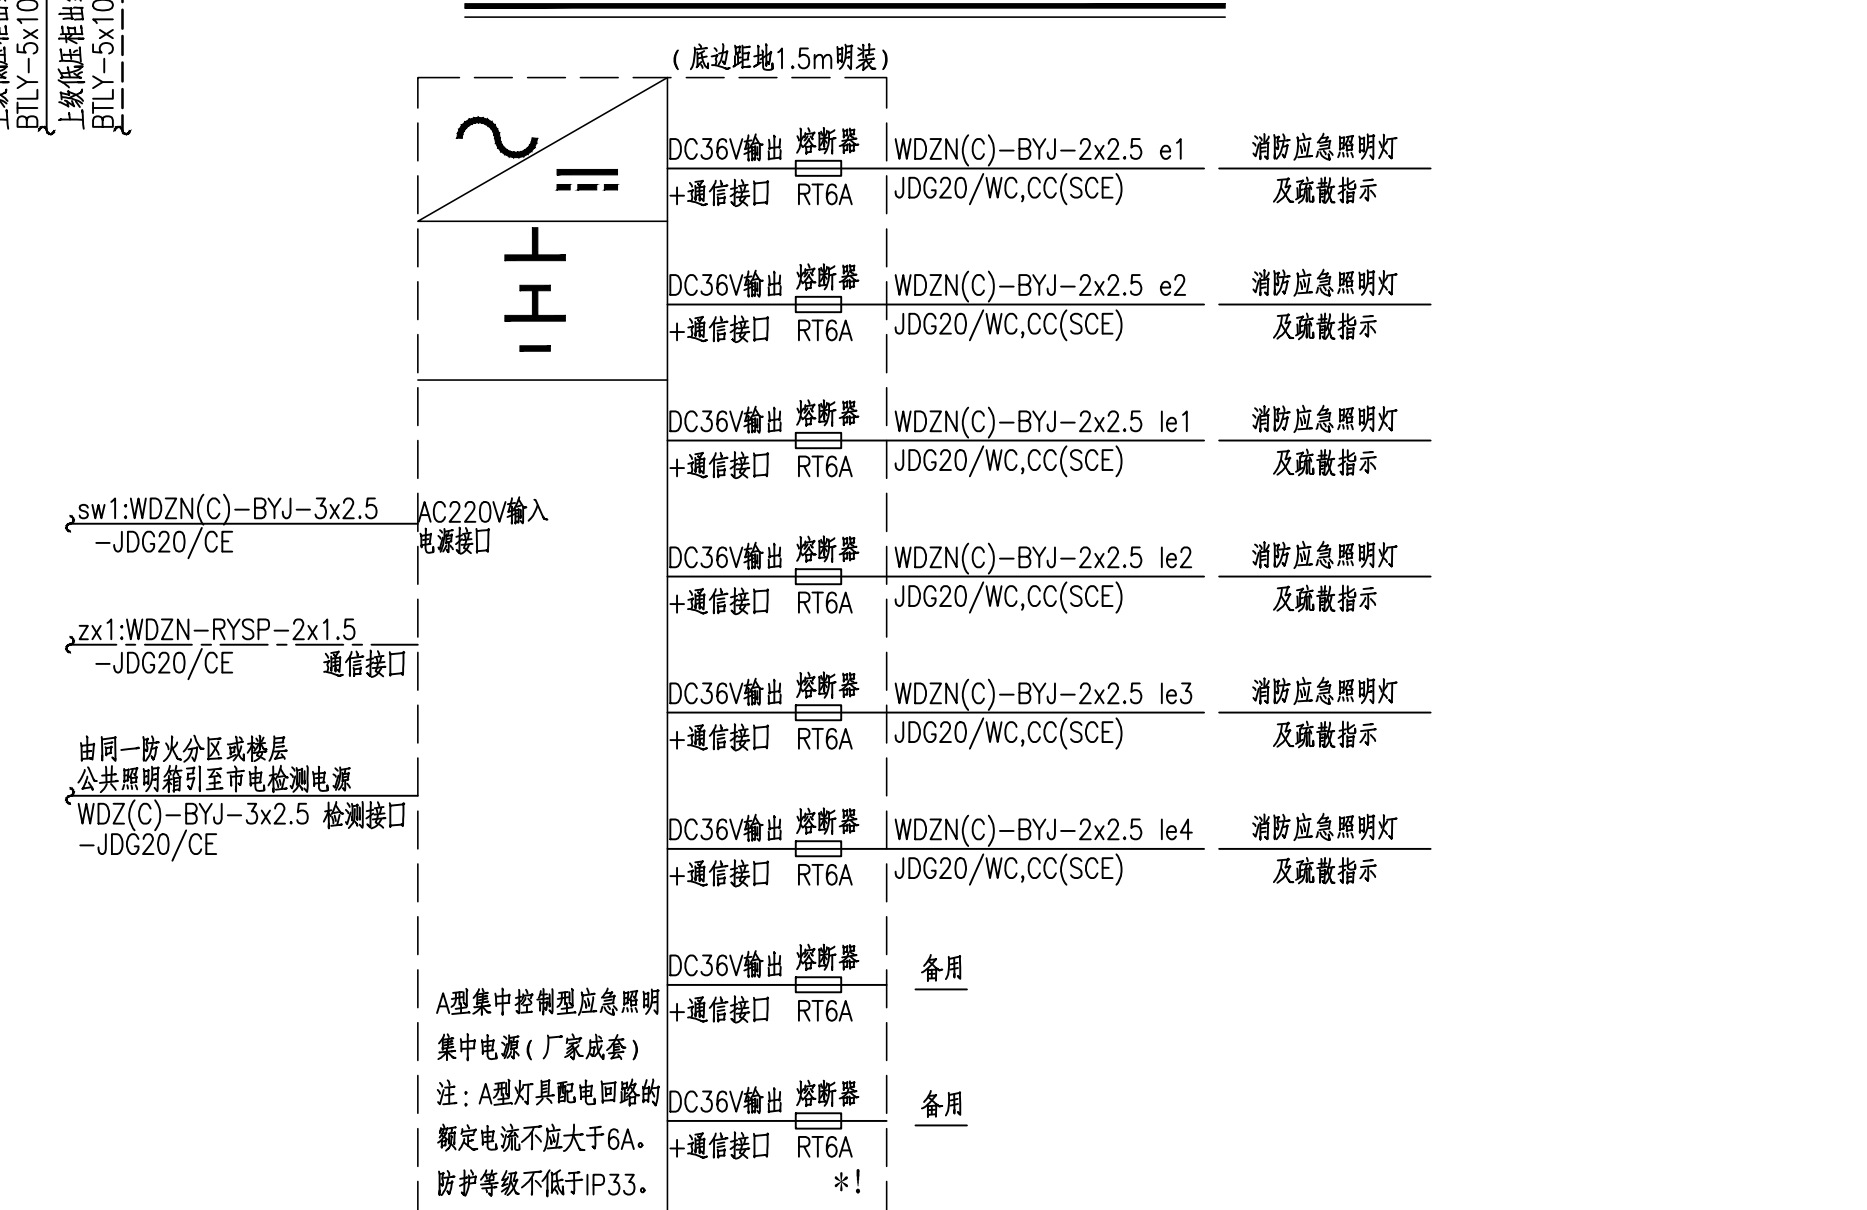


A型应急照明集中电源配电系统图

上级电箱出线编号	对应配电箱编号
1XAT: sw1	1AE

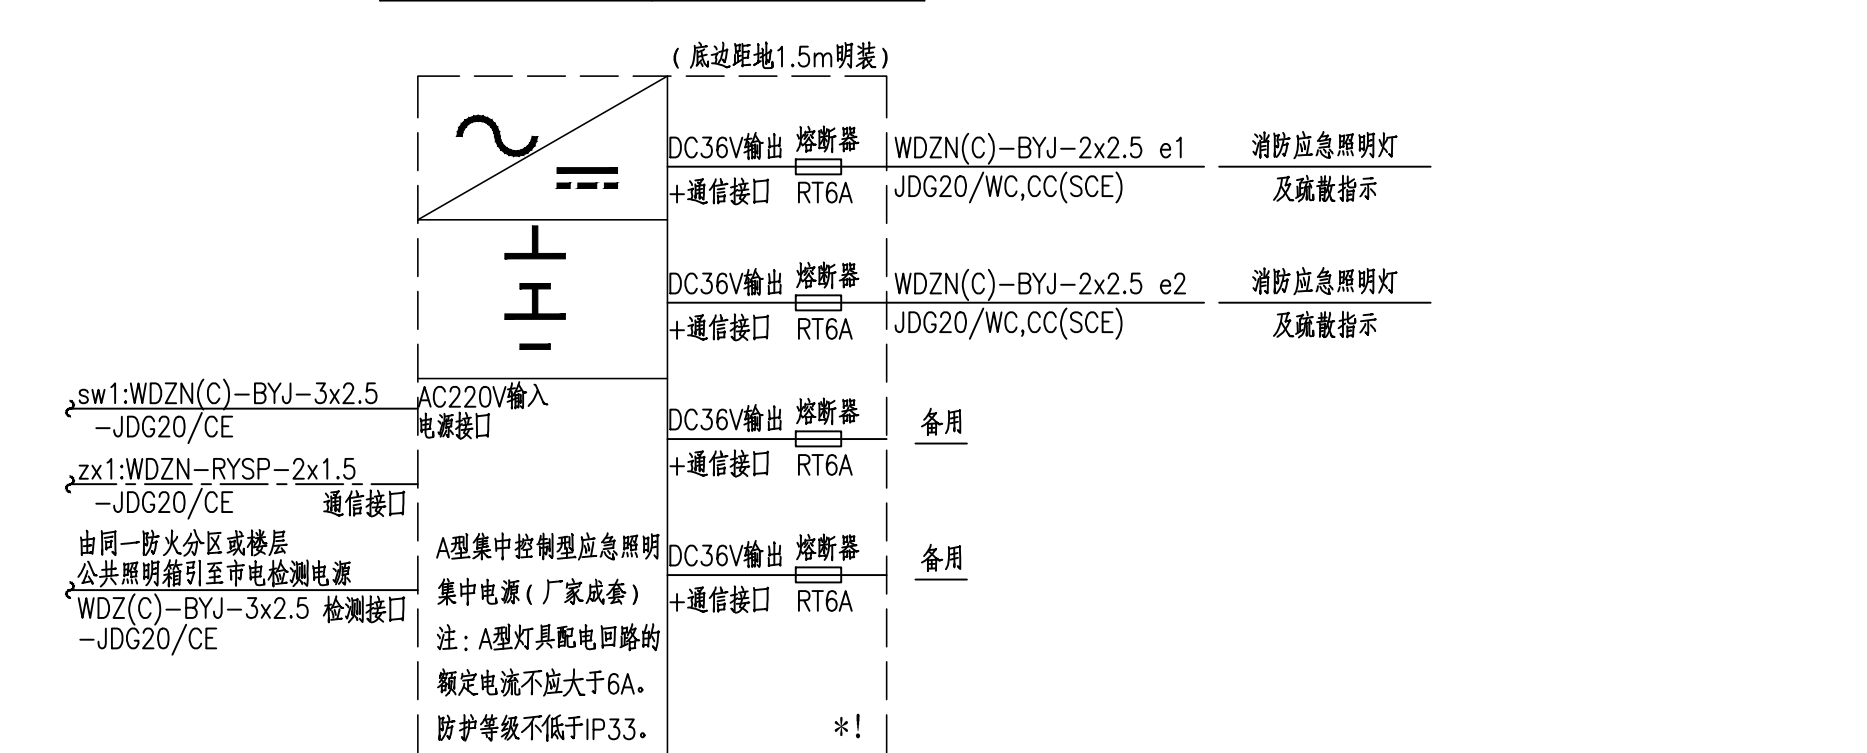


△型应急照明集中电源配电系统图


上级电箱出线编号	对应分配电箱编号
2XAT: sw1	2AE

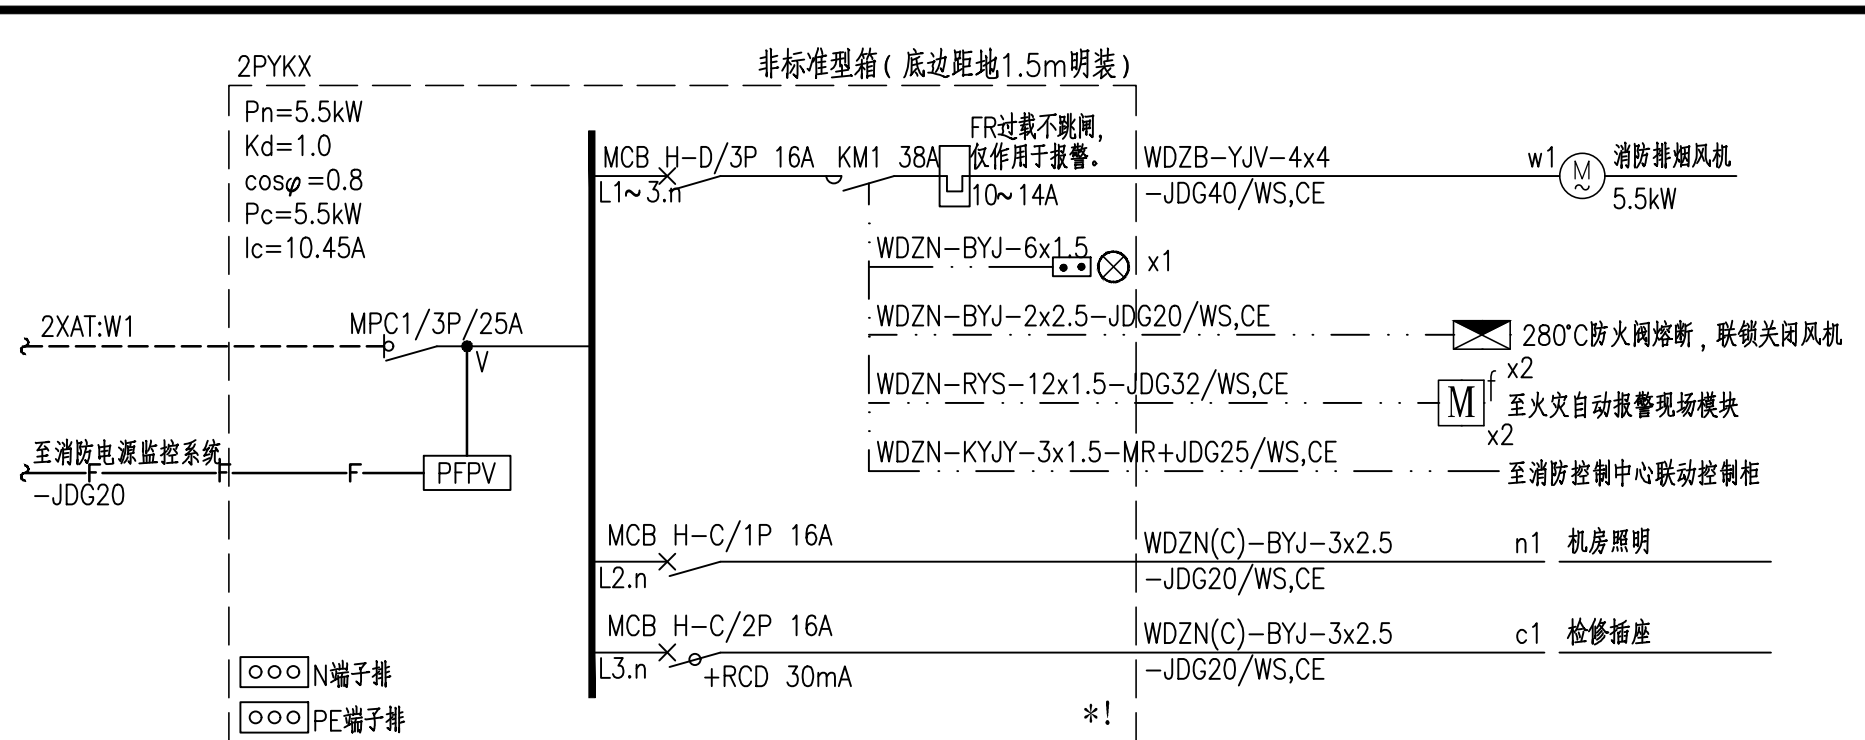


2层消防排烟风机动力控制箱配电系统图

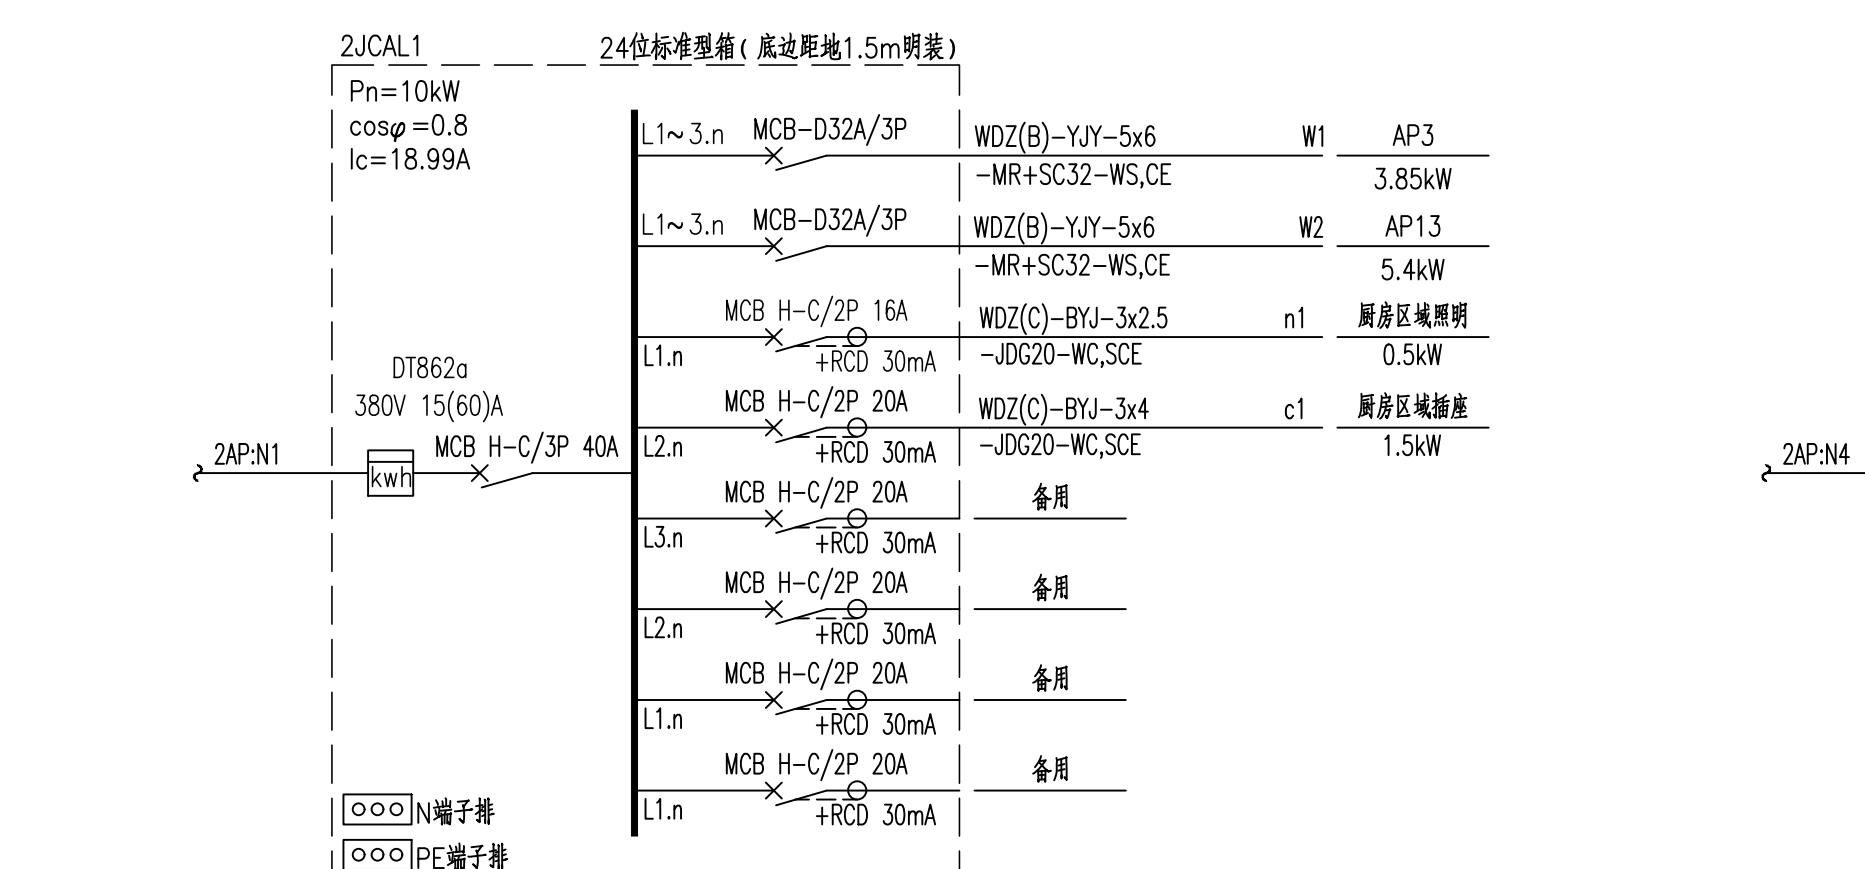


一层加工间档口1总配电箱系统结线图

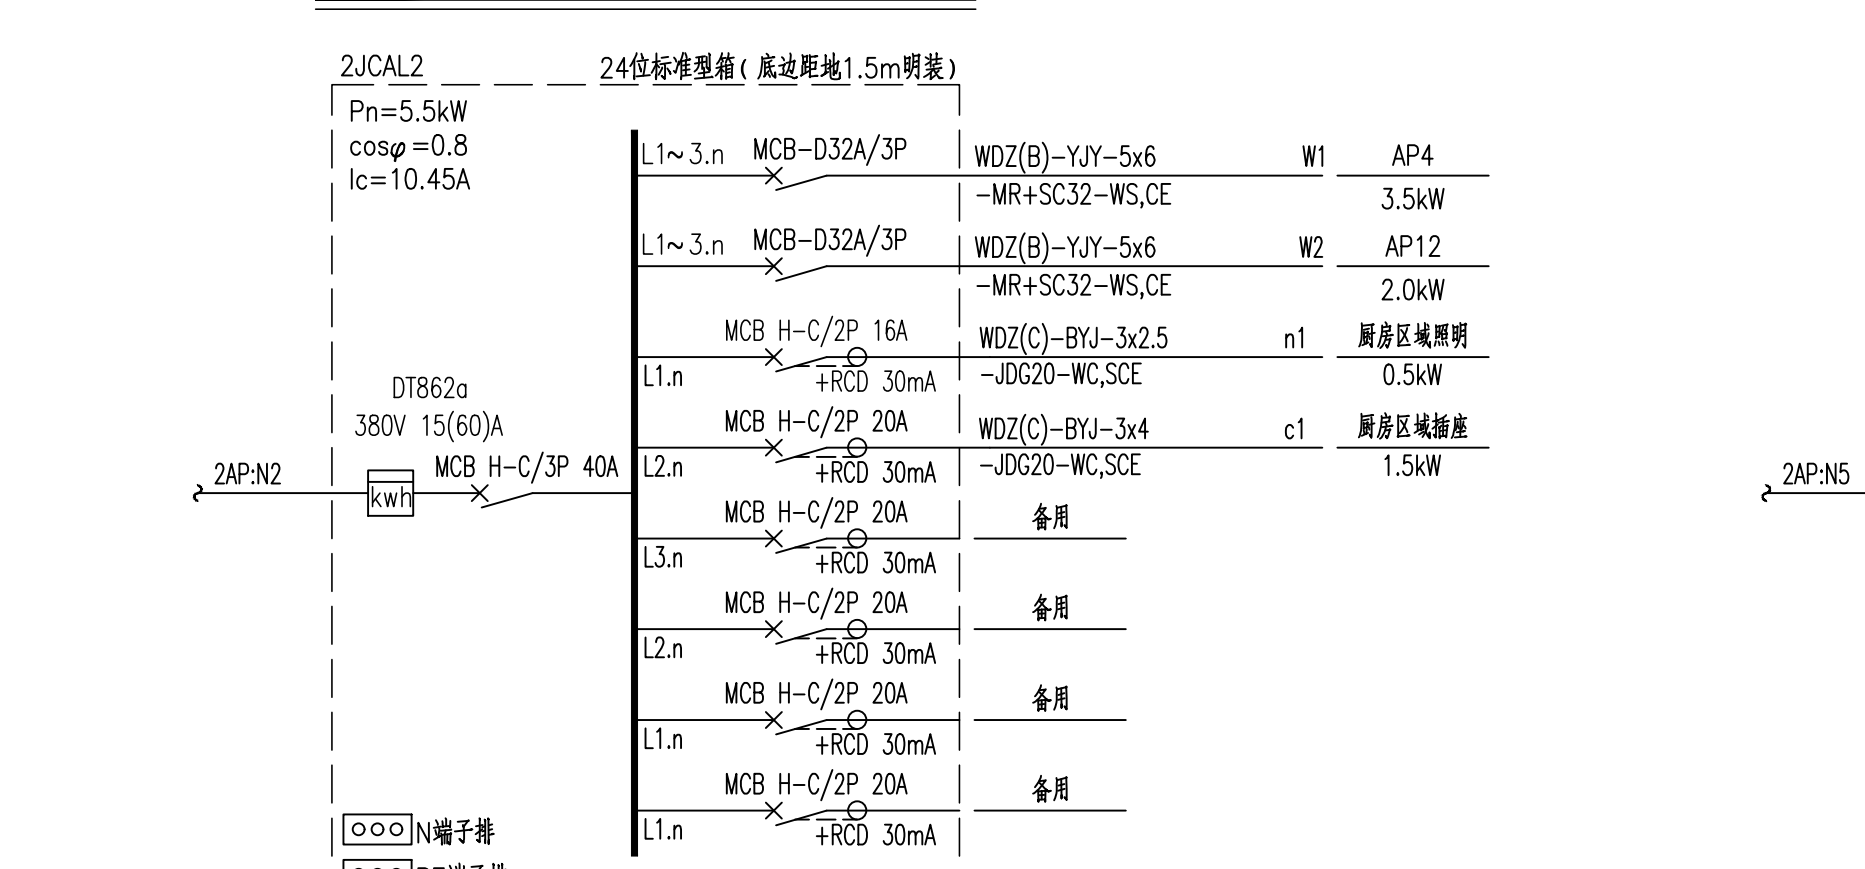


一、二、三、四、五、六、七、八、九、十、十一、十二、十三、十四、十五、十六、十七、十八、十九、二十、二十一、二十二、二十三、二十四、二十五、二十六、二十七、二十八、二十九、三十、三十一、三十二、三十三、三十四、三十五、三十六、三十七、三十八、三十九、四十、四十一、四十二、四十三、四十四、四十五、四十六、四十七、四十八、四十九、五十、五十一、五十二、五十三、五十四、五十五、五十六、五十七、五十八、五十九、六十、六十一、六十二、六十三、六十四、六十五、六十六、六十七、六十八、六十九、七十、七十一、七十二、七十三、七十四、七十五、七十六、七十七、七十八、七十九、八十、八十一、八十二、八十三、八十四、八十五、八十六、八十七、八十八、八十九、九十、九十一、九十二、九十三、九十四、九十五、九十六、九十七、九十八、九十九、一百

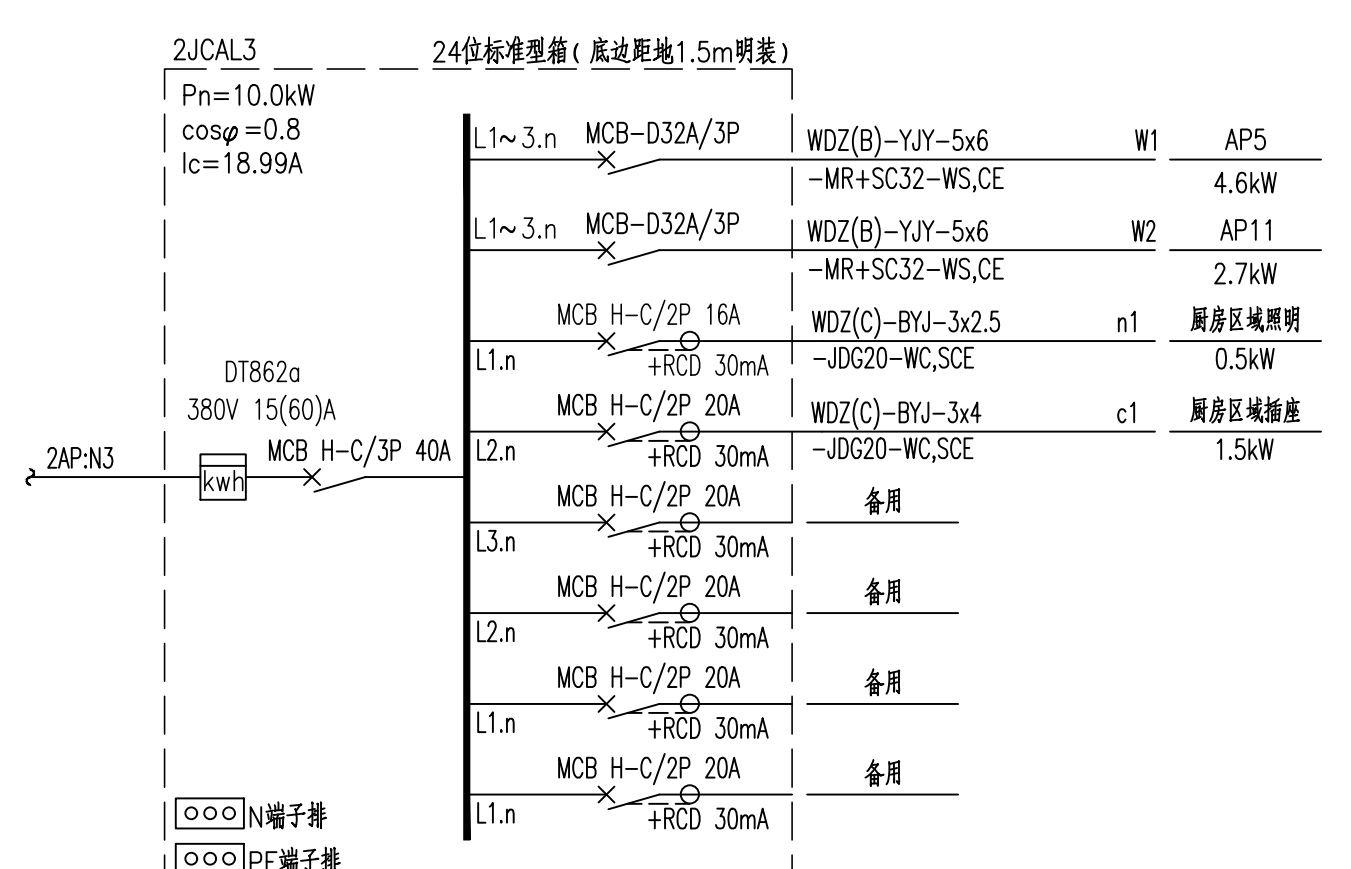

一层加工间档门3号配电箱系统接线图

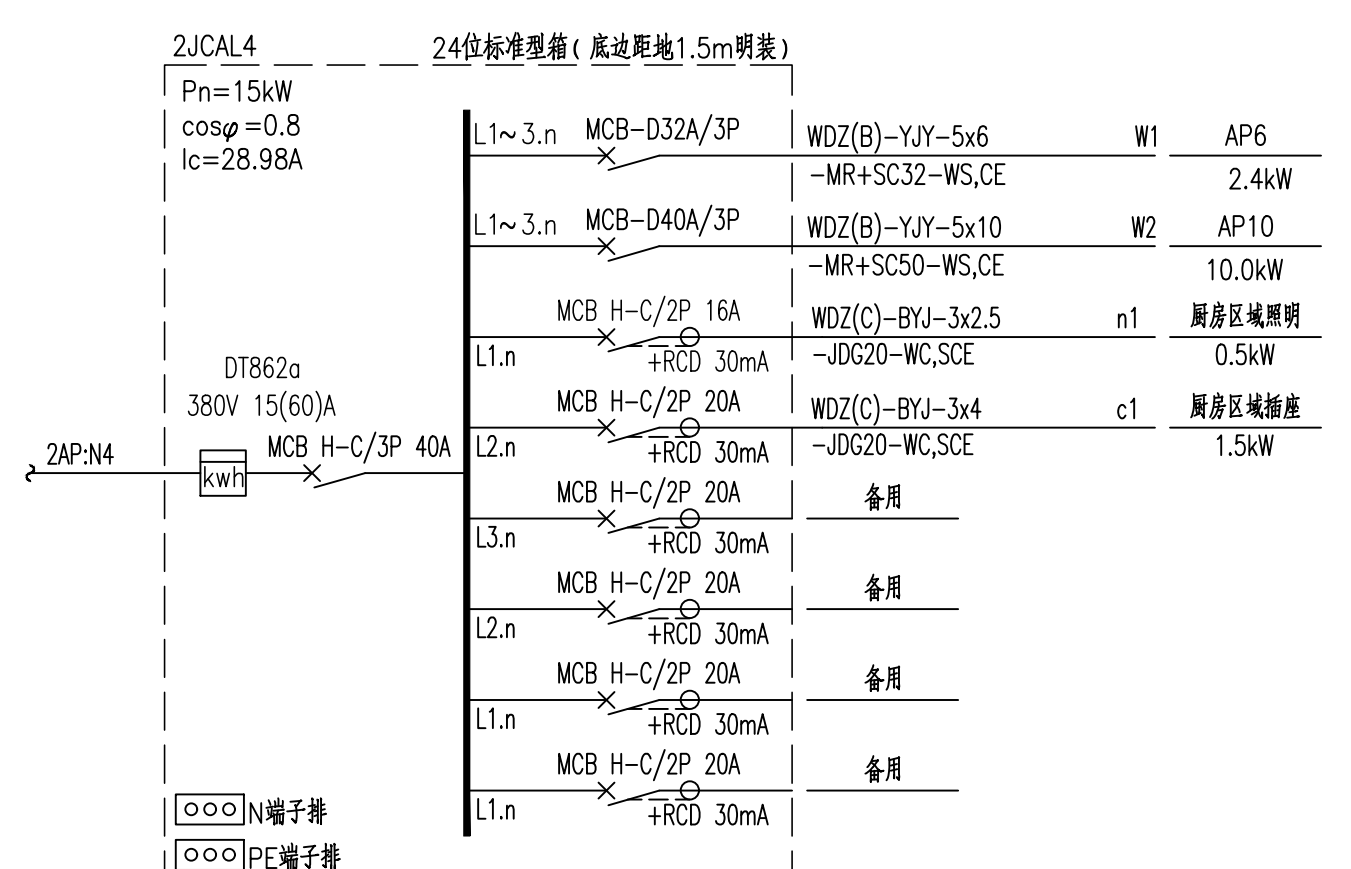

一层加工间档门4总配电箱系统结线图

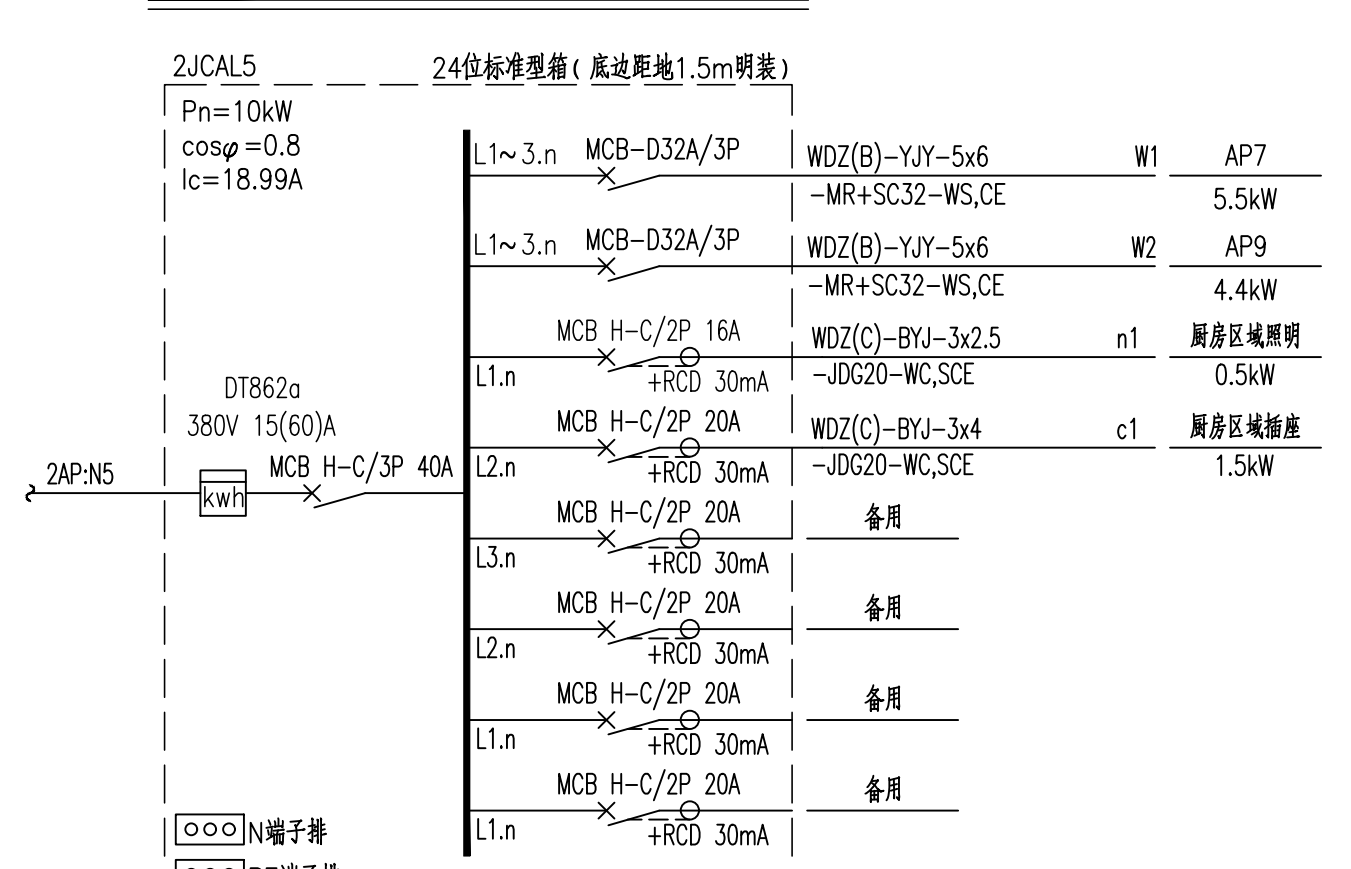


一月十一日 地口五里路古林系位什代图

版本号 Mark	日期 Date	修改内容 Description
-------------	------------	---------------------

 广州大学建筑设计研究院有限公司
Guangzhou University Architectural
Design and Research Institute Co., Ltd
地址：广州市解放北桂花岗东1号数理楼7-9楼

- | |
|-----------------------------------|
| □ 建筑工程设计证书号: 甲级 A244018068 |
| □ 城乡规划编制证书号: 自资规甲字 23440708 |
| □ 文物保护工程勘察设计证书号: 文物设甲字 0201SJ0041 |
| □ 风景园林工程设计证书号: 乙级 A244018068 |
| □ 岩土工程设计证书号: 乙级 B244065352 |

 审 定 Authorized by	黄 鹏	
审 核 Processed by	黄 鹏	
初 审/校 对 Checked by	黄永平	
项目负责人 Project Director	郑日辉	

专业负责人 Discipline Responsible by	黄永平	
	周伟杰	

设计 Designed by		√.1.2

建 设 单 位 Client	广州大学
----------------------	------

工 程 名 称 Project	广州大学梅苑食堂维护维修项目
-----------------------	----------------

图 纸 名 称 Title	配电系统图—4
---------------------	---------

设计阶段 Drawing Status		施工图	
设计部门 Department	第四综合设计所	工程编号 Project No.	GDSX2024 0429-肆07
专业 Discipline	电气	图号 Drawing No.	DZ-06
版本 Rev.	A	日期 Date	2025.03
电子文件名 File Name			

版权所有，未经授权，不得复制。
ALL RIGHTS RESERVED.