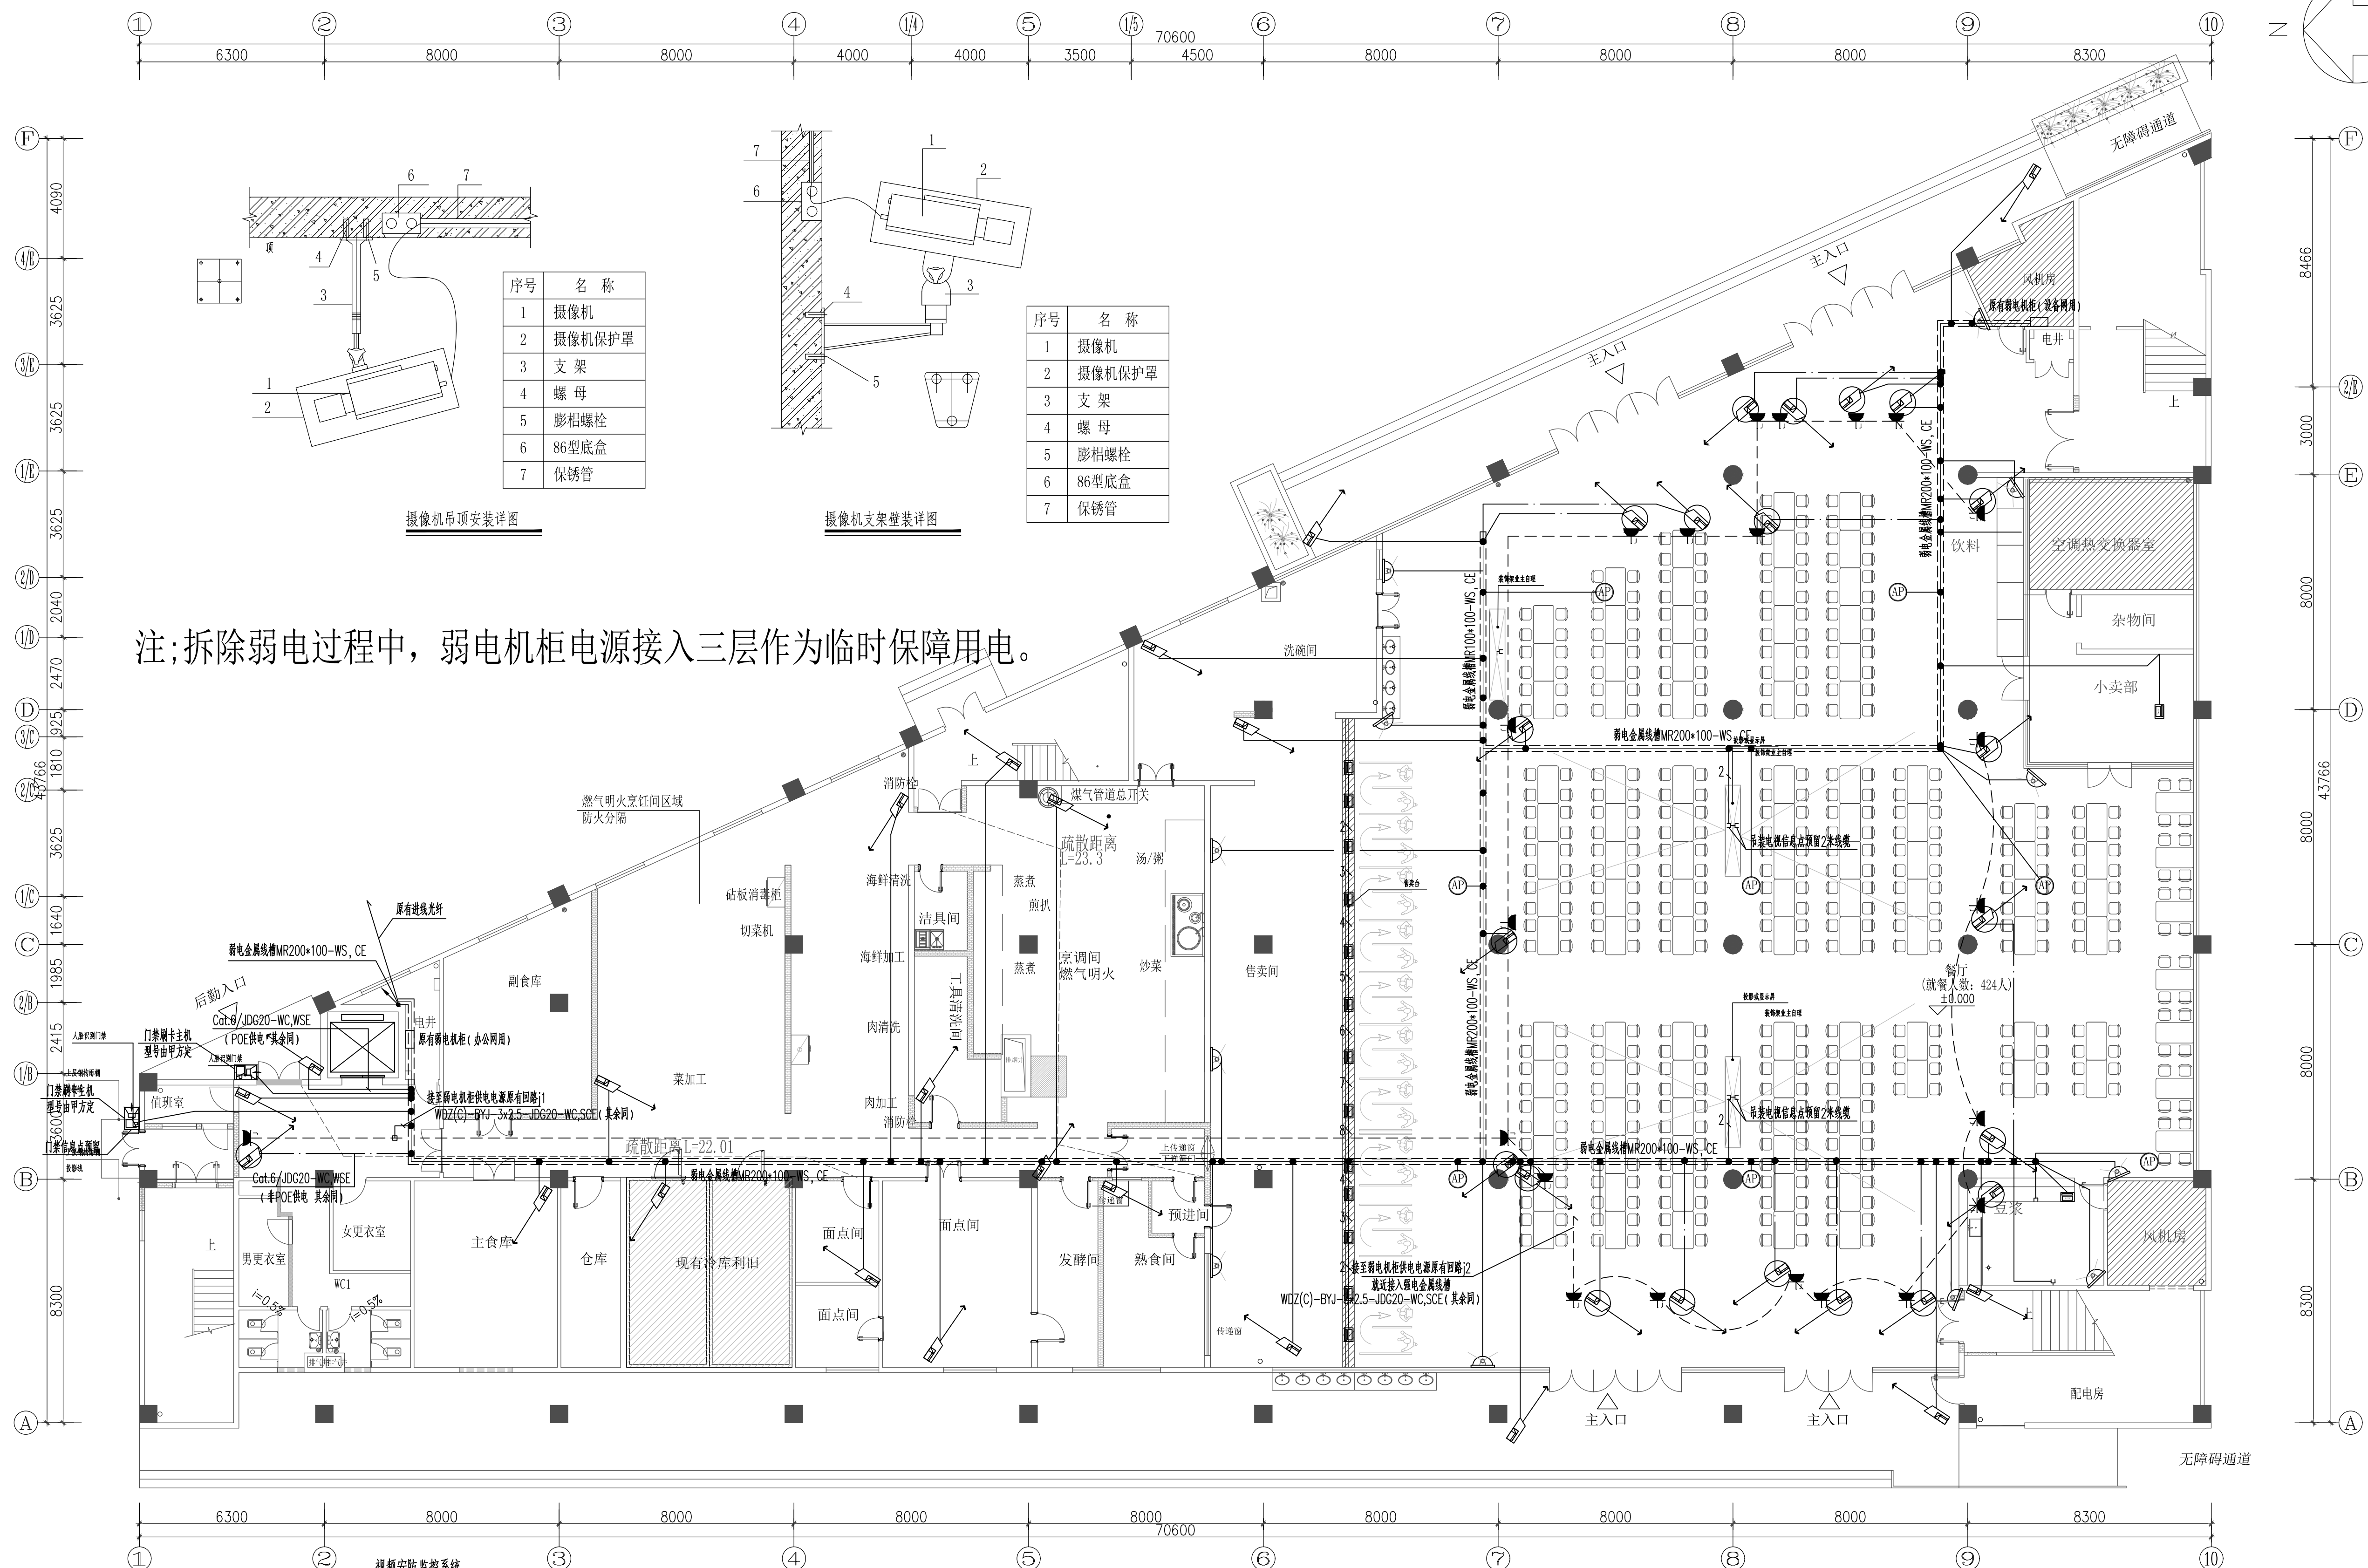




会	图	建	供	空	聚	
公	心	建	供	空	聚	
益	图	结	根	境		
社	林	盟	电	你		
仁	自	盟	电			



注:拆除弱电过程中,弱电机柜电源接入三层作为临时保障用电。

序号	名 称
1	摄像机
2	摄像机保护罩
3	支 架
4	螺 母
5	膨铝螺栓
6	86型底盒
7	防锈管



 
 
 
序号	名 称
1	摄像机
2	摄像机保护罩
3	支 架
4	螺 母
5	膨铝螺栓
6	86型底盒
7	防锈管

图例	名称	备注
	五孔插座	底边距地300mm
	网络口	
	摄像头	需预留电源及网络

序号	图例	名称	单位	线型	敷设方式	平面线型图例	安装方式
1		原有摄像机 (POE供电)	台	WDZ Cat.6 UTP	/MR,JDG20-WC+SCE+CE	——	距离地面2.5~3米安装
2		原有摄像机 (POE供电)	台	WDZ Cat.6 UTP	/MR,JDG20-WC+SCE+CE	——	吸顶安装
3		原有摄像机 (非POE供电)	台	WDZ Cat.6 UTP+	/MR,JDG20-WC+SCE+CE+	——	距离地面2.5~3米安装
4				WDZ(C)-BYJ-3x2.5	/MR,JDG20-WC+SCE+CE		
5		原有无线AP	个	WDZ Cat.6 UTP	/MR,JDG20-WC+SCE+CE	——	吸顶安装
6		新增消费卡机	台	WDZ Cat.6 UTP	/MR,JDG20-WC+SCE+CE	——	配合家具安装
7		单孔六类数据信息面板模块	个	WDZ Cat.6 UTP	/MR,JDG20-WC+SCE+CE	——	装饰盖固定
8		安全型单相三孔插座 (监控用)	个	型号甲方定 10A,250V	/MR,JDG20-WC+SCE+CE	——	吸顶安装

注:本项目弱电机柜均为现场已有,本次点位均接入原有系统,原有监控点位均在为原有,平面仅供参考。
注:仅供参考,以厂家深化为准。

一层弱电平面图 1:120

版本号 Mark	日期 Date	修改内容 Description	
 广州大学建筑设计研究院有限公司 Guangzhou University Architectural Design and Research Institute Co., Ltd 地址：广州市解放北花岗岗上1号数理楼7-9楼			
<input checked="" type="checkbox"/> 建筑工程设计证书号：甲级 A244018068 <input checked="" type="checkbox"/> 城乡规划编制证书号：自资质预审 23440708 <input checked="" type="checkbox"/> 文物保护工程勘察设计证书号：文物物设字02015J0041 <input checked="" type="checkbox"/> 风景园林工程设计证书号：乙级 A244018068 <input checked="" type="checkbox"/> 岩土工程设计的证书号：乙级 B244065352			
审定 Authorized by	黄 鹏		
核 Processed by	黄 鹏		
初审/校 Checked by	黄永平		
项目负责人 Project Director	郑日辉		
专业负责人 Discipline Responsible by	黄永平		
	周伟杰		
设计 Designed by			
建 设 单 位 Client	广州大学		
工 程 名 称 Project	广州大学梅苑食堂维护维修项目		
图 纸 名 称 Title	一层弱电平面图		
设计阶段			
设计部门 Department	第四综合设计科	工程编号 Project No.	GDSX2024 0429-0407
专 业 Discipline	电 气	日期 Drawing No.	DS-1P-02
版 本 Ver.	A	日 期 Date	2025.03
电子文件 File Name			

版权所有，未经授权，不得复制。
ALL RIGHTS RESERVED.