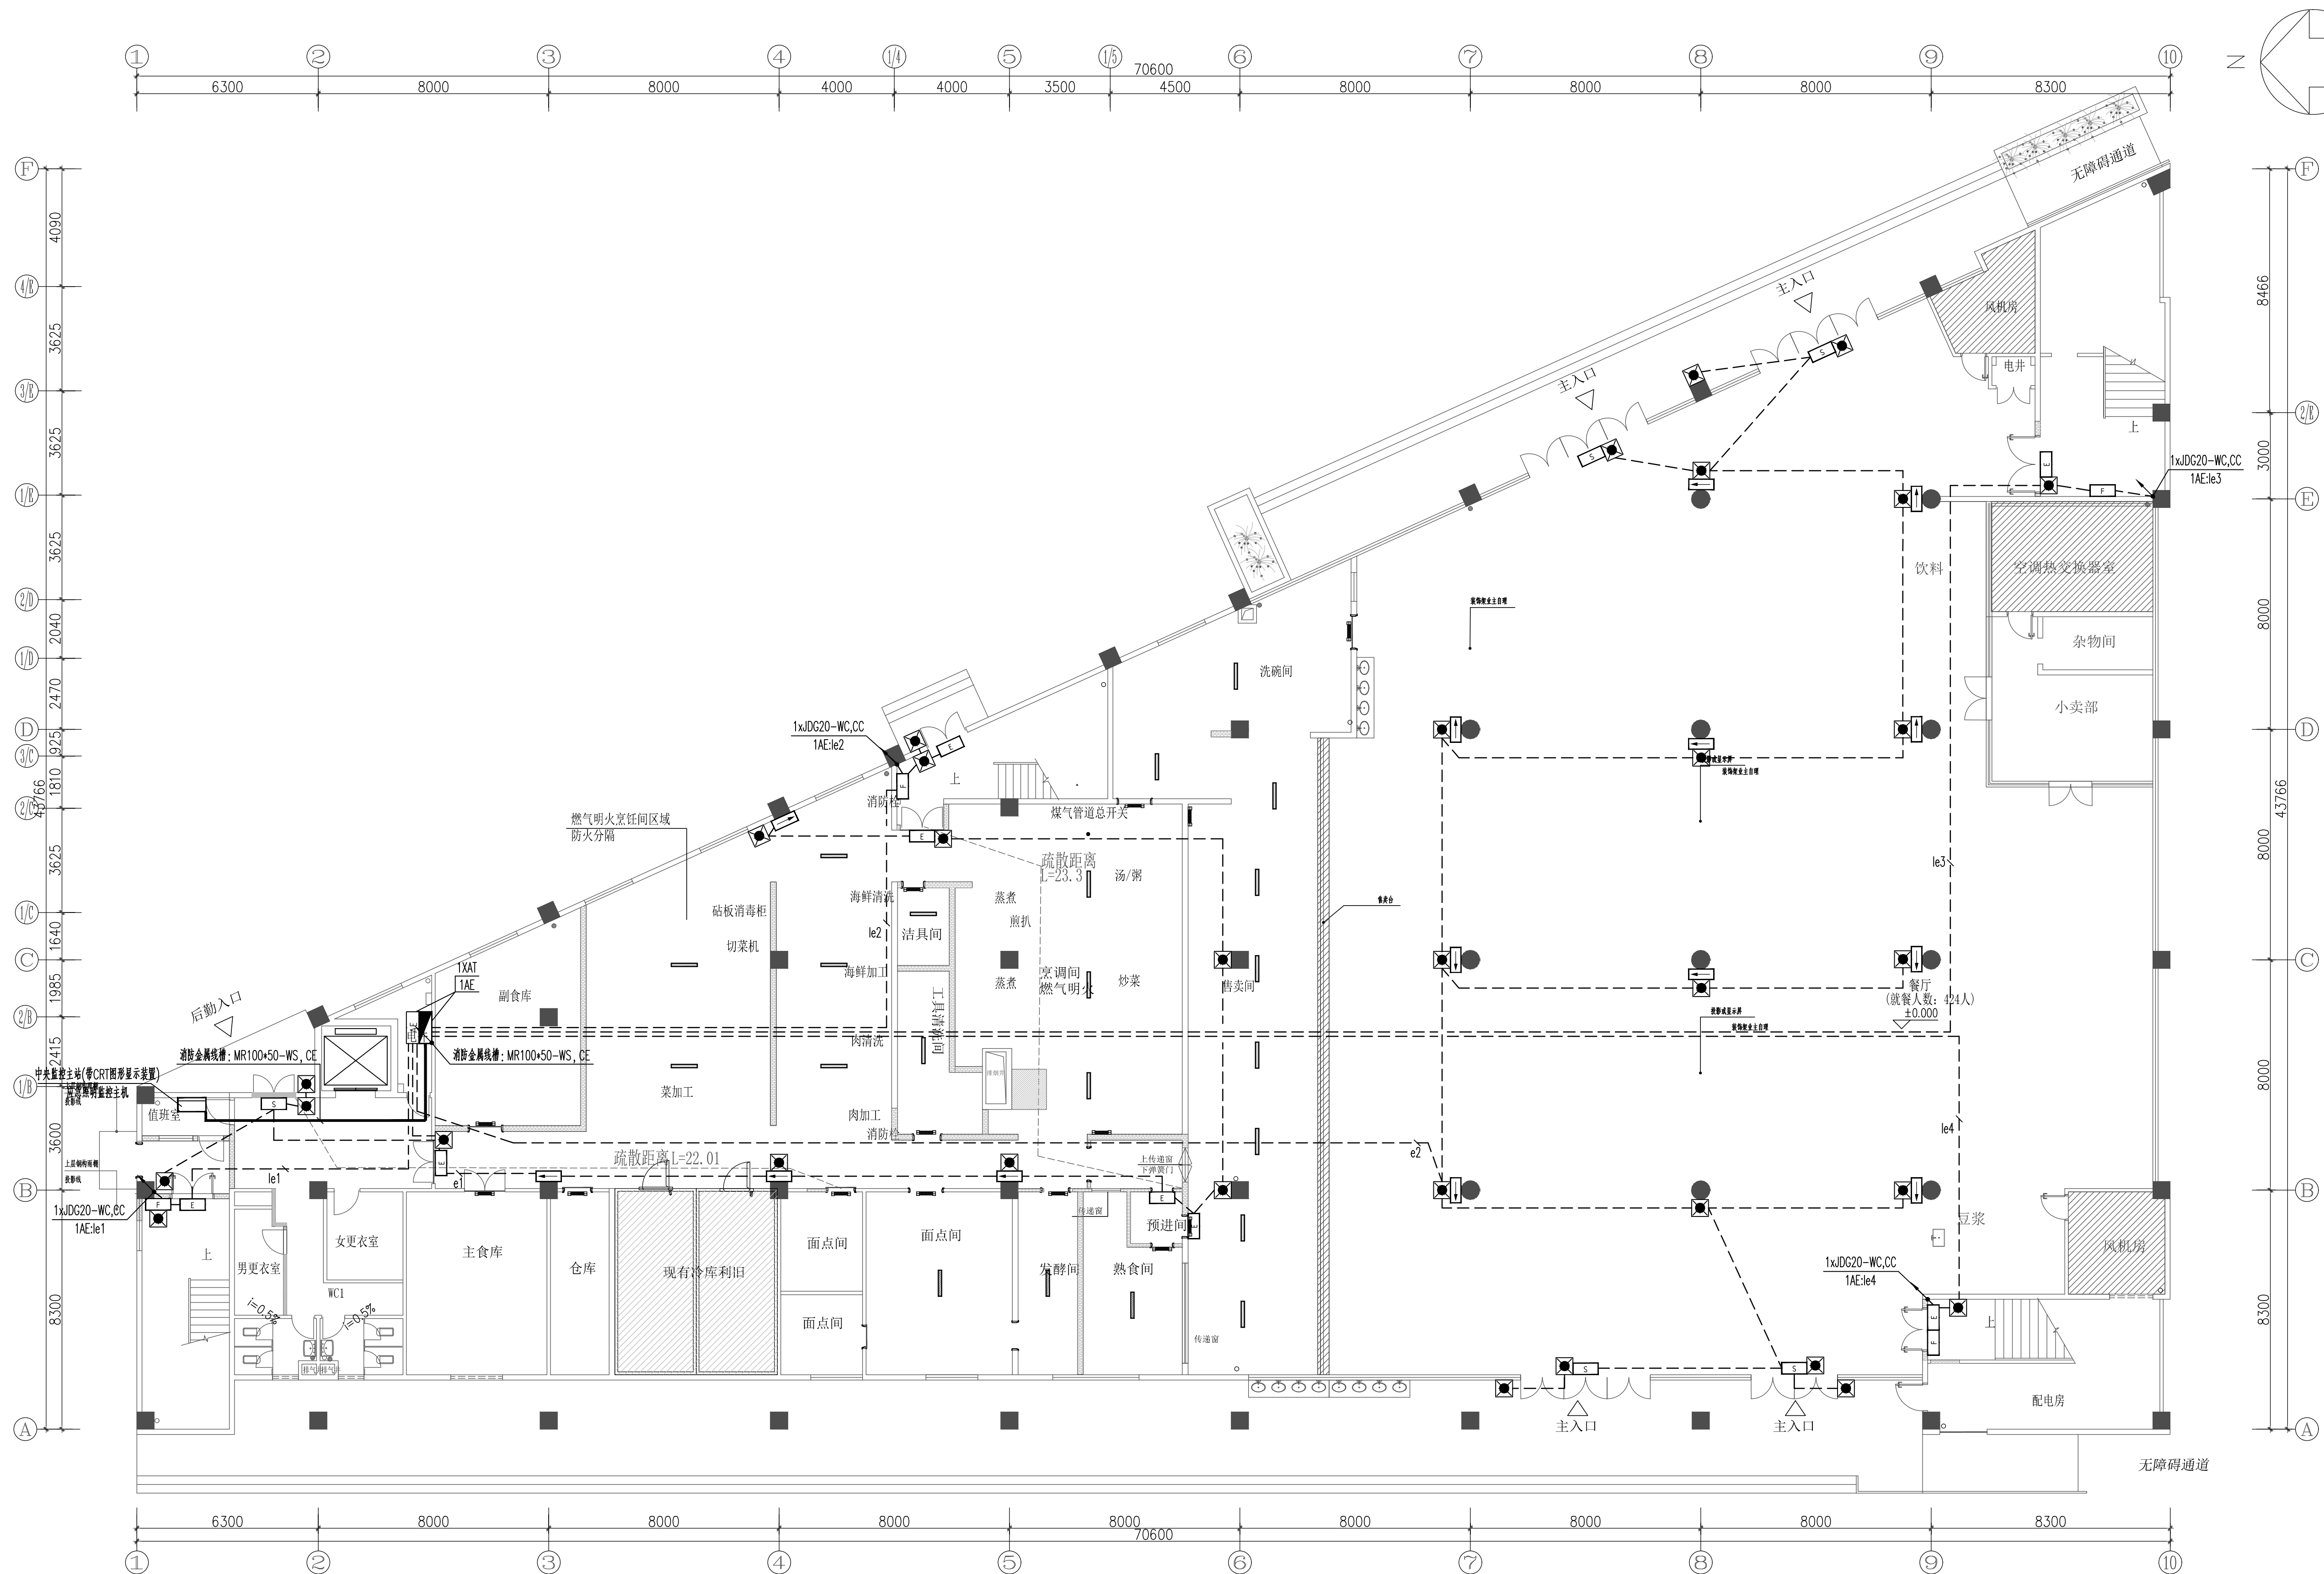


 
 
 



会	志	图		望	告	建	朝		空	强	
堂	廉	划		电	告	告	朝		望	除	
孔	园	林		水	强	电	电		修	来	
仁	空	向		气	蒙						



一层应急照明平面图 1:120

版本号 Mark	日期 Date	修改内容 Description	
 广州大学建筑设计研究院有限公司 Guangzhou University Architectural Design and Research Institute Co., Ltd 地址：广州市解放北花岗东1号数理楼7-9楼			
<input type="checkbox"/> 建筑工程设计证书号：甲级 A244018068 <input type="checkbox"/> 城乡规划编制证书号：自资质甲字 23440708 <input type="checkbox"/> 文物保护工程勘察资质证书号：文物设计字02015J0041 <input type="checkbox"/> 风景园林工程设计证书号：乙级 A244018068 <input type="checkbox"/> 岩土工程设计证书号：乙级 B244066352			
审定 Authorized by	黄 鹏		
审核 Processed by	黄 鹏		
初审/校对 Checked by	黄永平		
项目负责人 Project Director	郑日辉		
专业负责人 Discipline Responsible by	黄永平		
	周伟杰		
设计 Designed by			
设计编号 Design No.			
建设单位 Client	广州大学		
工程名称 Project	广州大学梅苑食堂维护维修项目		
图纸名称 Title	一层应急照明平面图		
设计阶段 Drawing Status	施工图		
设计部门 Department	第四综合设计科	工程编号 Project No.	GDSX2024 0429-0407
专业 Discipline	电气	图号 Drawing No.	DS-1P-04
版本 Ver.	A	日期 Date	2025.03
电子文件名 File Name			

版权所有，未经授权，不得复制。
ALL RIGHTS RESERVED.