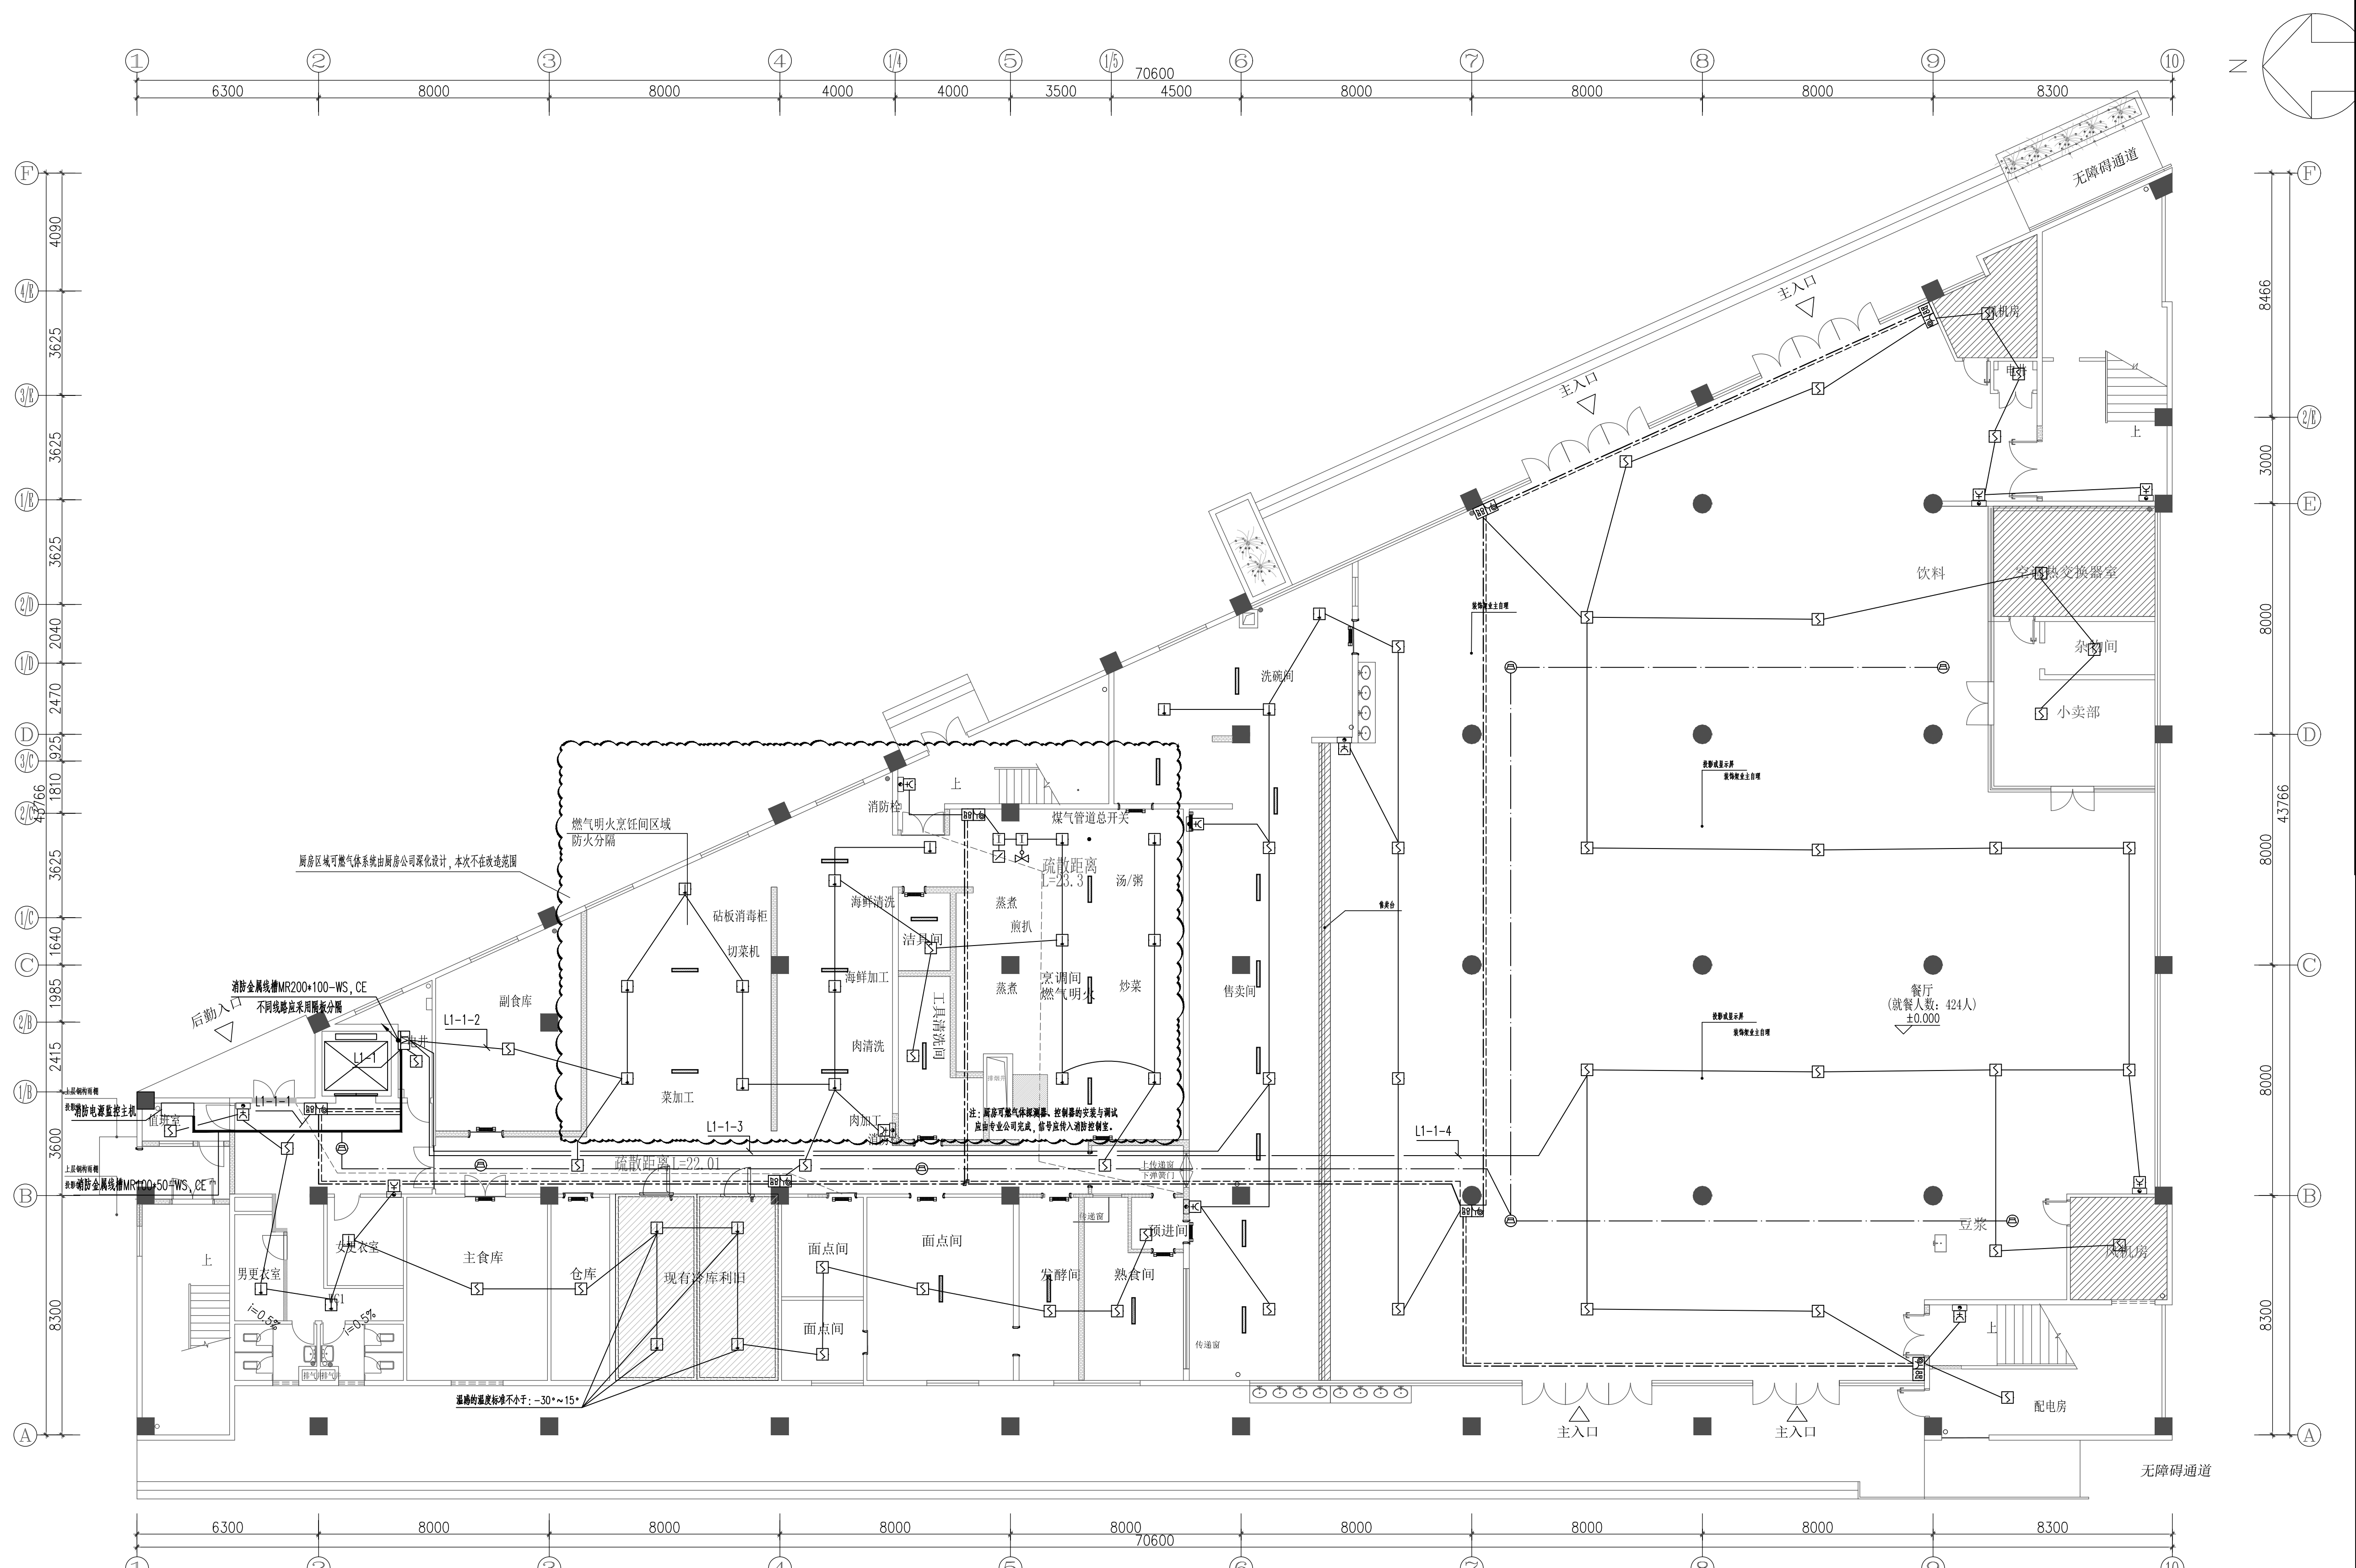

 
 
 
 


[illegible][illegible]

注：消防系统需与原系统相同产品型号，协议需相同。

版本号 Mark	日期 Date	修改内容 Description	
 广州大学建筑设计研究院有限公司 Guangzhou University Architectural Design and Research Institute Co., Ltd 地址：广州市解放北桂花岗东1号数理楼7-9楼			
□ 建筑工程施工设计证书号：甲级 A244018068 □ 城乡规划编制证书号：自资预甲字 23440708 □ 文物保护工程勘察设计证书号：文物物字02015J0041 □ 风景园林工程设计证书号：乙级 A244018068 □ 岩土工程的设计证书号：乙级 B244065352			
审定 Authorized by	黄 鹄		
审核 Processed by	黄 鹏		
初审/校对 Checked by	黄永平		
项目负责人 Project Director	郑日辉		
专业负责人 Discipline Responsible by	黄永平		
	周伟杰		
设计 Designed by			
建设单位 Client	广州大学		
工程名称 Project	广州大学梅苑食堂维护维修项目		
图纸名称 Title	一层电消防平面图		
设计阶段 Drawing Status	施工图		
设计部门 Department	第四组/设计所	工程编号 Project No.	GDSX2024 0429-肆07
专业 Discipline	电气	图号 Drawing No.	DS-1P-05
版本 Rev.	A	日期 Date	2025.03
电子文件名称 File Name			

版权所有，未经授权，不得复制。
ALL RIGHTS RESERVED.