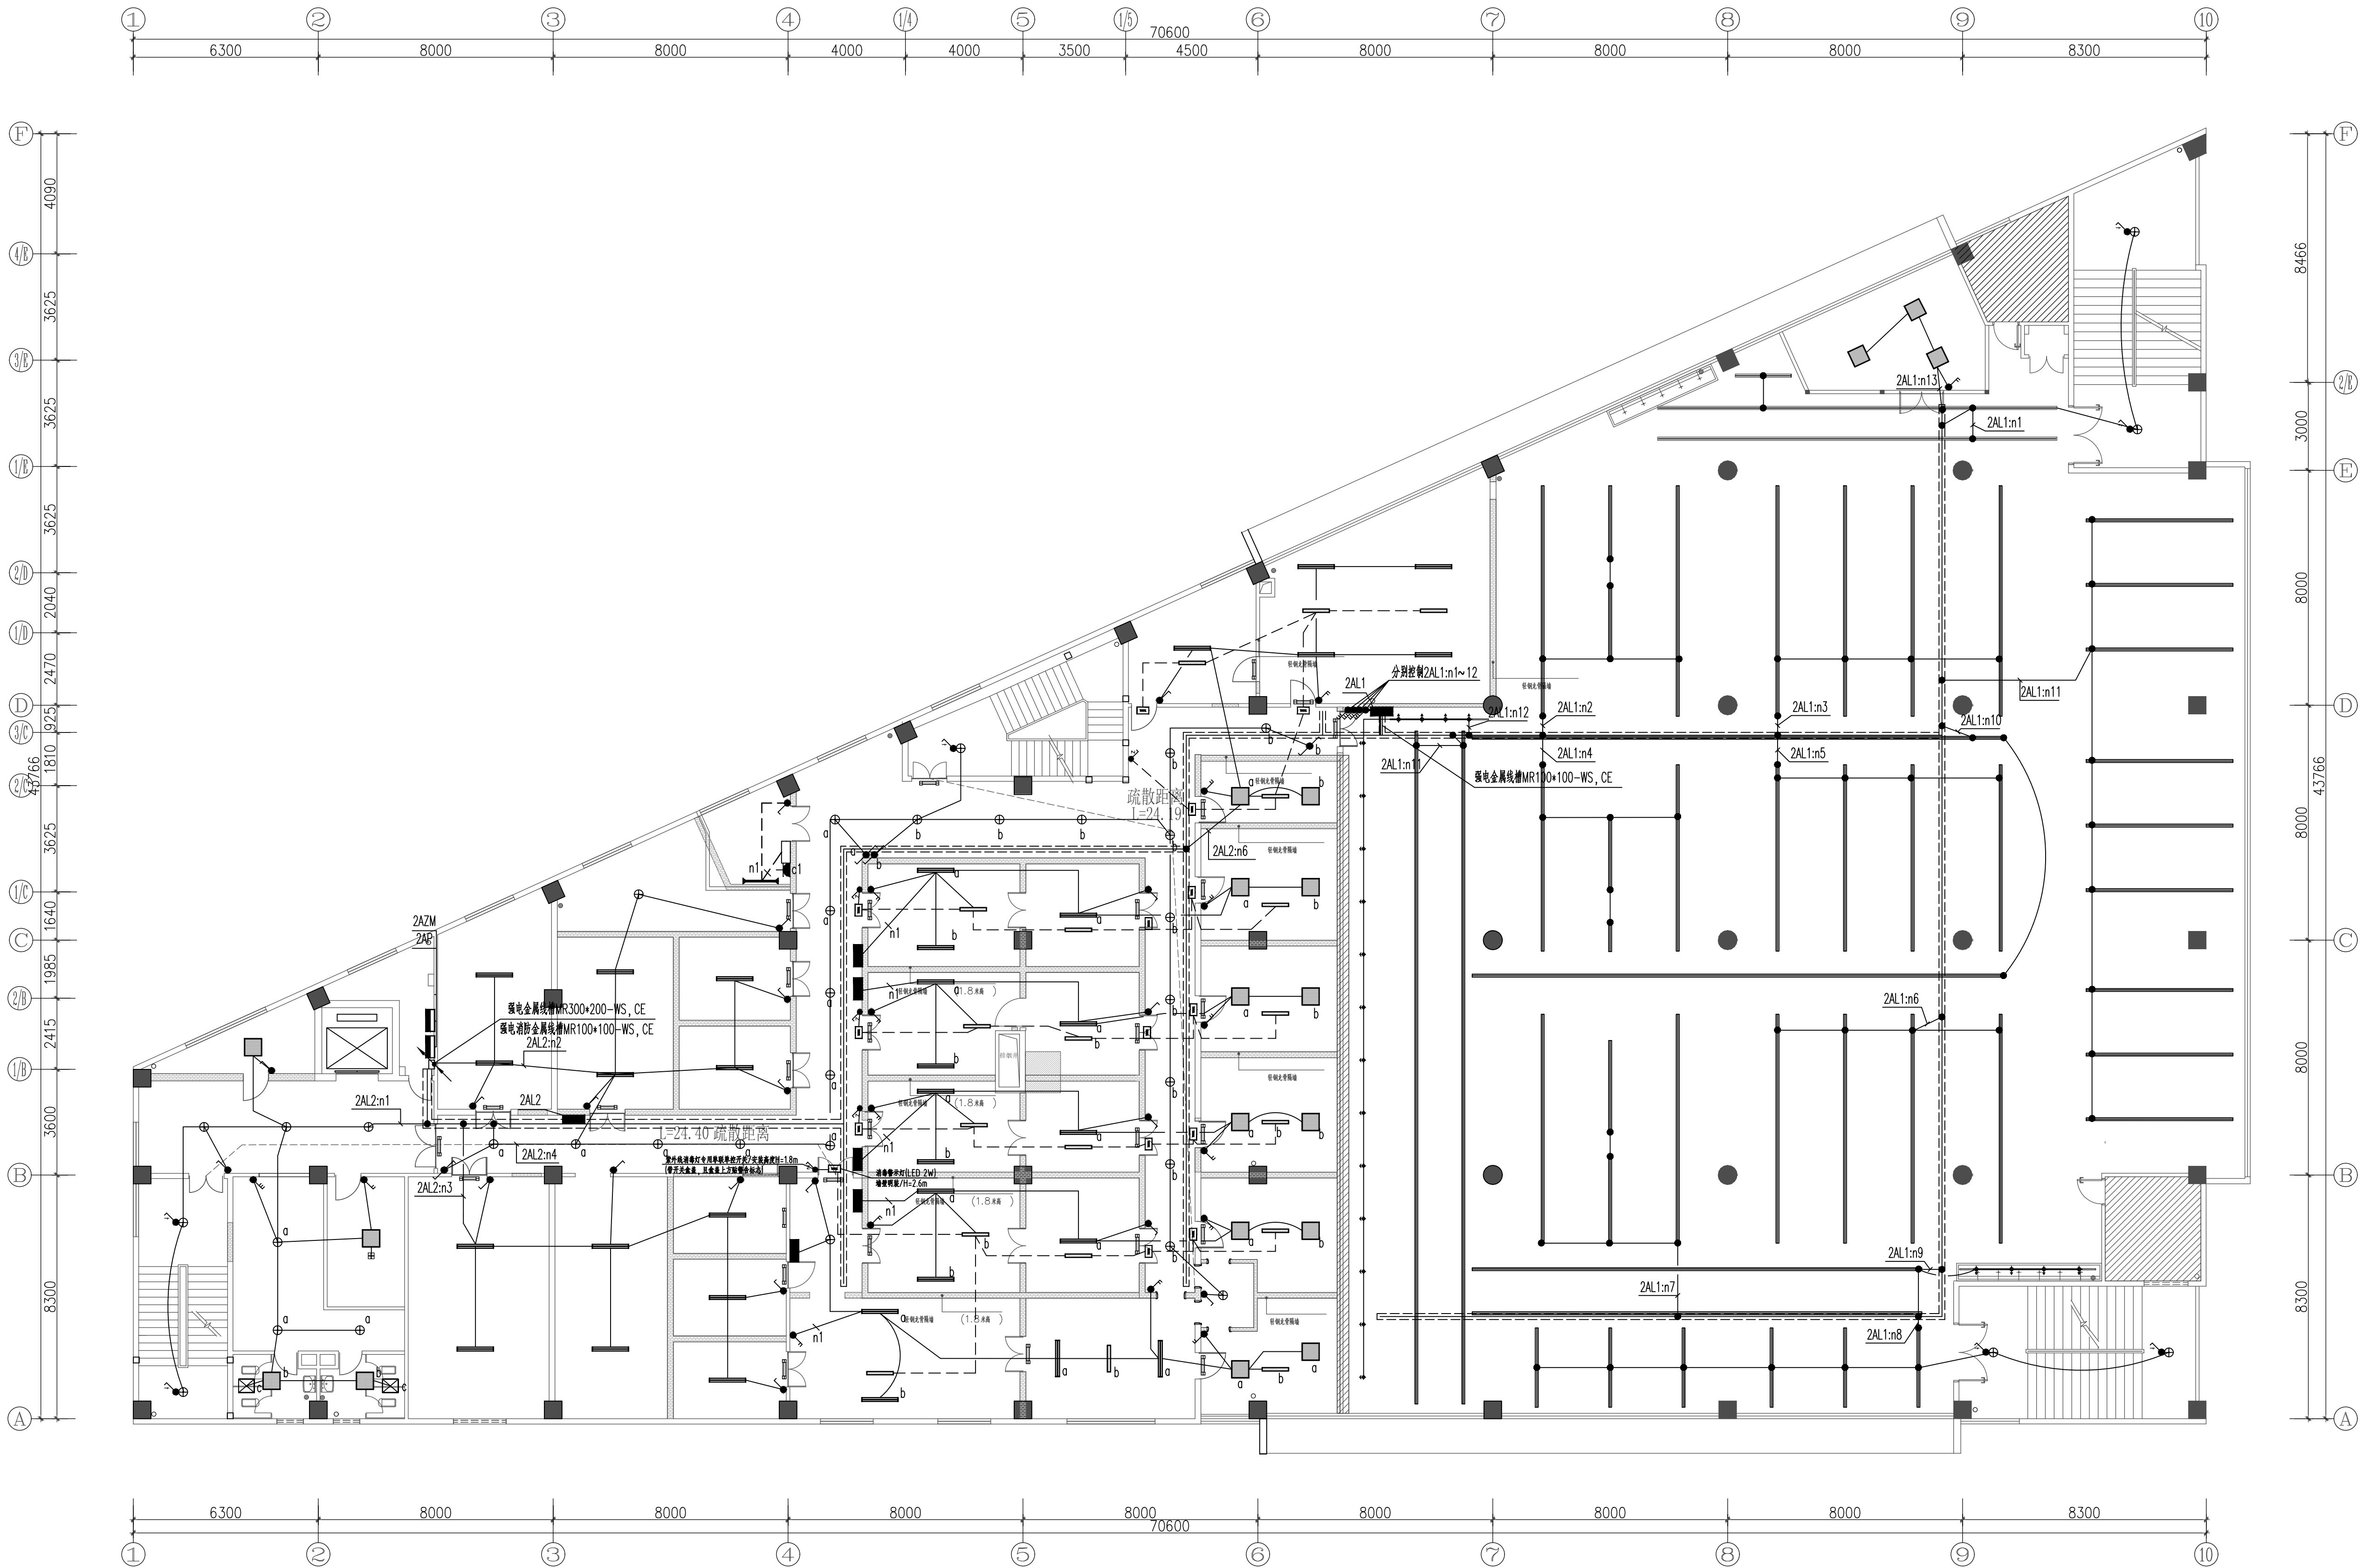


暖通	电气	给排水	结构	建筑
暖通	电气	给排水	结构	建筑
天花图例及说明

编号	图例	名称	编号	图例	名称
L1		嵌入式可调节筒灯	L8		防爆灯 (离地2600)
L2		明装筒灯 (离地3000)	L9		600*600平板灯
L3		线吊灯 (离地3000)	L10		灭蚊灯
L4		600*600平板灯	L11		紫外线消毒灯
L5		吸顶灯			吊扇 (离地2600)
L6		轨道射灯 (离地3000)			空调天花机口
L7		LED灯带			空调天花机口

二层普通照明平面图 1:120

版本号	日期	修改内容
Mark	Date	Description
广州大学建筑设计研究院有限公司 Guangzhou University Architectural Design and Research Institute Co., Ltd 地址：广州市解放北路花岗东1号数源楼7-9楼		
□ 建筑工程设计证书号：甲级 A244018068		
□ 城乡规划编制证书号：自设规甲字 23440708		
□ 文物保护工程勘察设计证书号：文物设甲字0201S10041		
□ 风景园林工程设计证书号：乙级 A244018068		
□ 岩土工程设计证书号：乙级 B244065352		
审定	黄鹏	黄鹏
审核	黄鹏	黄鹏
初审/校对	黄永平	黄永平
检查	郑日辉	郑日辉
项目负责人	黄永平	黄永平
专业负责人	周伟杰	周伟杰
设计		
Design by		
建设单位	广州大学	
工程名称	广州大学梅苑食堂维护维修项目	
图名	二层普通照明平面图	
设计阶段	施工图	
设计部门	第四设计所	工程编号
Department		Project No.
专业	电气	图号
Discipline		Drawing No.
版本	A	日期
Rev.		Date
电子文件名	2025.03	
File Name		