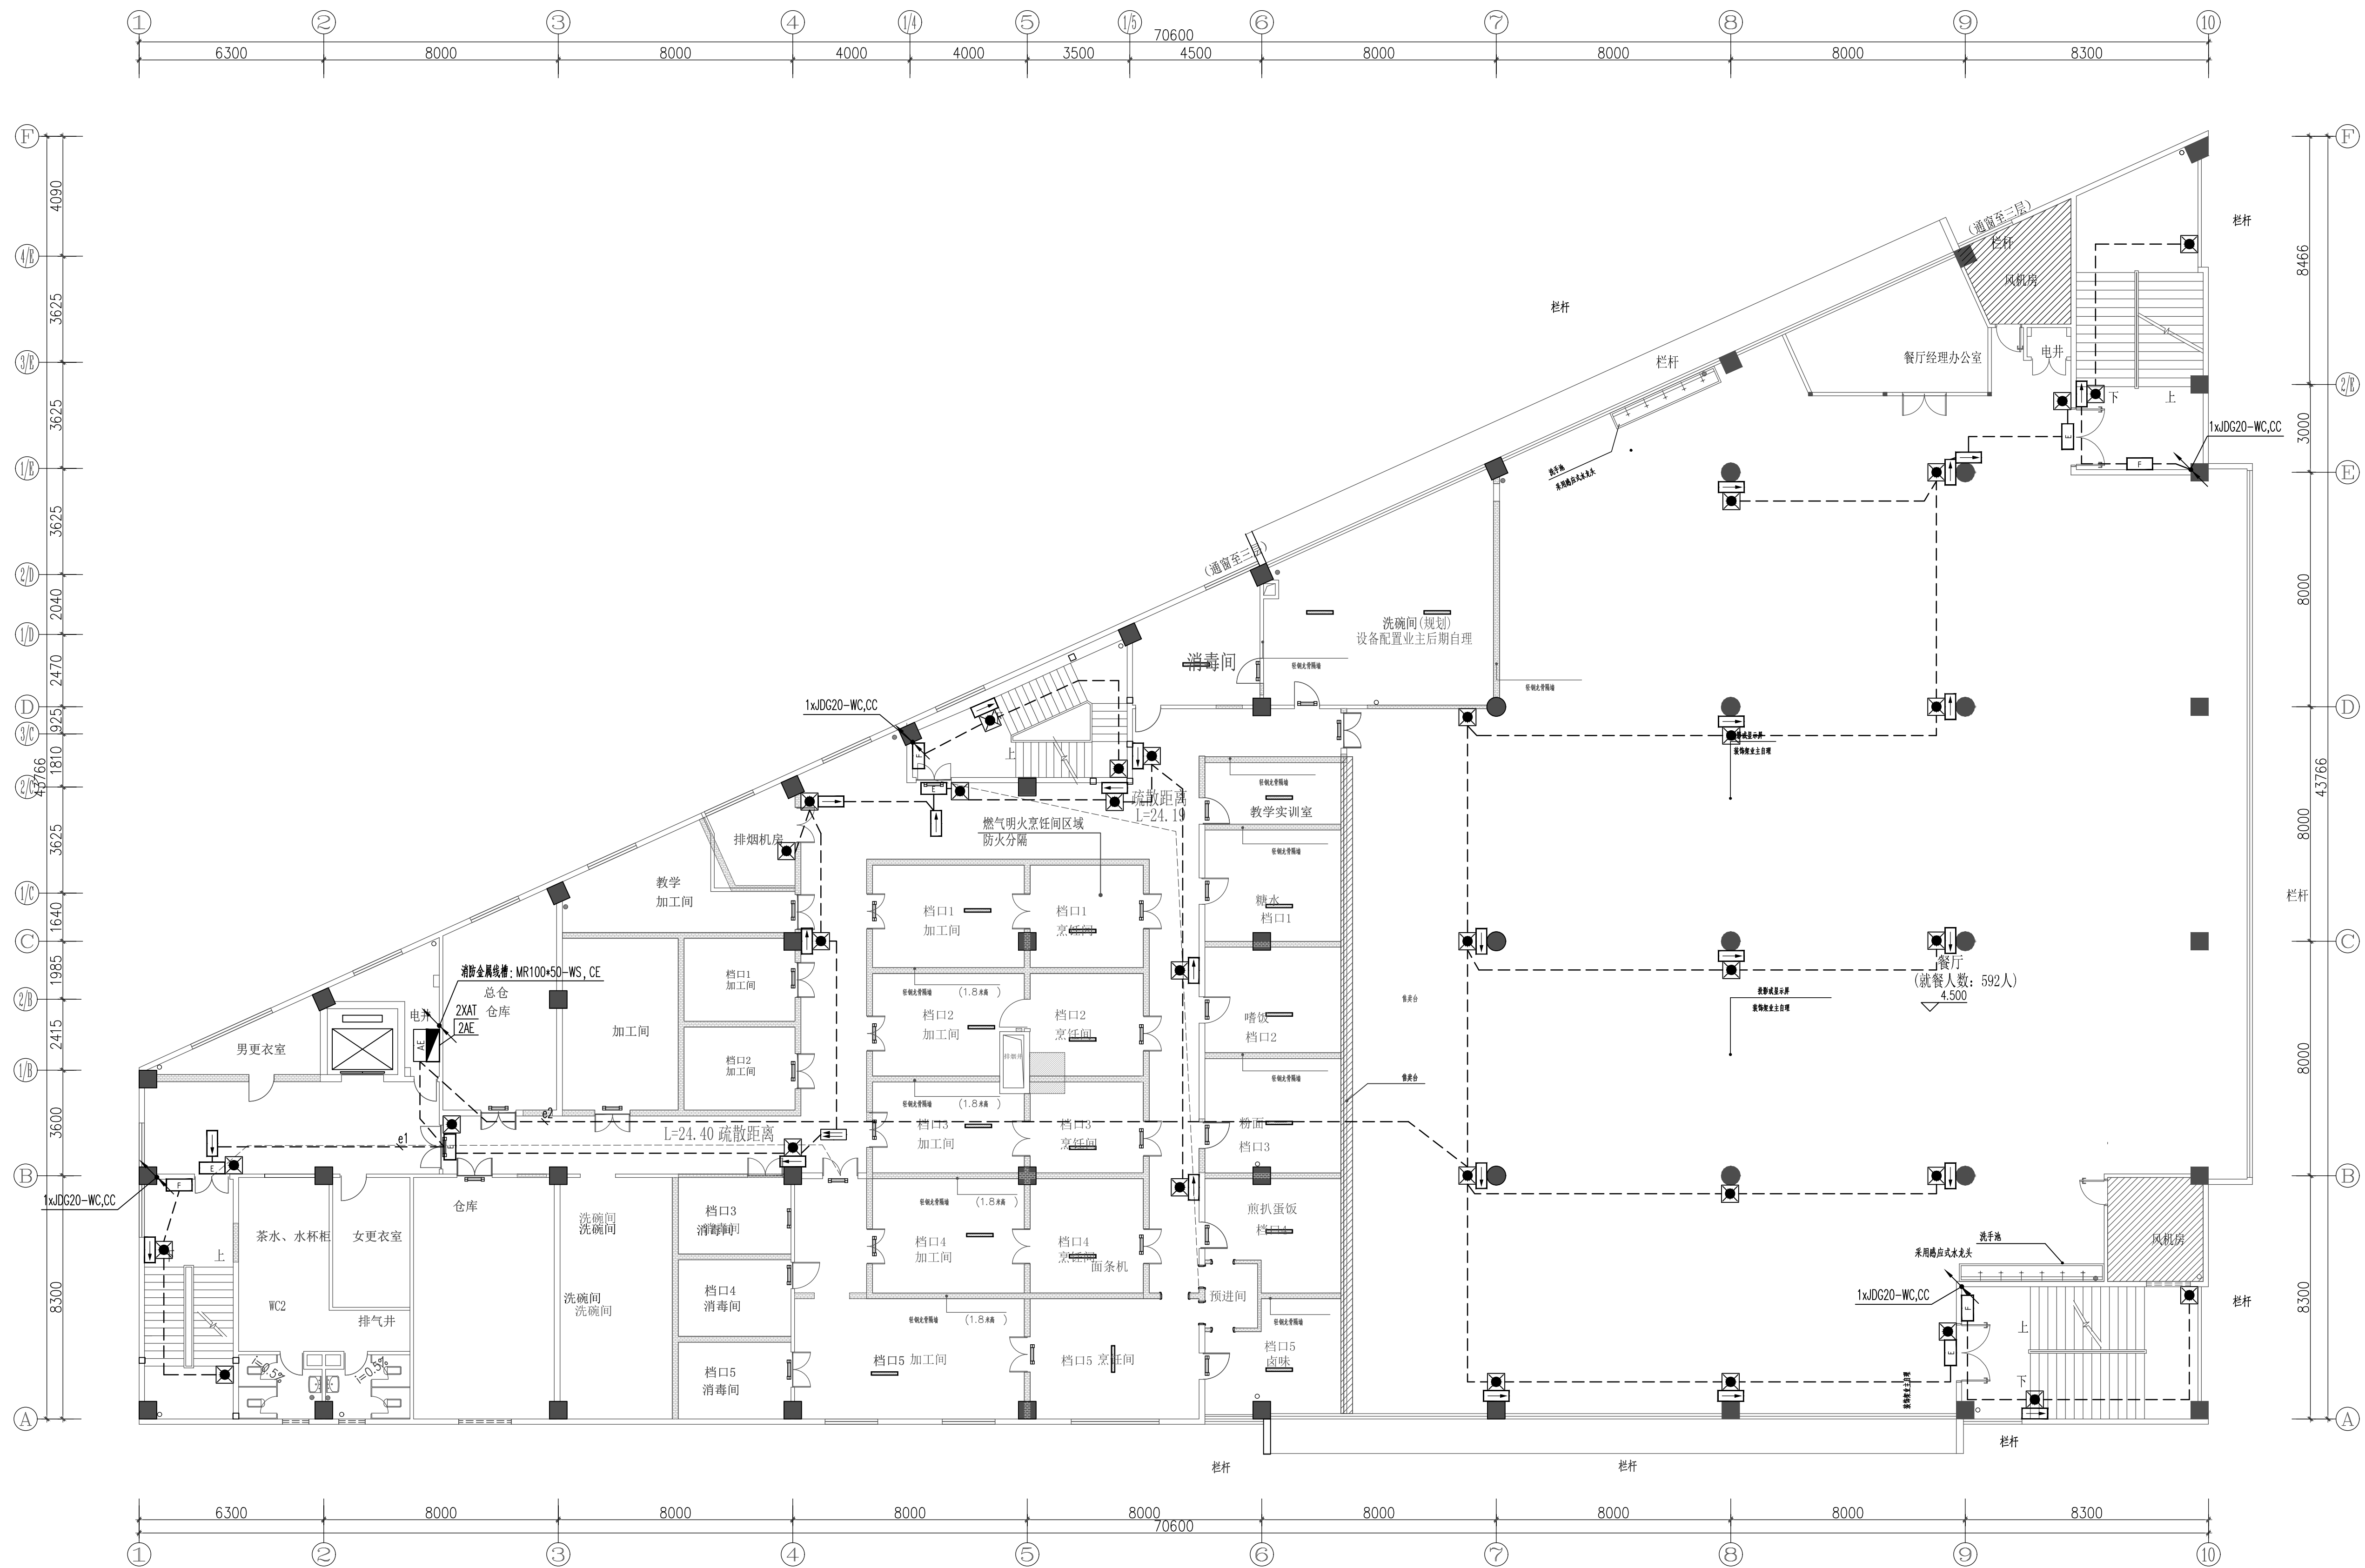


暖通	给排水	电气	结构	建筑
暖通	给排水	电气	结构	建筑
二层应急照明平面图 1:120

版本号 Mark	日期 Date	修改内容 Description
广州大学建筑设计研究院有限公司 Guangzhou University Architectural Design and Research Institute Co., Ltd 地址：广州市解放北路花岗东1号数理楼7-9楼		
□ 建筑工程设计证书号：甲级 A244018068		
□ 城乡规划编制证书号：自设规甲字 23440708		
□ 文物保护工程勘察设计证书号：文物设甲字0201SJ0041		
□ 风景园林工程设计证书号：乙级 A244018068		
□ 岩土工程设计证书号：乙级 B24406352		
审定 Authorized by	黄鹏	黄鹏
审核 Processed by	黄鹏	黄鹏
初审/校 Checked by	黄永平	黄永平
项目负责人 Project Director	郑日辉	郑日辉
专业负责人 Discipline Responsible by	黄永平	黄永平
设计 Designed by	周伟杰	周伟杰
建设单位 Client	广州大学	
工程名称 Project	广州大学梅苑食堂维护维修项目	
图纸名称 Title	二层应急照明平面图	
设计阶段 Drawing Status	施工图	
设计部门 Department	第四综合设计部	工程编号 Project No. GDSX2024 0429-肆07
专业 Discipline	电气	图号 Drawing No. DS-2P-04
版本 Rev.	A	日期 Date 2025.03
电子文件名 File Name		