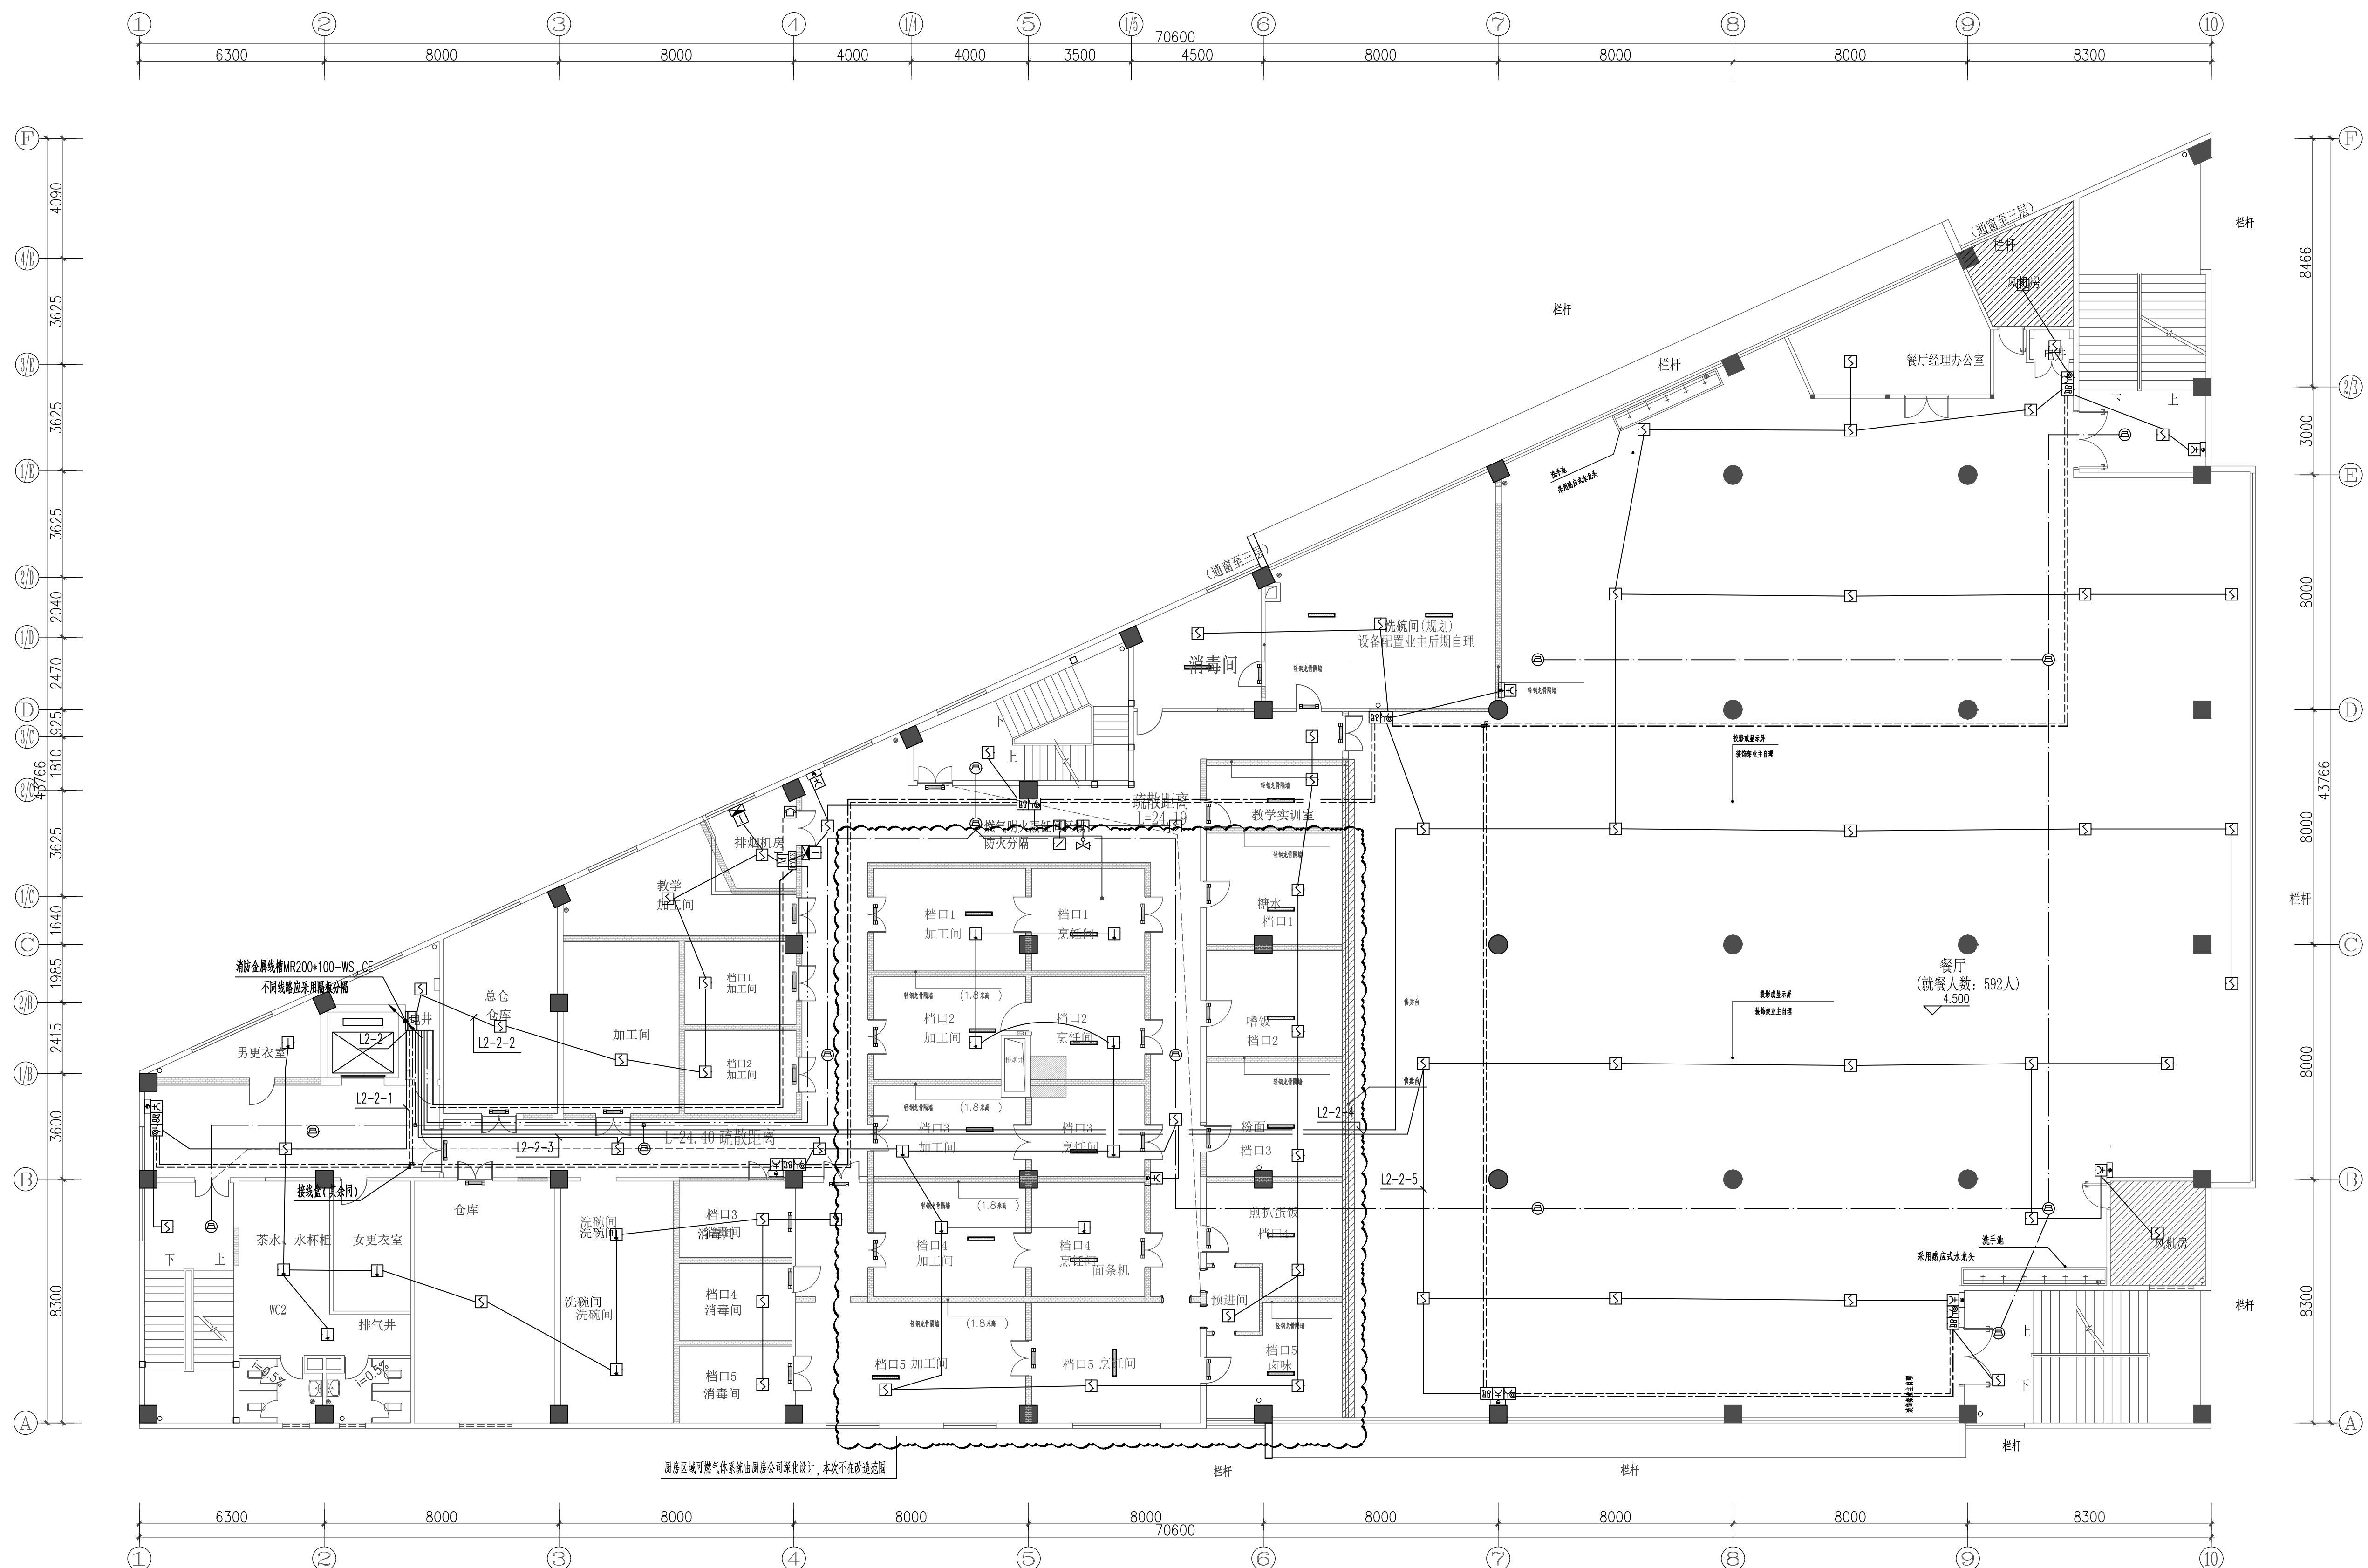


 
 




[illegible][illegible]

注：消防系统需与原系统相同产品型号，协议需相同。

版本号 Mark	日期 Date	修改内容 Description	
<div></div> <div>广州大学建筑设计研究院有限公司 Guangzhou University Architectural Design and Research Institute Co., Ltd 地址：广州市解放北桂花岗东1号数理楼7-9楼</div>			
<div><input checked="" type="checkbox"/> 建筑工程施工设计证书：甲级 A244018068</div>			
<div><input checked="" type="checkbox"/> 城乡规划编制证书：自颁报甲字 23440708</div>			
<div><input checked="" type="checkbox"/> 文物保护工程勘察设计证书：文物物字02015J0041</div>			
<div><input checked="" type="checkbox"/> 风景园林工程设计证书：乙级 A244018068</div>			
<div><input checked="" type="checkbox"/> 岩土工程设计证书：乙级 B244065352</div>			
审 定 人 Authorized by	黄 鹄		
审 核 人 Processed by	黄 鹏		
初 审/校 对 Checked by	黄永平		
项目负责人 Project Director	郑日辉		
专业负责人 Discipline Responsible by	黄永平		
	周伟杰		
设 计 Designed by			
建 设 单位 Client	广州大学		
工 程 名称 Project	广州大学梅苑食堂维护维修项目		
图 纸 名 称 Title	二层电消防平面图		
设计阶段 Drawing Status	施工图		
设计部门 Department	第四号设计所	工程编号 Project No.	GSX2024 0429-肆07
专 业 Discipline	电 气	图 号 Drawing No.	DS-2P-05
版 本 Rev.	A	日 期 Date	2025.03
电子文件名称 File Name			

版权所有，未经授权，不得复制。
ALL RIGHTS RESERVED.