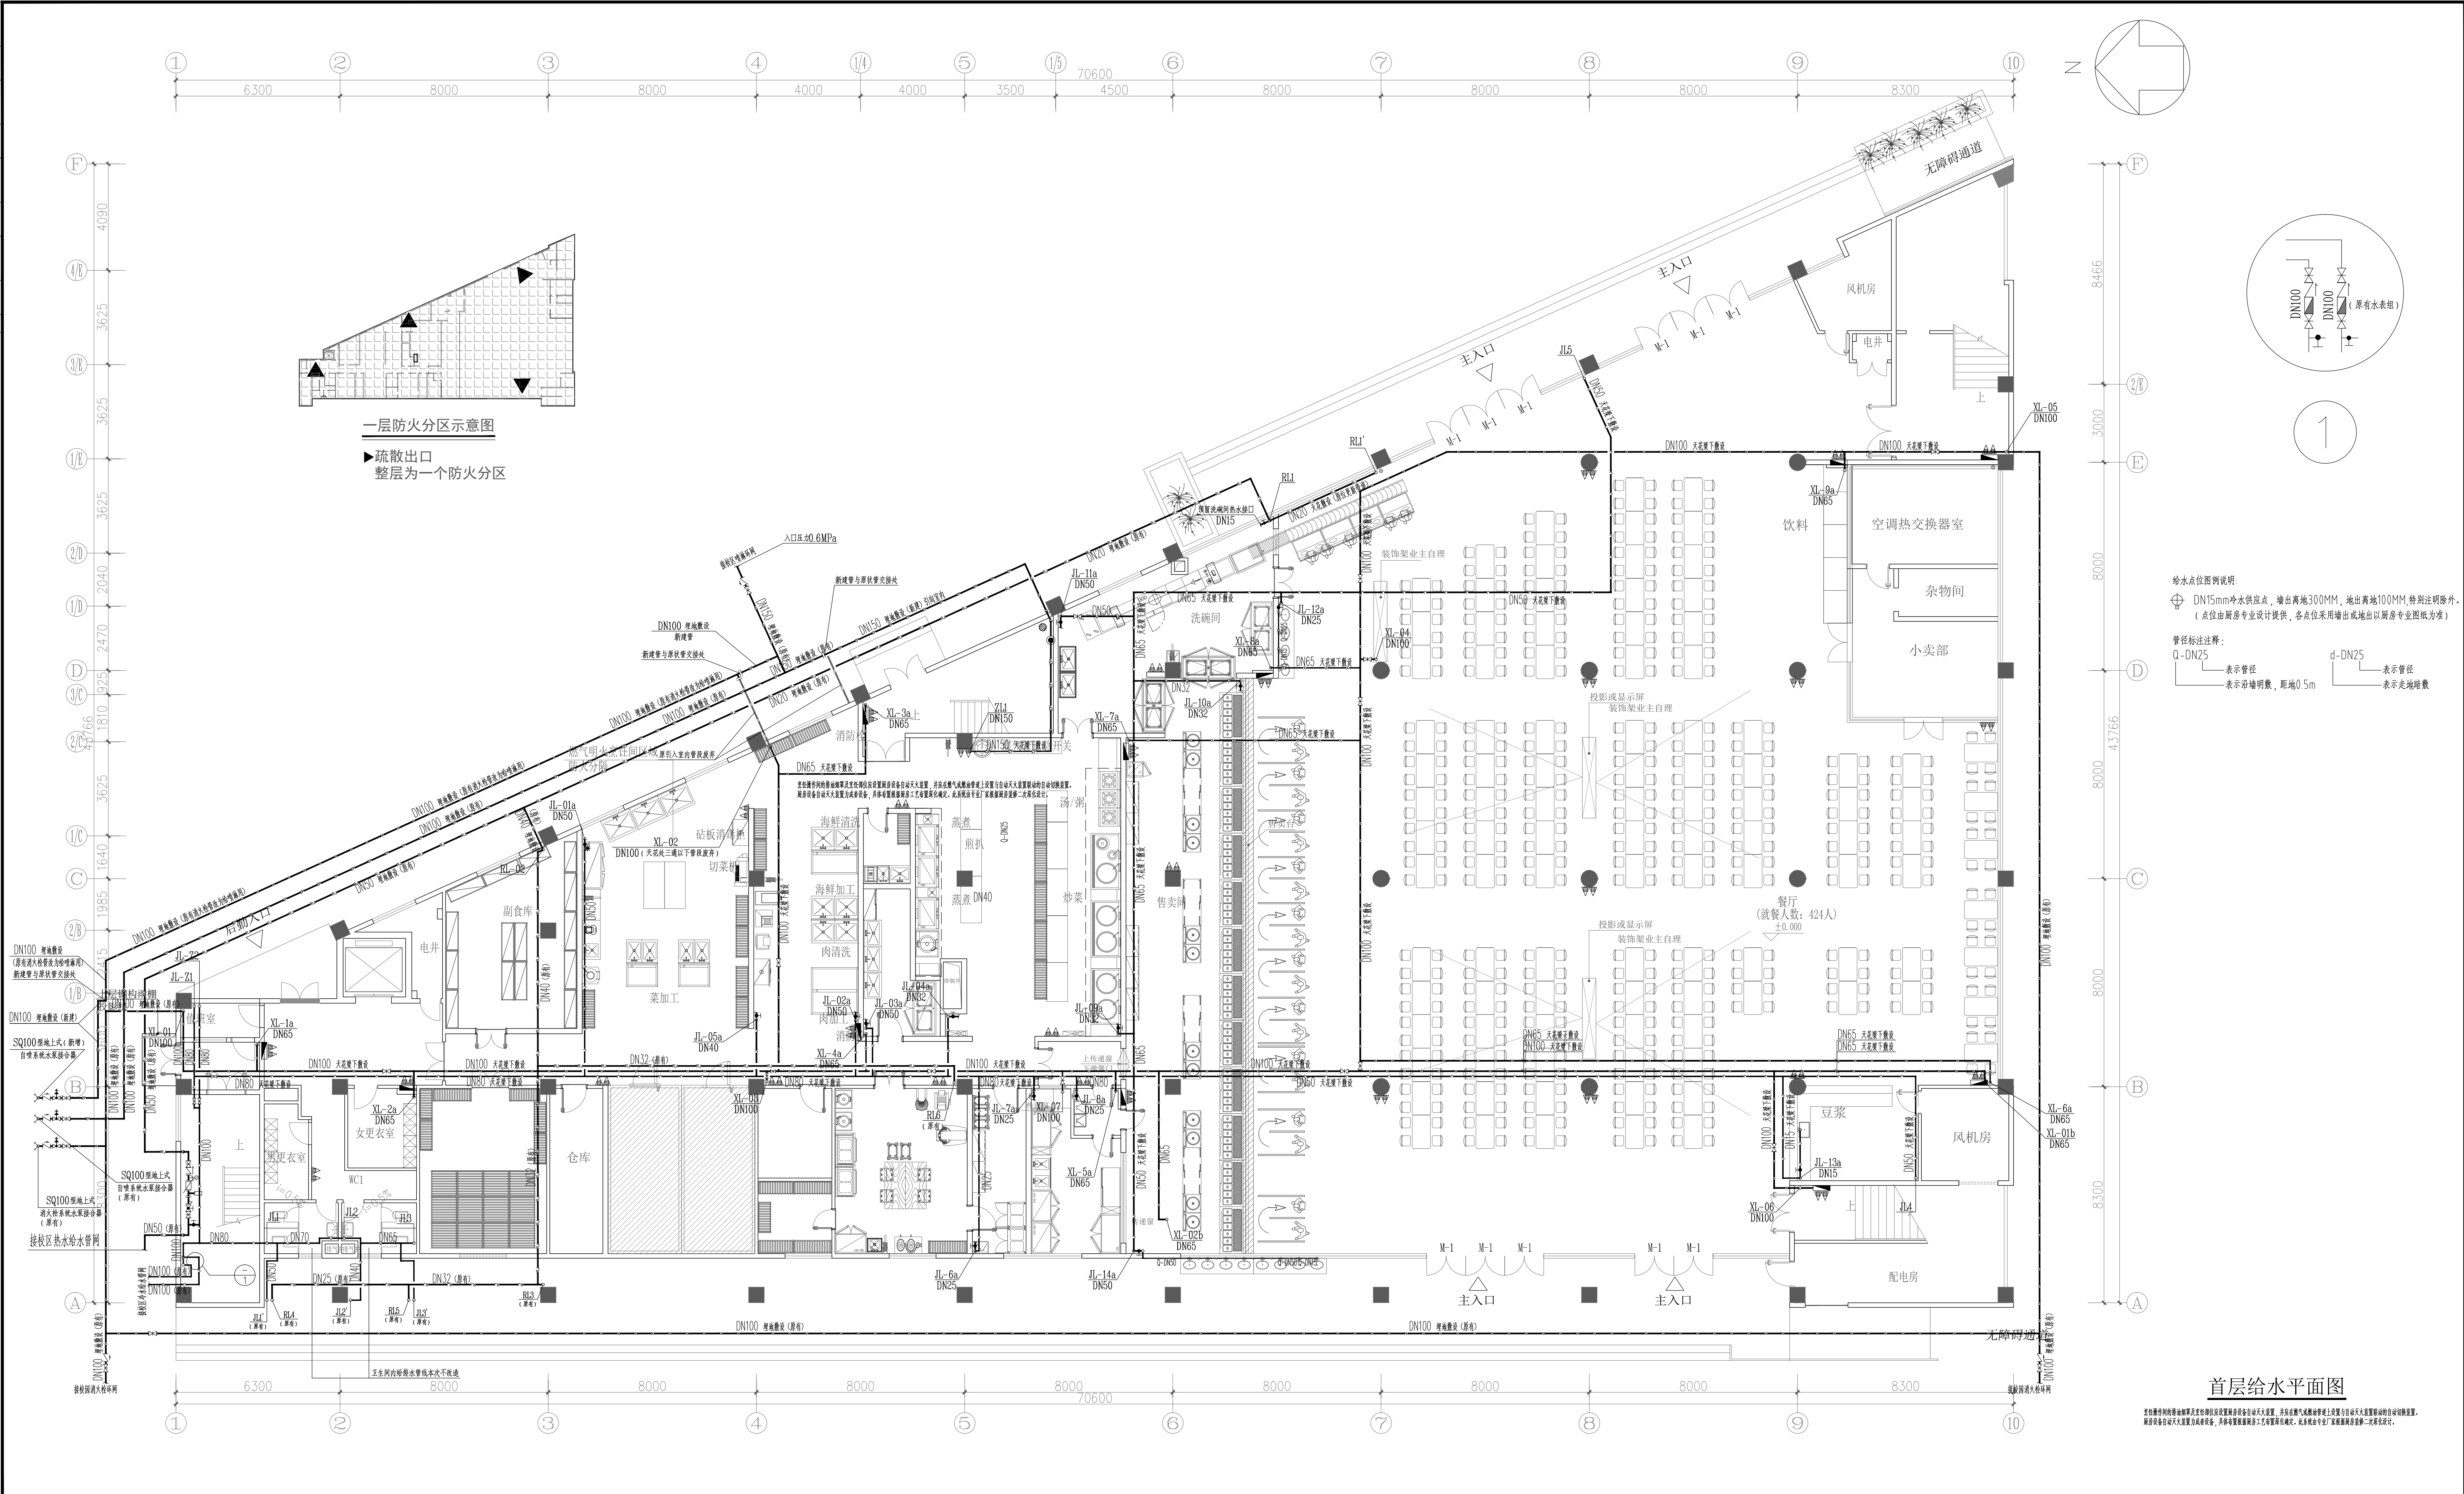


 
 
 




图例	说明
给水	给水
排水	排水
通风	通风
电气	电气
暖通	暖通
消防	消防
其他	其他



首层给水水平面图

本图是根据《建筑给水排水设计规范》GB50015-2019(2019年版)及《广东省建筑给水排水工程验收规范》GB50015-2019(2019年版)编制。图中所示的水管走向及管径均应符合规范要求。如有变更，请及时通知设计单位。

版本号 Mark	日期 Date	修 改 内 容 Description
<div><div></div><div><div>广州大学建筑设计研究院有限公司</div><div>Guangzhou University Architectural Design and Research Institute Co., Ltd</div><div>地址：广州市解放北路花岗东1号数智楼7-9楼</div></div></div>		
<div><div><input checked="" type="checkbox"/></div>建筑工程设计证书号：甲级 A244018068</div>		
<div><div><input type="checkbox"/></div>城乡规划编制证书号：自资规甲字 23440708</div>		
<div><div><input type="checkbox"/></div>文物保护工程勘察设计证书号：文物设甲字0201510041</div>		
<div><div><input type="checkbox"/></div>风景园林工程设计证书号：乙级 A244018068</div>		
<div><div><input type="checkbox"/></div>岩土工程设计证书号：乙级 B244068362</div>		
审 定 Authorized by	郑日辉	
审 核 Processed by	李秋均	
初 审/校 对 Checked by	罗秉灵	
项目负责人 Project Director	郑日辉	
专业负责人 Discipline Responsible by	庄书韦	
设计 Designed by	刘开乐	
建 设 单 位 Client	广州大学	
工 程 名 称 Project	广州大学梅苑食堂维护维修项目	
图 纸 名 称 Title	首层给水水平面图	
设计阶段 Drawing Status	施工图	
设计部门 Department	第04项设计内容	工程编号 Project No.
专 业 Discipline	给排水	图 号 Drawing No.
版 本 Rev.	A	日 期 Date
电子文件名称 File Name	SS-P-01	
版权所有，未经授权，不得复制。 ALL RIGHTS RESERVED.		