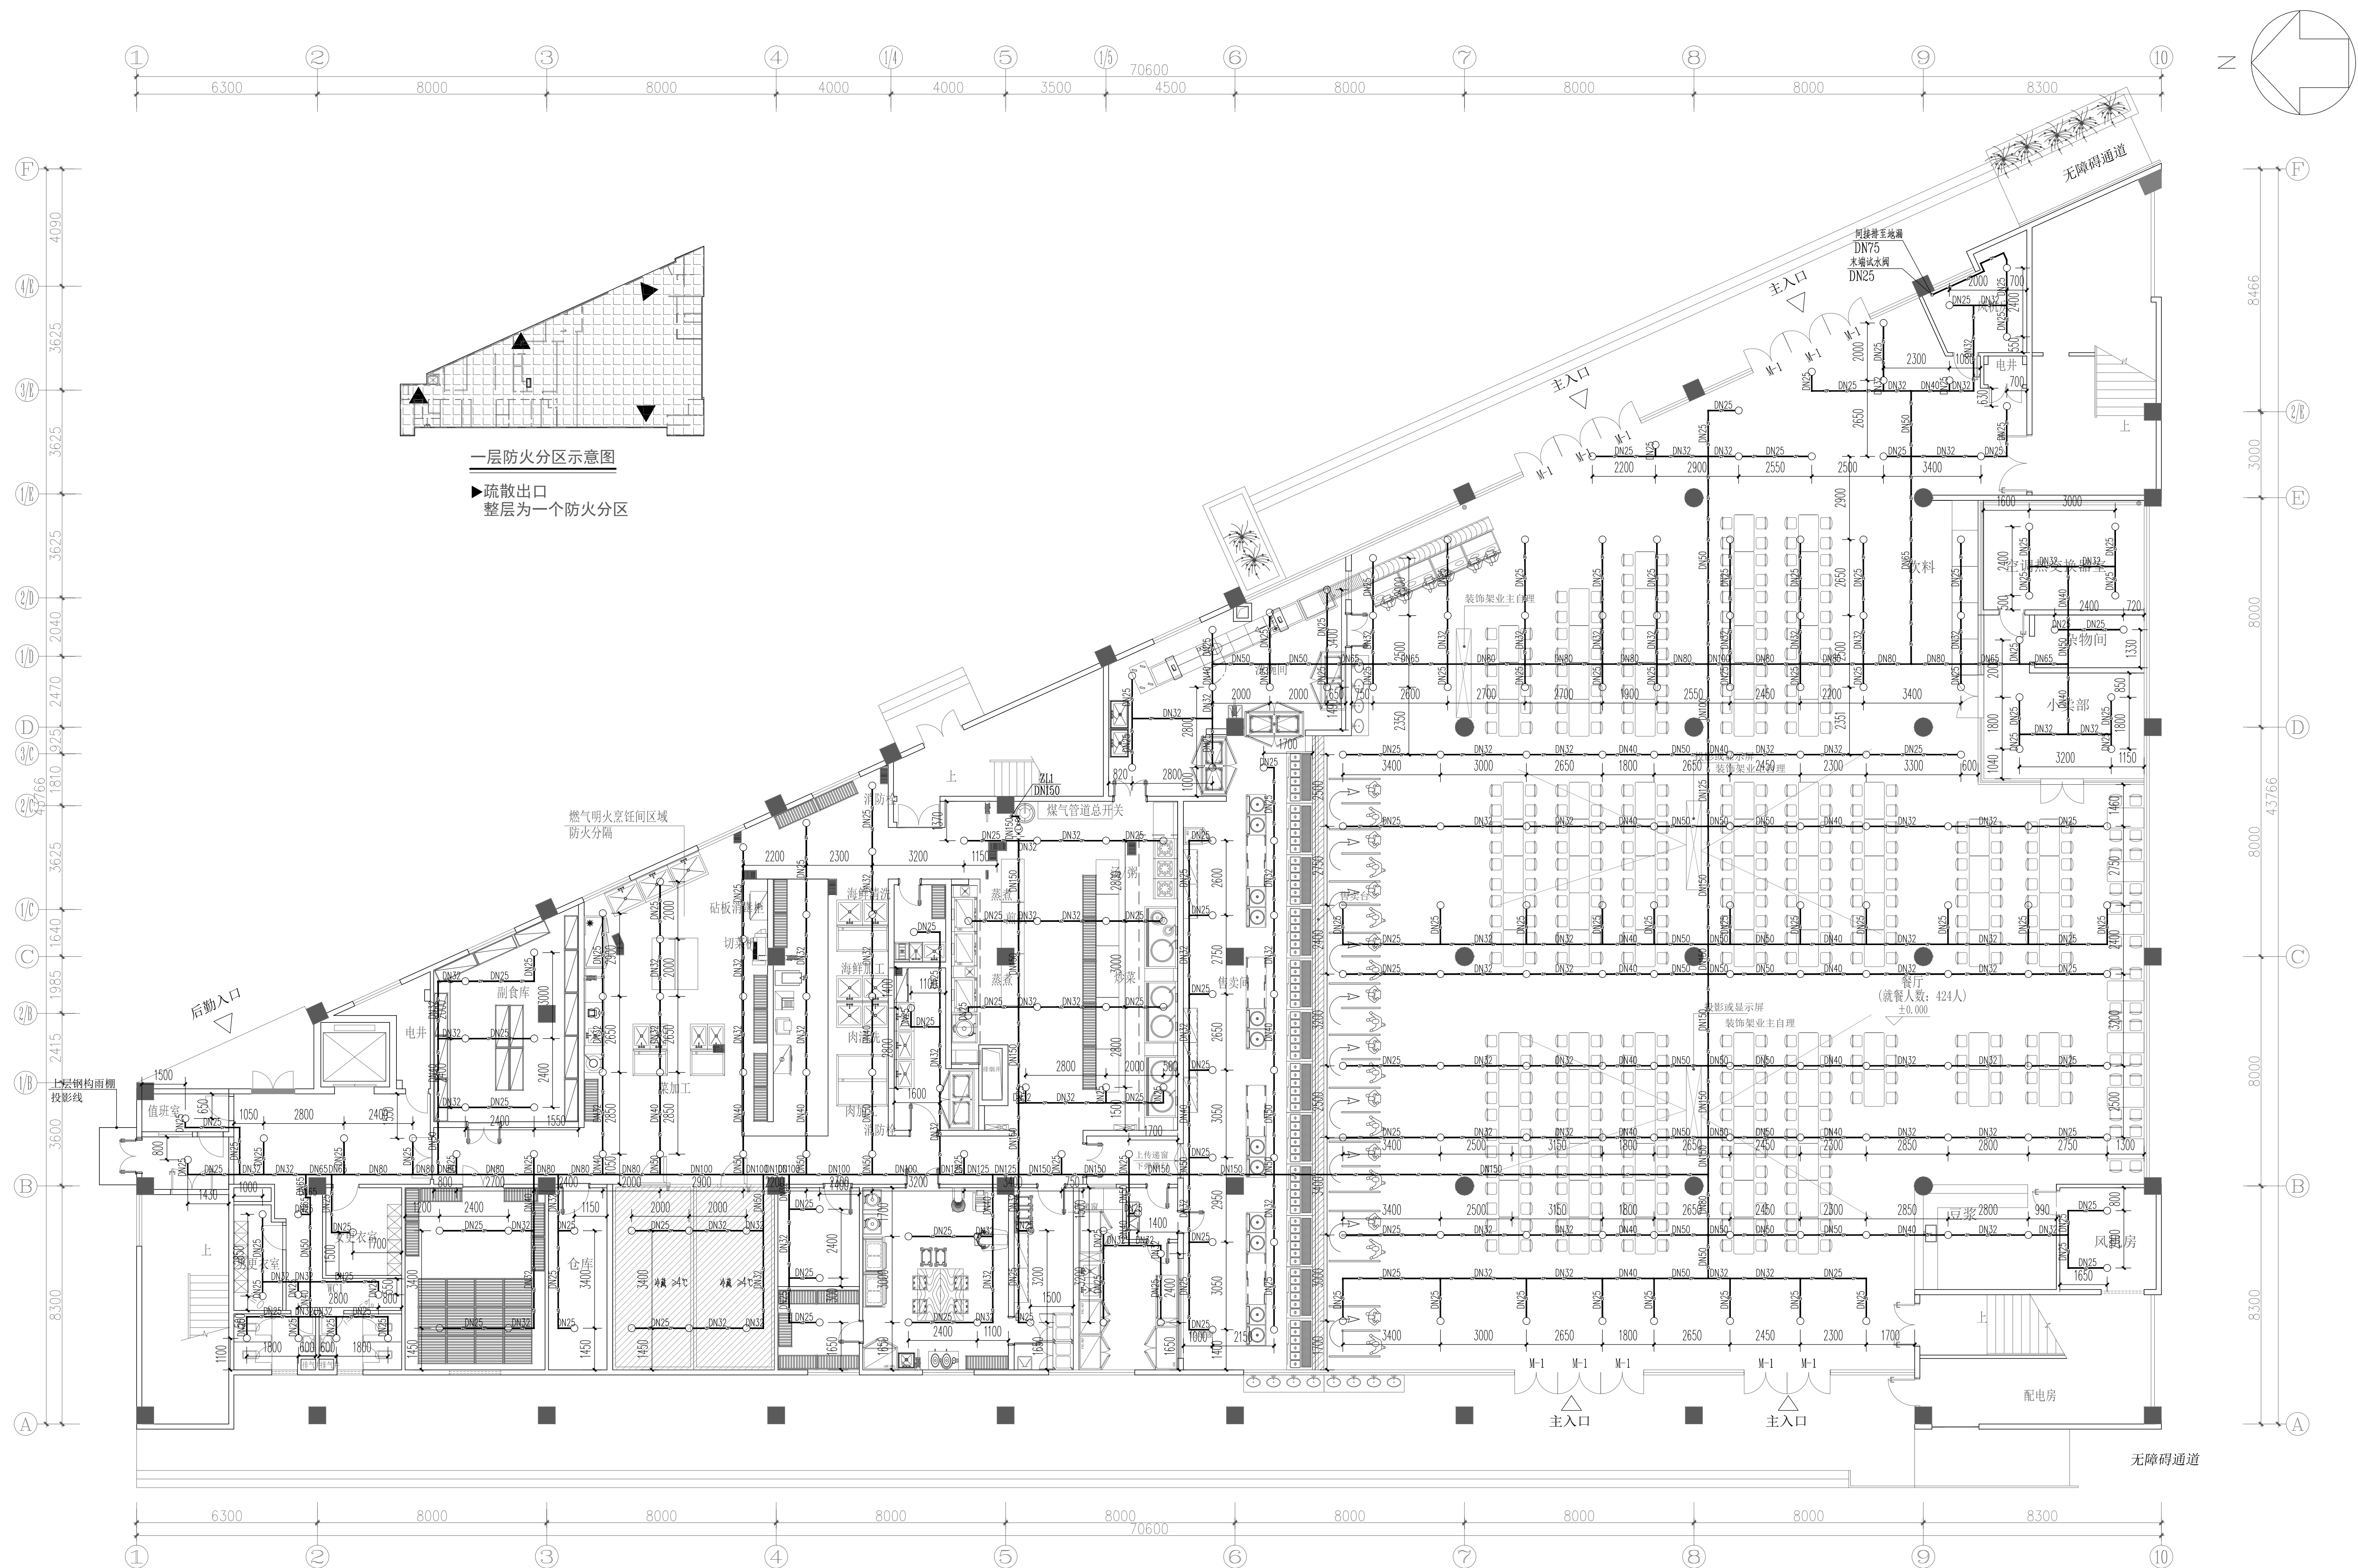

 
 
 
 
 


会	成	照		信	数	根		冠一	限	
念	耀	利	电	力	据	根		冠	盛	
社	国	林	空	游	理	包		添	寒	
	名	官	寒	气,	路	品				



首层自动喷淋平面

专业名称 Mark	日期 Date	修 改 内 容 Description	
<div>  <div> 广州大学建筑设计研究院有限公司 Guangzhou University Architecture Research Institute Co., Ltd 地址：广州市解放北桂花岗东1号数理楼7F-9楼 </div> </div>			
<input type="checkbox"/> 建筑工程施工设计证书号：甲建 A244018068 <input type="checkbox"/> 城乡规划编制资质证书号：自资质甲字第 23440708 <input type="checkbox"/> 文物普查工程勘察设计证书号：文设审甲字第0201SJ0041 <input type="checkbox"/> 风景园林工程设计证书号：乙级 A244018068 <input type="checkbox"/> 岩土工程设计证书号：乙级 B244065632			
审 定 Authorized by	郑日辉		
审 核 Processed by	李秋均		
初 审/校 对 Checked by	罗秉灵		
项目负责人 Project Director	郑日辉		
专业负责人 Discipline Responsible by	庄韦韦		
设 计 Designed by	刘开乐		
建 设 Client	广州大学		
工 程 Project	广州大学梅苑食堂维护维修项目		
图 纸 Title	首层自动喷淋平面		
设计阶段 Drawing Status	施工图		
设计部门 Department	初期阶段设计部	工程编号 Project No.	GDS-2024-0328-3074
专业 Discipline	给排水	图 号 Drawing No.	SS-P-05
版本 Rev.	A	日 期 Date	2025.03
文件名称 File Name			