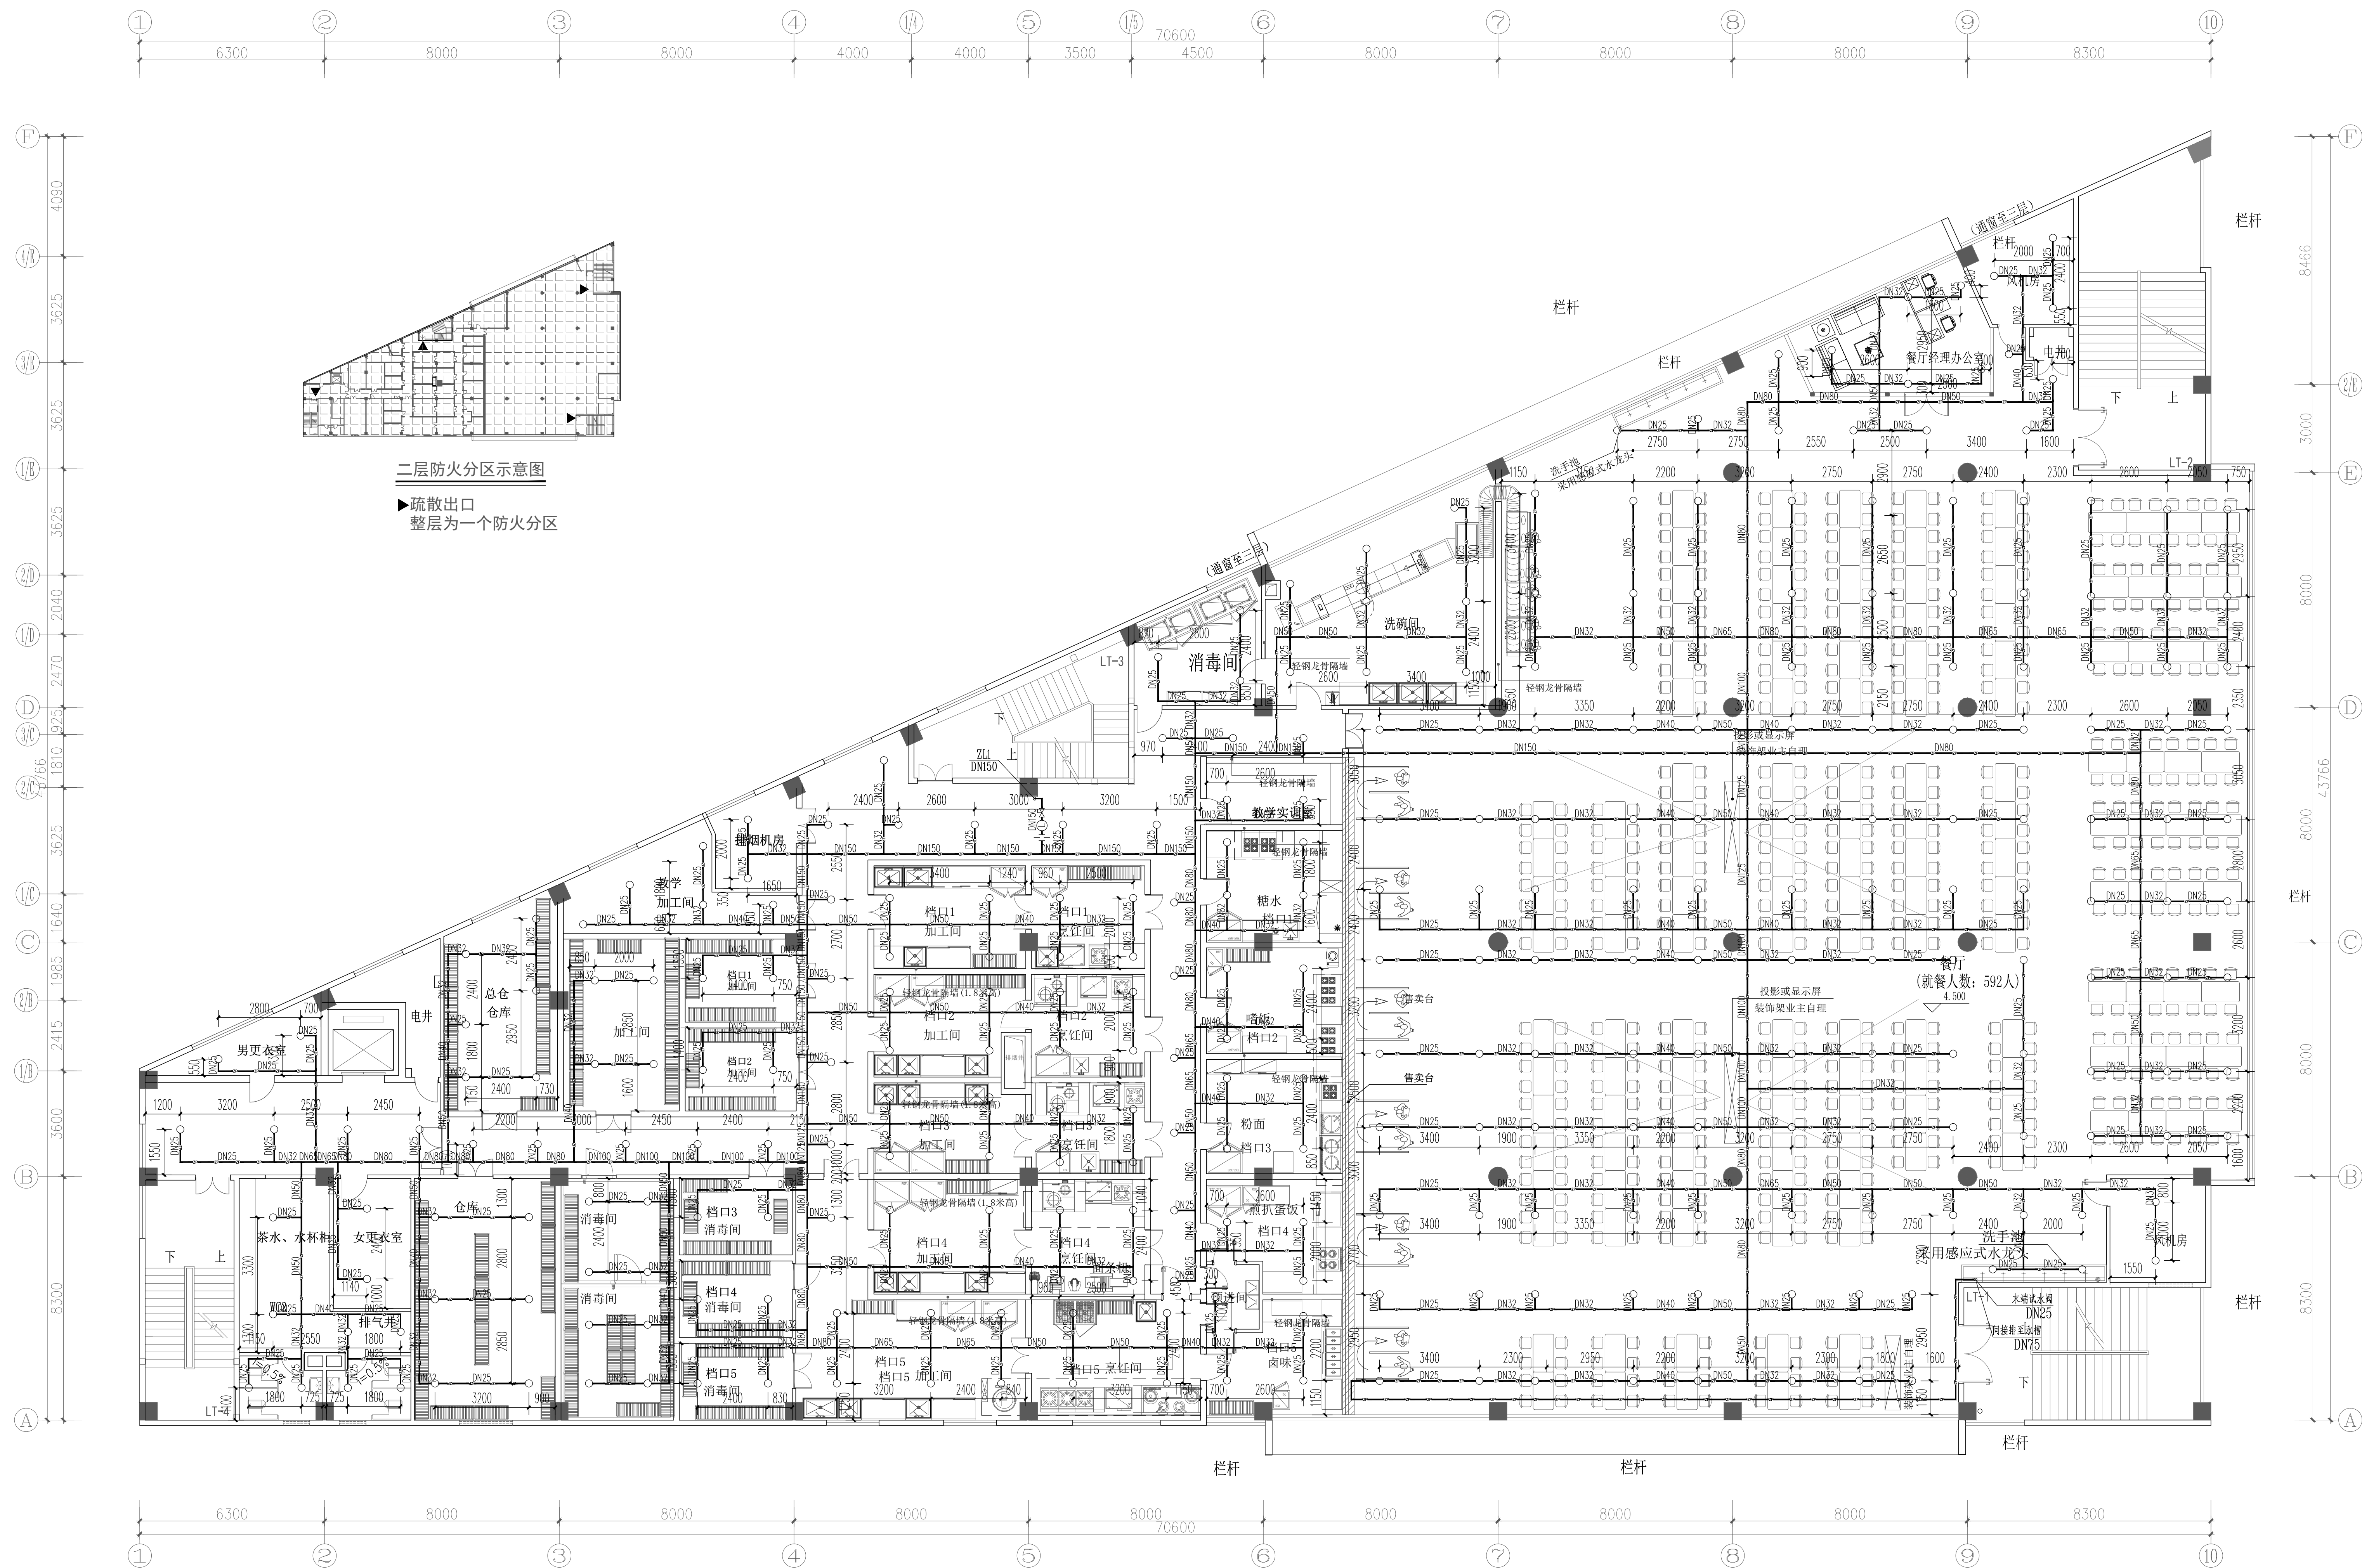


 

 
 
 


会	会	信	建	振	隆	
成	成	理	振	成	成	
隆	隆	电	隆	隆	隆	
林	林	会	电	电	会	
官	官	水	水	水	水	
玄	玄	象	象	象	象	



二层自动喷淋平面

版本号 Mark	日期 Date	修 改 内 容 Description	
<div><div></div><div><div>广州大学建筑设计研究院有限公司</div><div>Guangzhou University Architectural Design and Research Institute Co., Ltd</div><div>地址：广州市解放北桂花湾东1号数维楼7-9楼</div></div></div>			
<div><div><input checked="" type="checkbox"/> 建筑工程设计证书号：甲级 A244018068</div><div><input type="checkbox"/> 城乡规划编制证书号：自资质序号 23444708</div><div><input type="checkbox"/> 文物普查工程勘察设计证书：文物设计甲字第02015J0041</div><div><input type="checkbox"/> 风景园林工程设计证书号：乙级 A244018068</div><div><input type="checkbox"/> 岩土工程设计证书号：乙级 B2440056352</div></div>			
审 定 Authorized by	郑日晖		
审 核 Processed by	李秋均		
初 审 / 校 对 Checked by	罗秉灵		
项目负责人 Project Director	郑日晖		
专业负责人 Discipline Responsible by	庄韦韦		
	刘开乐		
设 计 Designed by			
建 设 Client	广州大学		
工 程 Project	广州大学梅苑食堂维修维护项目		
图 纸 Name Title	二层自动喷淋平面		
设计阶段 Drawing Status	施工图		
设计部门 Project Dept	初步设计合并图	工程编号 Project No.	GIS242024 0229-0707
专业 Discipline	给排水	图 号 Drawing No.	SS-P-06
版本 Rev.	A	日 期 Date	2025. 03
文件名称 File Name			