

广州市番禺区人民政府东环街道办事处
东环街综合行政执法队办公室装修工程


电气专业施工图设计

项目代号：JZ-26-08
(第1.0版)

建筑行业甲级资质	证书编号：A145006752
城乡规划甲级资质	证书编号：自资规甲字21450400
工程咨询甲级资质	证书编号：甲252021011160
土地规划乙级资质	证书编号：201402
工程勘察专业乙级资质	证书编号：B245006759
市政（给水工程、排水工程、道路工程、桥梁）专业乙级资质	
环境工程（水污染防治工程）专项乙级	
农林行业（兽医/畜牧工程）专业乙级	
公路行业（公路）专业丙级资质	水利行业(河道整治)专业丙级
风景园林专项乙级资质	证书编号：A245006759



请核实项目二维码信息
www.zwl-ad.com

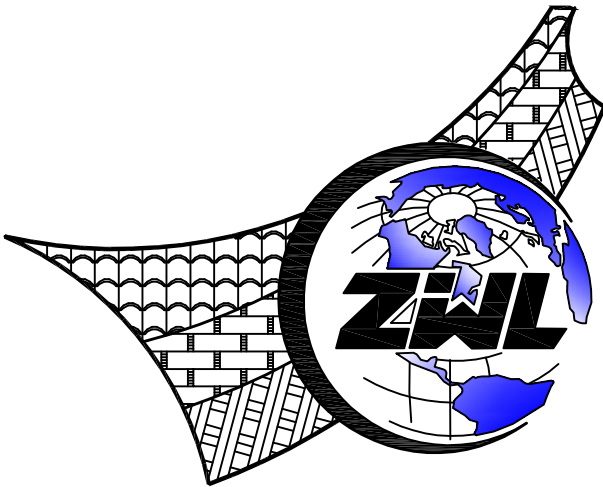

中物聯規劃設計研究院有限公司
CHINA SUPPLY & LOGISTICS PLANNING & ARCHITECTRUAL DESIGN & RESEARCH INSTITUTE LTD

二零二六年三月

图 纸 目 录




<div><p>中物聯規劃設計研究院有限公司 CHINA SUPPLY & LOGISTICS PLANNING & ARCHITECTURAL DESIGN & RESEARCH INSTITUTE LTD</p></div>				建设单位	广州市番禺区人民政府东环街道办事处		项目负责人	杨荣生	
				项目名称	东环街综合行政执法队办公室装修工程		专业负责人	刘翠丽	
				子项目名称			制表人	刘凤鸣	
						项目代号	JZ-26-08		
						设计阶段	施工图设计		
		专 业	目录编号	日 期					
		电 气	DS-ML	2026.03					

序号	图 别	图 号	图 纸 名 称	图 幅	备 注
01	电 施	DS-ML	图纸目录	A2	
02	电 施	DS-SM1	建筑电气施工设计说明1	A2	
03	电 施	DS-SM2	建筑电气施工设计说明2	A2	
04	电 施	DS-SM3	建筑电气施工设计说明3	A2	
05	电 施	DS-XT1	电气系统图1	A2	
06	电 施	DS-XT2	电气系统图2	A2	
07	电 施	DS-XT3	电气系统图3	A2	
08	电 施	DS-XT4	电气系统图4	A2	
09	电 施	DS-01	一层配电平面图/二层配电平面图	A2	
10	电 施	DS-02	三层配电平面图	A2	
11	电 施	DS-03	一层插座平面图/二层插座平面图	A2	
12	电 施	DS-04	三层插座平面图	A2	
13	电 施	DS-05	一层照明平面图/二层照明平面图	A2	
14	电 施	DS-06	三层照明平面图	A2	
15	电 施	DS-07	一层空调平面图/二层空调平面图	A2	
16	电 施	DS-08	三层空调平面图	A2	
17	电 施	DS-09	一层排气平面图/二层排气平面图	A2	
18	电 施	DS-10	三层排气平面图	A2	
19	电 施	DY-SM	消防应急照明和疏散指示系统设计说明	A2	
20	电 施	DY-XT	应急照明系统图	A2	
21	电 施	DY-01	一层应急照明拆除平面图/二层应急照明拆除平面图	A2	
22	电 施	DY-02	三层应急照明拆除平面图	A2	
23	电 施	DY-03	一层应急照明平面图/二层应急照明平面图	A2	
24	电 施	DY-04	三层应急照明平面图	A2	

图 纸 目 录

序号	图 别	图 号	图 纸 名 称	图 幅	备 注
25	电 施	DR-SM	弱电系统设计说明	A2	
26	电 施	DR-XT	弱电系统图	A2	
27	电 施	DR-01	一层弱电平面图/二层弱电平面图	A2	
28	电 施	DR-02	三层弱电平面图	A2	
29	电 施	DR-03	一层监控平面图/二层监控平面图	A2	
30	电 施	DR-04	三层弱电平面图	A2	
31	电 施	DH-SM1	火灾自动报警及消防控制系统说明1	A2	
32	电 施	DH-SM2	火灾自动报警及消防控制系统说明2	A2	
33	电 施	DH-XT	火灾自动报警系统图	A2	
34	电 施	DH-01	一层火灾自动报警拆除平面图/二层火灾自动报警拆除平面图	A2	
35	电 施	DH-02	三层火灾自动报警拆除平面图	A2	
36	电 施	DH-03	一层火灾自动报警平面图/二层火灾自动报警平面图	A2	
37	电 施	DH-04	三层火灾自动报警平面图	A2	
38					
39					
40					
41					
42					
43					
44					
45					
46					
47					
48					
本套图纸采用如下标准图集					
图集号	图集名称		图集号	图集名称	

—

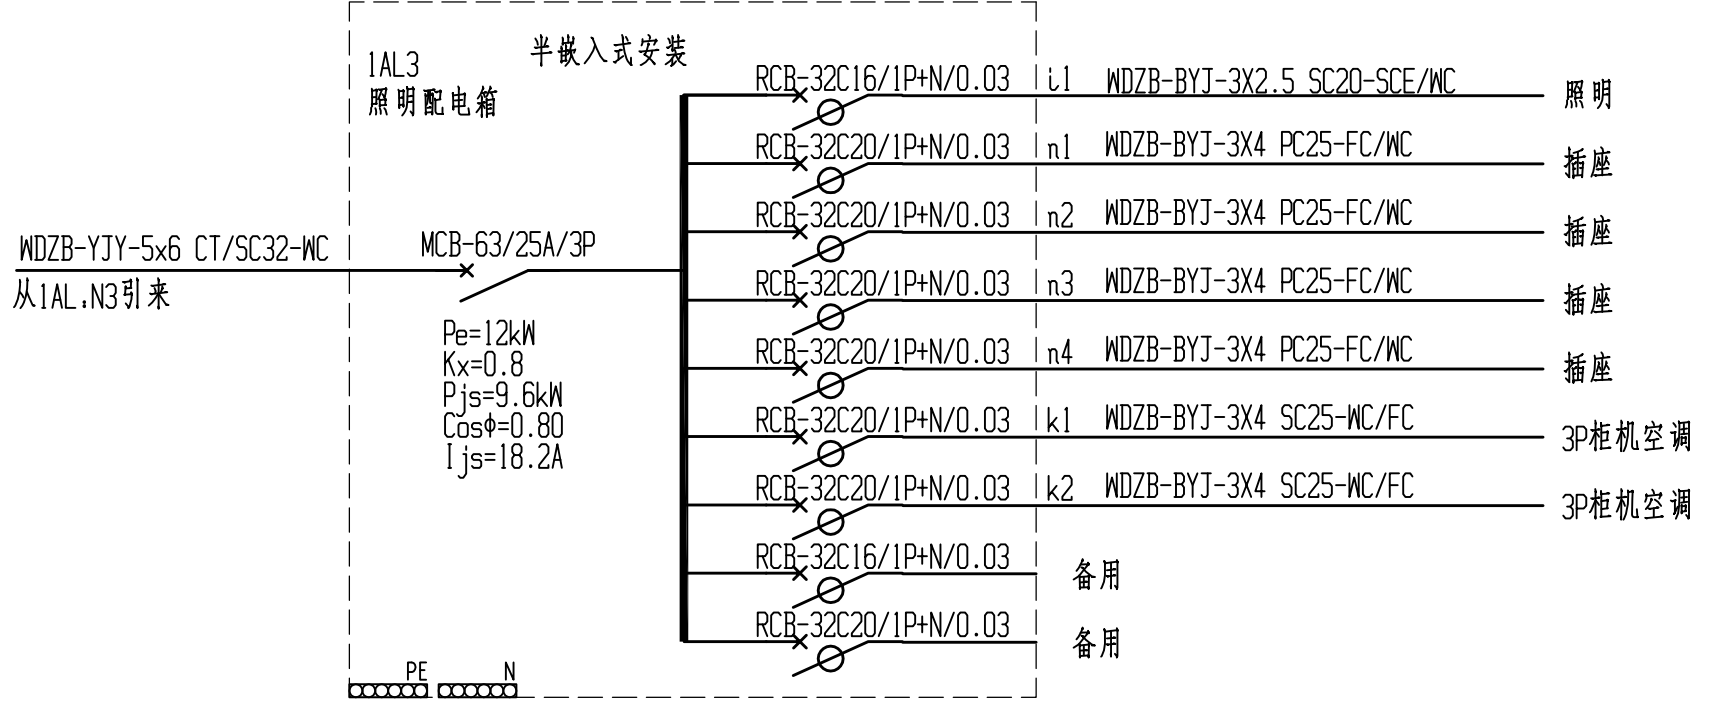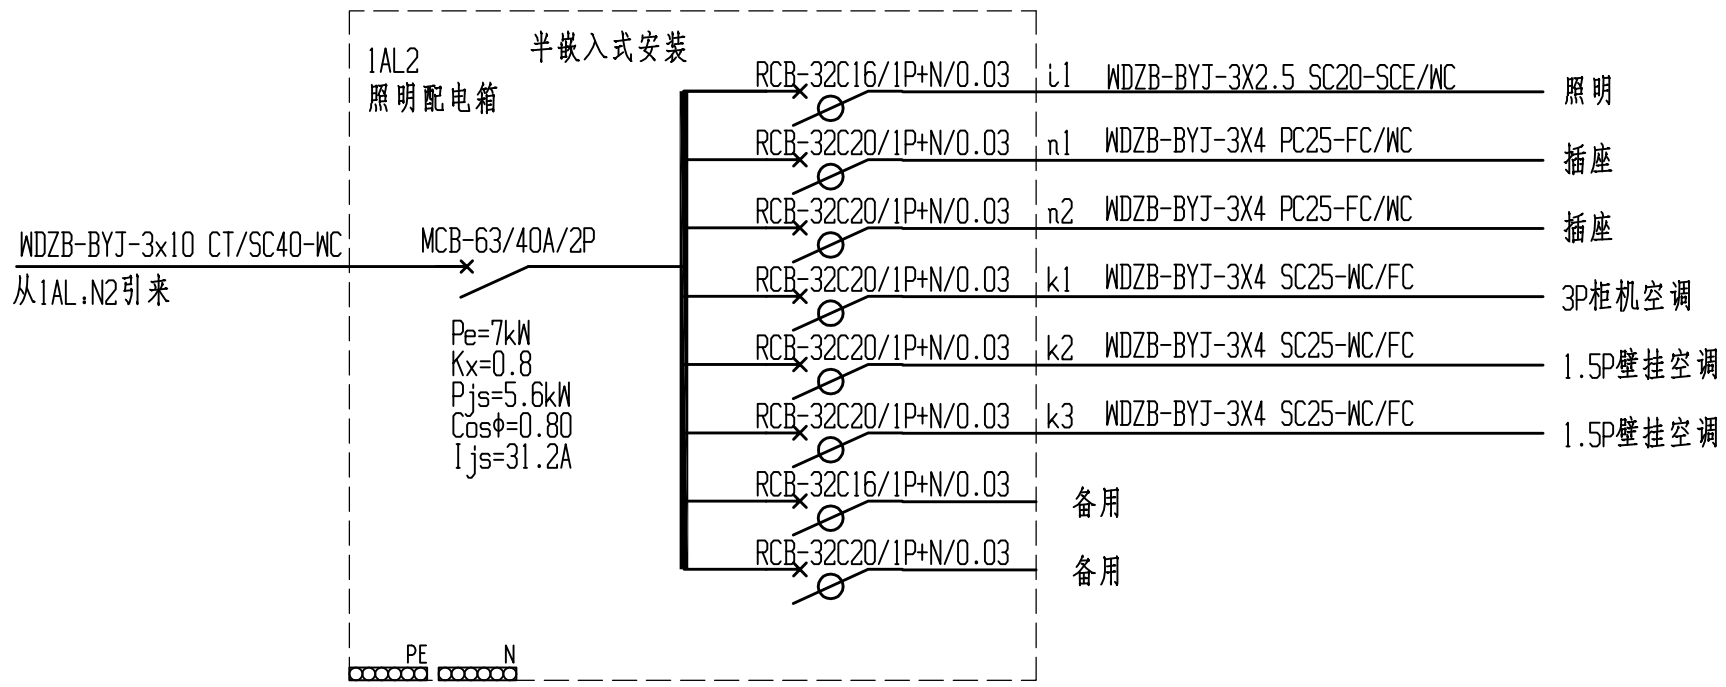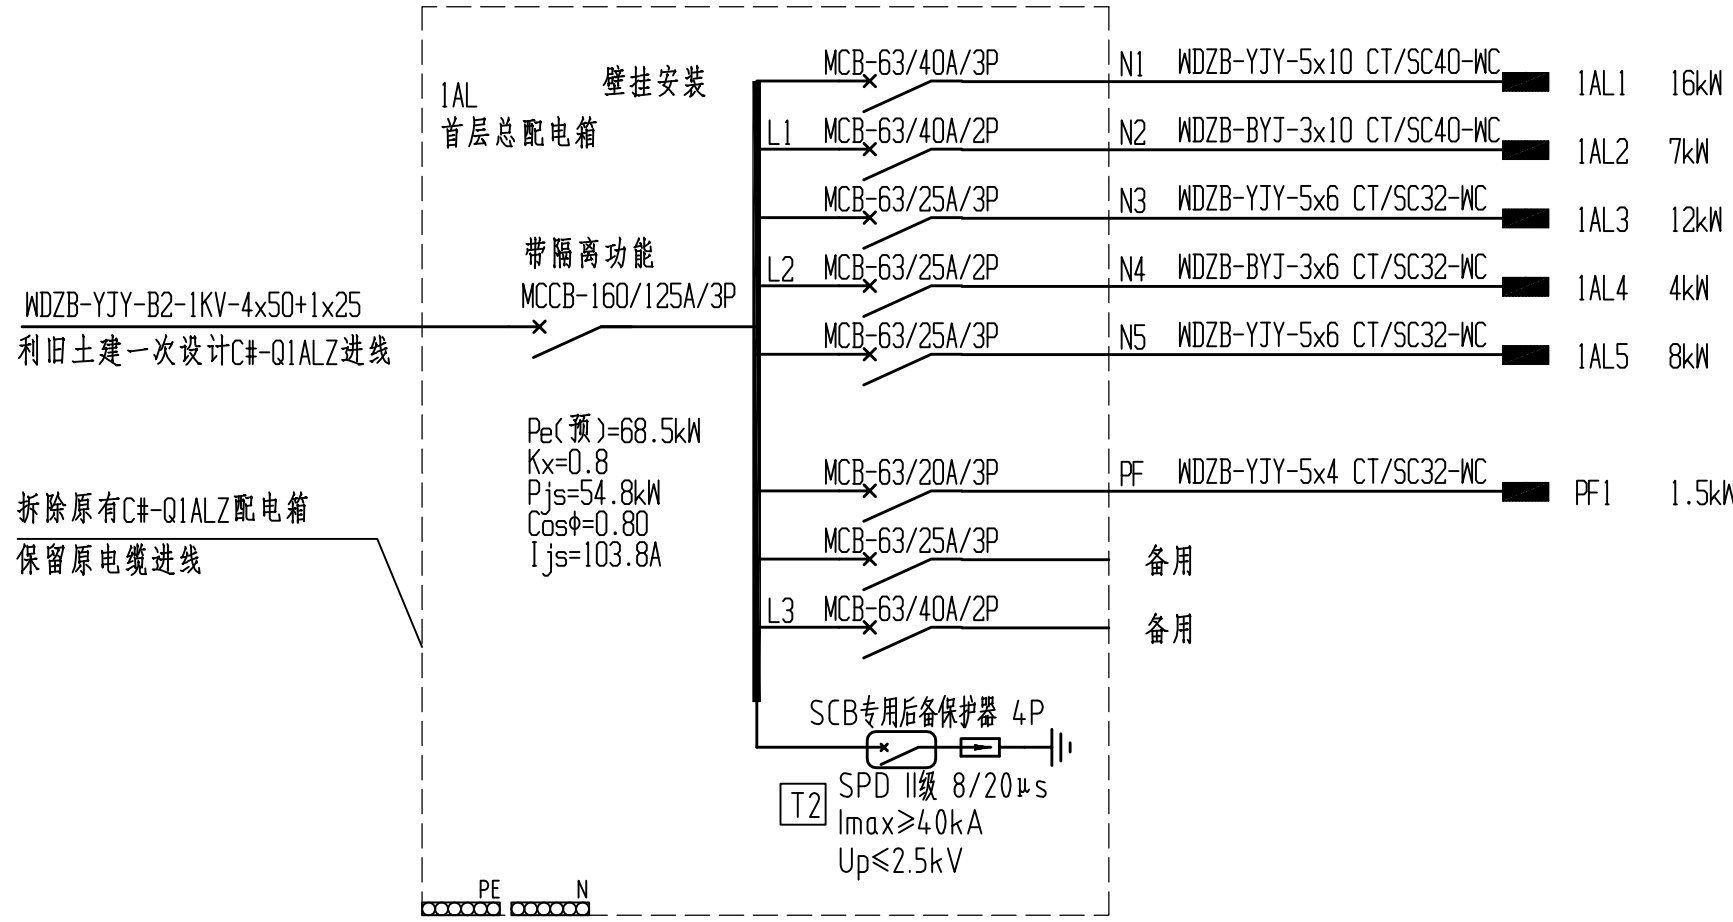

注,首层到三层的层间总配电箱无配置电表,首层警务室单独设置电表,一次土建低压柜端已设置三相数字式多功能智能仪表。首层到三层的卫生间排气扇供电由一次土建设计配电箱完成供电,本次设计不涉及卫生间排气供电。



建筑行业甲级资质	证书编号: A145006752
城乡规划甲级资质	证书编号: 自资规甲字21450400
工程咨询甲级资质	证书编号: 甲252021011160
土地规划乙级资质	证书编号: 201402
工程勘察专业乙级资质	证书编号: B245006759
市政(给水工程、排水工程、道路工程、桥梁)专业乙级资质	
环境工程(水污染防治工程)专项乙级	
农林行业(兽医/畜牧工程)专业乙级	
公路专业(公路)专业丙级资质	水利行业(河道整治)专业丙级
风景园林专项乙级资质	证书编号: A245006759



请核实项目二维码信息
www.zwl-ad.com

建设单位	DEVELOPER
广州市番禺区人民政府东环街道办事处	
项目名称	PROJECT
东环街综合行政执法队办公室装修工程	
子项目名称	SUB PRO.


图纸名称	DRAWING TITLE
------	---------------

电气系统图:

项目代号 PROJECT NO.	JZ-26-08		
图 状 式	电 施	版 次 REVISION	第 1.0 版
图 号 DRAWING NO.	DS-XT1	日 期 DATE	2026.03
审 定 CHECK BY	单克猛		
审 核 EXAM BY	刘翠丽		
项目负责人 CHIEF DESIGNER	杨荣生		
专业负责人 PRO. ENG BY	刘翠丽		
校 对 CHECK BY	卢先嘉		
设 计 DESIGN BY	刘凤鸣		


图例	说明
电气	H
结构	给排水
暖通	暖通
弱电	弱电
其他	其他

F
E
D
C
B
A

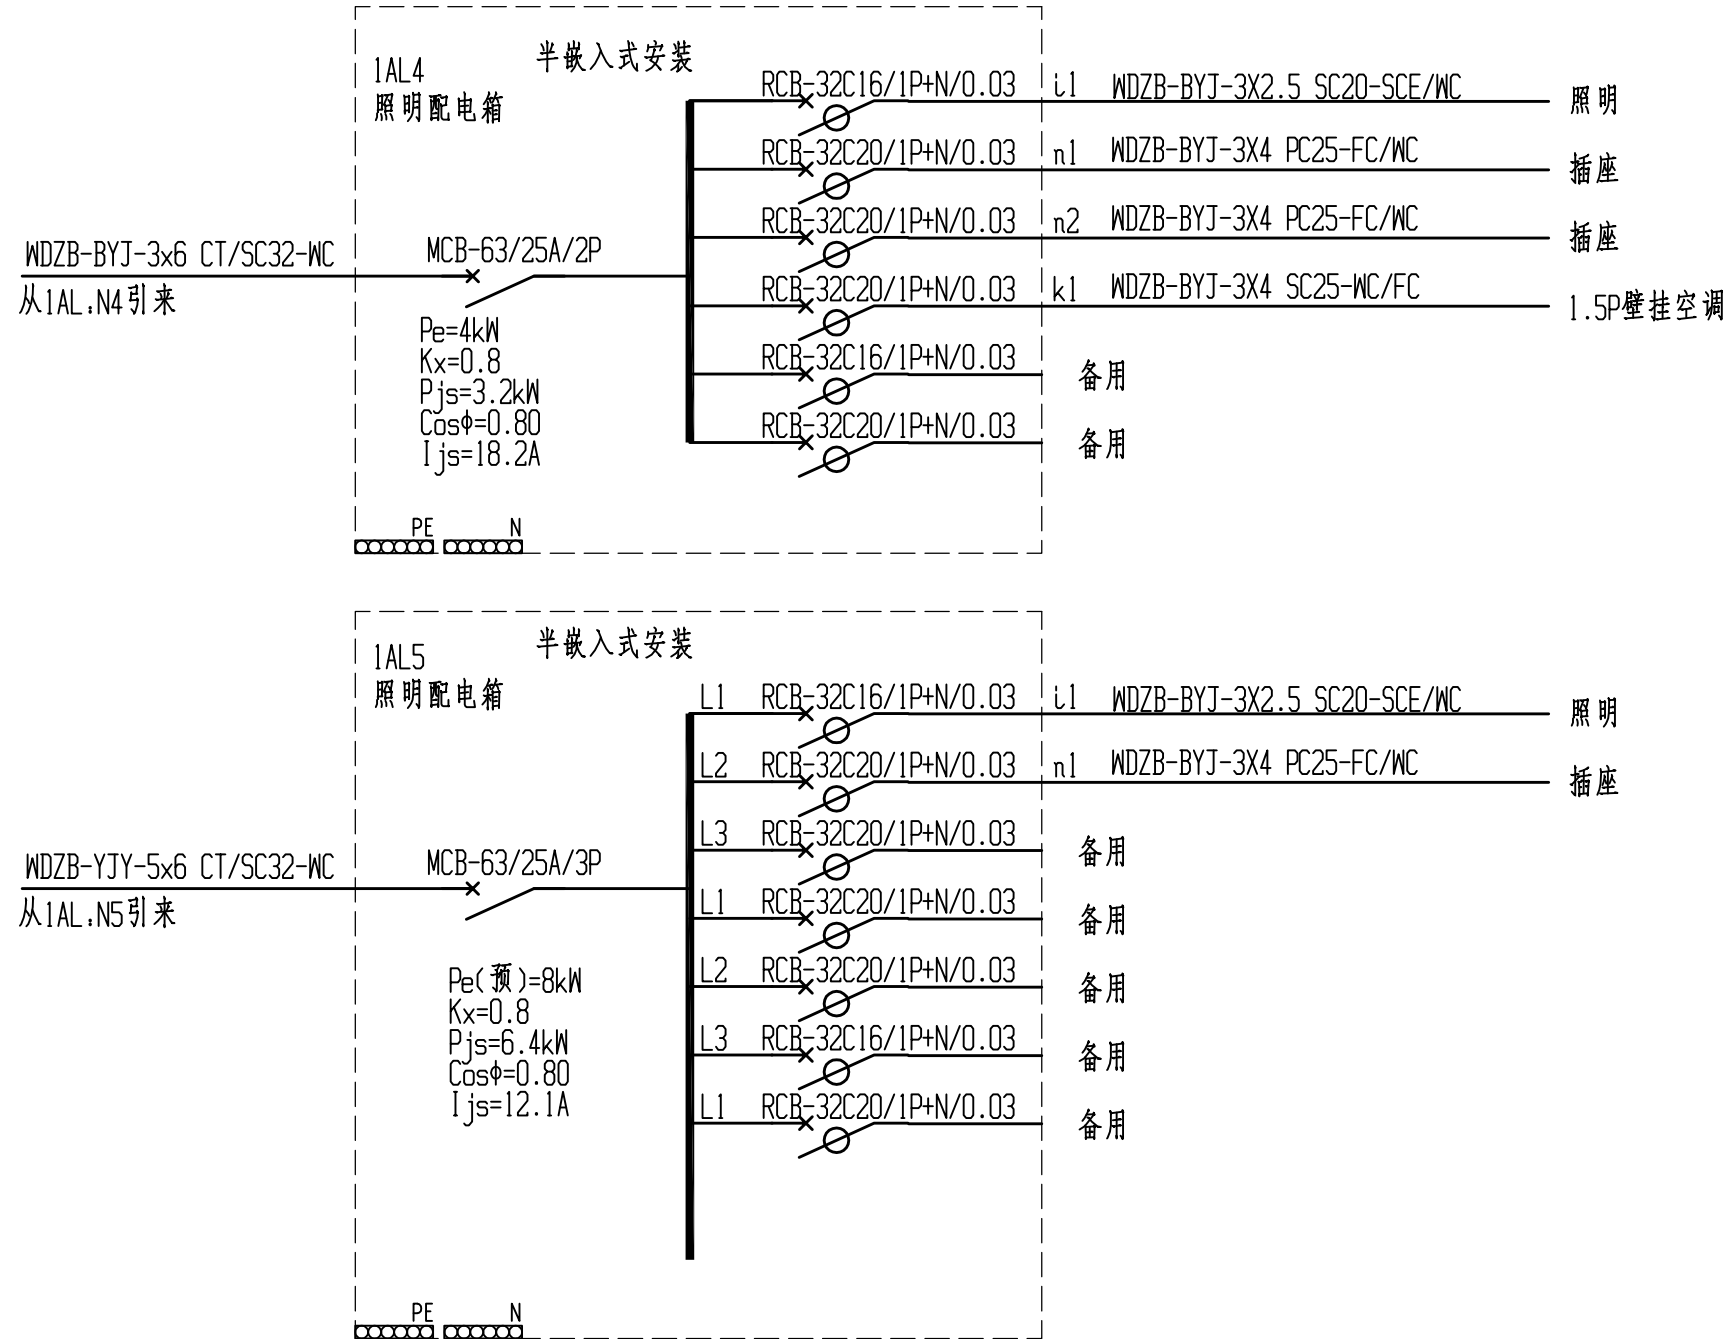


WDZB-YJY-B2-1KV-4x50+1x25
利旧土建一次设计C#-Q2ALZ进线


拆除原有C#-Q2ALZ配电箱
保留原电缆进线

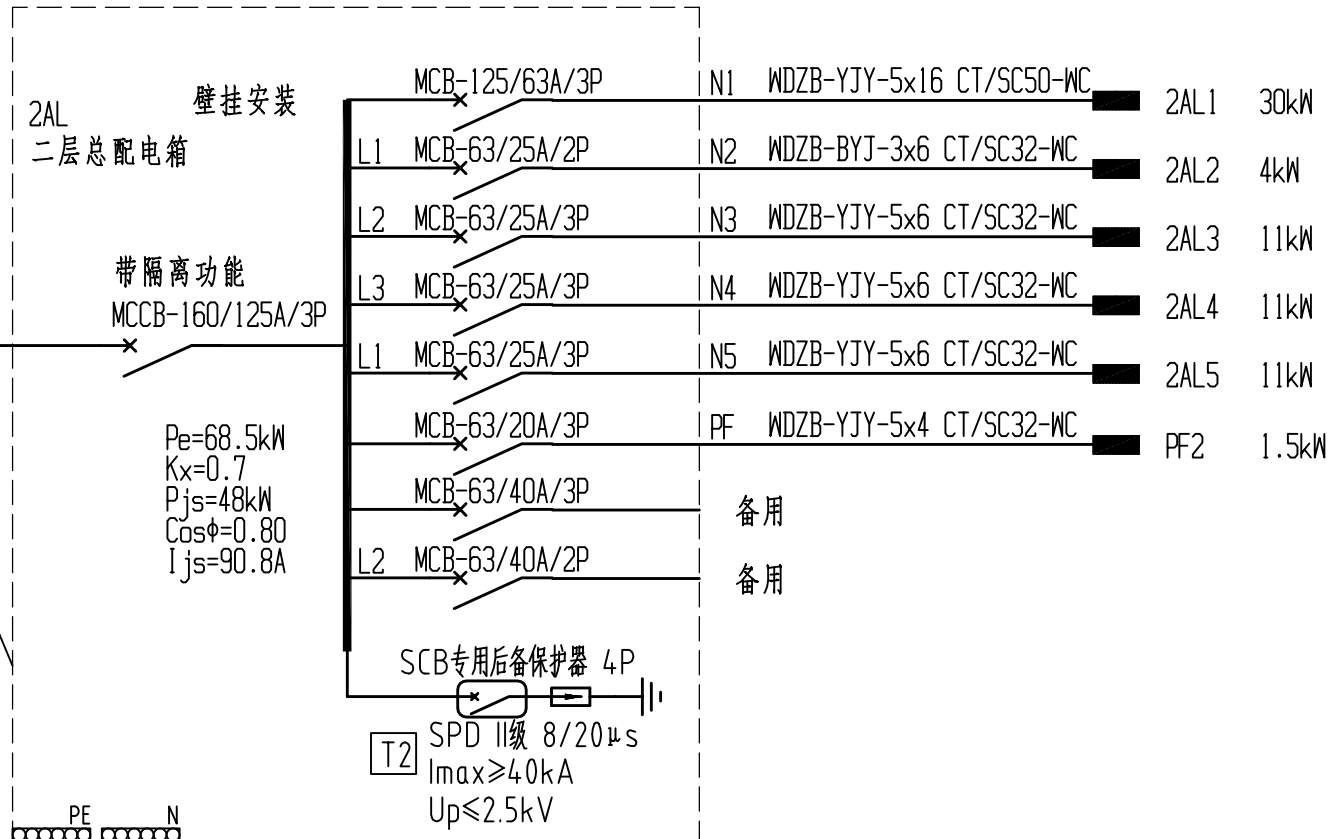


WDZB-YJY-5x16 CT/SC50-WC
从2AL.N1引来

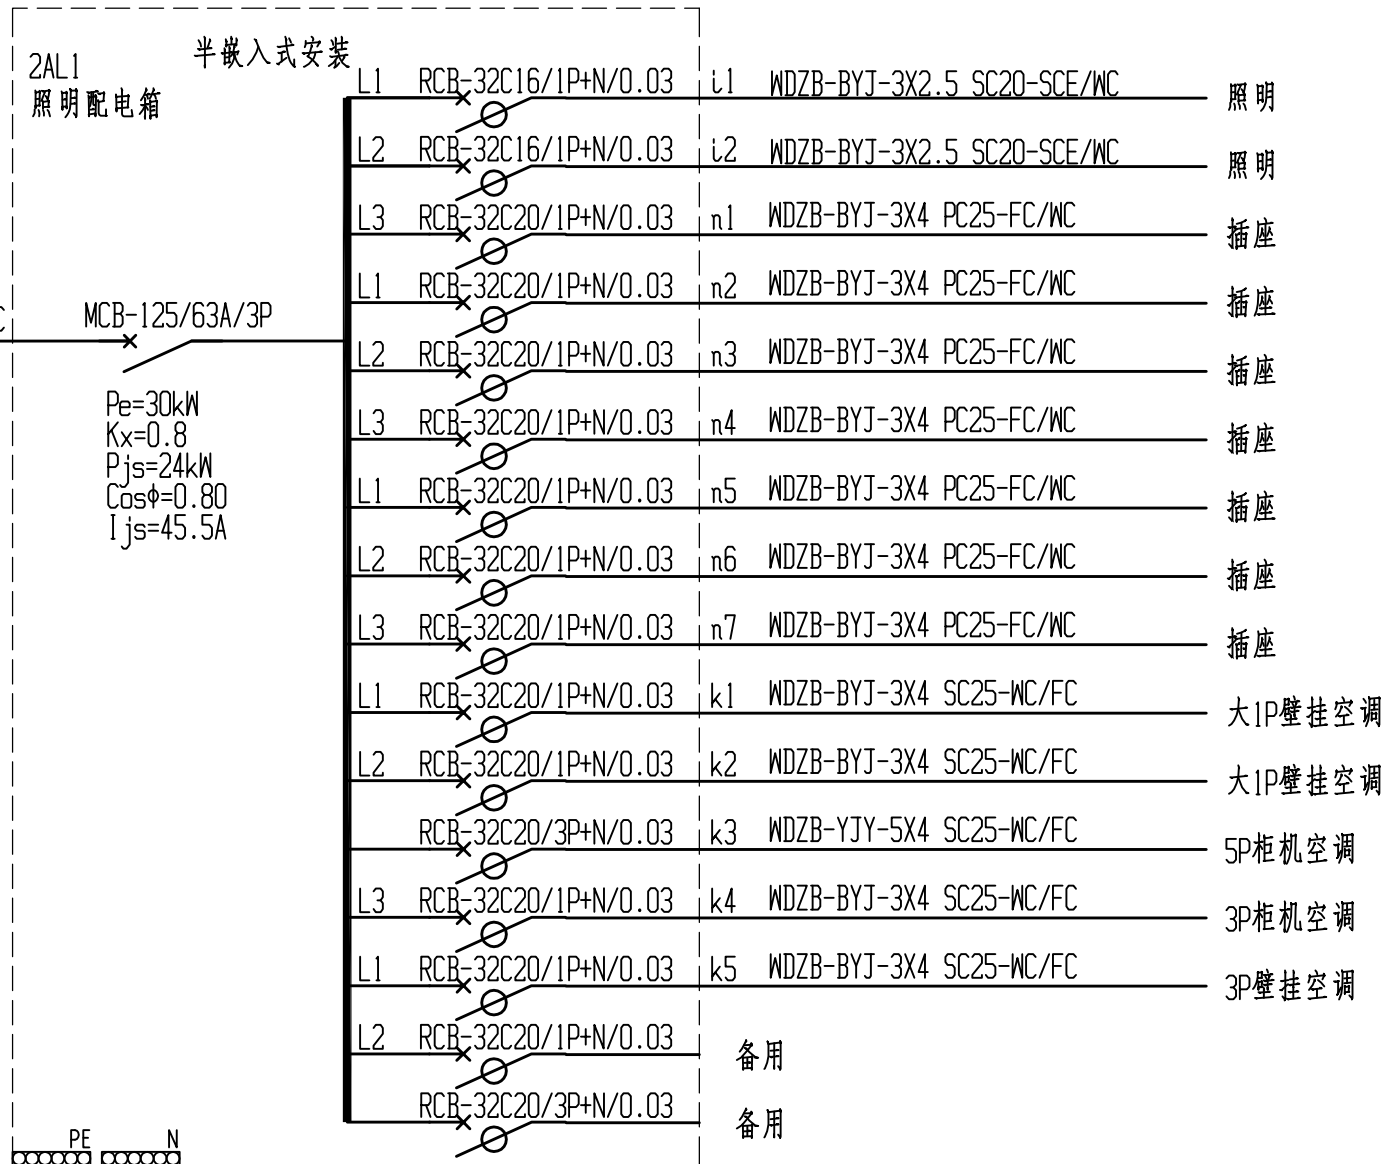

WDZB-BYJ-3x6 CT/SC32-WC
从2AL.N2引来

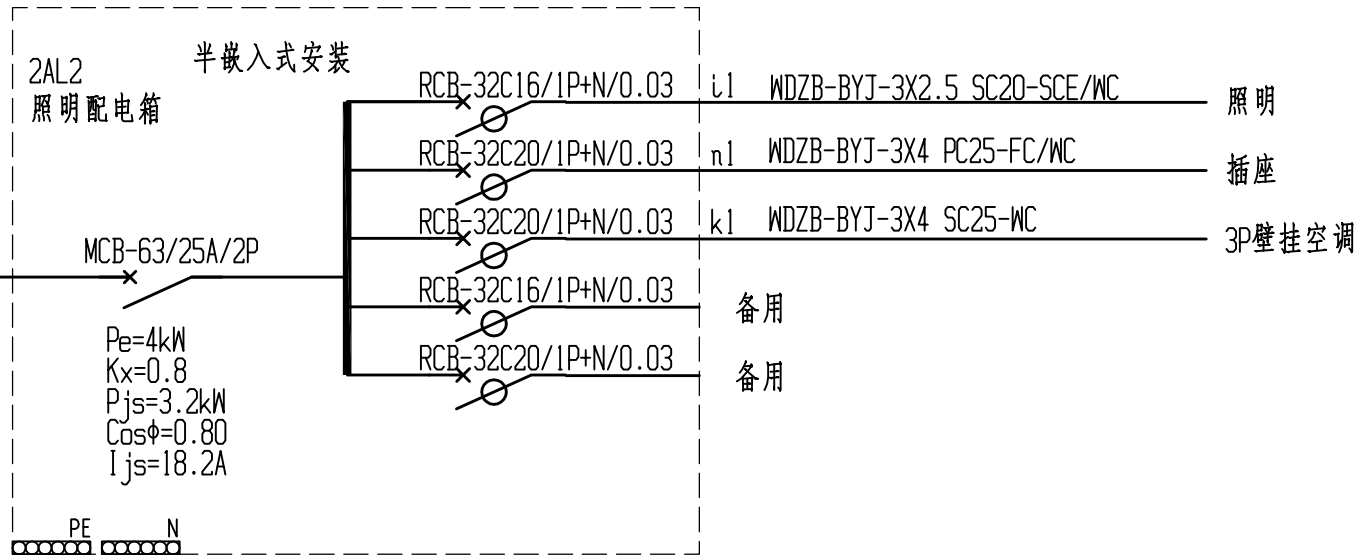

注:首层到三层的层间总配电箱无配置电表,首层警务室单独设置电表,一次土建低压柜端已设置三相数字式多功能智能仪表。
首层到三层的卫生间排气扇供电由一次土建设计配电箱完成供电,本次设计不涉及卫生间排气供电。

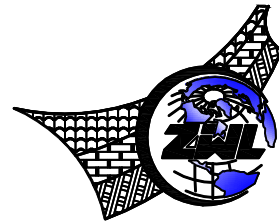

中物聯规划设计研究院
有限公司
CHINA SUPPLY & LOGISTICS
PLANNING & ARCHITECTURAL
DESIGN & RESEARCH INSTITUTE LTD

建筑行业甲级资质 证书编号: A145006752
城乡规划甲级资质 证书编号: 自资规甲字21450400
工程咨询甲级资质 证书编号: 甲252021011160
土地规划乙级资质 证书编号: 201402
工程勘察专业乙级资质 证书编号: B245006759
市政(给水工程、排水工程、道路工程、桥梁)专业乙级资质
环境工程(水污染防治工程)专项乙级
农林行业(畜牧/兽医工程)专项乙级
公路行业(公路)专业甲级资质 水利行业(河道整治)专业丙级
风景园林专项乙级资质 证书编号: A245006759






请核实项目二维码信息
www.zwl-ad.com

建设单位		DEVELOPER	
广州市番禺区人民政府东环街道办事处			
项目名称		PROJECT	
东环街综合行政执法队办公室装修工程			
子项目名称		SUB PRO.	
图纸名称		DRAWING TITLE	
电气系统图2			
项目代号 PROJECT NO.		JZ-26-08	
图别 STATUS	电 施	版 次 REVISION	第1.0版
图号 DRAWING NO.	DS-XT2	日 期 DATE	2026.03
审 定 CHECK BY	覃克猛	[Signature]	
审 核 EXAM BY	刘翠丽	[Signature]	
项目负责人 CHIEF DESIGNER	杨荣生	[Signature]	
专业负责人 PRO. ENG BY	刘翠丽	[Signature]	
校 对 CHECK BY	卢先嘉	[Signature]	
设 计 DESIGN BY	刘凤鸣	[Signature]	

图例	说明
电气	H
结构	给排水
暖通	暖通
弱电	弱电
其他	其他

楼层	1	2	3	4	5	6	7	8	9	10
1										
2										
3										
4										
5										
6										
7										
8										
9										
10										

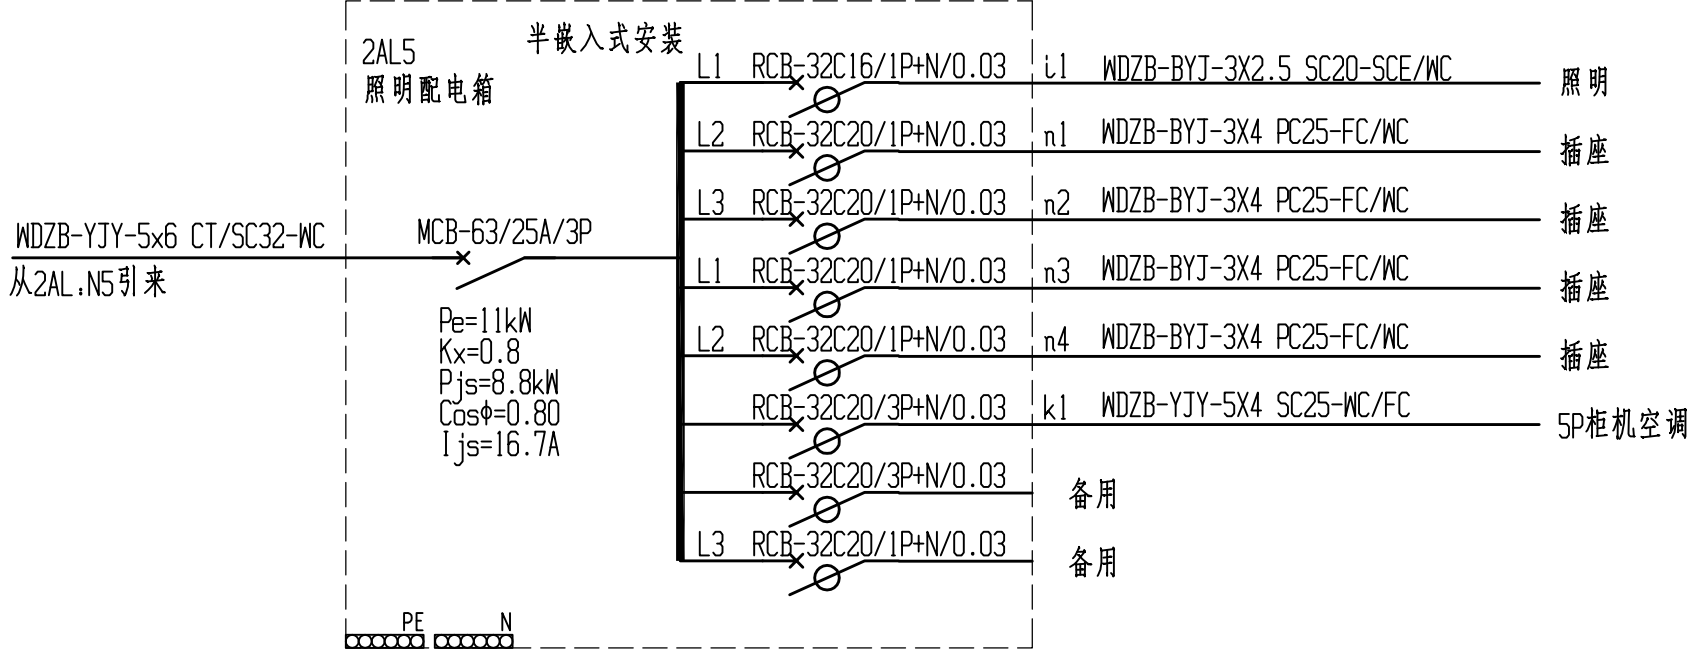
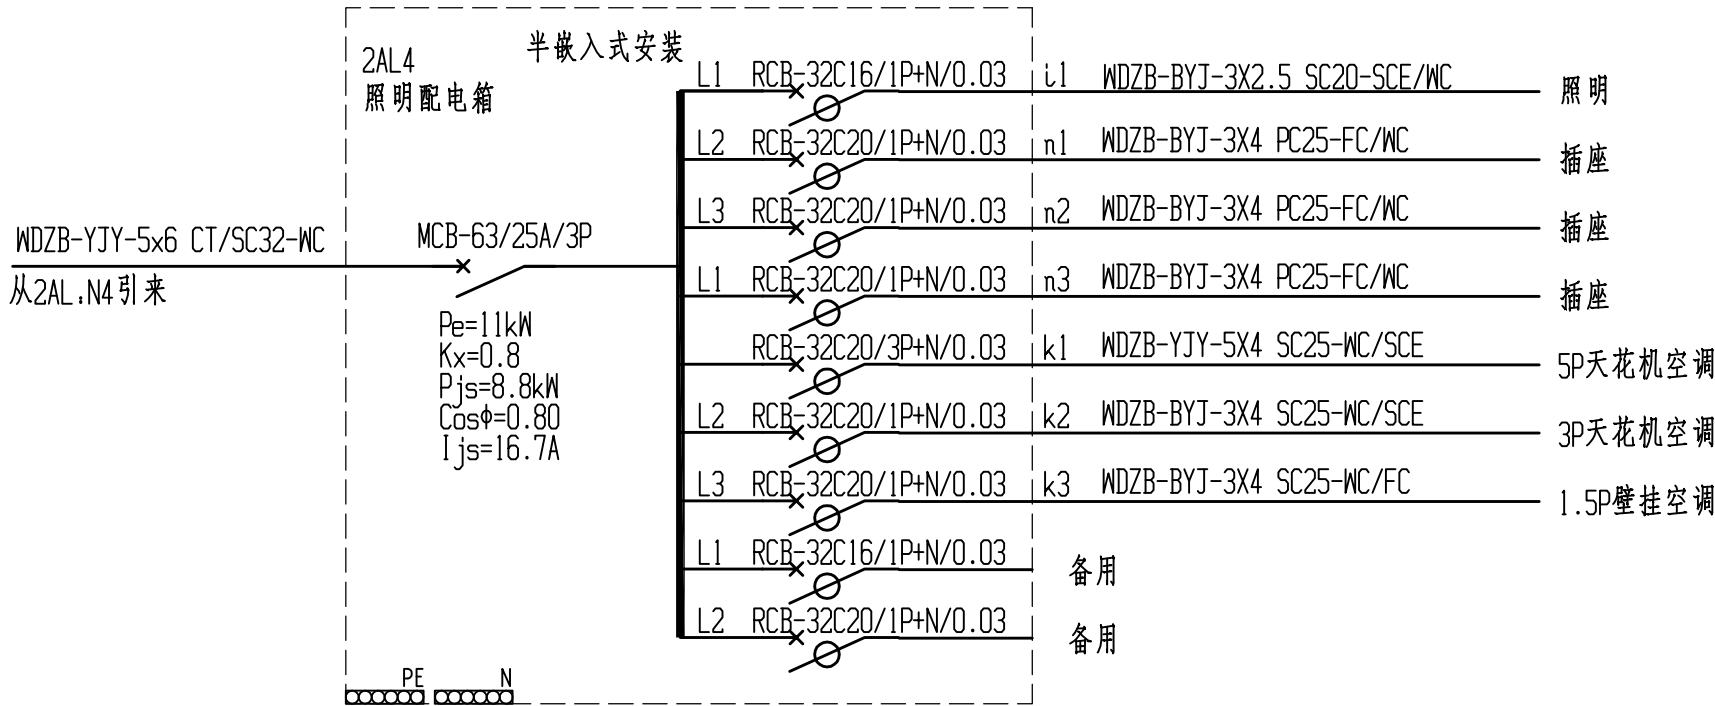
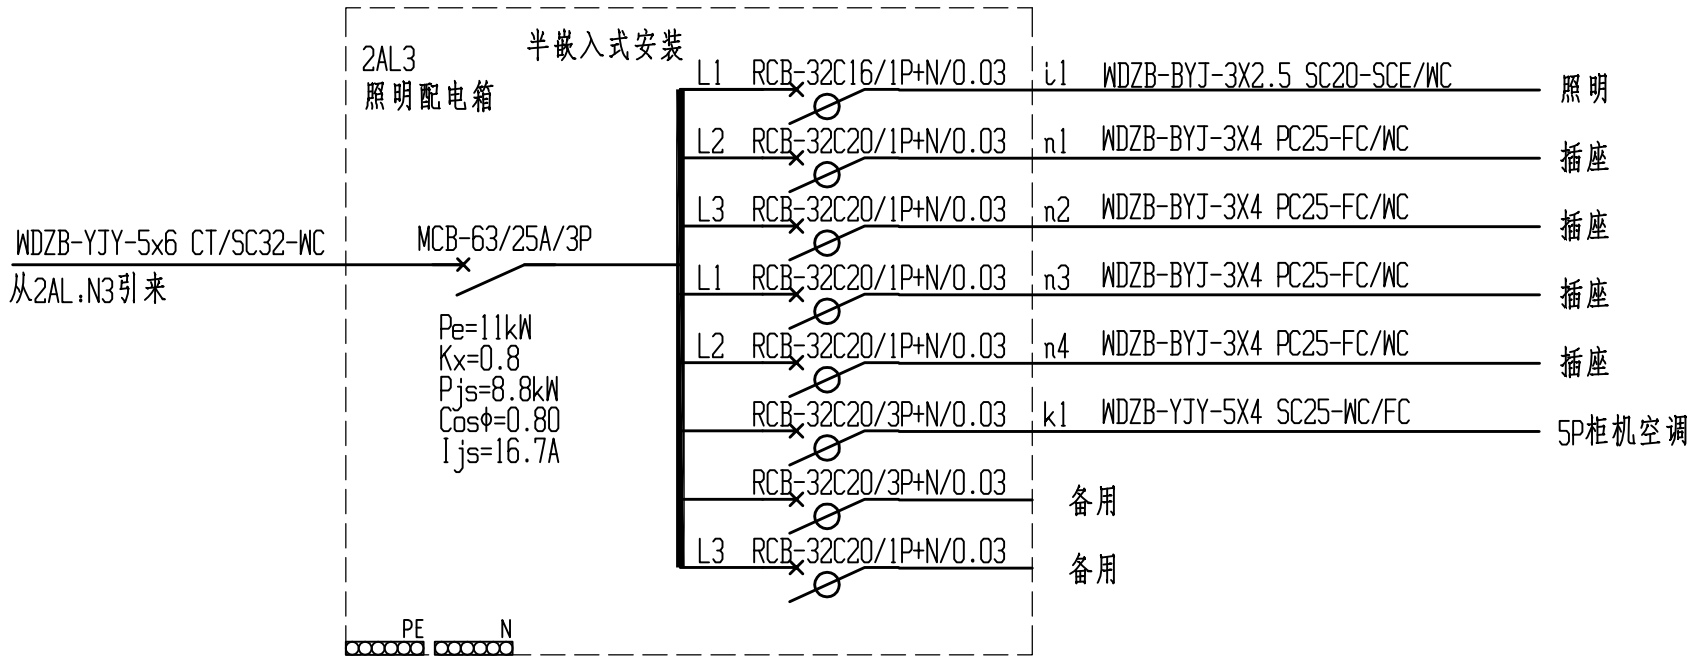


WDZB-YJY-B2-1KV-4x50+1x25
利旧土建一次设计C#-Q3ALZ进线


拆除原有C#-Q3ALZ配电箱
保留原电缆进线

WDZB-YJY-5x6 CT/SC32-WC
从3AL,N1引来

WDZB-BYJ-3x10 CT/SC40-WC
从3AL,N2引来

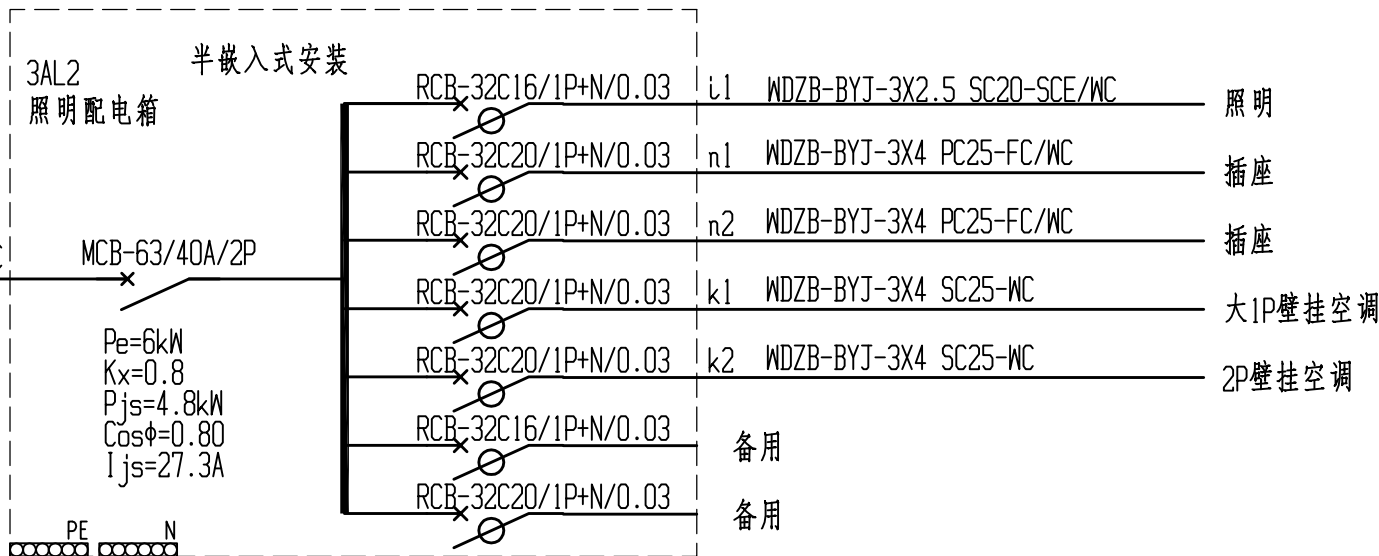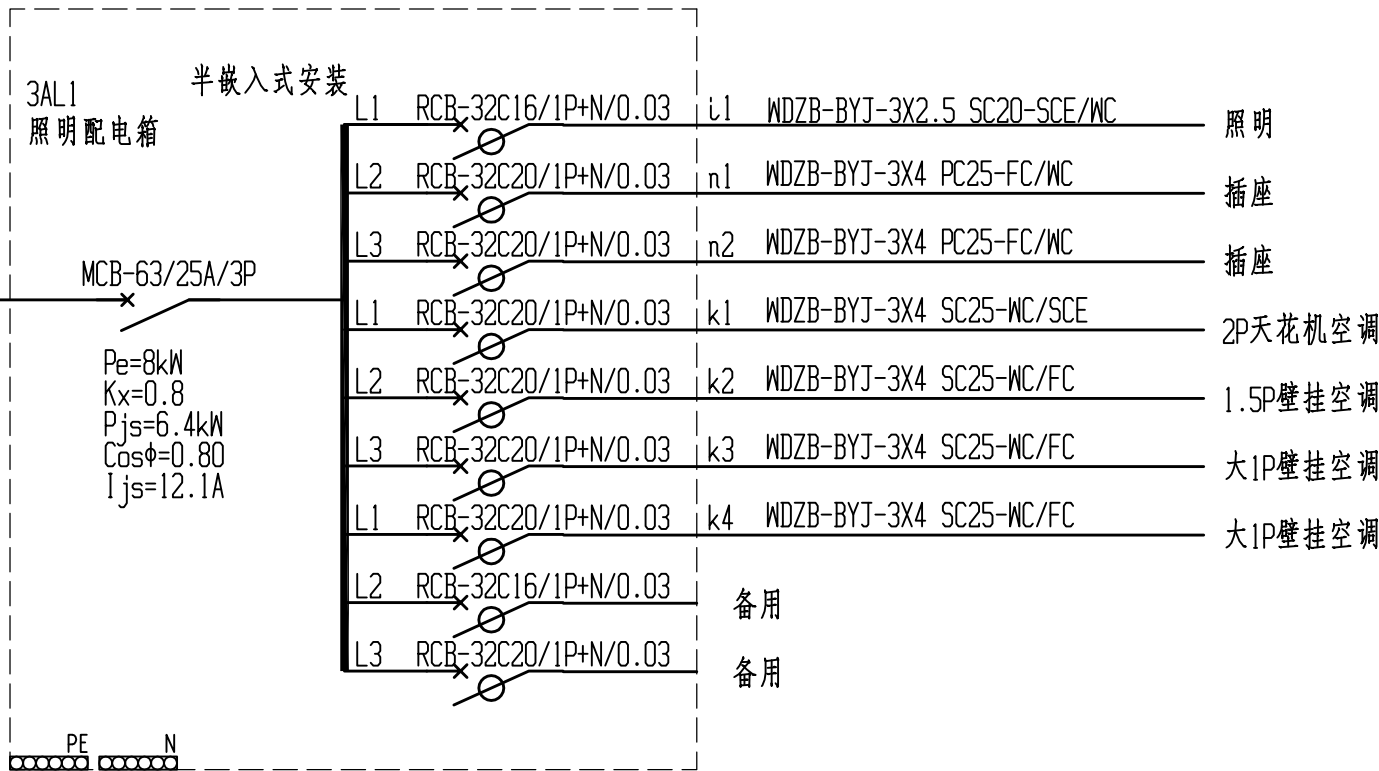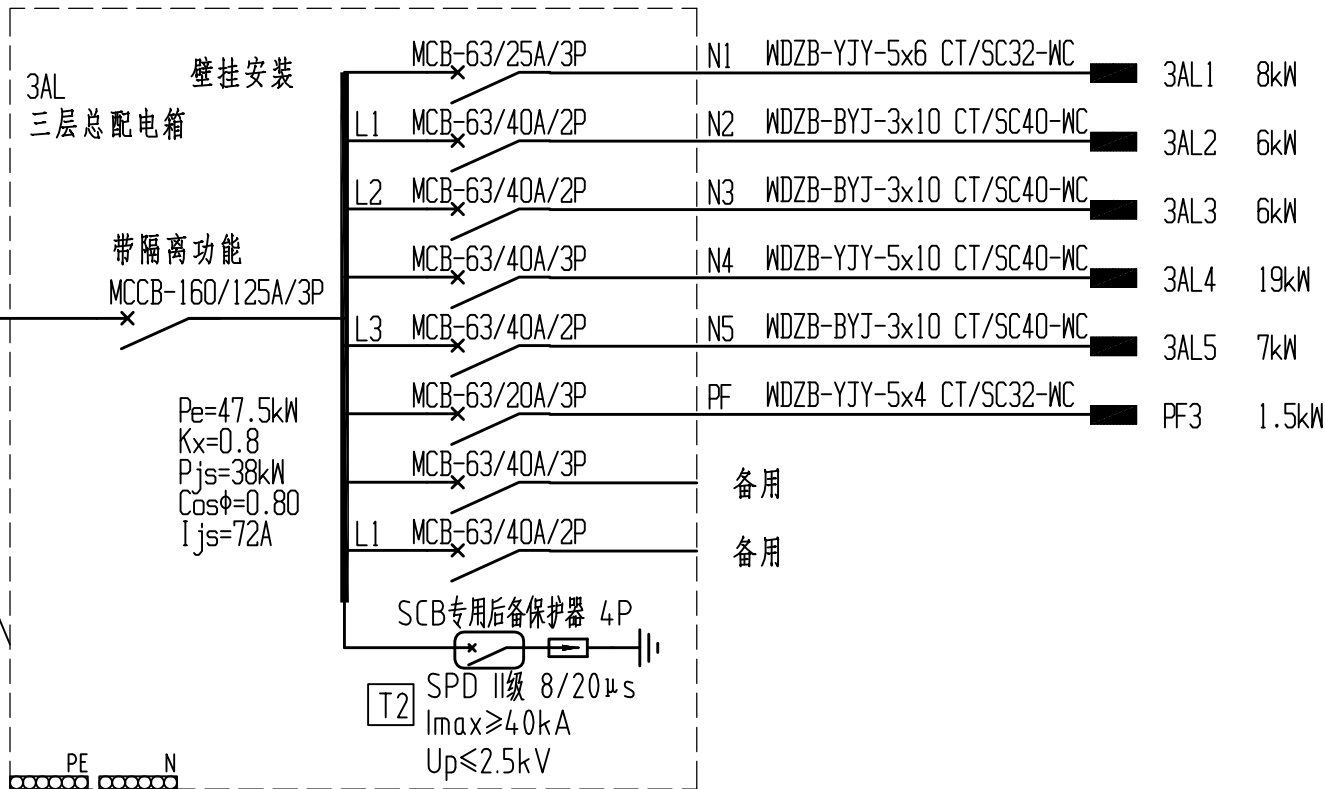

注,首层到三层的层间总配电箱无配置电表,首层警务室单独设置电表,一次土建低压柜端已设置三相数字式多功能智能仪表。
首层到三层的卫生间排气扇供电由一次土建设计配电箱完成供电,本次设计不涉及卫生间排气供电。

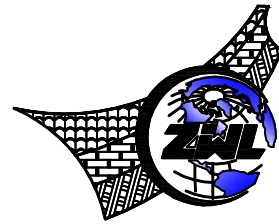

中物聯规划设计研究院
有限公司
CHINA SUPPLY & LOGISTICS
PLANNING & ARCHITECTURAL
DESIGN & RESEARCH INSTITUTE LTD

建筑行业甲级资质 证书编号: A145006752
城乡规划甲级资质 证书编号: 自资规甲字21450400
工程咨询甲级资质 证书编号: 甲252021011160
土地规划乙级资质 证书编号: 201402
工程勘察专业乙级资质 证书编号: B245006759
市政(给水工程、排水工程、道路工程、桥梁)专业乙级资质
环境工程(水污染防治工程)专项乙级
农林行业(畜牧/兽医工程)专项乙级
公路行业(公路)专业丙级资质 水利行业(河道整治)专业丙级
风景园林专项乙级资质 证书编号: A245006759





请核实项目二维码信息
www.zwl-ad.com

建设单位 DEVELOPER
广州市番禺区人民政府东环街道办事处
项目名称 PROJECT
东环街综合行政执法队办公室装修工程
子项目名称 SUB PRO.

图纸名称 DRAWING TITLE

电气系统图3


项目代号 PROJECT NO.	JZ-26-08		
图别 STATUS	电施	版次 REVISION	第1.0版
图号 DRAWING NO.	DS-YT3	日期 DATE	2026.03
审定 CHECK BY	覃克猛	审核 EXAM BY	刘翠丽
项目负责 CHIEF DESIGNER	杨荣生	专业负责 PRO. ENG BY	刘翠丽
校对 CHECK BY	卢先嘉	设计 DESIGN BY	刘凤鸣

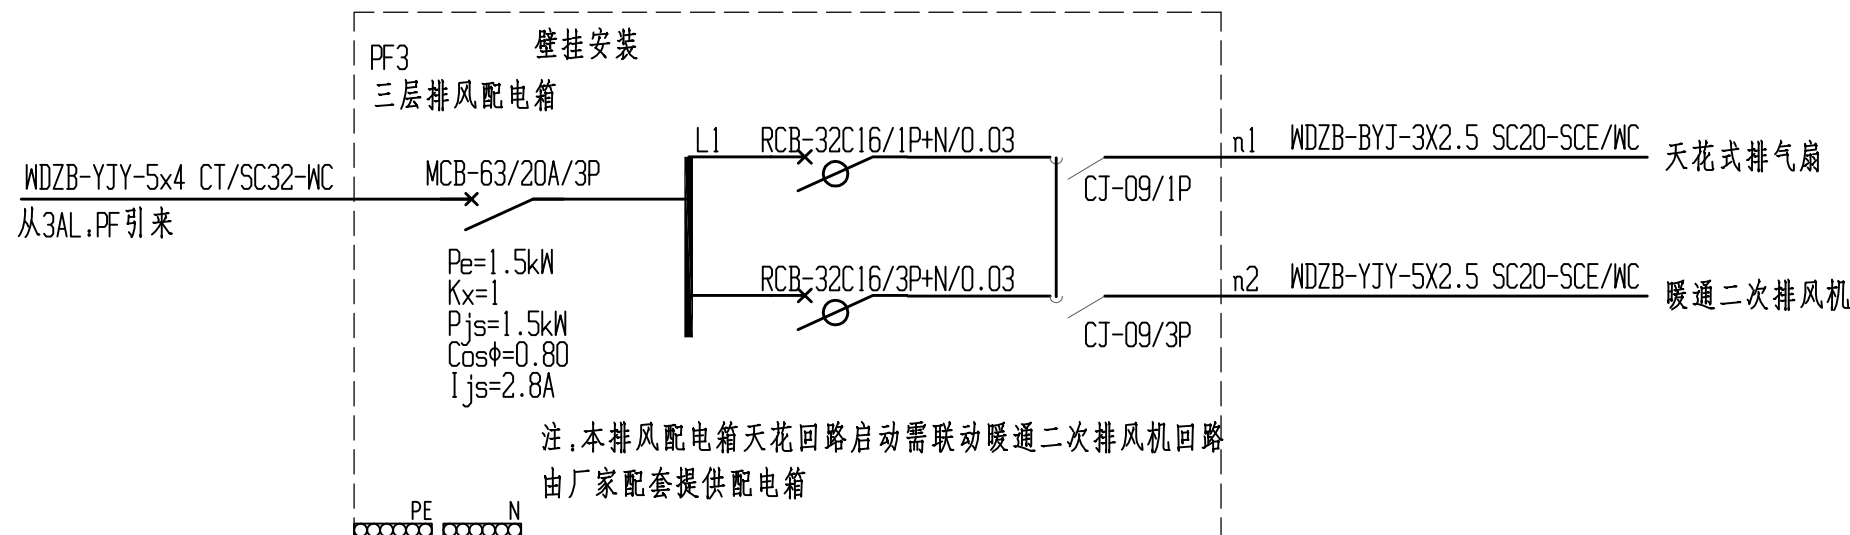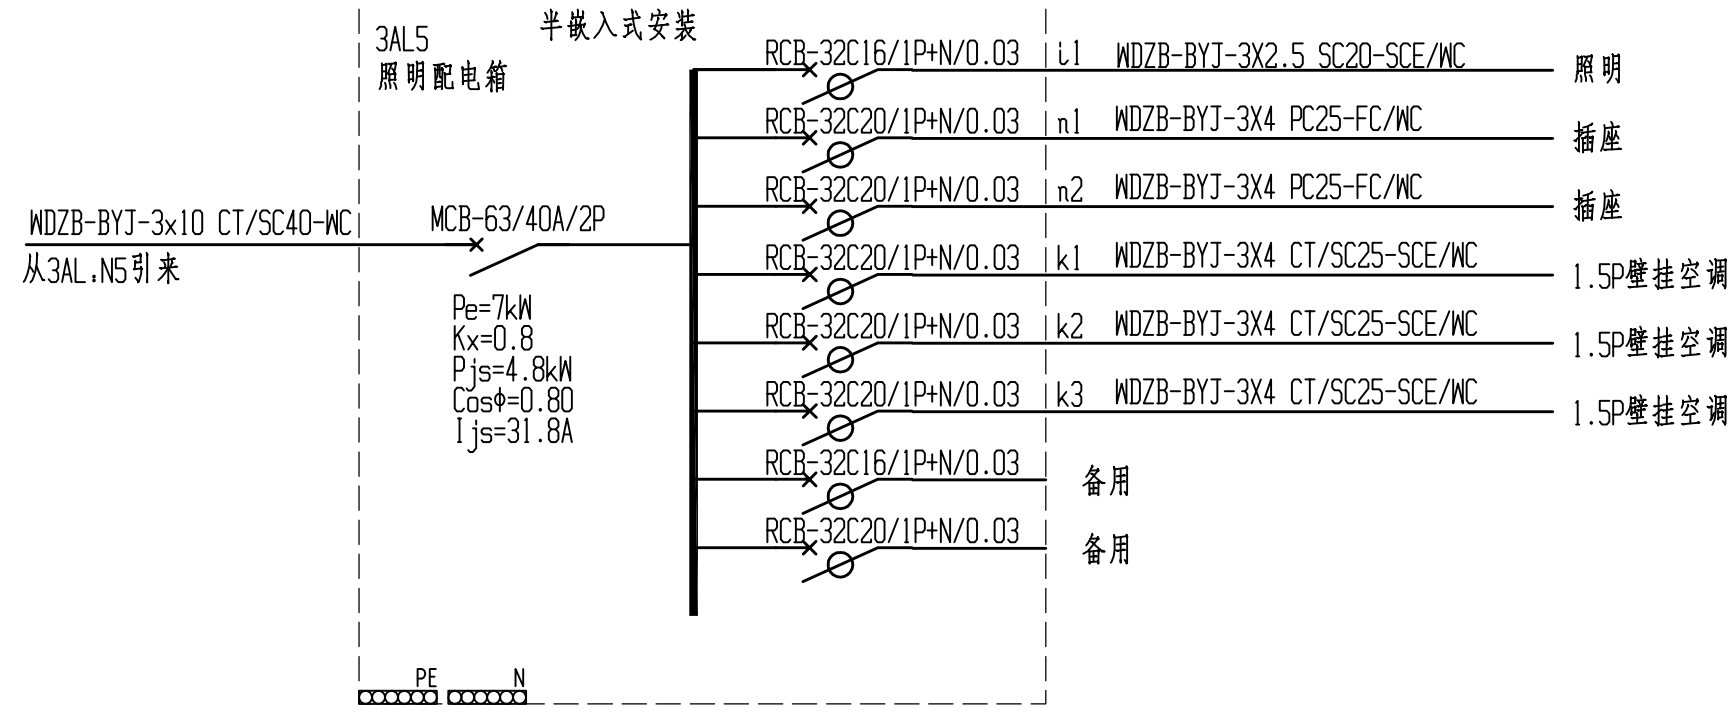A


建设单位		DEVELOPER	
广州市番禺区人民政府东环街道办事处			
项目名称		PROJECT	
东环街综合行政执法队办公室装修工程			
子项目名称		SUB PRO.	
图纸名称		DRAWING TITLE	
电气系统图4			
项目代号 PROJECT NO.		JZ-26-08	
图 别 STATUS	电 施	版 次 REVISION	第 1.0版
图 号 DRAWING NO.	DS-XT4	日 期 DATE	2026.03
审 定 CHECK BY	覃克猛		
审 核 EXAM BY	刘翠丽		
项目负责人 CHIEF DESIGNER	杨荣生		
专业负责人 PRO. ENG BY	刘翠丽		
校 对 CHECK BY	卢先嘉		
设 计 DESIGN BY	刘凤鸣		

电气	照明
结构	给排水
暖通	暖通
弱电	弱电
其他	其他

专业	名称
电气	照明
结构	给排水
暖通	暖通
弱电	弱电
其他	其他

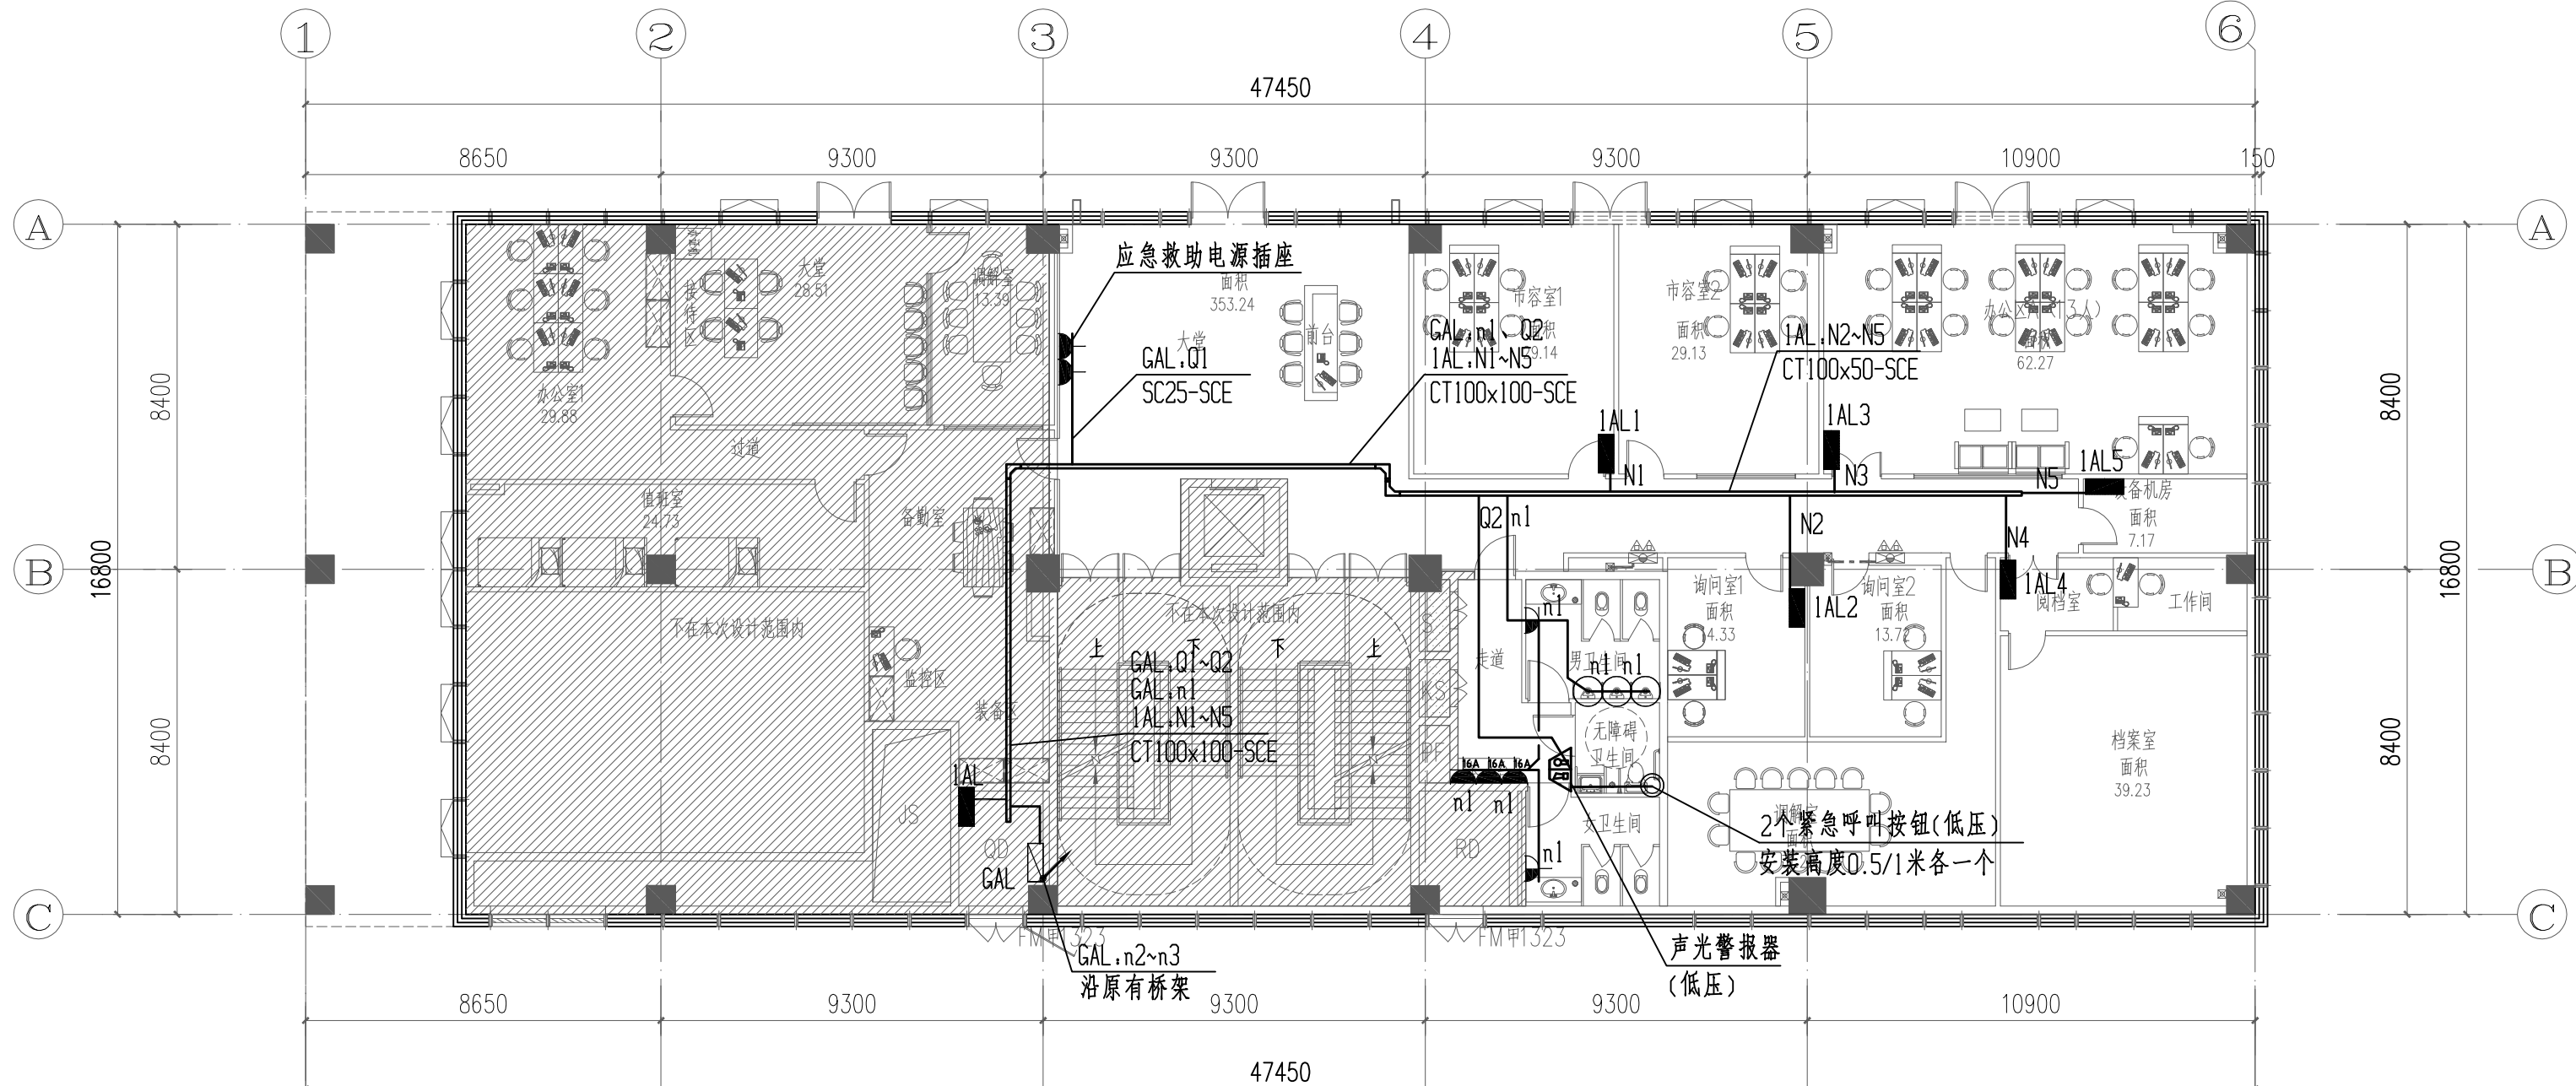

一层配电平面图 1:150

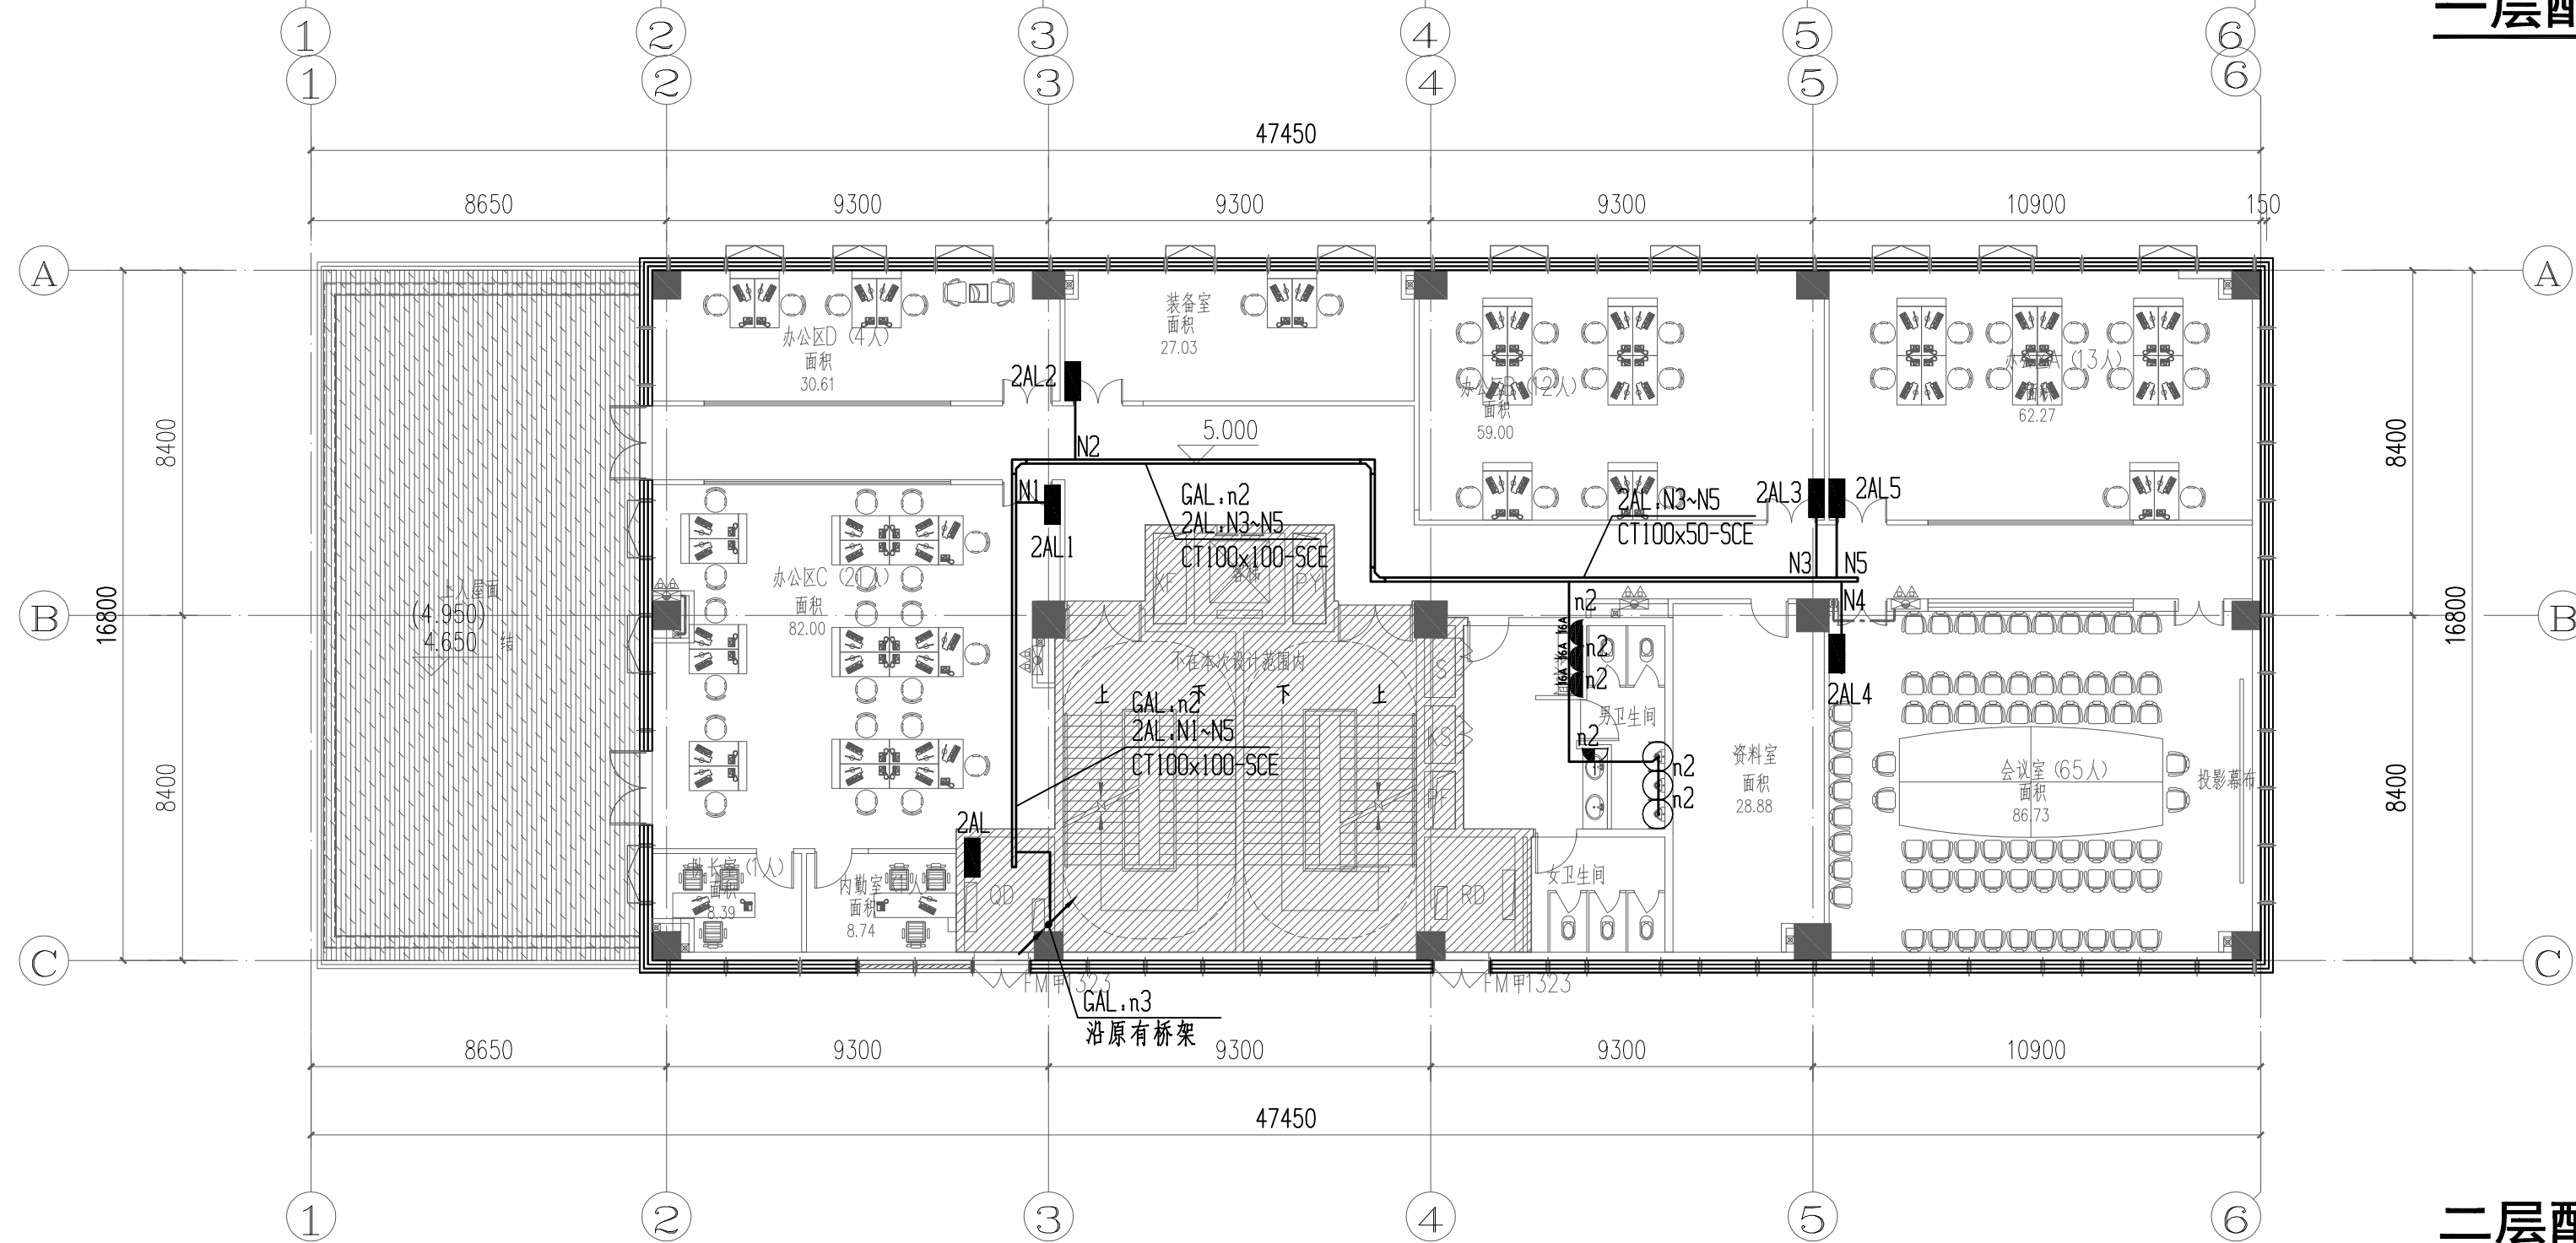

二层配电平面图 1:150



中物聯规划设计研究院
有限公司

CHINA SUPPLY & LOGISTICS
PLANNING & ARCHITECTURAL
DESIGN & RESEARCH INSTITUTE LTD

建筑行业甲级资质 证书编号: A145006752

城乡规划甲级资质 证书编号: 自资规甲字21450400

工程咨询甲级资质 证书编号: 甲252021011160

土地规划乙级资质 证书编号: 201402

工程勘察专业乙级资质 证书编号: B245006759

市政(给排水工程、排水工程、道路工程、桥梁)专业乙级资质

环境工程(水污染防治工程)专项乙级

农林行业(畜牧工程)专项乙级

公路行业(公路)专业丙级资质 水利行业(河道整治)专业丙级

风景园林专项乙级资质 证书编号: A245006759



请核实项目二维码信息
www.zwl-ad.com

建设单位 DEVELOPER

广州市番禺区人民政府东环街道办事处

项目名称 PROJECT

东环街综合行政执法队办公室装修工程

子项目名称 SUB PRO.

图纸名称 DRAWING TITLE

一层配电平面图

二层配电平面图

项目代号 PROJECT NO. JZ-26-08

图别 STATUS 电施 REVISION 第1.0版

图号 DRAWING NO. DS-01 日期 DATE 2026.03

审定 CHECK BY 覃克猛

 
审核 EXAM BY 刘翠丽

项目负责人 CHIEF DESIGNER 杨荣生

专业负责人 PRO. ENG BY 刘翠丽

校对 CHECK BY 卢先嘉

设计 DESIGN BY 刘凤鸣

A

电气	照明
结构	给排水
暖通	暖通
专业	专业

F


E

D


C

B


A

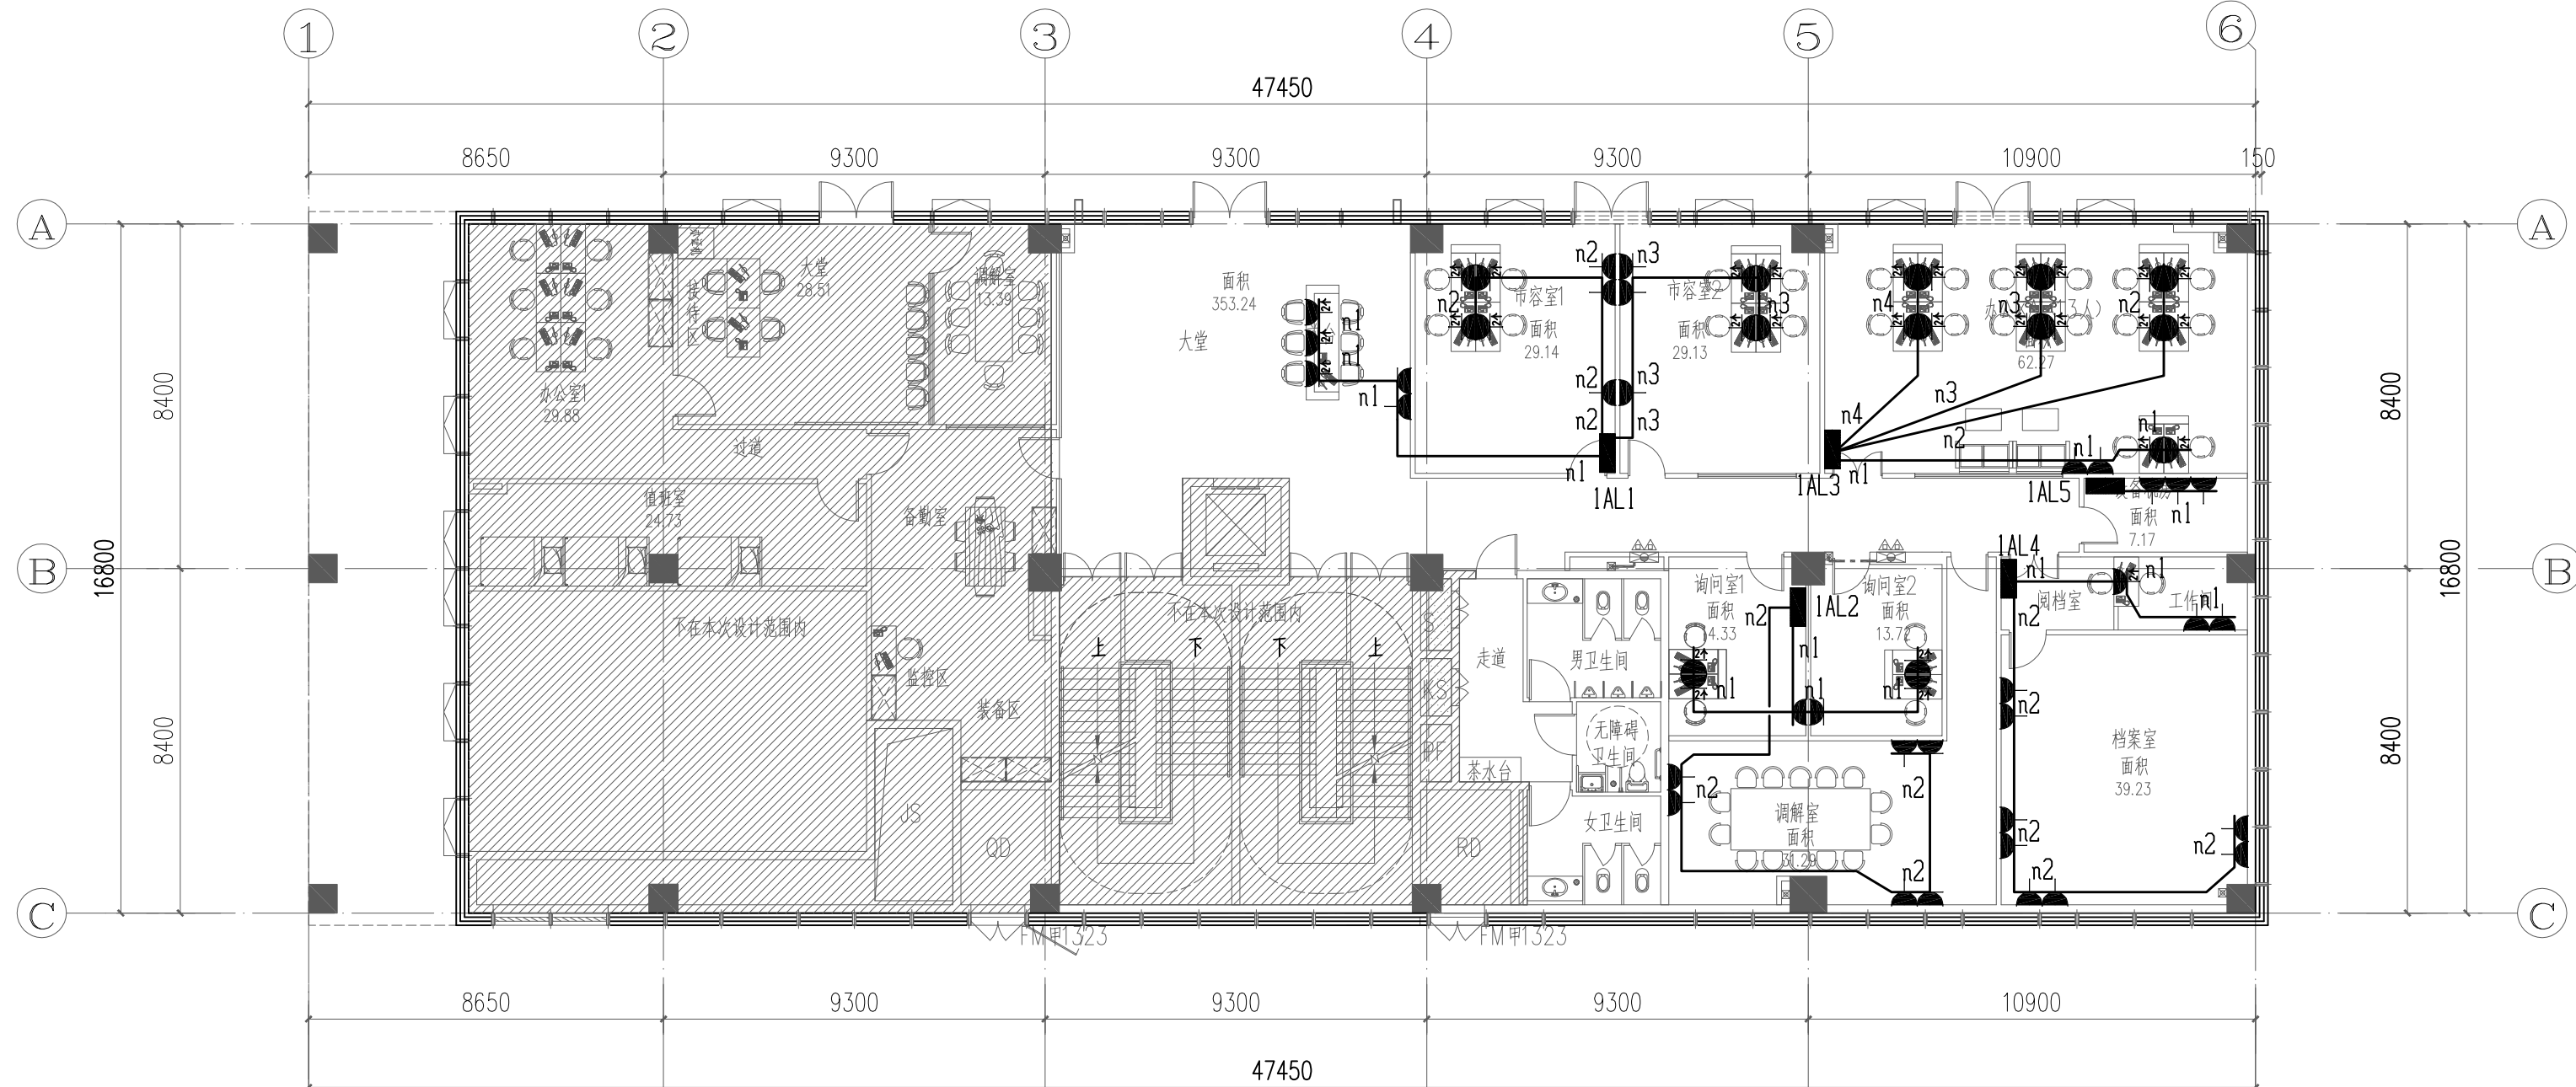

一层插座平面图 1:150

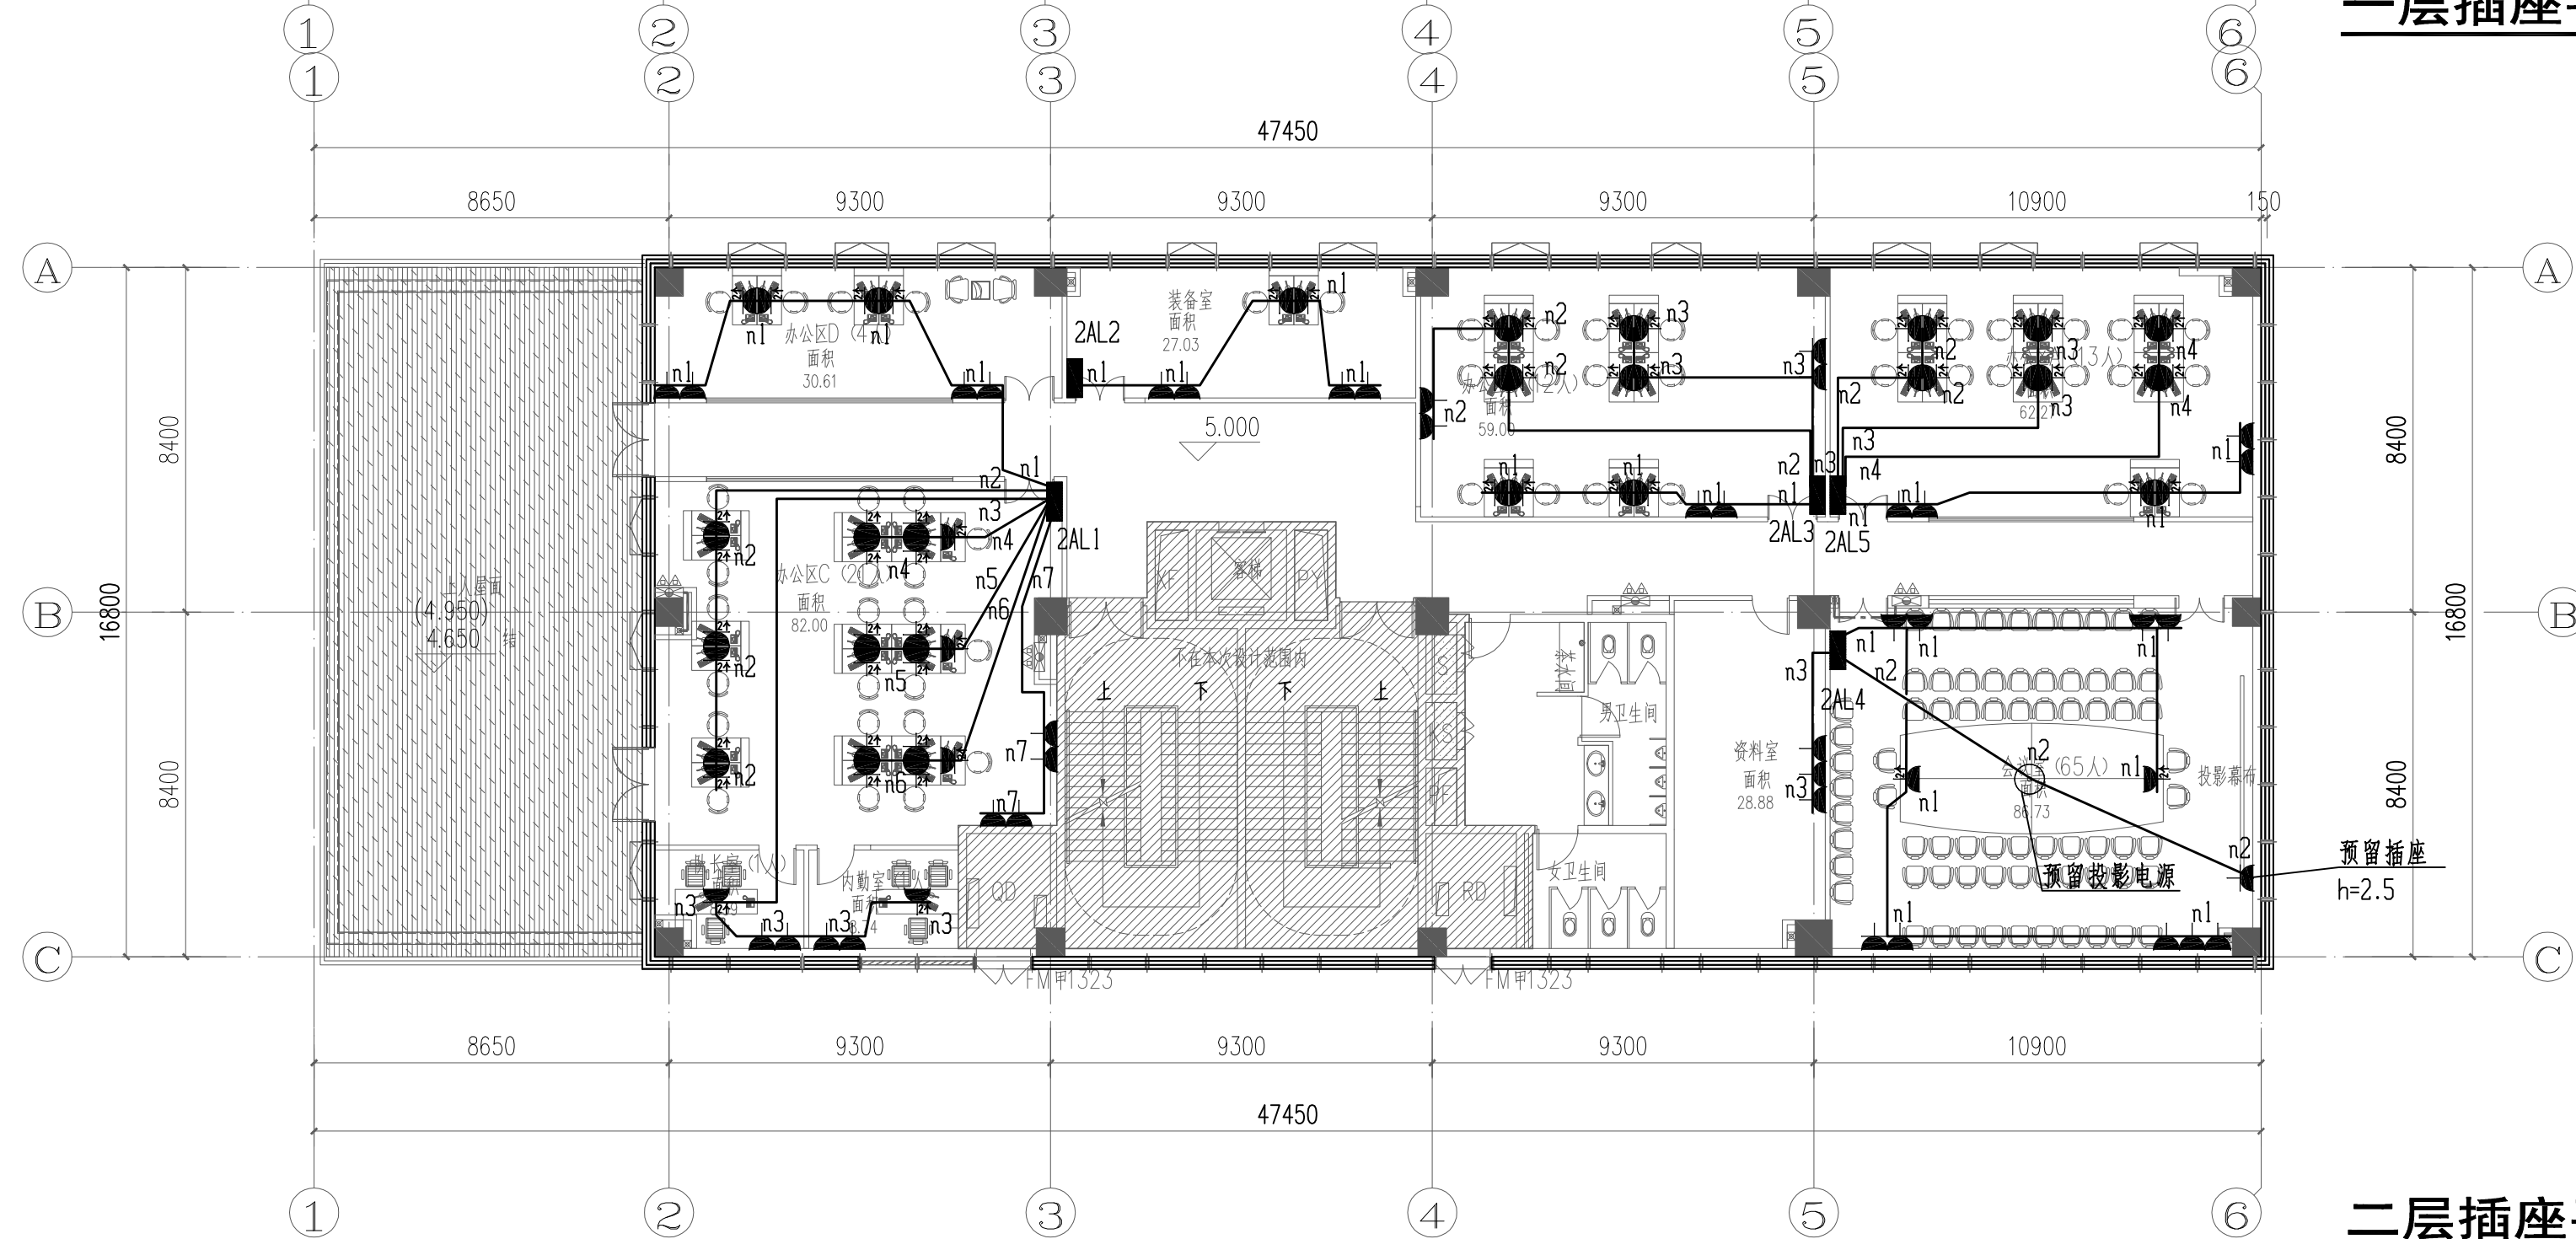

二层插座平面图 1:150

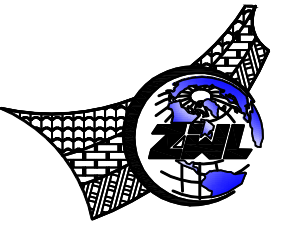

中物聯規劃設計研究院
有限公司

CHINA SUPPLY & LOGISTICS
PLANNING & ARCHITECTURAL
DESIGN & RESEARCH INSTITUTE LTD

建筑行业甲级资质	证书编号: A145006752
城乡规划甲级资质	证书编号: 自资规甲字21450400
工程咨询甲级资质	证书编号: 甲252021011160
土地规划乙级资质	证书编号: 201402
工程勘察专业乙级资质	证书编号: B245006759
市政(给排水工程、排水工程、道路工程、桥梁)专业乙级资质	
环境工程(水污染防治工程)专项乙级	
农林行业(畜牧工程)专项乙级	
公路行业(公路)专业丙级资质	水利行业(河道整治)专业丙级
风景园林专项乙级资质	证书编号: A245006759



请核实项目二维码信息
www.zwl-ad.com


建设单位	DEVELOPER
广州市番禺区人民政府东环街道办事处	
项目名称	PROJECT
东环街综合行政执法队办公室装修工程	
子项目名称	SUB PRO.

图纸名称	DRAWING TITLE
一层插座平面图	
二层插座平面图	

项目代号	JZ-26-08		
PROJECT NO.			
图别	电施	版次	第1.0版
STATUS	REVISION	REVISION	
图号	DS-03	日期	2026.03
DRAWING NO.	DATE	DATE	
审定	覃克猛	审核	刘翠丽
CHECK BY		EXAM BY	
项目负责	杨荣生	专业负责	刘翠丽
CHIEF DESIGNER		PRO. ENG BY	
校对	卢先嘉	设计	刘凤鸣
CHECK BY		DESIGN BY	

A
B
C
D
E
F



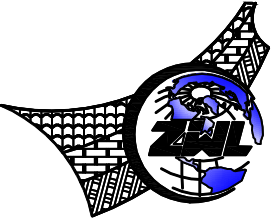

中物聯規設計研究院
有限公司

CHINA SUPPLY & LOGISTICS
PLANNING & ARCHITECTURAL
DESIGN & RESEARCH INSTITUTE LTD

建筑行业甲级资质 证书编号: A145006752

城乡规划甲级资质 证书编号: 自资规甲字21450400

工程咨询甲级资质 证书编号: 甲252021011160

土地规划乙级资质 证书编号: 201402

工程勘察专业乙级资质 证书编号: B245006759

市政(给水工程、排水工程、道路工程、桥梁)专业乙级资质
环境工程(水污染防治工程)专项乙级
农林行业(畜牧/兽医工程)专项乙级
公路行业(公路)专业丙级资质 水利行业(河道整治)专业丙级
风景园林专项乙级资质 证书编号: A245006759



请核实项目二维码信息
www.zwl-ad.com

建设单位 DEVELOPER

广州市番禺区人民政府东环街道办事处

项目名称 PROJECT

东环街综合行政执法队办公室装修工程

子项目名称 SUB PRO.

图纸名称 DRAWING TITLE

三层照明平面图

项目代号
PROJECT NO. JZ-26-08

图别
STATUS 电施 版次
REVISION 第1.0版

图号
DRAWING NO. DS-06 日期
DATE 2026.03

审
定
CHECK BY 覃克猛


审
核
EXAM BY 刘翠丽

项目
负责人
CHIEF DESIGNER 杨荣生

专业
负责人
PRO. ENG BY 刘翠丽

校
对
CHECK BY 卢先嘉

设
计
DESIGN BY 刘凤鸣

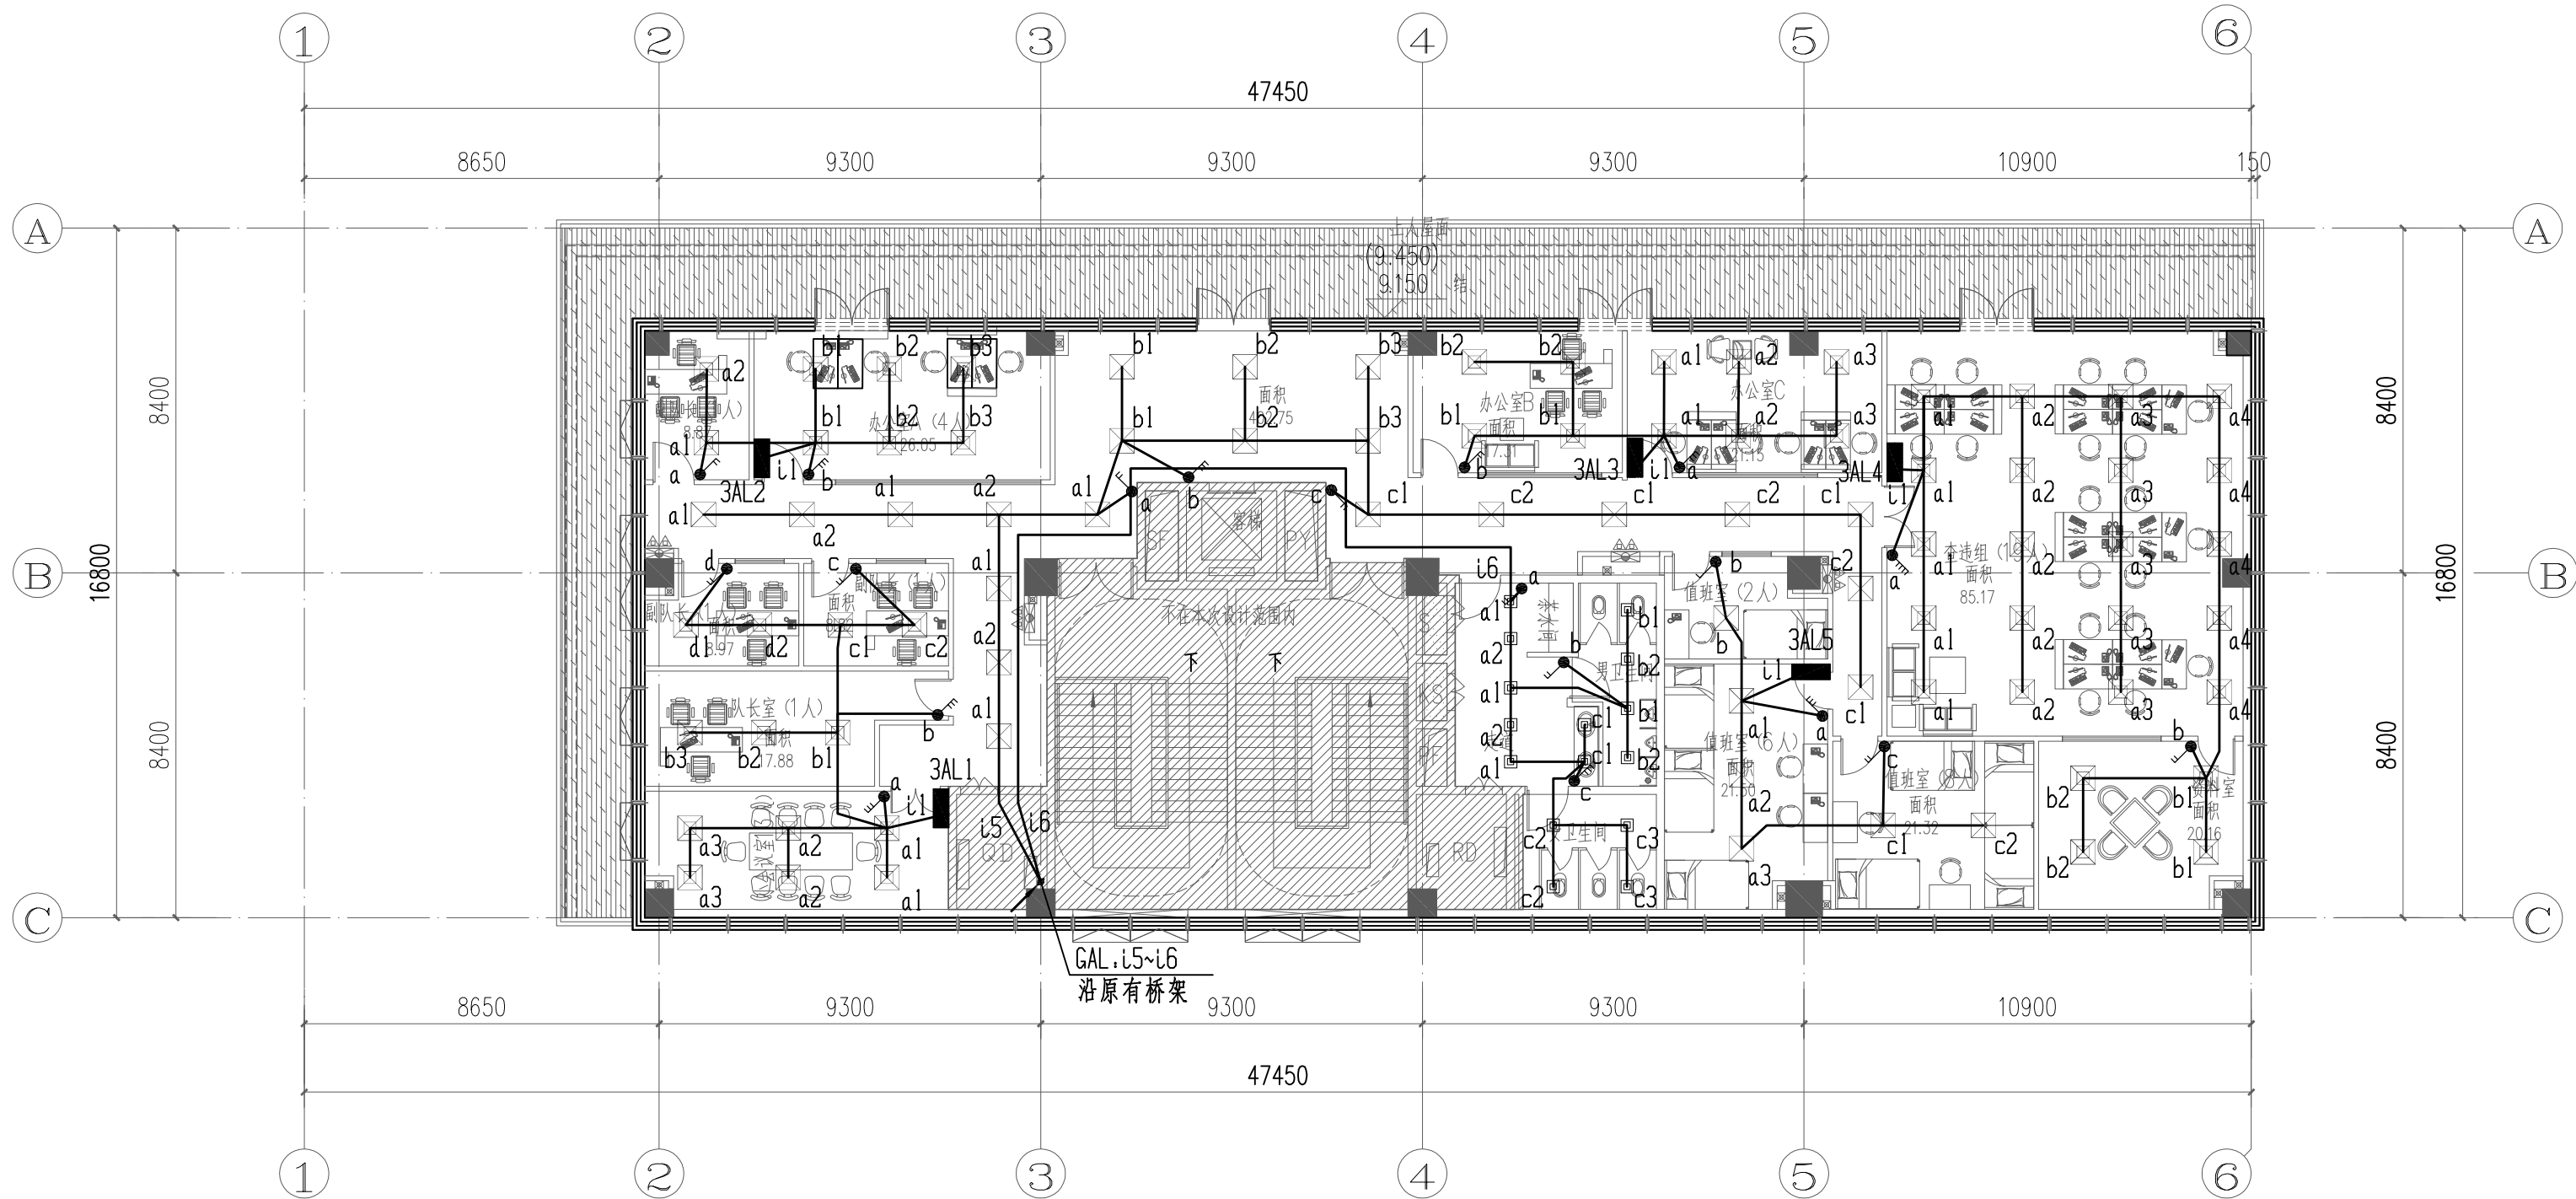

三层照明平面图 1:150


A

一层空调平面图 1:150

二层空调平面图 1:150

设计
DESIGN BY 刘凤鸣 刘凤鸣

图例	说明
尺寸	H
比例	1:150
图名	三层空调平面图
专业	暖通

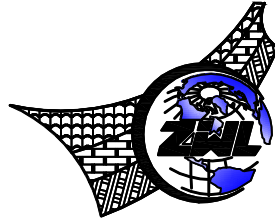

中物聯規劃設計研究院
有限公司

CHINA SUPPLY & LOGISTICS
PLANNING & ARCHITECTURAL
DESIGN & RESEARCH INSTITUTE LTD

建筑行业甲级资质 证书编号: A145006752


城乡规划甲级资质 证书编号: 自资规甲字21450400

工程咨询甲级资质 证书编号: 甲252021011160

土地规划乙级资质 证书编号: 201402

工程勘察专业乙级资质 证书编号: B245006759

市政(给水工程、排水工程、道路工程、桥梁)专业乙级资质
环境工程(水污染防治工程)专项乙级
农林行业(畜牧/兽医工程)专项乙级
公路行业(公路)专业丙级资质 水利行业(河道整治)专业丙级
风景园林专项乙级资质 证书编号: A245006759

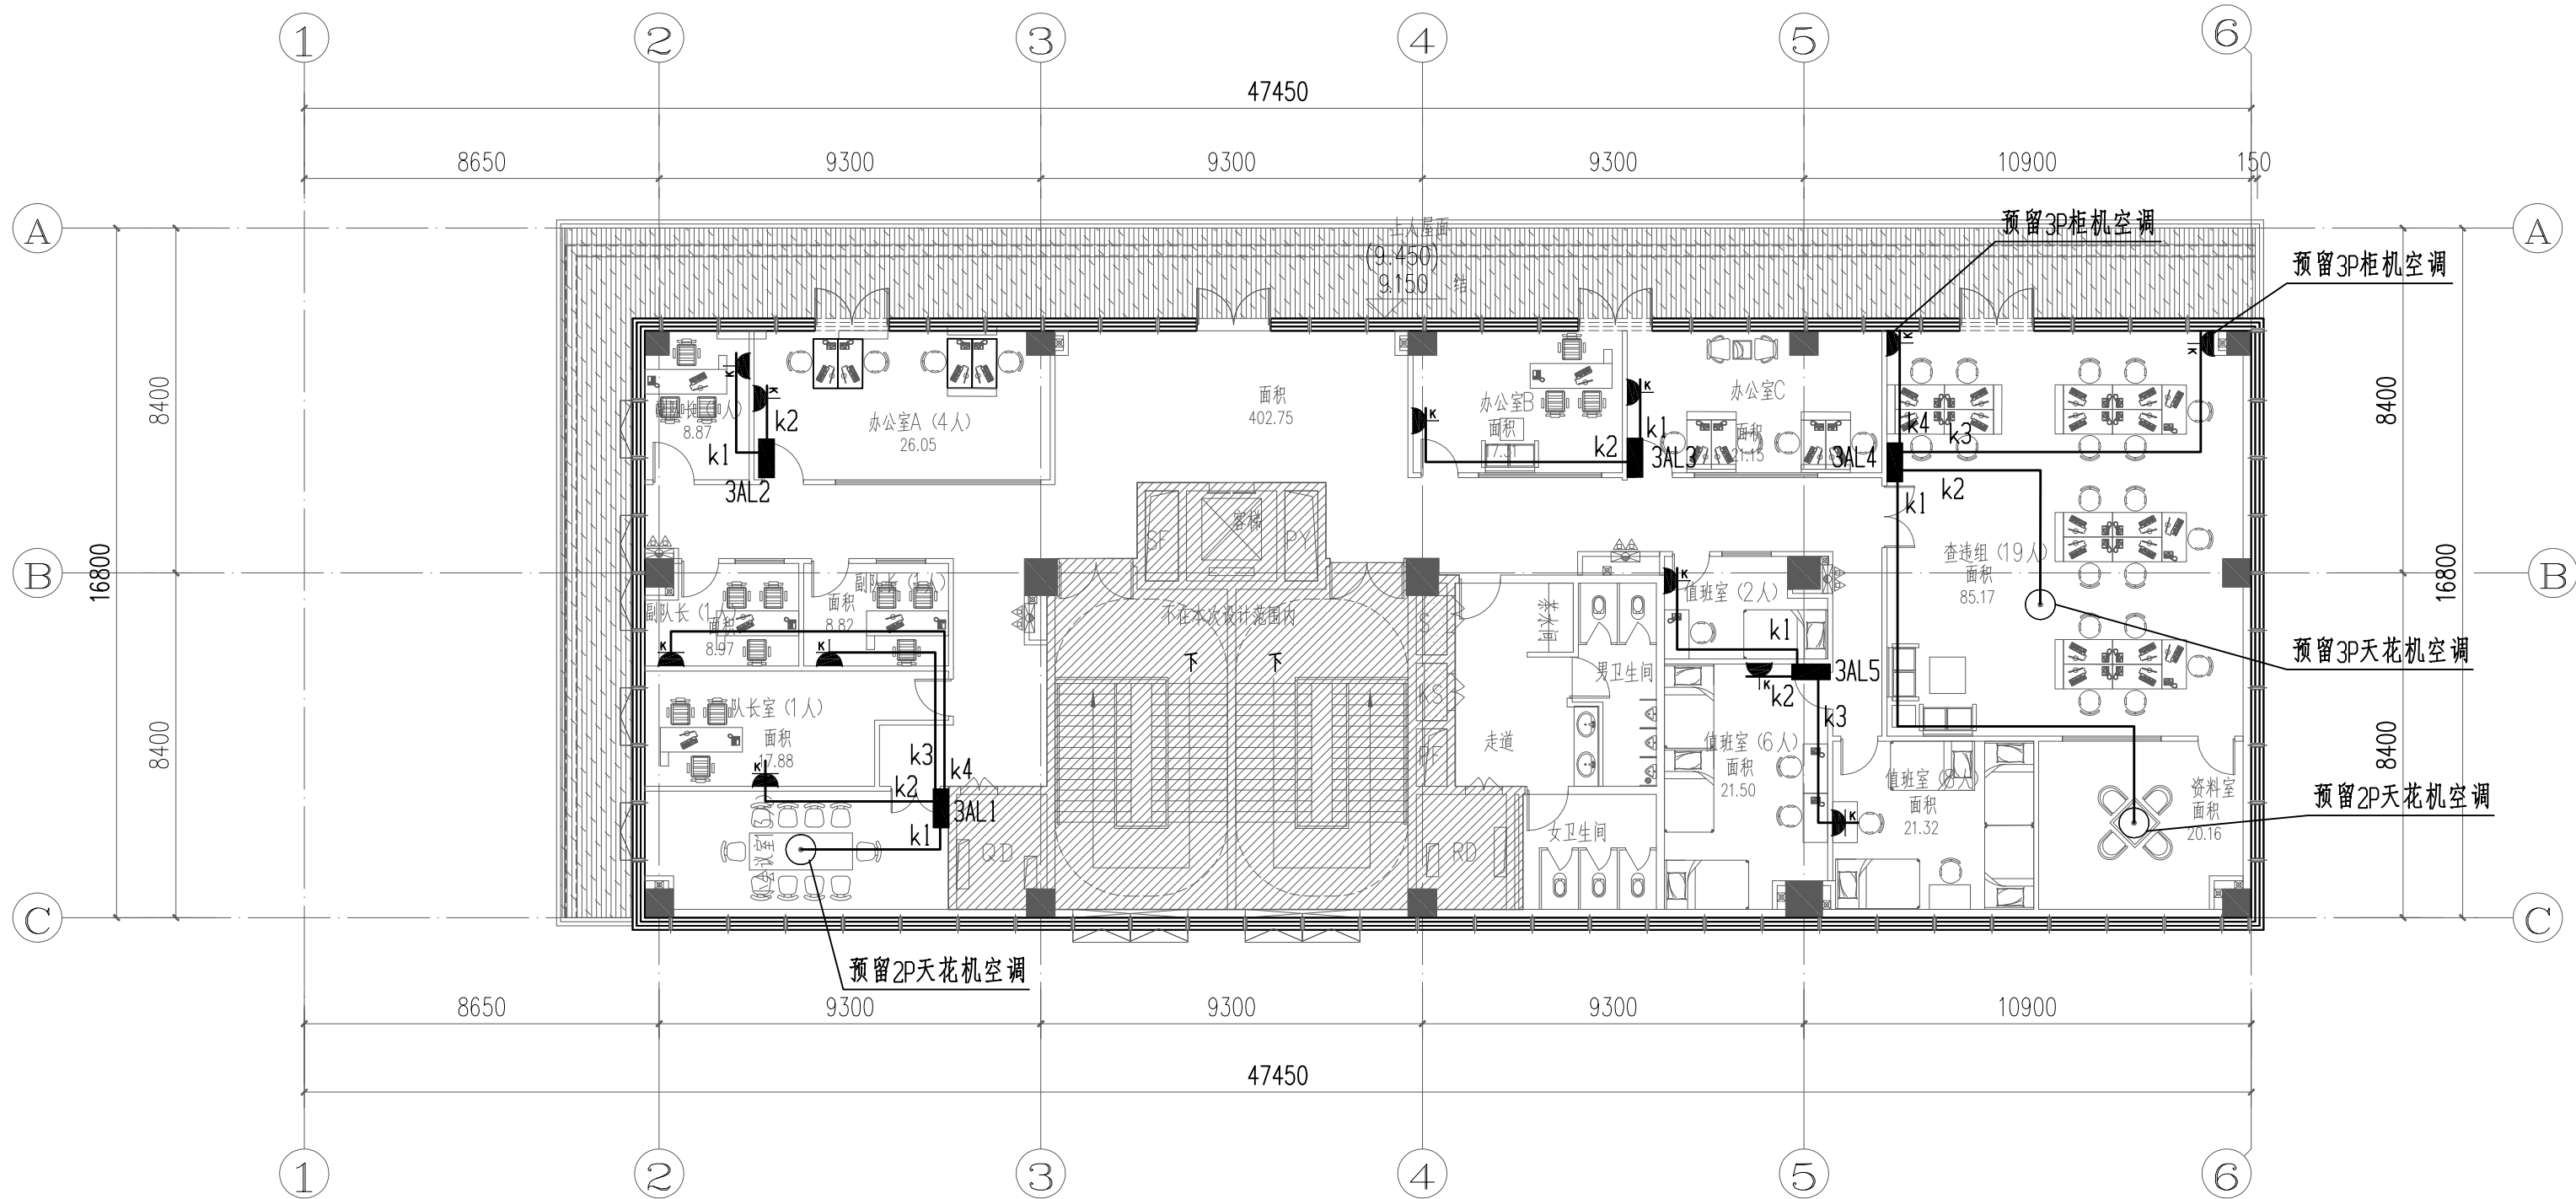

三层空调平面图 1:150



请核实项目二维码信息
www.zwl-ad.com

建设单位 DEVELOPER

广州市番禺区人民政府东环街道办事处

项目名称 PROJECT

东环街综合行政执法队办公室装修工程

子项目名称 SUB PRO.

图纸名称 DRAWING TITLE

三层空调平面图

项目代号
PROJECT NO. JZ-26-08

图别
STATUS 电施 版次
REVISION 第1.0版

图号
DRAWING NO. DS-08 日期
DATE 2026.03

审定
CHECK BY 覃克猛

审核
EXAM BY 刘翠丽

项目负责人
CHIEF DESIGNER 杨荣生

专业负责人
PRO. ENG BY 刘翠丽

校对
CHECK BY 卢先嘉

设计
DESIGN BY 刘凤鸣

电气	暖通
H	
结构	给排水
暖通	暖通
专业	专业

F


E

D


C

B


A

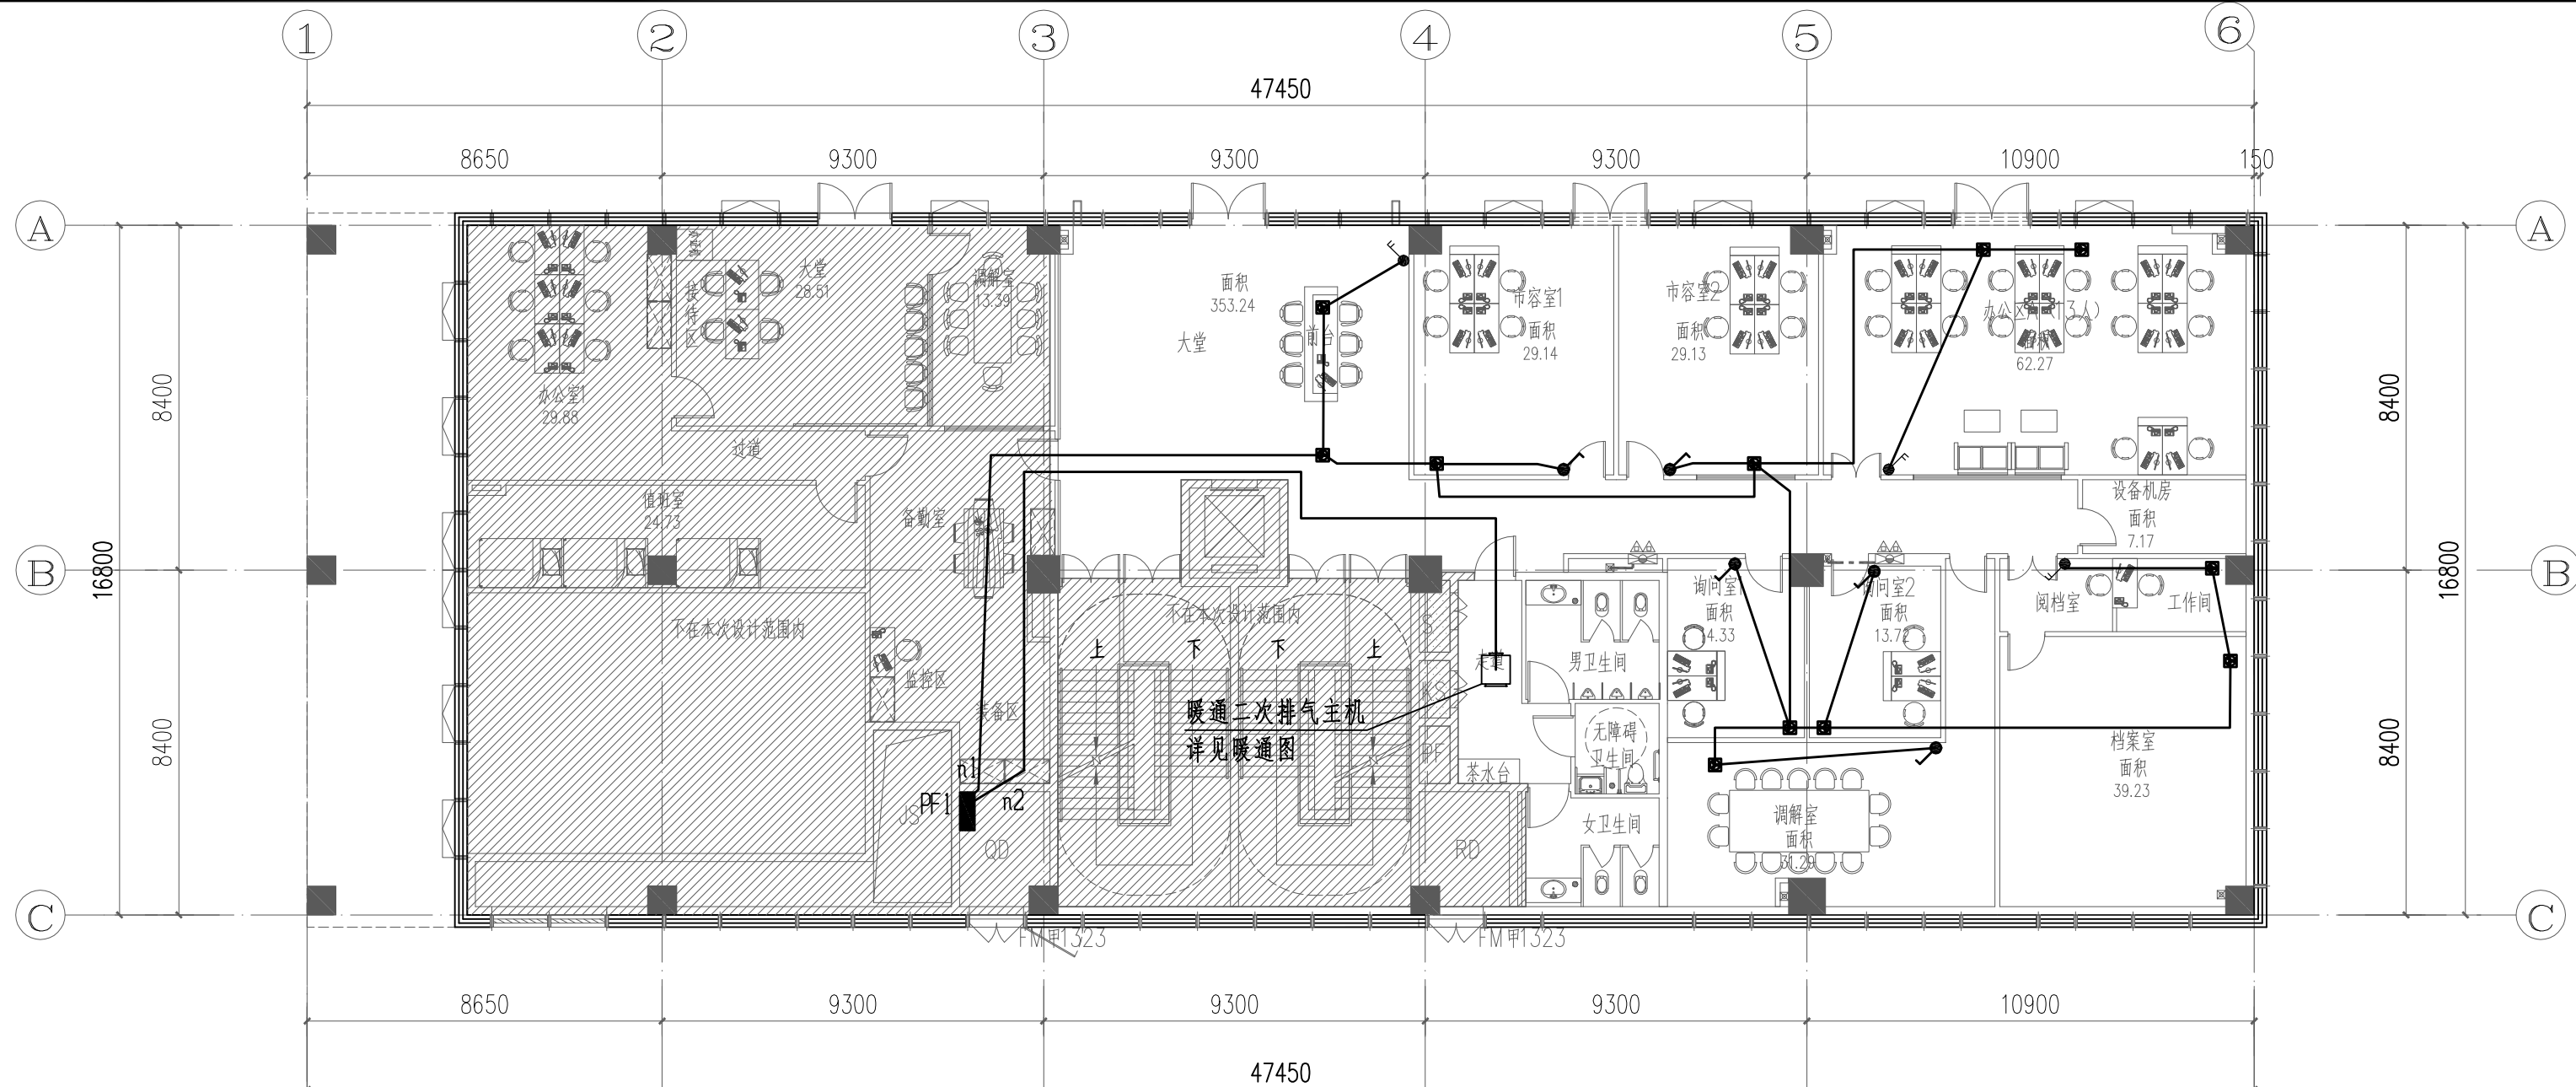

一层排气平面图 1:150

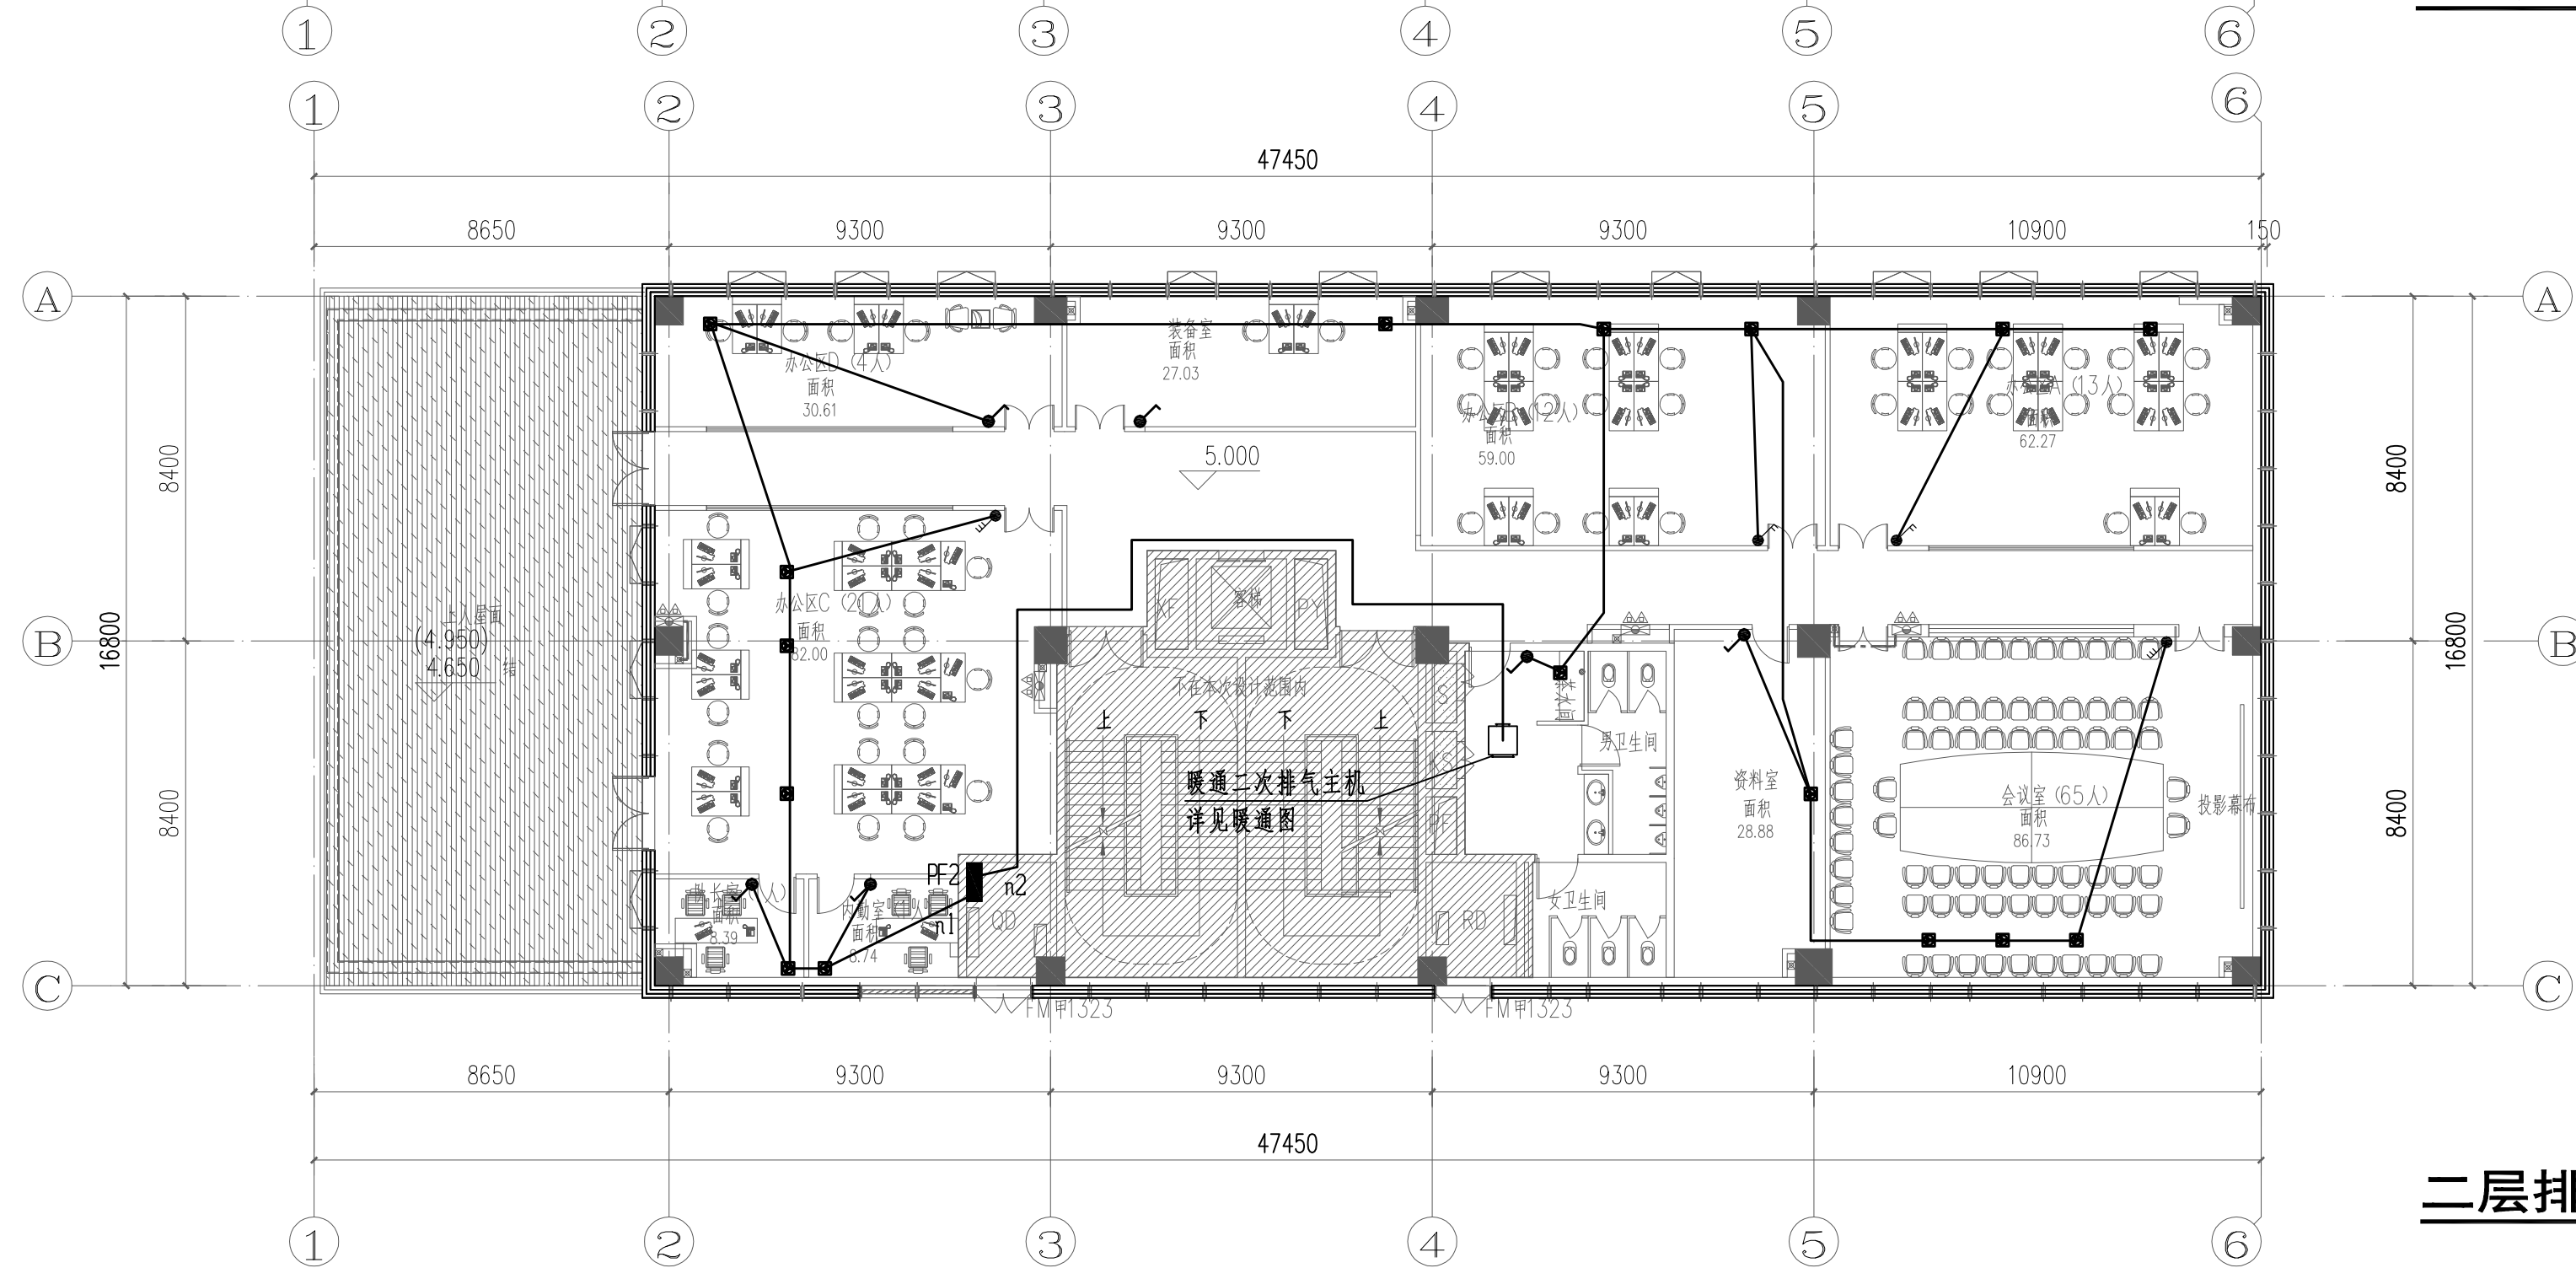

二层排气平面图 1:150

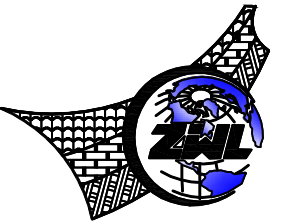

中物聯规划设计研究院
有限公司

CHINA SUPPLY & LOGISTICS
PLANNING & ARCHITECTURAL
DESIGN & RESEARCH INSTITUTE LTD

建筑行业甲级资质 证书编号: A145006752

城乡规划甲级资质 证书编号: 自资规甲字21450400

工程咨询甲级资质 证书编号: 甲252021011160

土地规划乙级资质 证书编号: 201402

工程勘察专业乙级资质 证书编号: B245006759

市政(给排水工程、排水工程、道路工程、桥梁)专业乙级资质

环境工程(水污染防治工程)专项乙级

农林行业(畜牧/兽医工程)专项乙级

公路行业(公路)专业甲级资质 水利行业(河道整治)专业丙级

风景园林专项乙级资质 证书编号: A245006759



请核实项目二维码信息
www.zwl-ad.com

建设单位 DEVELOPER

广州市番禺区人民政府东环街道办事处

项目名称 PROJECT

东环街综合行政执法队办公室装修工程

子项目名称 SUB PRO.

图纸名称 DRAWING TITLE

一层排气平面图

二层排气平面图

项目代号 PROJECT NO. JZ-26-08

图别 STATUS 电施 REVISION 第1.0版

图号 DRAWING NO. DS-09 日期 DATE 2026.03

审定 CHECK BY 覃克猛

审核 EXAM BY 刘翠丽


项目负责人 CHIEF DESIGNER 杨荣生

专业负责人 PRO. ENG BY 刘翠丽

校对 CHECK BY 卢先嘉

设计 DESIGN BY 刘凤鸣

专业 会签	总图			结构		电气	
	建筑			给排水		H	暖通

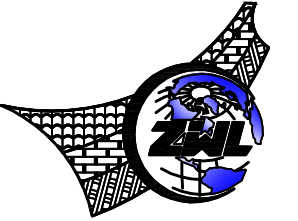

**中物聯規劃設計研究院
有限公司**

CHINA SUPPLY & LOGISTICS
PLANNING & ARCHITECTURAL
DESIGN & RESEARCH INSTITUTE LTD

建筑行业甲级资质	证书编号: A145006752
城乡规划甲级资质	证书编号: 自资规甲字21450400
工程咨询甲级资质	证书编号: 甲252021011160
土地规划乙级资质	证书编号: 201402
工程勘察专业乙级资质	证书编号: B245006759

市政(给水工程、排水工程、道路工程、桥梁)专业乙级资质
环境工程(水污染防治工程)专项乙级
农林行业(兽医/畜牧工程)专业乙级
公路行业(公路)专业丙级资质 水利行业(河道整治)专业丙级
风景园林专项乙级资质
证书编号: A245006759



请核实项目二维码信息
www.zwl-ad.com

建设单位 DEVELOPER

广州市番禺区人民政府东环街道办事处

项目名称 PROJECT


东环街综合行政执法队办公室装修工程

子项目名称 SUB PRO.


图纸名称 DRAWING TITLE

三层排气平面图


项目代号 PROJECT NO.	JZ-26-08		
图则 STATUS	电 施	版 次 REVISION	第 1.0 版
图号 DRAWING NO.	DS-10	日 期 DATE	2026. 03
审 定 CHECK BY	单克猛		
核 核 EXAM BY	刘翠丽		
项目负责人 CHIEF DESIGNER	杨荣生		
专业负责人 PRO. ENG BY	刘翠丽		
校 对 CHECK BY	卢先嘉		
设 计 DESIGN BY	刘凤鸣		

 A


图例	说明
尺寸	H
材料	材料
图例	图例
尺寸	尺寸

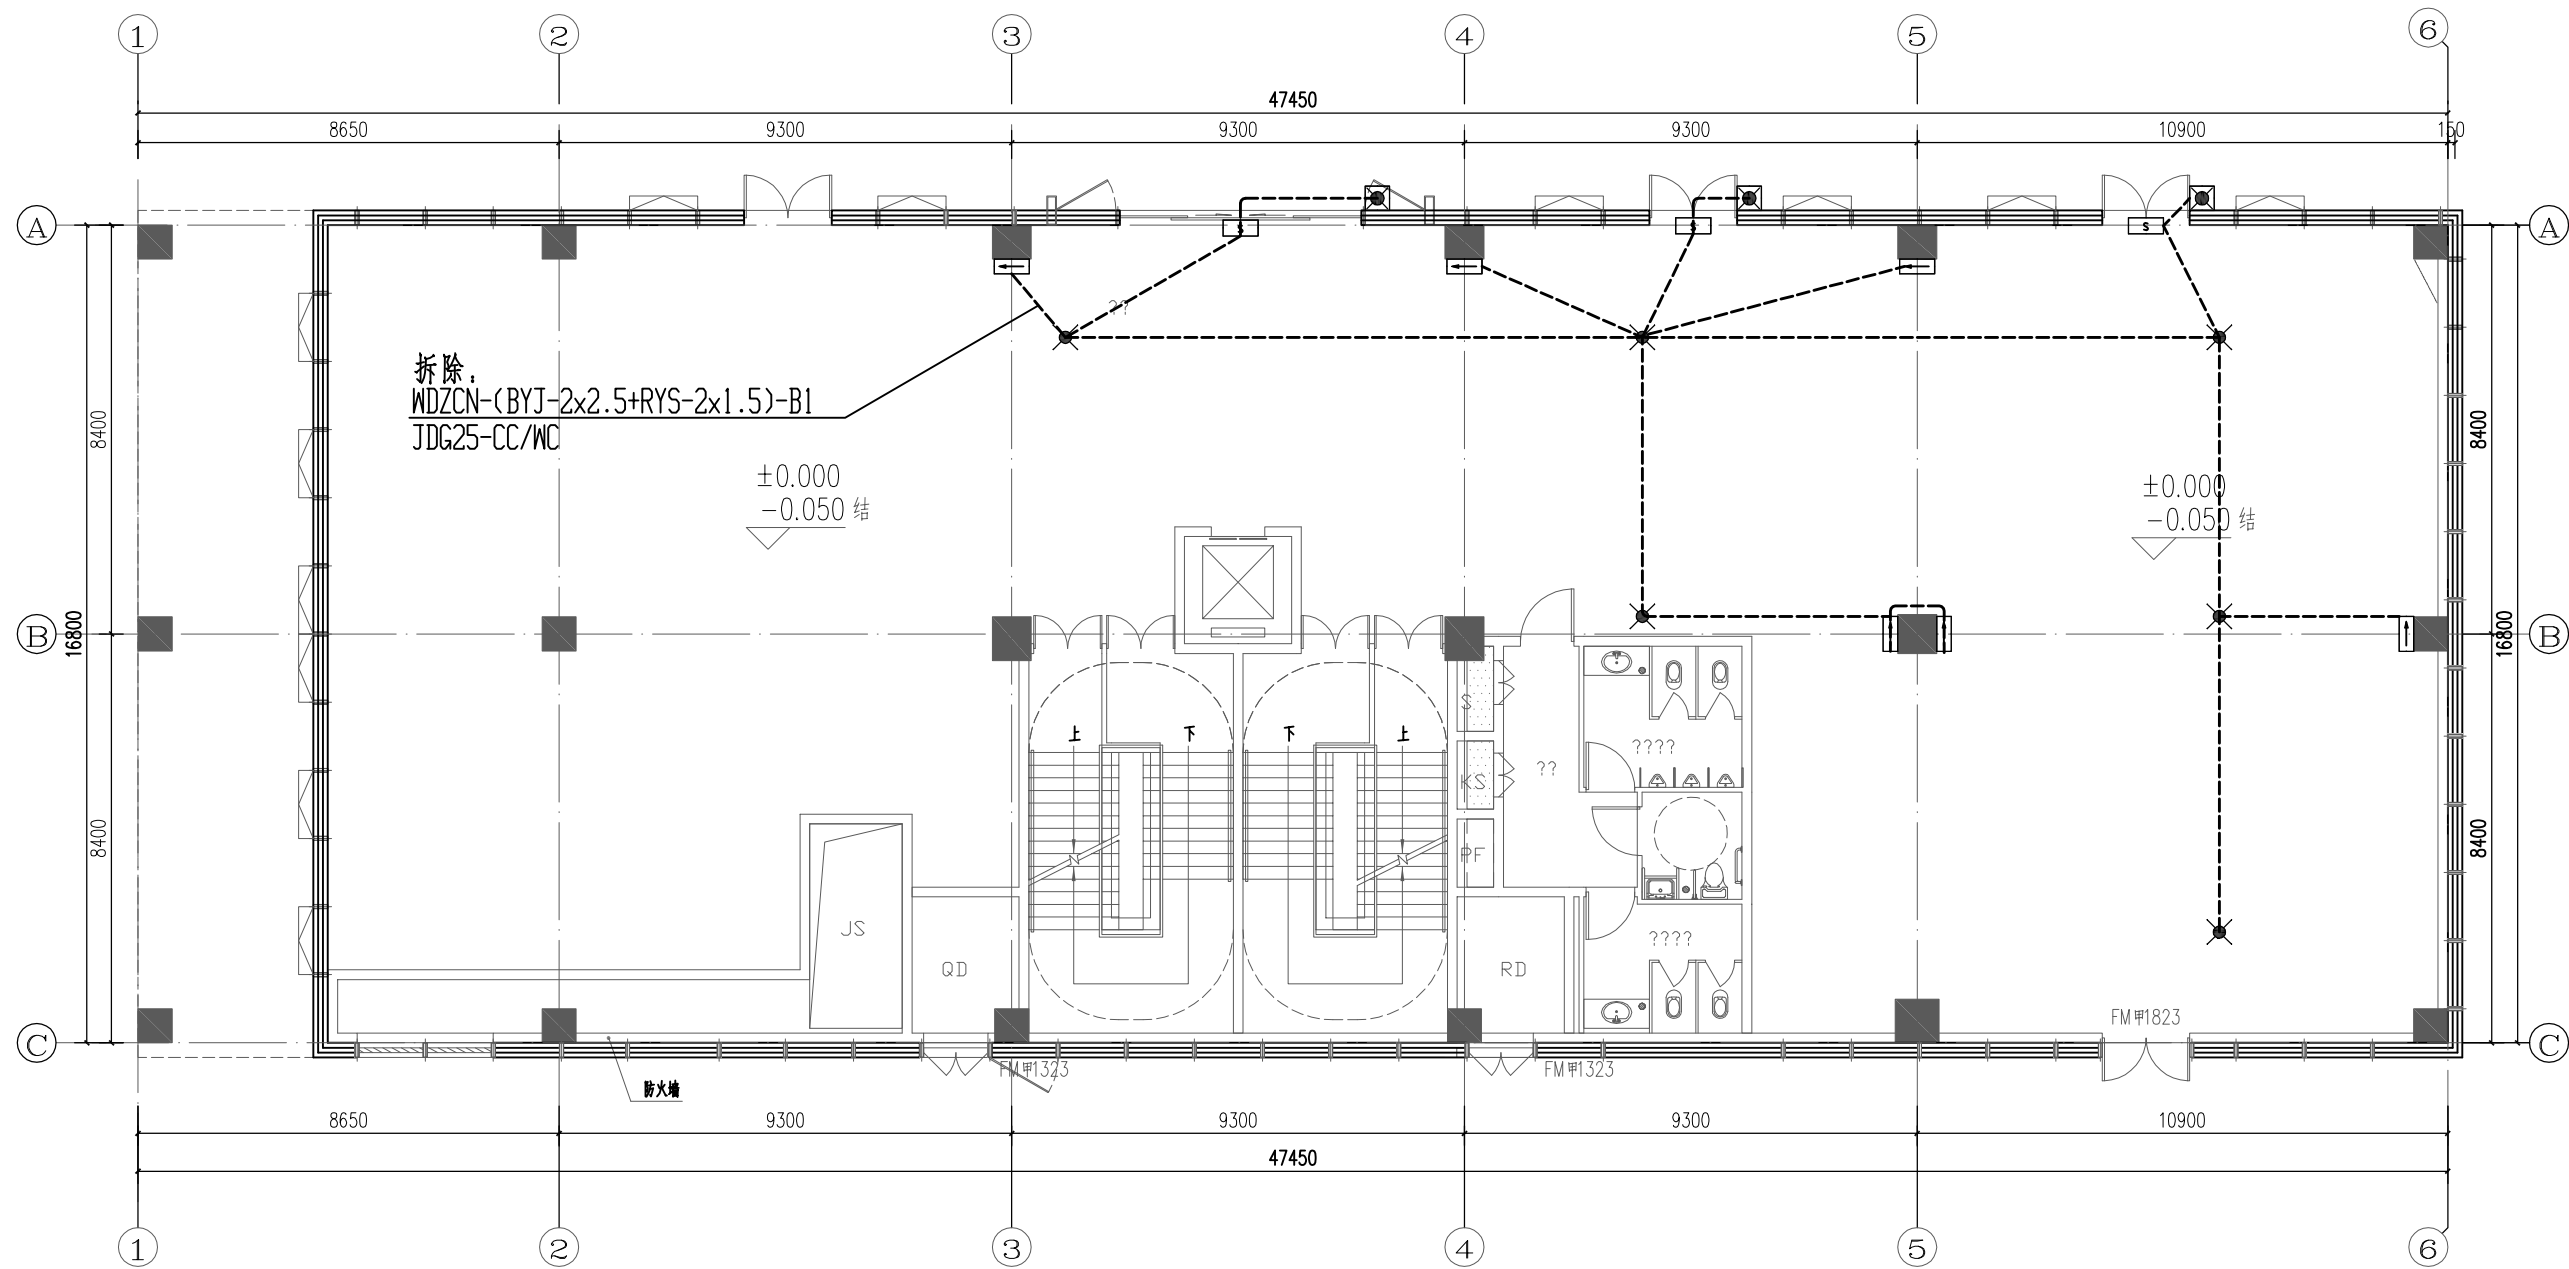

一层应急照明拆除平面图 1:150

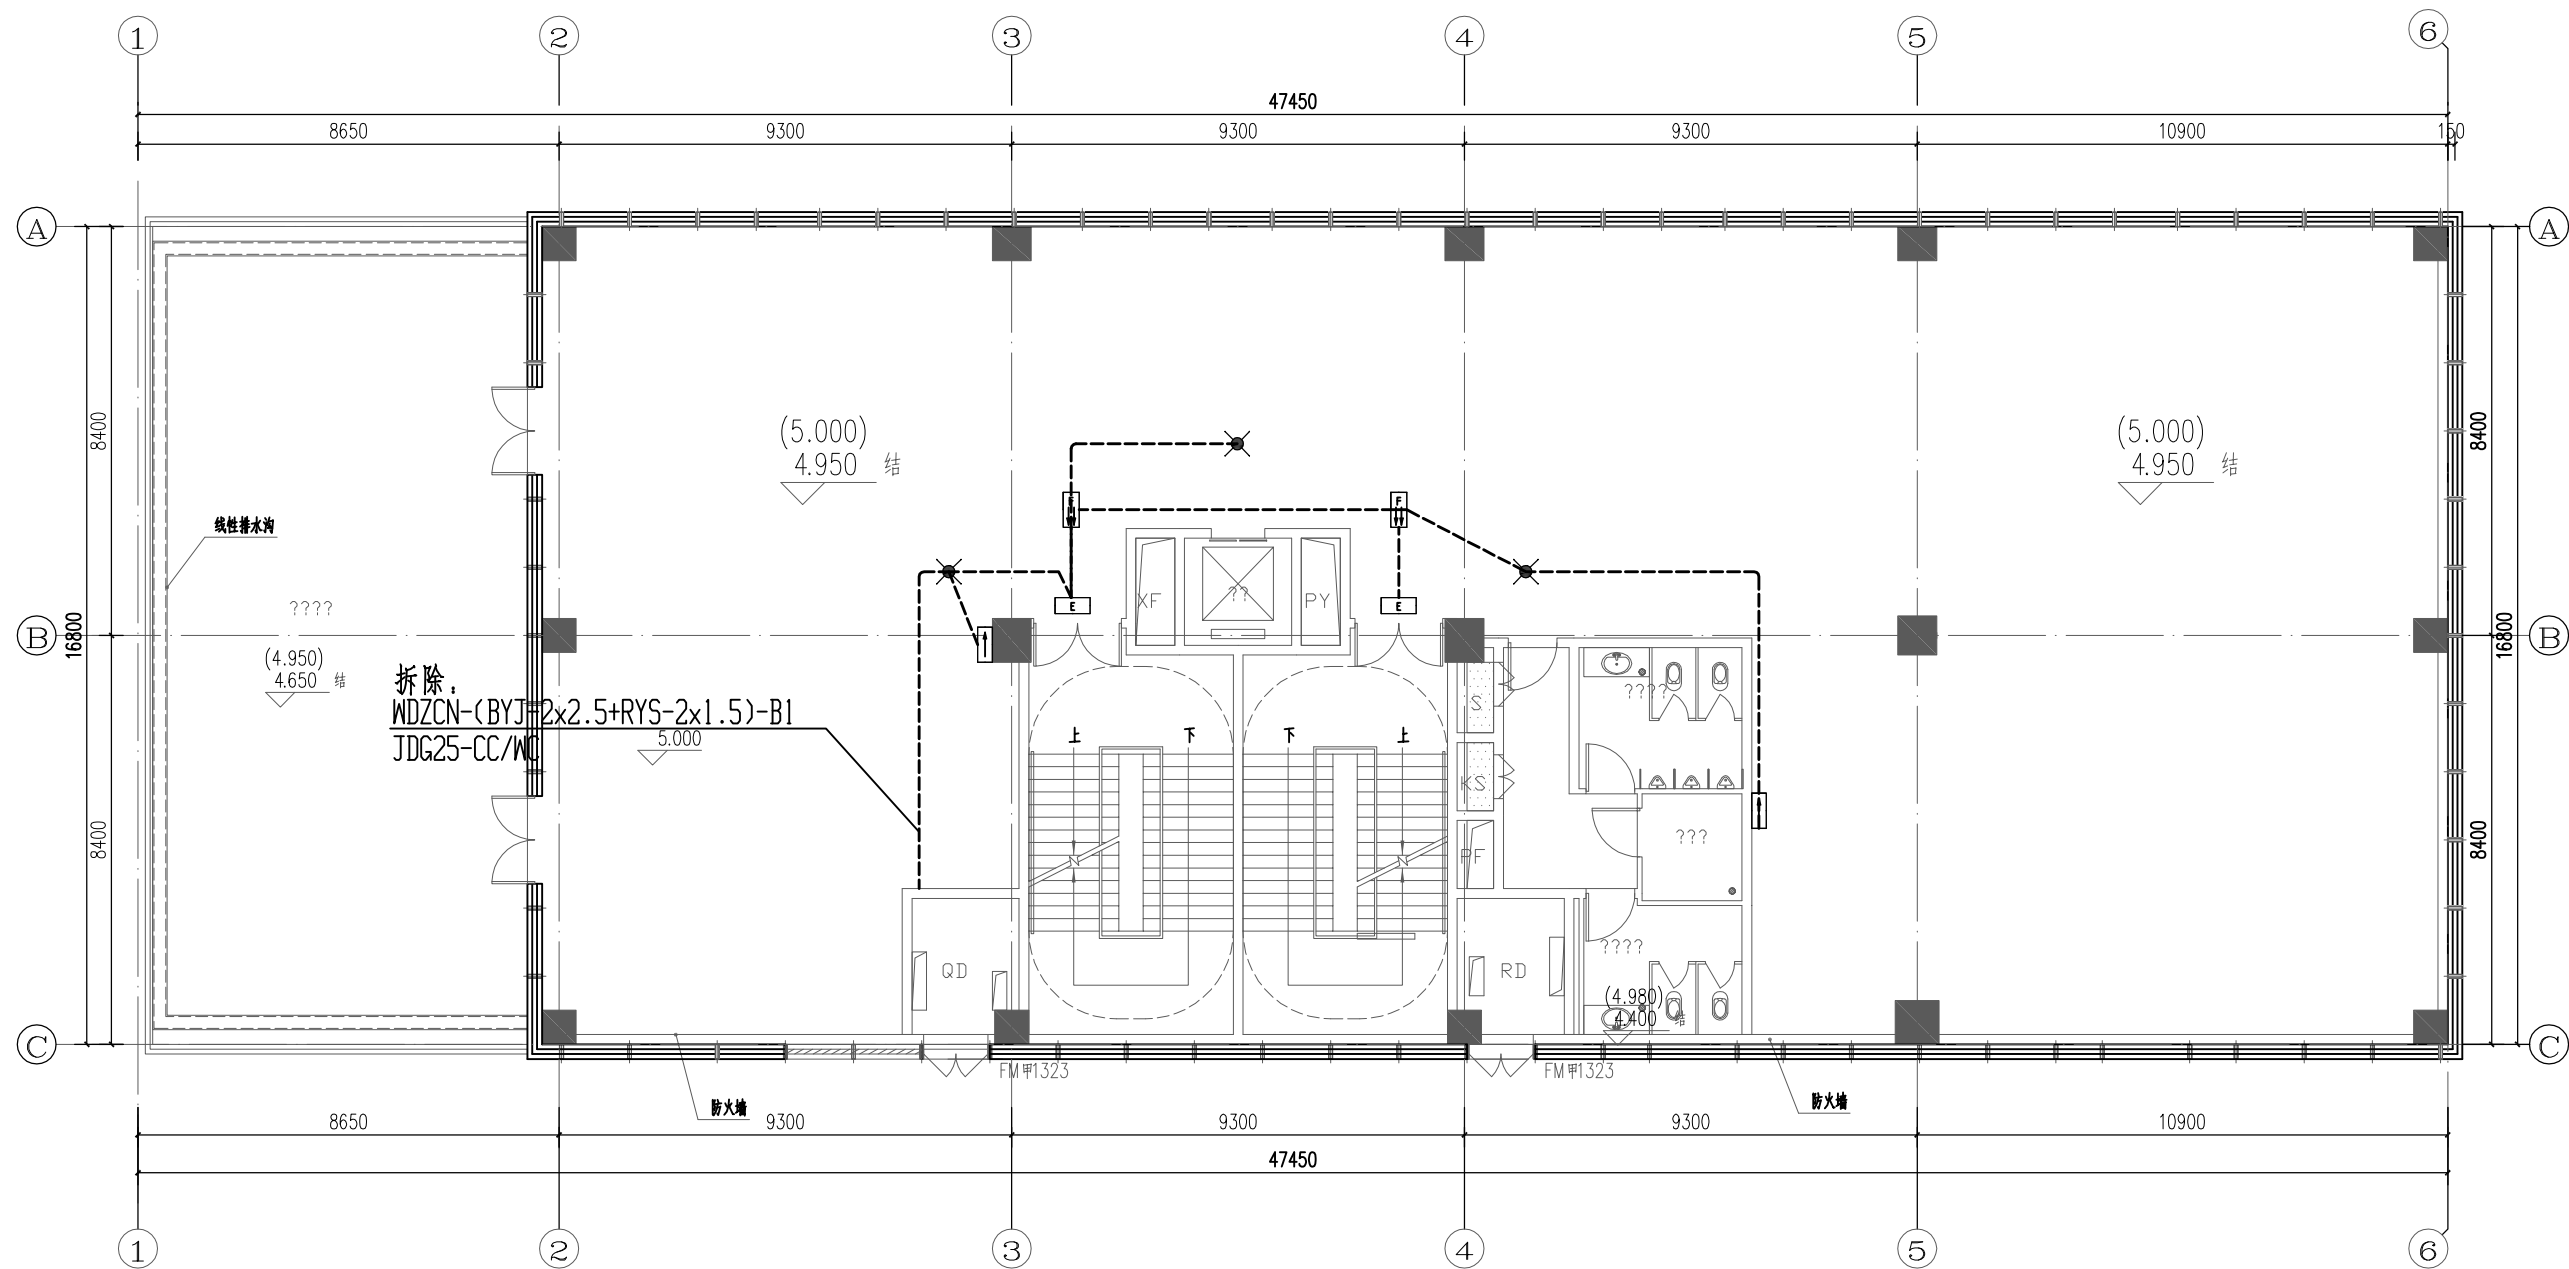

二层应急照明拆除平面图 1:150

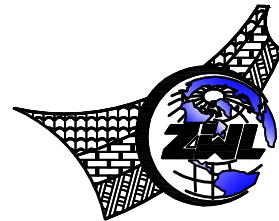

中物聯规划设计研究院
有限公司
CHINA SUPPLY & LOGISTICS
PLANNING & ARCHITECTURAL
DESIGN & RESEARCH INSTITUTE LTD

建筑行业甲级资质 证书编号: A145006752
城乡规划甲级资质 证书编号: 自资规甲字21450400
工程咨询甲级资质 证书编号: 甲252021011160
土地规划乙级资质 证书编号: 201402
工程勘察专业乙级资质 证书编号: B245006759
市政(给水工程、排水工程、道路工程、桥梁)专业乙级资质
环境工程(水污染防治工程)专业乙级
农林行业(畜牧工程)专业乙级
公路行业(公路)专业乙级资质 水利行业(河道整治)专业乙级
风景园林专业乙级资质 证书编号: A245006759



请核实项目二维码信息
www.zwl-ad.com

建设单位 DEVELOPER
广州市番禺区人民政府东环街道办事处
项目名称 PROJECT
东环街综合行政执法队办公室装修工程
子项目名称 SUB PRO.

图纸名称 DRAWING TITLE
一层应急照明拆除平面图
二层应急照明拆除平面图

项目代号 PROJECT NO.	JZ-26-08		
图别 STATUS	电施	版次 REVISION	第1.0版
图号 DRAWING NO.	DY-01	日期 DATE	2026.03
审定 CHECK BY	覃克猛	审核 EXAM BY	刘翠丽
项目负责 CHIEF DESIGNER	杨荣生	校对 CHECK BY	卢先嘉
专业负责 PRO. ENG BY	刘翠丽	设计 DESIGN BY	刘凤鸣

专业	总图			结构		电气	
会签	建筑			给排水		H	暖通




**中物聯規劃設計研究院
有限公司**

**CHINA SUPPLY & LOGISTICS
PLANNING & ARCHITECTURAL
DESIGN & RESEARCH INSTITUTE LTD**

建筑行业甲级资质	证书编号: A145006752
城乡规划甲级资质	证书编号: 自资规甲字21450400
工程咨询甲级资质	证书编号: 甲252021011160
土地规划乙级资质	证书编号: 201402
工程勘察专业乙级资质	证书编号: B245006759

市政(给水工程、排水工程、道路工程、桥梁)专业乙级资质
环境工程(水污染防治工程)专项乙级
农林行业(兽医/畜牧工程)专业乙级
公路行业(公路)专业丙级资质 水利行业(河道整治)专业丙级
风景园林专项乙级资质 证书编号: A245006755

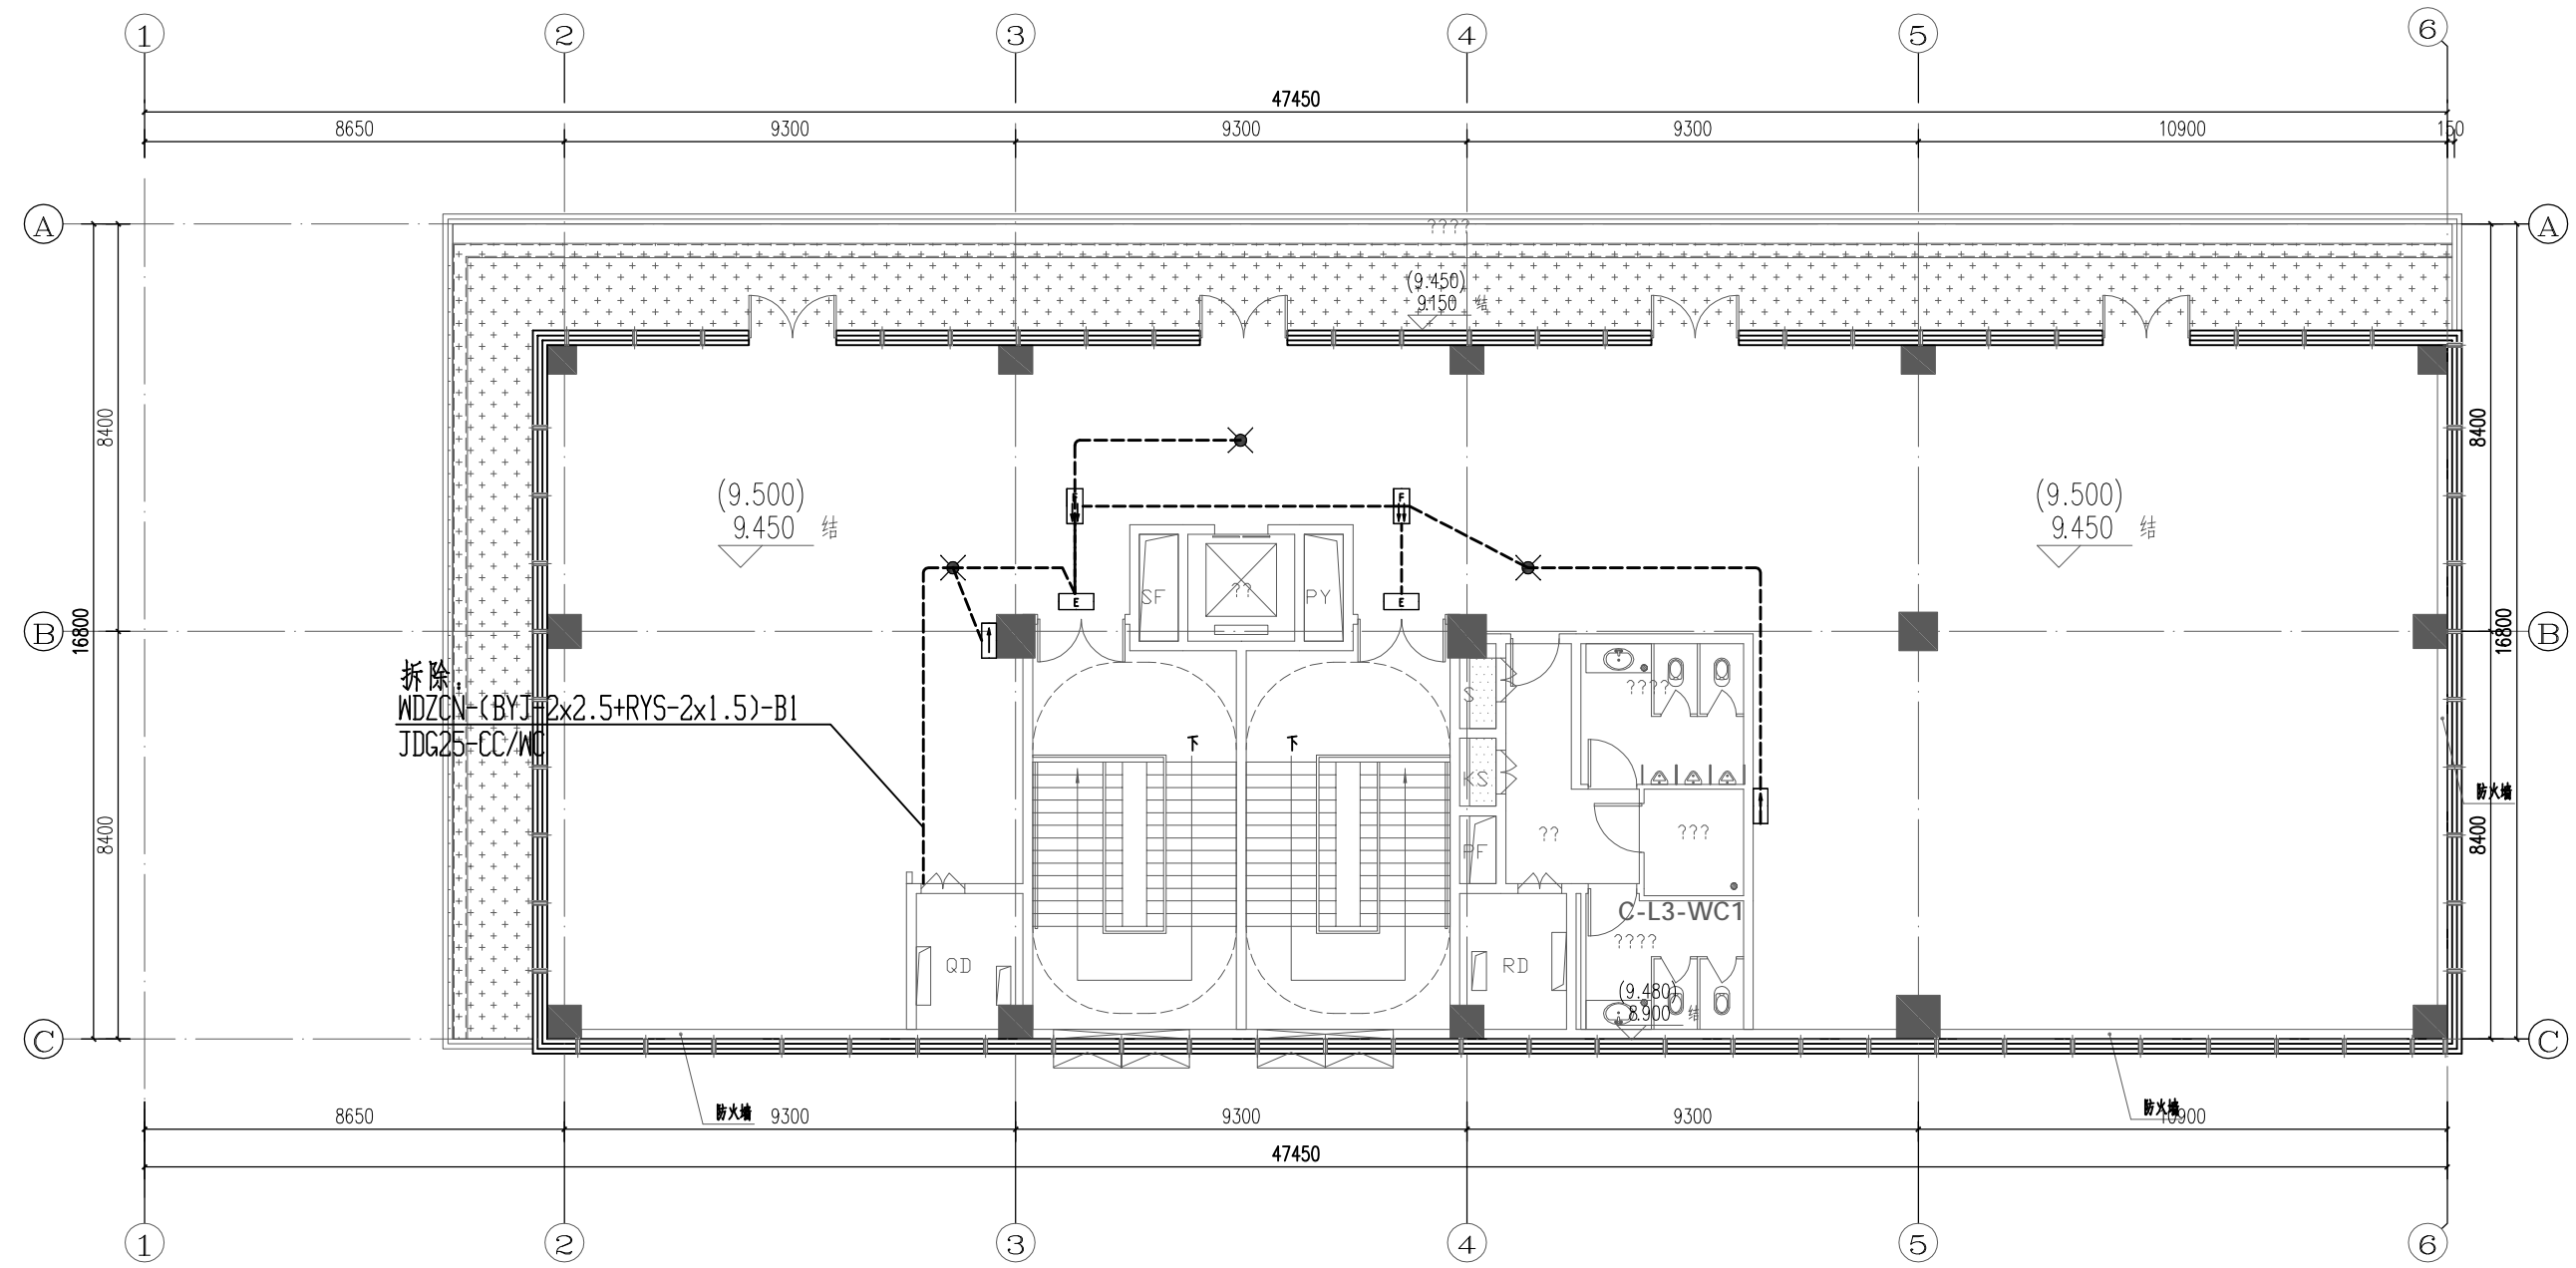

三层应急照明拆除平面图 1:150



请核实项目二维码信息
www.zwl-ad.com


建设单位	DEVELOPER
广州市番禺区人民政府东环街道办事处	
项目名称	PROJECT
东环街综合行政执法队办公室装修工程	
子项目名称	SUB PRO.

图纸名称	DRAWING TITLE		
三层应急照明拆除平面图			
项目代号 PROJECT NO.	JZ-26-08		
图别 STATUS	电 施	版 次 REVISION	第1.0版
图号 DRAWING NO.	DY-02	日 期 DATE	2026.03
审 定 CHECK BY	覃克猛	覃克猛	
审 核 EXAM BY	刘翠丽	刘翠丽	
项目负责人 CHIEF DESIGNER	杨荣生	杨荣生	
专业负责人 PRO.ENG BY	刘翠丽	刘翠丽	
校 对 CHECK BY	卢先嘉	卢先嘉	
设 计 DESIGN BY	刘凤鸣	刘凤鸣	


电气	照明
强电	弱电
暖通	给排水
结构	建筑
专业	名称

F	E	D	C	B	A
---	---	---	---	---	---


1	2	3	4	5	6	7	8	9	10
---	---	---	---	---	---	---	---	---	----

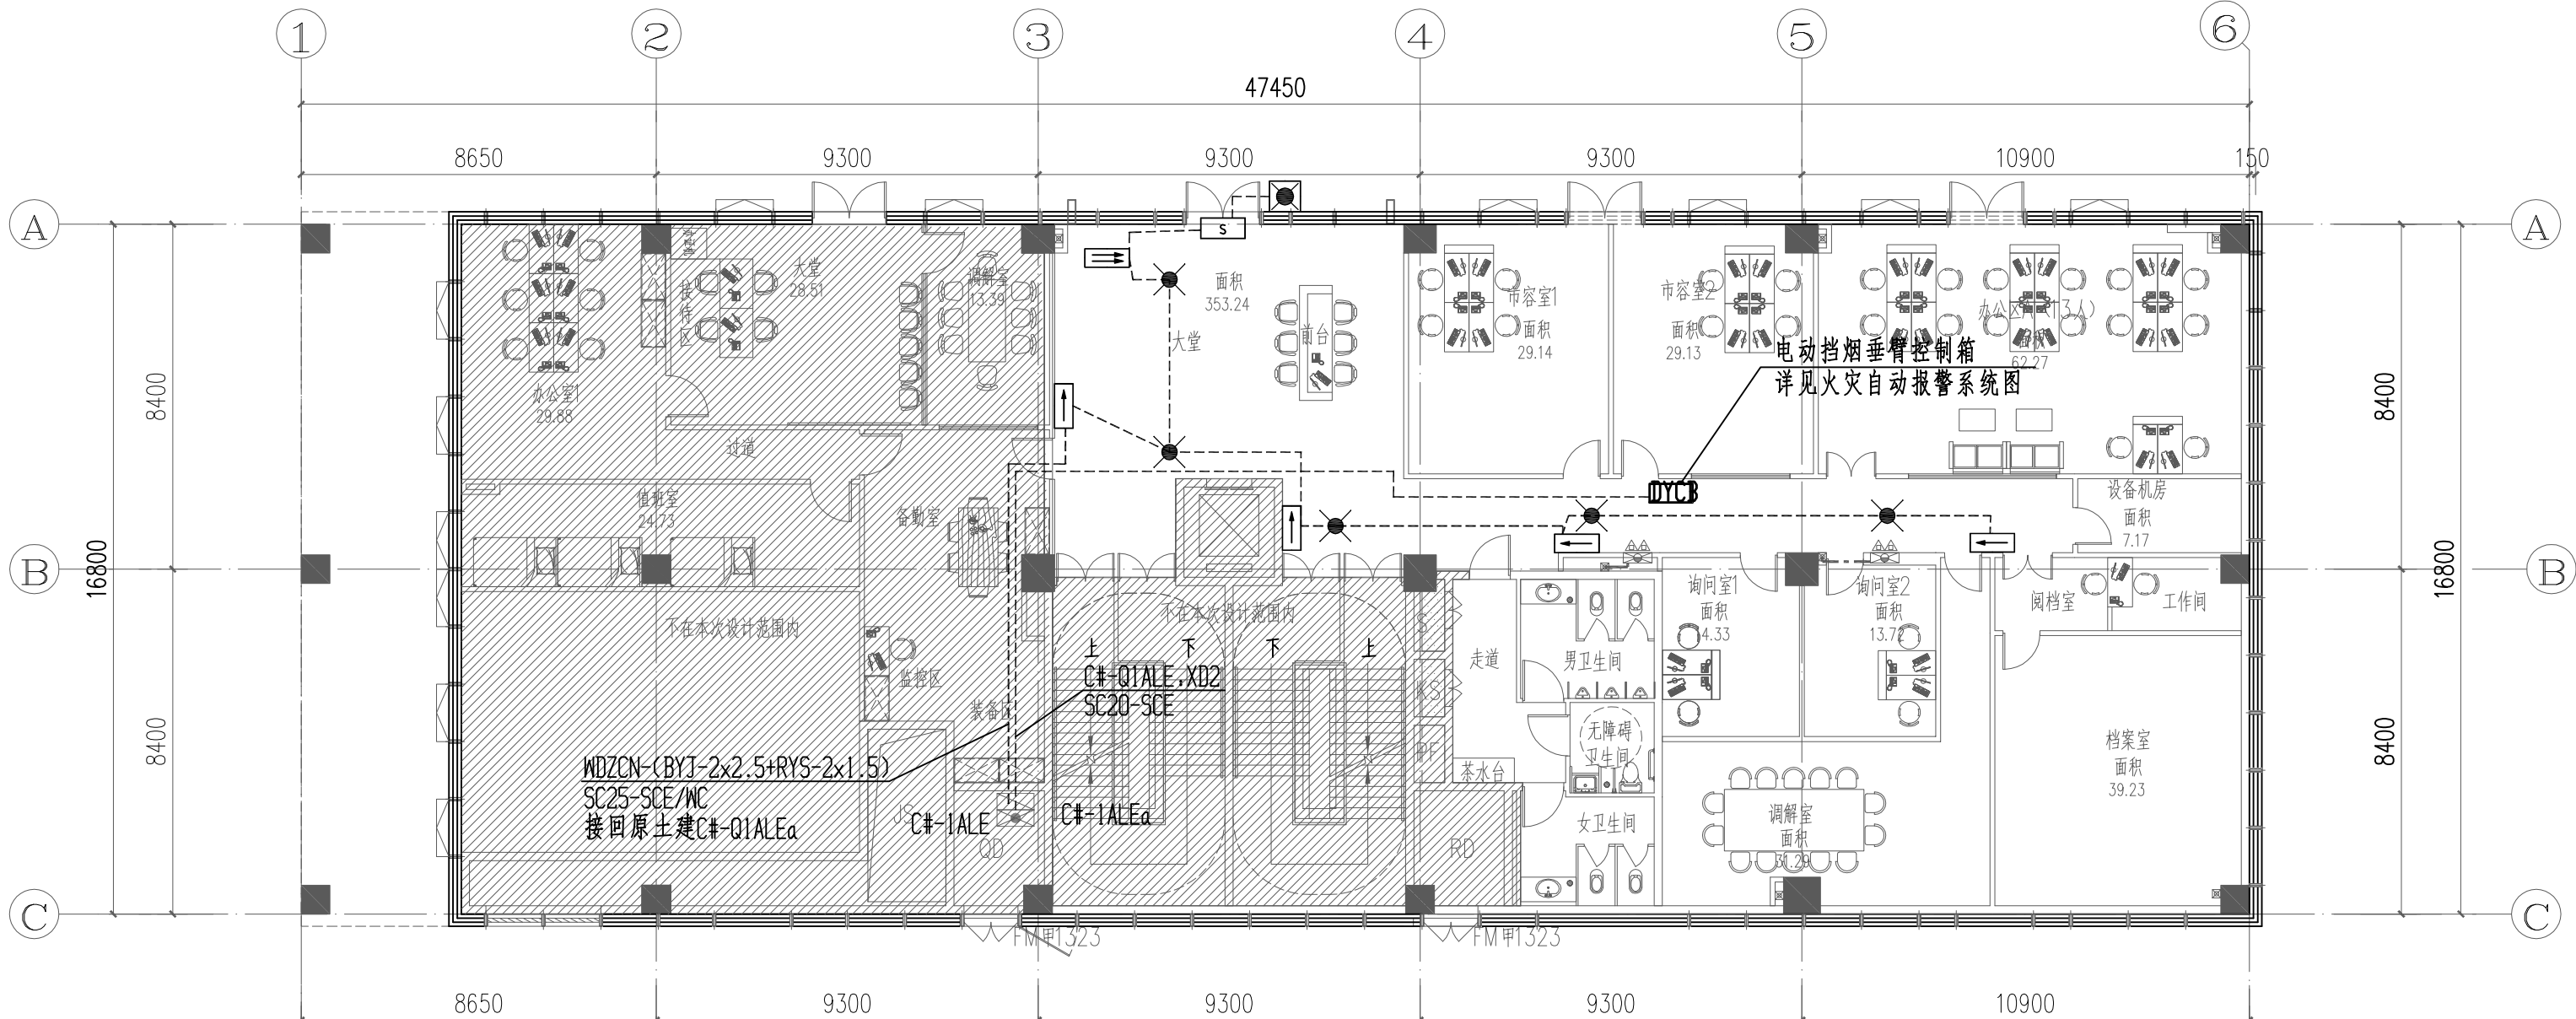

一层应急照明平面图 1:150

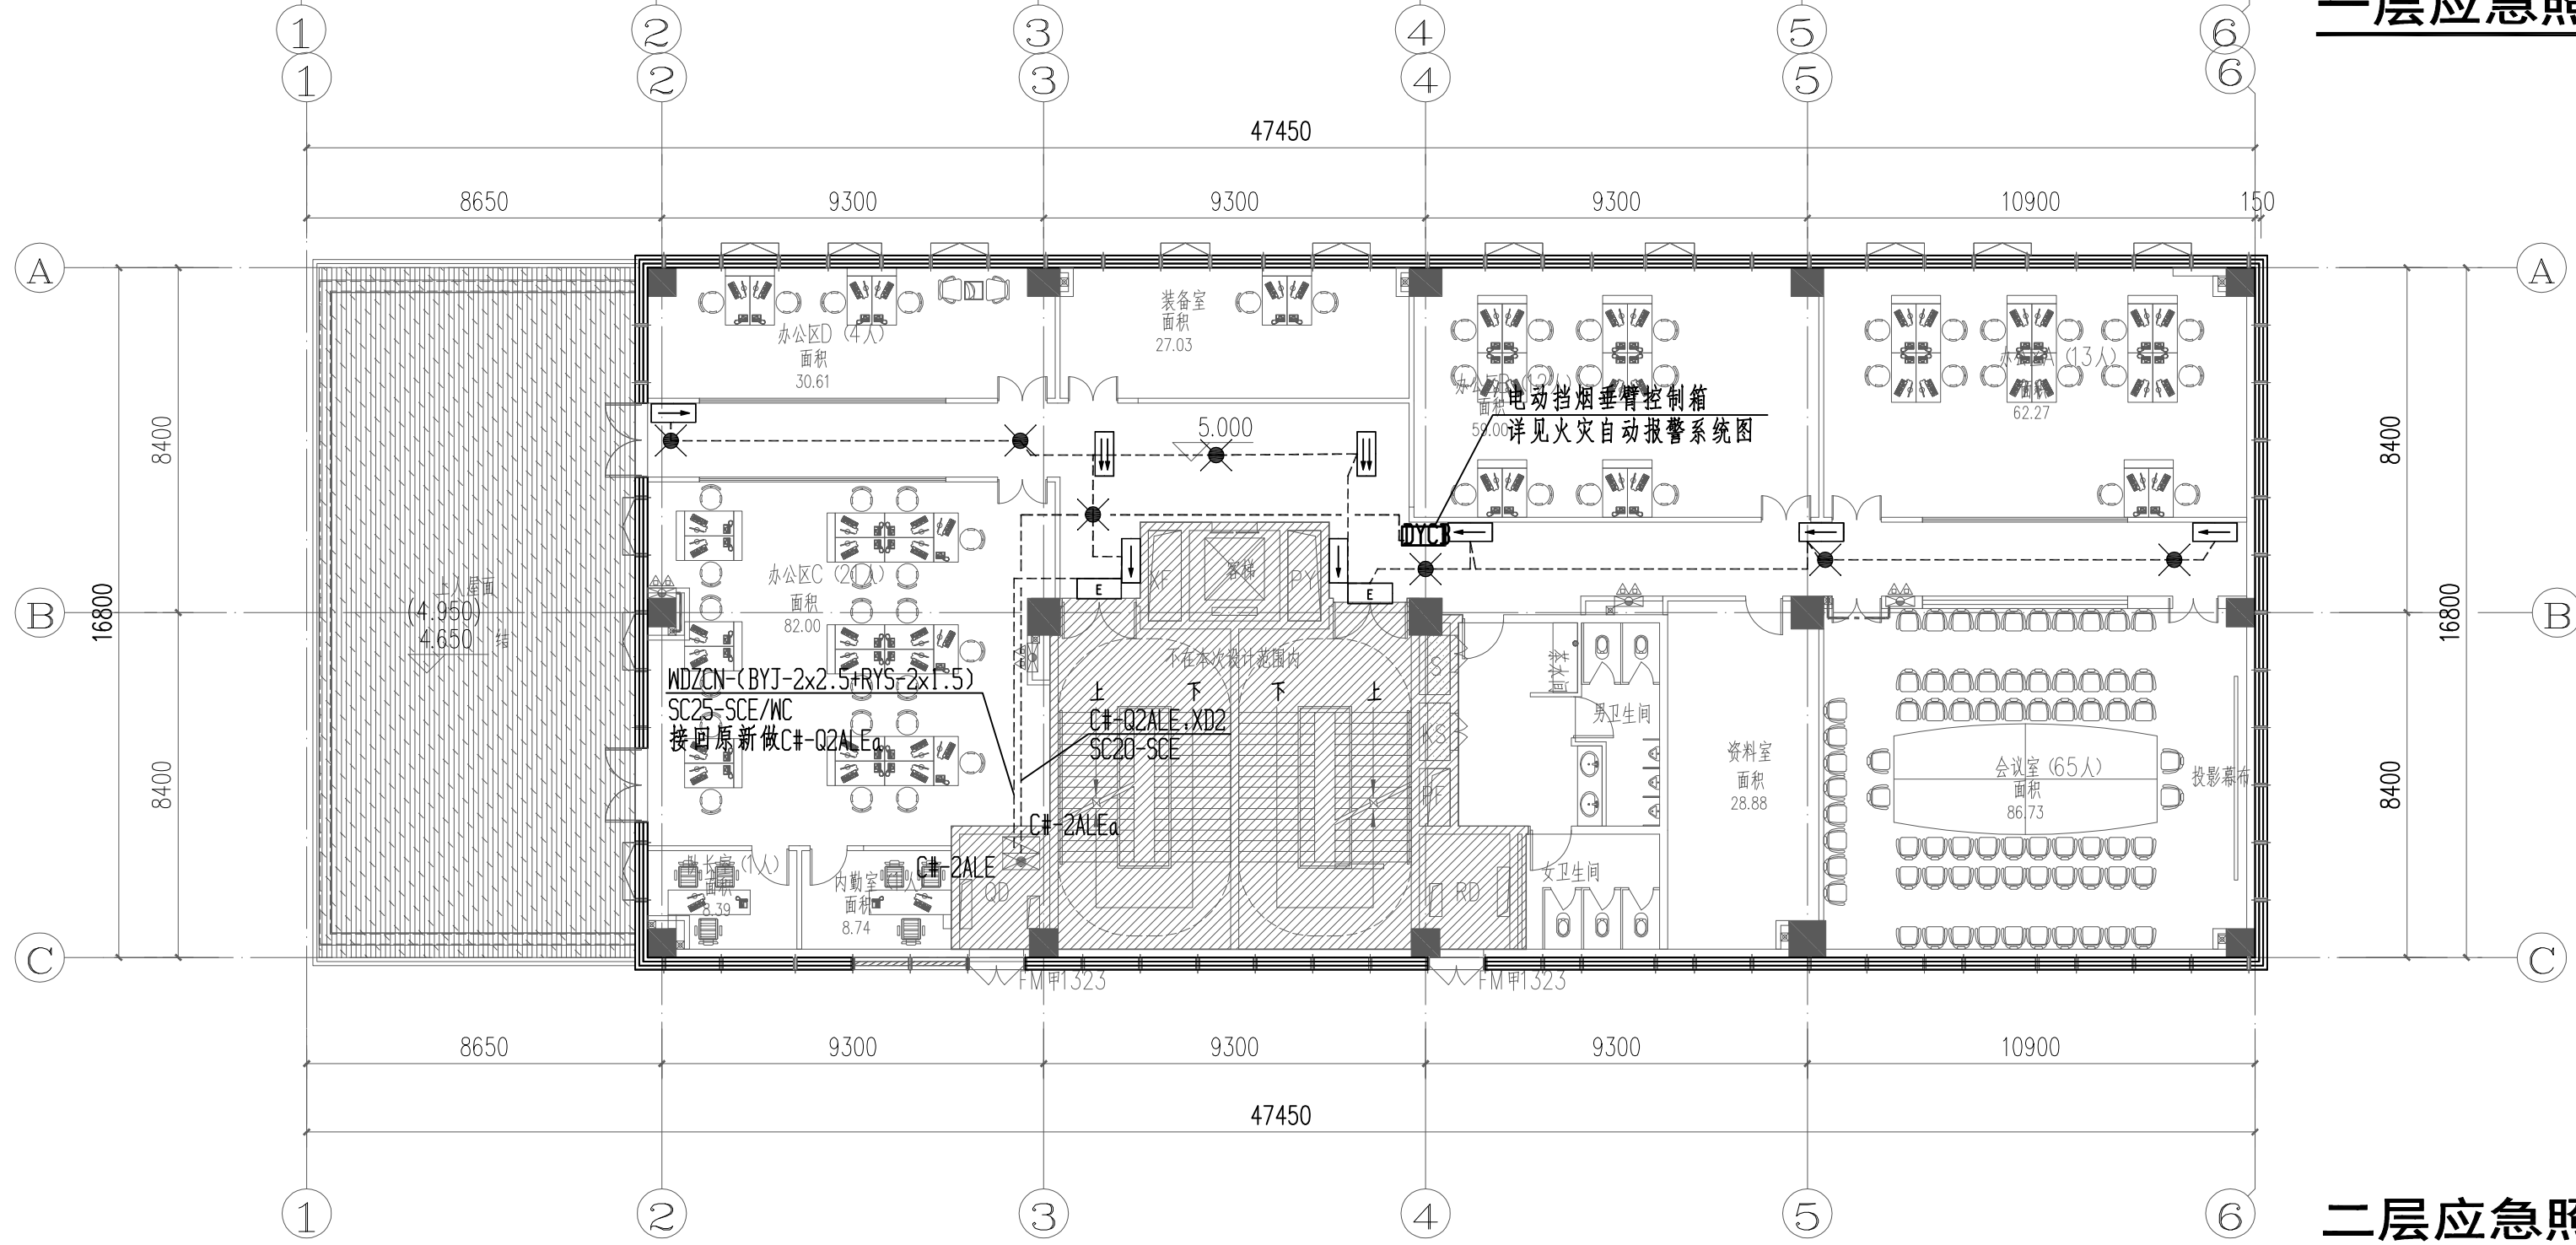

二层应急照明平面图 1:150

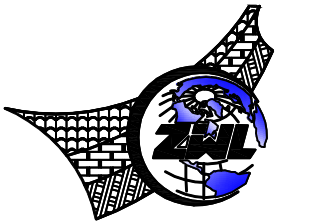

中物聯规划设计研究院
有限公司
CHINA SUPPLY & LOGISTICS
PLANNING & ARCHITECTURAL
DESIGN & RESEARCH INSTITUTE LTD

建筑行业甲级资质	证书编号: A145006752
城乡规划甲级资质	证书编号: 自资规甲字21450400
工程咨询甲级资质	证书编号: 甲252021011160
土地规划乙级资质	证书编号: 201402
工程勘察专业乙级资质	证书编号: B245006759
市政(给排水、排水工程、道路工程、桥梁)专业乙级资质	
环境工程(水污染防治工程)专项乙级	
农林行业(畜牧工程)专业乙级	
公路行业(公路)专业丙级资质	水利行业(河道整治)专业丙级
风景园林专项乙级资质	证书编号: A245006759



请核实项目二维码信息
www.zwl-ad.com

建设单位	DEVELOPER
广州市番禺区人民政府东环街道办事处	
项目名称	PROJECT
东环街综合行政执法队办公室装修工程	
子项目名称	SUB PRO.

图纸名称	DRAWING TITLE
一层应急照明平面图	
二层应急照明平面图	

项目代号	JZ-26-08
PROJECT NO.	
图别	电施
STATUS	版次
图号	第1.0版
DRAWING NO.	
审定	单克猛
CHECK BY	
审核	刘翠丽
EXAM BY	
项目负责人	杨荣生
CHIEF DESIGNER	
专业负责人	刘翠丽
PRO. ENG. BY	
校对	卢先嘉
CHECK BY	
设计	刘凤鸣
DESIGN BY	



**中物聯規劃設計研究院
有限公司**

CHINA SUPPLY & LOGISTICS
PLANNING & ARCHITECTURAL
DESIGN & RESEARCH INSTITUTE LTD

建筑行业甲级资质 证书编号: A145006752

城乡规划甲级资质 证书编号：自资规甲字21450400

工程咨询甲级资质 证书编号：甲252021011160

土地规划乙级资质 证书编号: 201402

工程勘察专业乙级资质 证书编号: B245006759

市政（给水工程、排水工程、道路工程、桥梁）专业乙级资质

环境工程(水污染防治工程)专项乙级
农林行业(兽医/畜牧工程)专业乙级

公路行业(公路)专业丙级资质 水利行业(河道整治)专业丙级
风景园林专业乙级资质 证书编号: A245006750

北京园林专项乙级资质 证书编号: A243000739



请核实项目二维码信息
www.zwl-ad.com

建设单位 DEVELOPER

广州市番禺区人民政府东环街道办事处

项目名称 PROJECT

东环街综合行政执法队办公室装修工程

子项目名称 SUB PRO.


图纸名称 DRAWING TITLE


三层应急照明平面图


项目代号 PROJECT NO.	JZ-26-08
---------------------	----------


图 别 STATUS	电 施	版 次 REVISION	第1.0版
---------------	-----	-----------------	-------

图号 DRAWING No.	DY-04	日期 DATE	2026.03
-------------------	-------	------------	---------

審定 CHECK BY	覃克猛	
----------------	-----	---

审 核 EXAM BY	刘翠丽	
----------------	-----	---


项目负责人 CHIEF DESIGNER	杨荣生	
-------------------------	-----	---

CHIEF DESIGNER		
专业负责人 PRO. ENG. BY	刘翠丽	




校 对 CHECK BY	卢先嘉	卢先嘉
-----------------	-----	-----

CHECK BY	刘凤鸣	刘凤鸣
设计 DESIGN BY	刘凤鸣	刘凤鸣

DESIGN BY	DATE	BY
-----------	------	----

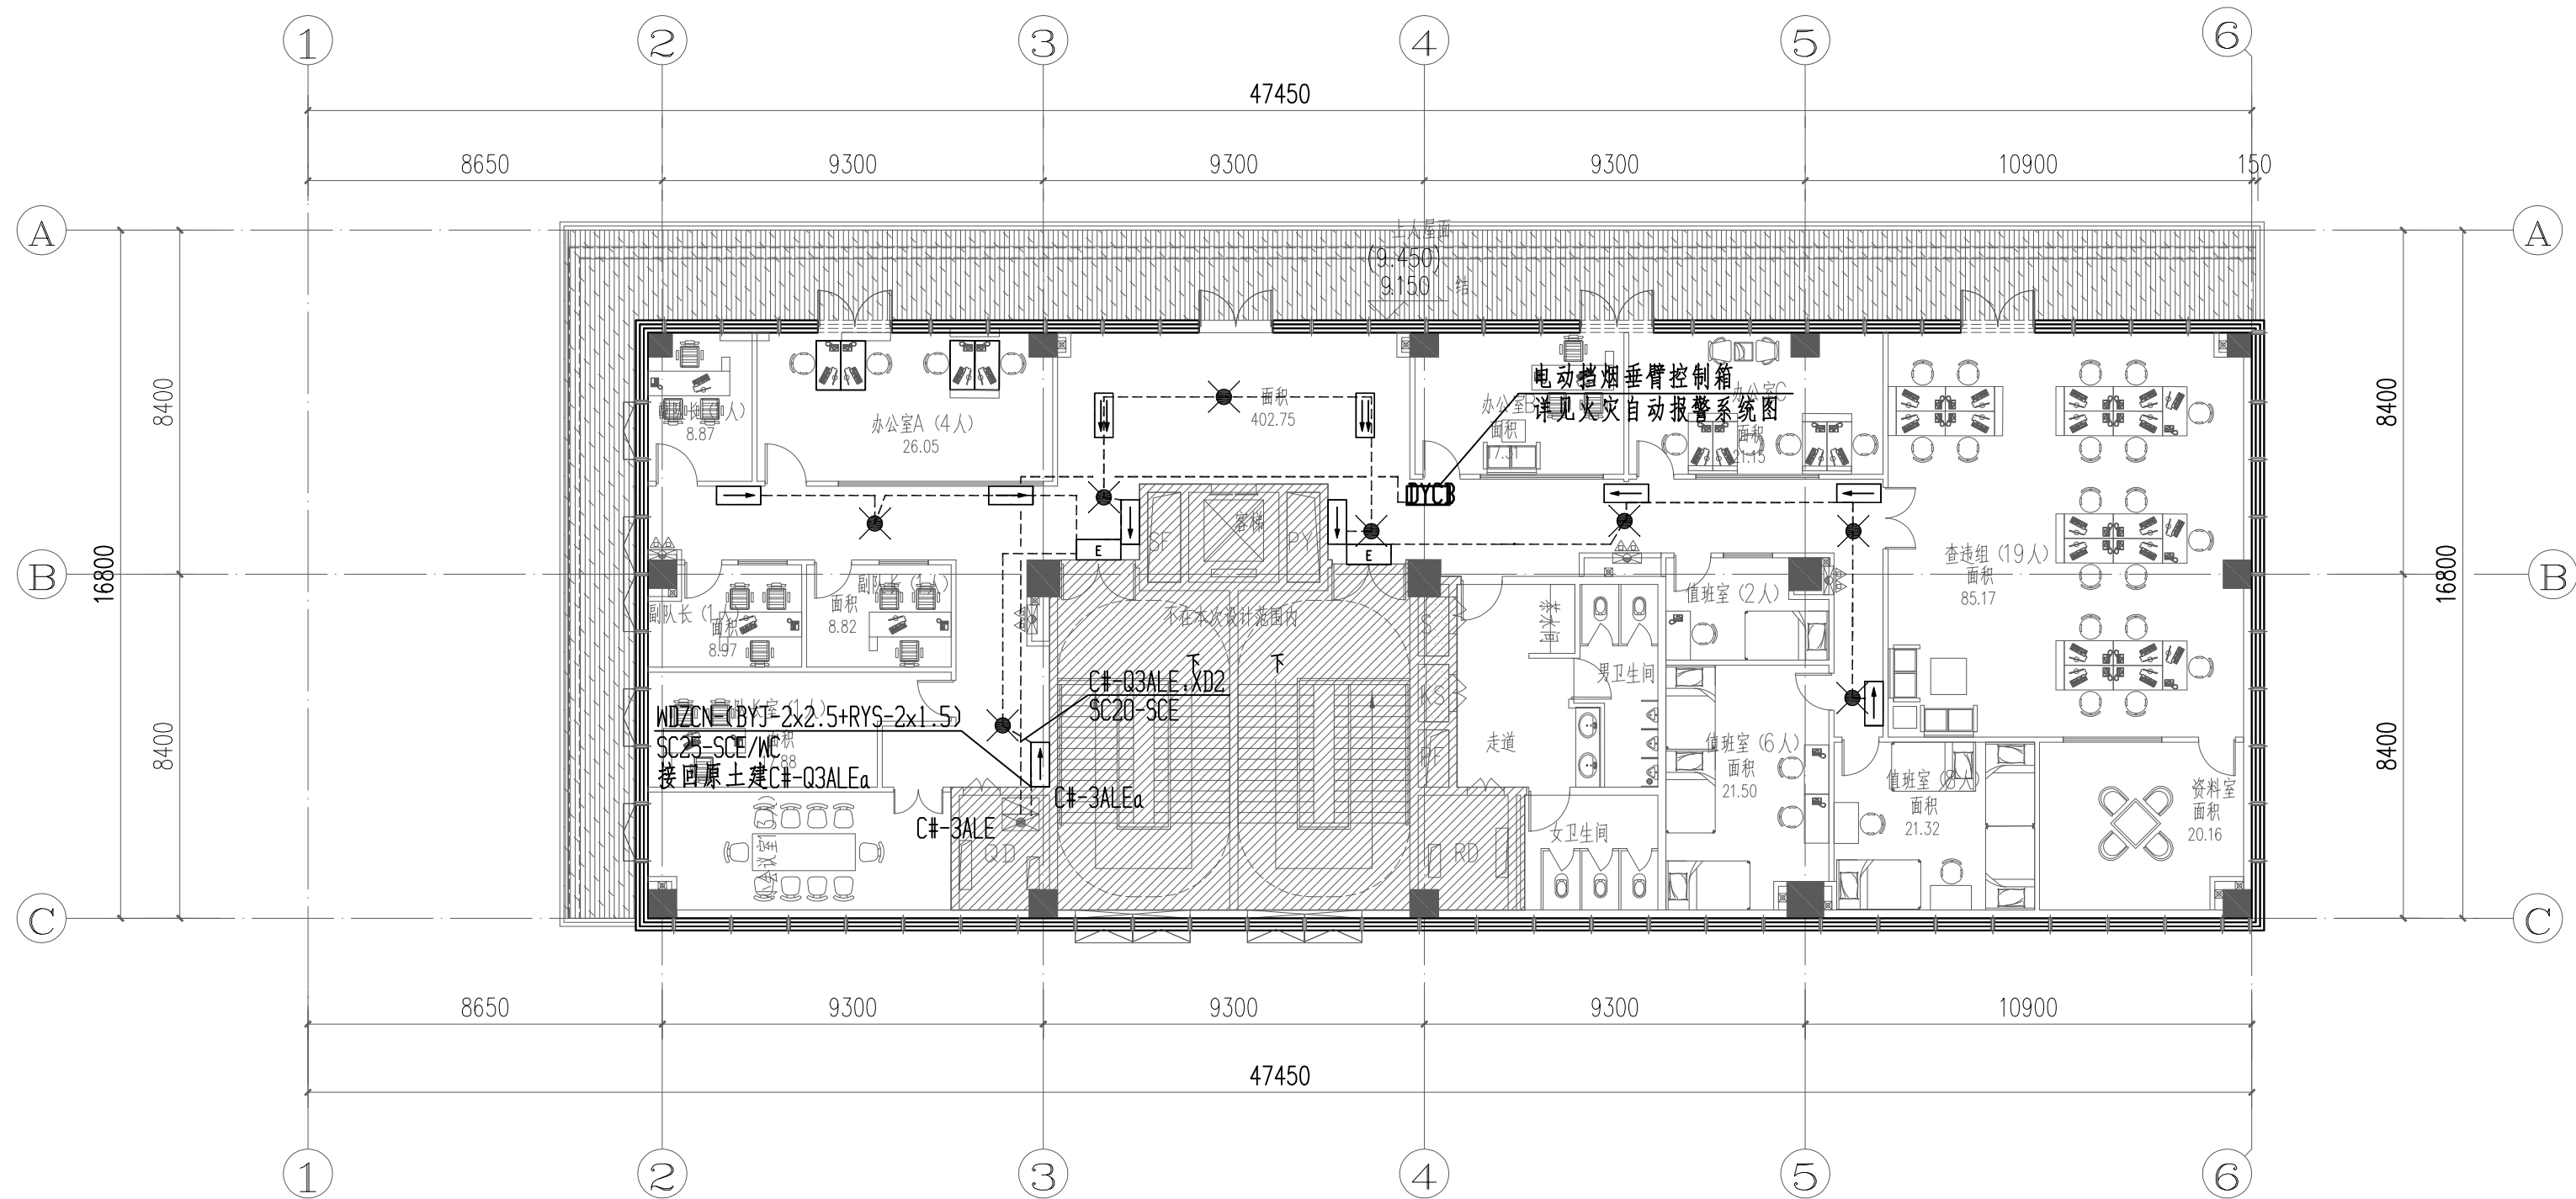



三层应急照明平面图 1:150

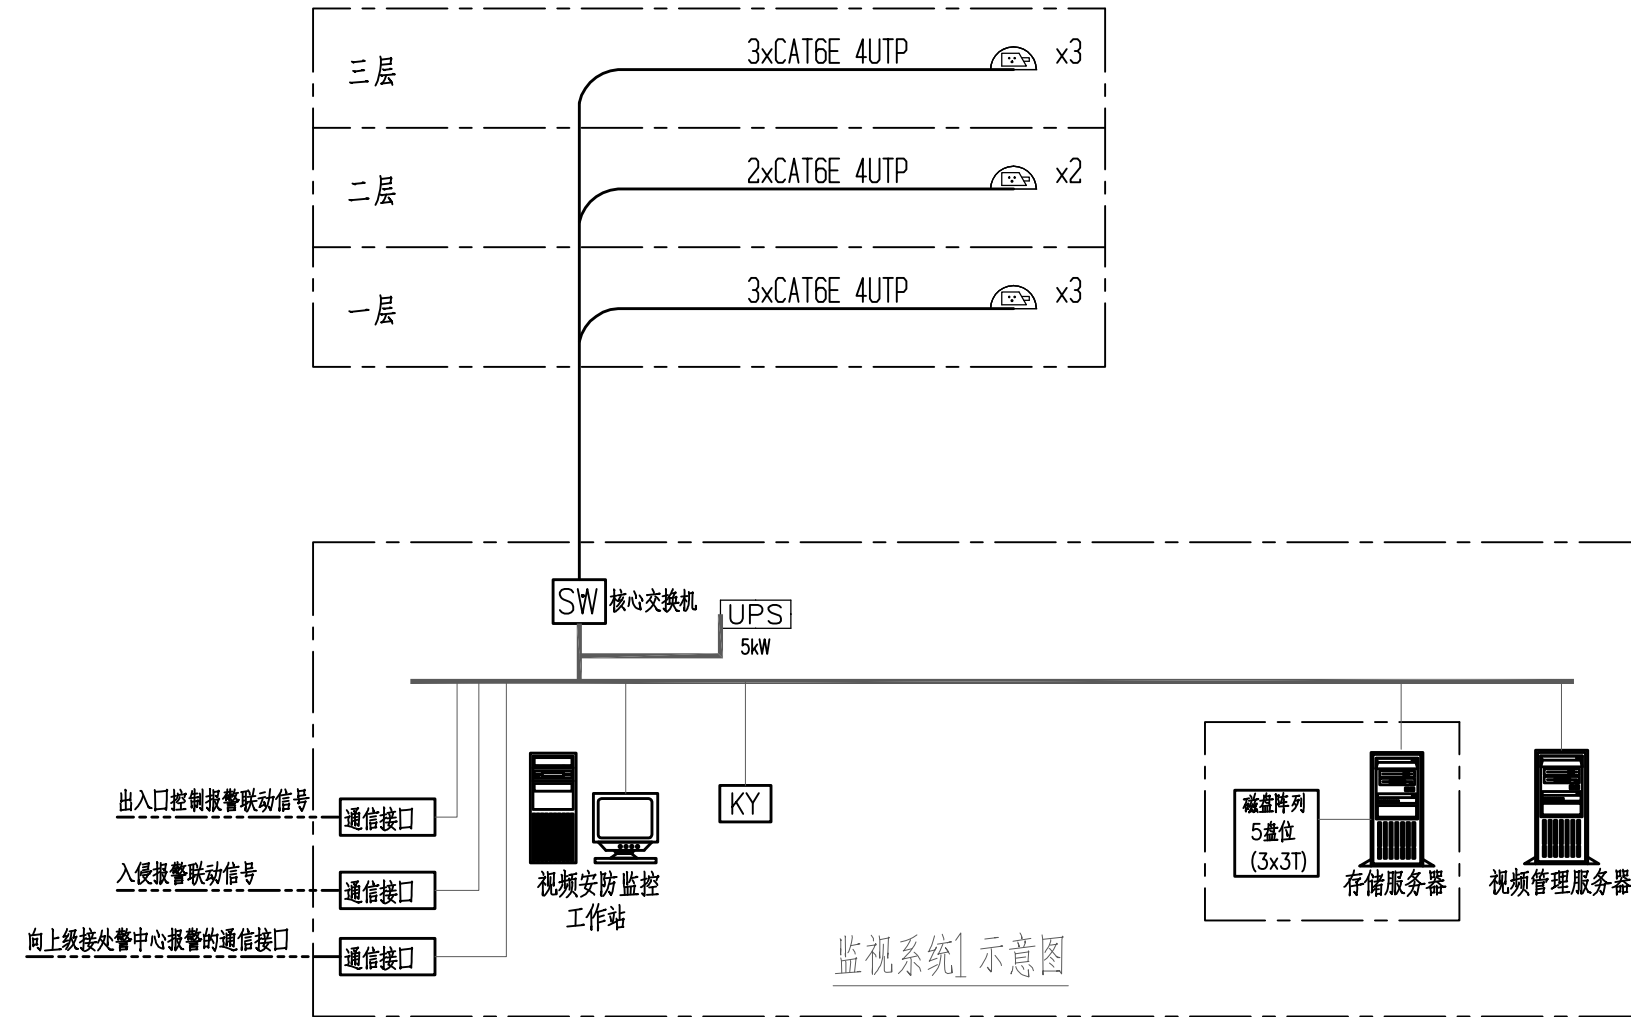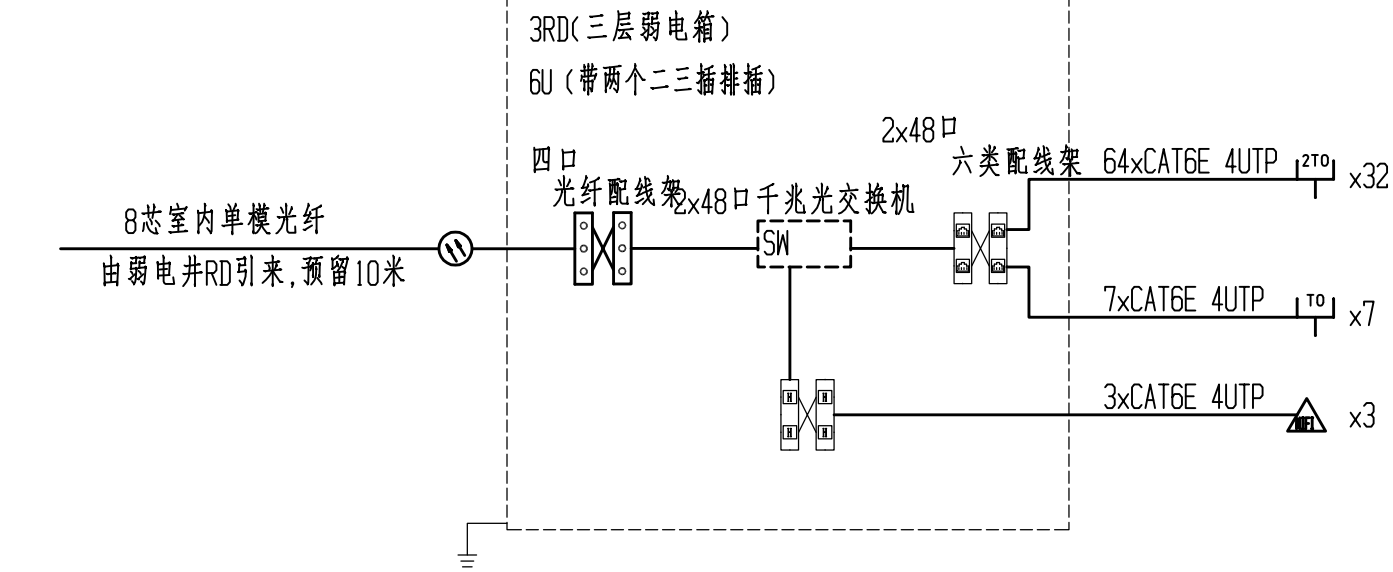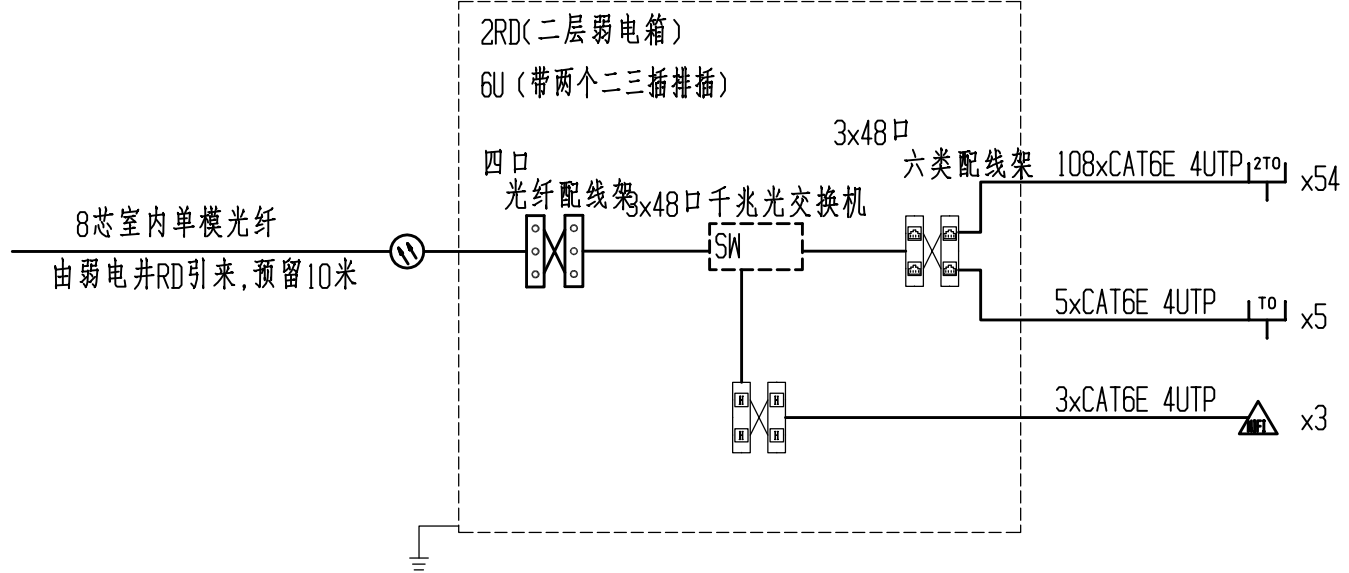A

说明:

、除特殊注明外,摄像机由弱电箱的交换机POE统一供电。

 2、系统采用视频监控网网络进行数据传输,主干布线及网络设备分别由综合布线系统、信息网络系统统一考虑。

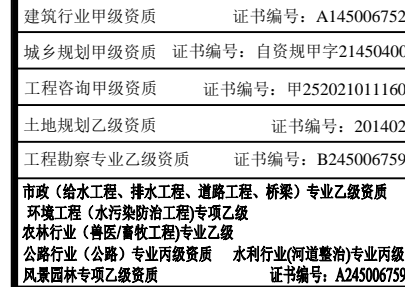

建设单位		DEVELOPER		
广州市番禺区人民政府东环街道办事处				
项目名称		PROJECT		
东环街综合行政执法队办公室装修工程				
子项目名称		SUB PROJ.		
图纸名称		DRAWING TITLE		
弱电系统图				
项目代号 PROJECT NO.		JZ-26-08		
图 别 STATUS		电 施		版 次 REVISION
图 号 DRAWING No.		DR-XT		第 1.0版
		日 期 DATE		2026.03
审 定 CHECK BY		覃克猛		覃克猛
审 核 EXAM BY		刘翠丽		刘翠丽
项目负责人 CHIEF DESIGNER		杨荣生		杨荣生
专业负责人 PRO. ENG BY		刘翠丽		刘翠丽
校 对 CHECK BY		卢先嘉		卢先嘉
设 计 DESIGN BY		刘凤鸣		刘凤鸣

电气	照明
弱电	给排水
暖通	建筑
结构	景观

F


E

D


C

B

A

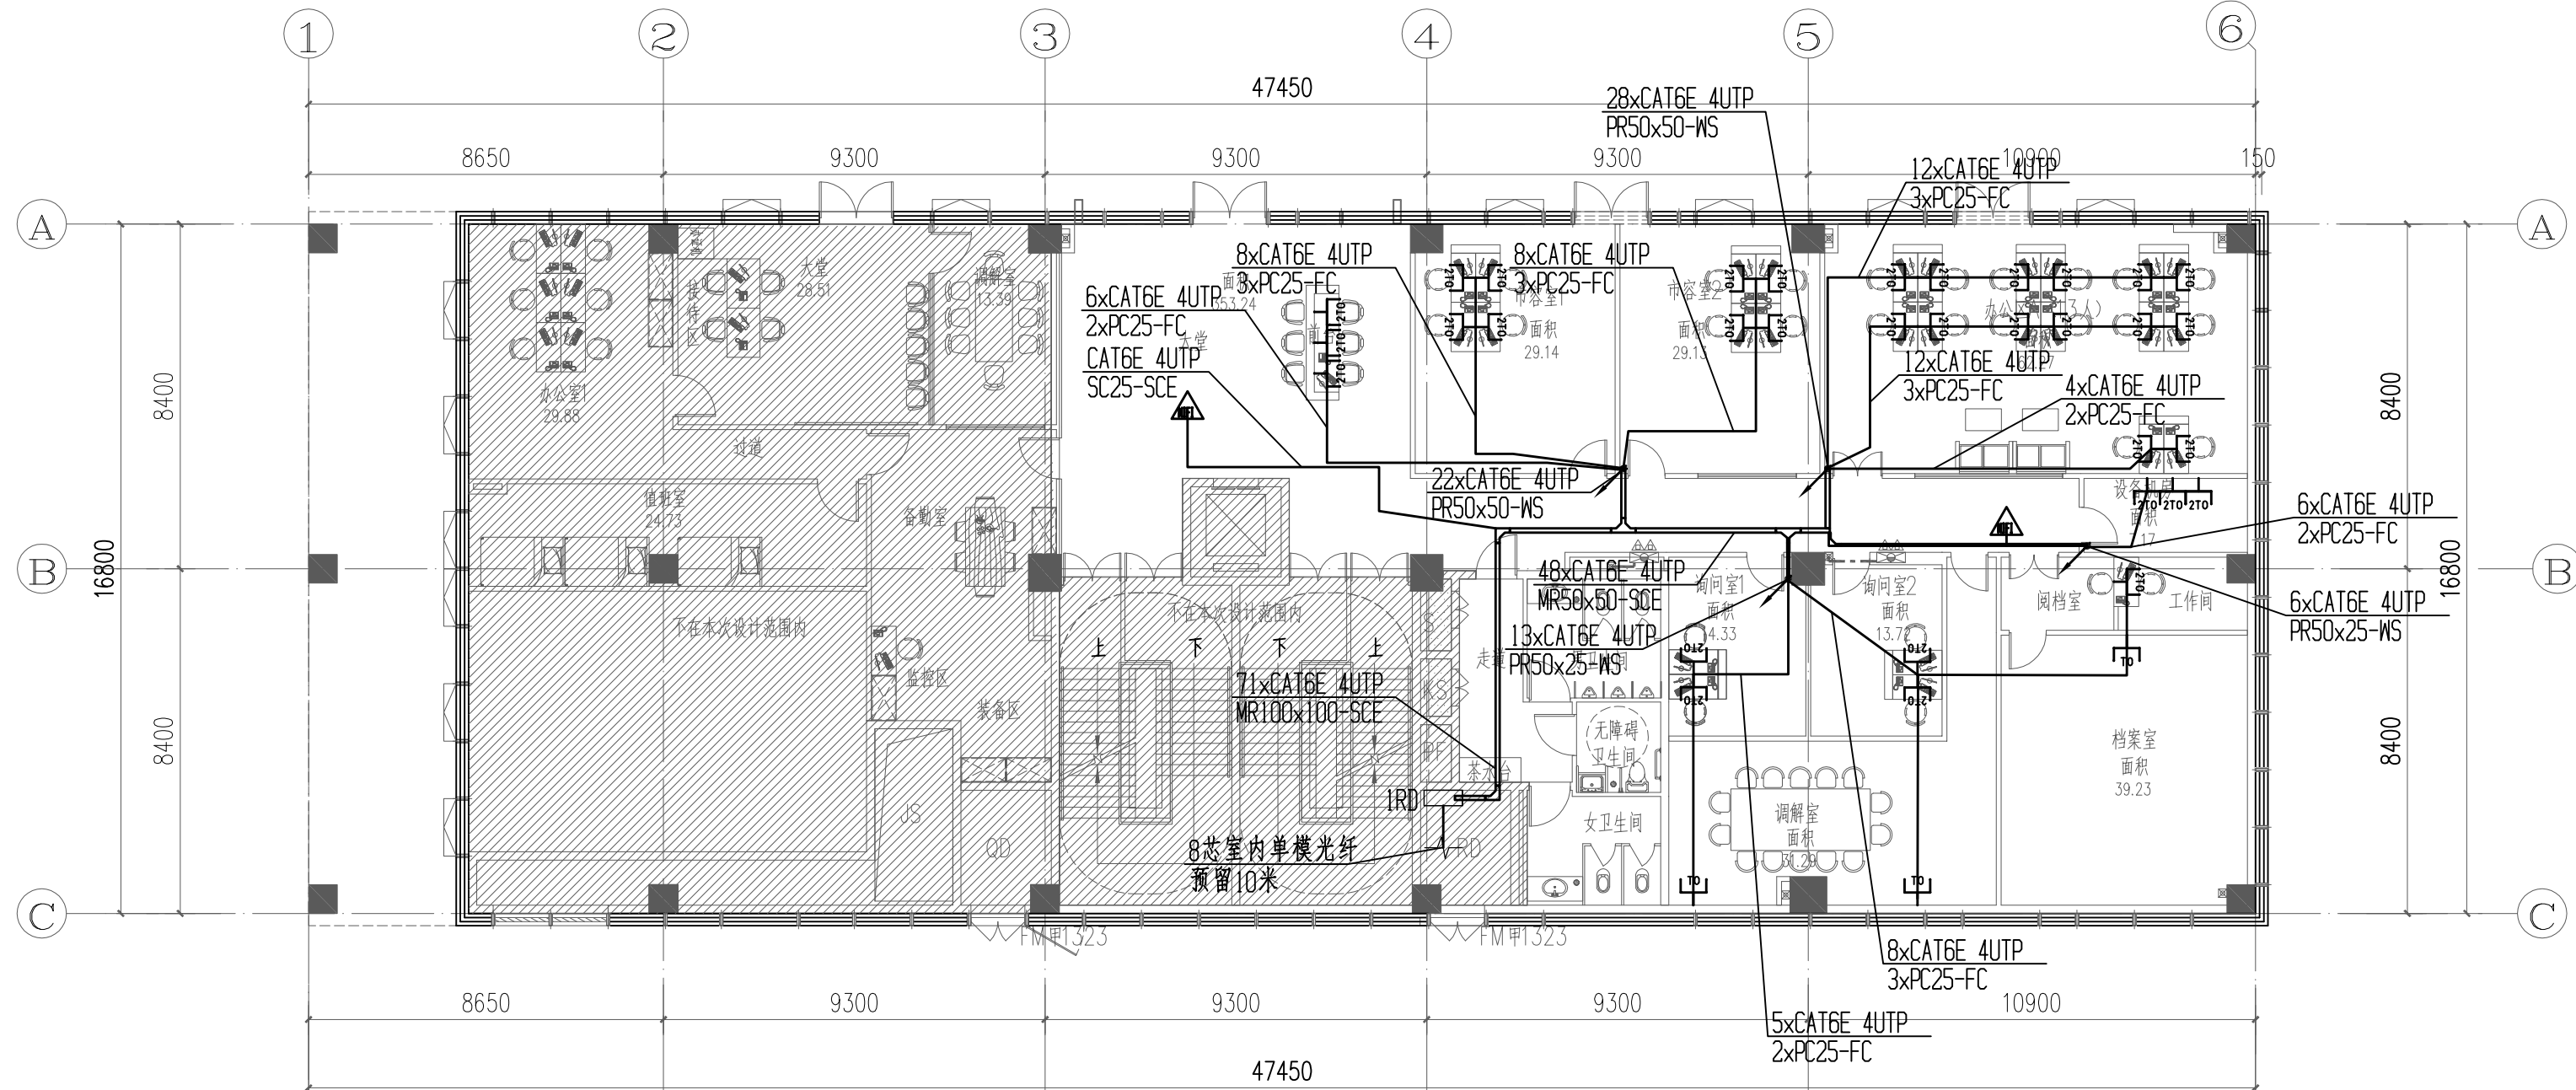

一层弱电平面图 1:150

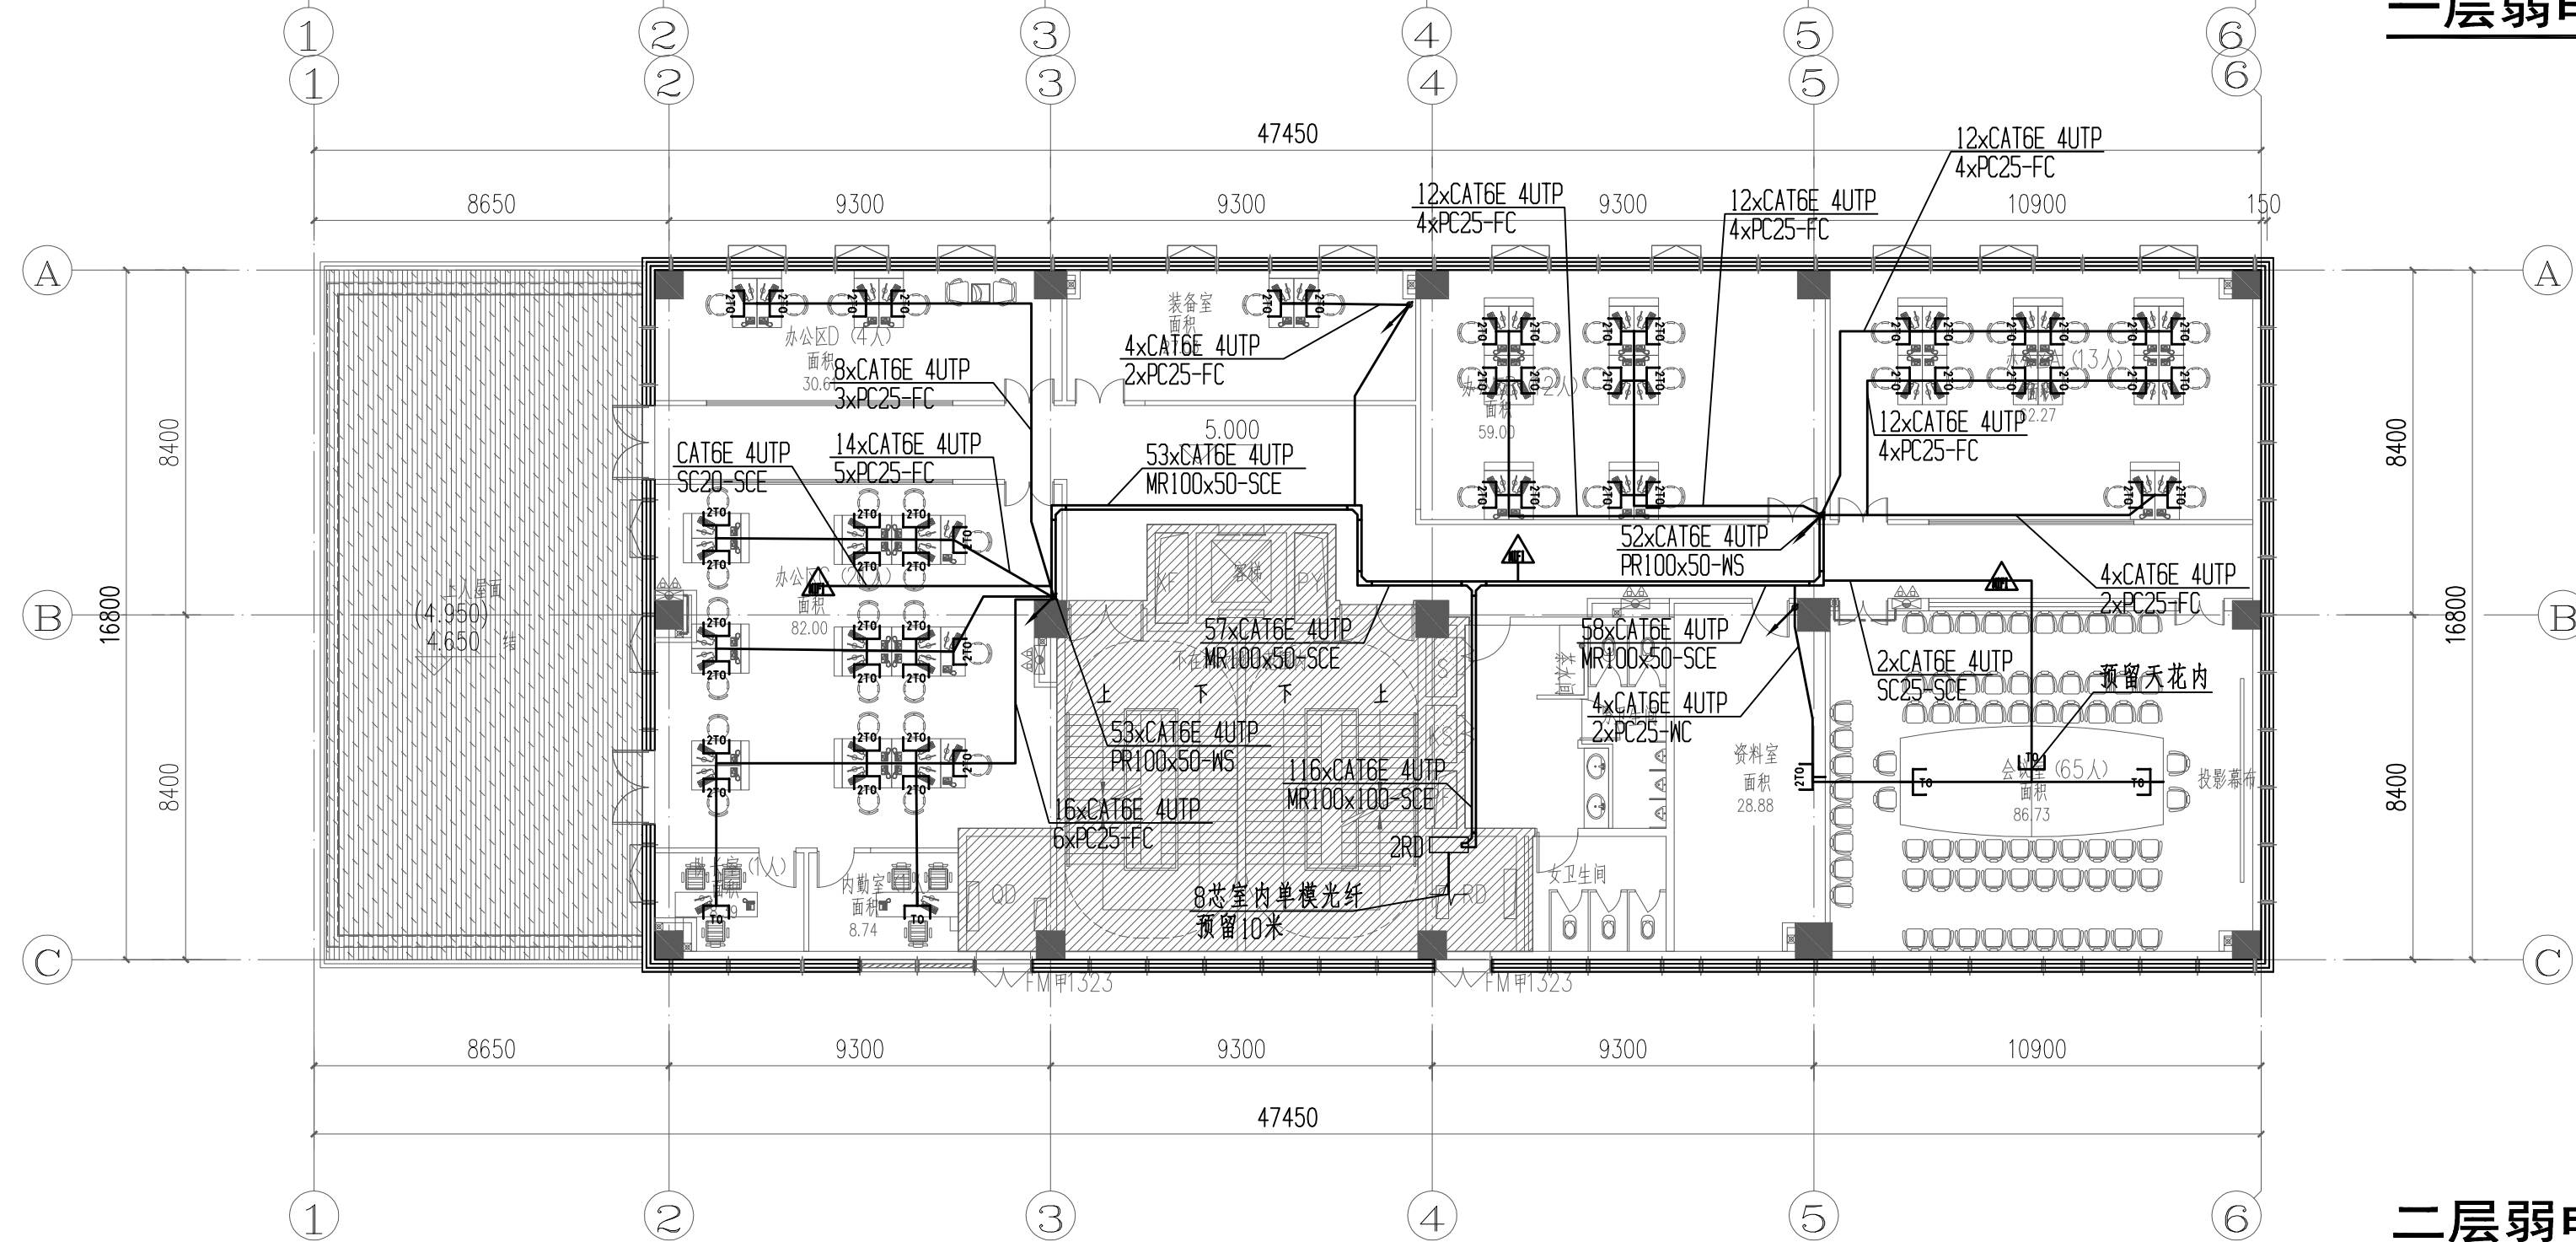

二层弱电平面图 1:150



中物聯規劃設計研究院
有限公司


CHINA SUPPLY & LOGISTICS
PLANNING & ARCHITECTURAL
DESIGN & RESEARCH INSTITUTE LTD



建筑行业甲级资质 证书编号: A145006752
城乡规划甲级资质 证书编号: 自资规甲字21450400
工程咨询甲级资质 证书编号: 甲252021011160
土地规划乙级资质 证书编号: 201402
工程勘察专业乙级资质 证书编号: B245006759
市政(给排水工程、排水工程、道路工程、桥梁)专业乙级资质
环境工程(水污染防治工程)专项乙级
农林行业(林业/畜牧工程)专项乙级
公路行业(公路)专业丙级资质 水利行业(河道整治)专业丙级
风景园林专项乙级资质 证书编号: A245006759



请核实项目二维码信息
www.zwl-ad.com

建设单位	DEVELOPER
广州市番禺区人民政府东环街道办事处	
项目名称	PROJECT
东环街综合行政执法队办公室装修工程	
子项目名称	SUB PRO.
图纸名称	DRAWING TITLE
一层弱电平面图 二层弱电平面图	
项目代号 PROJECT NO.	JZ-26-08
图别 STATUS	电施 REVISION
图号 DRAWING NO.	DR-01
日期 DATE	2026.03
审定 CHECK BY	覃克猛
审核 EXAM BY	刘翠丽
项目负责人 CHIEF DESIGNER	杨荣生
专业负责人 PRO. ENG. BY	刘翠丽
校对 CHECK BY	卢先嘉
设计 DESIGN BY	刘凤鸣

 A

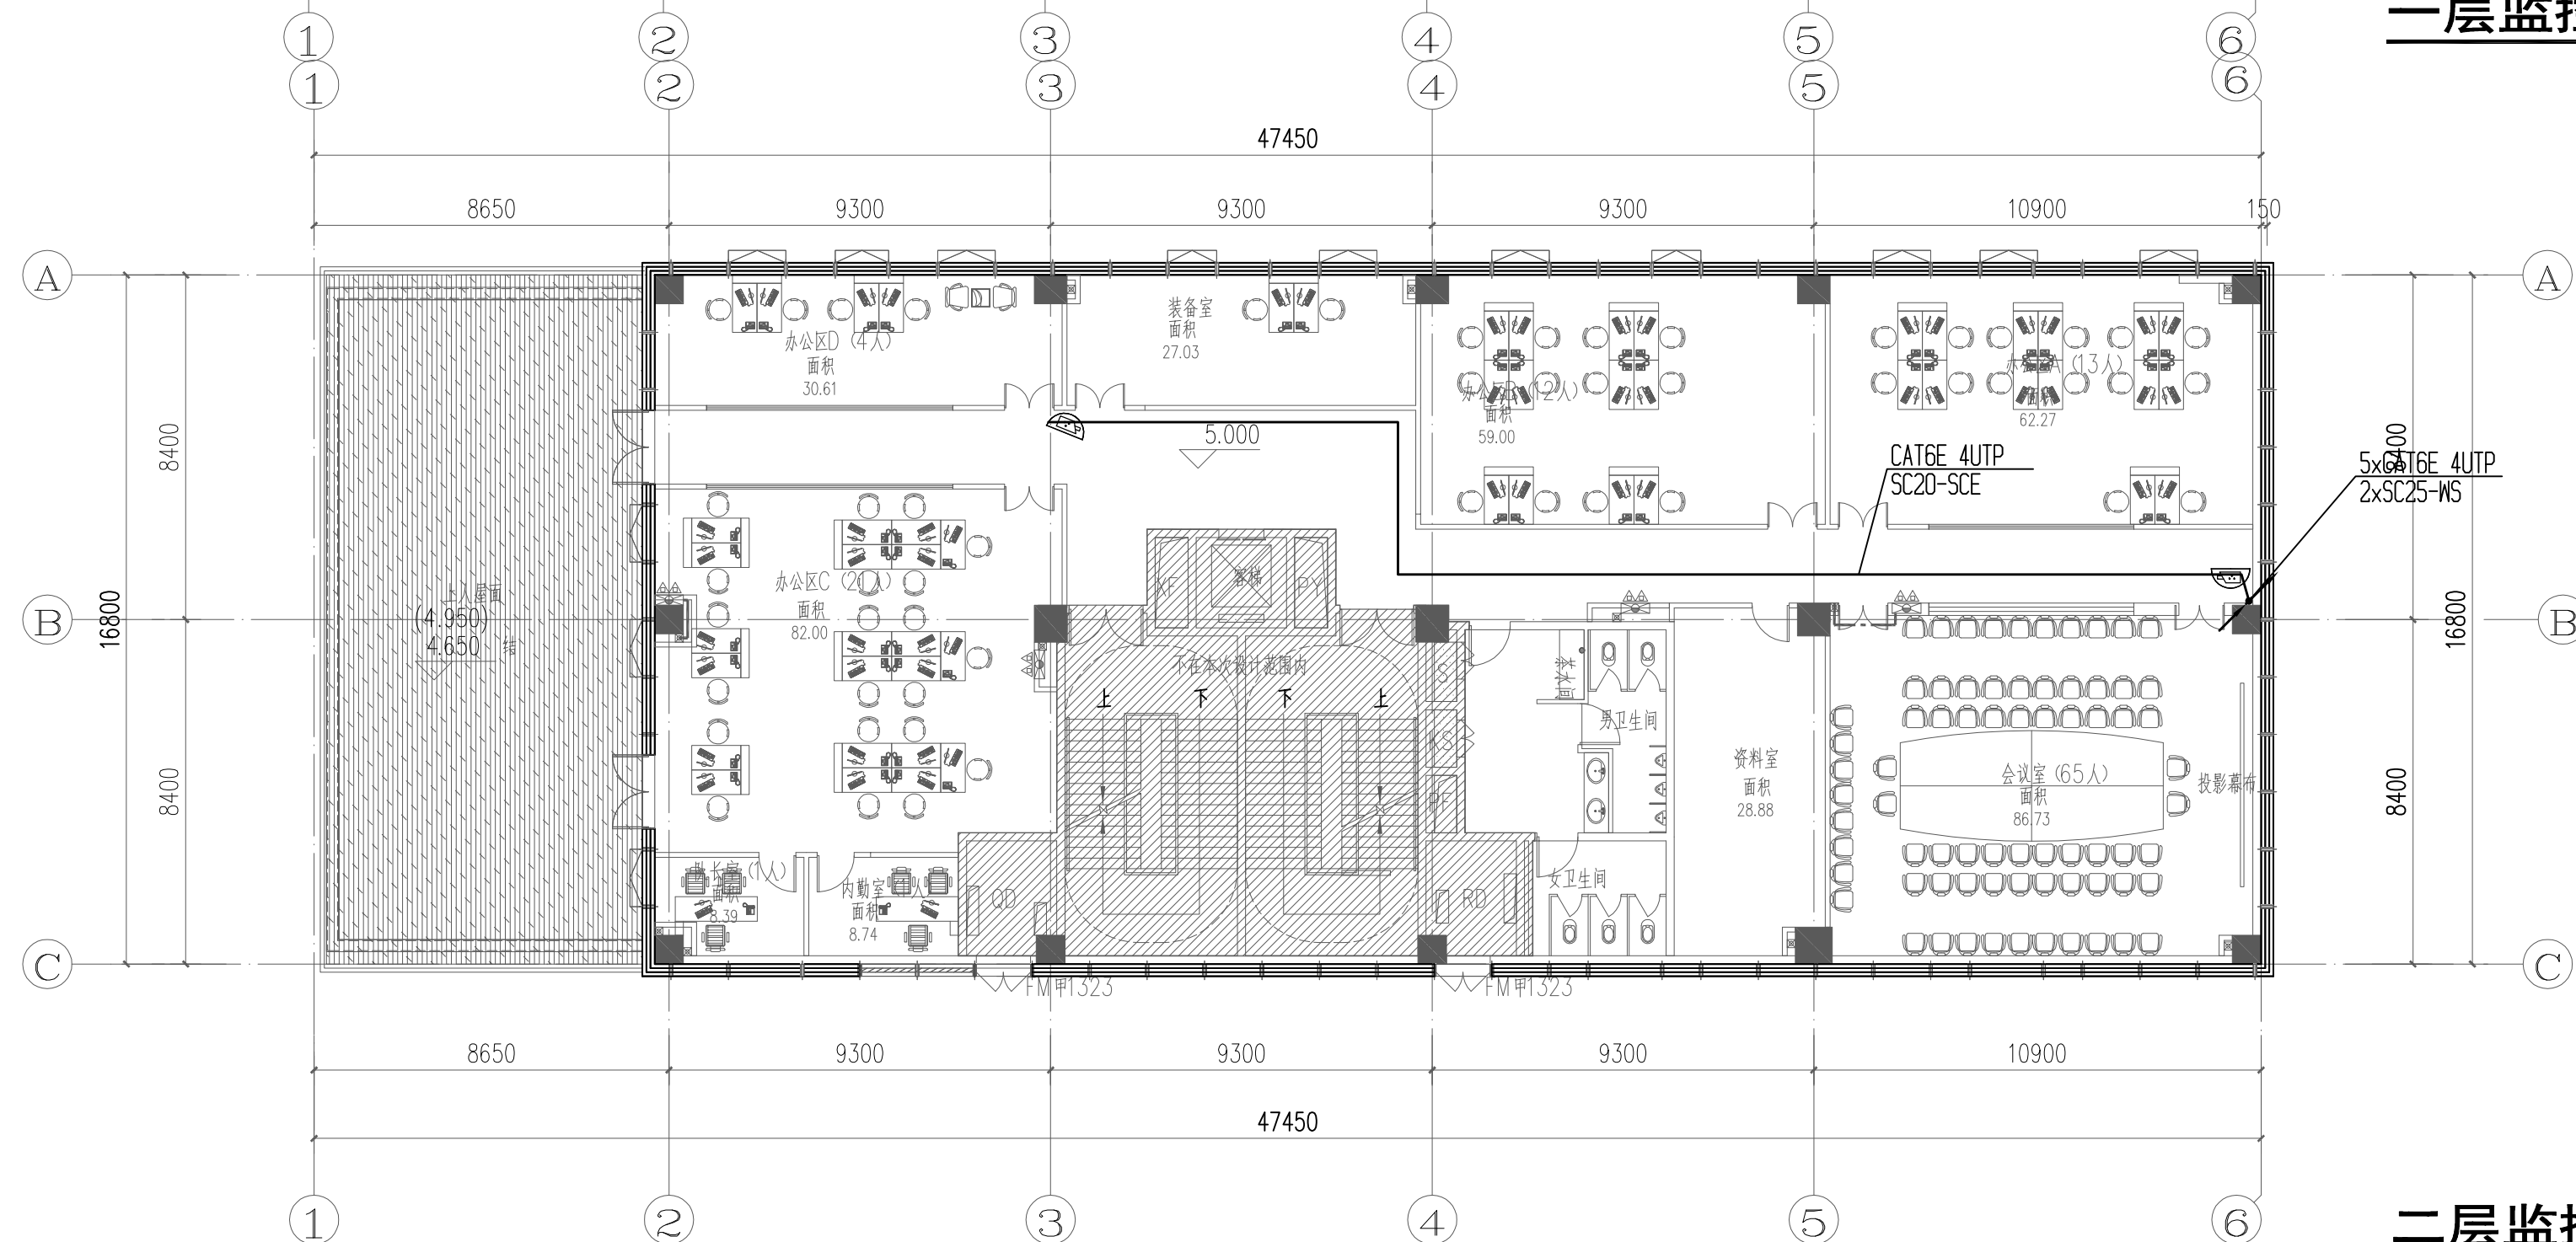
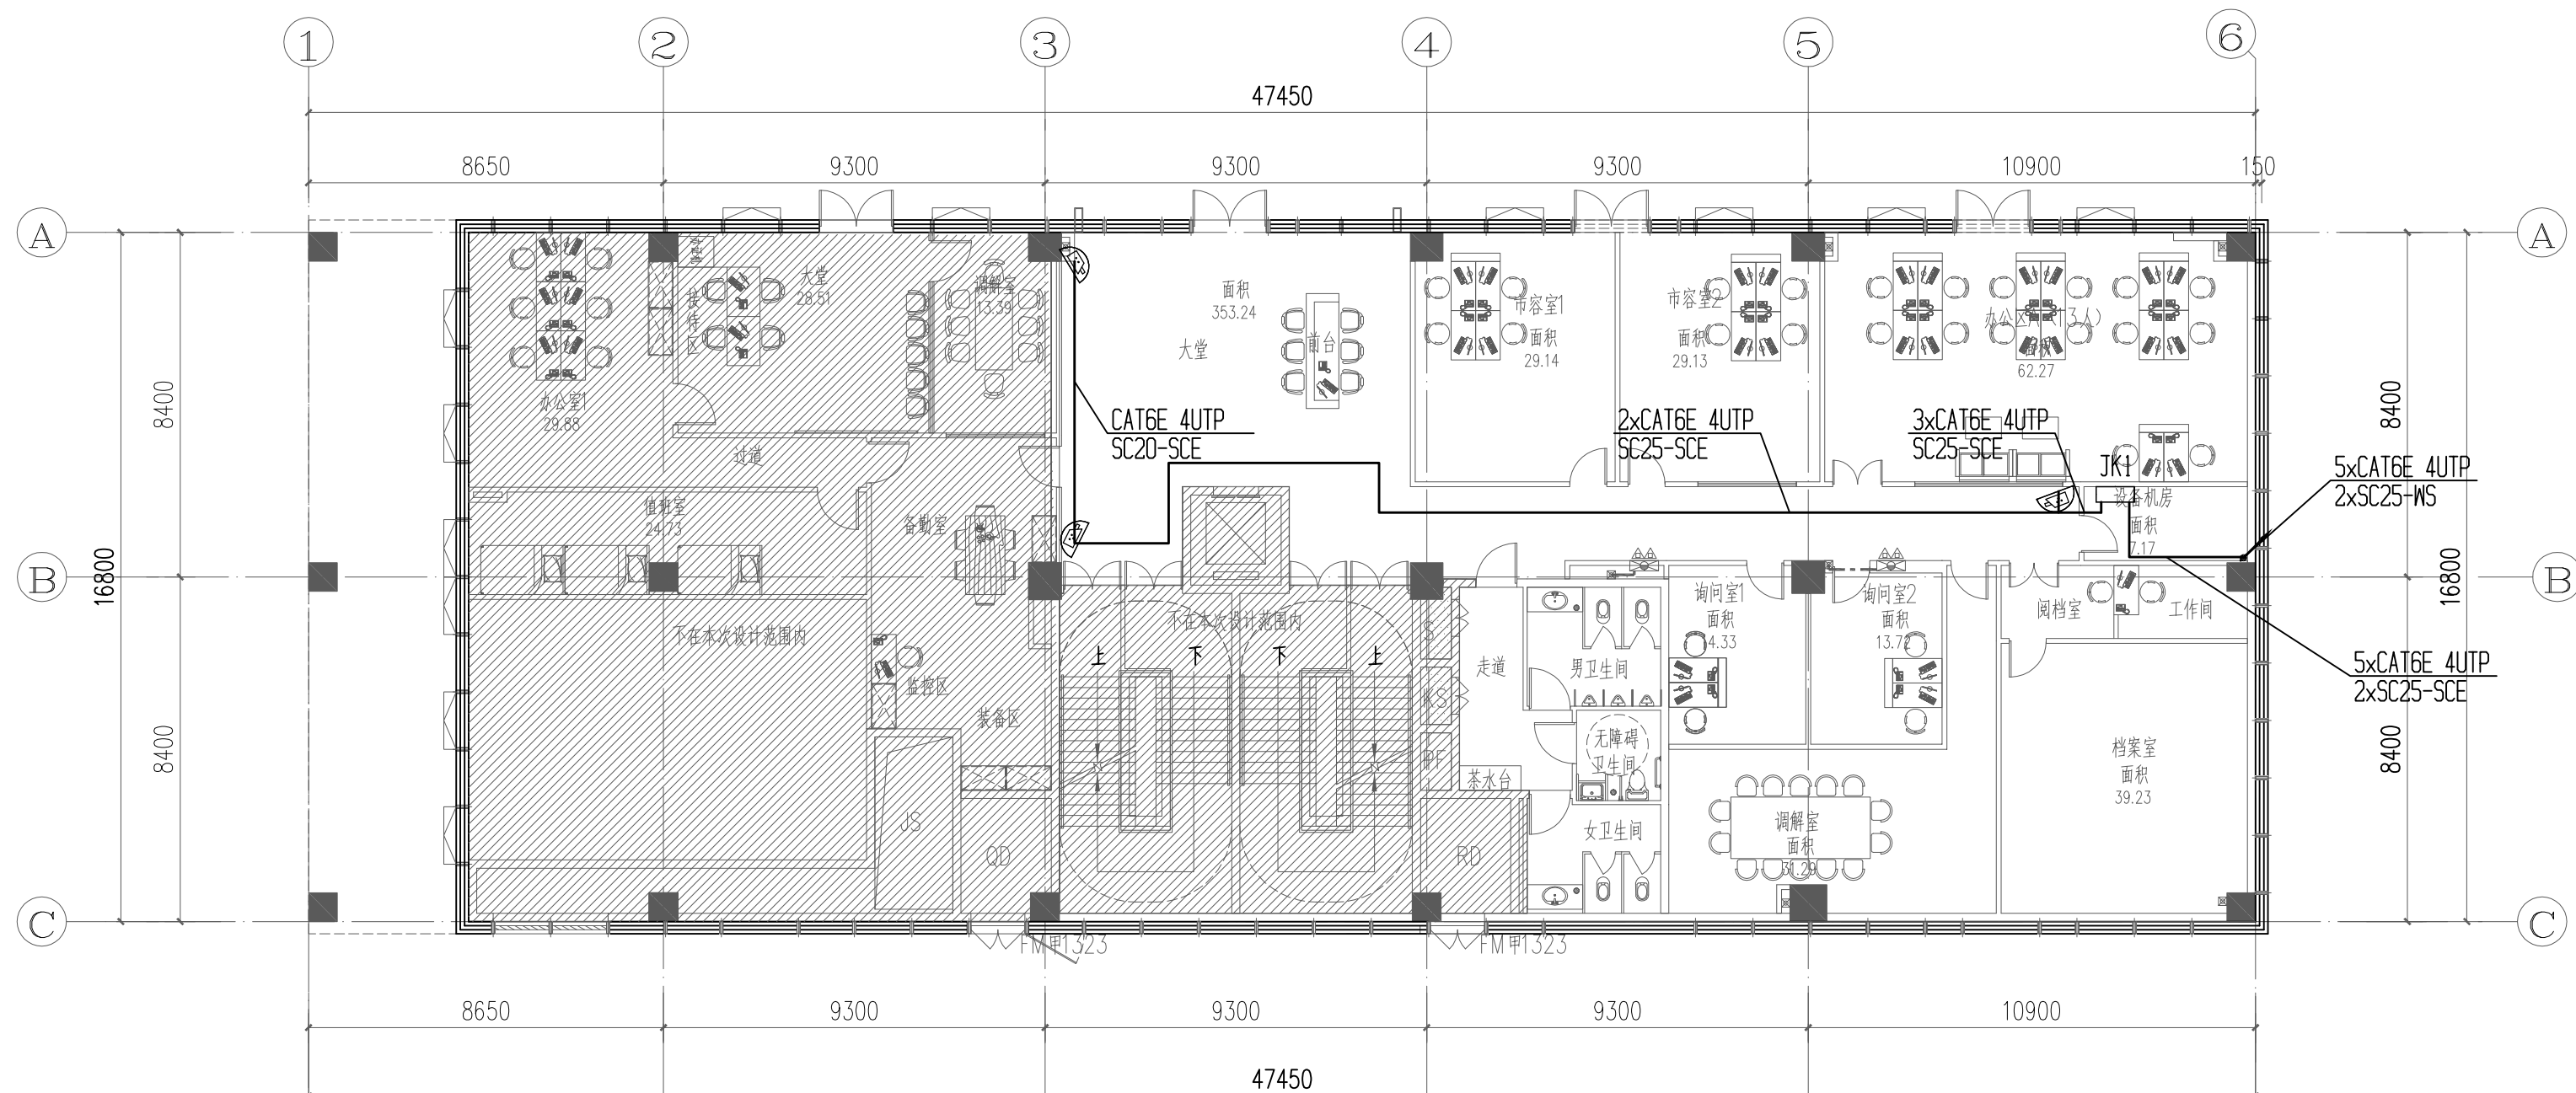
A

设计	刘凤鸣	刘凤鸣
----	-----	-----

A

图例	名称	安装方式	图例	名称	安装方式	备注
	消防动力配电箱	详电气设计图纸		气体灭火控制盘	底边距地1.5M	
	非消防配电箱	详电气设计图纸		气体灭火现场控制按钮	底边距地1.5M	
	事故照明配电箱	详电气设计图纸		火灾声光报警器	墙壁安装底边距地2.3M	
	总线隔离器	设在消防端子箱内		火灾声报警器	墙壁安装底边距地2.3M	
	消防端子接线箱(模块箱)	墙壁安装底边距地1.5M		带有警报的气体释放灯	墙壁安装底边距地2.3M	
	电动挡烟垂臂控制箱	详电气设计图纸		风管70℃防火阀	详空调专业设计图纸	
	火灾报警控制器(壁挂式)	详电气设计图纸		风管280℃防火阀	详空调专业设计图纸	
	防火卷帘手动控制按钮	墙壁安装底边距地1.5M		排烟防火阀(24V控制,280℃熔断关闭)	详空调专业设计图纸	
	区域火灾显示器	墙壁安装底边距地1.5M		防烟防火阀(24V控制,70℃熔断关闭)	详空调专业设计图纸	
	输出模块(控制模块)	设在模块箱内/现场安装		电动加压送风口	详空调专业设计图纸	
	输入模块(监视模块)	设在模块箱内/现场安装		A型应急照明集中电源	详电气设计图纸	
	编址感烟探测器	吸顶安装		电动挡烟垂臂	详空调专业设计图纸	
	编址感温探测器	吸顶安装		流量开关	详水专业设计图纸	
	手动报警按钮	墙壁安装底边距地1.5M		压力开关	详水专业设计图纸	
	电话插孔	墙壁安装底边距地1.5M		湿式报警阀	详水专业设计图纸	
	壁挂喇叭	壁挂高2.2M		水流指示器	详水专业设计图纸	
	吸顶喇叭	吸顶安装		液位传感器	详水专业设计图纸	
	消防专用电话	墙壁安装底边距地1.5M		手动报警按钮及电话插孔	墙壁安装底边距地1.5M	
	光报警器	墙壁安装底边距地2.3M		通阀控制器	详智能化专业设计图纸	
	带指示灯的消火栓按钮	墙壁安装在消火栓内底边距地1.5M		线型光束感烟火灾探测器(接收)		
	线型光束感烟火灾探测器(发射)			单开常闭防火门监控		
	信号网			常开防火门监控		
	手自动状态显示装置			手自动状态转换装置		
	手自动状态转换装置			手自动状态转换装置		
线型	名称	导线规格型号	敷设方式			
报警联动总线(除注明外为2根)	报警联动总线(除注明外为2根)	WDZCN-RYS-B1-2x1.5-SC20-SCE	单独穿管在吊顶内暗敷			
电源线+报警联动总线	电源线+报警联动总线	WDZCN-BYJ-B1-2x6+WDZCN-RYS-B1-2x1.5-SC20-SCE	线槽敷设			
电源线+报警联动总线	电源线+报警联动总线	WDZCN-BYJ-B1-2x2.5+WDZCN-RYS-B1-2x1.5-SC25-SCE	单独穿管在吊顶内暗敷			
消防专用电话线	消防专用电话线	WDZCN-RYSP-B1-2x1.5-SC20-SCE	单独穿管在吊顶内暗敷			
应急广播线	应急广播线	WDZCN-RYSP-B1-2x1.5-SC20-SCE	单独穿管在吊顶内暗敷			
声光报警线+消防电话插孔线	声光报警线+消防电话插孔线	WDZCN-RYS-B1-2x1.5-SC20+WDZCN-RYS-B1-2x1.5-SC20-SCE	单独穿管在吊顶内暗敷或地板内暗敷			
声光报警线	声光报警线	WDZCN-RYS-B1-2x1.5-SC20-SCE	单独穿管在吊顶内暗敷			
消防电话插孔线	消防电话插孔线	WDZCN-RYS-B1-2x1.5-SC20-SCE	单独穿管在吊顶内暗敷			
消防设备联动控制硬线	消防设备联动控制硬线	WDZCN-KYJY-B1-3x1.5-SC20-SCE	单独穿管在吊顶内暗敷			
电气火灾监控系统系统线	电气火灾监控系统系统线	WDZCN-RYS-B1-2x1.5-SC20-SCE	单独穿管在吊顶内暗敷			
消防电源监控系统系统线	消防电源监控系统系统线	WDZCN-RYS-B1-2x1.5+WDZCN-RYS-B1-2x2.5-SC20-SCE	单独穿管在吊顶内暗敷			
监控主机与末端设备的通讯线	监控主机与末端设备的通讯线	WDZCN-RYS-B1-2x1.5-SC20-SCE+WDZCN-RYS-B1-2x1.5-SC20-SCE	单独穿管在吊顶内暗敷			
应急配电箱通信线	应急配电箱通信线	WDZCN-RYS-B1-2x1.5-SC20-SCE	单独穿管在吊顶内暗敷			

1 暗敷的消防线缆穿线人防护结构采用SC管加密闭盒形式做防护密闭处理,具体做法详见图集《防空地下室电气设计》FD02第18~20页做法,线盒采用86铁线盒。
2 明敷及天花内暗敷消防线路应外涂防火涂料。
3 室外露天安装设备不小于IP67
4 建筑物底层及地面层覆土以下墙内的线缆采用导管暗敷布线时采用金属导管布线时,其壁厚不应小于2.0mm,金属导管布线时,其壁厚不应小于

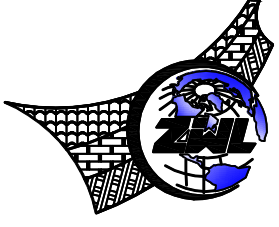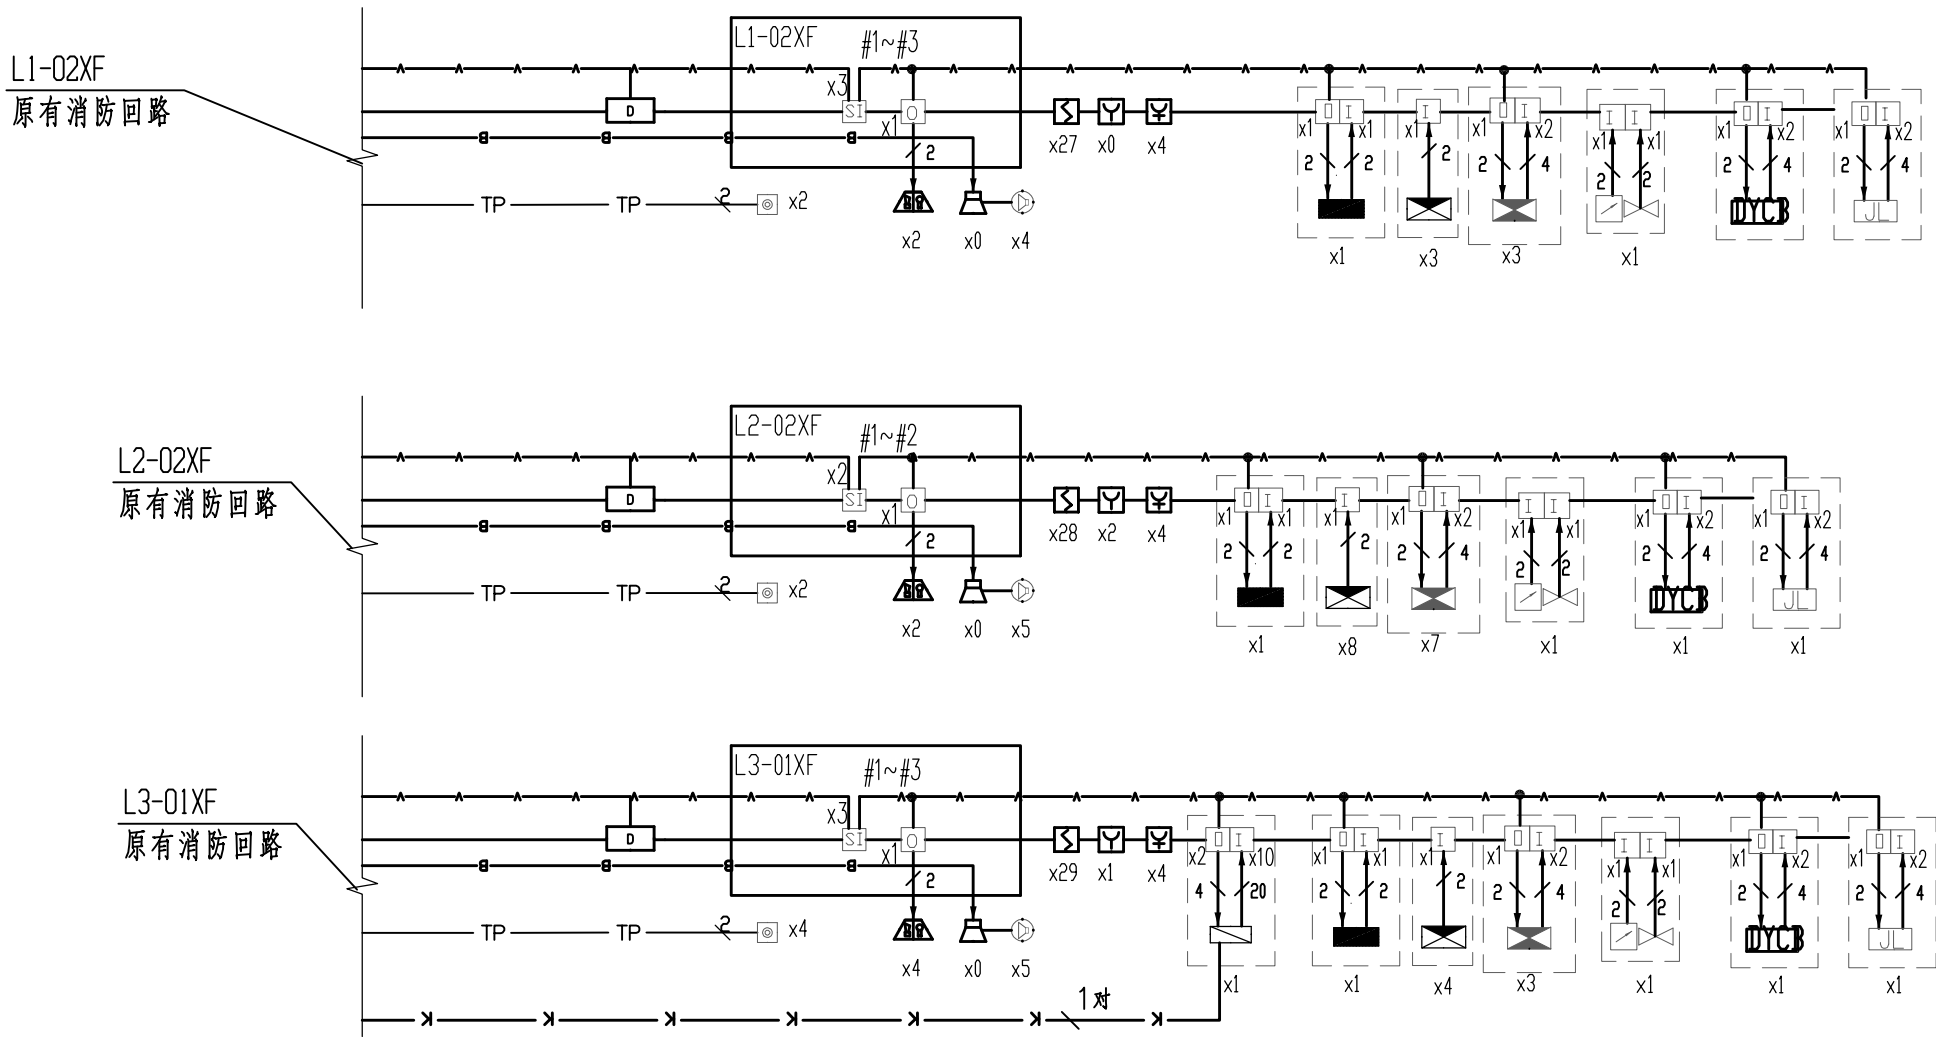

中物聯規劃設計研究院有限公司




CHINA SUPPLY & LOGISTICS
PLANNING & ARCHITECTURAL
DESIGN & RESEARCH INSTITUTE LTD

建筑行业甲级资质 证书编号: A145006752
城乡规划甲级资质 证书编号: 自资规甲字21450400
工程咨询甲级资质 证书编号: 甲252021011160
土地规划乙级资质 证书编号: 201402
工程勘察专业乙级资质 证书编号: B245006759
市政(给排水工程、排水工程、道路工程、桥梁)专业乙级资质
环境工程(水污染防治工程)专项乙级
农林行业(畜牧/兽医工程)专项乙级
公路行业(公路)专业丙级资质 水利行业(河道整治)专业丙级
风景园林专项乙级资质 证书编号: A245006759



请核实项目二维码信息
www.zwl-ad.com

建设单位		DEVELOPER	
广州市番禺区人民政府东环街道办事处			
项目名称		PROJECT	
东环街综合行政执法队办公室装修工程			
子项目名称		SUB PRO.	
图纸名称		DRAWING TITLE	
火灾自动报警系统图			
项目代号 PROJECT NO.		JZ-26-08	
图别 STATUS		电 施	版次 REVISION
图号 DRAWING NO.		第1.0版	
DH-XT		日期 DATE	2026.03
审 定 CHECK BY		覃克猛	李永强
审 核 EXAM BY		刘翠丽	苏峰
项目负责人 CHIEF DESIGNER		杨荣生	杨荣生
专业负责人 PRO. ENG BY		刘翠丽	苏峰
校 对 CHECK BY		卢先嘉	卢先嘉
设 计 DESIGN BY		刘凤鸣	刘凤鸣

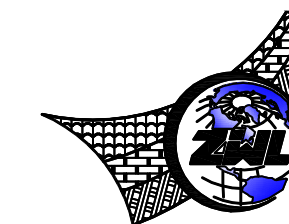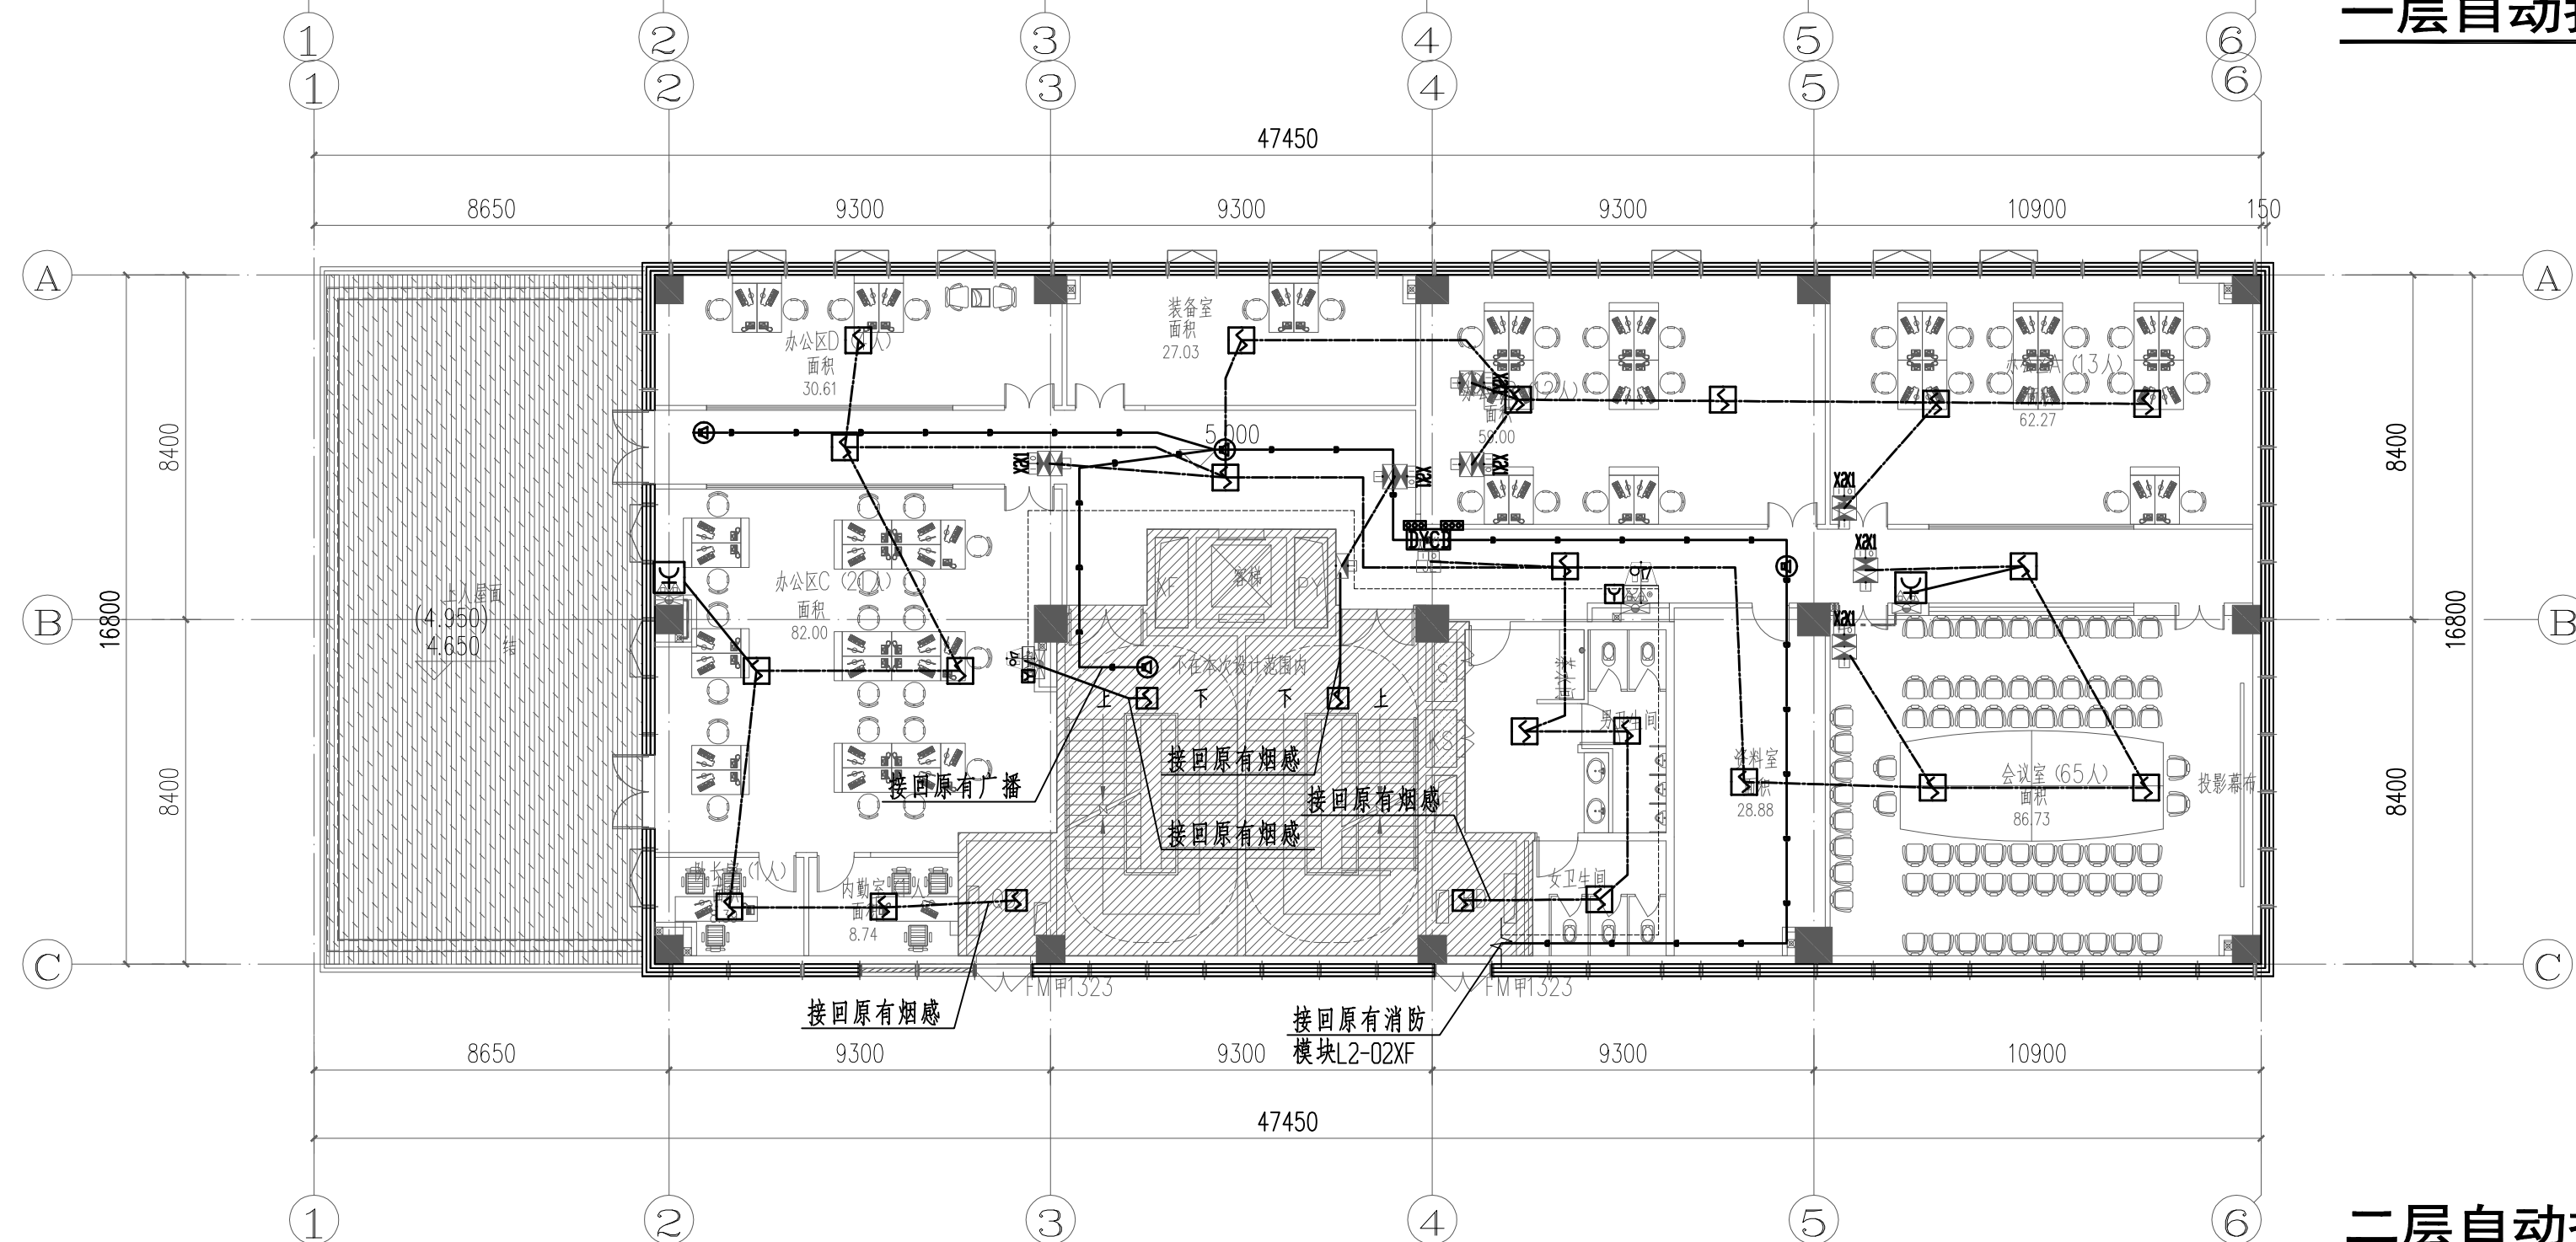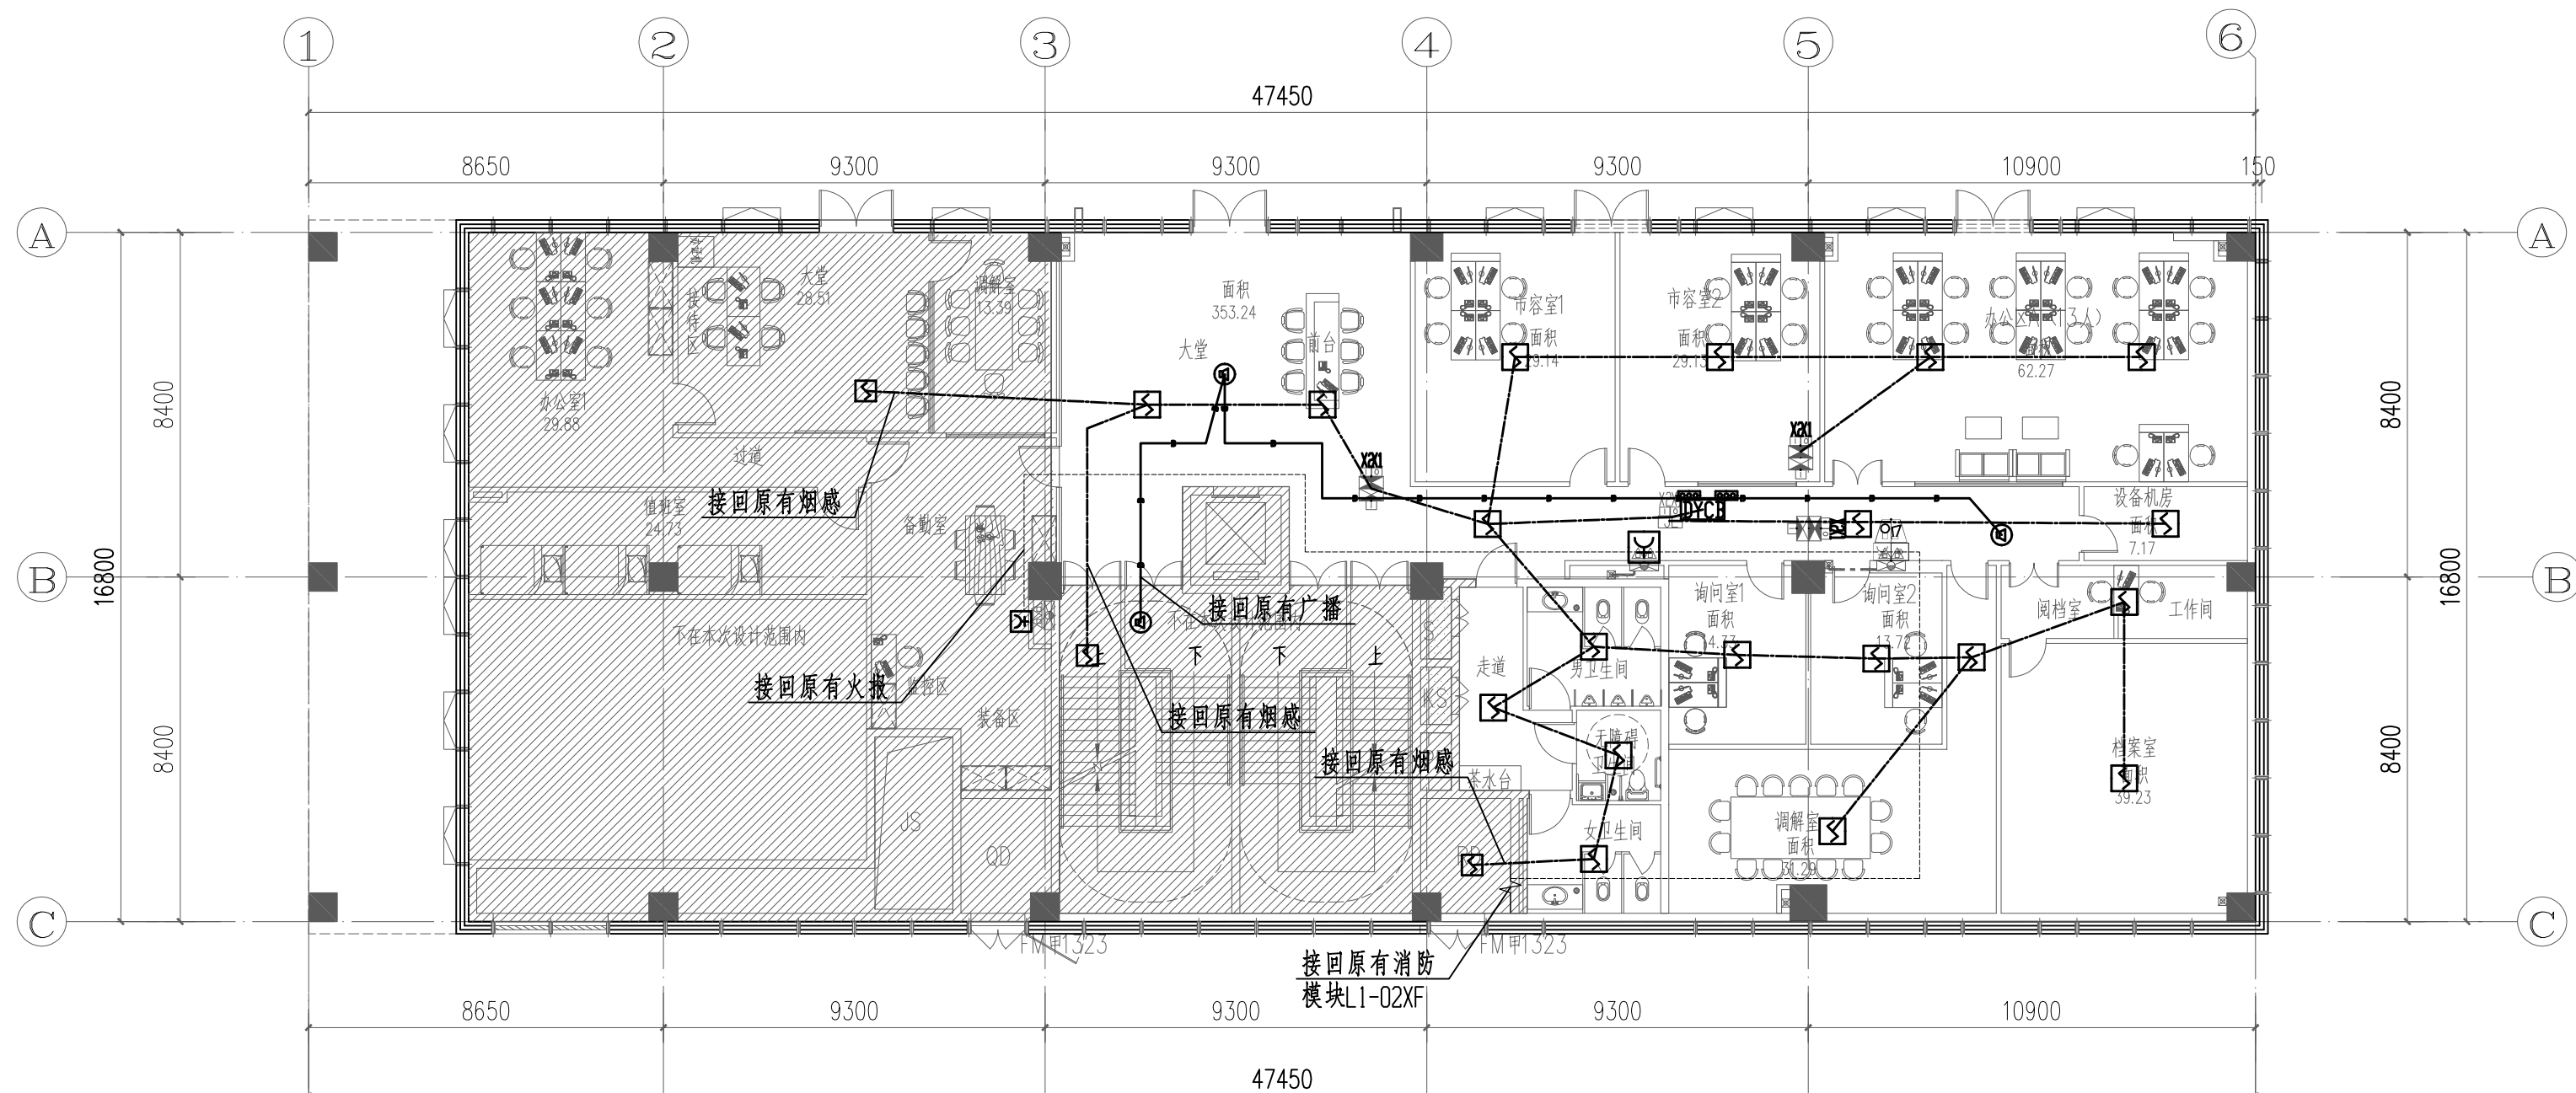A

**中物聯規劃設計研究院
有限公司**

CHINA SUPPLY & LOGISTICS
PLANNING & ARCHITECTURAL
DESIGN & RESEARCH INSTITUTE LTD

建筑行业甲级资质 证书编号: A145006752

城乡规划甲级资质 证书编号: 自资规甲字21450400

减少规划 级资质	证书编号: 晋质规字[2018]160
工程咨询甲级资质	证书编号: 晋质规字[2018]160

上柱咨询中级资质	证书编号: 中252021011160
上柱咨询中级资质	证书编号: 中252021011160

土地规划乙级资质	证书编号: 201402
----------	--------------

工程勘察专业乙级资质 证书编号: B245006759

市政(给水工程、排水工程、道路工程、桥梁)专业乙级资质
环境工程(水污染防治工程)专业乙级

农林行业(兽医/畜牧工程)专业乙级

公路行业(公路)专业丙级资质
风景园林专项乙级资质

1/4米四升マメ豆取戻	取戻 1/4米 1000/100
-------------	------------------



请核实项目二维码信息
www.zwl-ad.com

建设单位 DEVELOPER

广州市番禺区人民政府车环街道办事处

项目名称	PROJECT
------	---------

女班生徐人仁改姓沈四十八岁并修工和

不可同食白胡椒、大蒜

不可同食生薑

图 纸 名 称	DRAWING TITLE
---------	---------------

一层火灾自动报警平面图

二层火灾自动报警平面图

项目代号	I7.06.06
------	----------


PROJECT NO.	JL-26-08
-------------	----------


图 别 STATIC	电 施	版 次 REVISION	第1.0版
---------------	-----	-----------------	-------

STATUS		REVISION	
图 号	BY: 00	日 期	2000. 00

DRAWING No.	DH-03	DATE	2026. 03
-------------	-------	------	----------


审 定 SHEN DING	贾克猛	李 强
------------------	-----	-----

CHECK BY	李元盛	
审核	李元盛	

EXAM BY	刘翠丽	
---------	-----	---

项目负责人	杨荣生	杨荣生
-------	-----	-----

CHIEF DESIGNER	设计主	李德胜
专业负责人		李德胜

专业负责人 PRO. ENG BY	刘翠丽	
----------------------	-----	---

校 对	占生喜	占生喜
-----	-----	-----

CHECK BY	九期	九期
DATE		

设计
DESIGN BY

