

广州市番禺区人民政府东环街道办事处
东环街综合行政执法队办公室装修工程


施工图设计 共1册

项目代号：JZ-26-08
(第1.0版)

建筑行业甲级资质	证书编号：A145006752
城乡规划甲级资质	证书编号：自资规甲字21450400
工程咨询甲级资质	证书编号：甲252021011160
土地规划乙级资质	证书编号：201402
工程勘察专业乙级资质	证书编号：B245006759
市政（给水工程、排水工程、道路工程、桥梁）专业乙级资质	
环境工程（水污染防治工程）专项乙级	
农林行业（兽医/畜牧工程）专业乙级	
公路行业（公路）专业丙级资质	水利行业（河道整治）专业丙级
风景园林专项乙级资质	证书编号：A245006759




请核实项目二维码信息
www.zwl-ad.com

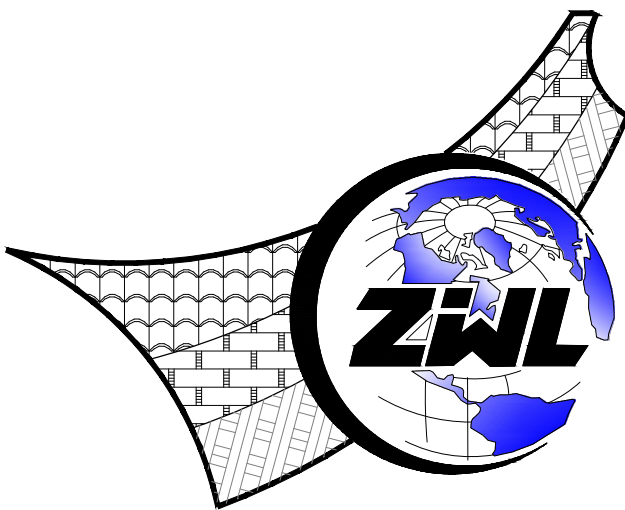

中物聯規劃設計研究院有限公司

CHINA SUPPLY & LOGISTICS PLANNING & ARCHITECTURAL DESIGN & RESEARCH INSTITUTE LTD

图 纸 目 录

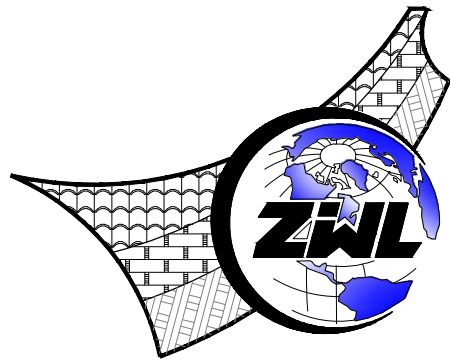

中物聯規劃設計研究院有限公司
CHINA SUPPLY & LOGISTICS PLANNING & ARCHITECTURAL
DESIGN & RESEARCH INSTITUTE LTD

建设单位	广州市番禺区人民政府东环街道办事处	项目负责人	杨荣生
项目名称	东环街综合行政执法队办公室装修工程	专业负责人	李 丽
子项目名称		制表人	黄熠镭
		项目代号	JZ-26-08
		设计阶段	施工图设计
		专 业	目录编号
		水 施	目-01
			日期
			2026.03

序号	图 别	图 号	图 纸 名 称	图 幅	备 注
01	水施	SS-01	建筑给排水设计说明（一）	A2	
02	水施	SS-02	建筑给排水设计说明（二）	A2	
03	水施	SS-03	一层喷淋拆除平面布置图	A2	
04	水施	SS-04	二层喷淋拆除平面布置图	A2	
05	水施	SS-05	三层喷淋拆除平面布置图	A2	
06	水施	SS-06	一层喷淋平面布置图	A2	
07	水施	SS-07	二层喷淋平面布置图	A2	
08	水施	SS-08	三层喷淋平面布置图	A2	
09	水施	SS-09	一层给排水平面布置图	A2	
10	水施	SS-10	二层给排水平面布置图	A2	
11	水施	SS-11	三层给排水平面布置图	A2	
12	水施	SS-12	卫生间给排水大样图一	A2	
13	水施	SS-13	卫生间给排水大样图二	A2	
14					
15					
16					
17					
18					
19					
20					
21					
22					
23					
24					

图 纸 目 录

序号	图 别	图 号	图 纸 名 称	图 幅	备 注
25					
26					
27					
28					
29					
30					
31					
32					
33					
34					
35					
36					
37					
38					
39					
40					
41					
42					
43					
44					
45					
46					
47					
48					

本套图纸采用如下标准图集

图集号	图集名称	图集号	图集名称

A vertical number line with points A, B, C, D, E, and F. Point A is at the bottom, and F is at the top. Horizontal tick marks are present at A, B, C, D, and E. A thick black arrow points to the right from the tick mark at D.

八、管道冲洗:

(1). 给水、热水管道在系统运行前必须用水冲洗,要求以系统最大设计流量或不少于 1.5m/s 的流速进行冲洗,直至出水口的水色和透明度与进水目测一致为合格。

(2). 雨水管和排水管冲洗以管道通畅为合格.

(3). 供水设施在交付使用前必须进行清洗和消毒。

九、其它:

(1). 图中所注尺寸除管长、标高以米计外,其余均以毫米计.

(2). 本图所注管道标高,除图中已注明外,给水、消防、热水等压力管道指管道中心.污水、粪水、雨水等重力流管道指管内底.


(3). 本说明和设计图纸具有同等效力,两者均应遵守,若二者有矛盾时,甲方及施工单位应及时提出,并以设计单位解释为准。

(4). 除设计图另附大样外,一般的给排水管道、设备施工及安装均参照<全国通用给水排水标准图集>(S1-S3).

十、除本设计说明外,还应遵守<<建筑给排水及采暖工程施工质量验收规范>>GB50242-2018



建筑行业甲级资质	证书编号: A1450067575
城乡规划甲级资质	证书编号: 自资规甲字21450400
工程咨询甲级资质	证书编号: 甲252021011166
土地规划乙级资质	证书编号: 2014040
工程勘察专业乙级资质	证书编号: B245006755
环境工程(给排水工程、排水工程、道路工程、桥梁)专业乙级资质	
市政环境(水污染防治工程)专项乙级	
农林行业(兽医/畜牧工程)专业乙级	
农林行业(公路)专业丙级资质	水利行业(河道整治)专业丙级
风景园林专项乙级资质	证书编号: A24500675

 


建设单位		DEVELOPER	
广州市番禺区人民政府东环街道办事处			
项目名称		PROJECT	
东环街综合行政执法队办公室装修工程			
子项目名称		SUB PRO.	
图纸名称		DRAWING TITLE	
建筑给排水设计说明 (二)			
项目代号 PROJECT NO.	JZ-26-08		
图别 STATUS	水施	版次 REVISION	第1.0版
图号 DRAWING No.	SS-02	日期 DATE	2026.03
审定 CHECK BY	覃克猛	李丽	
审核 EXAM BY	李 丽	李丽	
项目负责人 CHIEF DESIGNER	杨荣生	杨荣生	
专业负责人 PRO. ENG BY	李 丽	李丽	
校对 CHECK BY	刘仲东	刘仲东	
设计 DESIGN BY	黄熠福	黄熠福	

东星路

东星路


莲花大道

莲花大道

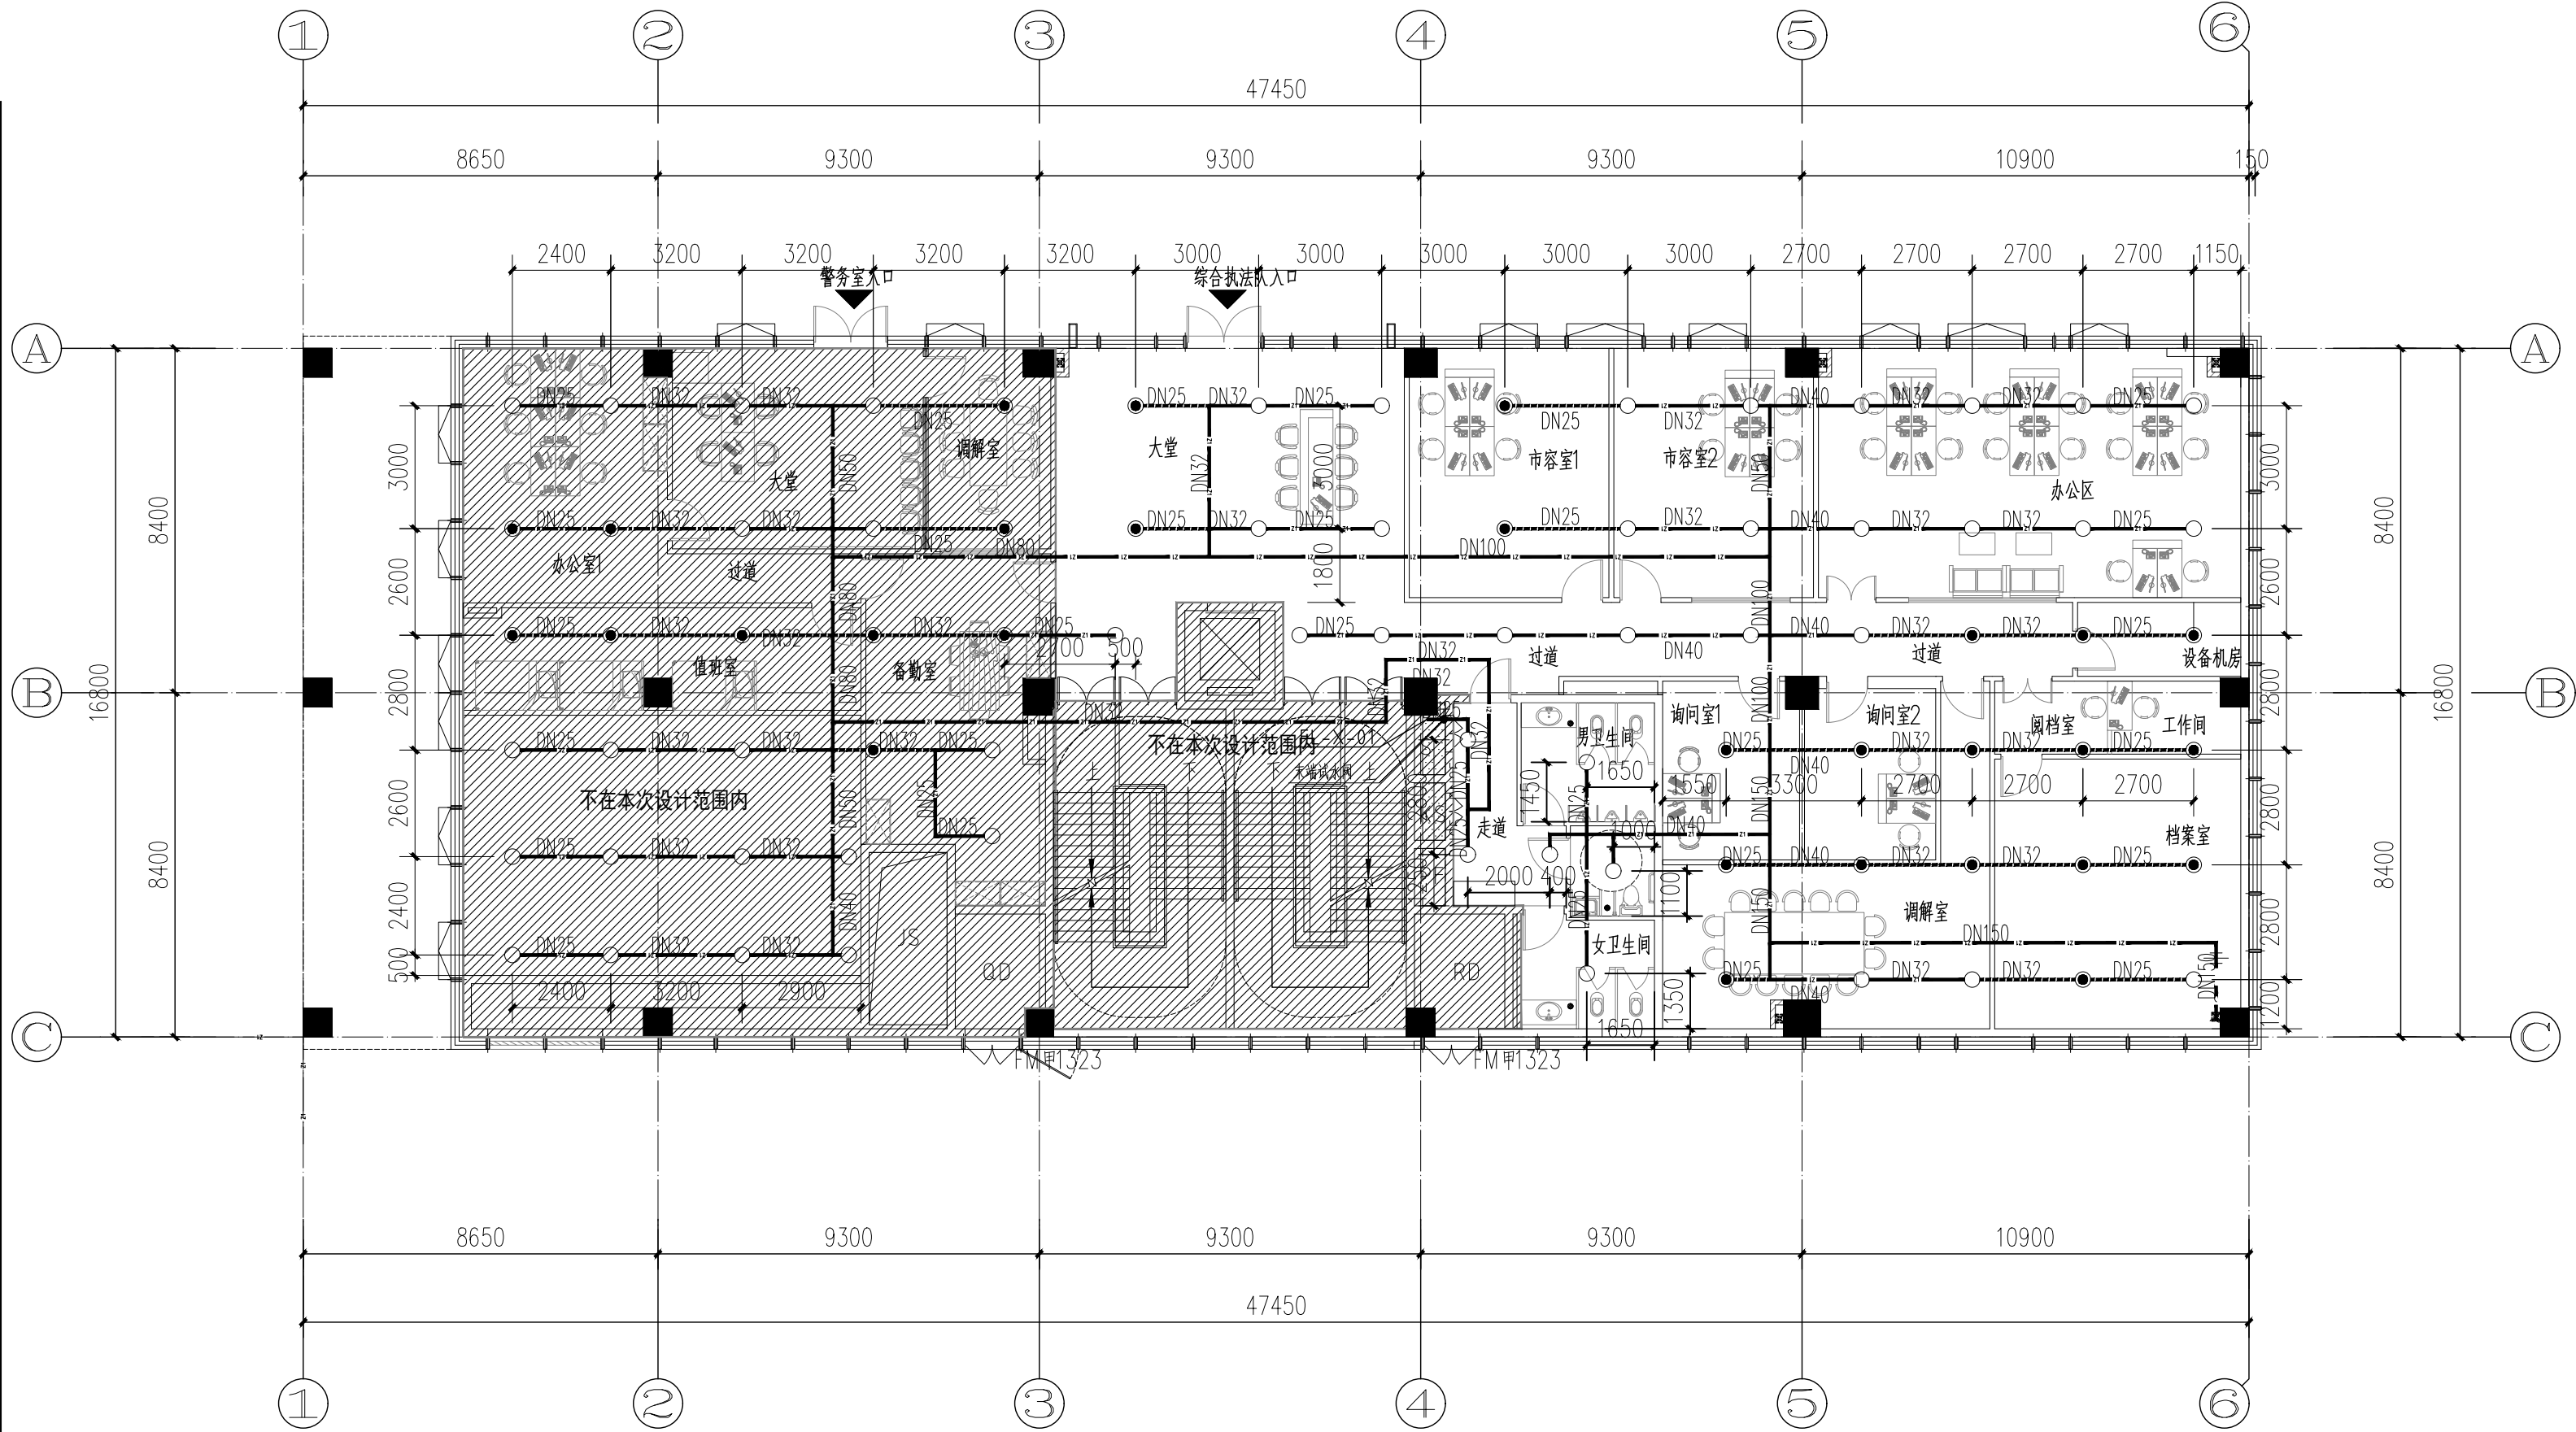

一层喷淋拆除平面布置图 1:150

本层面积: 479.8m²;总面积 382.02m²。
其中警务室: 126.56m²;综合执法: 353.24m²。

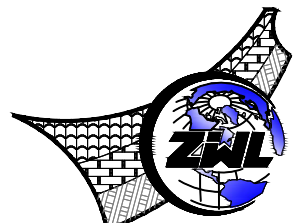

中物聯规划设计研究院
有限公司
CHINA SUPPLY & LOGISTICS
PLANNING & ARCHITECTURAL
DESIGN & RESEARCH INSTITUTE LTD

建筑行业甲级资质	证书编号: A145006752
城乡规划甲级资质	证书编号: 自资规甲字21450400
工程咨询甲级资质	证书编号: 甲252021011160
土地规划乙级资质	证书编号: 201402
工程勘察专业乙级资质	证书编号: B245006759
市政(给水工程、排水工程、道路工程、桥梁)专业乙级资质	
环境工程(水污染防治工程)专项乙级	
农林行业(兽医/畜牧工程)专业乙级	
公路行业(公路)专业丙级资质	
水利行业(河道整治)专业丙级	
风景园林专项乙级资质	
证书编号: A245006759	



请核实项目二维码信息
www.zwl-ad.com


建设单位 DEVELOPER			
广州市番禺区人民政府东环街道办事处			
项目名称 PROJECT			
东环街综合行政执法队办公室装修工程			
子项目名称 SUB PRO.			
图纸名称 DRAWING TITLE			
一层喷淋拆除平面布置图			
项目代号 PROJECT NO.	JZ-26-08		
图别 STATUS	水施	版次 REVISION	第1.0版
图号 DRAWING No.	SS-03	日期 DATE	2026.03
审定 CHECK BY	覃克猛	[Signature]	
审核 EXAM BY	李丽	[Signature]	
项目负责人 CHIEF DESIGNER	杨荣生	[Signature]	
专业负责人 PRO. ENG BY	李丽	[Signature]	
校对 CHECK BY	刘仲东	[Signature]	
设计 DESIGN BY	黄熠镭	[Signature]	

东星路

东星路

莲花大道


莲花大道

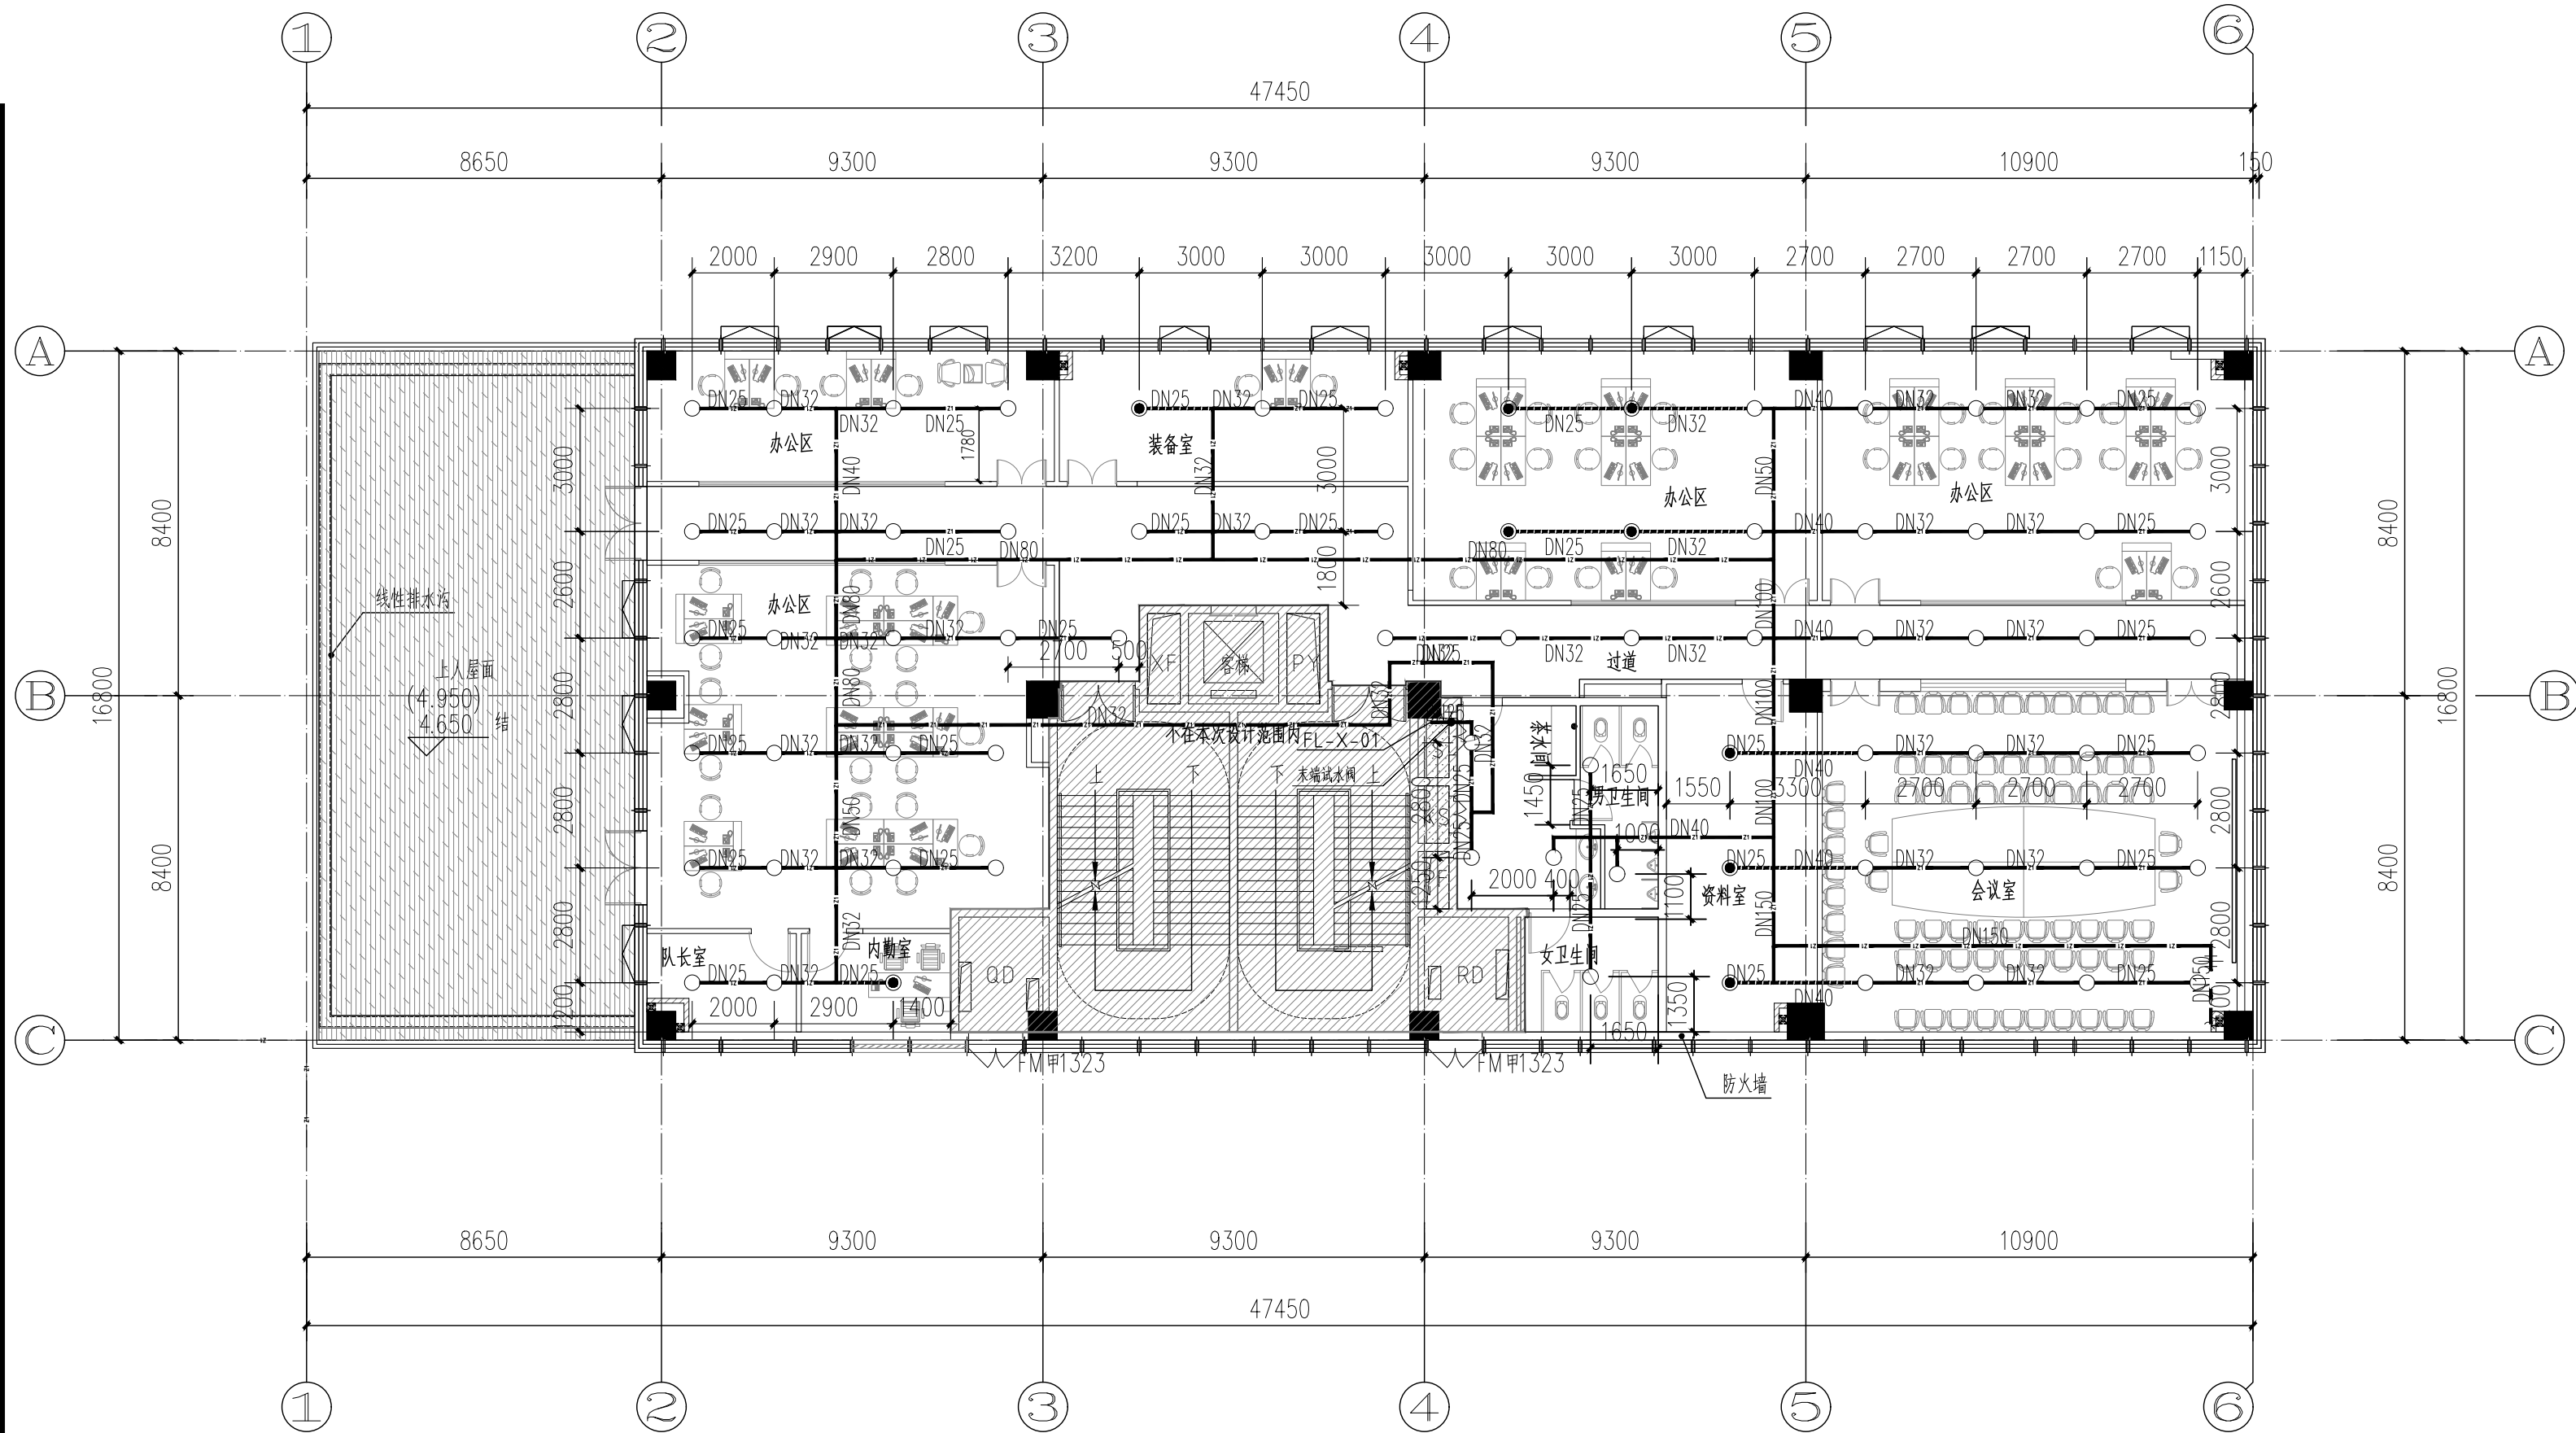

二层喷淋拆除平面布置图 1:150

本层建筑面积: 499.47m², 总面积1382.02m².


拆除现状管及喷头

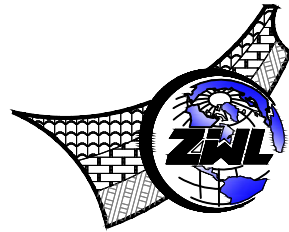

中物聯规划设计研究院
有限公司

CHINA SUPPLY & LOGISTICS
PLANNING & ARCHITECTURAL
DESIGN & RESEARCH INSTITUTE LTD

建筑行业甲级资质 证书编号: A145006752
城乡规划甲级资质 证书编号: 自资规甲字21450400
工程咨询甲级资质 证书编号: 甲252021011160
土地规划乙级资质 证书编号: 201402
工程勘察专业乙级资质 证书编号: B245006759
市政(给水工程、排水工程、道路工程、桥梁)专业乙级资质
环境工程(水污染防治工程)专项乙级
农林行业(兽医/畜牧工程)专业乙级
公路行业(公路)专业丙级资质 水利行业(河道整治)专业丙级
风景园林专项乙级资质 证书编号: A245006759

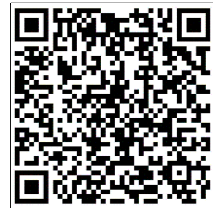

请核实项目二维码信息
www.zwl-ad.com

建设单位 DEVELOPER

广州市番禺区人民政府东环街道办事处

项目名称 PROJECT

东环街综合行政执法队办公室装修工程

子项目名称 SUB PRO.

图纸名称 DRAWING TITLE

二层喷淋拆除平面布置图

项目代号 PROJECT NO. JZ-26-08

图别 STATUS 水施 版次 REVISION 第1.0版

图号 DRAWING No. SS-04 日期 DATE 2026.03

审定 CHECK BY 覃克猛


审核 EXAM BY 李丽

项目负责人 CHIEF DESIGNER 杨荣生

专业负责人 PRO. ENG BY 李丽

校对 CHECK BY 刘仲东

设计 DESIGN BY 黄熠镭

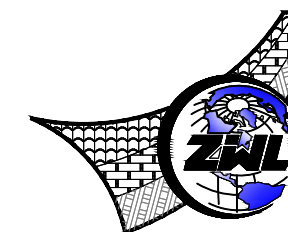

中物聯規劃設計研究院
有限公司

CHINA SUPPLY & LOGISTICS
PLANNING & ARCHITECTURAL
DESIGN & RESEARCH INSTITUTE LTD

建筑行业甲级资质	证书编号: A145006752
城乡规划甲级资质	证书编号: 自资规甲字2145040
工程咨询甲级资质	证书编号: 甲252021011166
土地规划乙级资质	证书编号: 2014042
工程勘察专业乙级资质	证书编号: B245006759
市政 (给排水工程、排水工程、道路工程、桥梁) 专业乙级资质	
环境工程 (水污染防治工程) 专项乙级	
农林行业 (农林畜牧工程) 专业乙级	
公路行业 (公路) 专业丙级资质	水利行业 (河道整治) 专业丙级
风景园林专项乙级资质	证书编号: A24500751



请核实项目二维码信息
www.zw|-ad.com

建设单位	DEVELOPER
------	-----------

广州市番禺区人民政府东环街道办事处

项目名称	PROJECT
------	---------

东环街综合行政执法队办公室装修工程

子项目名称	SUB PRO.
-------	----------

图 纸 名 称	DRAWING TITLE
---------	---------------

三层喷淋拆除平面布置图

项目代号 PROJECT NO.	JZ-26-08		
图别 STATUS	水施	版次 REVISION	第1.0版
图号 DRAWING No.	SS-05	日期 DATE	2026.03


DRAWING NO.	DATE
审定 CHECK BY	覃克猛
审核 EXAM BY	李 丽
项目负责人 CHIEF DESIGNER	杨荣生
专业负责人 PRO. ENG BY	李 丽
校 CHECK BY	刘仲东
设计 DESIGN BY	黄熠镭

莲花大道

莲花大道

东星路

东星路

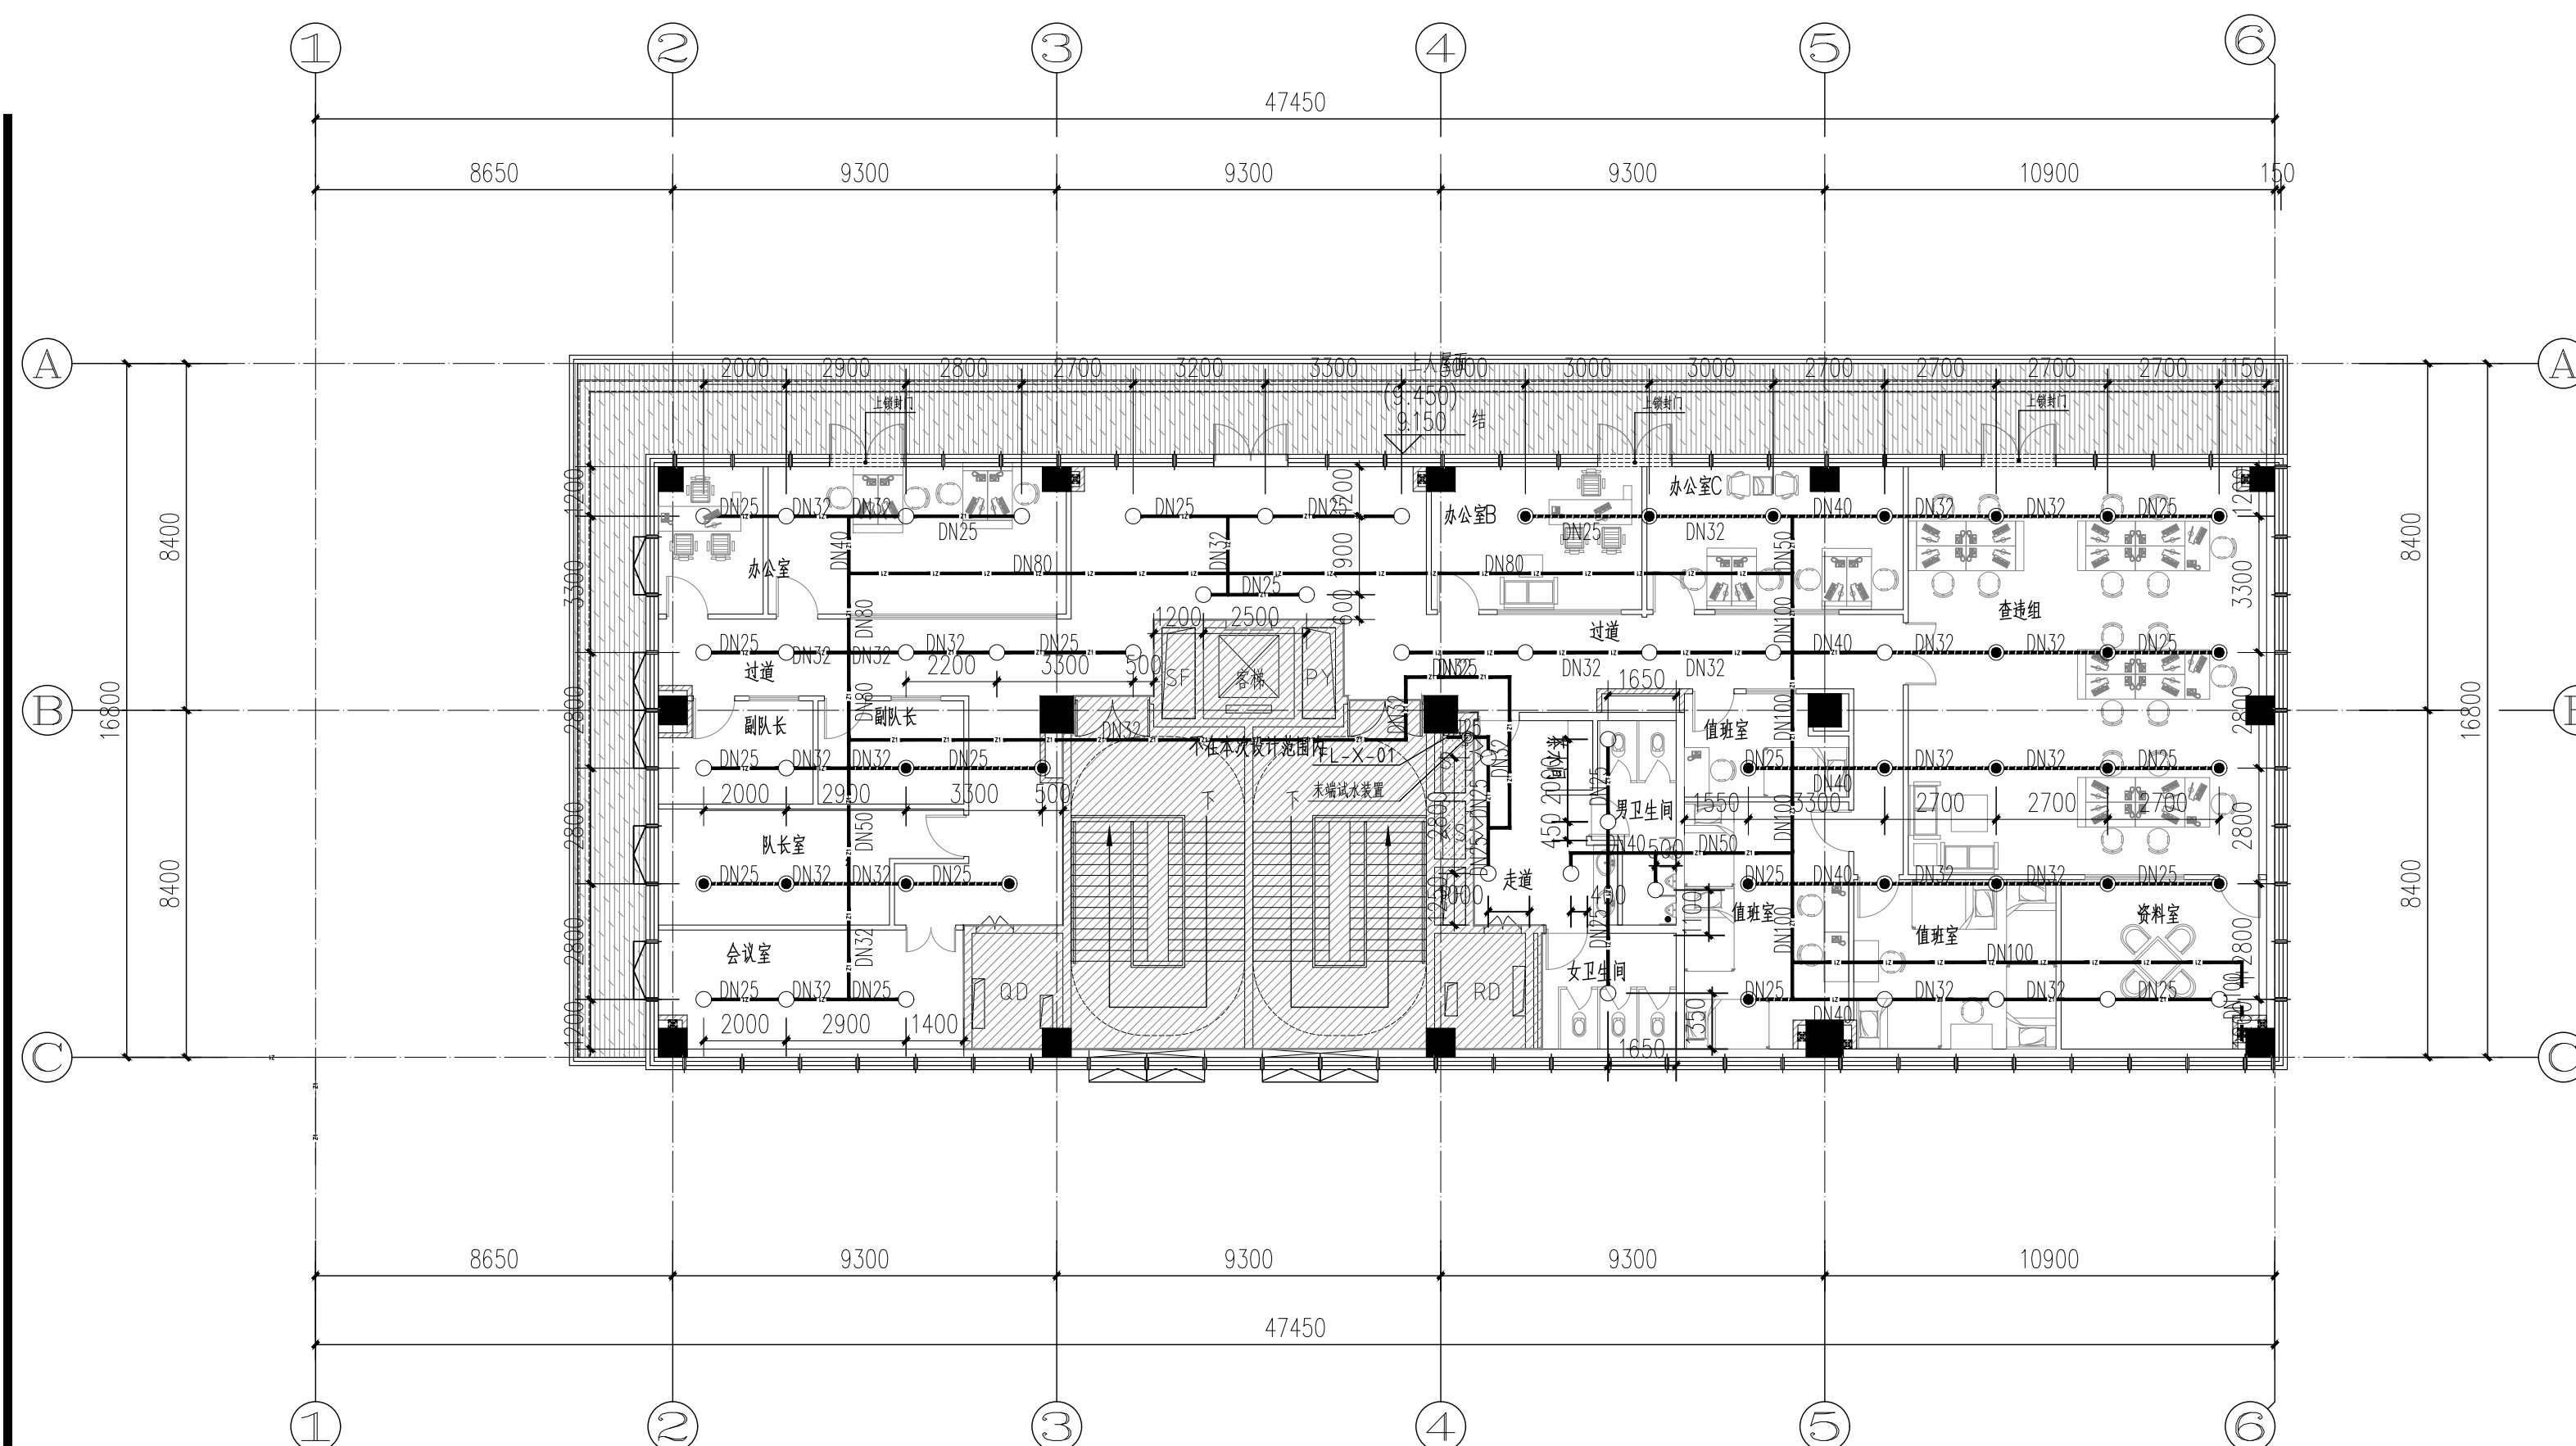


三层喷淋拆除平面布置图 1:150

本层建筑面积: 402.75m², 总面积1382.02m²。

拆除现状管及喷头


莲花大道

莲花大道

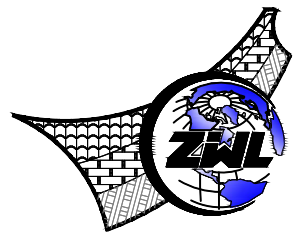

中物聯規劃設計研究院
有限公司
CHINA SUPPLY & LOGISTICS
PLANNING & ARCHITECTURAL
DESIGN & RESEARCH INSTITUTE LTD


建筑行业甲级资质 证书编号: A145006752
城乡规划甲级资质 证书编号: 自资规甲字21450400
工程咨询甲级资质 证书编号: 甲252021011160
土地规划乙级资质 证书编号: 201402
工程勘察专业乙级资质 证书编号: B245006759
市政(给水工程、排水工程、道路工程、桥梁)专业乙级资质
环境工程(水污染防治工程)专项乙级
农林行业(兽医/畜牧工程)专业乙级
公路行业(公路)专业丙级资质 水利行业(河道整治)专业丙级
风景园林专项乙级资质 证书编号: A245006759

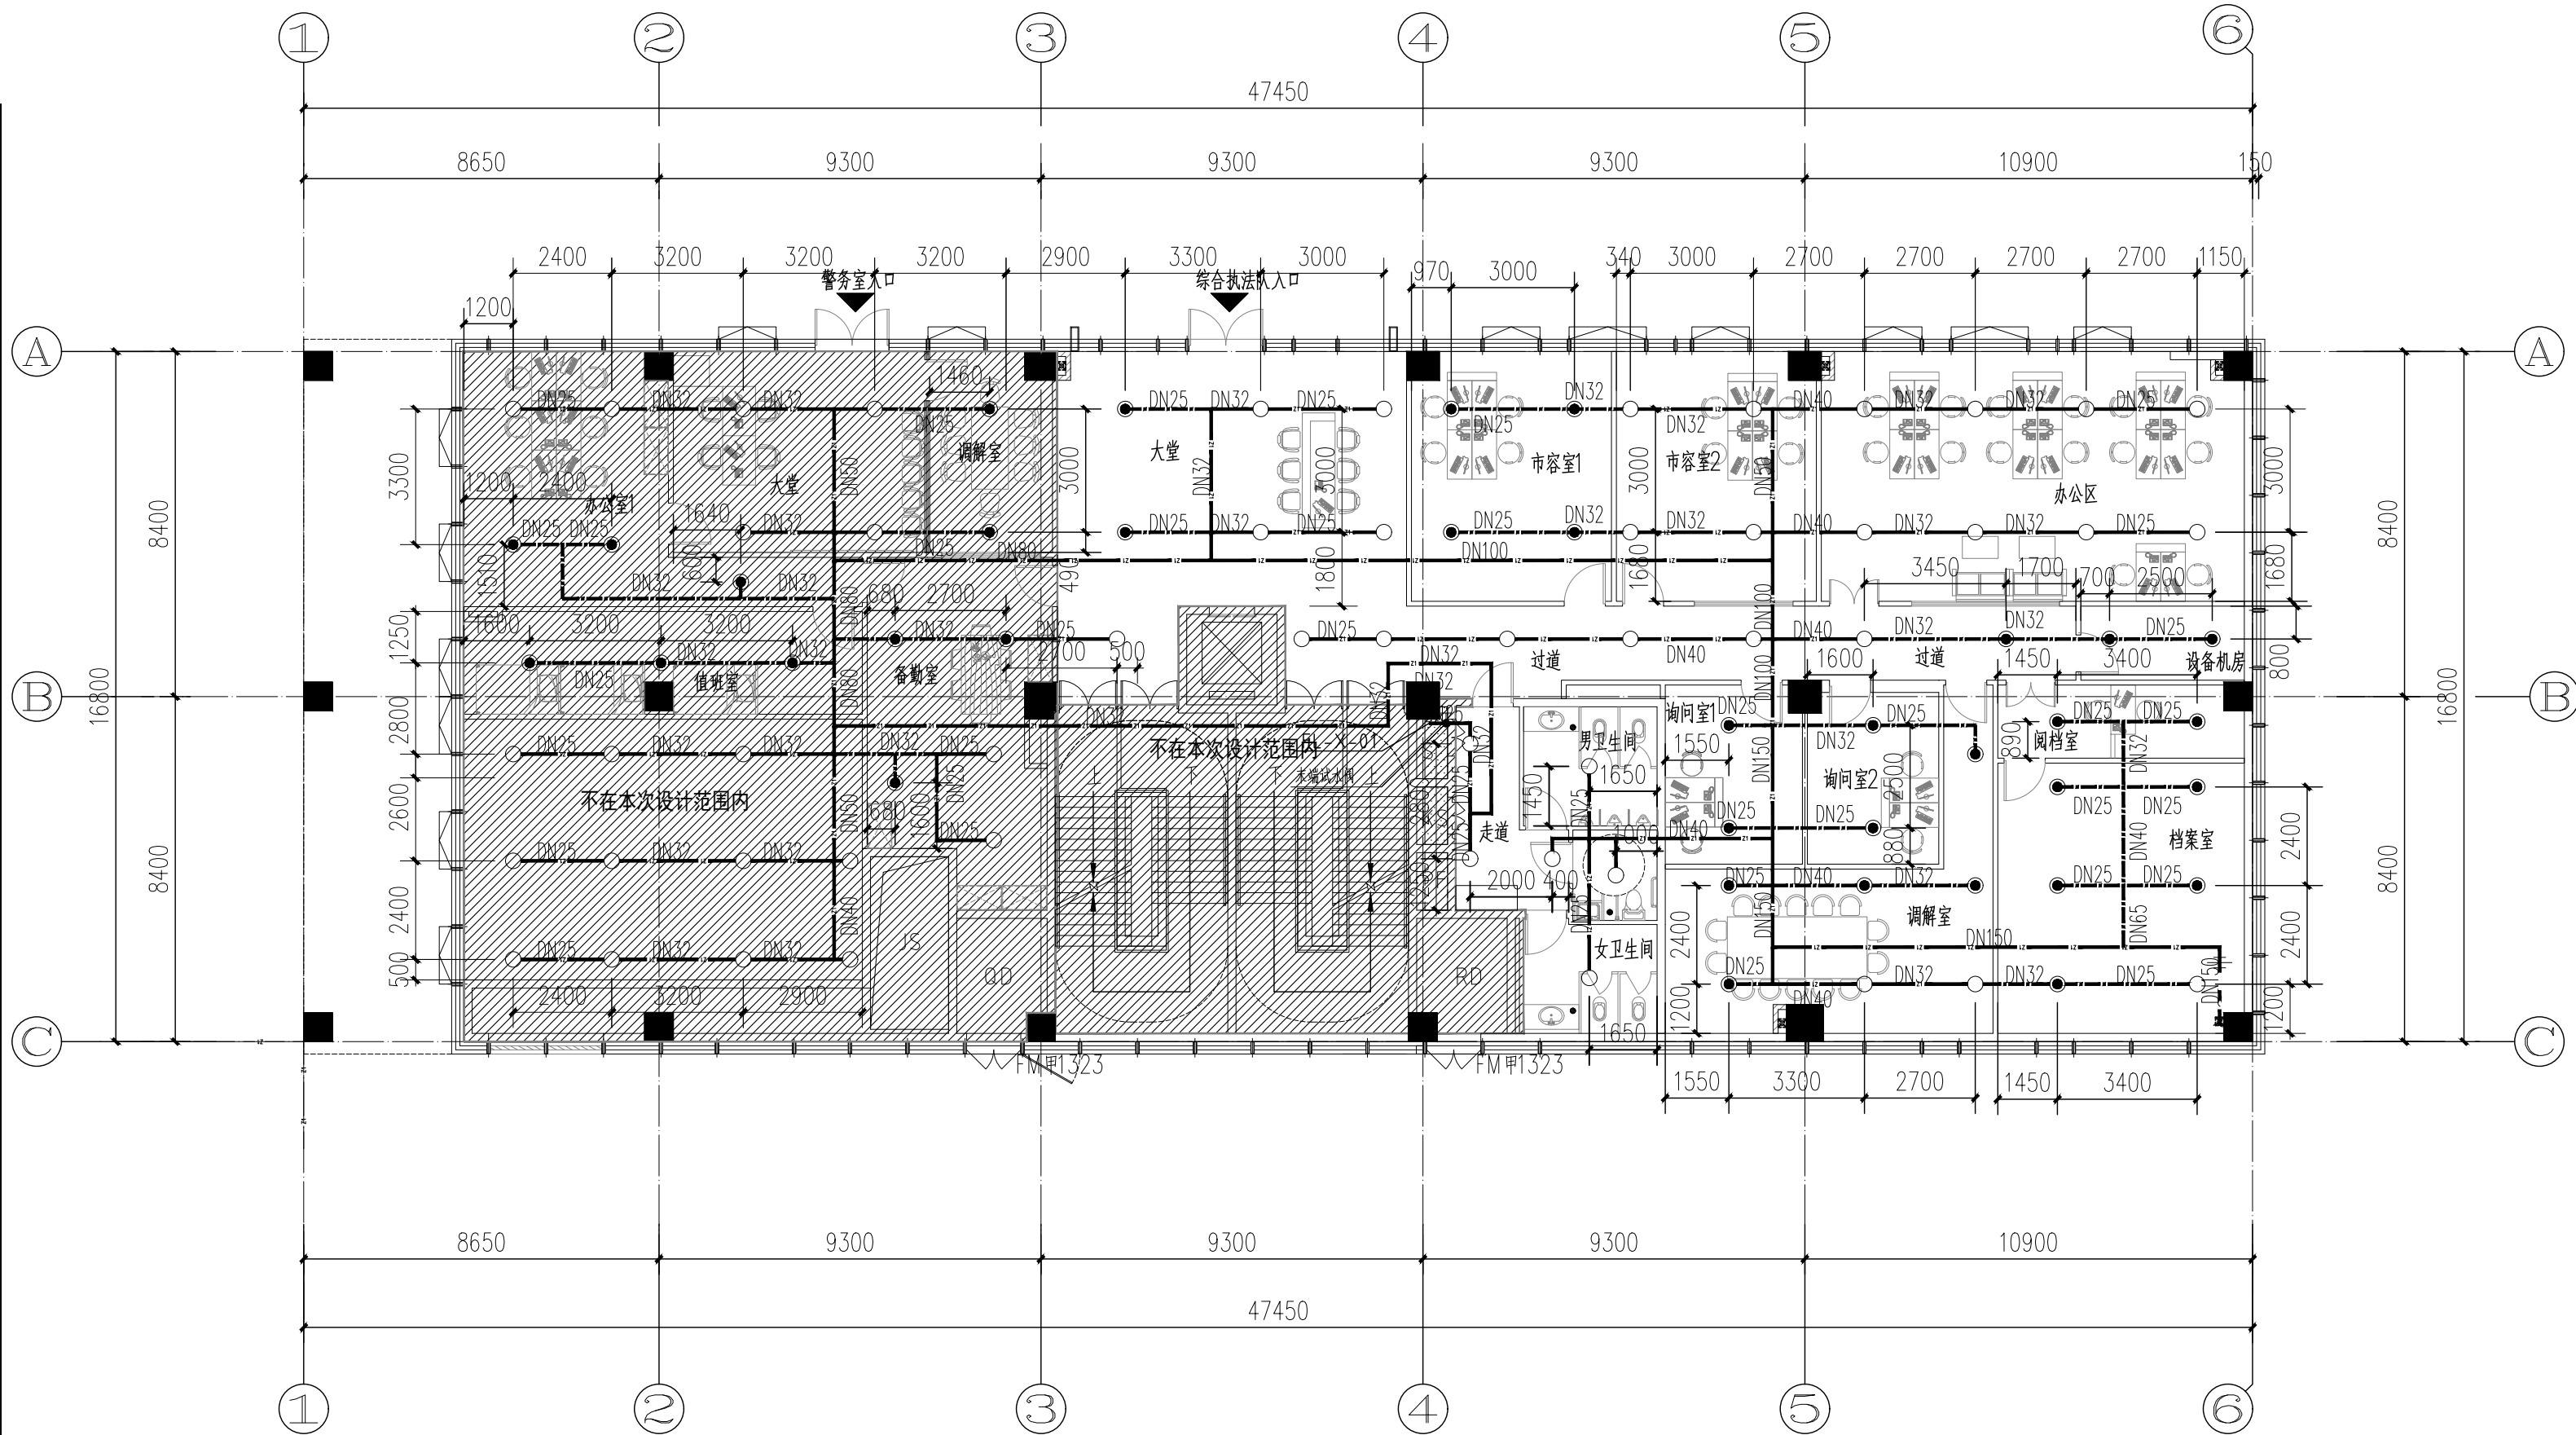

一层喷淋平面布置图 1:150

本层面积: 479.8m²;总面积1382.02m².
其中警务室: 126.56m²;综合执法: 353.24m².

	管材	连接
室内消防水 (DN<50)	内外壁热镀锌钢管	丝扣连接
室内消防水 (DN>50)	内外壁热镀锌钢管	卡箍连接

 

请核实项目二维码信息
www.zwli-ad.com

建设单位 DEVELOPER
广州市番禺区人民政府东环街道办事处
项目名称 PROJECT
东环街综合行政执法队办公室装修工程
子项目名称 SUB PRO.
图纸名称 DRAWING TITLE
一层喷淋平面布置图

项目代号 PROJECT NO.	JZ-26-08		
图别 STATUS	水施	版次 REVISION	第1.0版
图号 DRAWING No.	SS-06	日期 DATE	2026.03
审定 CHECK BY	覃克猛	审核 EXAM BY	李丽
项目负责人 CHIEF DESIGNER	杨荣生	校对 CHECK BY	刘仲东
专业负责人 PRO. ENG BY	李丽	设计 DESIGN BY	黄熠镭



请核实项目二维码信息
www.zw|-ad.com

建设单位	DEVELOPER
------	-----------

广州市番禺区人民政府东环街道办事处

项目名称	PROJECT
------	---------

东环街综合行政执法队办公室装修工程

子项目名称	SUB PRO.
-------	----------

图纸名称	DRAWING TITLE
------	---------------

二层喷淋平面布置图


项目代号	I7-26-09
------	----------

PROJECT NO.	32-23-00		
图 别	工 号	版 次	修 订 号

图 册	水 施	版 次	第 1.0 版
STATUS		REVISION	

图号	SS-07	日期	2026.03
----	-------	----	---------

DRAWING No.		DATE	2007.11
审 定	王 永 江	签 名	

中 文 CHECK BY	覃克猛	
-----------------	-----	---

审 核 EXAM BY	李 丽	李 丽
----------------	-----	-----

EXAM BY	Y. LI	8-1
项目负责人	杨其生	刘书

CHIEF DESIGNER	物宋生	物宋生
----------------	-----	-----

专业负责人 李 丽 李 丽

校 对	刘仲友	2018.11.1
-----	-----	-----------

CHECK BY	刘仲东	2018
----------	-----	------

设计
DESIGN BY 黄熠镭 黄熠镭


DESTROY BY		
------------	--	--

莲花大道

莲花大道

东星路

东星路

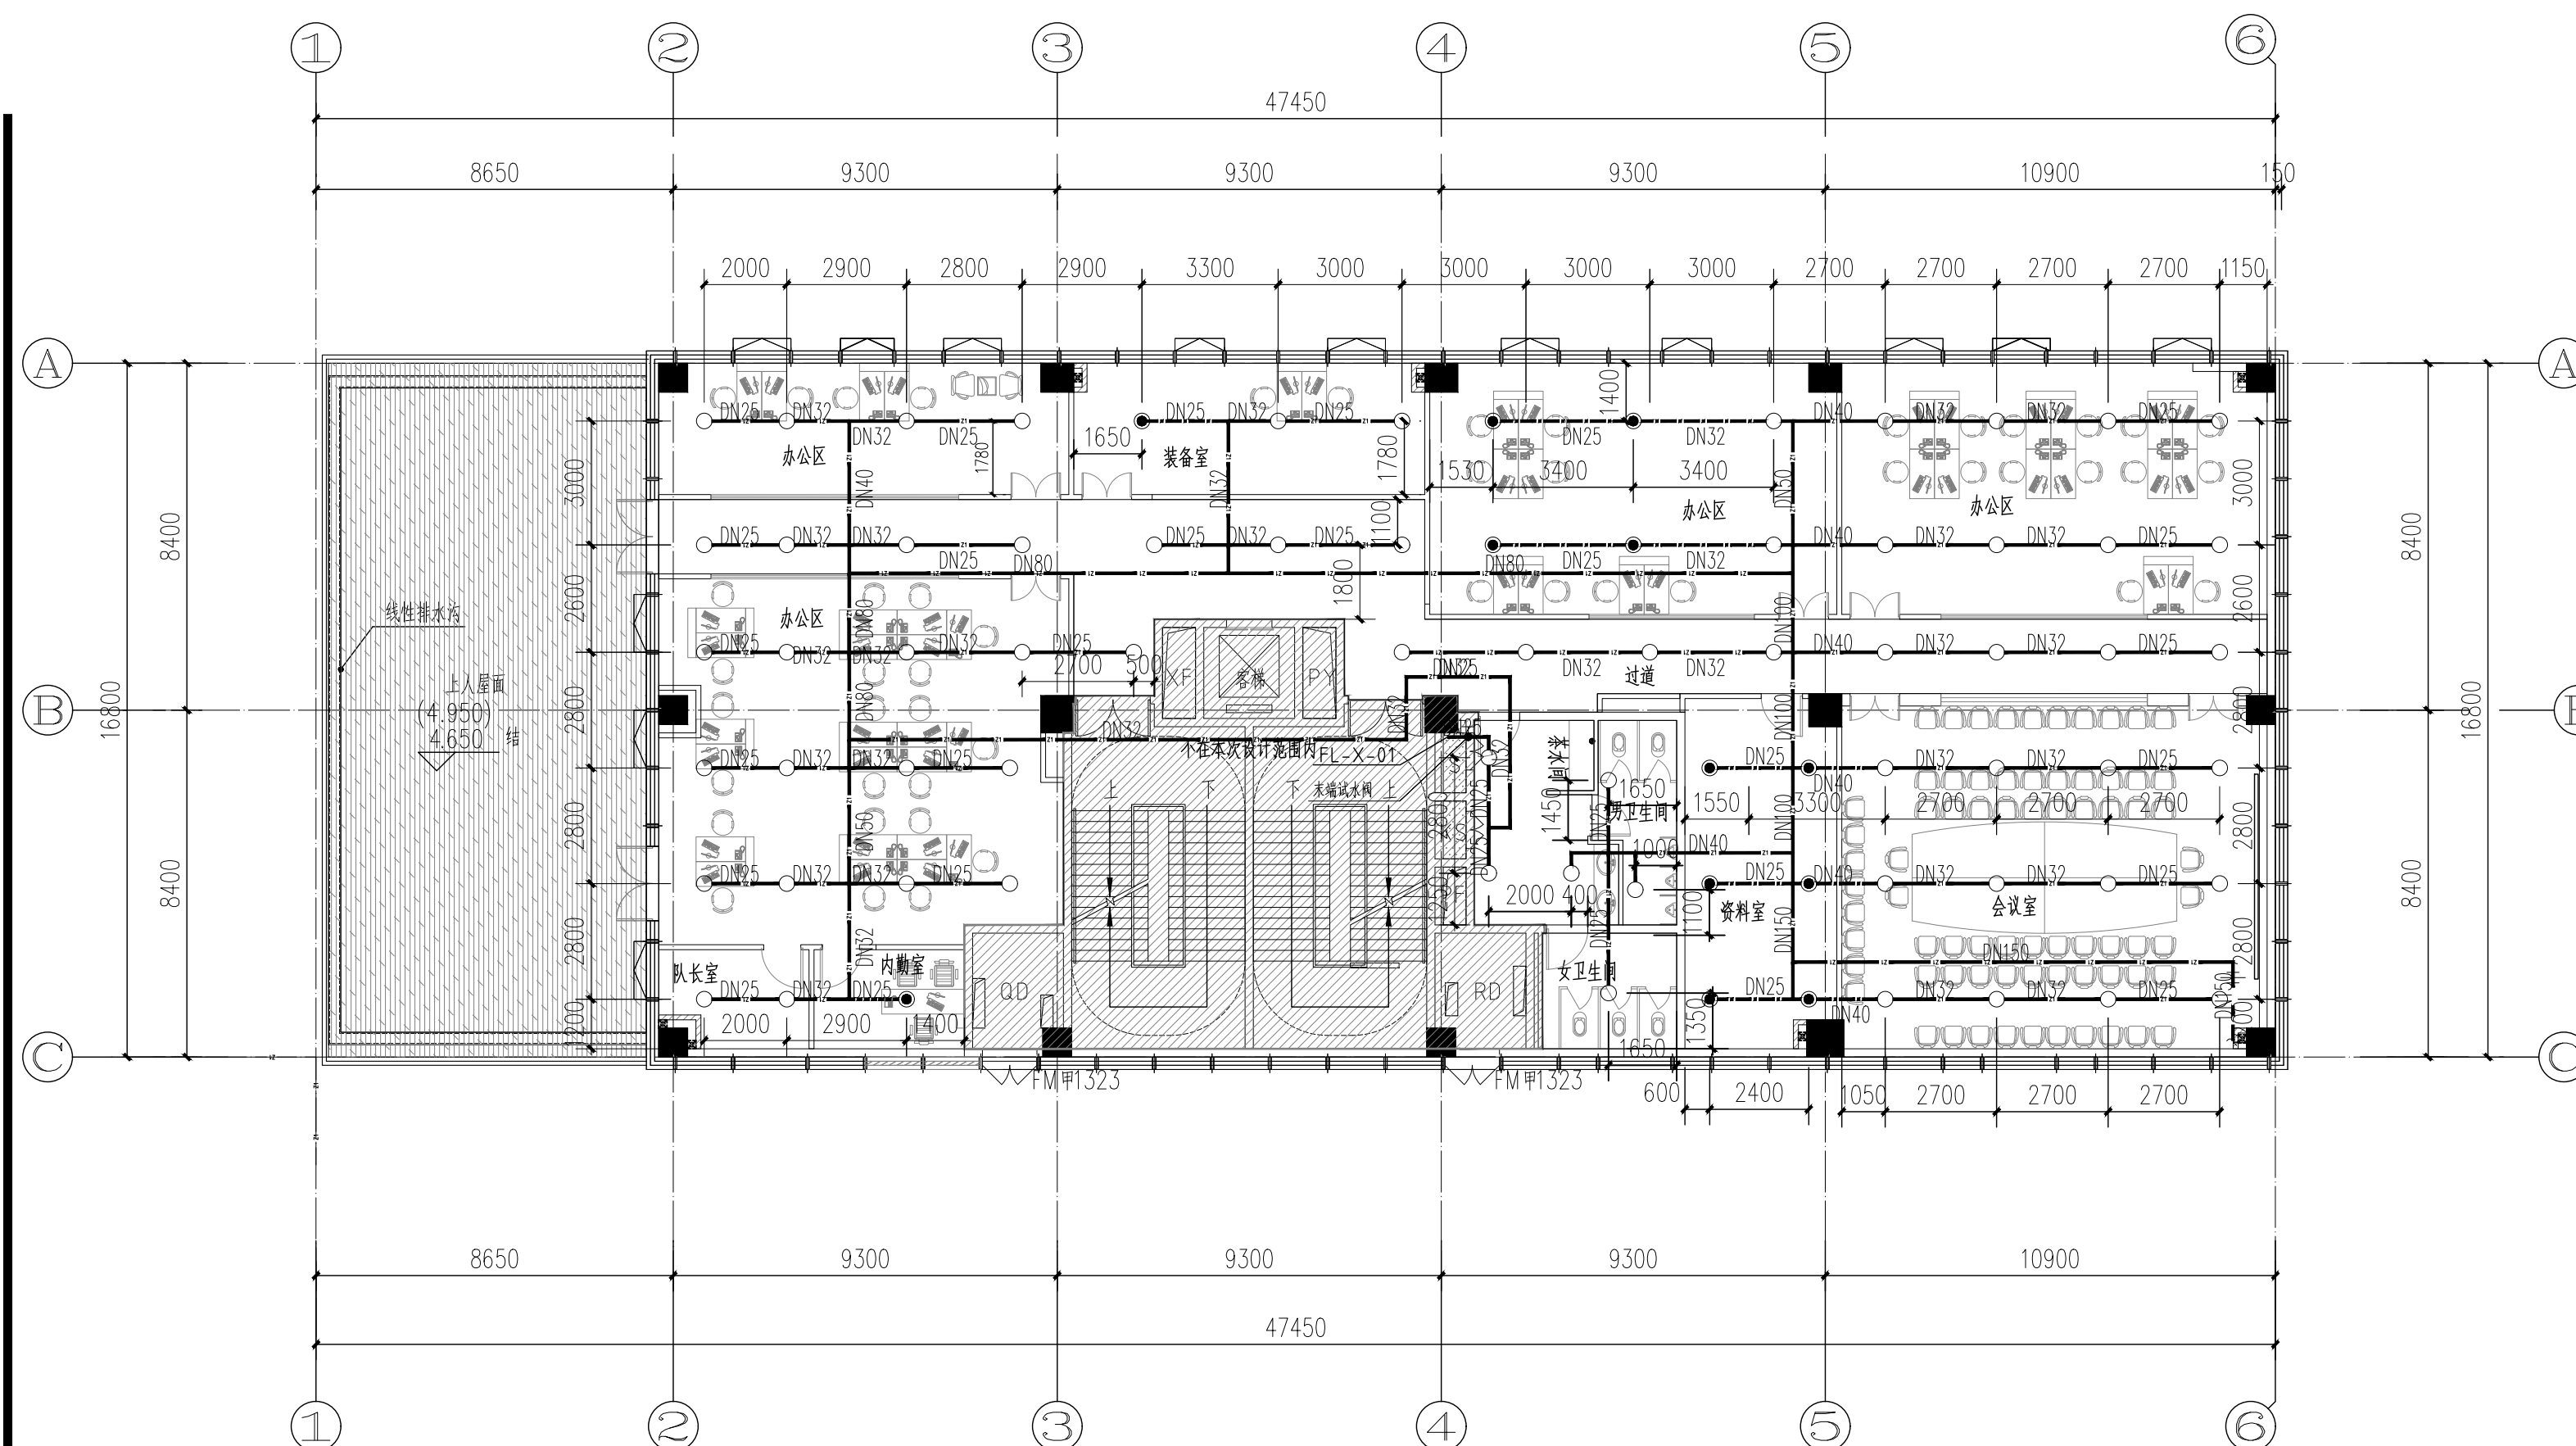

二层喷淋平面布置图 1:150


本层建筑面积: 499.47m², 总面积1382.02m²。

	管材	连接
室内消防水 (DN<50)	内外壁热镀锌钢管	丝扣连接
室内消防水 (DN>50)	内外壁热镀锌钢管	卡箍连接

现状管道,增加下喷头


莲花大道

莲花大道

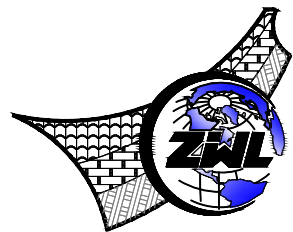

中物聯規劃設計研究院
有限公司
CHINA SUPPLY & LOGISTICS
PLANNING & ARCHITECTURAL
DESIGN & RESEARCH INSTITUTE LTD


建筑行业甲级资质 证书编号: A145006752
城乡规划甲级资质 证书编号: 自资规甲字21450400
工程咨询甲级资质 证书编号: 甲252021011160
土地规划乙级资质 证书编号: 201402
工程勘察专业乙级资质 证书编号: B245006759
市政(给水工程、排水工程、道路工程、桥梁)专业乙级资质
环境工程(水污染防治工程)专项乙级
农林行业(兽医/畜牧工程)专业乙级
公路行业(公路)专业丙级资质 水利行业(河道整治)专业丙级
风景园林专项乙级资质 证书编号: A245006759

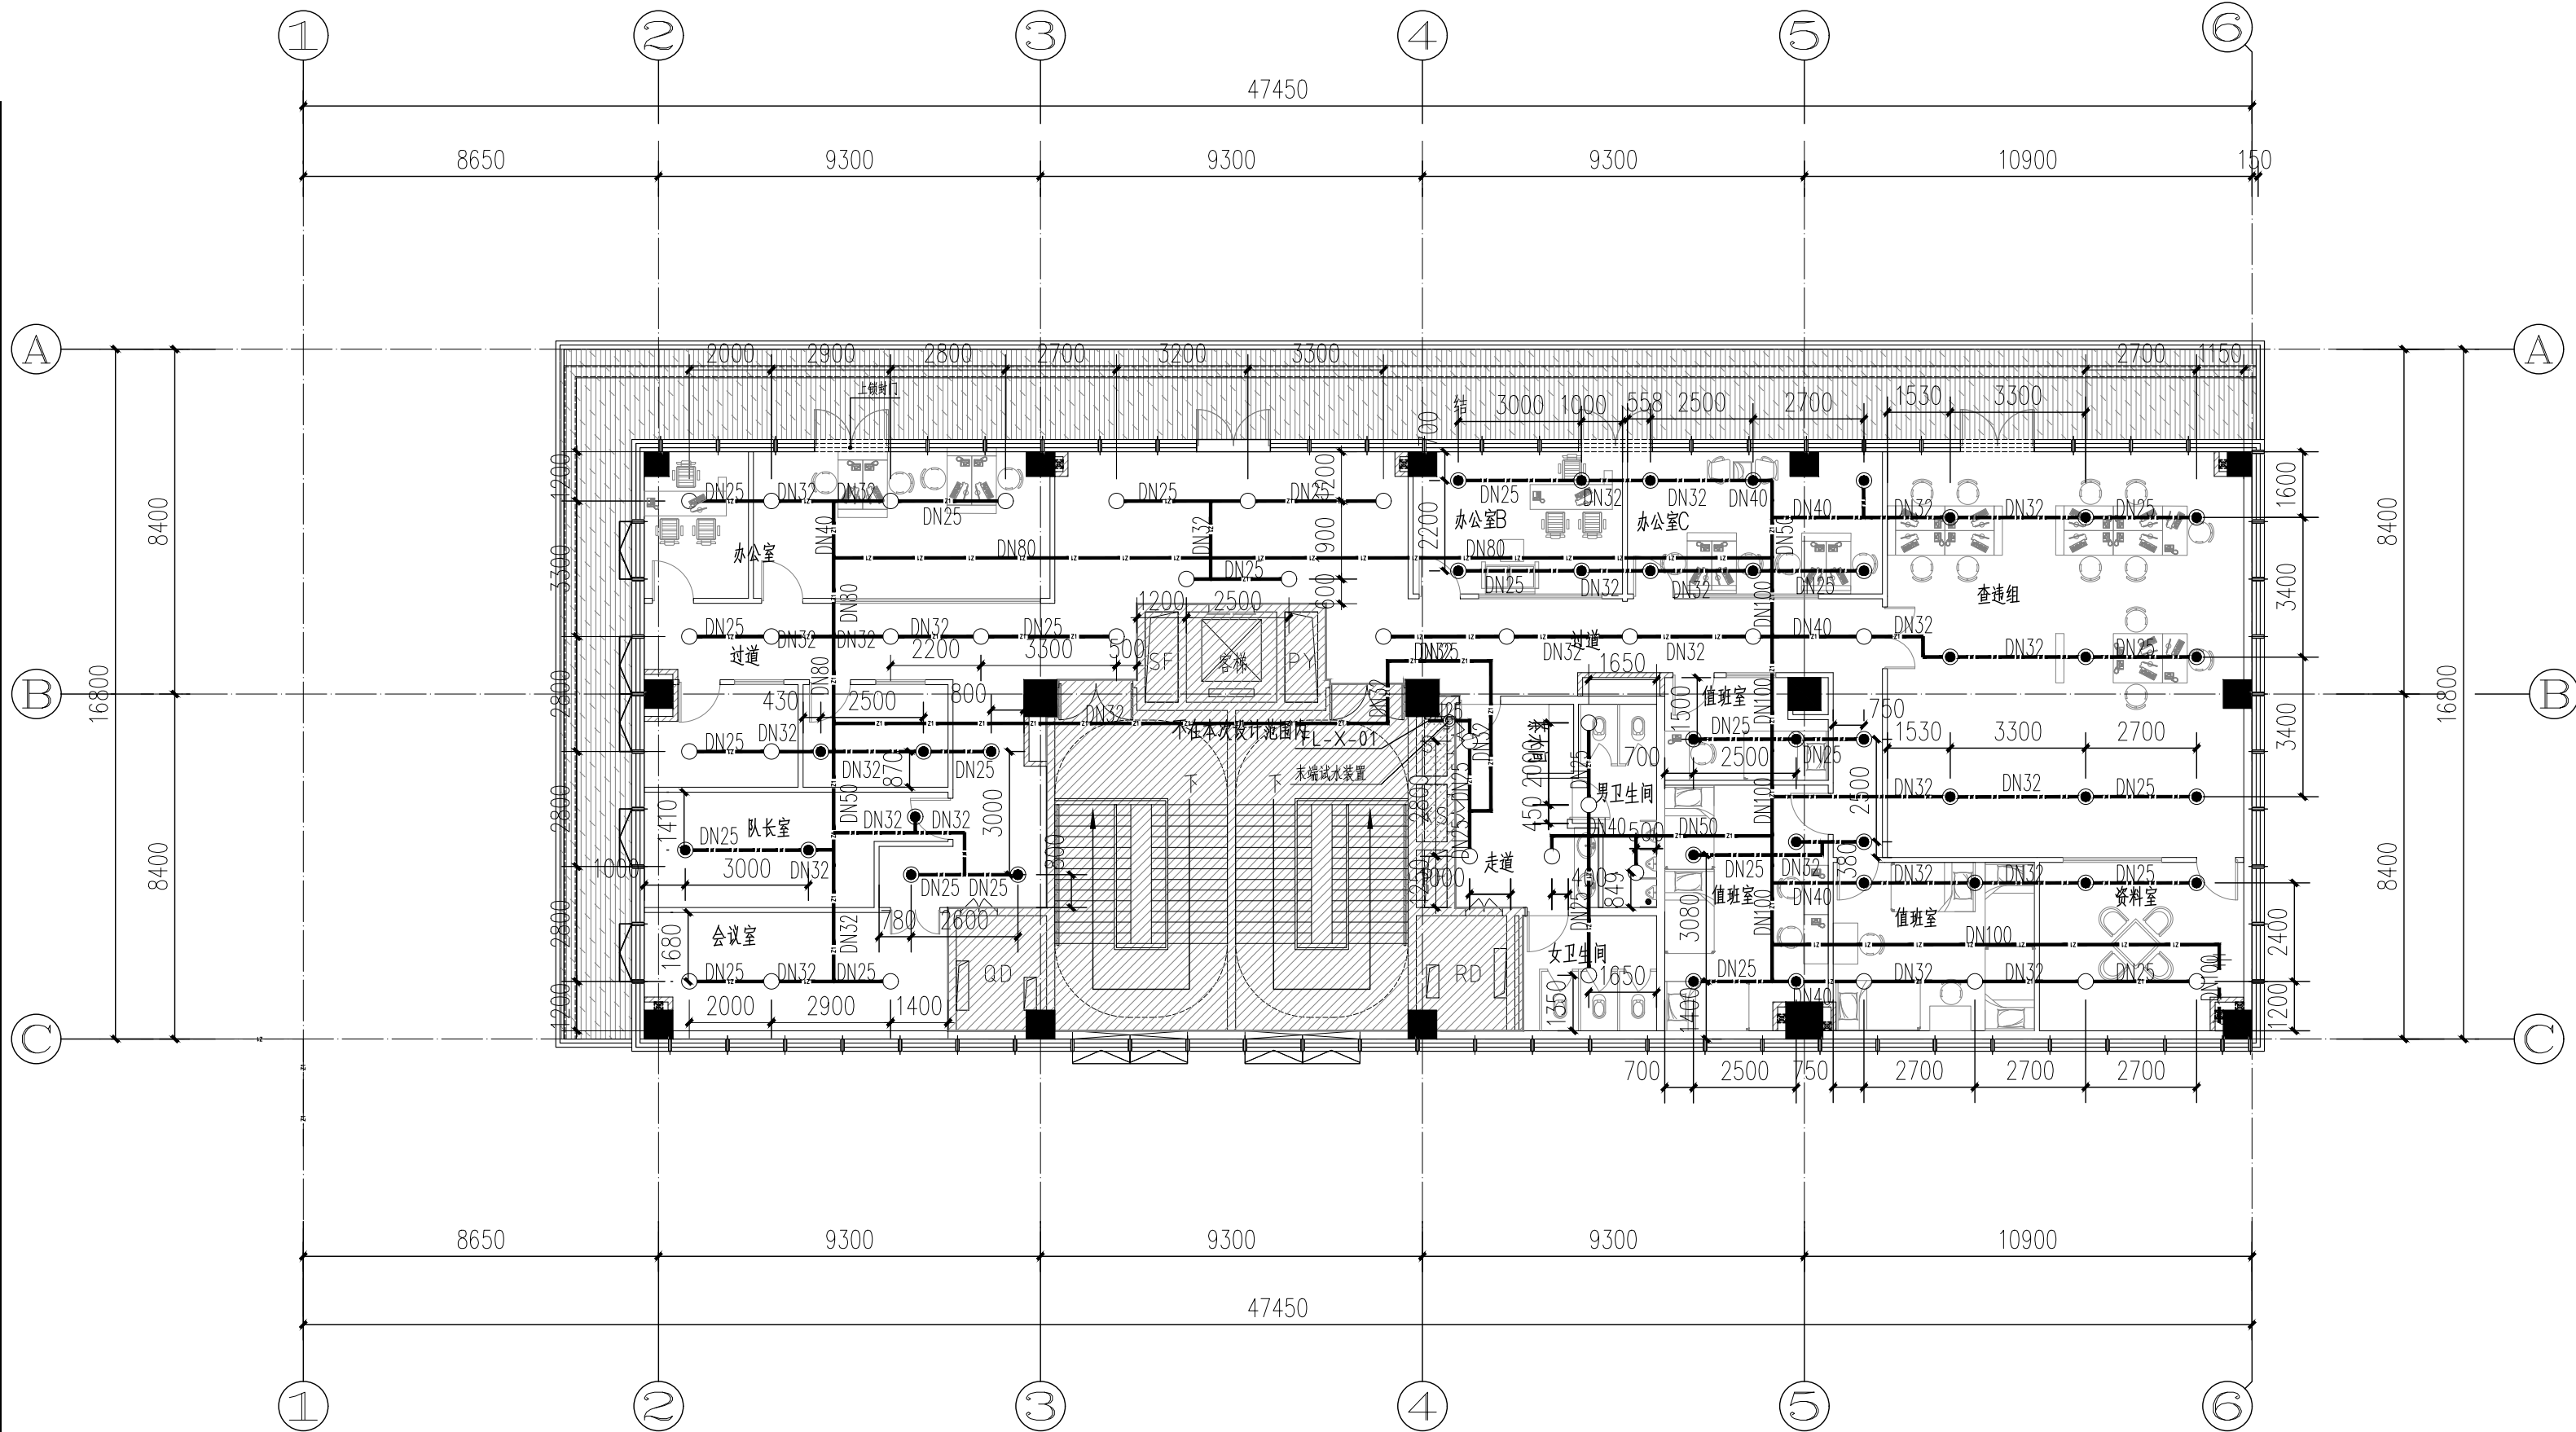

三层喷淋平面布置图 1:150

本层建筑面积: 402.75m²; 总面积1382.02m²。

	管材	连接
室内消防水 (DN<50)	内外壁热镀锌钢管	丝扣连接
室外消防水 (DN>50)	内外壁热镀锌钢管	卡箍连接

 

请核实项目二维码信息
www.zwl-ad.com

建设单位 DEVELOPER
广州市番禺区人民政府东环街道办事处
项目名称 PROJECT
东环街综合行政执法队办公室装修工程
子项目名称 SUB PRO.

图纸名称 DRAWING TITLE


三层喷淋平面布置图

项目代号 PROJECT NO.	JZ-26-08		
图别 STATUS	水施	版次 REVISION	第1.0版
图号 DRAWING No.	SS-08	日期 DATE	2026.03

审定 CHECK BY	覃克猛	审核 EXAM BY	李丽
项目负责人 CHIEF DESIGNER	杨荣生	校对 CHECK BY	刘仲东
专业负责人 PRO. ENG BY	李丽	设计 DESIGN BY	黄熠镭


莲花大道

莲花大道

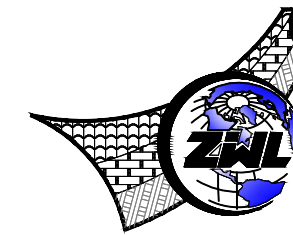

中物聯規劃設計研究院
有限公司
CHINA SUPPLY & LOGISTICS
PLANNING & ARCHITECTURAL
DESIGN & RESEARCH INSTITUTE LTD

建筑行业甲级资质	证书编号: A145006752
城乡规划甲级资质	证书编号: 自资规甲字21450400
工程咨询甲级资质	证书编号: 甲252021011160
土地规划乙级资质	证书编号: 201402
工程勘察专业乙级资质	证书编号: B245006759
市政(给水工程、排水工程、道路工程、桥梁)专业乙级资质	
环境工程(水污染防治工程)专项乙级	
农林行业(兽医/畜牧工程)专业乙级	
公路行业(公路)专业丙级资质	水利行业(河道整治)专业丙级
风景园林专项乙级资质	证书编号: A245006759

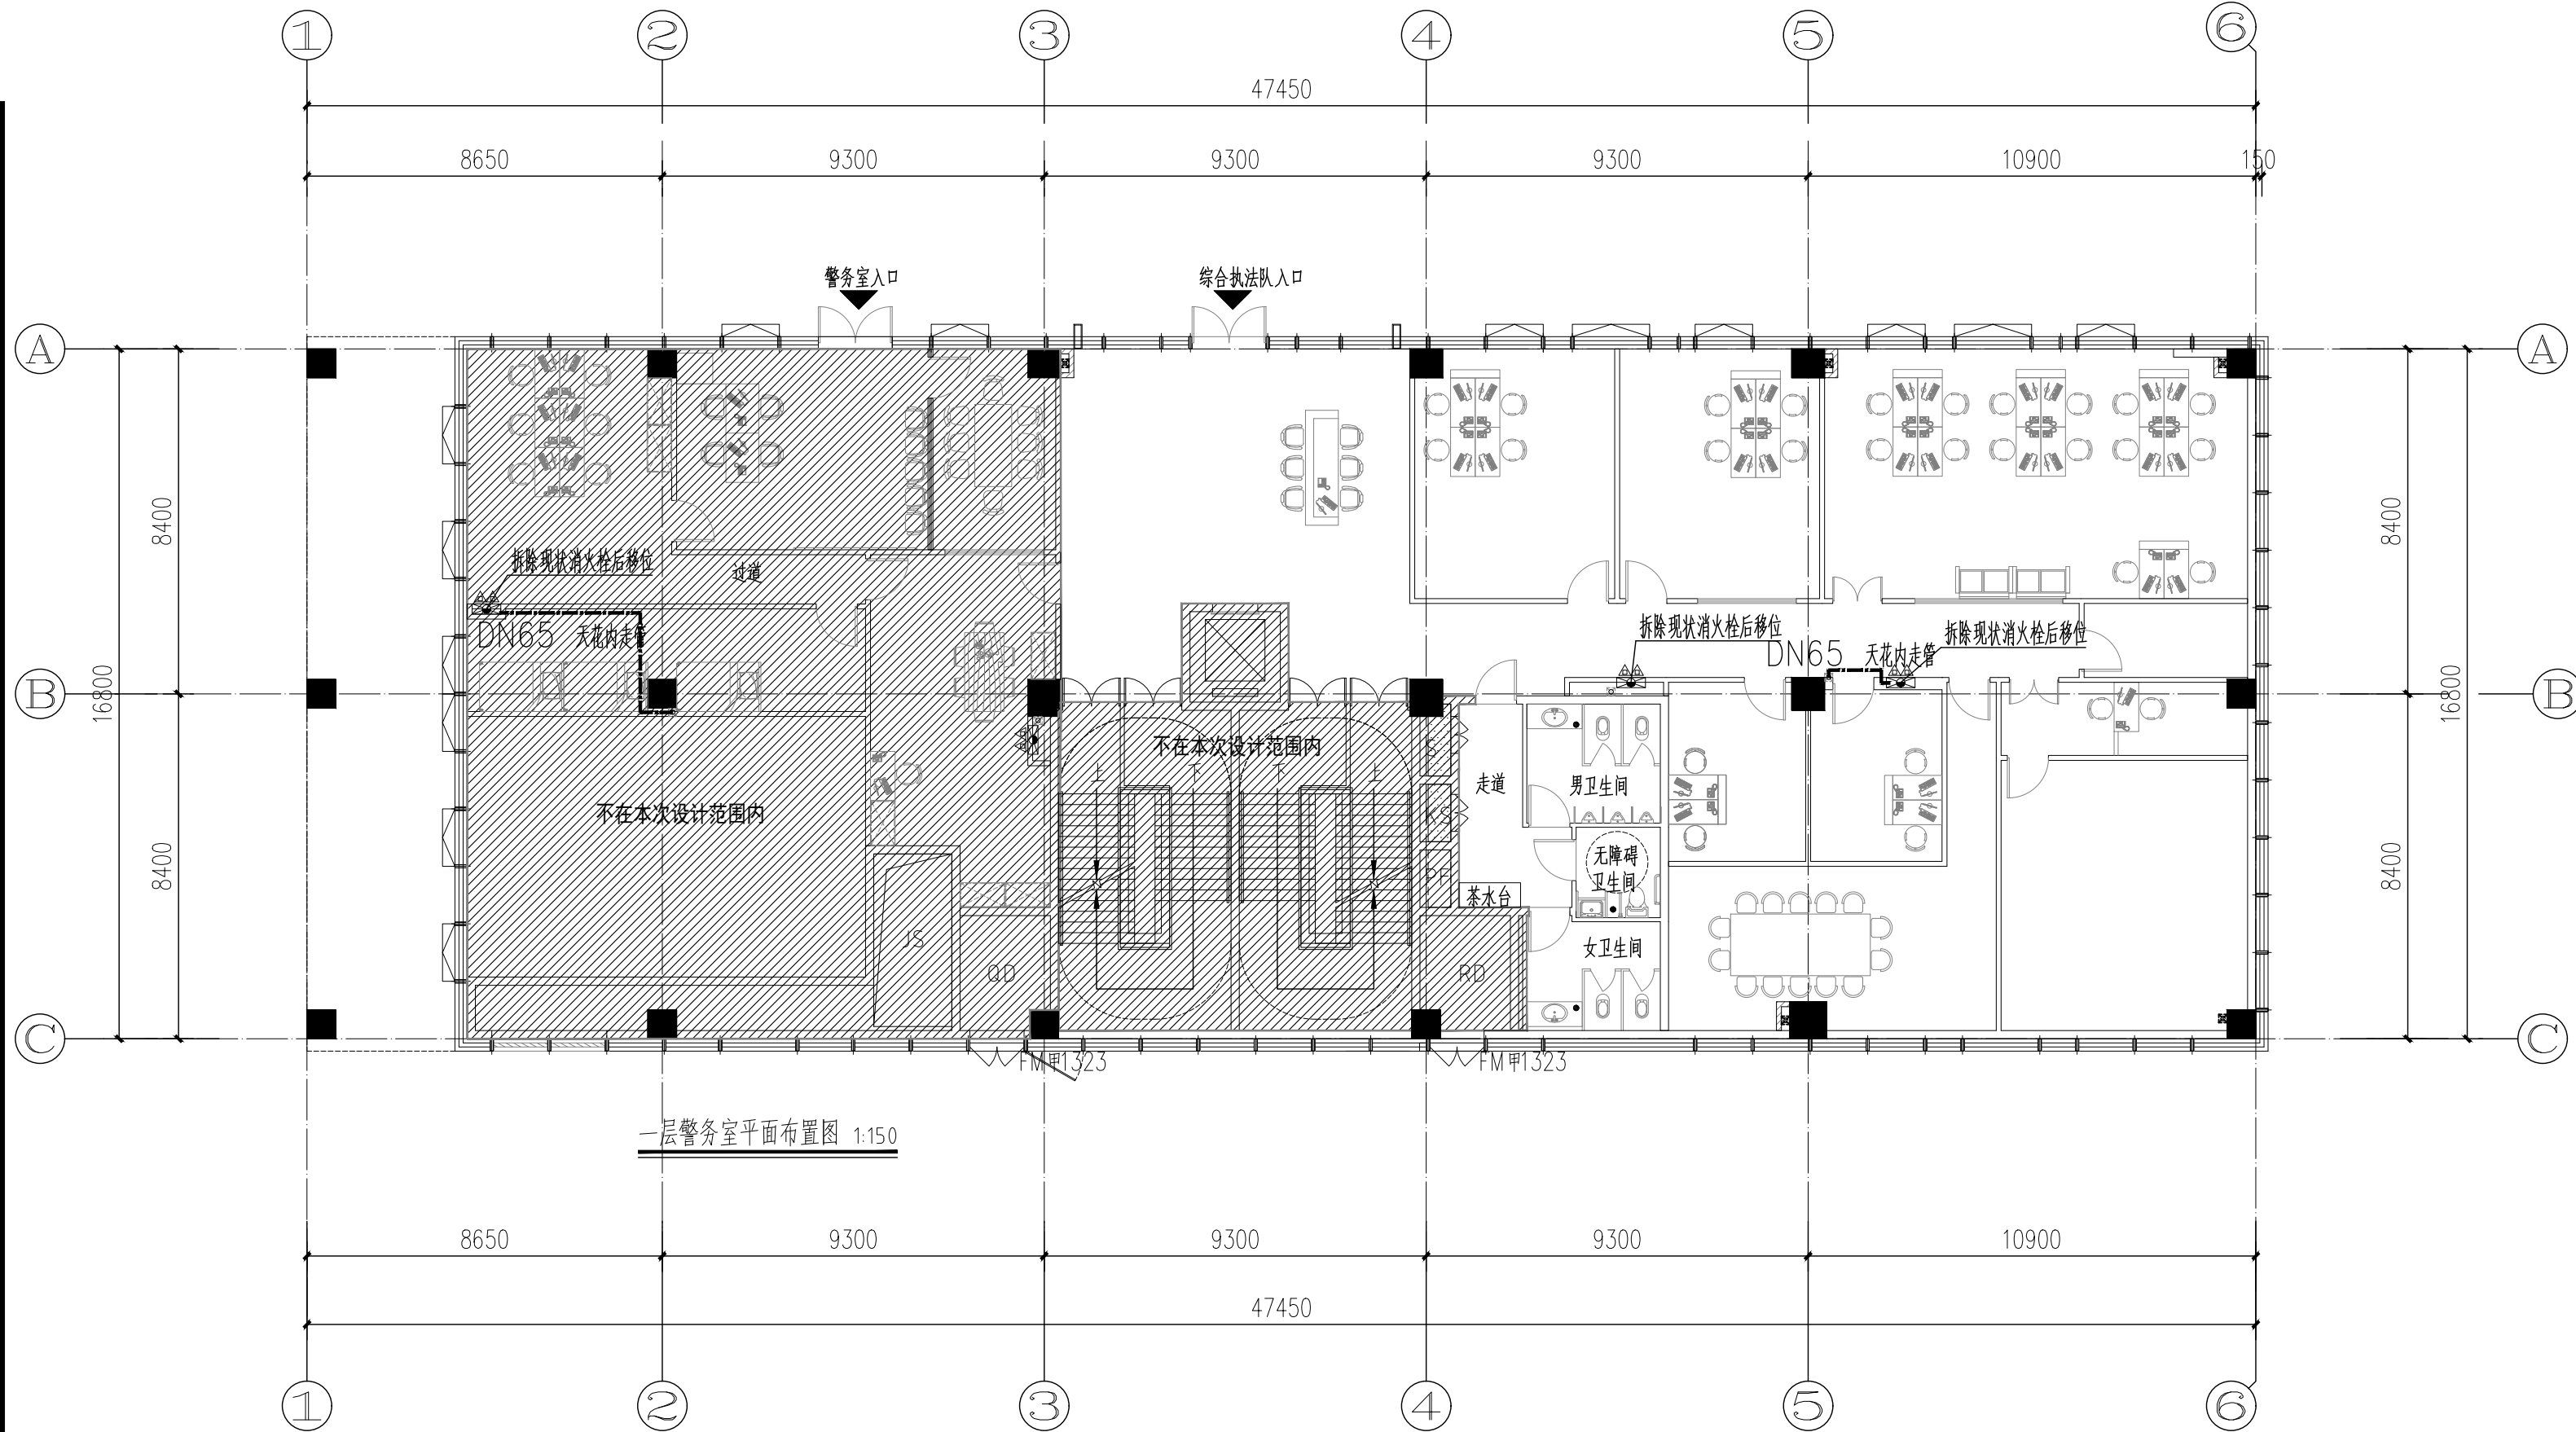

一层警务室平面布置图 1:150

一层给排水平面布置图 1:150

本层面积: 479.8m²;总面积1382.02m².
其中警务室: 126.56m²;综合执法: 353.24m².

现状消火栓移位
新建消防管


	管材	连接
室内消防水 (DN<50)	内外壁热镀锌钢管	丝扣连接
室内消防水 (DN>50)	内外壁热镀锌钢管	卡箍连接



请核实项目二维码信息
www.zwl-ad.com


建设单位	DEVELOPER
广州市番禺区人民政府东环街道办事处	
项目名称	PROJECT
东环街综合行政执法队办公室装修工程	
子项目名称	SUB PRO.
图纸名称	DRAWING TITLE
一层给排水平面布置图	

项目代号 PROJECT NO.	JZ-26-08		
图别 STATUS	水施	版次 REVISION	第1.0版
图号 DRAWING No.	SS-09	日期 DATE	2026.03
审定 CHECK BY	覃克猛	审核 EXAM BY	李丽
项目负责人 CHIEF DESIGNER	杨荣生	校对 CHECK BY	刘仲东
专业负责人 PRO. ENG BY	李丽	设计 DESIGN BY	黄熠镭

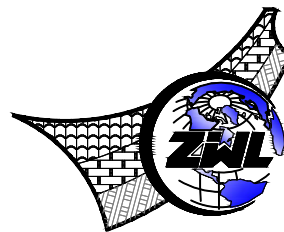

中物聯規劃設計研究院
有限公司
CHINA SUPPLY & LOGISTICS
PLANNING & ARCHITECTURAL
DESIGN & RESEARCH INSTITUTE LTD

建筑行业甲级资质 证书编号: A145006752
城乡规划甲级资质 证书编号: 自资规甲字21450400
工程咨询甲级资质 证书编号: 甲252021011160
土地规划乙级资质 证书编号: 201402
工程勘察专业乙级资质 证书编号: B245006759
市政(给水工程、排水工程、道路工程、桥梁)专业乙级资质
环境工程(水污染防治工程)专项乙级
农林行业(兽医/畜牧工程)专业乙级
公路行业(公路)专业丙级资质 水利行业(河道整治)专业丙级
风景园林专项乙级资质 证书编号: A245006759

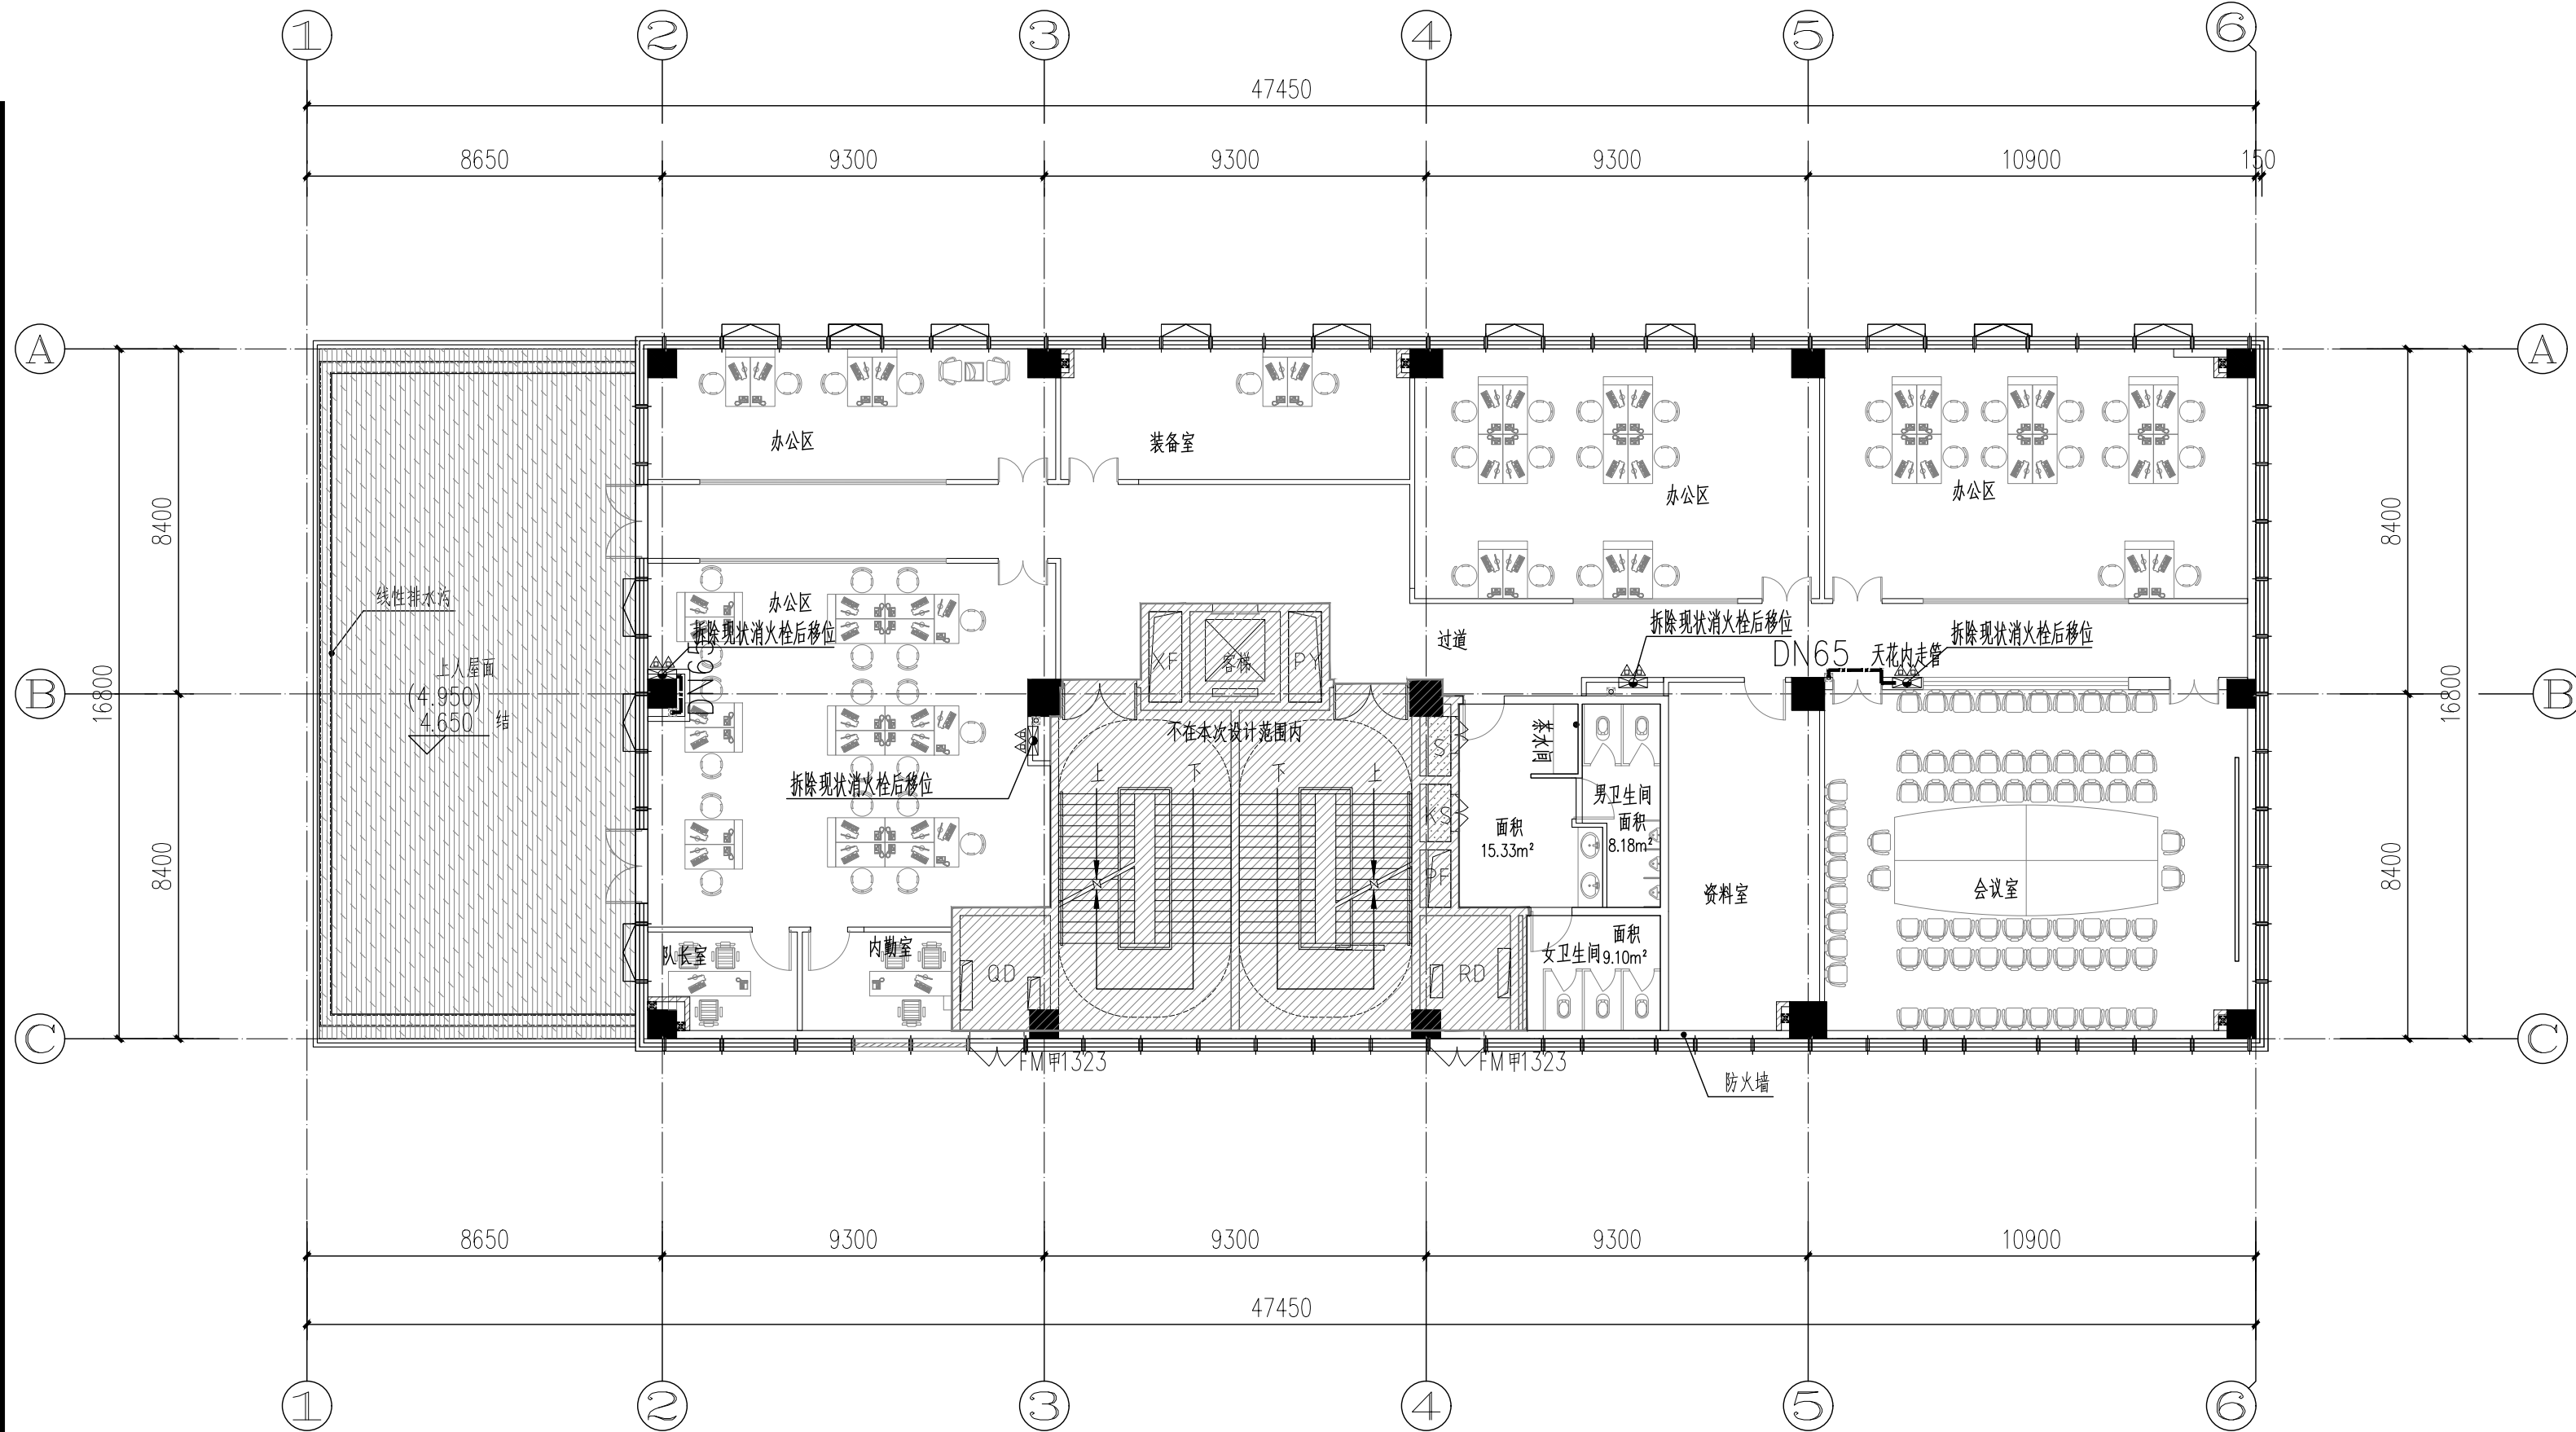

二层给排水平面布置图 1:150

本层建筑面积: 499.47m², 总面积1382.02m²。

现状消火栓移位
新建消防管

	管径	连接
室内消防水 (DN<50)	室外埋地镀锌钢管	丝扣连接
室内消防水 (DN>50)	室外埋地镀锌钢管	卡箍连接




请核实项目二维码信息
www.zwl-ad.com

建设单位 DEVELOPER
广州市番禺区人民政府东环街道办事处
项目名称 PROJECT
东环街综合行政执法队办公室装修工程
子项目名称 SUB PRO.
图纸名称 DRAWING TITLE
二层给排水平面布置图

项目代号 PROJECT NO.	JZ-26-08		
图别 STATUS	水施	版次 REVISION	第1.0版
图号 DRAWING No.	SS-10	日期 DATE	2026.03
审定 CHECK BY	覃克猛	[Signature]	
审核 EXAM BY	李丽	[Signature]	
项目负责人 CHIEF DESIGNER	杨荣生	[Signature]	
专业负责人 PRO. ENG BY	李丽	[Signature]	
校对 CHECK BY	刘仲东	[Signature]	
设计 DESIGN BY	黄熠镭	[Signature]	


莲花大道

莲花大道

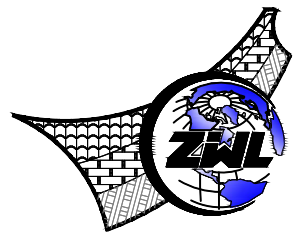

中物聯規劃設計研究院
有限公司
CHINA SUPPLY & LOGISTICS
PLANNING & ARCHITECTURAL
DESIGN & RESEARCH INSTITUTE LTD

建筑行业甲级资质 证书编号: A145006752
城乡规划甲级资质 证书编号: 自资规甲字21450400
工程咨询甲级资质 证书编号: 甲252021011160
土地规划乙级资质 证书编号: 201402
工程勘察专业乙级资质 证书编号: B245006759
市政(给水工程、排水工程、道路工程、桥梁)专业乙级资质
环境工程(水污染防治工程)专项乙级
农林行业(兽医/畜牧工程)专业乙级
公路行业(公路)专业丙级资质 水利行业(河道整治)专业丙级
风景园林专项乙级资质 证书编号: A245006759

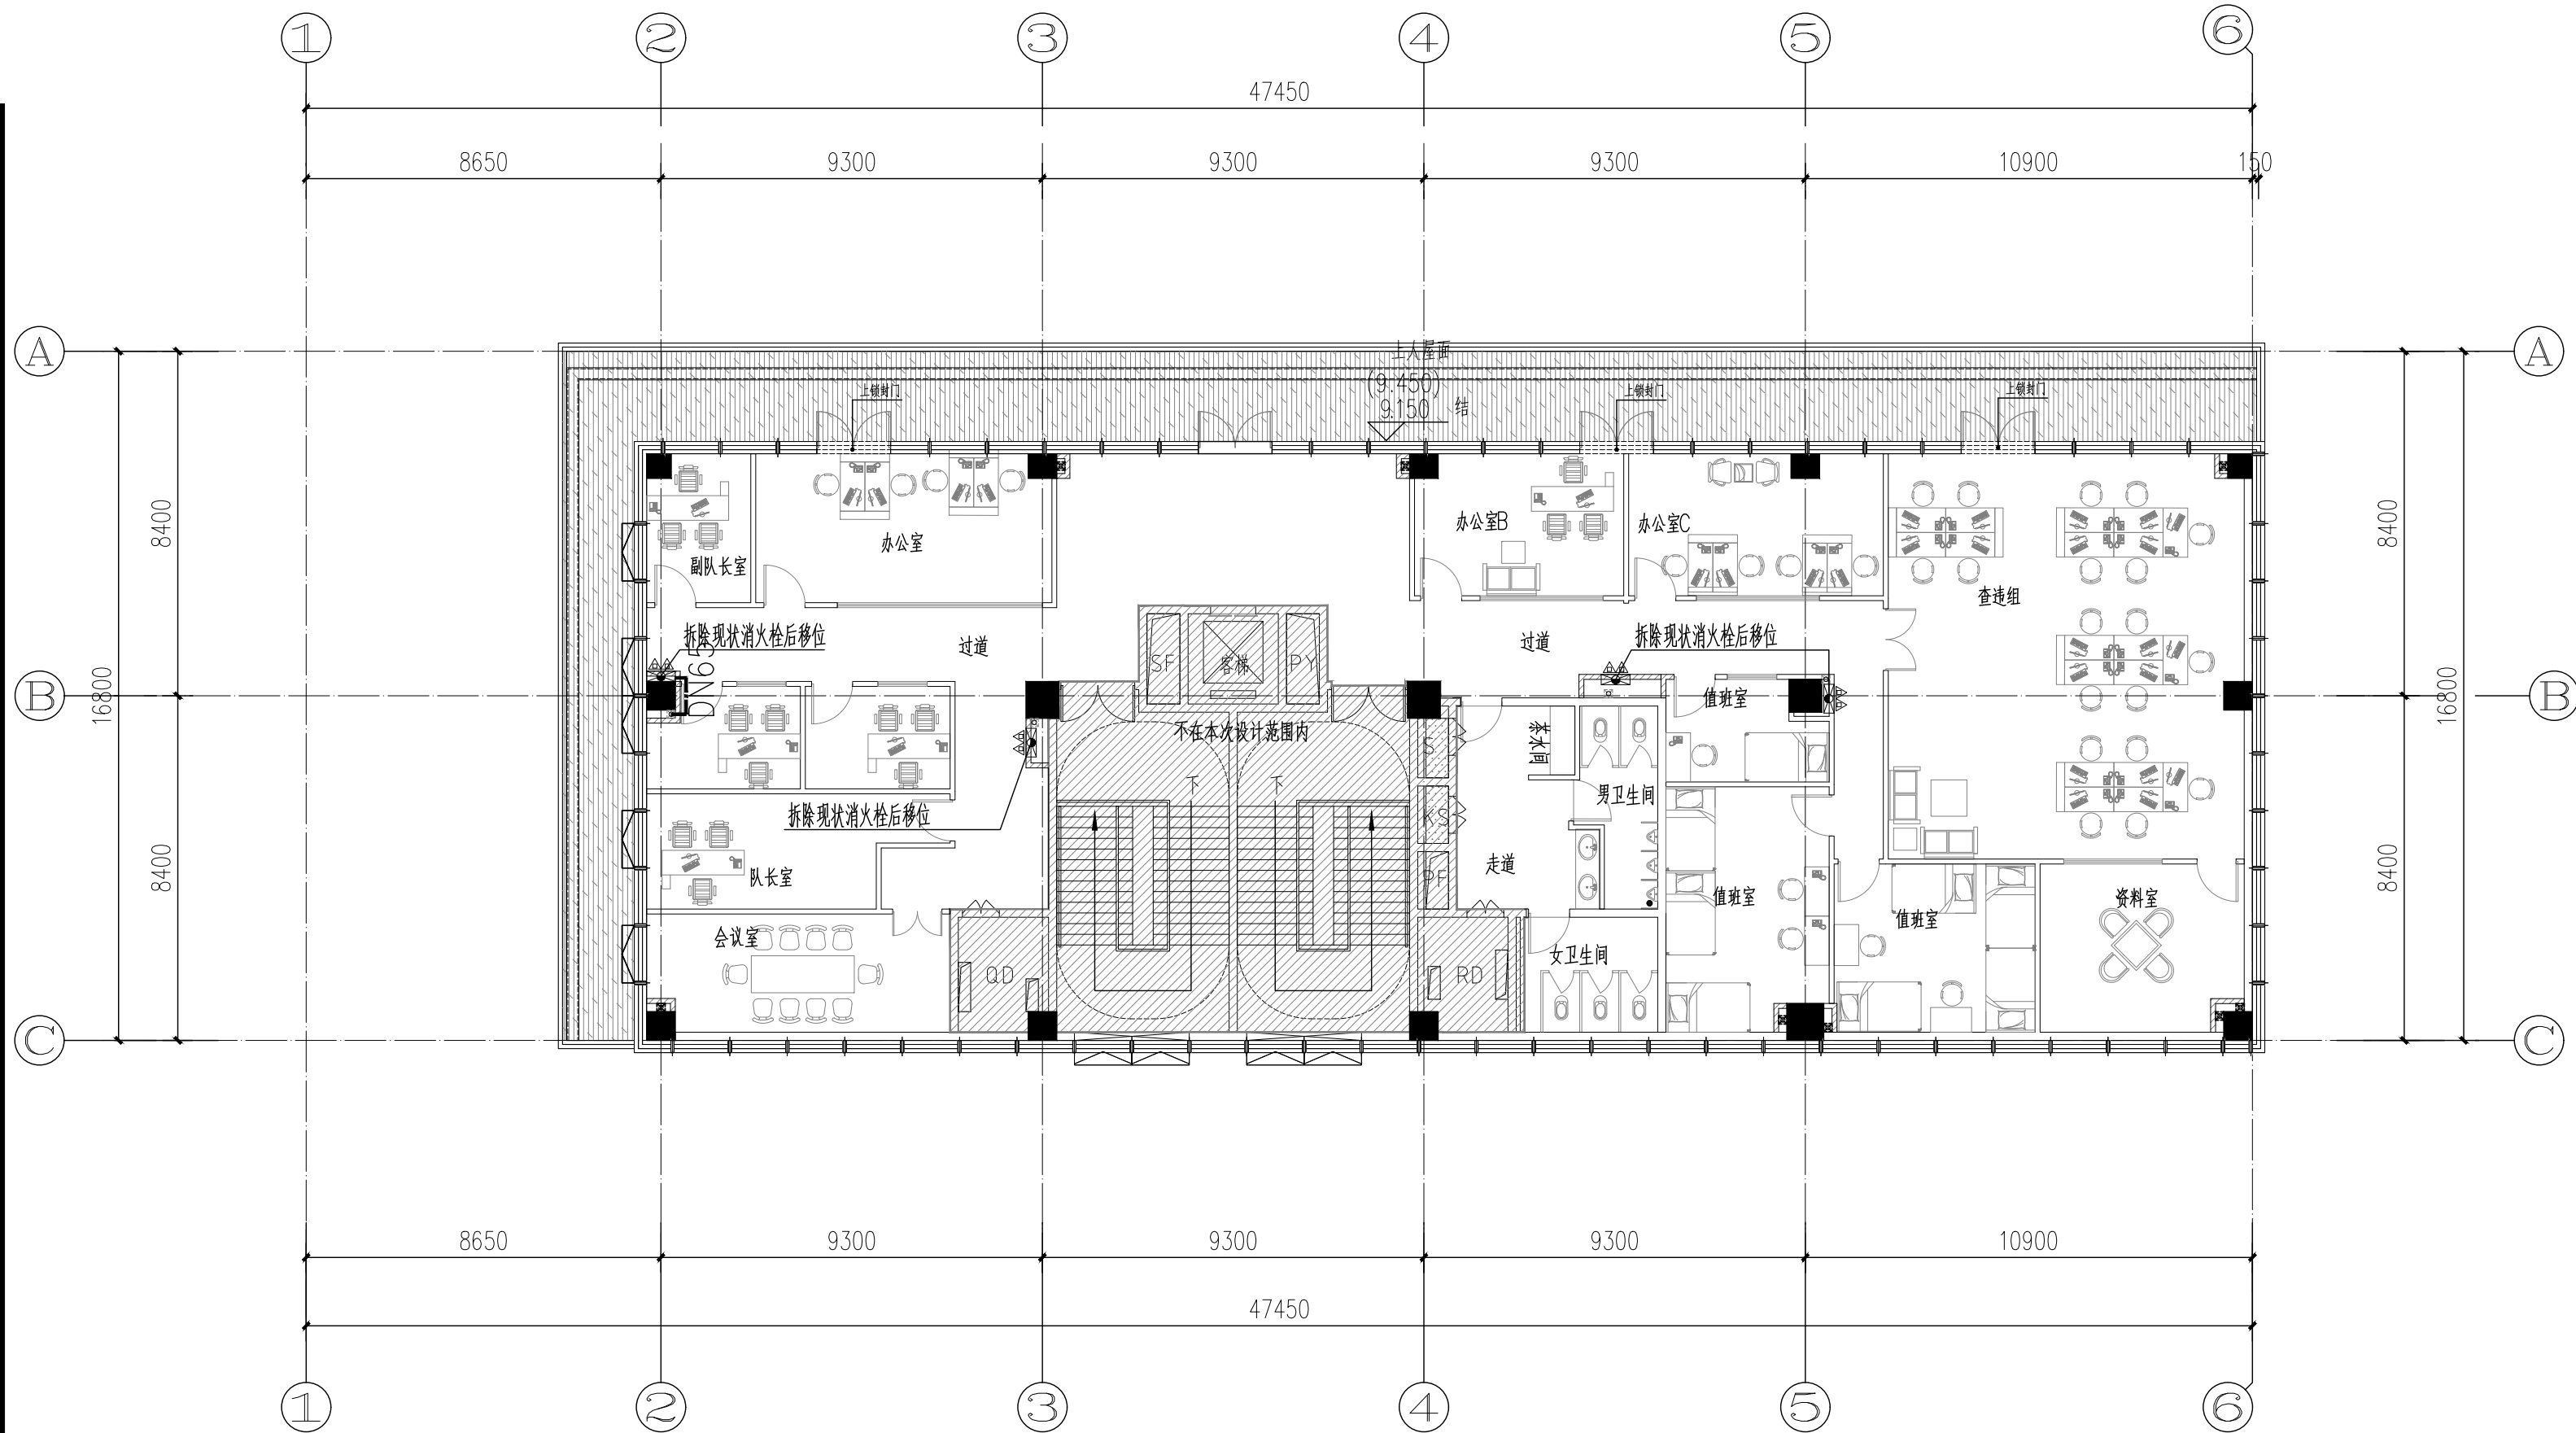

三层给排水平面布置图 1:150

本层建筑面积: 402.75m²; 总面积1382.02m²。

现状消火栓移位
新建消防管

	管径	连接
室内消火栓 (DN<50)	室外埋地镀锌钢管	丝扣连接
室内消火栓 (DN>50)	室外埋地镀锌钢管	卡箍连接



请核实项目二维码信息
www.zwl-ad.com

建设单位 DEVELOPER
广州市番禺区人民政府东环街道办事处
项目名称 PROJECT
东环街综合行政执法队办公室装修工程
子项目名称 SUB PRO.


图纸名称 DRAWING TITLE
三层给排水平面布置图

项目代号 PROJECT NO.	JZ-26-08		
图别 STATUS	水施	版次 REVISION	第1.0版
图号 DRAWING No.	SS-11	日期 DATE	2026.03


审定 CHECK BY	覃克猛	审核 EXAM BY	李丽
项目负责人 CHIEF DESIGNER	杨荣生	校对 CHECK BY	刘仲东
专业负责人 PRO. ENG BY	李丽	设计 DESIGN BY	黄熠镭

电气	暖通
给排水	结构
暖通	电气
给排水	结构
暖通	电气
给排水	结构
暖通	电气
给排水	结构
暖通	电气
给排水	结构


G	
F	
E	
D	
C	
B	
A	

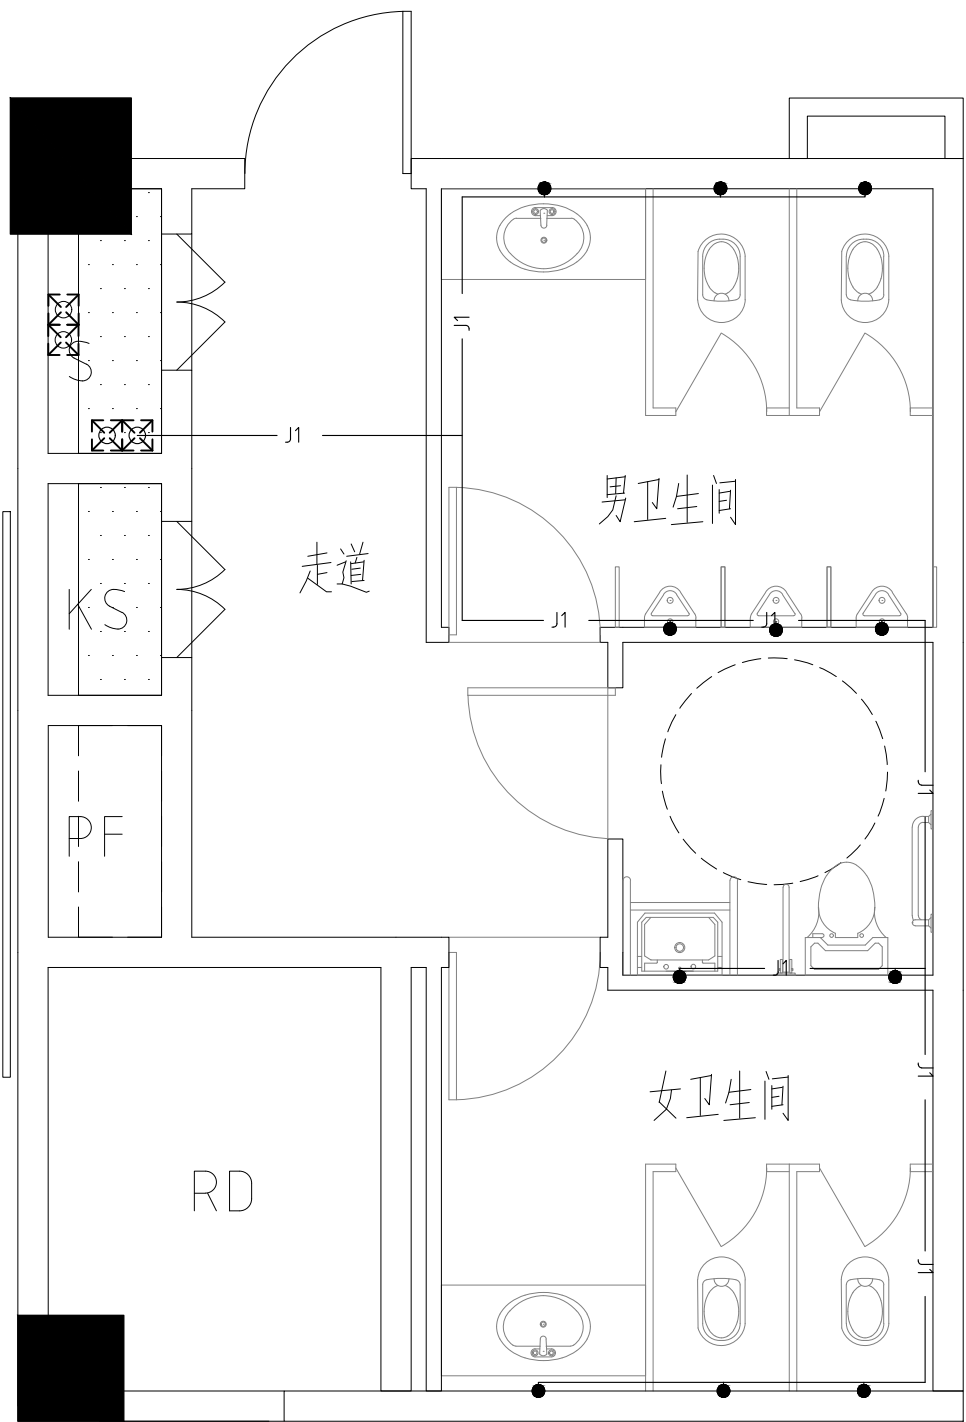


卫卫生间给水平面图 1:50

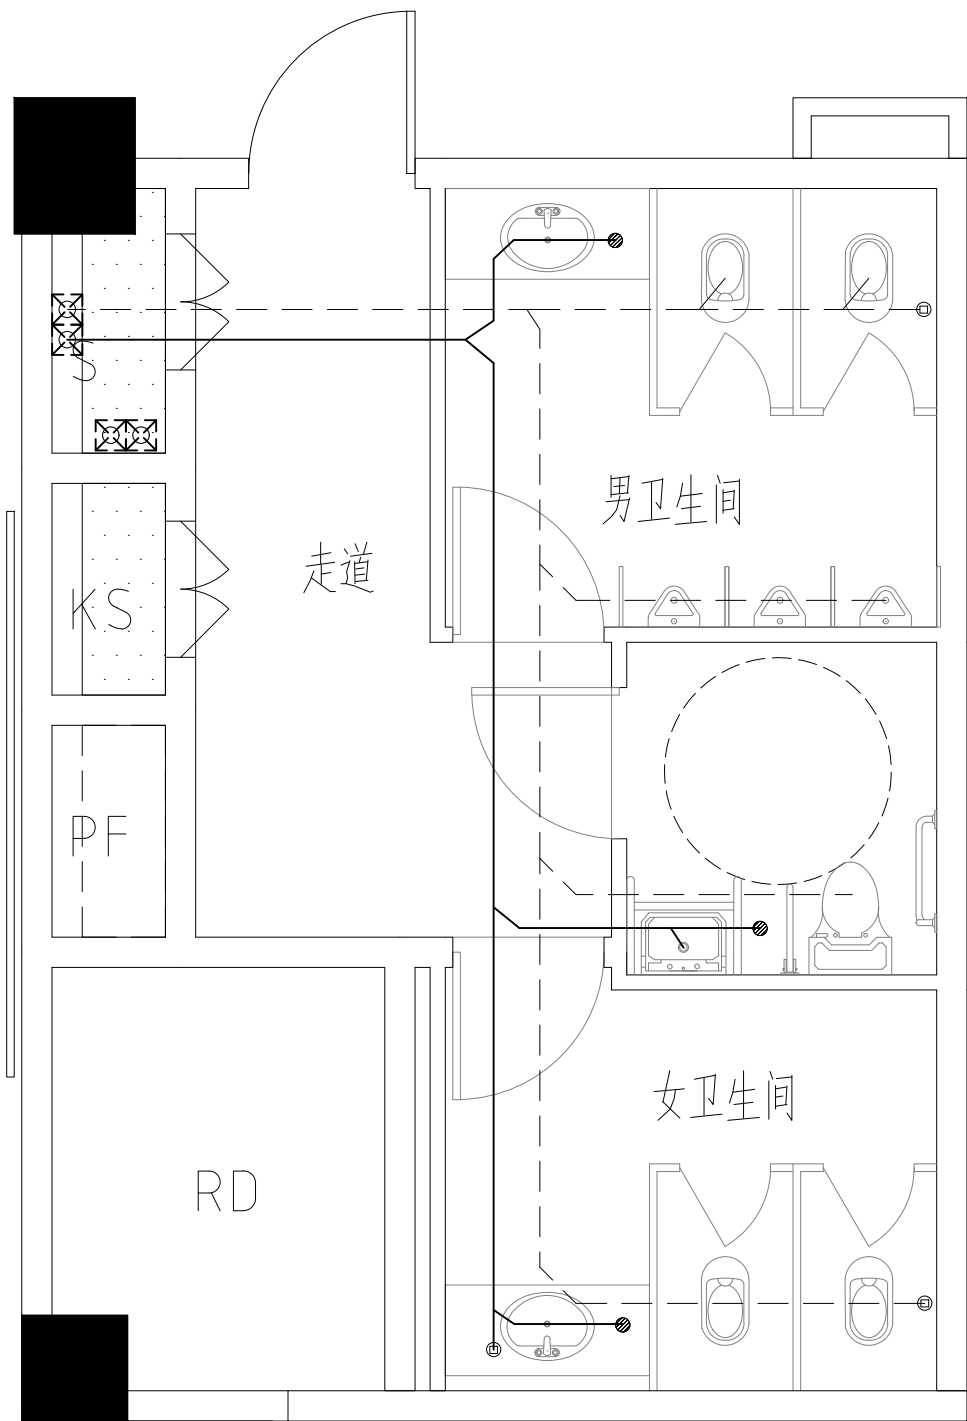


卫卫生间排水平面图 1:50

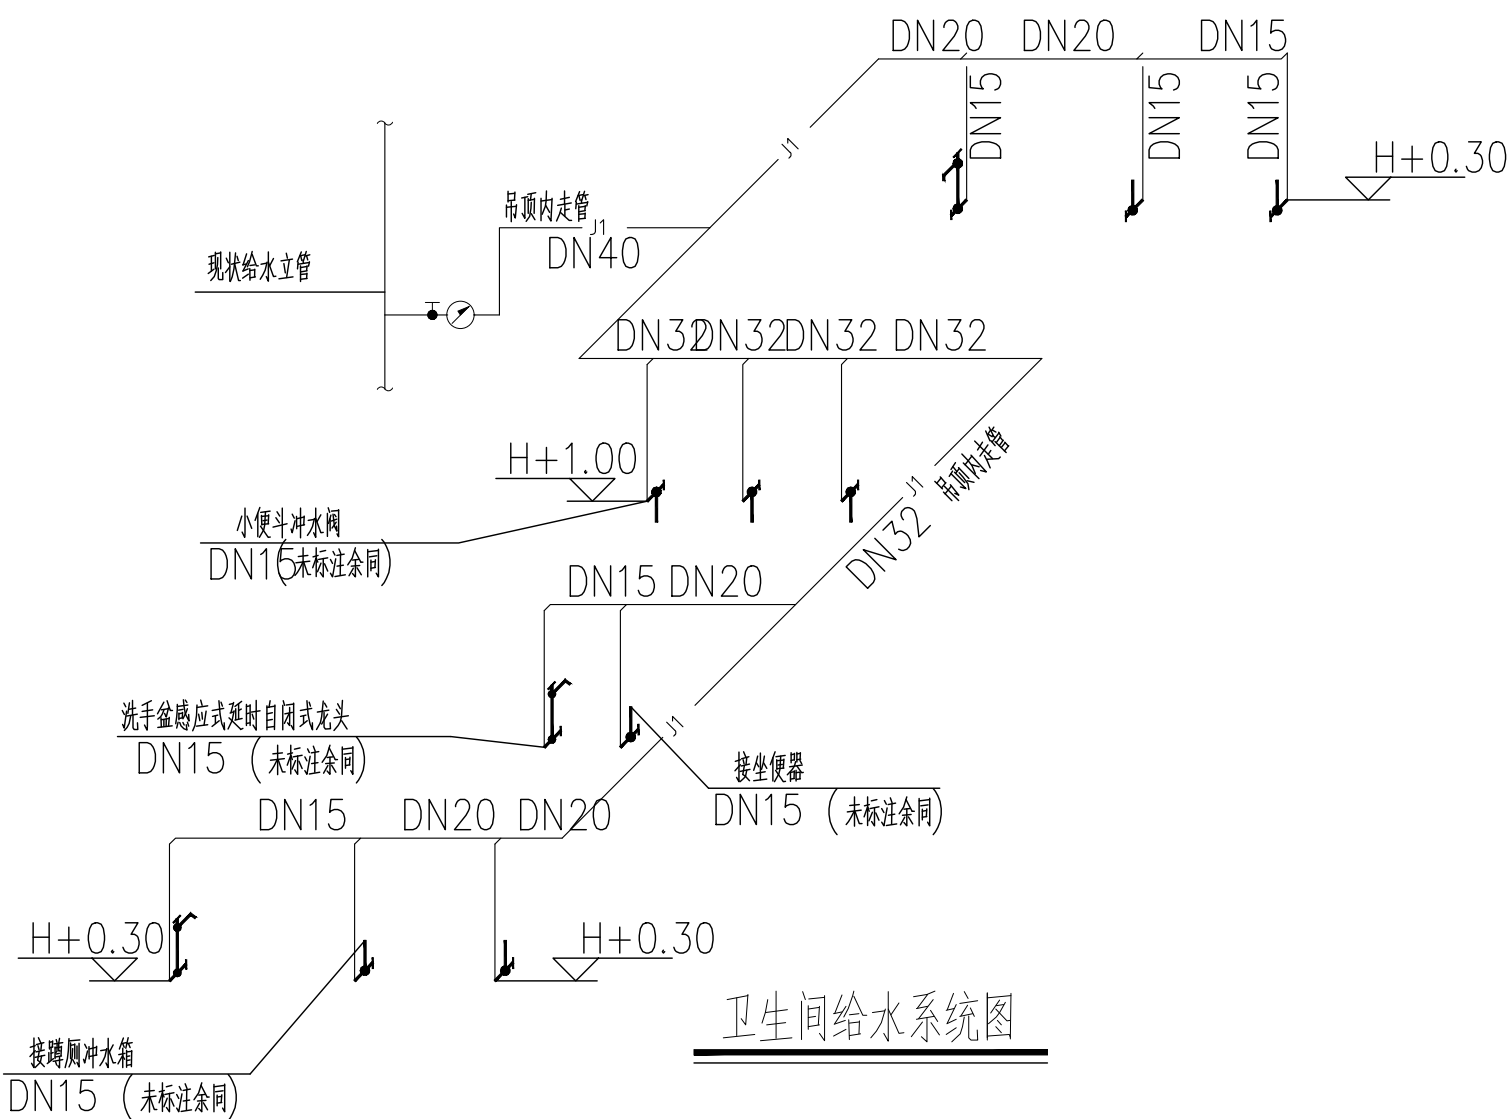

卫卫生间给水系统图

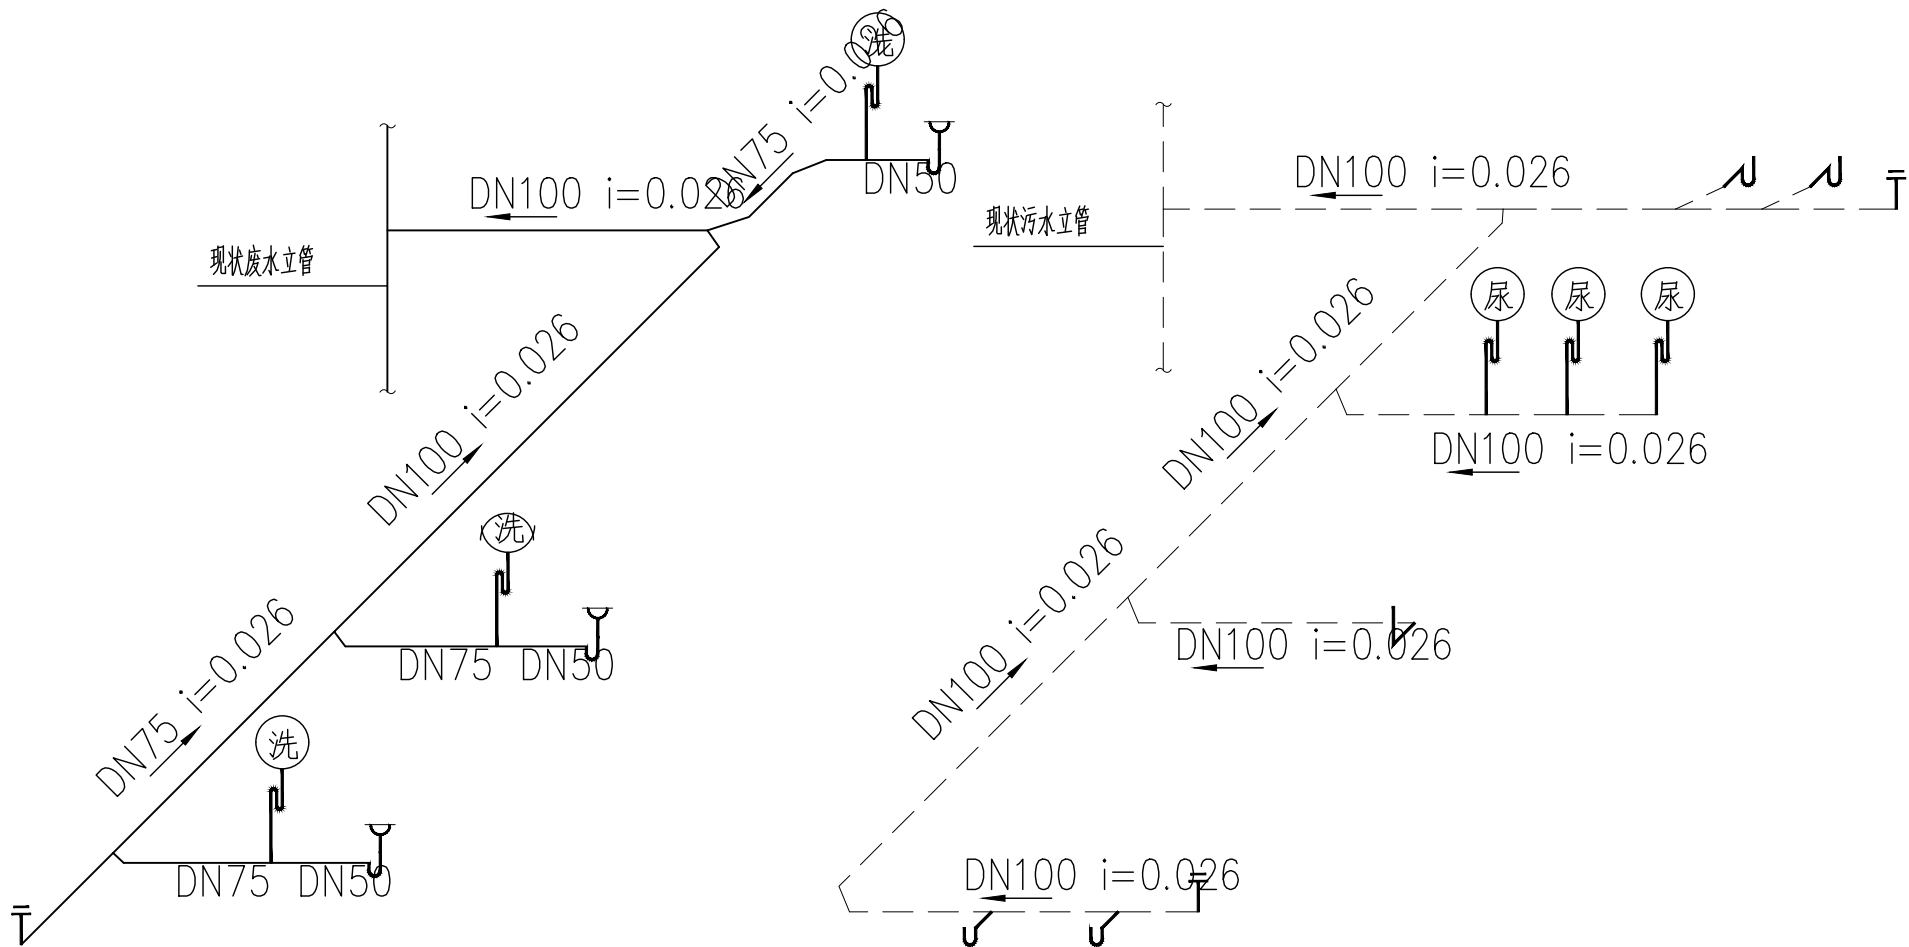

卫卫生间排水系统图

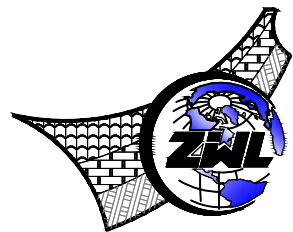

中物联规划设计研究院
有限公司
CHINA SUPPLY & LOGISTICS
PLANNING & ARCHITECTURAL
DESIGN & RESEARCH INSTITUTE LTD

建筑行业甲级资质	证书编号: A145006752
城乡规划甲级资质	证书编号: 自资规甲字21450400
工程咨询甲级资质	证书编号: 甲252021011160
土地规划乙级资质	证书编号: 201402
工程勘察专业乙级资质	证书编号: B245006759
市政(给水工程、排水工程、道路工程、桥梁)专业乙级资质	
环境工程(水污染防治工程)专项乙级	
农林行业(兽医/畜牧工程)专业乙级	
公路行业(公路)专业丙级资质	水利行业(河道整治)专业丙级
风景园林专项乙级资质	证书编号: A245006759



请核实项目二维码信息
www.zwl-ad.com


建设单位	DEVELOPER
广州市番禺区人民政府东环街道办事处	
项目名称	PROJECT
东环街综合行政执法队办公室装修工程	
子项目名称	SUB PRO.

图纸名称 DRAWING TITLE


卫卫生间给排水大样图一

项目代号 PROJECT NO.	JZ-26-08		
图别 STATUS	水施	版次 REVISION	第1.0版
图号 DRAWING No.	SS-12	日期 DATE	2026.03
审定 CHECK BY	覃克猛	审核 EXAM BY	李丽
项目负责 CHIEF DESIGNER	杨荣生	校对 CHECK BY	刘仲东
专业负责 PRO. ENG BY	李丽	设计 DESIGN BY	黄熠镭




暖通	H	给排水		建筑
----	---	-----	--	----

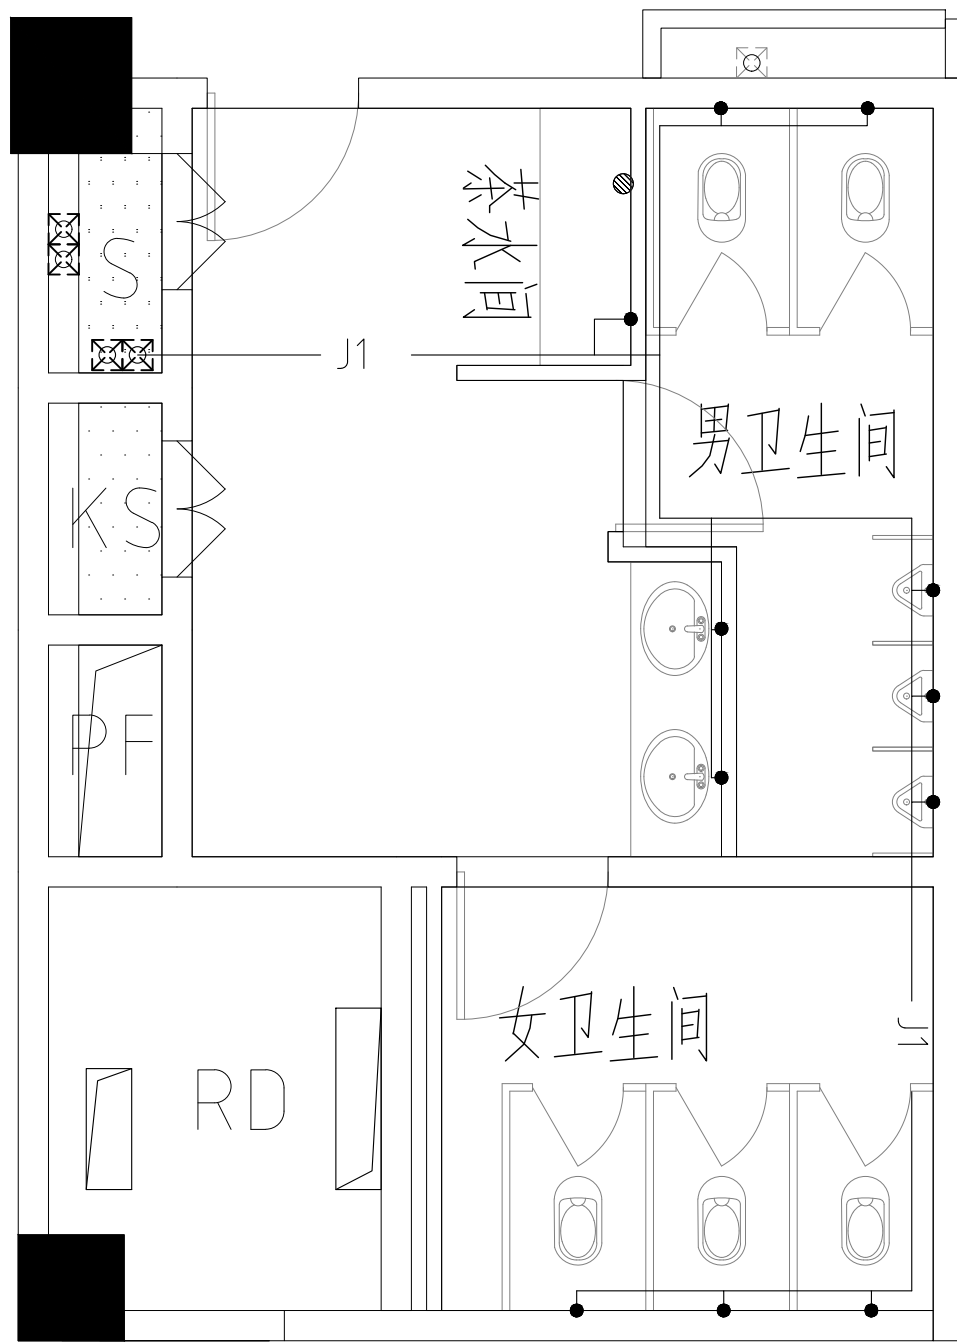

卫生间给水平面图 1:50

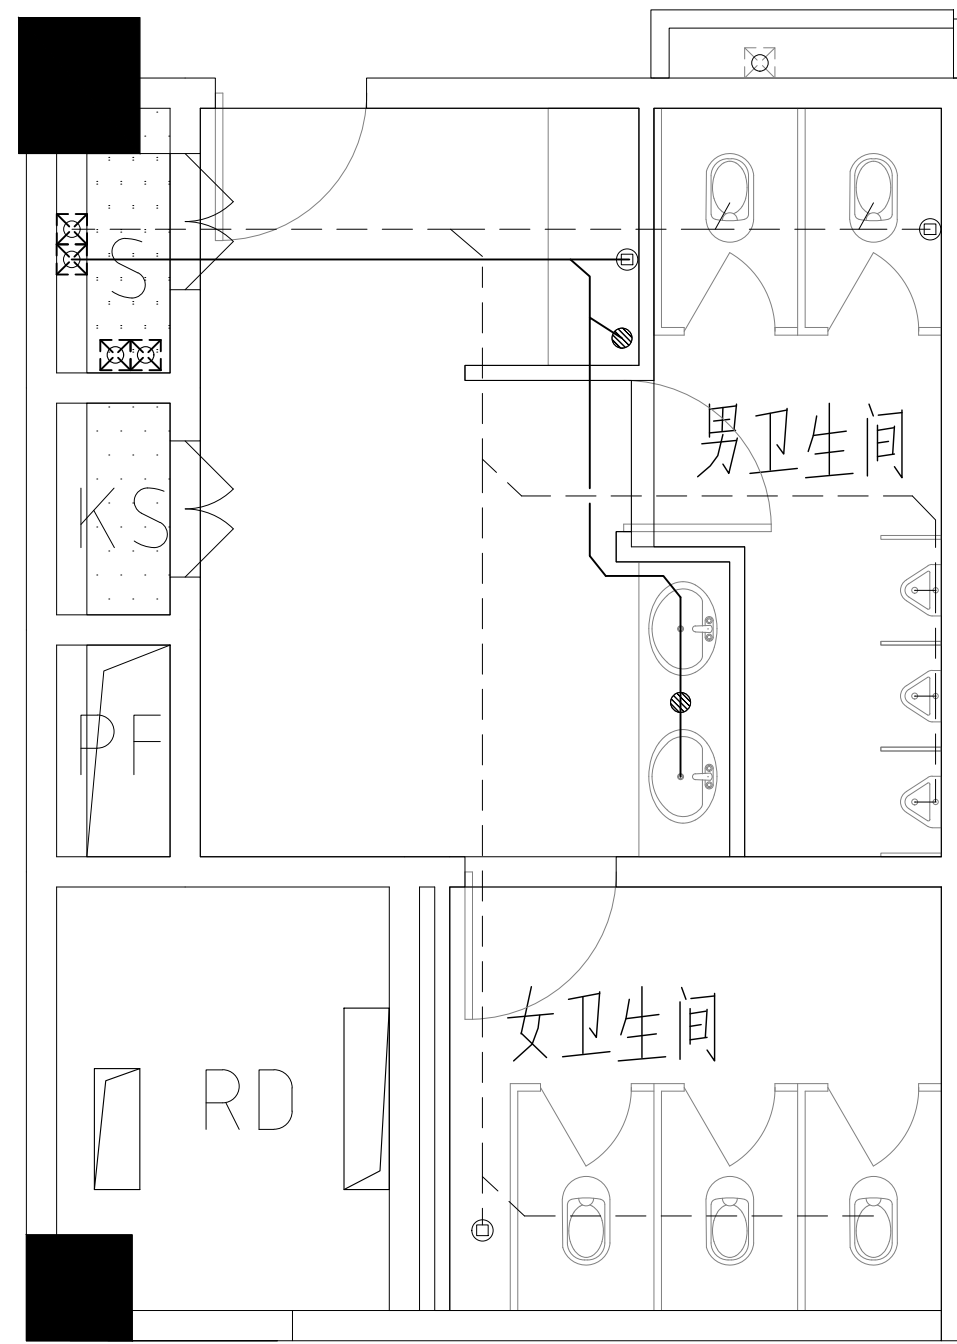

卫生间排水平面图 1:50

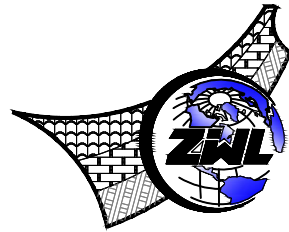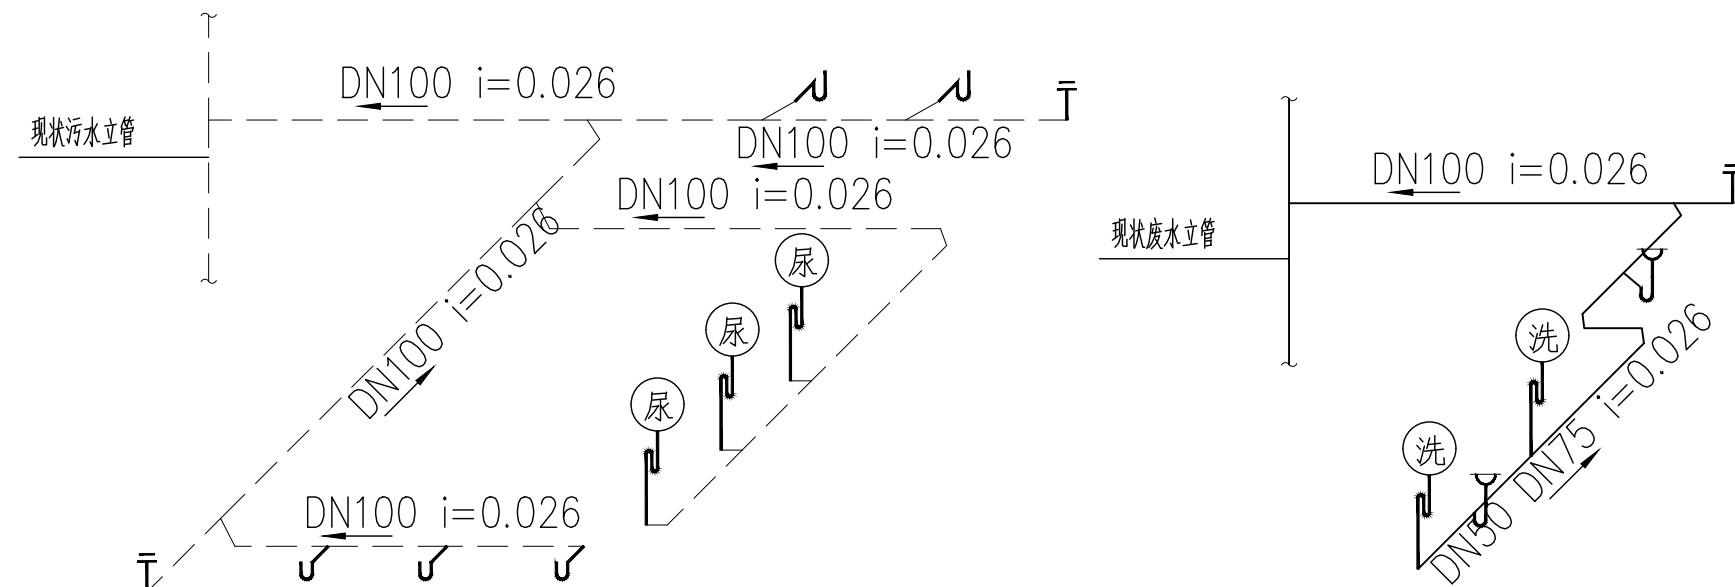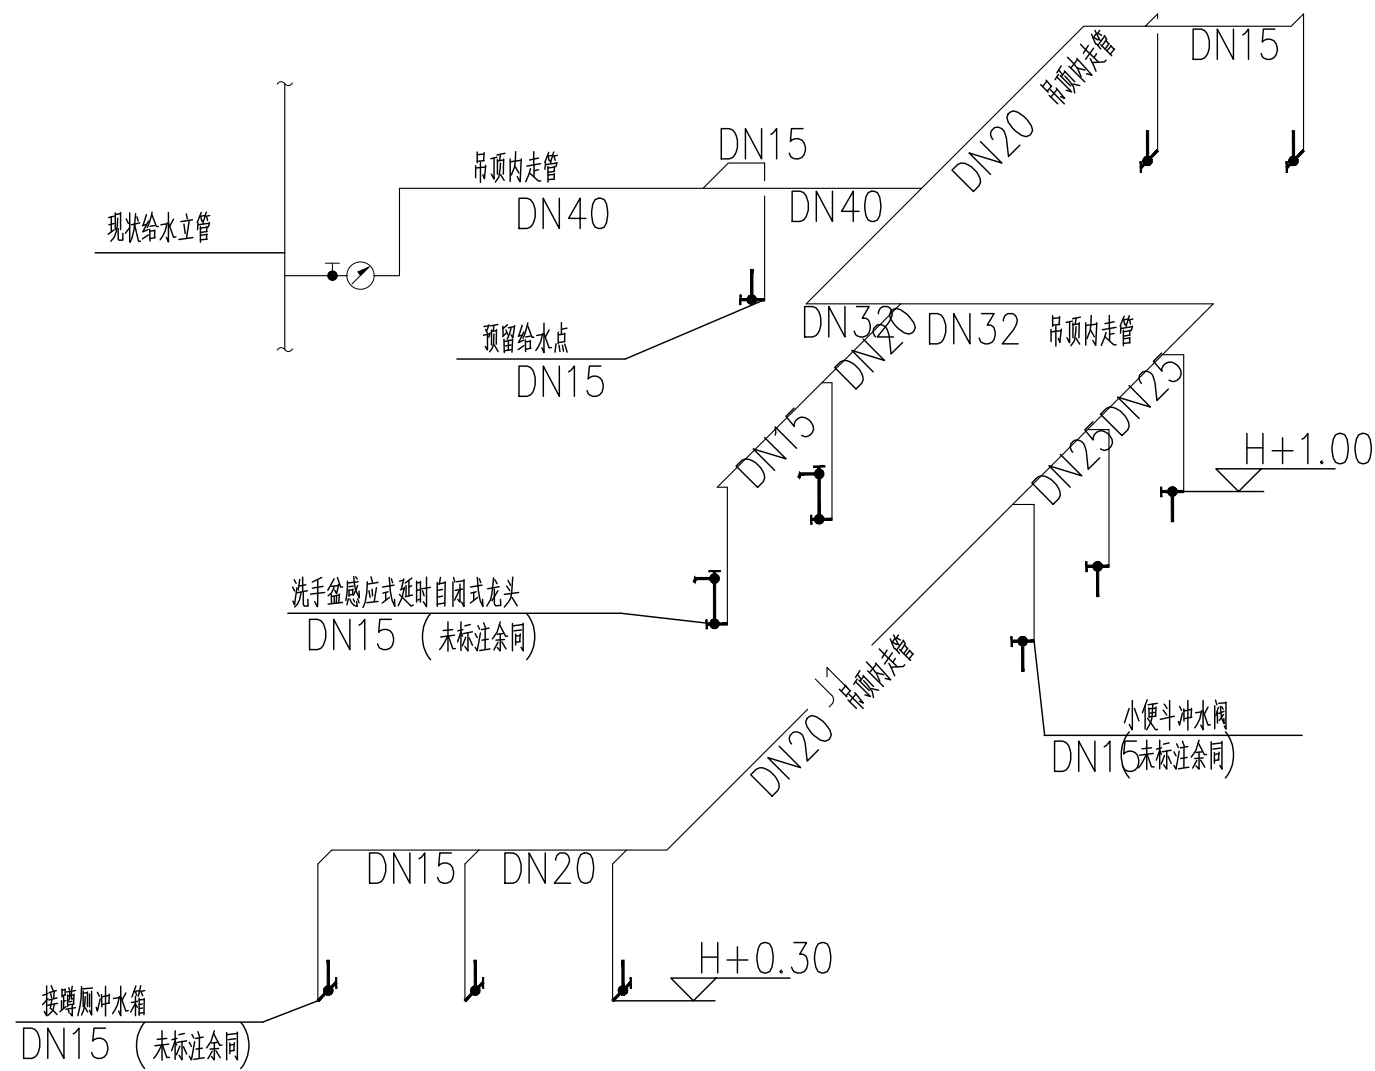

**中物聯規劃設計研究院
有限公司**
CHINA SUPPLY & LOGISTICS
PLANNING & ARCHITECTURAL
DESIGN & RESEARCH INSTITUTE LTD

建筑行业甲级资质	证书编号: A14500675
城乡规划甲级资质	证书编号: 自资规甲字21450404
工程咨询甲级资质	证书编号: 甲252021011166
土地规划乙级资质	证书编号: 2014040
工程勘察专业乙级资质	证书编号: B24500675
市政(给水工程、排水工程、道路工程、桥梁)专业乙级资质	
环境工程(水污染防治工程)专业乙级资质	
农林行业(畜牧/畜牧工程)专业乙级资质	
公路行业(公路)专业丙级资质	水利行业(河道整治)专业丙级资质
风景园林专业乙级资质	证书编号: A24500675



请核实项目二维码信息
www.zwl-ad.com

建设单位		DEVELOPER	
广州市番禺区人民政府东环街道办事处			
项目名称		PROJECT	
东环街综合行政执法队办公室装修工程			
子项目名称		SUB PRO.	
图纸名称		DRAWING TITLE	
卫生间给排水大样图二			
项目代号 PROJECT NO.		JZ-26-08	
图 说 图 号 DRAWING No.		水施	版次 REVISION
		SS-13	日期 DATE
审 定 CHECK BY		覃克猛	第1.0版
审 核 EXAM BY		李 丽	
项目负责人 CHIEF DESIGNER		杨荣生	
专业负责人 PRO. ENG BY		李 丽	
校 对 CHECK BY		刘仲东	
设 计 DESIGN BY		黄熠锺	