


首层气体灭火平面图 1:100

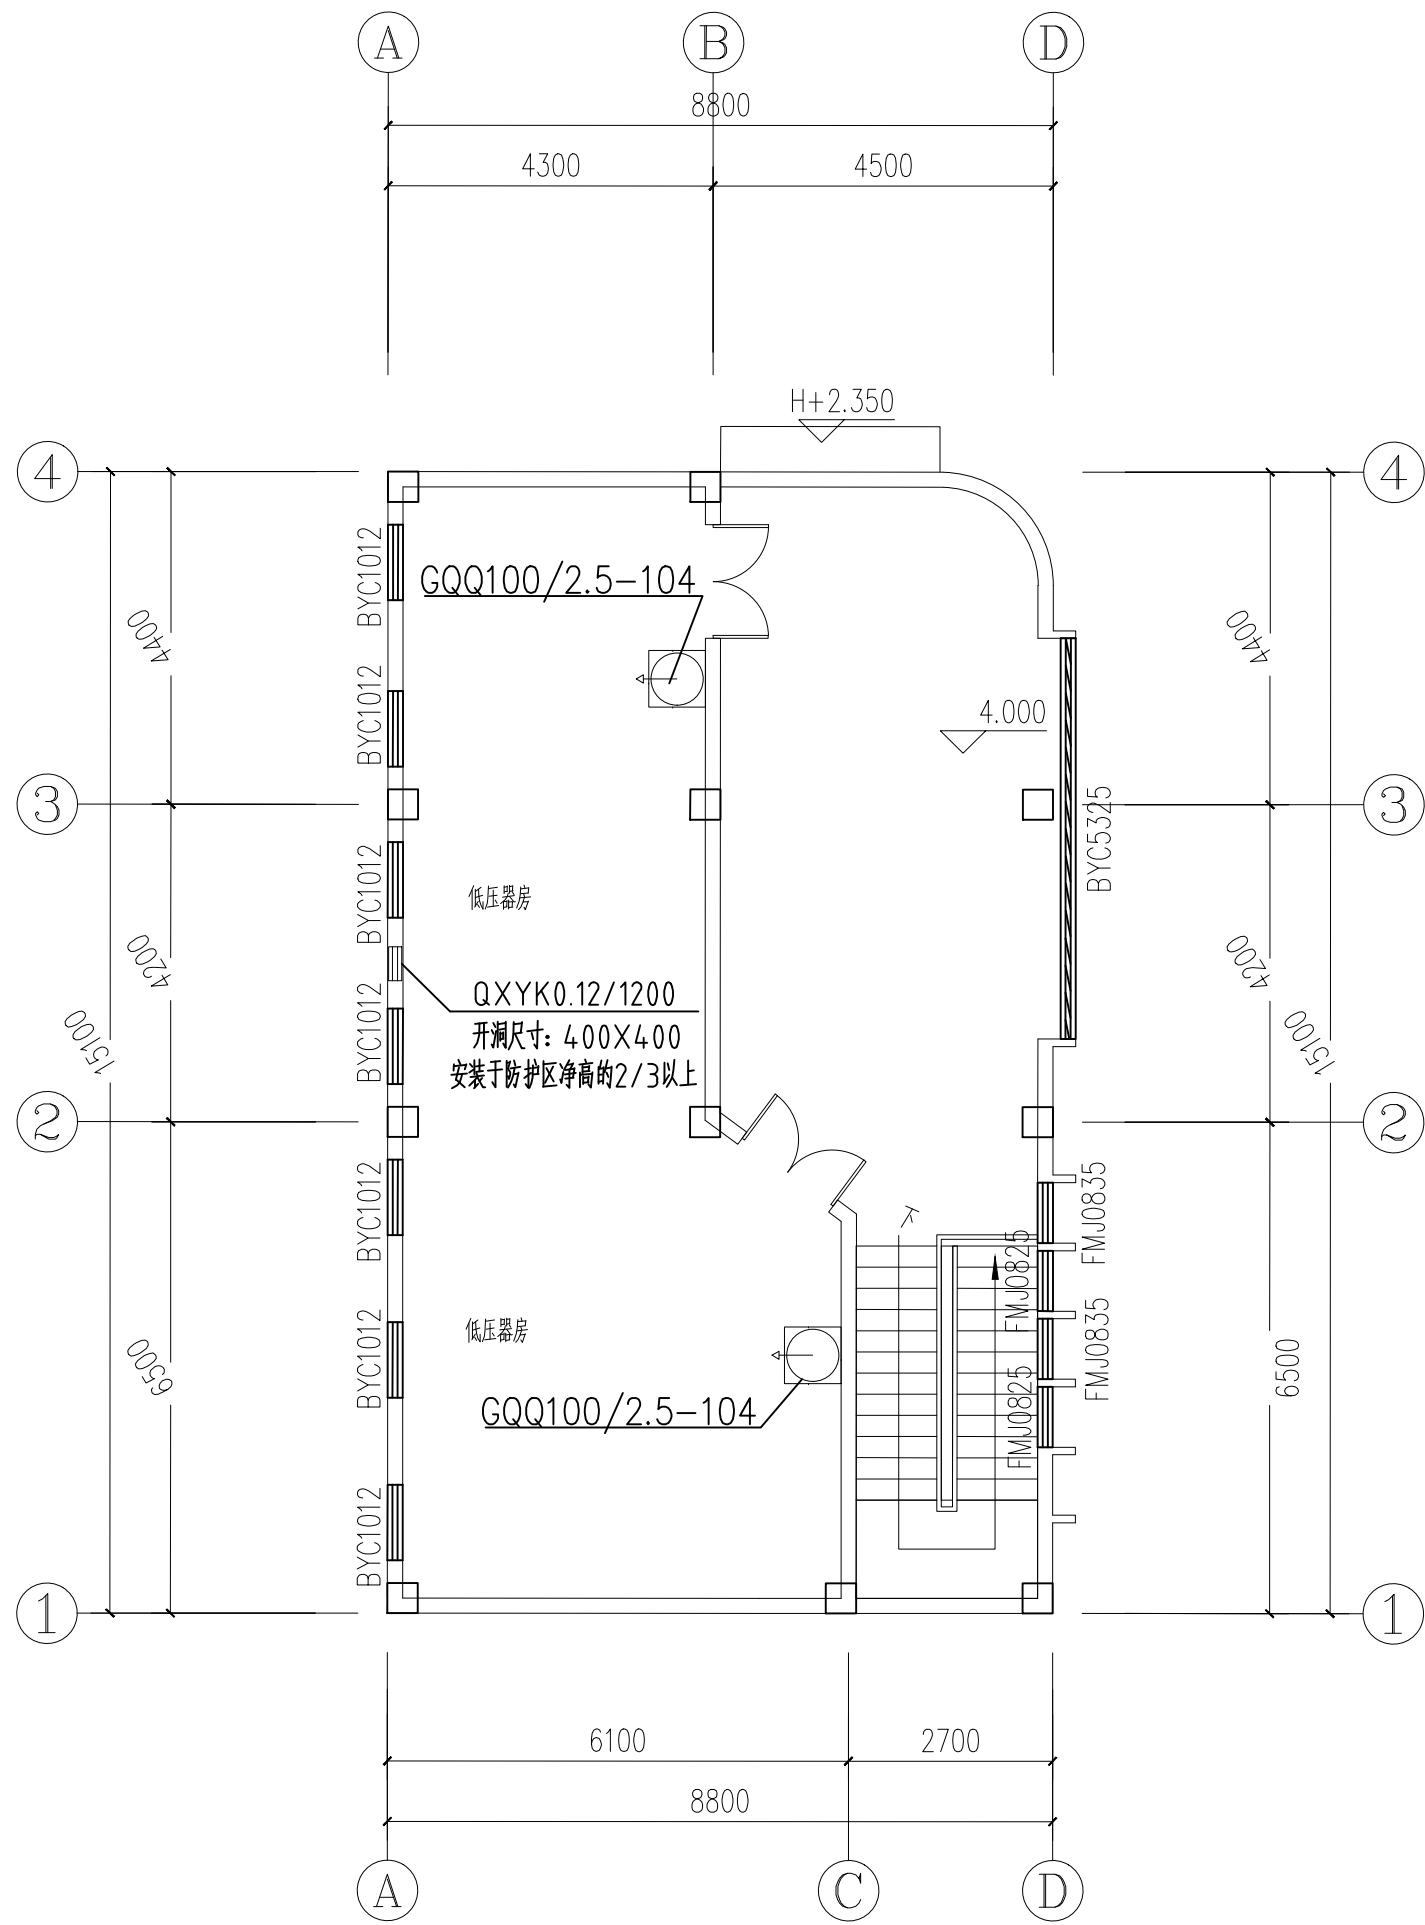

二层气体灭火平面图 1:100

图例

柜式储存装置 机械型泄压口

备注: 图中柜式储存装置摆放位置仅供参考, 具体位置根据现场而定!

序号	设备名称	型号规格	单位	数量
1	70L柜式灭火装置	GQQ70/2.5-51	套	2
2	100L柜式灭火装置	GQQ100/2.5-102	套	2
3	100L柜式灭火装置	GQQ100/2.5-103	套	1
4	灭火药剂	HFC-227ea	Kg	409
5	气体灭火机械型泄压口	QXYK0.12/1200	台	4

专业会签区 Countersignature of Disciplines			
总图 Plan			
建筑 Arch.			
结构 Stru.			
给排水 W.S.D.			
暖通 H.V.A.C.			
强电 Strong Elec.			
弱电 Weak Elec.			
人防 C.A.D.			
广东省建设工程勘察设计出图专用章			
单位名称: 广州市城市规划勘测设计研究院			
业务范围: 工程勘察综合资质甲级			
资质证书编号: B144000133			
有效期至: 2025年5月19日			
版本号 Mark	日期 Date	修改内容 Description	
广州市城市规划勘测设计研究院 GUANGZHOU URBAN PLANNING DESIGN & SURVEY RESEARCH INSTITUTE www.gzpi.com.cn			
地址: 广州市建设大马路10号珠江规划大厦			
□城乡规划编制证书号: 甲级 [建] 城规编(141196)			
□建筑工程专业设计证书号: 甲级 A144000133			
□市政行业(给水工程、排水工程、道路工程、桥梁工程)专业设计证书号: 甲级 A144000133			
□风景园林工程设计专项证书号: 甲级 A144000133			
□工程勘察综合类证书号: 甲级 B144000133			
注册师签章区			
项目负责人 Proj. Dir.	段彦琼		
审定 Approve	曹秋霞		
审核 Review	杨永凡		
初审/校对 Check	王思臻		
专业负责人 Discipline Dir.	汤建玲		
设计 Design	汤建玲		
制图 Drawer			
建设单位 Client	广州市花都区教育局		
工程名称 Project	花都区职业技术学校实训中心建设项目 工程设计		
图纸名称 Title	首层气体灭火平面图 二层气体灭火平面图		
设计阶段 Drawing Status	施工图		
设计部门 Department	建筑二所	工程编号 Project No.	2022设2210098
专业 Discipline	给排水	图号 Drawing No.	S-QX02
版本 Rev.	A	日期 Date	2023. 01
电子文件名 File Name			
版权所有, 未经授权, 不得复制。 ALL RIGHTS RESERVED.			