



### 新增通气立管系统图

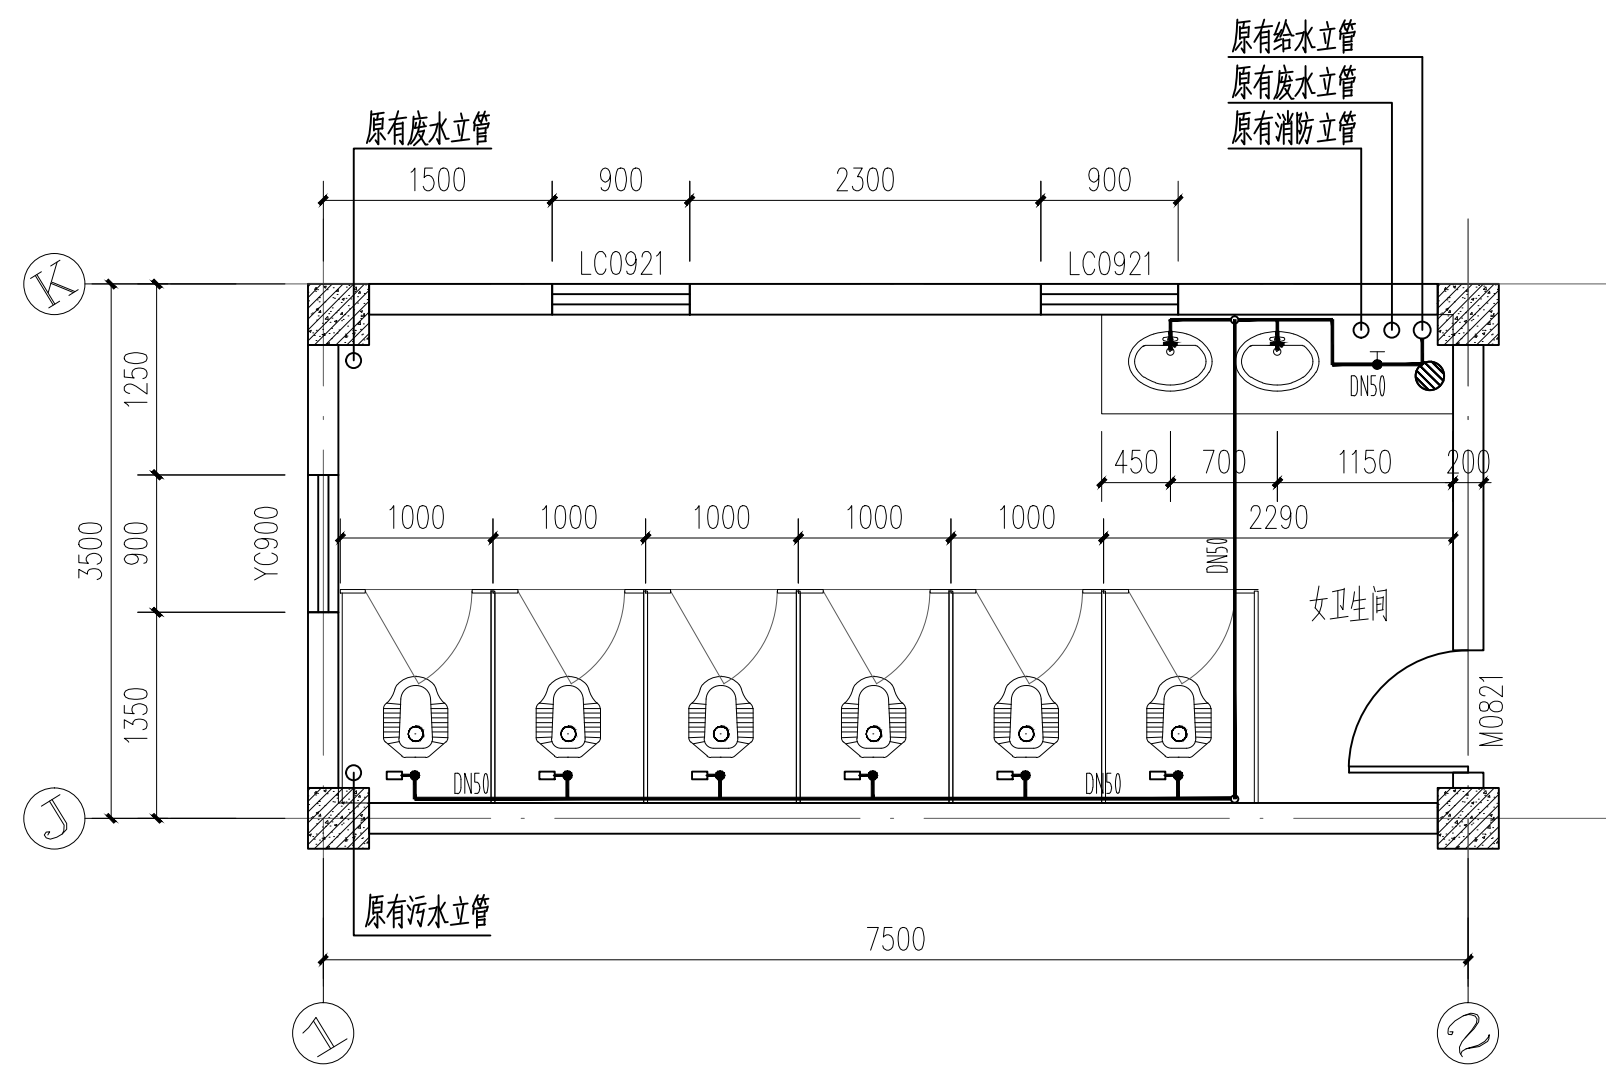

女卫生间布置（改造后）给水平面图 1:50


首层

H表示卫生间内建筑完成面标高

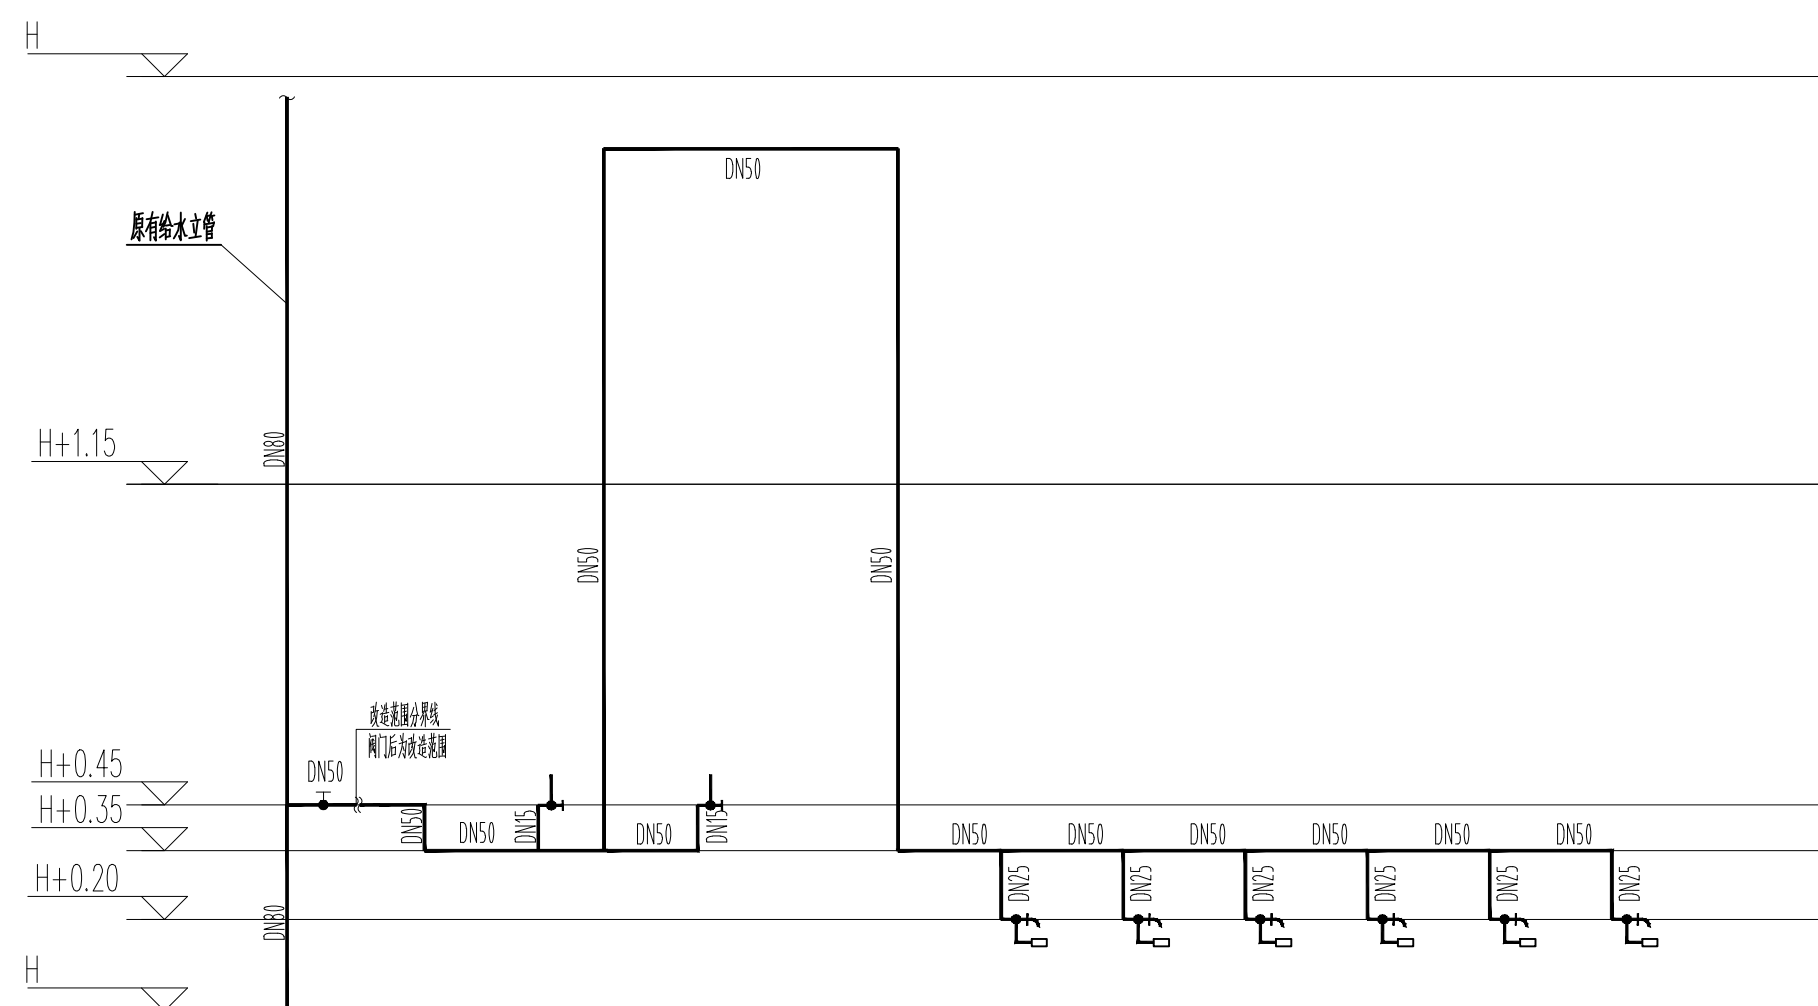



女卫生间布置（改造后）给水管网展开图 1:50

首层

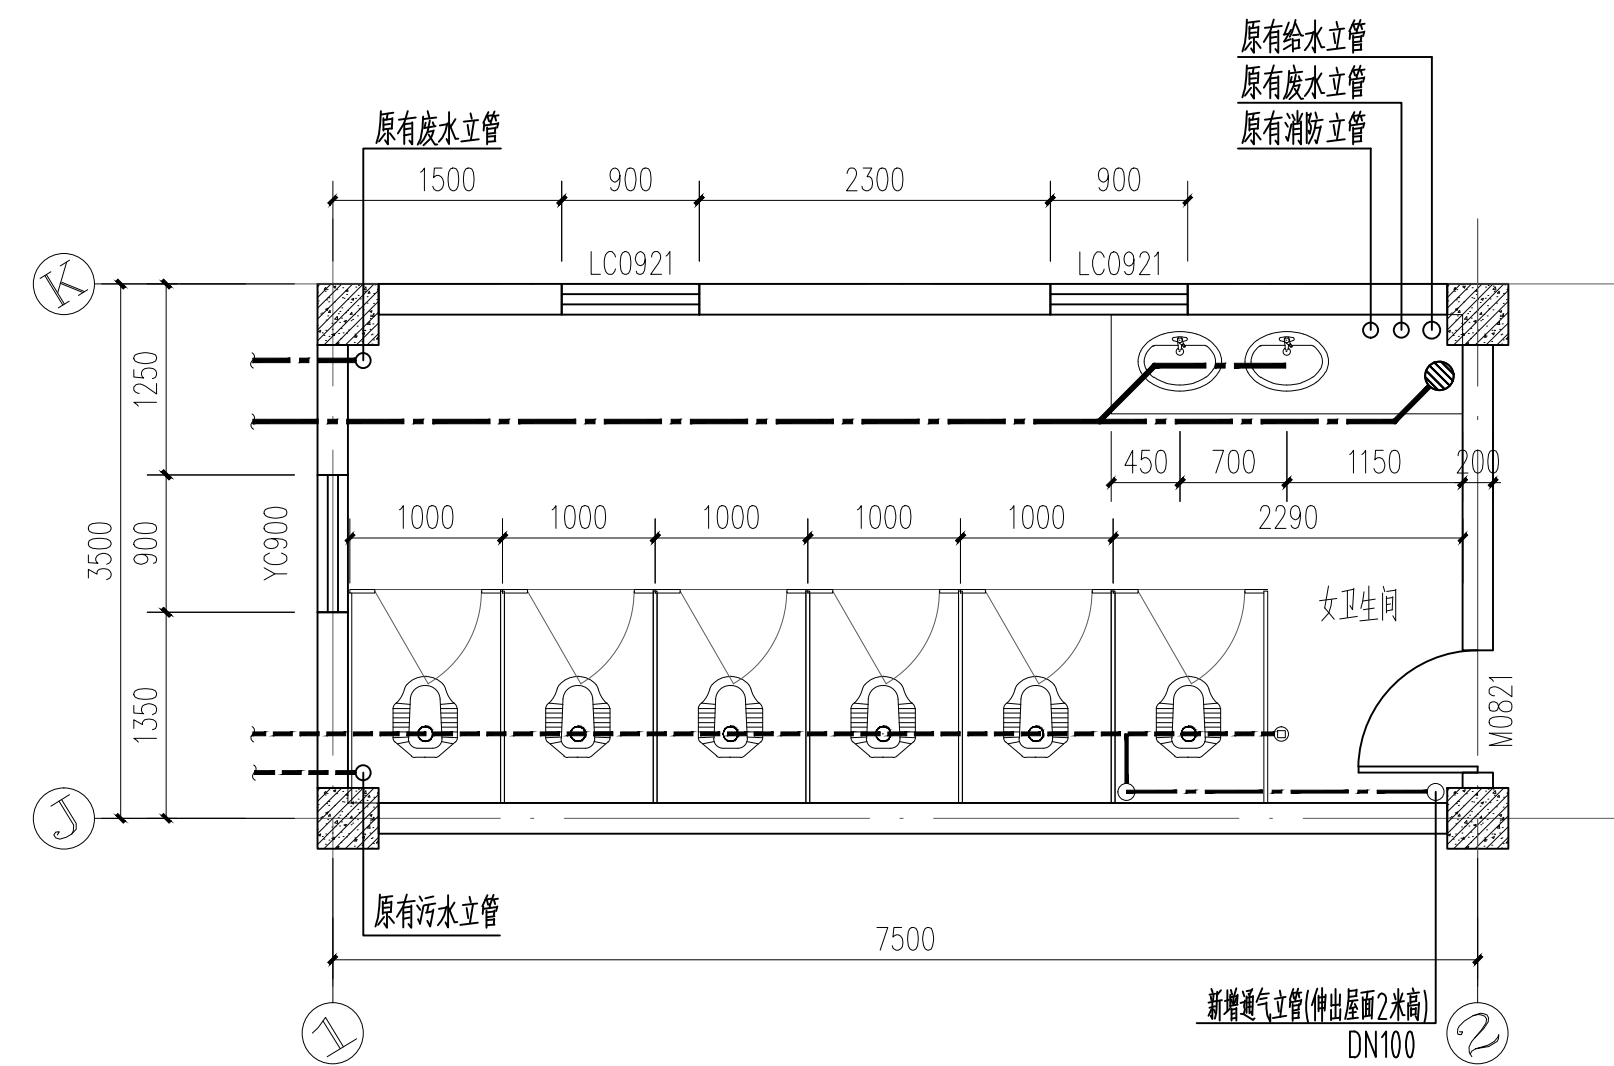

女卫生间布置（改造后）排水平面图 1:50

首层

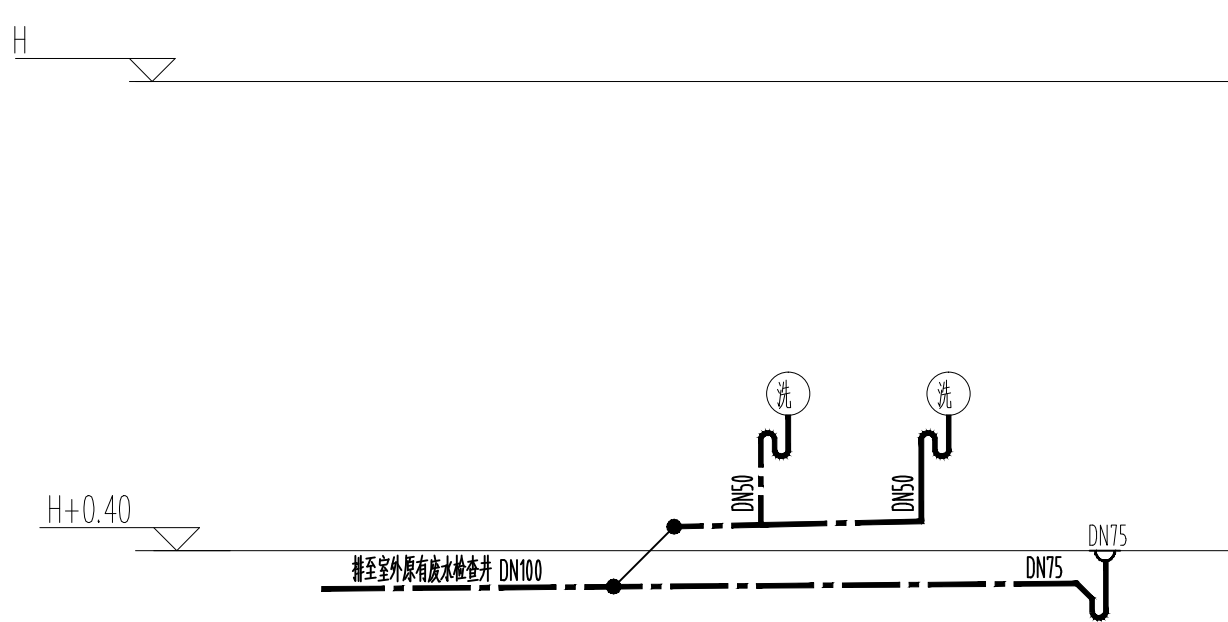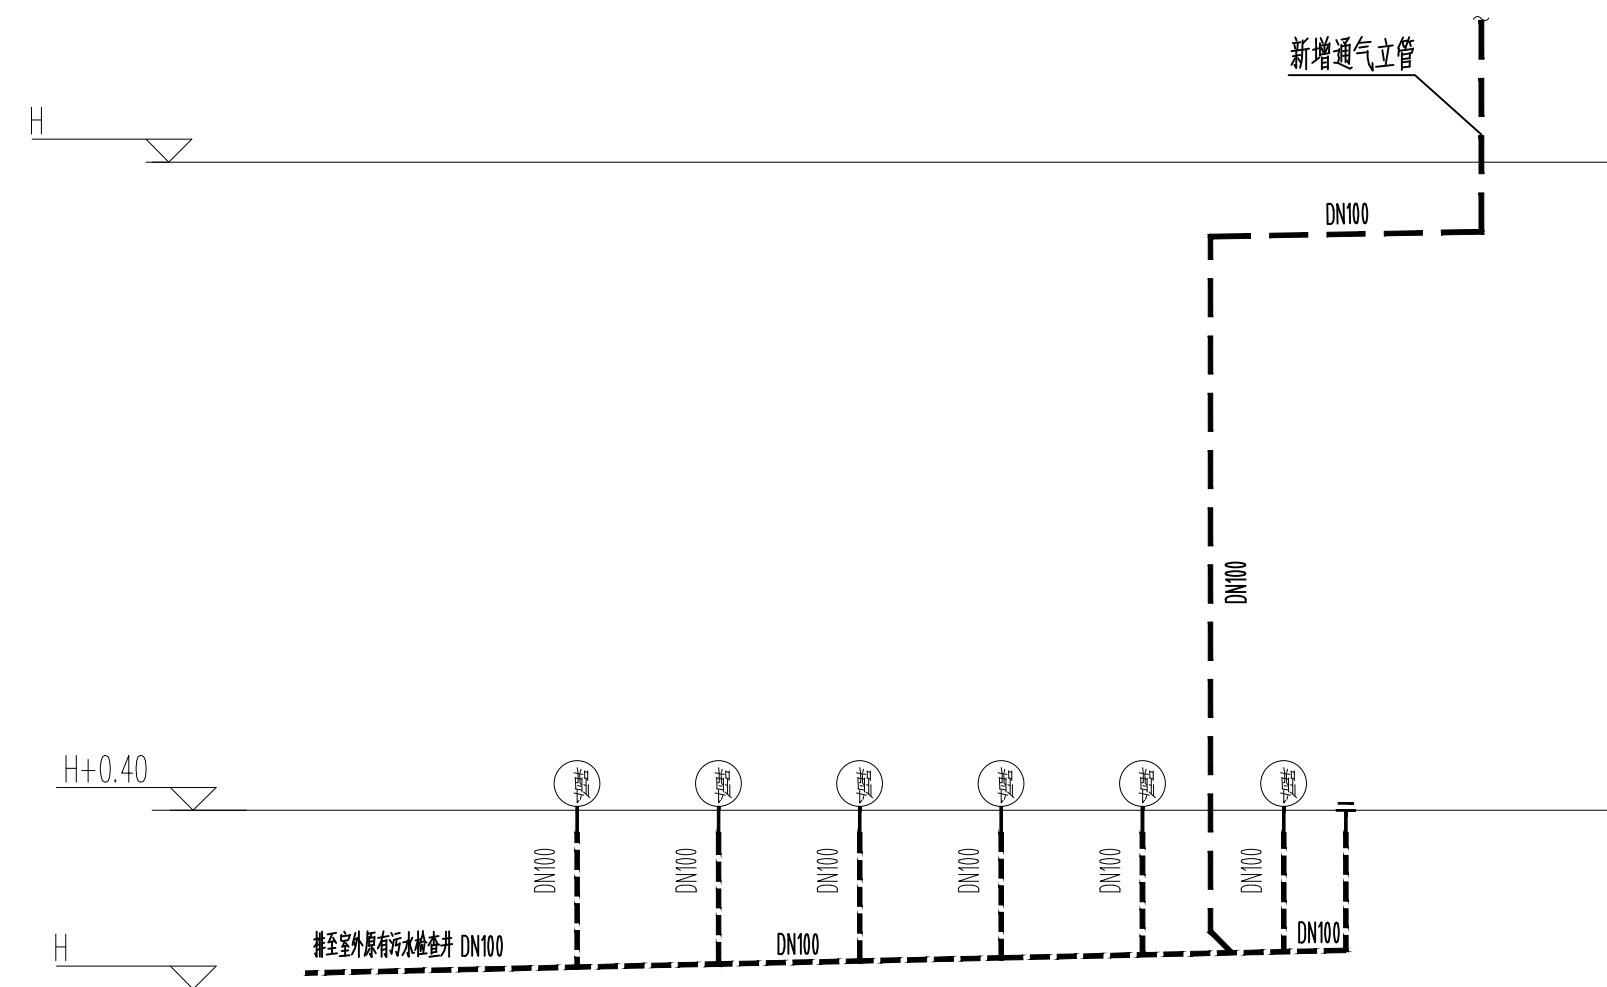

女卫生间布置（改造后）排水管道展开图 1:50

首层

[illegible]

广东省建设工程勘察设计出图专用章

单位名称:广州市城市规划勘测设计研究院  
业务范围:工程勘察综合资质甲级  
资质证书编号:B144000133  
有效期至:2025年5月19日

| 版本号<br>Mark   | 日期<br>Date | 修改内容<br>Description  |
|---|------------|--|
|  |            | <b>广州市城市规划勘测设计研究院</b><br>GUANGZHOU URBAN PLANNING<br>DESIGN & SURVEY RESEARCH INSTITUTE<br>www.gzpdi.com |
|   |            | 地址：广州市建设大道10号珠江规划大厦  |
|   |            | □城乡规划编制资质证书：甲级 [建]城规编[11196]   |
|   |            | □建筑工程专业设计证书：甲级 A140000133  |
|   |            | □市政行业(给水工程、排水工程、道路工程、桥梁工程)专业设计证书：甲级 A140000133   |
|   |            | □风景园林专业设计专项证书：甲级 A140000133  |
|   |            | □工程勘察综合类资质证书：甲级 A140000133   |

| 注册师签章区                   |     |  |
|--------------------------|-----|--|
| 项目负责人<br>Proj. Dir.      | 廖步球 |  |
| 审定<br>Approve            | 唐树贵 |  |
| 审核<br>Review             | 姚本凡 |  |
| 初审校对<br>Check            | 王慧琳 |  |
| 专业负责人<br>Discipline Dir. | 梁建特 |  |
|                          | 梁建特 |  |
| 设计<br>Design             |     |  |
|                          |     |  |
|                          |     |  |
| 制图<br>Drawer             |     |  |
|                          |     |  |

|                        |                          |                     |              |
|------------------------|--------------------------|---------------------|--------------|
| 建设单位<br>Client         | 广州市花都区教育局                |                     |              |
| 工程名称<br>Project        | 花都区职业技术学校实训楼建设项目<br>工程设计 |                     |              |
| 图纸名称<br>Title          | 教学楼卫生间大样图一               |                     |              |
| 设计阶段<br>Drawing Status | 施工图                      |                     |              |
| 设计部门<br>Department     | 建筑二所                     | 工程编号<br>Project No. | 2023A221009B |
| 专业<br>Discipline       | 给排水                      | 图号<br>Drawing No.   | S-DY01       |
| 版本<br>Ver.             | A                        | 日期<br>Date          | 2023.01      |
| 电子文件名称<br>File Name    |                          |                     |              |

版权所有，未经授权，不得复制。  
ALL RIGHTS RESERVED.