


图例

- | | | | | | |
|--|----------|--|---------|--|--------|
| | 感温探测器 | | 手动控制器 | | 放气指示灯 |
| | 感烟探测器 | | 气体灭火控制盘 | | 声光报警器 |
| | 柜式储存装置 | | 机械型泄压口 | | 紧急启停按钮 |
| | 70度电动防火阀 | | | | |

气体灭火控制器(四区)

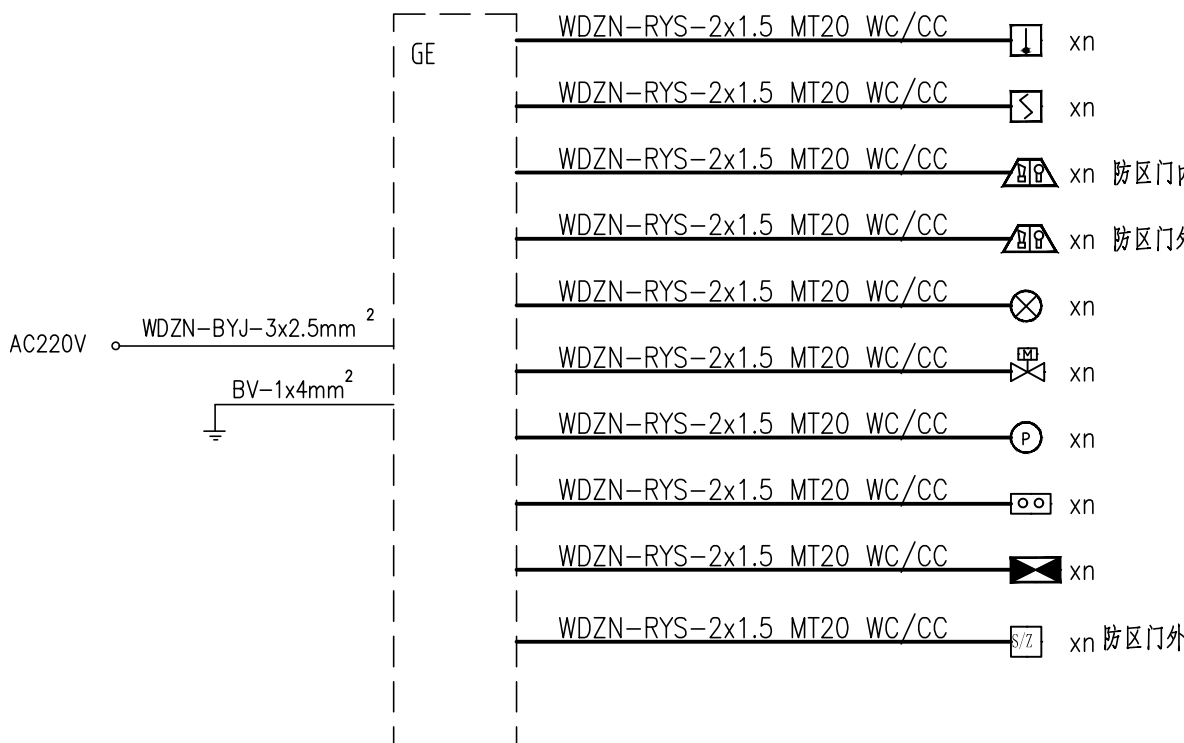

专业会签区 Countersignature of Disciplines		
总图 Plan		
建筑 Arch.		
结构 Stru.		
给排水 W.S.D.		
暖通 H.V.A.C.		
强电 Strong Elec.		
弱电 Weak Elec.		
人防 C.A.D.		
广东省建设工程勘察设计出图专用章		
单位名称: 广州市城市规划勘测设计研究院		
业务范围: 市政行业(给水工程、排水工程、道路工程、桥梁工程、城市轨道交通工程)专业甲级; 风景园林工程(专项甲级)		
资质证书编号: A144000133		
有效期至: 2023年07月20日		
版本号 Mark	日期 Date	修改内容 Description
广州市城市规划勘测设计研究院 GUANGZHOU URBAN PLANNING DESIGN & SURVEY RESEARCH INSTITUTE www.gzpi.com.cn 地址: 广州市建设大马路10号珠江规划大厦		
<input type="checkbox"/> 城乡规划编制证书号: 甲级 [建]城规编(141196)		
<input type="checkbox"/> 建筑工程专业设计证书号: 甲级 A144000133		
<input type="checkbox"/> 市政行业(给水工程、排水工程、道路工程、桥梁工程)专业设计证书号: 甲级 A144000133		
<input type="checkbox"/> 风景园林工程设计专项证书号: 甲级 A144000133		
<input type="checkbox"/> 工程勘察综合类证书号: 甲级 B144000133		
注册师签章区		
项目负责人 Proj. Dir.	段彦琼	
审定 Approve	刘杰峰	
审核 Review	陈伟斌	
初审/校对 Check	张玲	
专业负责人 Discipline Dir.	陈伟斌	
	唐宇	
设计 Design		
制图 Drawer		
建设单位 Client	广州市花都区教育局	
工程名称 Project	花都区职业技术学校实训中心建设项目工程设计	
图纸名称 Title	电房气体灭火控制平面及系统图	
设计阶段 Drawing Status	施工图	
设计部门 Department	建筑设计二所	工程编号 Project No.
专业 Discipline	电气	图号 Drawing No.
版本 Rev.	A	日期 Date
电子文件名 File Name	2023.01	
版权所有, 未经授权, 不得复制。 ALL RIGHTS RESERVED.		