


配电房二层通风防排烟平面图 1:100

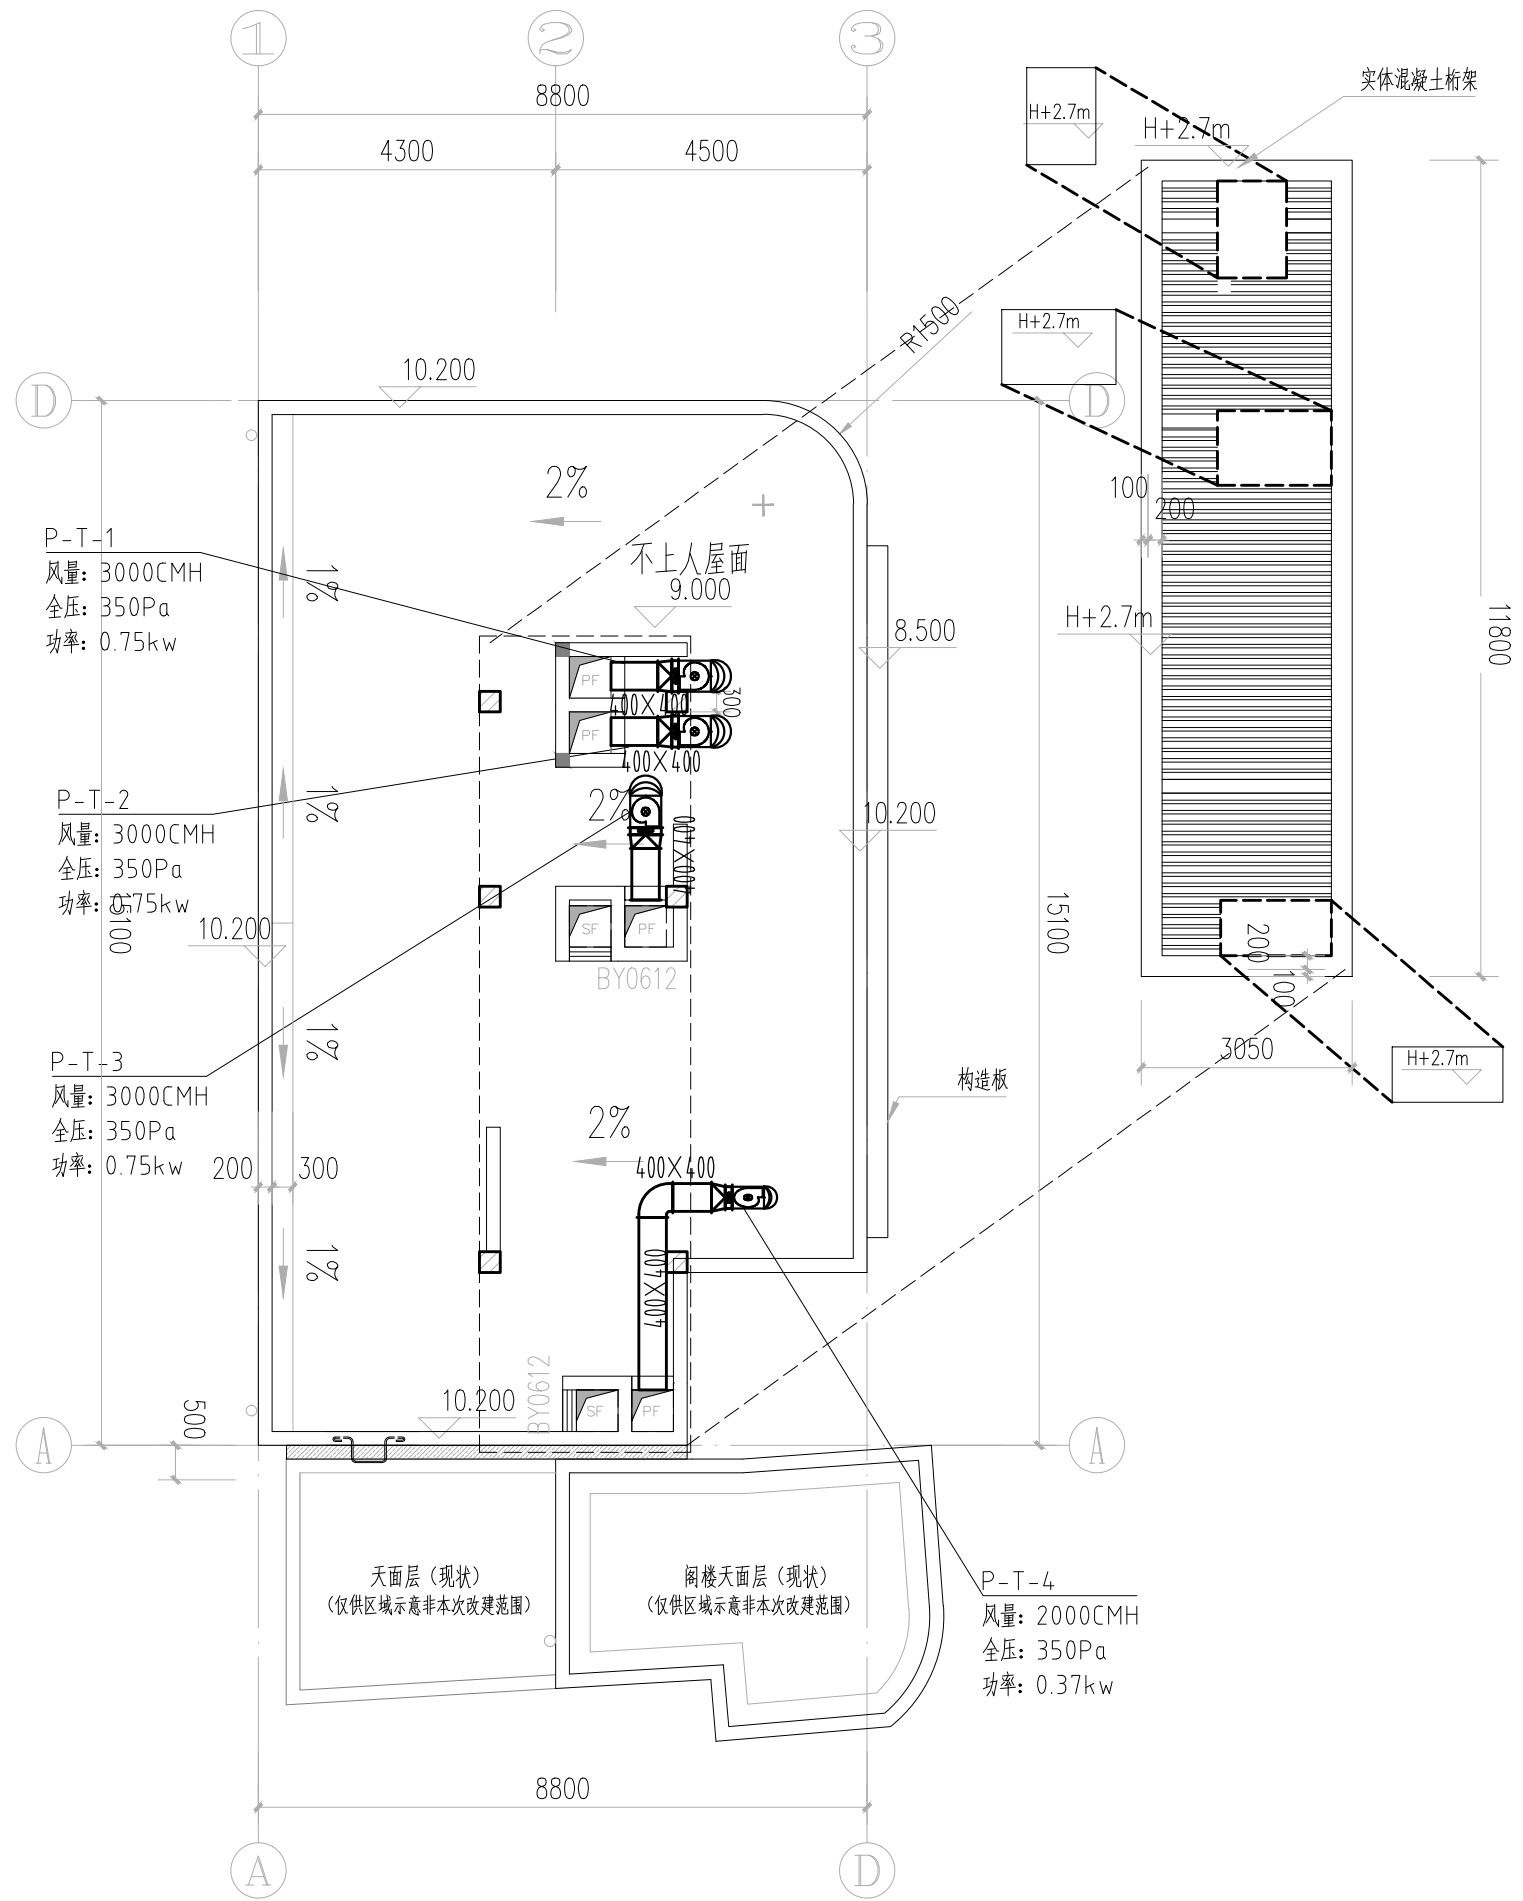

配电房屋顶层通风防排烟平面图 1:100

序号	名称	型号及性能规格	单位	数量	备注
1	离心式管道风机	电源: 3φ/380V 工作效率>60%			
	P-T-4	风量: 2000CMH 全压: 350Pa 功率: 0.37kw	台	1	
	P-T-1~3	风量: 3000CMH 全压: 350Pa 功率: 0.75kw	台	3	

专业会签区 Countersignature of Disciplines		
总图 Plan		
建筑 Arch.		
结构 Stru.		
给排水 W.S.D.		
暖通 H.V.A.C.		
强电 Strong Elec.		
弱电 Weak Elec.		
广东省建设工程勘察设计出图专用章 单位名称: 广州市城市规划勘测设计研究院 业务范围: 工程勘察综合资质甲级 资质证书编号: B144000133 有效期至: 2025年5月19日		
版本号 Mark		
日期 Date	修改内容 Description	
广州市城市规划勘测设计研究院 GUANGZHOU URBAN PLANNING DESIGN & SURVEY RESEARCH INSTITUTE www.gzpi.com.cn 地址: 广州市建设大马路10号珠江规划大厦		
□城乡规划编制证书号: 甲级 [建]城规编(141196)		
□建筑工程专业设计证书号: 甲级 A144000133		
□市政行业(给水工程、排水工程、道路工程、桥梁工程)专业设计证书号: 甲级 A144000133		
□风景园林工程设计专项证书号: 甲级 A144000133		
□工程勘察综合类证书号: 甲级 B144000133		
注册师签章区		
项目负责人 Proj. Dir.	段彦琼	陈和
审定 Approve	刘汉华	刘汉华
审核 Review	魏焕卿	魏焕卿
初审/校对 Check	邓芸	邓芸
专业负责人 Discipline Dir.	魏焕卿	魏焕卿
设计 Design	胡雪	胡雪
制图 Drawer		
建设单位 Client	广州市花都区教育局	
工程名称 Project	花都区职业技术学校实训中心建设项目 工程设计	
图纸名称 Title	配电房二层通风防排烟平面图 配电房屋顶层通风防排烟平面图	
设计阶段 Drawing Status	施工图	
设计部门 Department	建筑二所	工程编号 Project No. 202221009B
专业 Discipline	暖通	图号 Drawing No. H-P-02
版本 Rev.	A	日期 Date 2023.01
电子文件名 File Name		
版权所有, 未经授权, 不得复制。 ALL RIGHTS RESERVED.		