




矩形风管侧向抗震支吊架大样图A

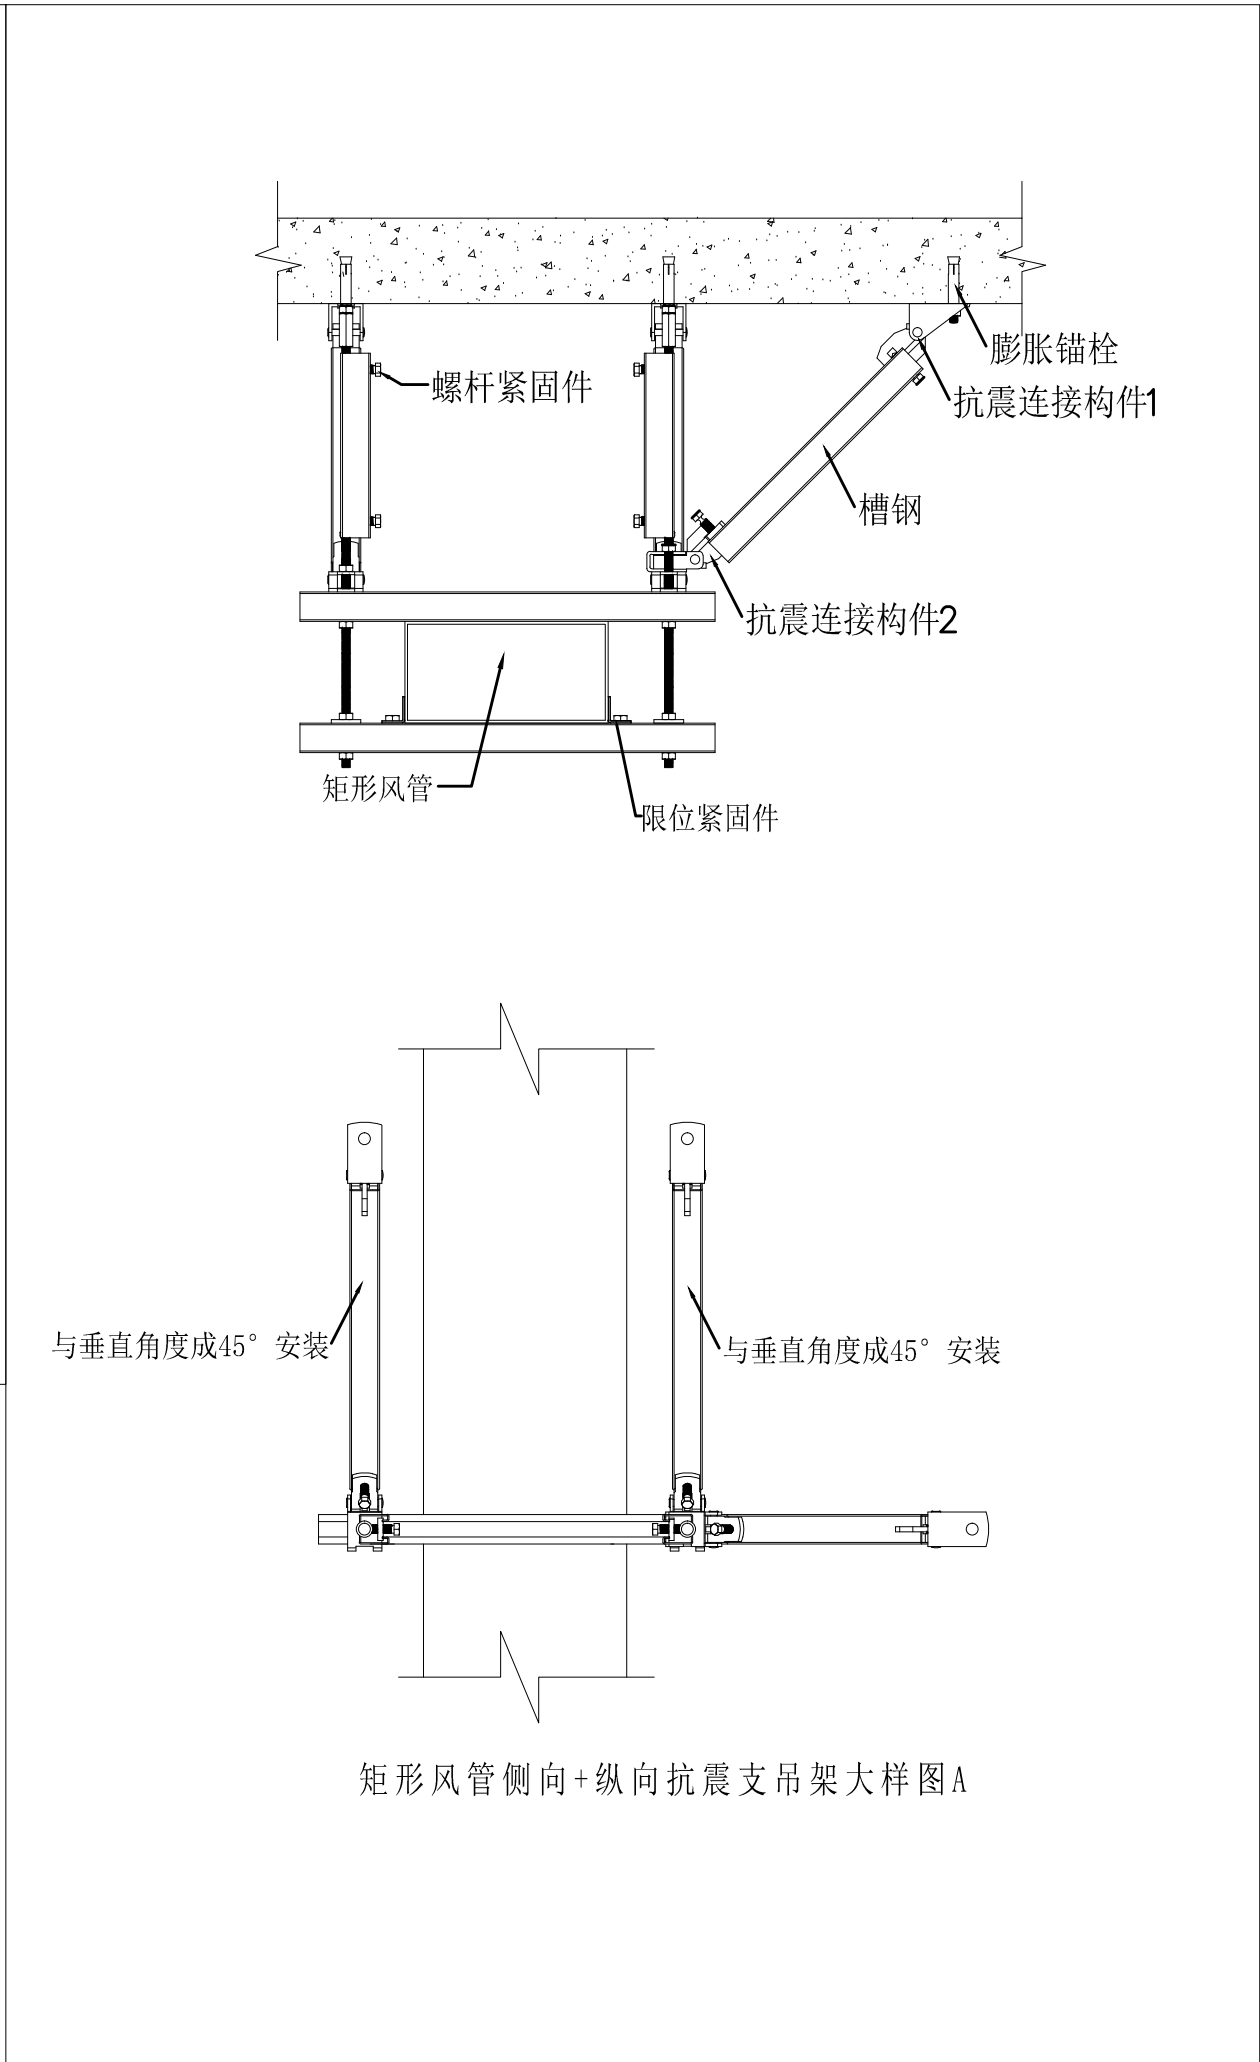


矩形风管侧向+纵向抗震支吊架大样图A

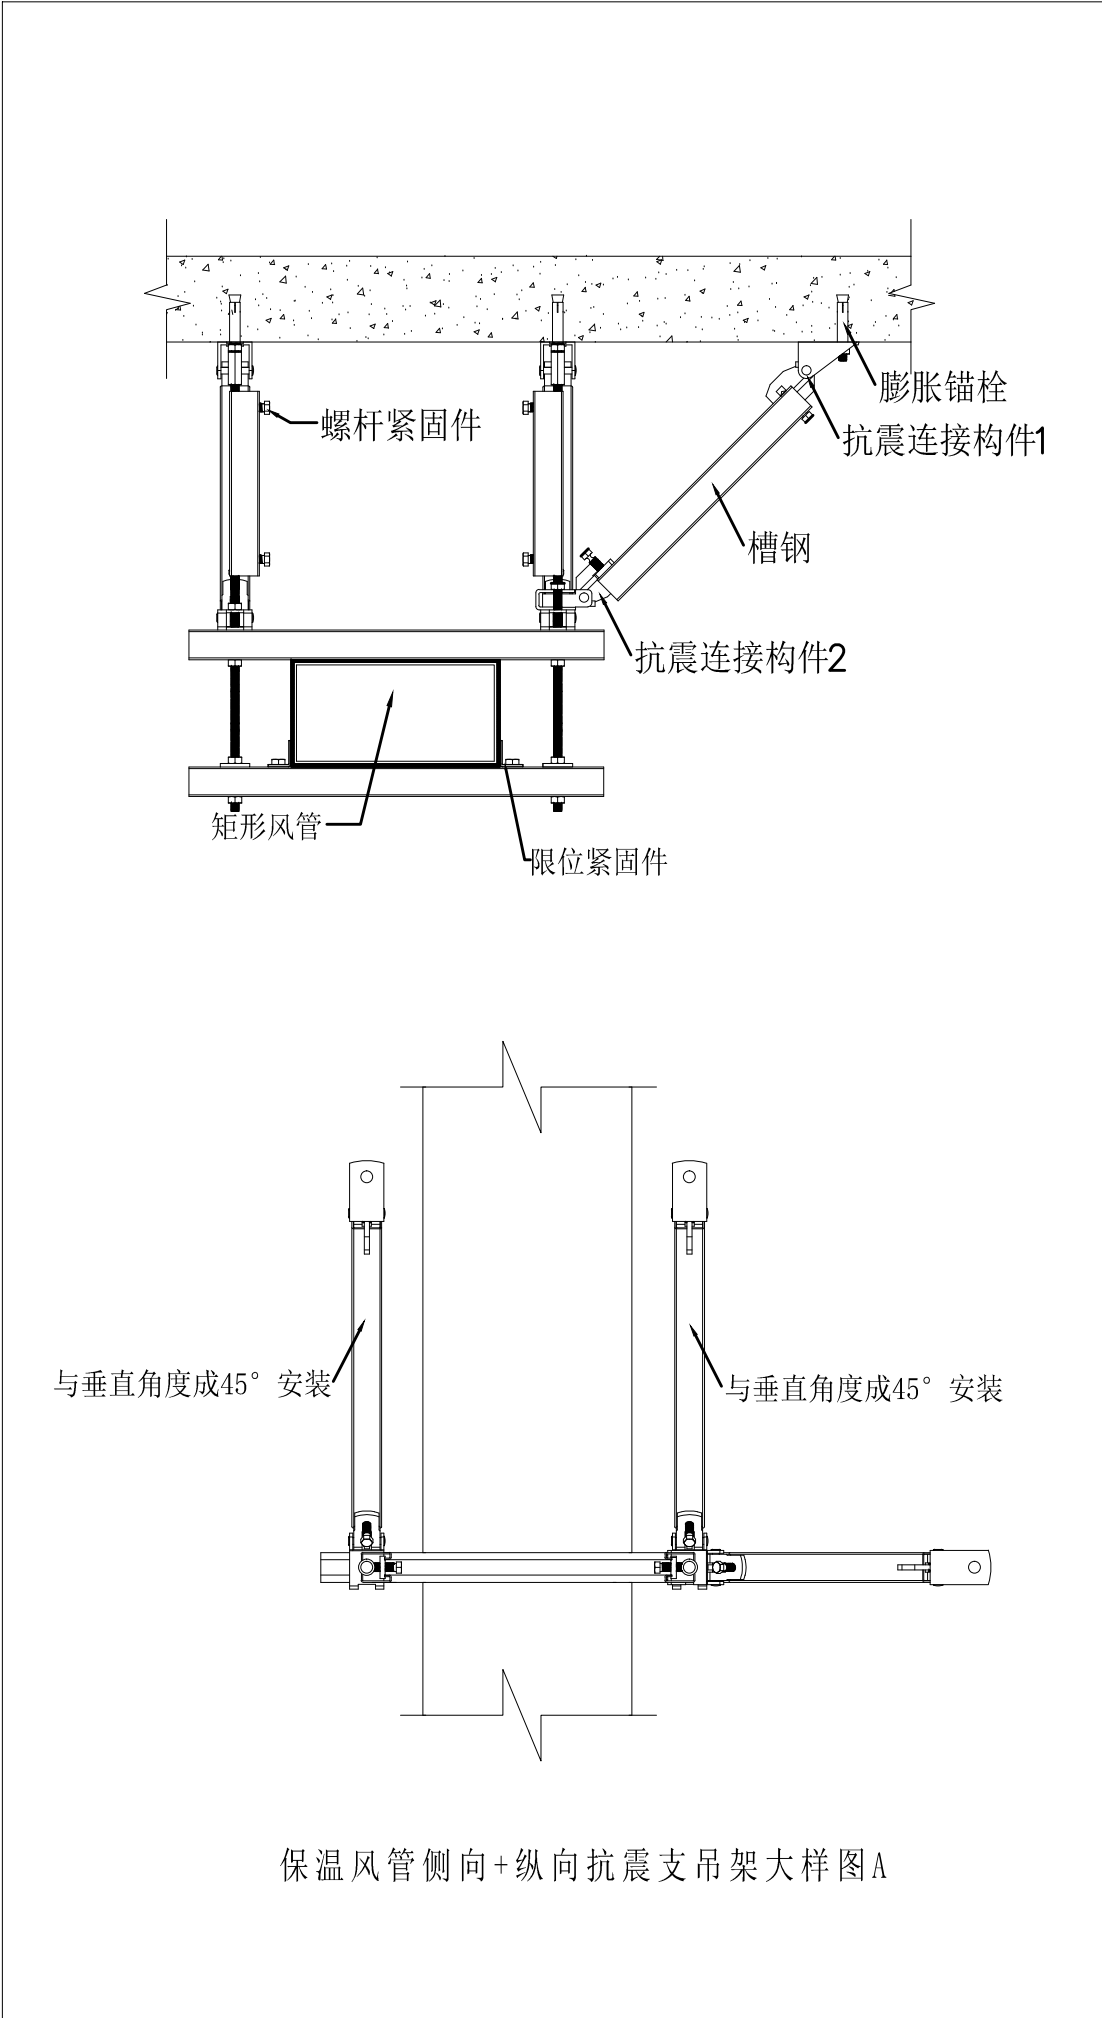


保温风管侧向+纵向抗震支吊架大样图A

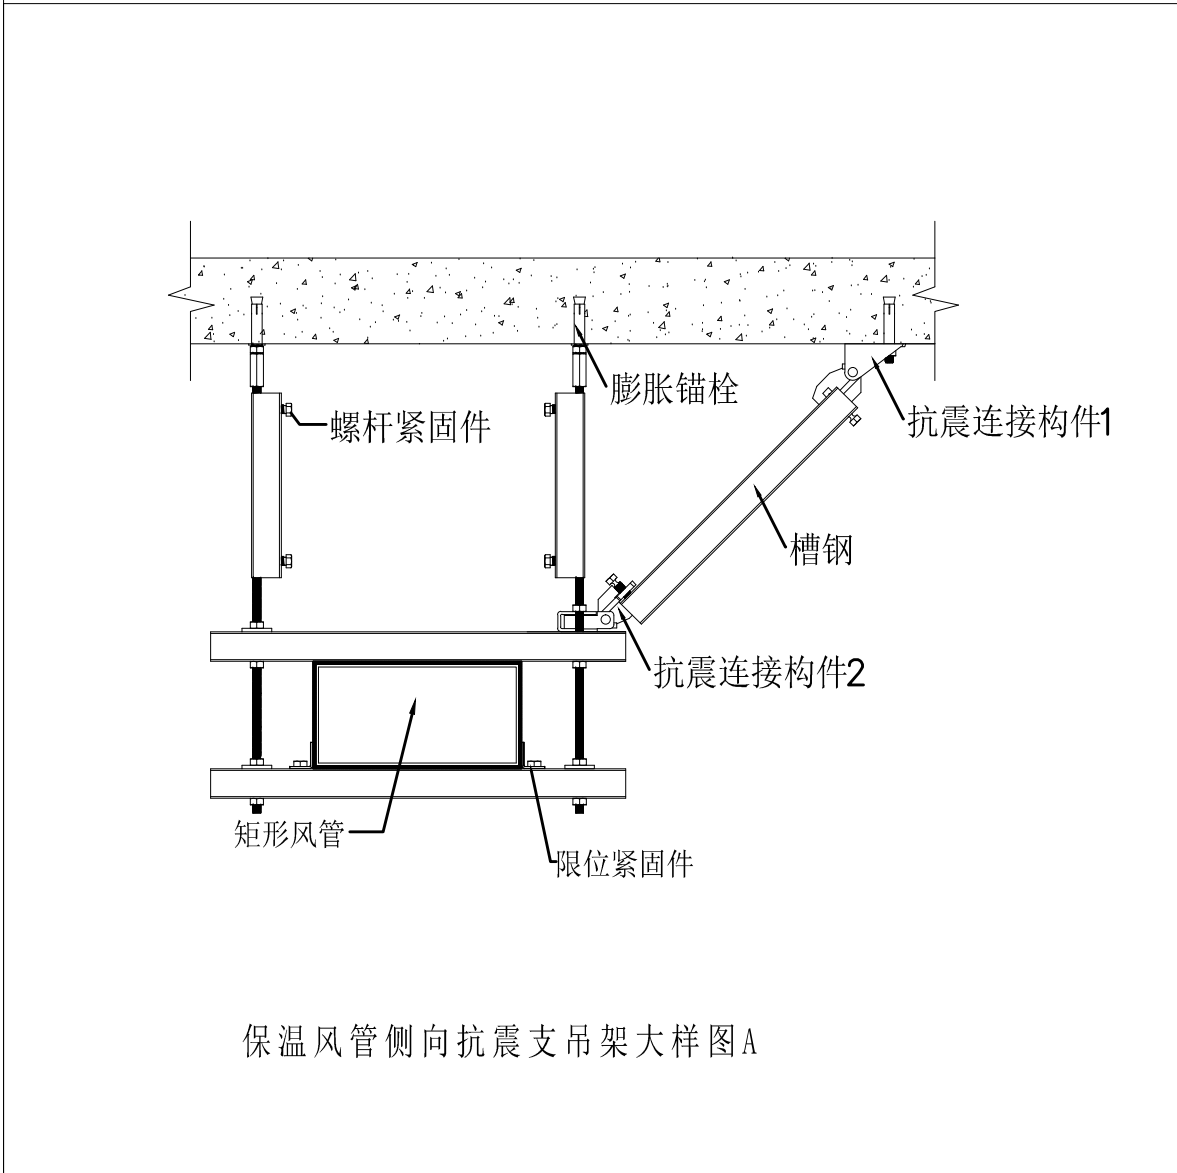

保温风管侧向抗震支吊架大样图A

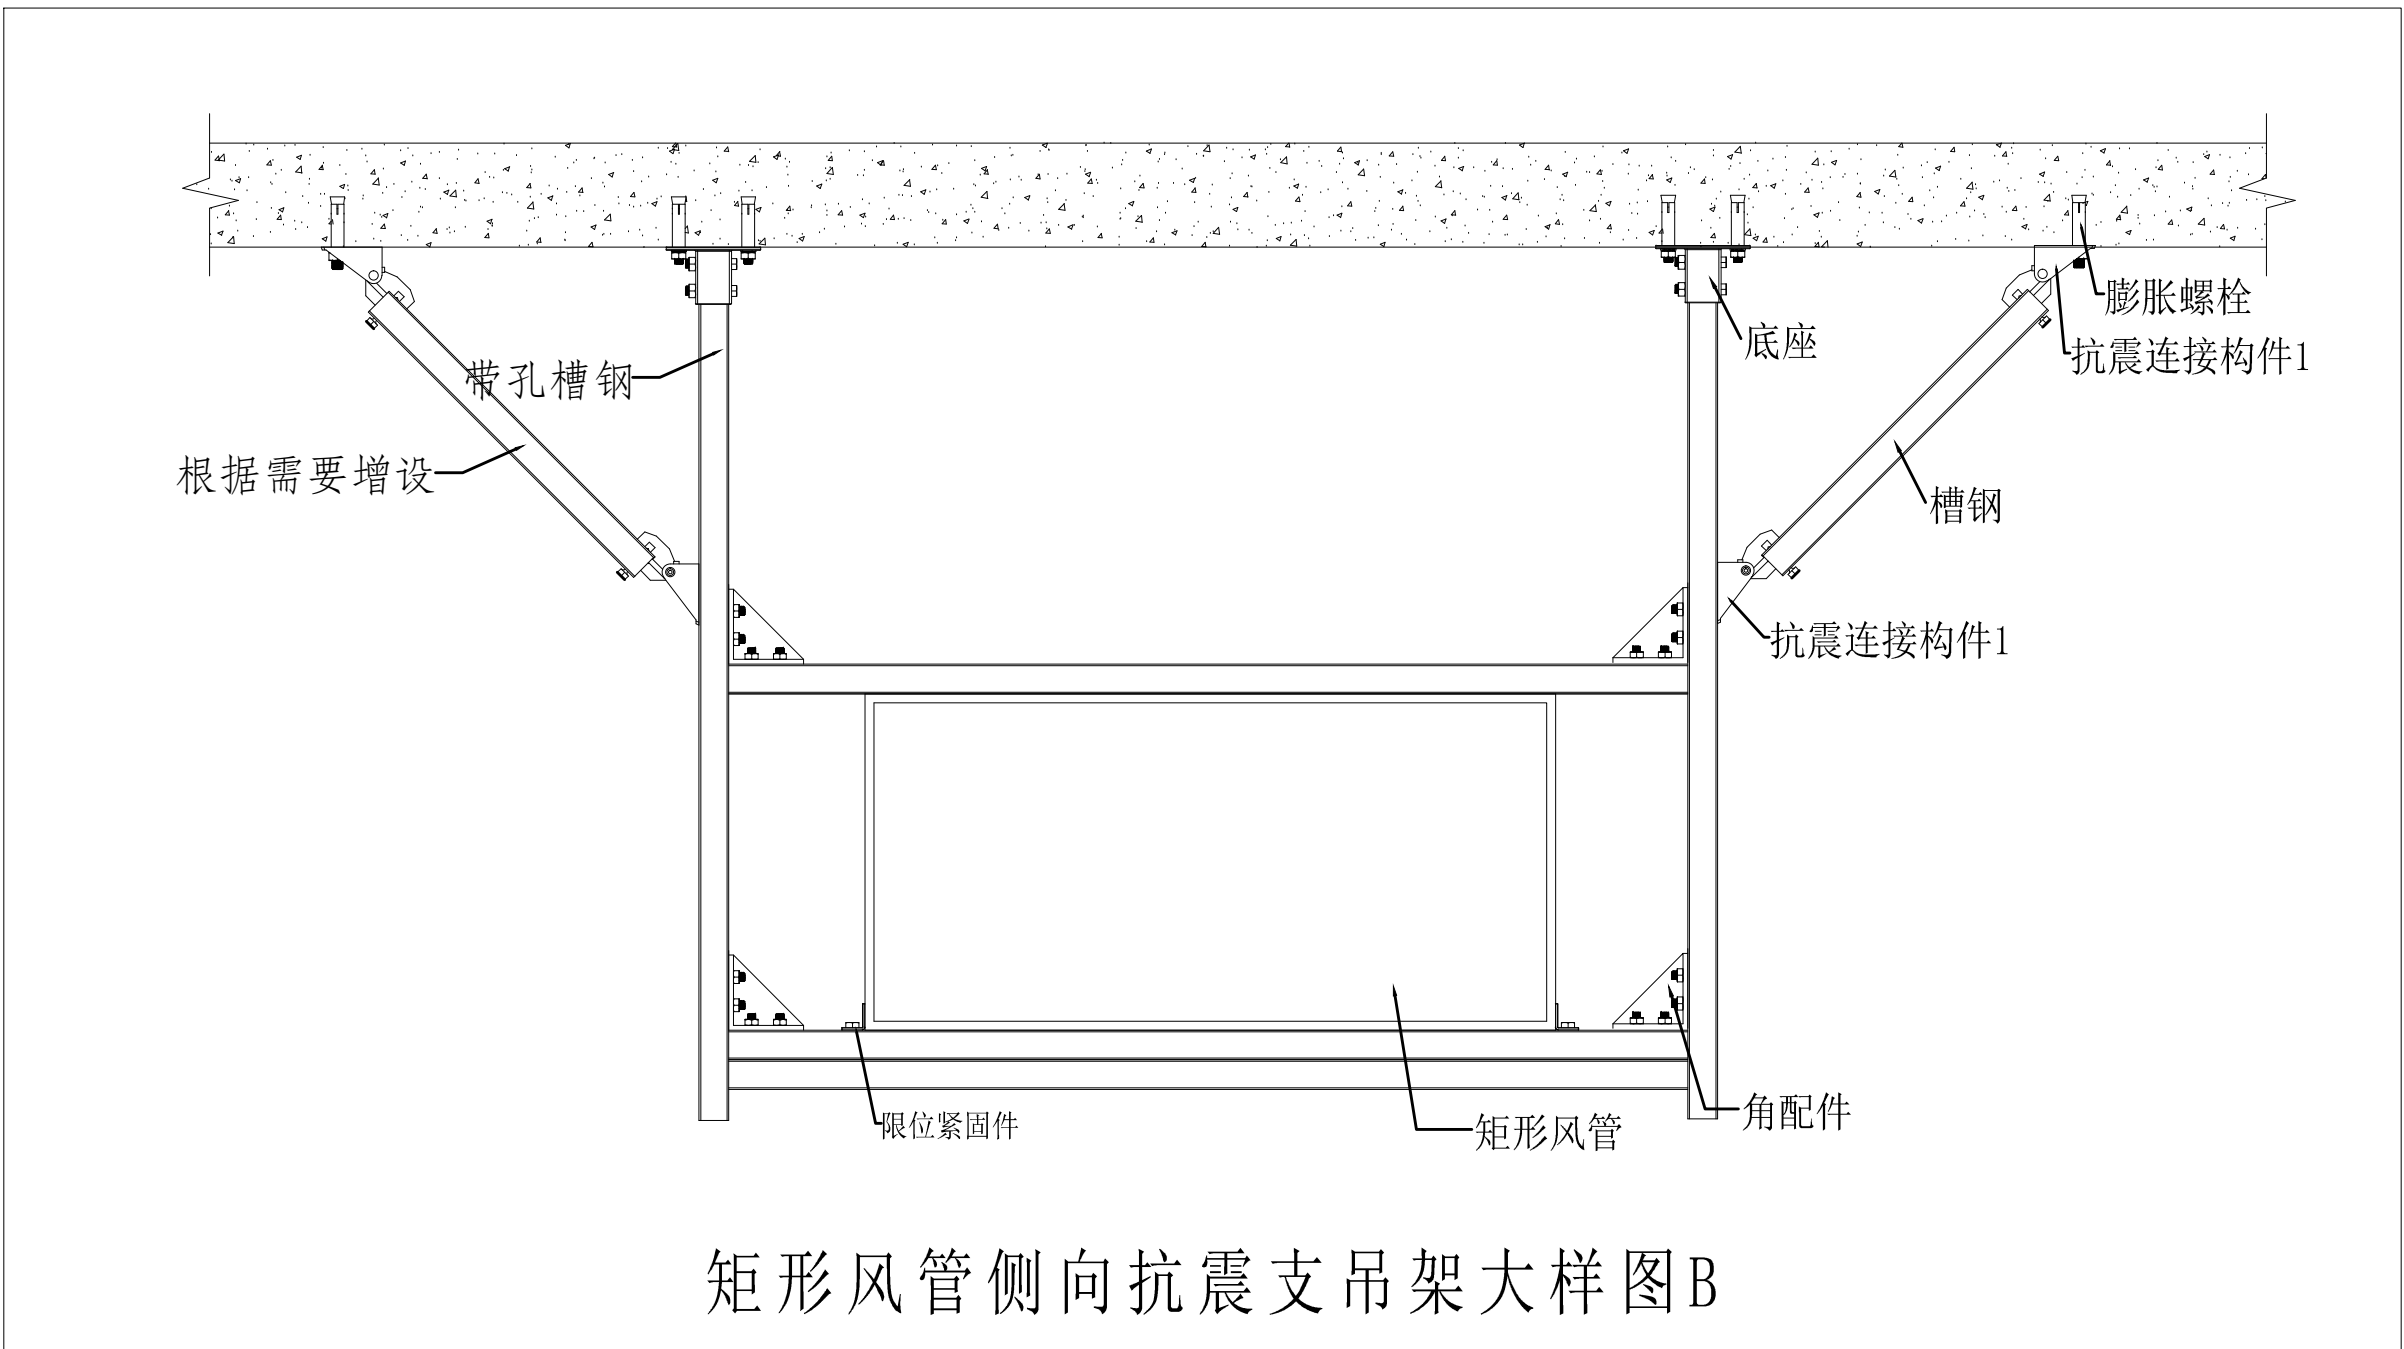

矩形风管侧向抗震支吊架大样图B

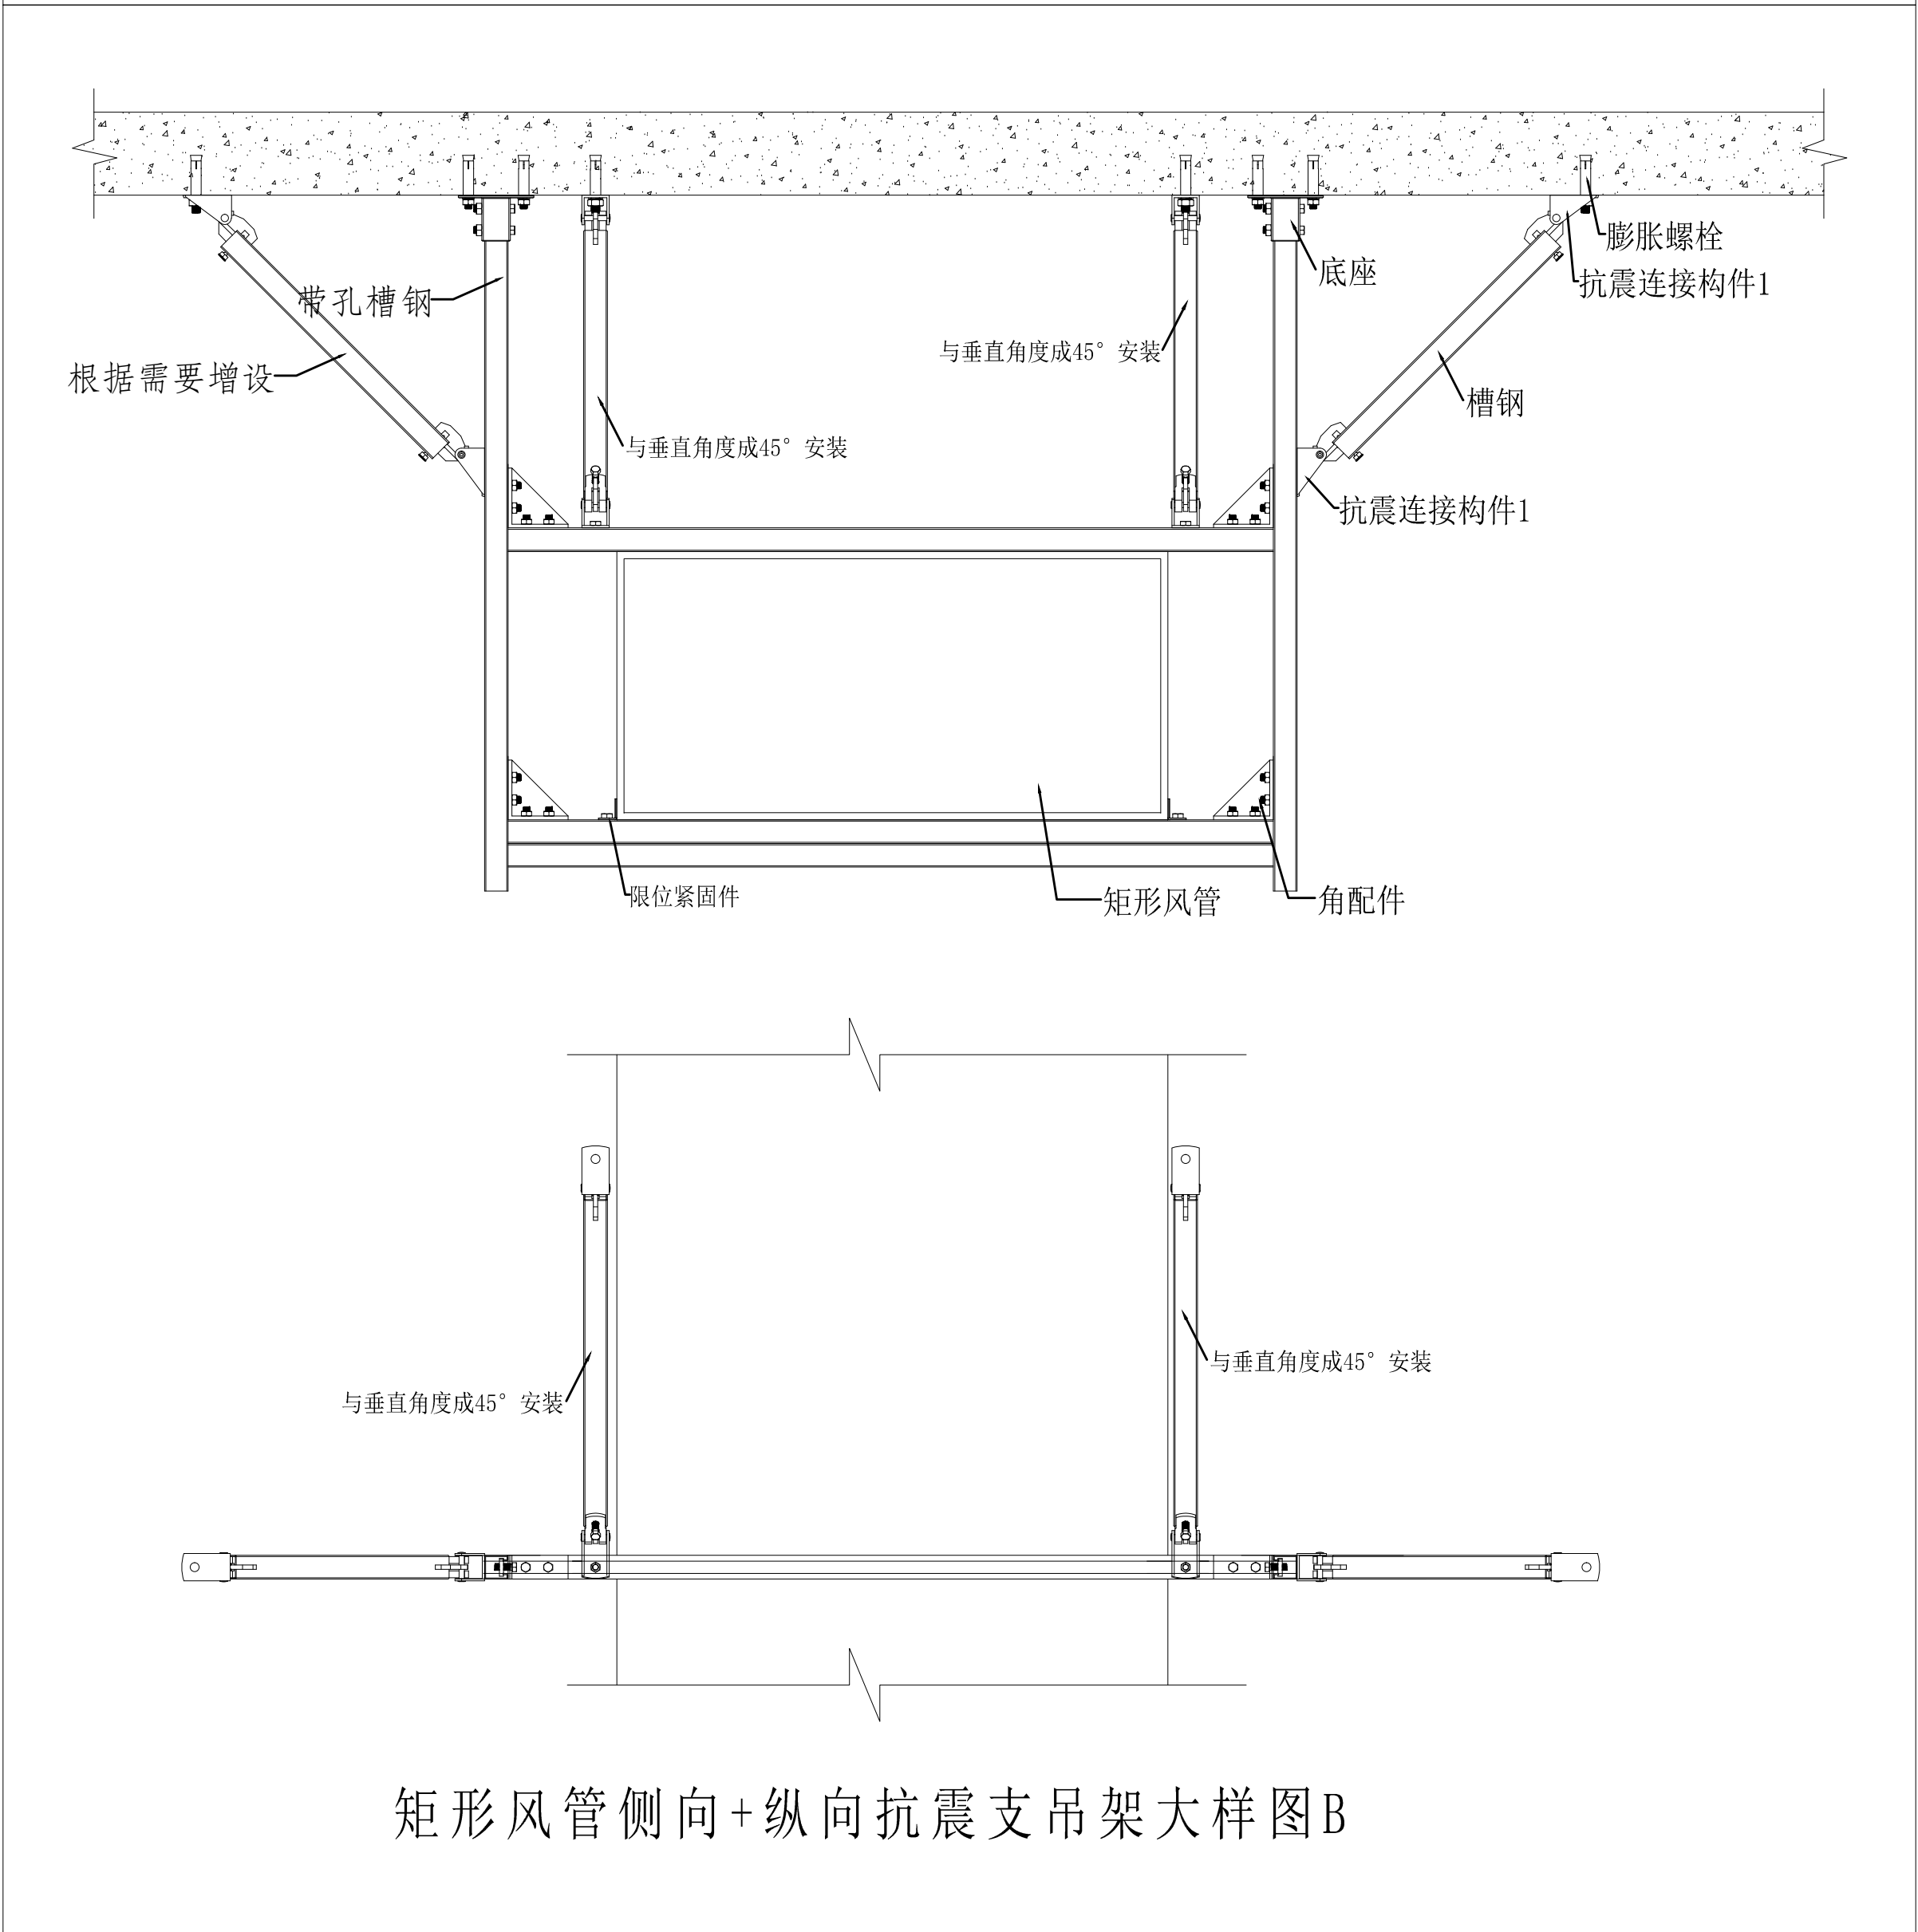

矩形风管侧向+纵向抗震支吊架大样图B

专业会签区
Countersignature of Disciplines

总图 Plan		
建筑 Arch		
结构 Struc		
给排水 W.S.D.		
暖通 H.V.A.C		
强电 Strong Elec		
弱电 Weak Elec		
人防 O.A.D.		

广东省建设工程勘察设计院
单位名称: 广州市城市规划勘测设计研究院
业务范围: 工程勘察综合资质甲级
资质证书编号: B144000133
有效期至: 2025年5月19日

版本号 Mark	日期 Date	修改内容 Description

广州市城市规划勘测设计研究院
GUANGZHOU URBAN PLANNING
DESIGN & SURVEY RESEARCH INSTITUTE
www.gzpi.com.cn
地址: 广州市建设大马路10号珠江规划大厦
□ 城乡规划编制证书号: 甲级 [建] 城规编(141196)
□ 建筑工程专业设计证书号: 甲级 A144000133
□ 市政行业(给水工程、排水工程、道路工程、桥梁工程)专业设计证书号: 甲级 A144000133
□ 风景园林工程设计专项证书号: 甲级 A144000133
□ 工程勘察综合类证书号: 甲级 B144000133

注册师签章区

项目负责人 Proj. Dir.	段彦琛	段彦琛
审定 Approve	刘汉华	刘汉华
审核 Review	魏焕野	魏焕野
初审/校对 Check	邓芸	邓芸
专业负责人 Discipline Dir.	魏焕野	魏焕野
	胡雪	胡雪

设计
Design

制图 Drawer	
--------------	--

建设单位
Client

广州市花都区教育局

工程名称
Project

花都区职业技术学校实训中心建设项目
工程设计

图纸名称
Title

暖通空调系统抗震支吊架大样图(-)

设计阶段
Drawing Status

施工图

设计部门
Department

建筑二所

工程编号
Project No.

202202270096

专业
Discipline

暖通

图号
Drawing No.

H-DY-03

版本
Rev.

A

日期
Date

2023.01

电子文件名
File Name

版权所有。未经授权，不得复制。
ALL RIGHTS RESERVED.