



专业	专业	日期

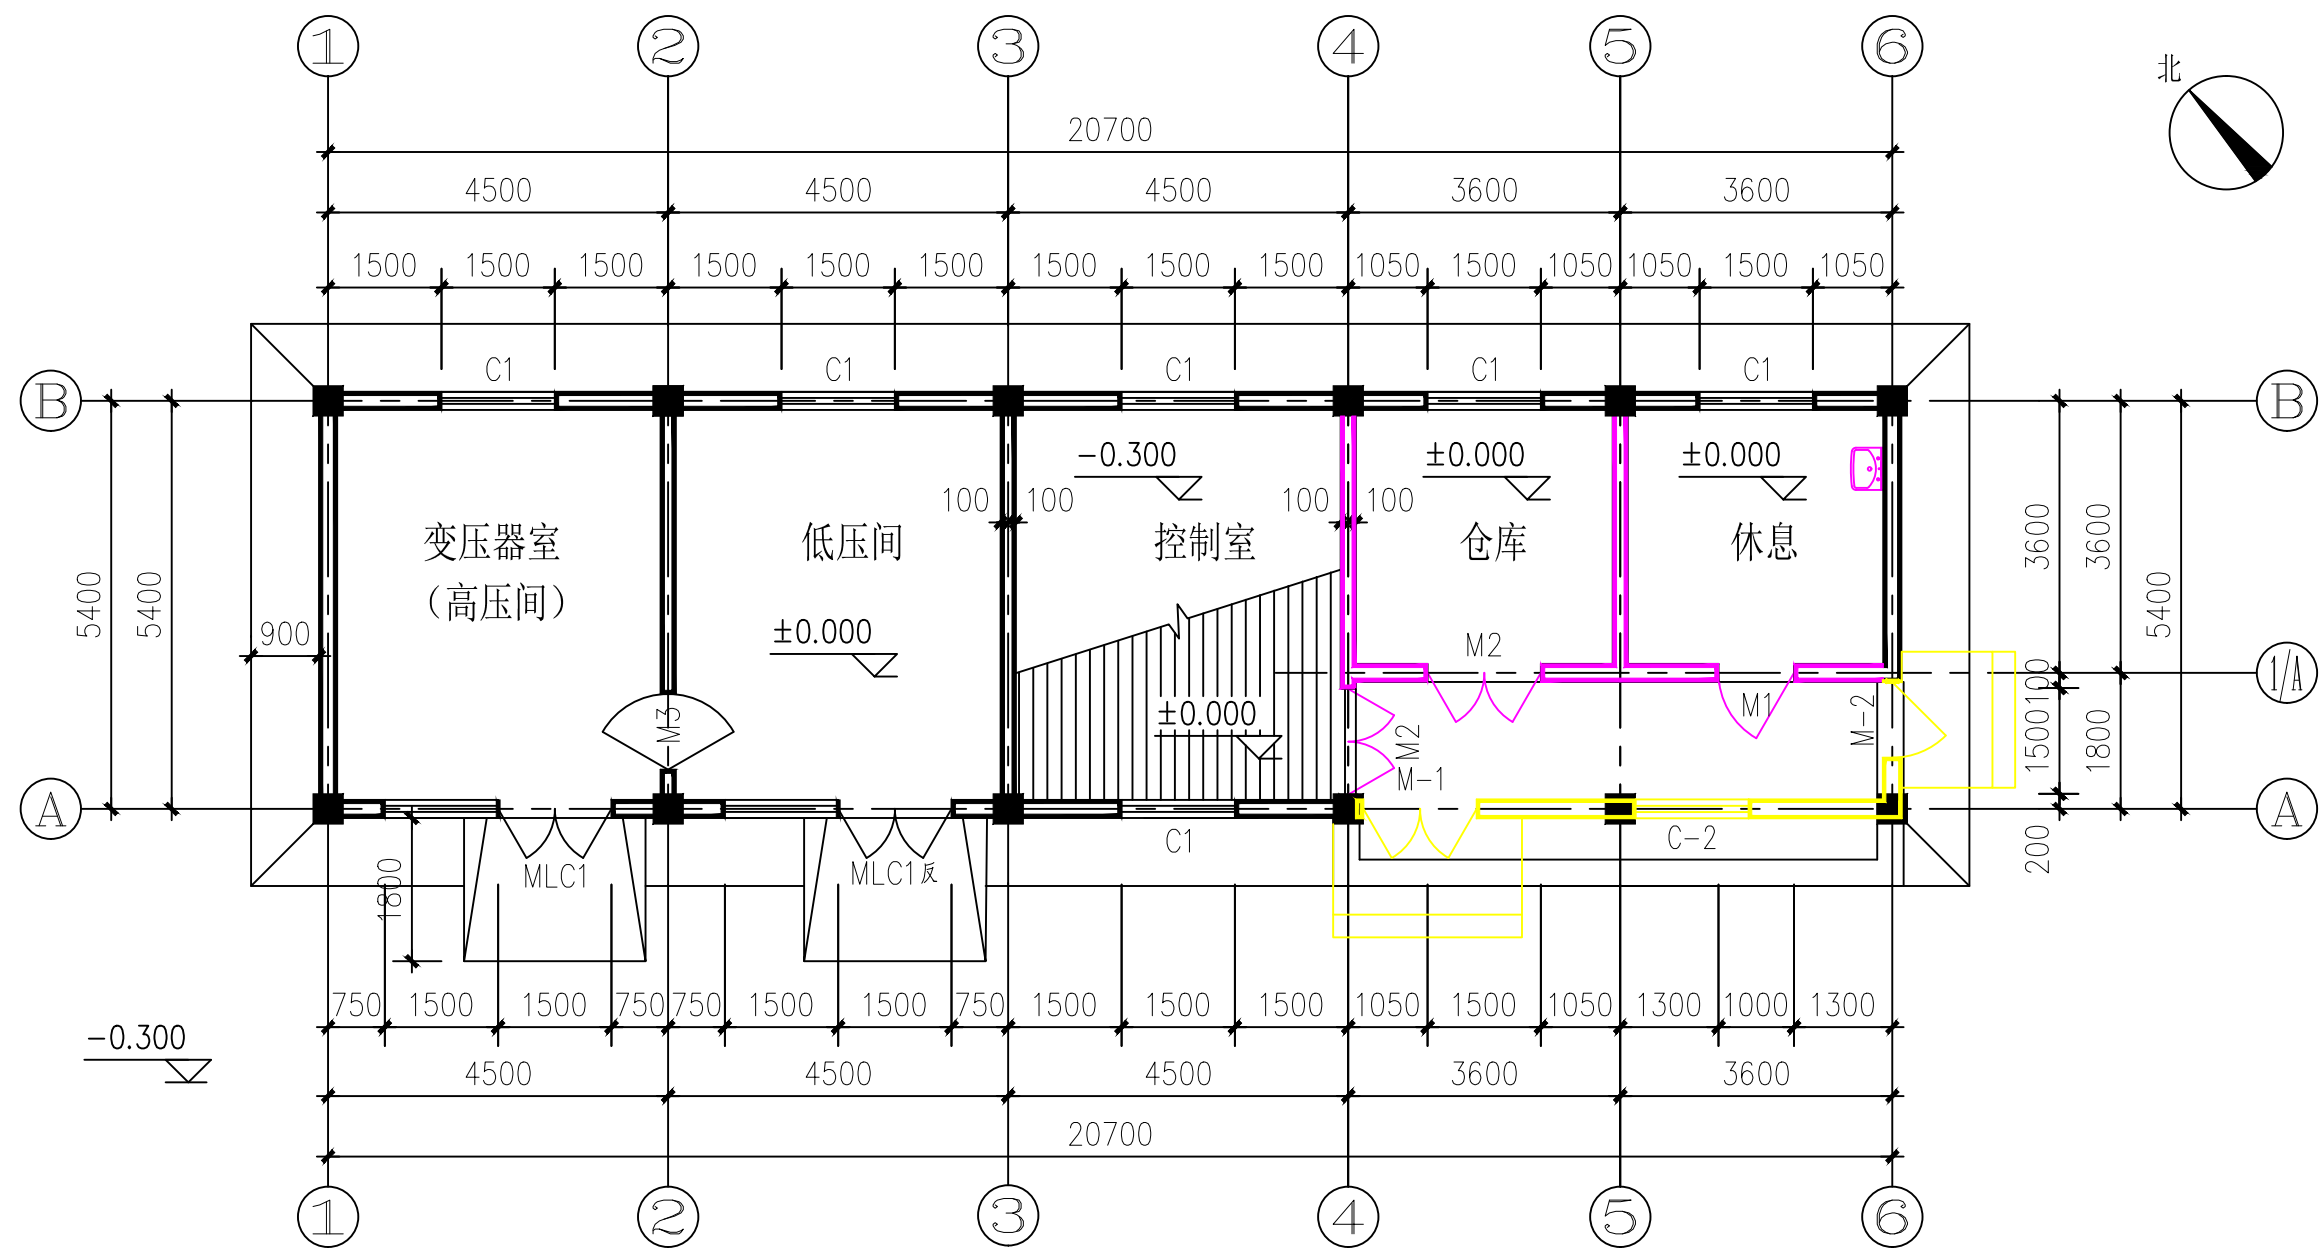

原建筑平面调整示意图 1:100

- 拆除墙体
- 新增墙体

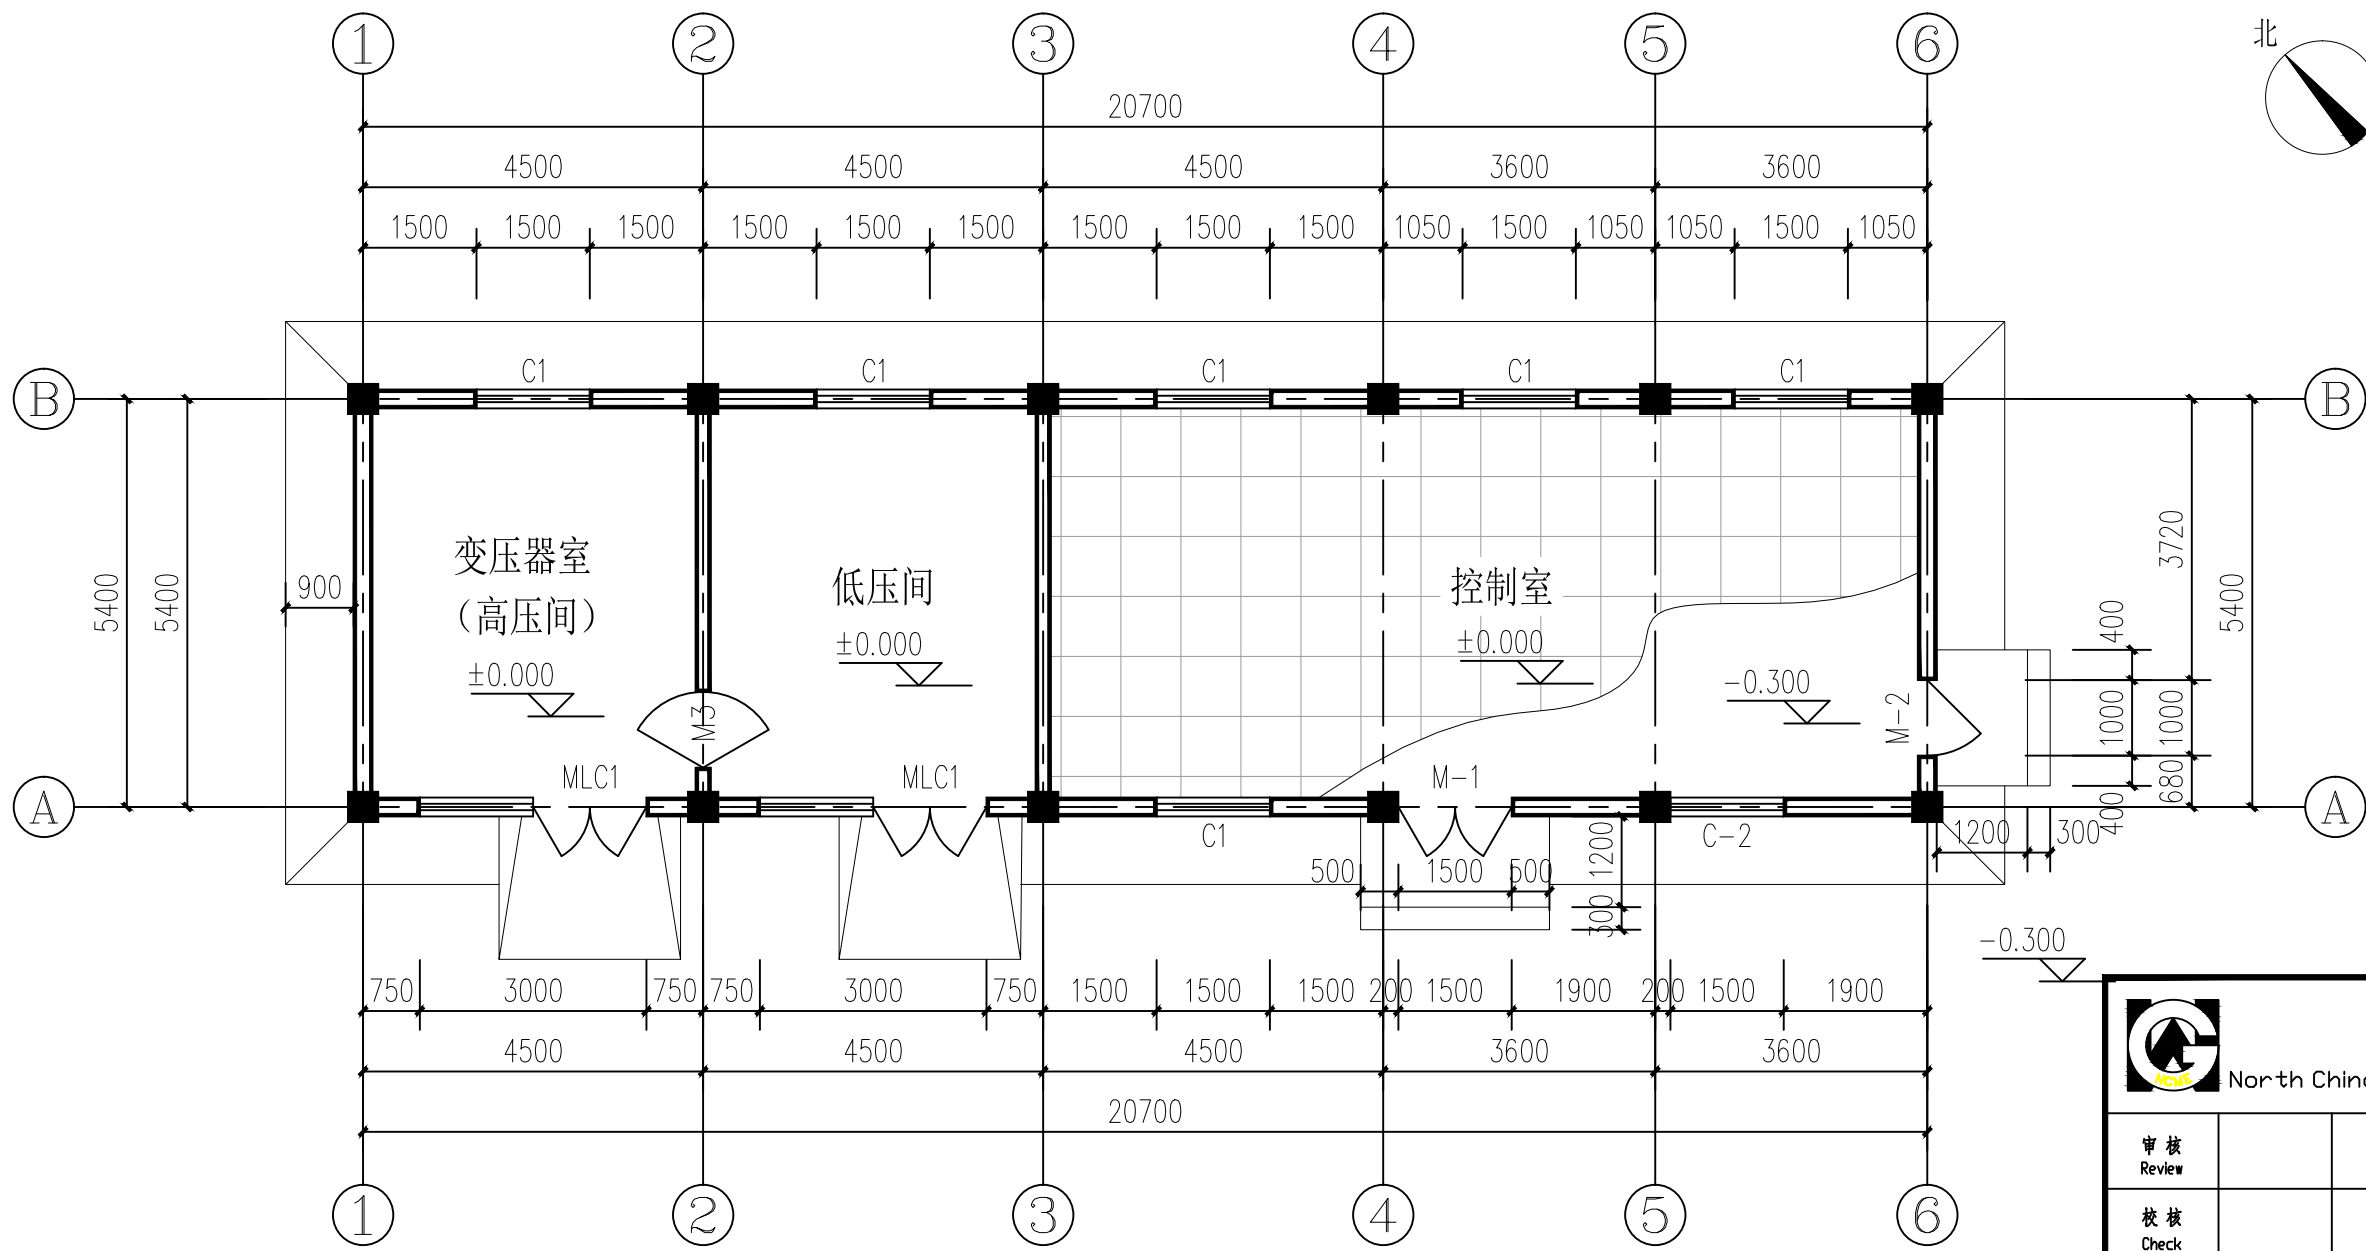

调整后平面图 1:100

 中国市政工程华北设计研究总院有限公司 North China Municipal Engineering Design & Research Institute Co., Ltd.	日期 Date		2023年07月	
	阶段 Design Stage			
审核 Review		工程名称 Project	广州市天然气利用工程外围高压管线工程	
设计 Design		设计项目 Design Item	田心调压站 辅助用房	
绘图 Draw		图名 Drawing Name	平面布置图	
		项目负责 Project Person in Charge	专业负责 Specialized Person in Charge	版次 Version
				A

