
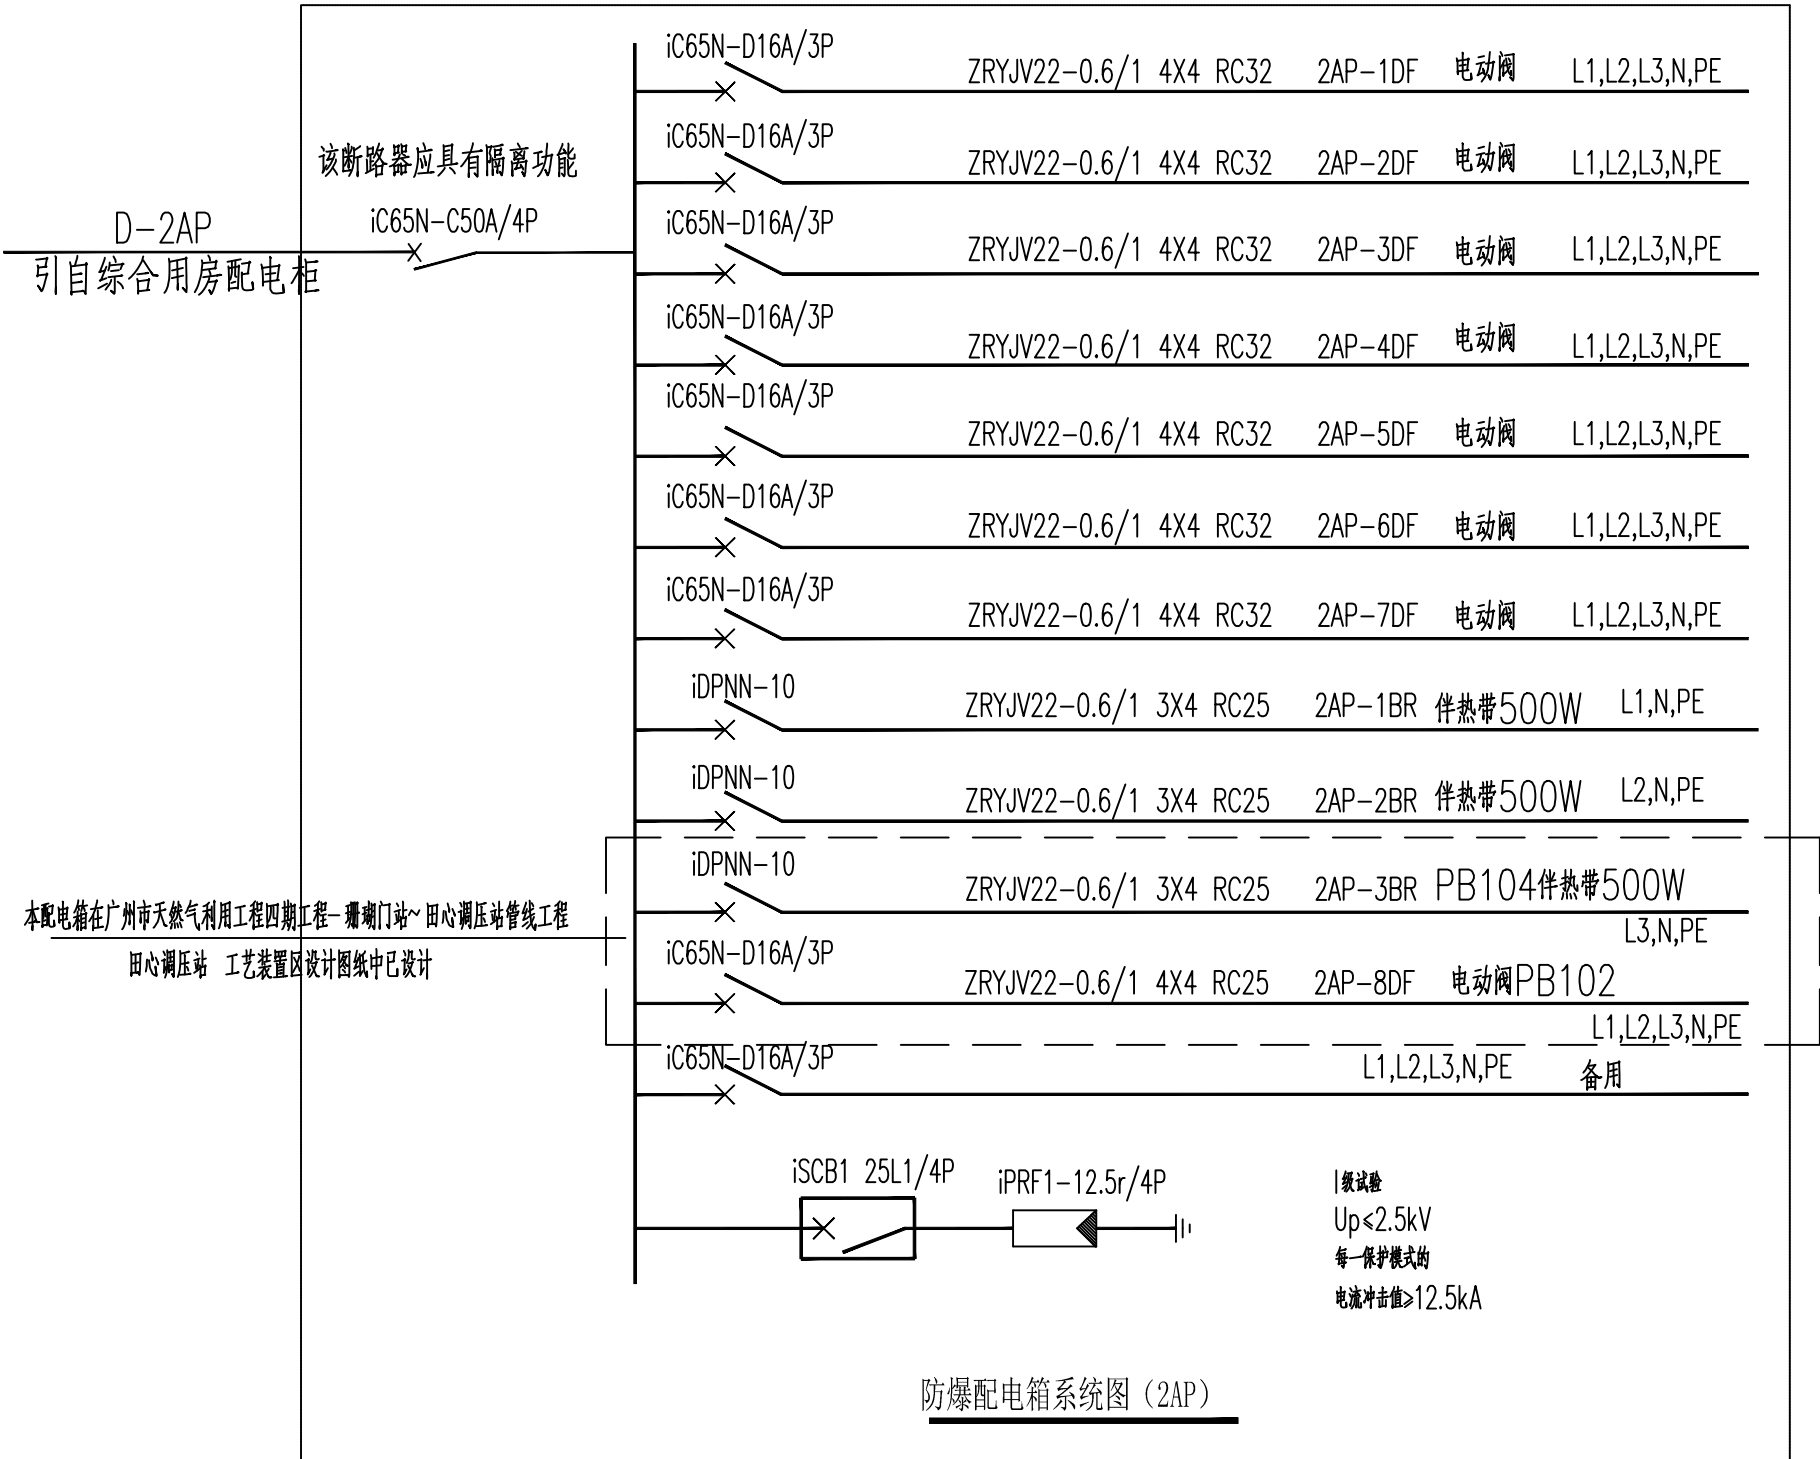


专业	审核	日期

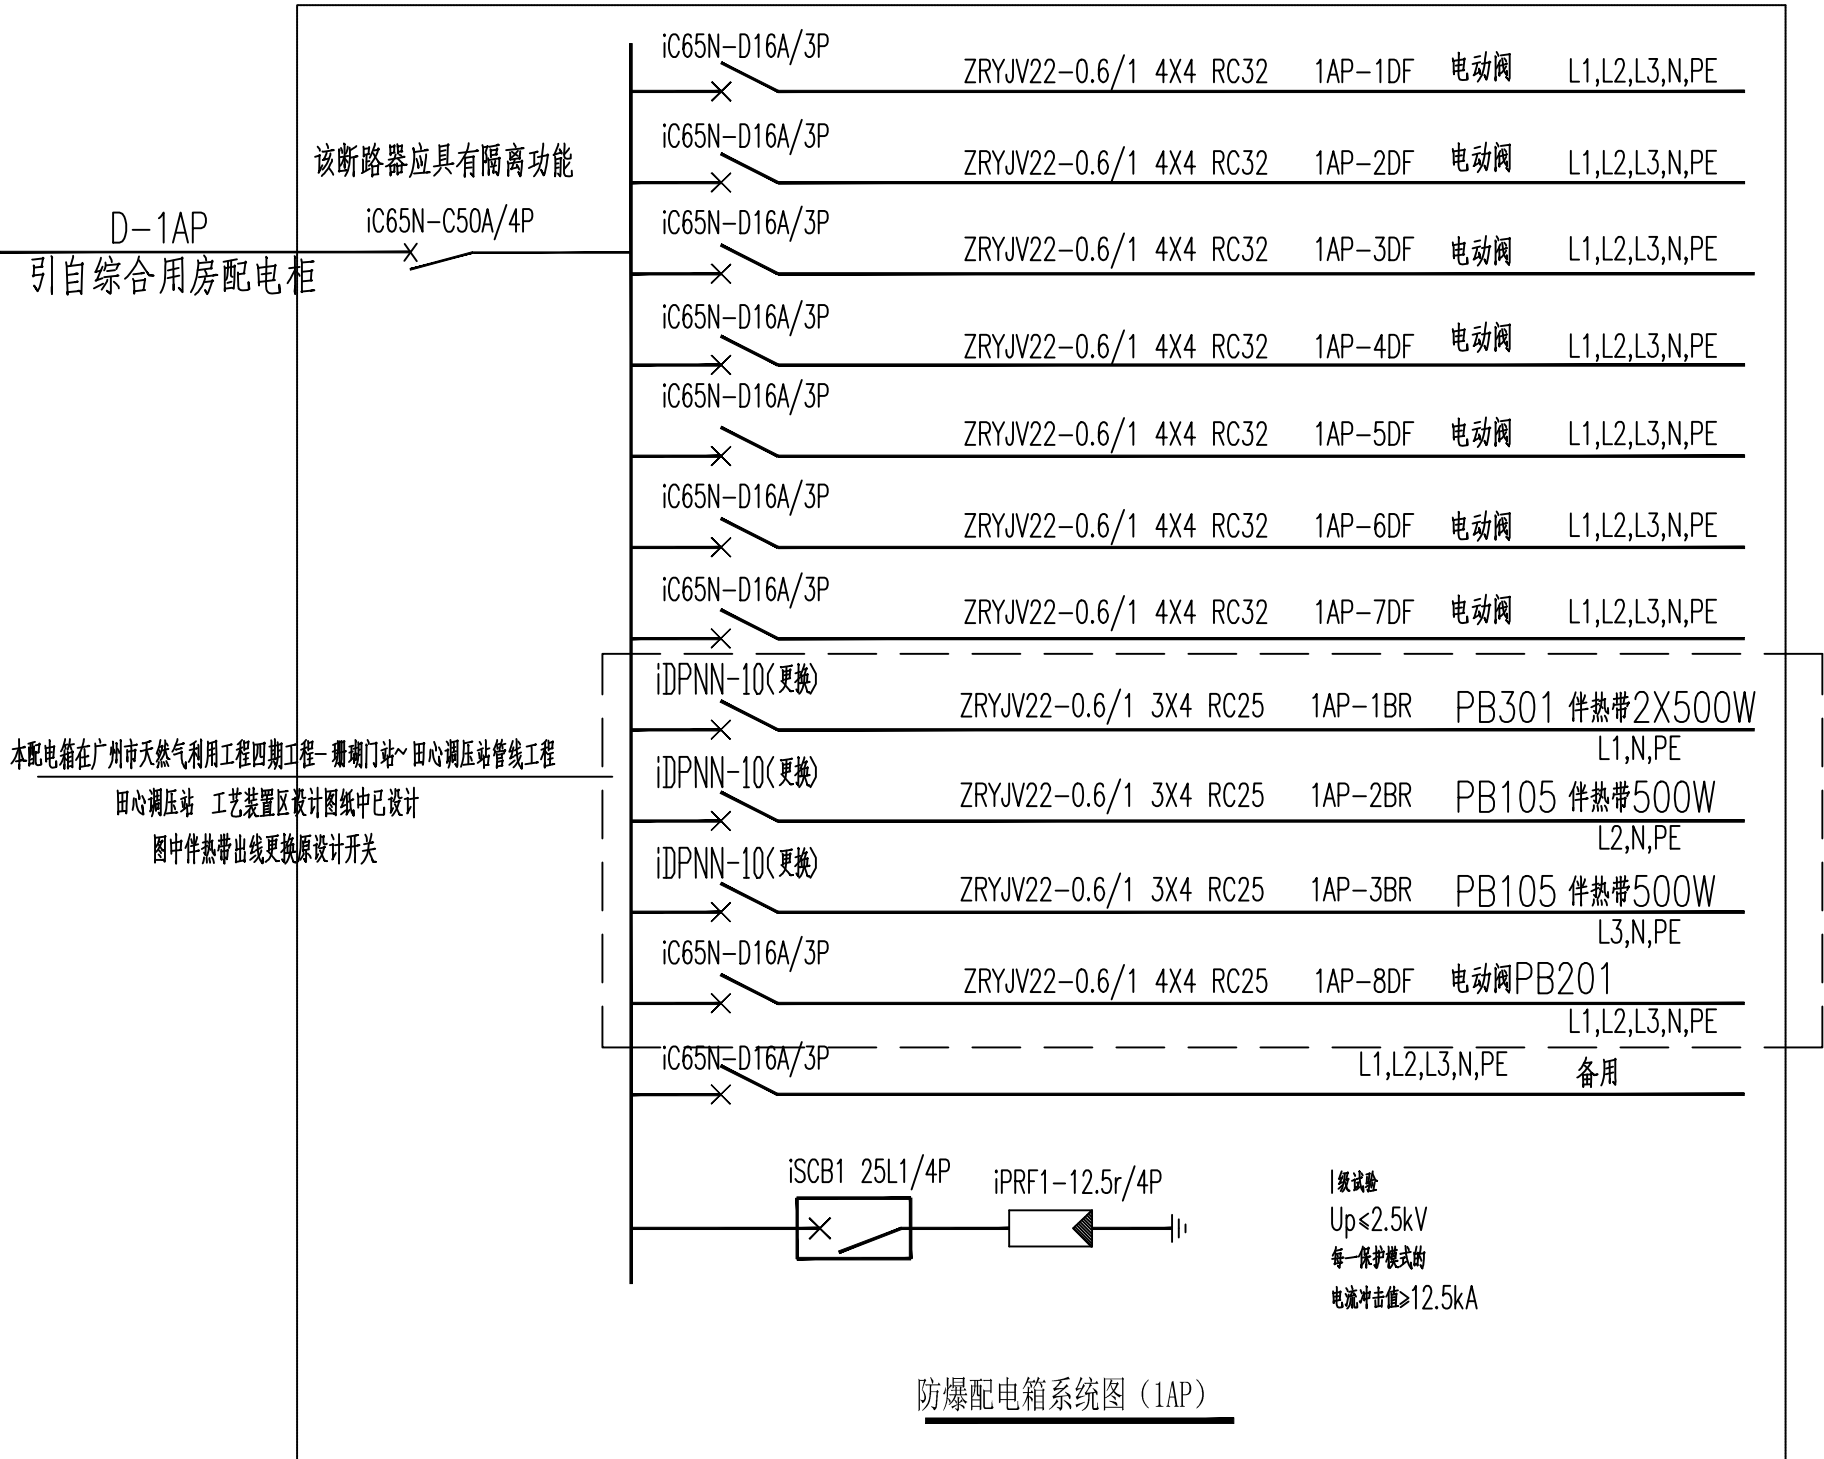

备注：本图为<广州市天然气利用工程四期工程-珊瑚门站~田心调压站管线工程，子项为田心调压站 工艺装置区>已设计的配电箱内根据本工程的需要做的修改图，
本次设计订货时仅采购防爆挠性连接管和箱内需要更换的开关，1AP~2AP防爆配电箱材料不在本次设计范围内。

 中国市政工程华北设计研究总院有限公司 North China Municipal Engineering Design & Research Institute Co.,Ltd.							日期 Date	2023.7	
							阶段 Design Stage	施工图	
审核 Review	田再强		工程名称 Project	田心调压站扩容改造工程			工号 Project No.	2023-S-042-033	
校核 Check	蓝钦		设计项目 Design Item	田心调压站 工艺装置区			分号 Division No.	7-4	
设计 Design	金树奎		图名 Drawing Name	修改1AP~2AP配电箱系统图			图号 Drawing No.	D-03	
绘图 Draw			项目负责 Project Person in Charge	杨帆		专业负责 Specialized Person in Charge	金树奎	版次 Version	A