







设计	线路	供电与照明
签证	建筑	监控
专业	结构	通风空调
	给排水与消防	地质

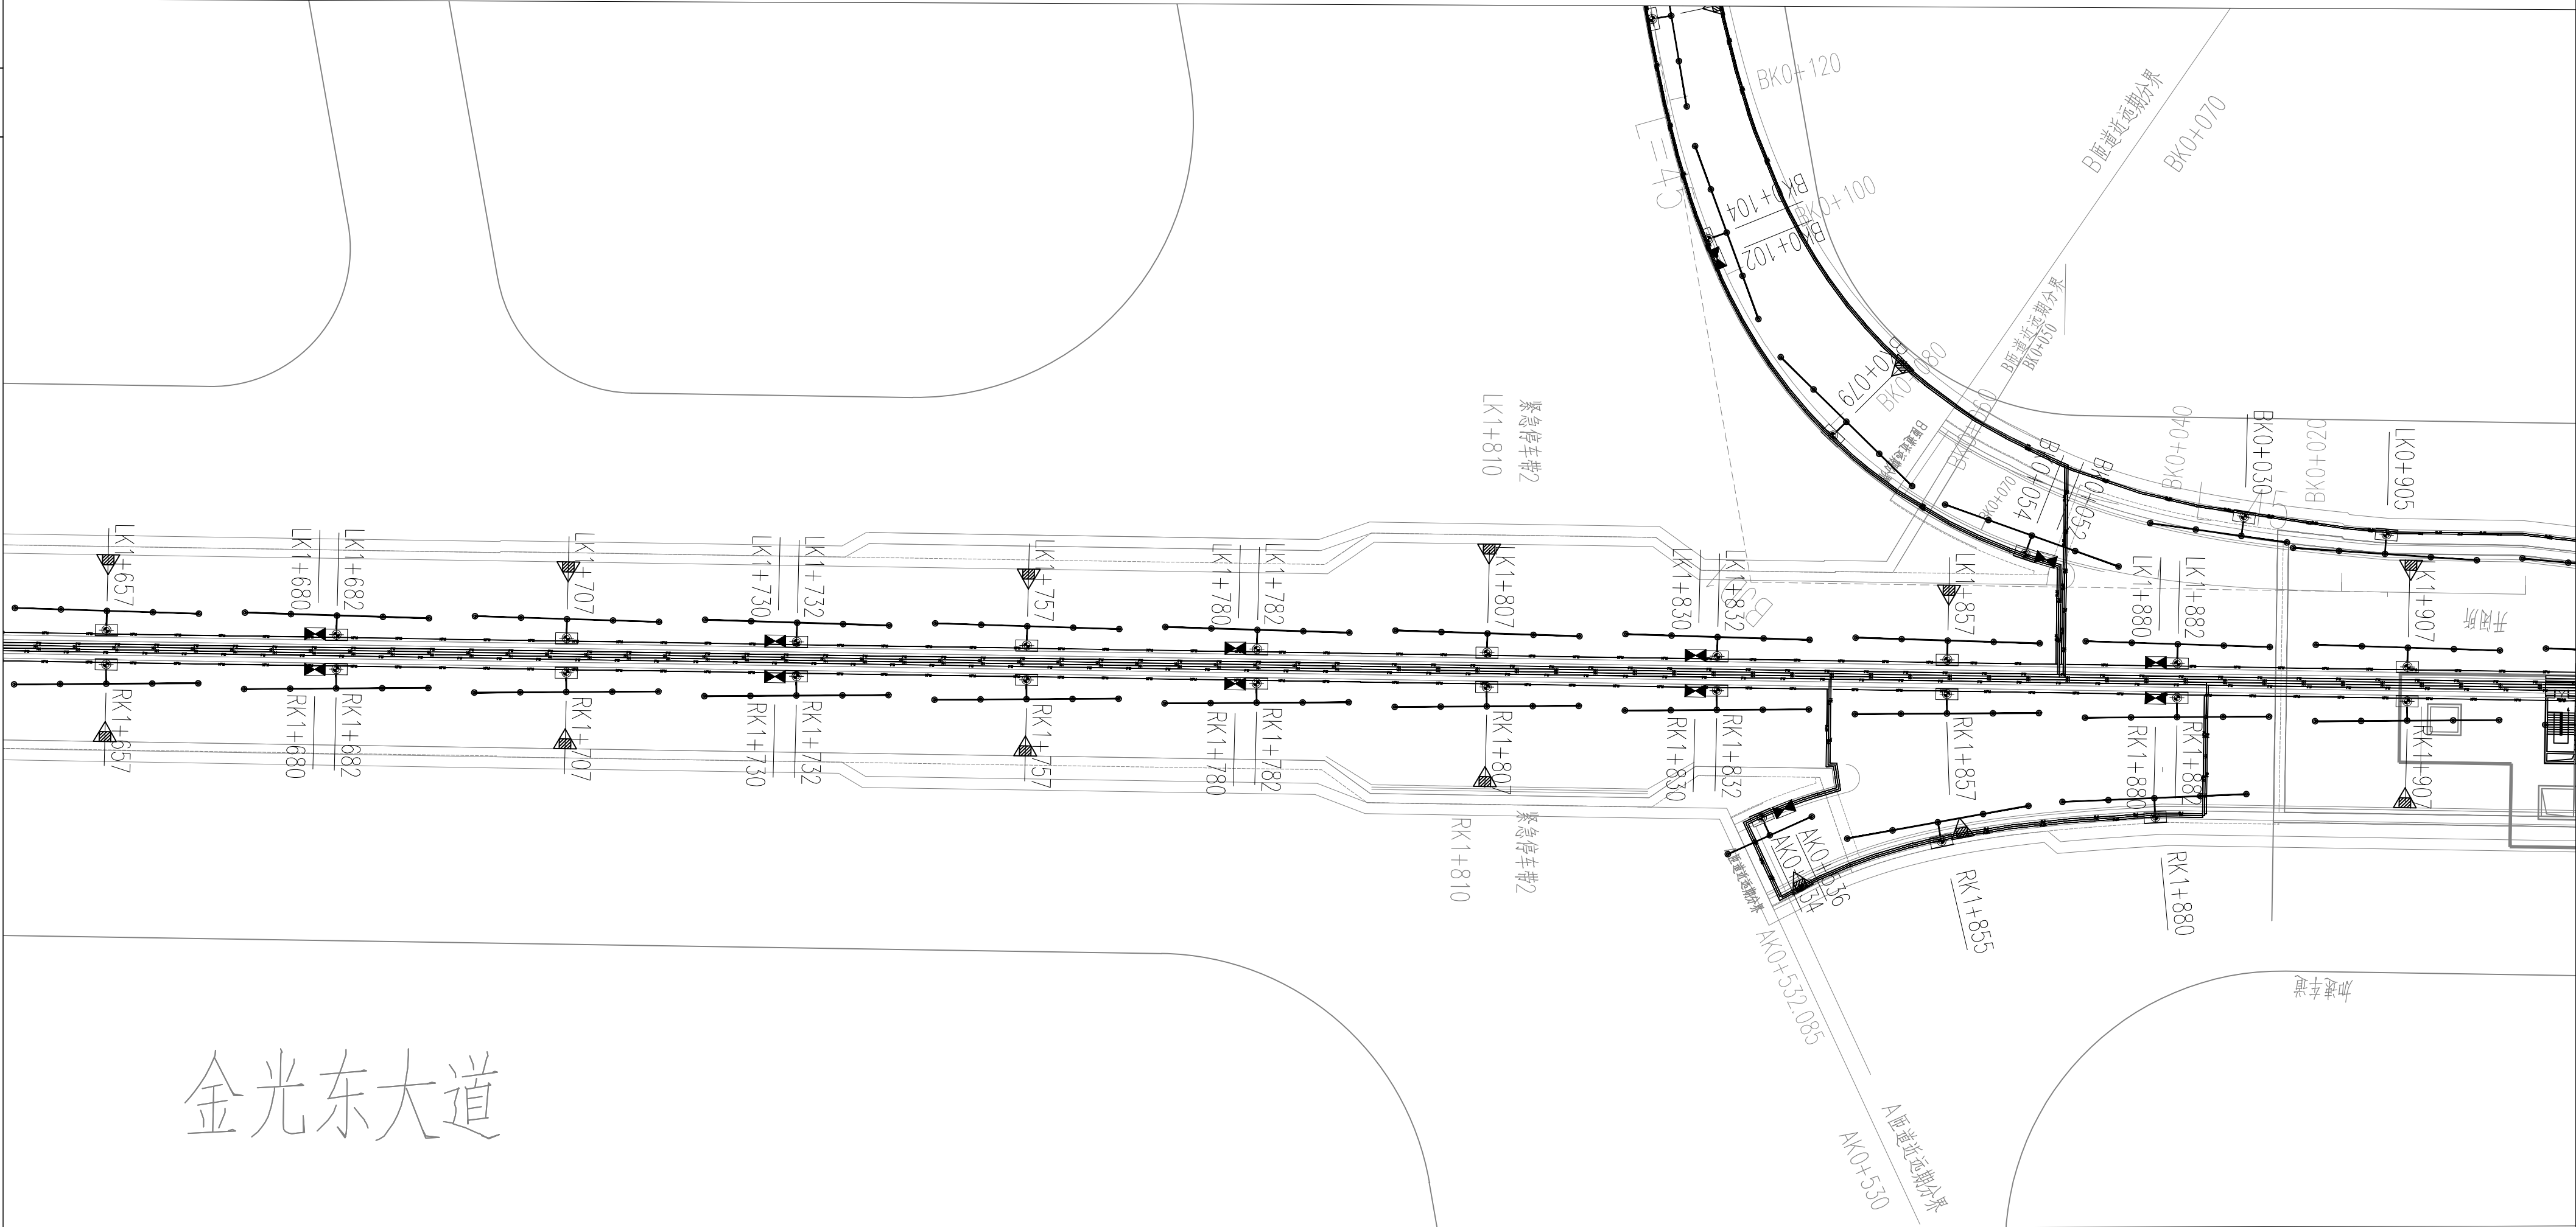

隧道消防设备平面布置图 (一) 1:500

说明:

- 1.本图尺寸以米计。
- 2.本图比例为1:500。
- 3.本图为消防设备位置示意,主干管每隔500米设置连通管,遇变形缝采用金属软管连接,直线段长度超过规范要求时,设置波纹补偿器,详见总说明。

中铁第六勘察设计院集团有限公司				
审定	吕青松		工程名称	番禺区滨河路工程（金光西大道至金光东大道段）
审核	戴新		B匝道给水及消防工程	
项目负责人	吕洋		隧道消防设备平面布置图（一）	
专业负责人	戴新			
复核	任靳玉		图别	施工图设计
设计	欧阳理想		图号	JGD-S-GX-04-06
			比例	第 张 共 张