


供电与照明	线 路	设计
监 控	建 筑	会 签
通风空调	结 构	专 业
地质	给排水与消防	

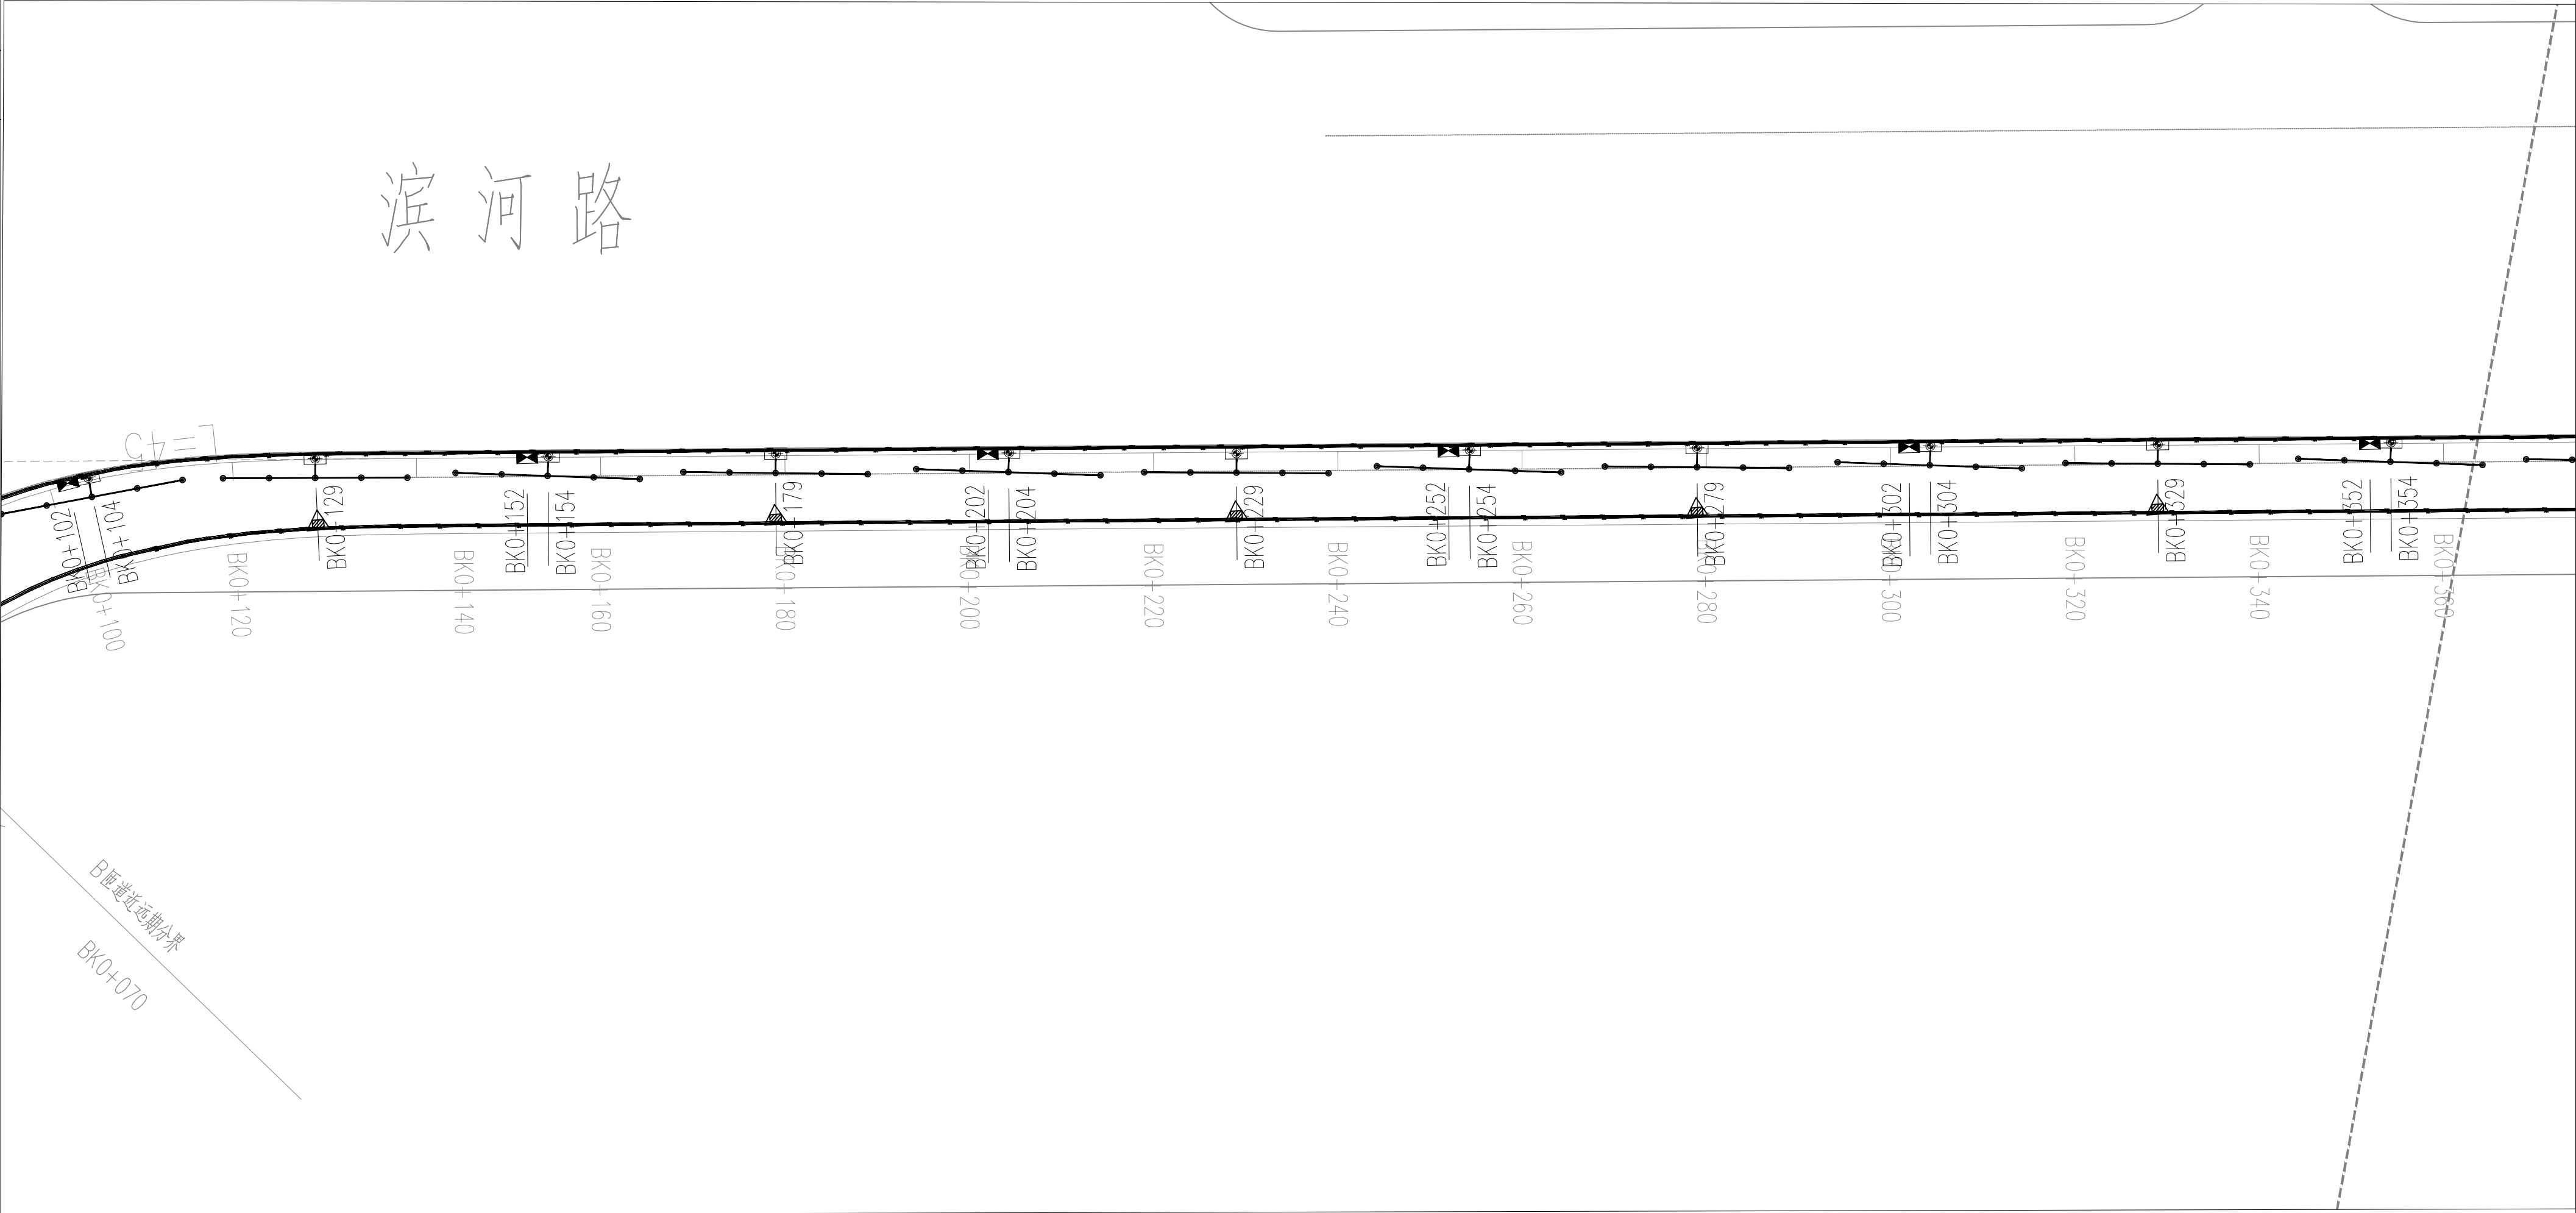

隧道消防设备平面布置图（二） 1:500

说明：

1. 本图尺寸以米计。
2. 本图比例为1:500。
3. 本图为消防设备位置示意，主干管每隔500米设置连通管，遇变形缝采用金属软管连接，直线段长度超过规范要求时，设置波纹补偿器，详见总说明。

中铁第六勘察设计院集团有限公司							
审定	吕青松	审核	戴新	工程名称	番禺区滨河路工程（金光西大道至金光东大道段）		
审核	戴新	项目负责人	吕洋	B匝道给水及消防工程			
项目负责人	吕洋	专业负责人	戴新	隧道消防设备平面布置图（二）			
专业负责人	戴新	复核	任新玉	图别	施工图设计	图号	JGD-S-GX-04-07
复核	任新玉	设计	欧阳理想	比例	如图	第	张共张