
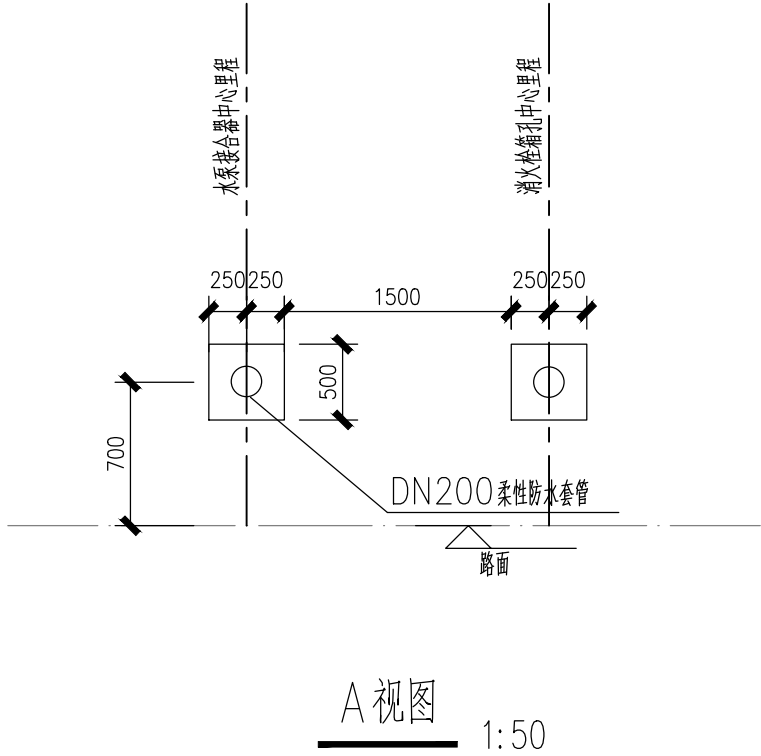


供电与照明	线	路	设计
监控	建	筑	会
通风空调	结	构	签
地质	给排水与消防		专

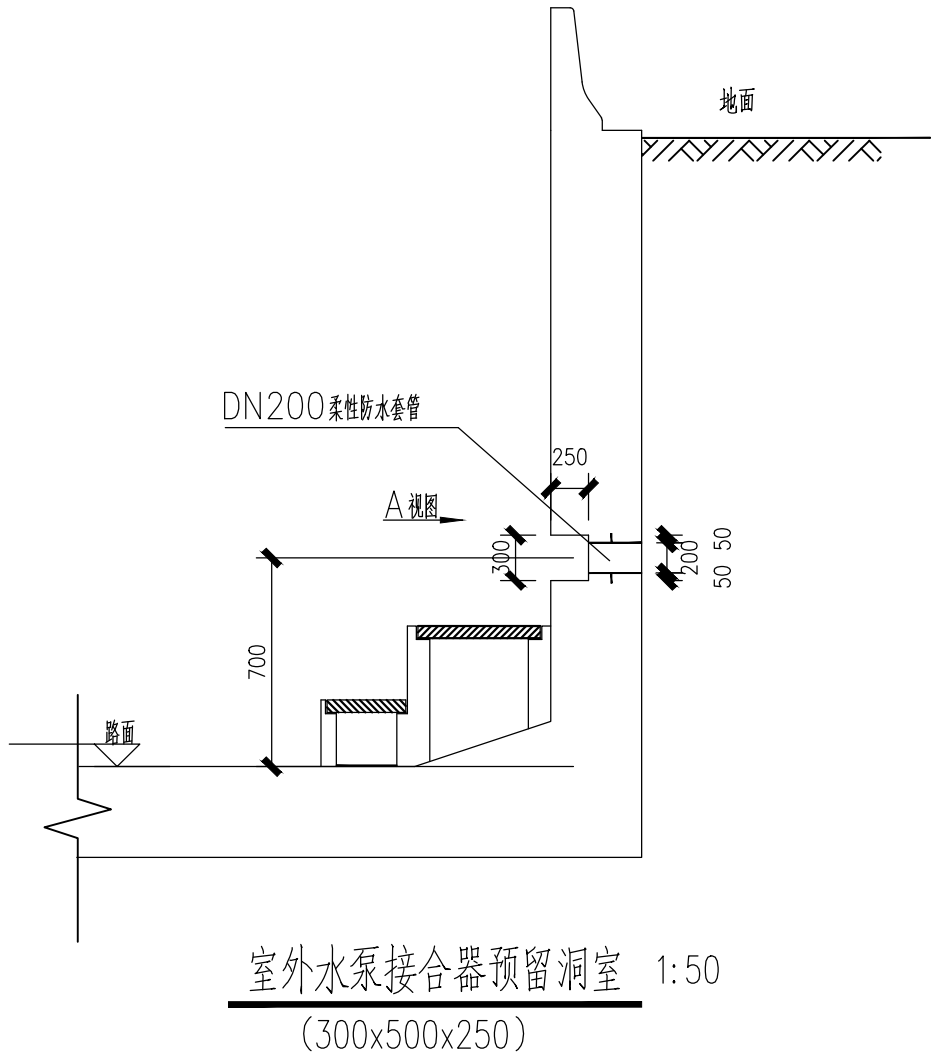

说明：

- 1、本图尺寸均以毫米计。
- 2、阀门井做法参照标准图集05S502。
- 3、冲洗栓、水泵接合器预留洞室位置详隧道设备孔洞及预埋件平面布置图及隧道设备孔洞及预埋件里程表。
- 4、C , D 匝道水泵接合器按总图位置为准。

中铁第六勘察设计院集团有限公司							
审定	吕青松	林	工程名称	番禺区滨河路工程（金光西大道至金光东大道段）			
审核	戴新	戴新	B匝道给水及消防工程				
项目负责人	吕洋	吕	敞开段水泵接合器、洗栓预留洞室设计图				
专业负责人	戴新	戴新					
复 核	任靳玉	任靳玉	图别	施工图设计	图号	JGD-S-GX-04-11	
设 计	欧阳理想	欧阳理想	比例	如图		第	张 共 张